



平面図、断面図 S=1/50

平面図 S=1/50

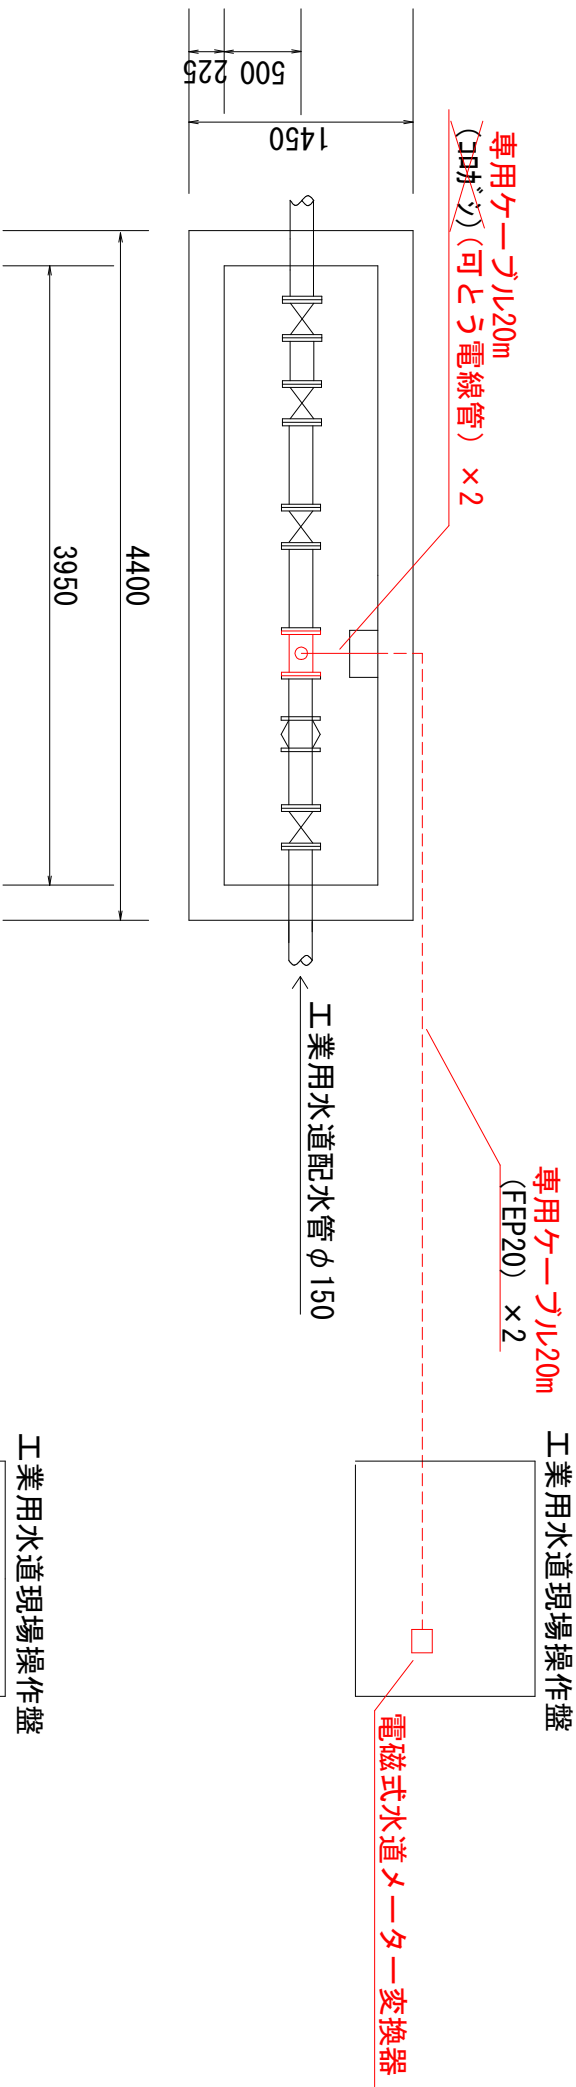

断面図 S=1/50

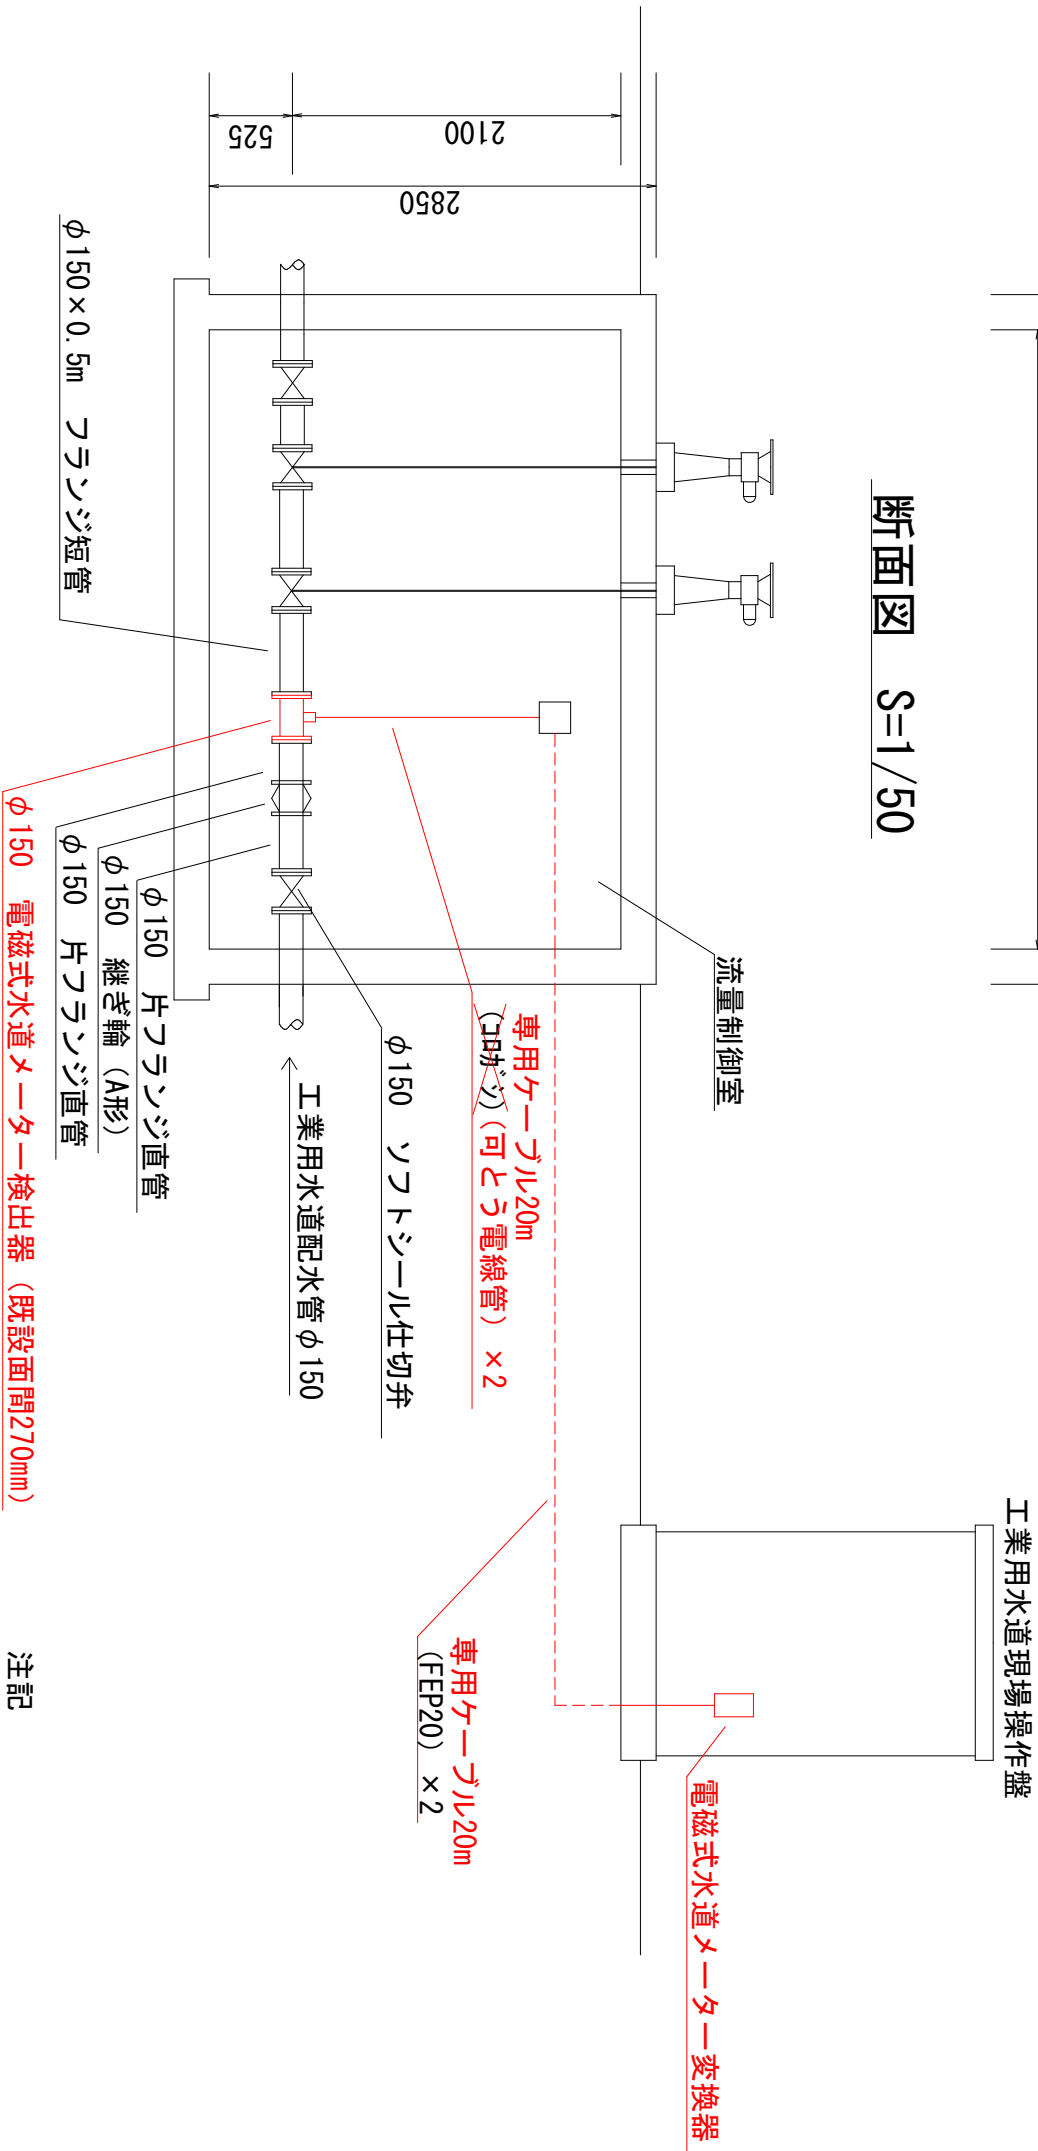

注記

1. 朱書き部は、今回を示す。
2. 特記なきものは、既設を示す。

工事名	工業用水道150mm計量器取替業務		
図面名	平面図、断面図		
作成年度	令和7年度	工事番号	
縮尺	1/50	図面番号	E-2/3
下関市上下水道局			