


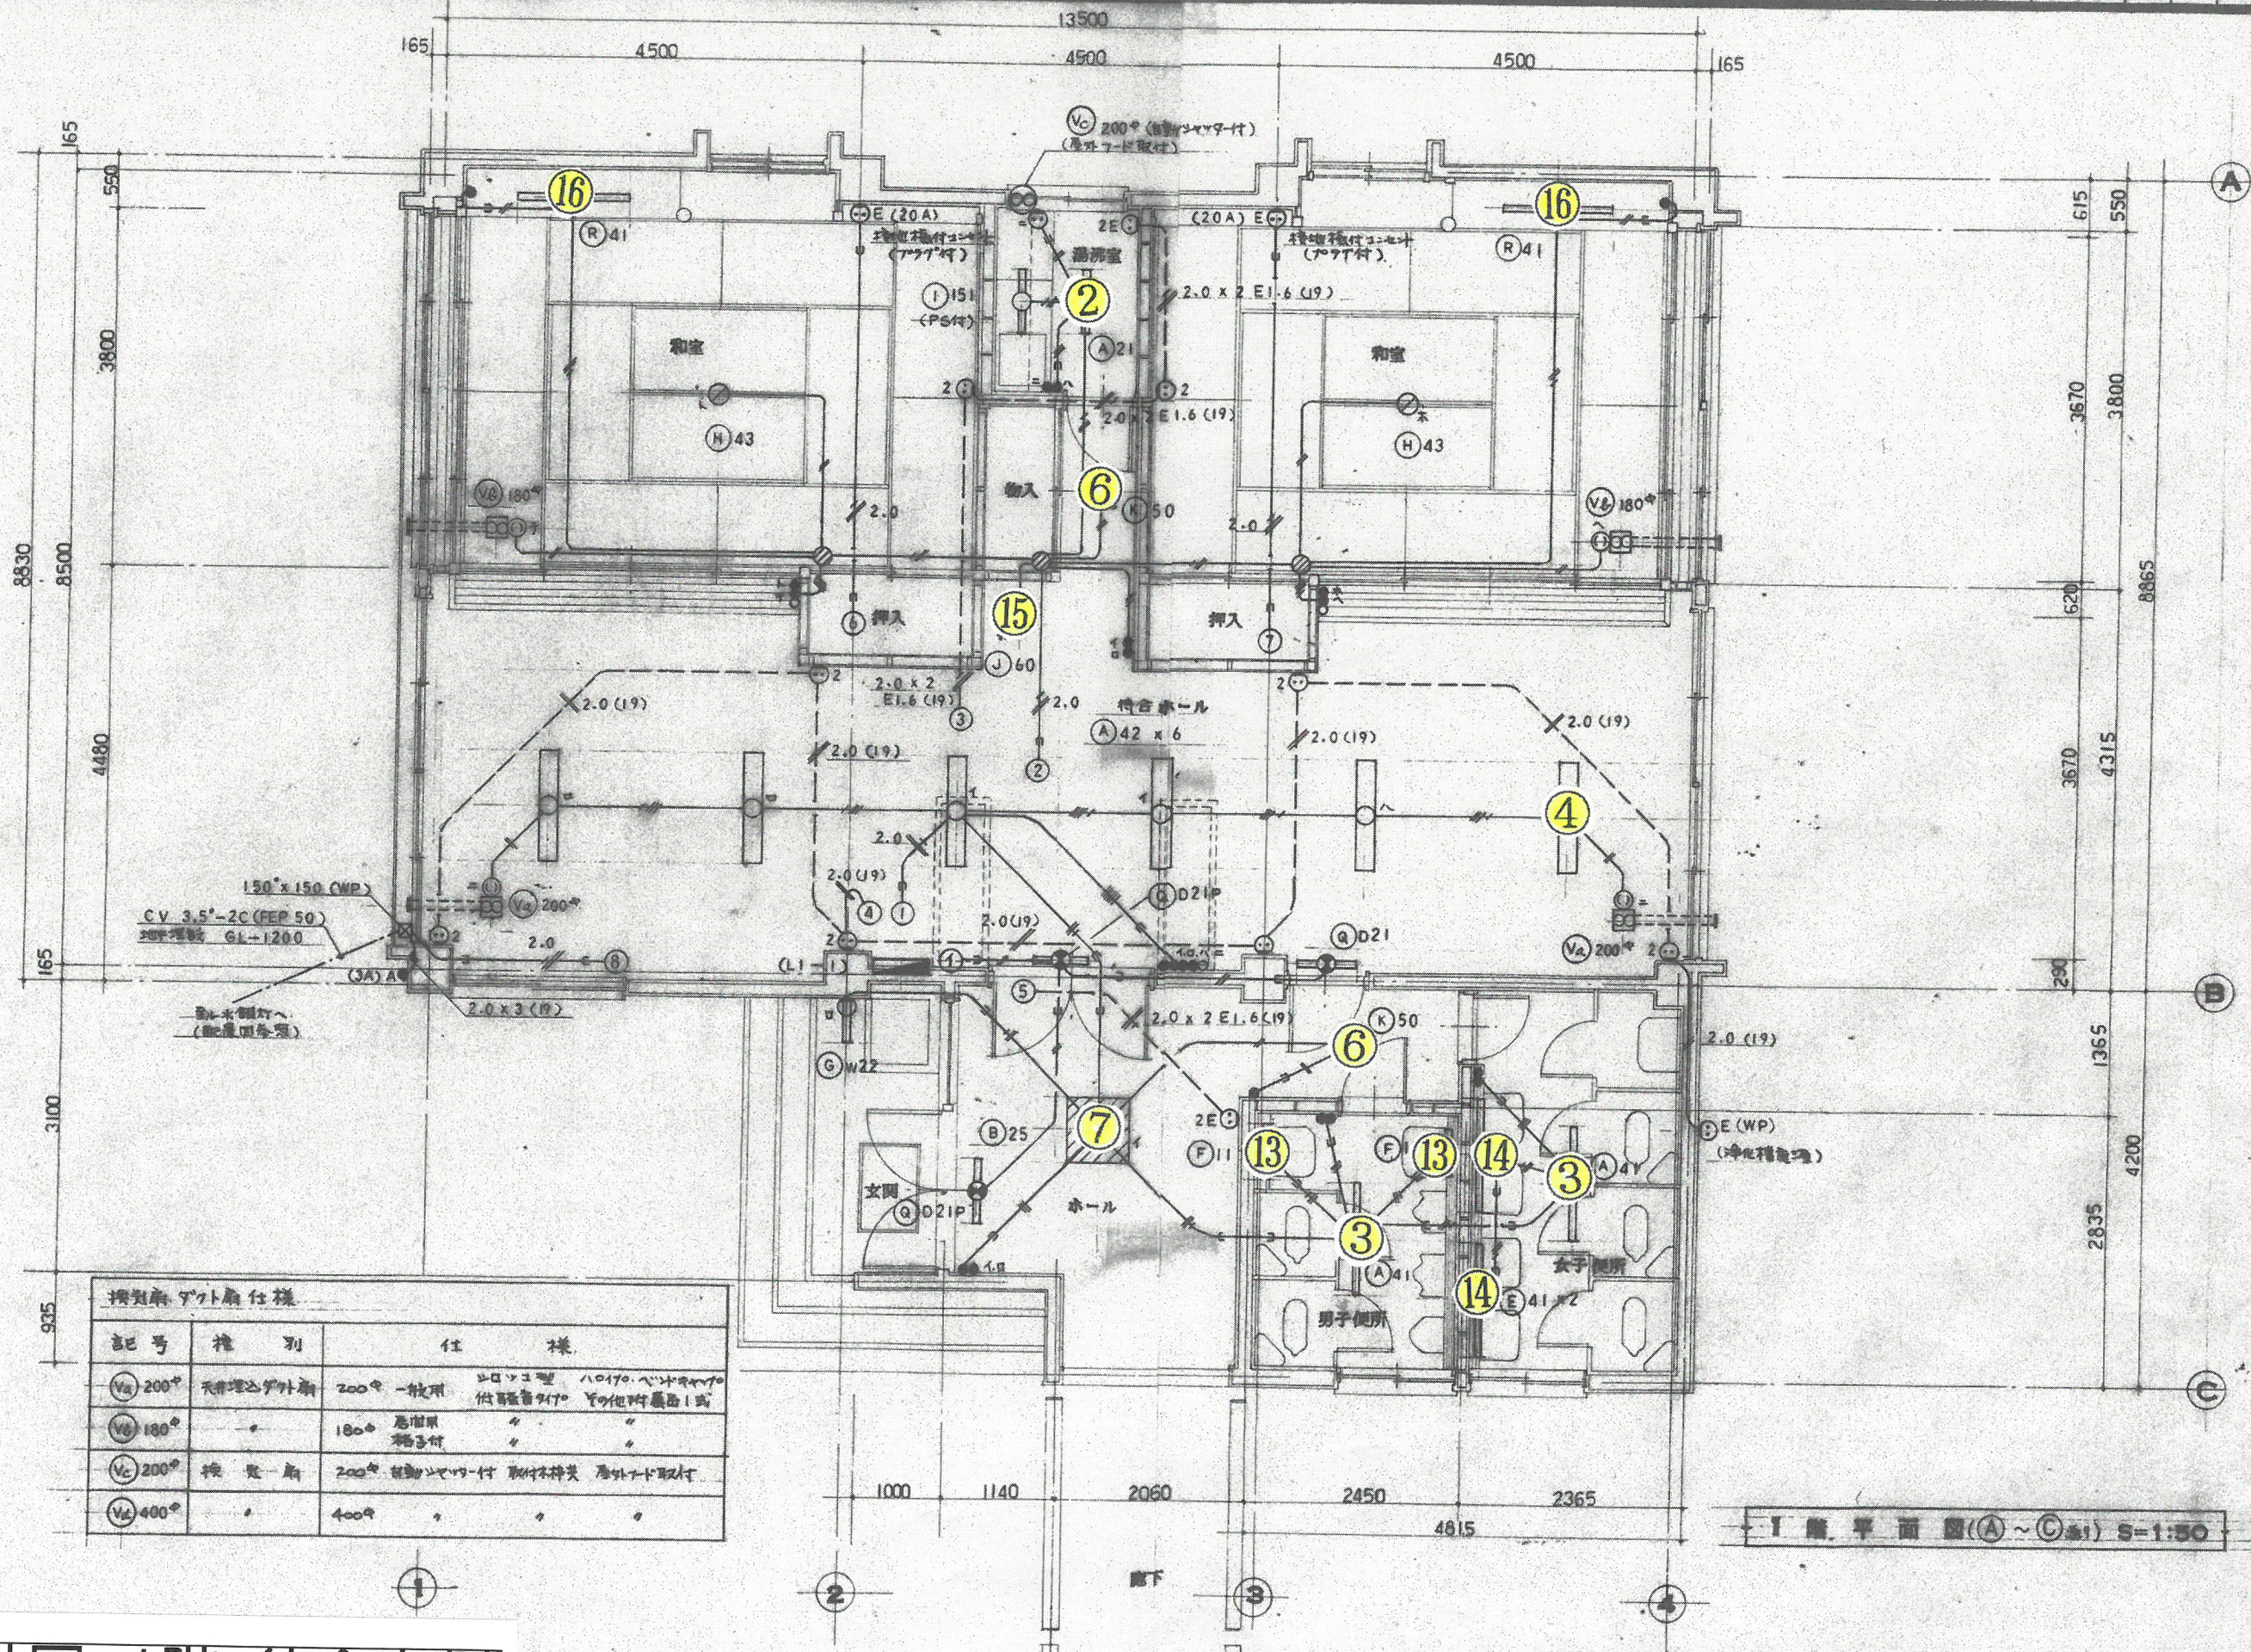

設計図 1階 待合室側

建築設計事務所

〒60742号 廣 滋 豊 山口県豊浦郡豊浦町黒井 2-3141

工事名称

豊浦町畜場新築工事

図面名称

1階 (A~C) 電灯設備図

縮尺


S=1:50

日付

昭和 58 年 8 月 日

図番

E 7

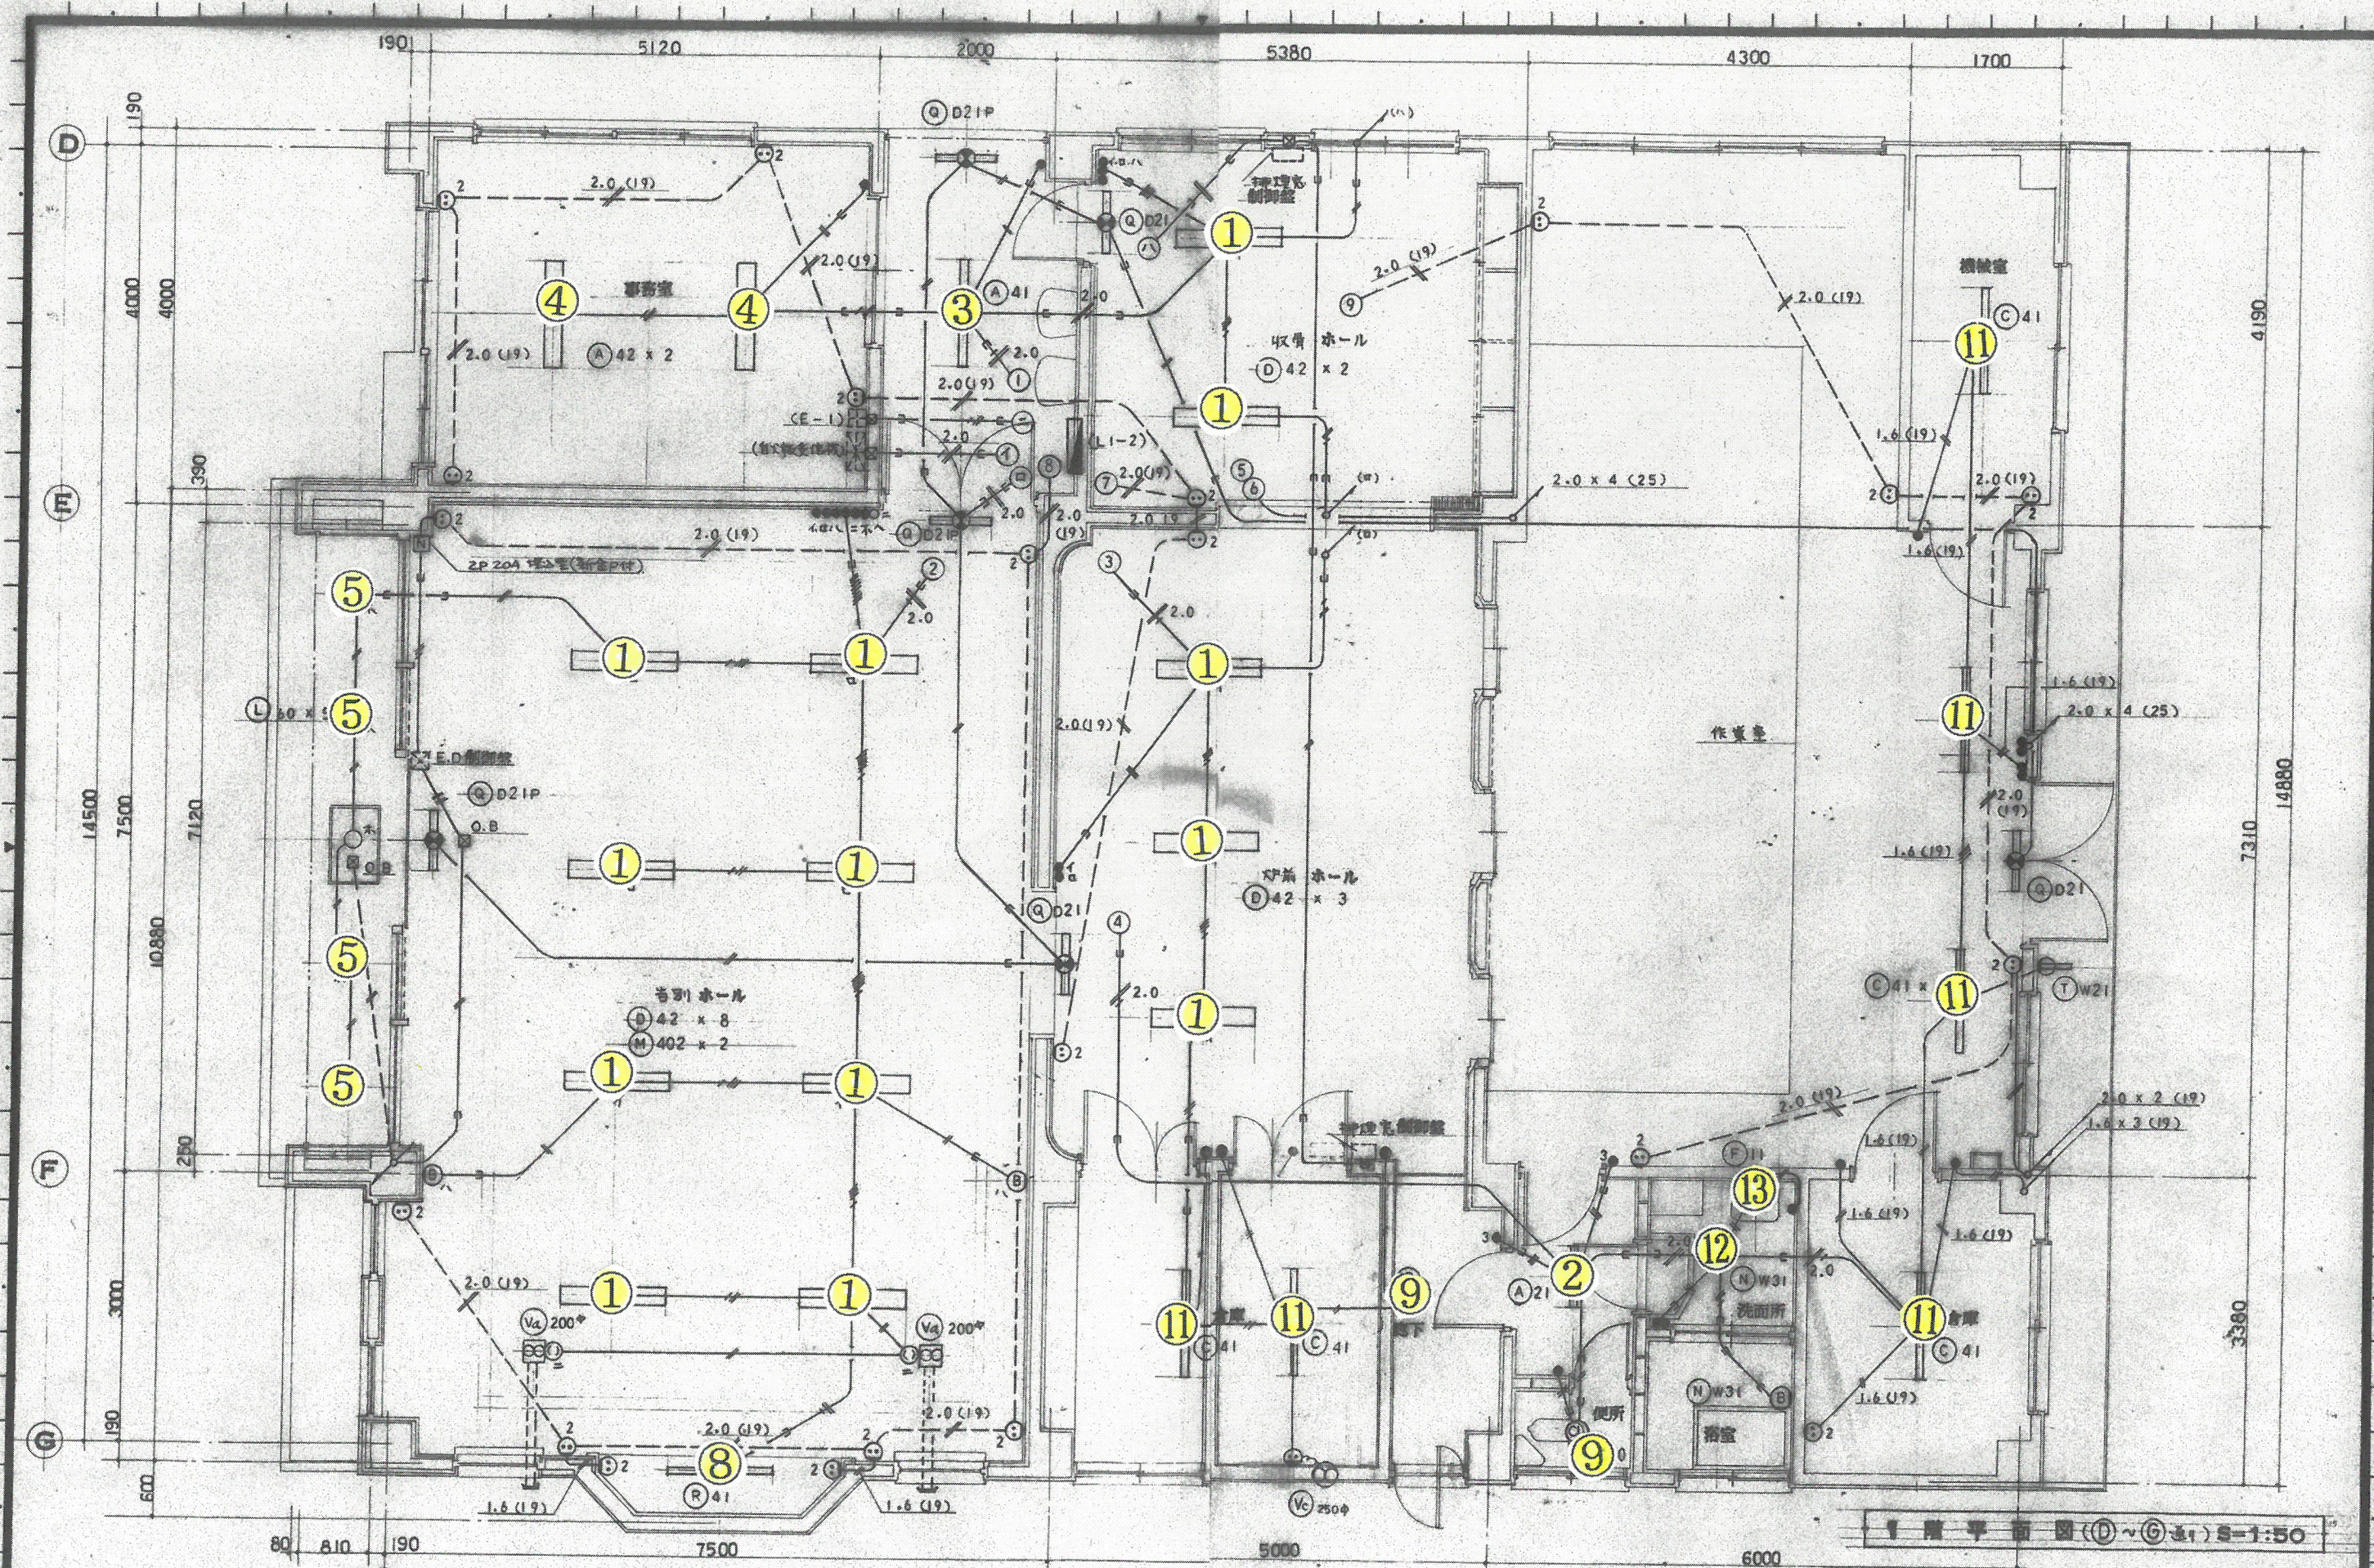

設計図 1階 告別・炉前ホール側

事務所
豊浦町黒井 2-3141

工事名称
豊浦町畜場 新築工事

図面名称
1階 (D~G) 電灯設備図

縮尺
S=1:50

日付
昭和 58 年 8 月 日

図番
E 8 11

設計図 中2階

廣滋建築設計事務所

1級建築士登録第60742号 廣 滋 松 山口県豊浦郡豊浦町黒井 電2-3141

工事名称

豊洲町畜場新築工事

図面名称

M2階(吹抜部)電灯設備図

縮尺

S=1:50

日付

昭和58年8月 日

図番

E 9

11

