




位置図

設計図

(全4枚のうち1枚目)

件名	南風泊中継ポンプ場他自家発電設備修繕				
	位置図				
課長	課長補佐	係長	係	縮尺	S=Free
				作図年月日	
下関市上下水道局				図番	

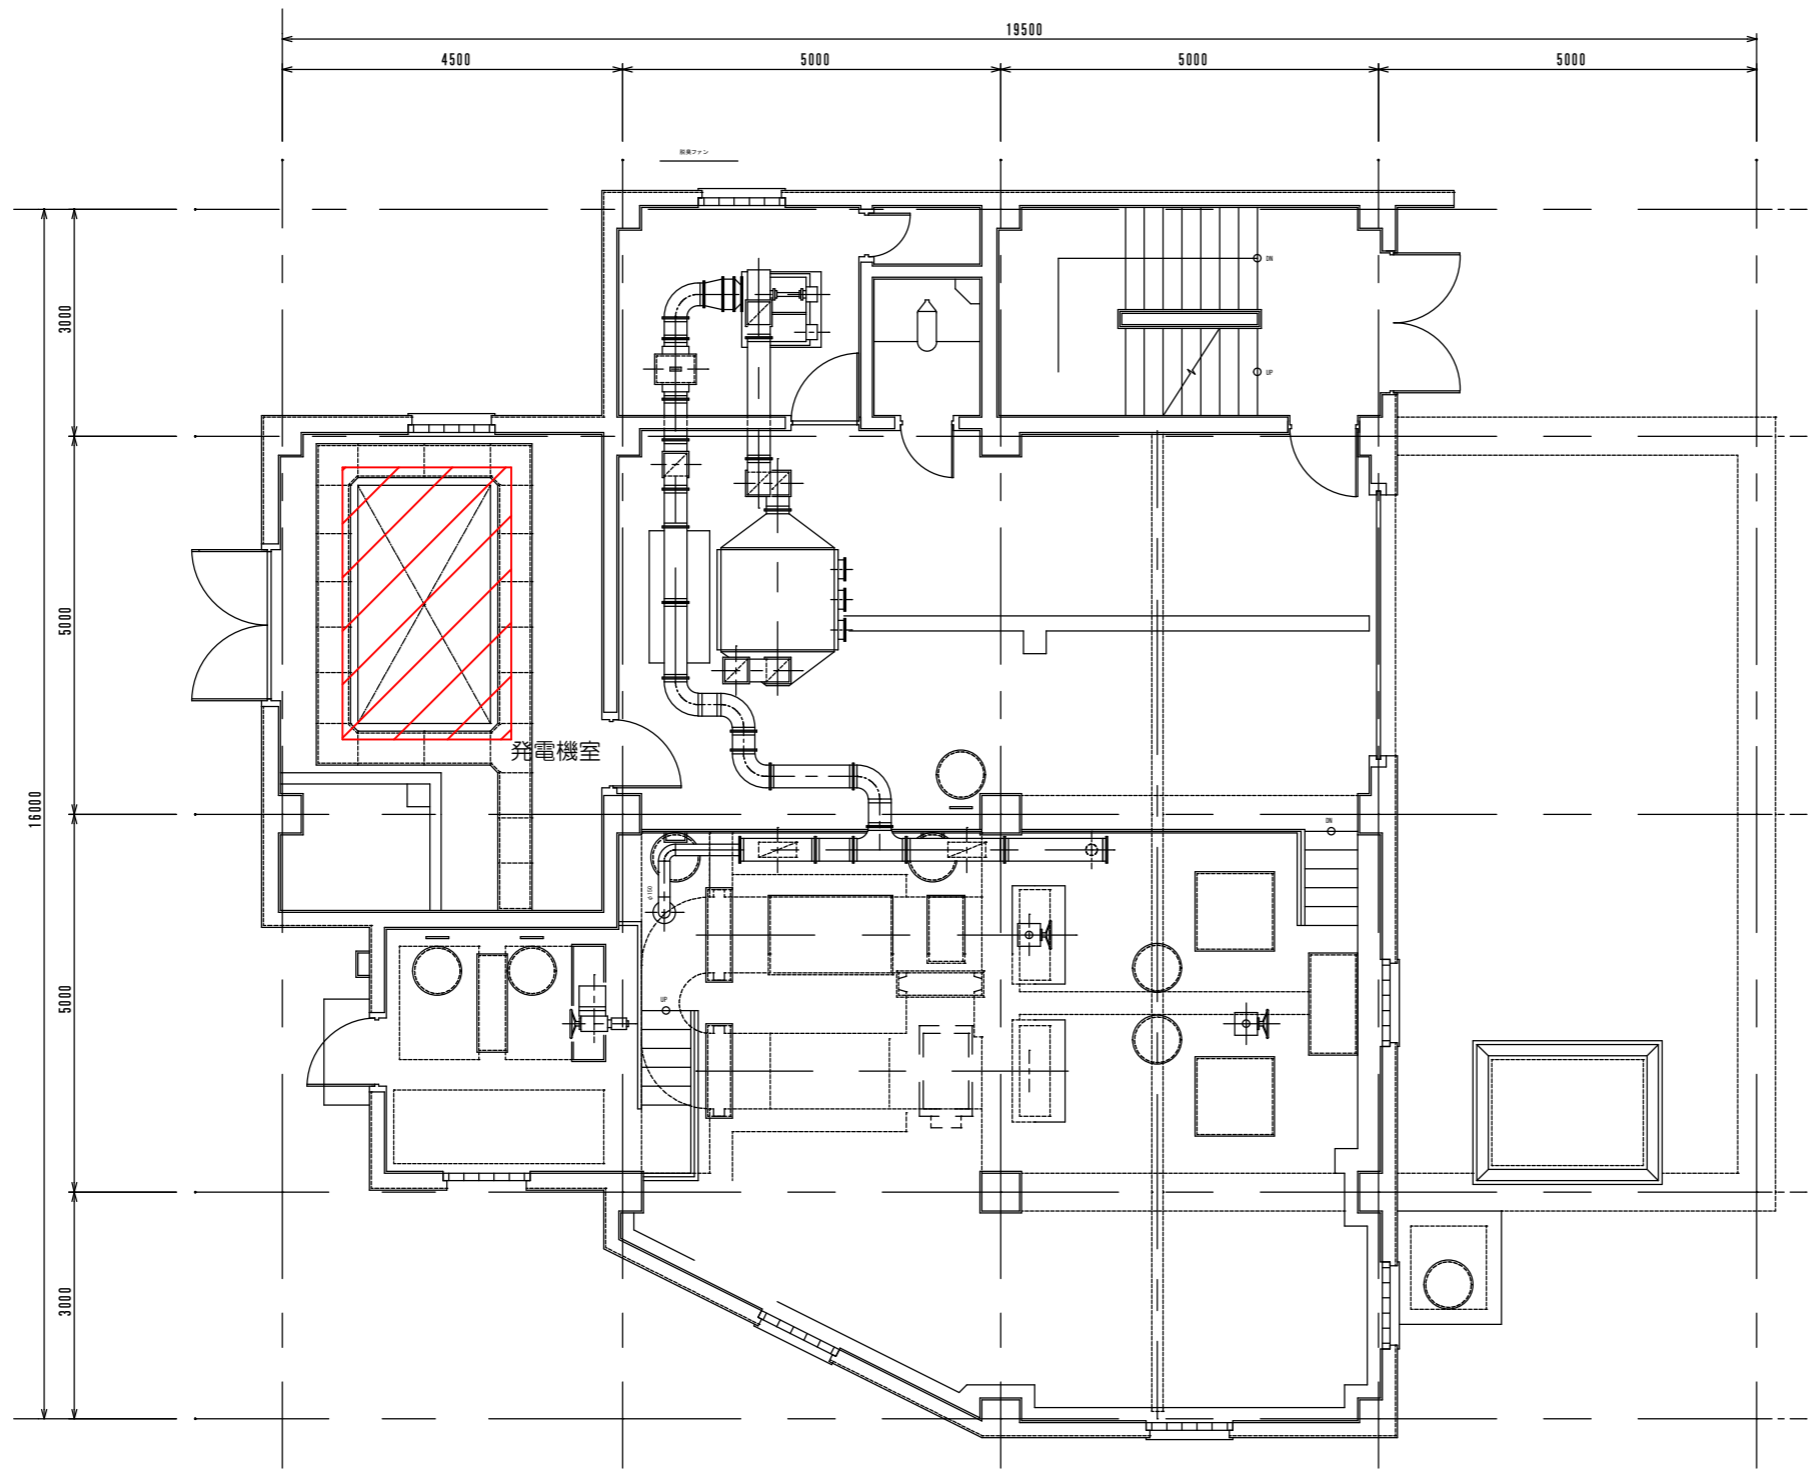

南風泊中継ポンプ場平面図


 修繕場所を示す

※設計図の数値は参考値とし、現地にて計測し施工すること

設計図

(全4枚のうち2枚目)

件名	南風泊中継ポンプ場他自家発電設備修繕				
	南風泊中継ポンプ場平面図				
課長	課長補佐	係長	係	縮尺	S=Free
				作図年月日	
下関市上下水道局				図番	

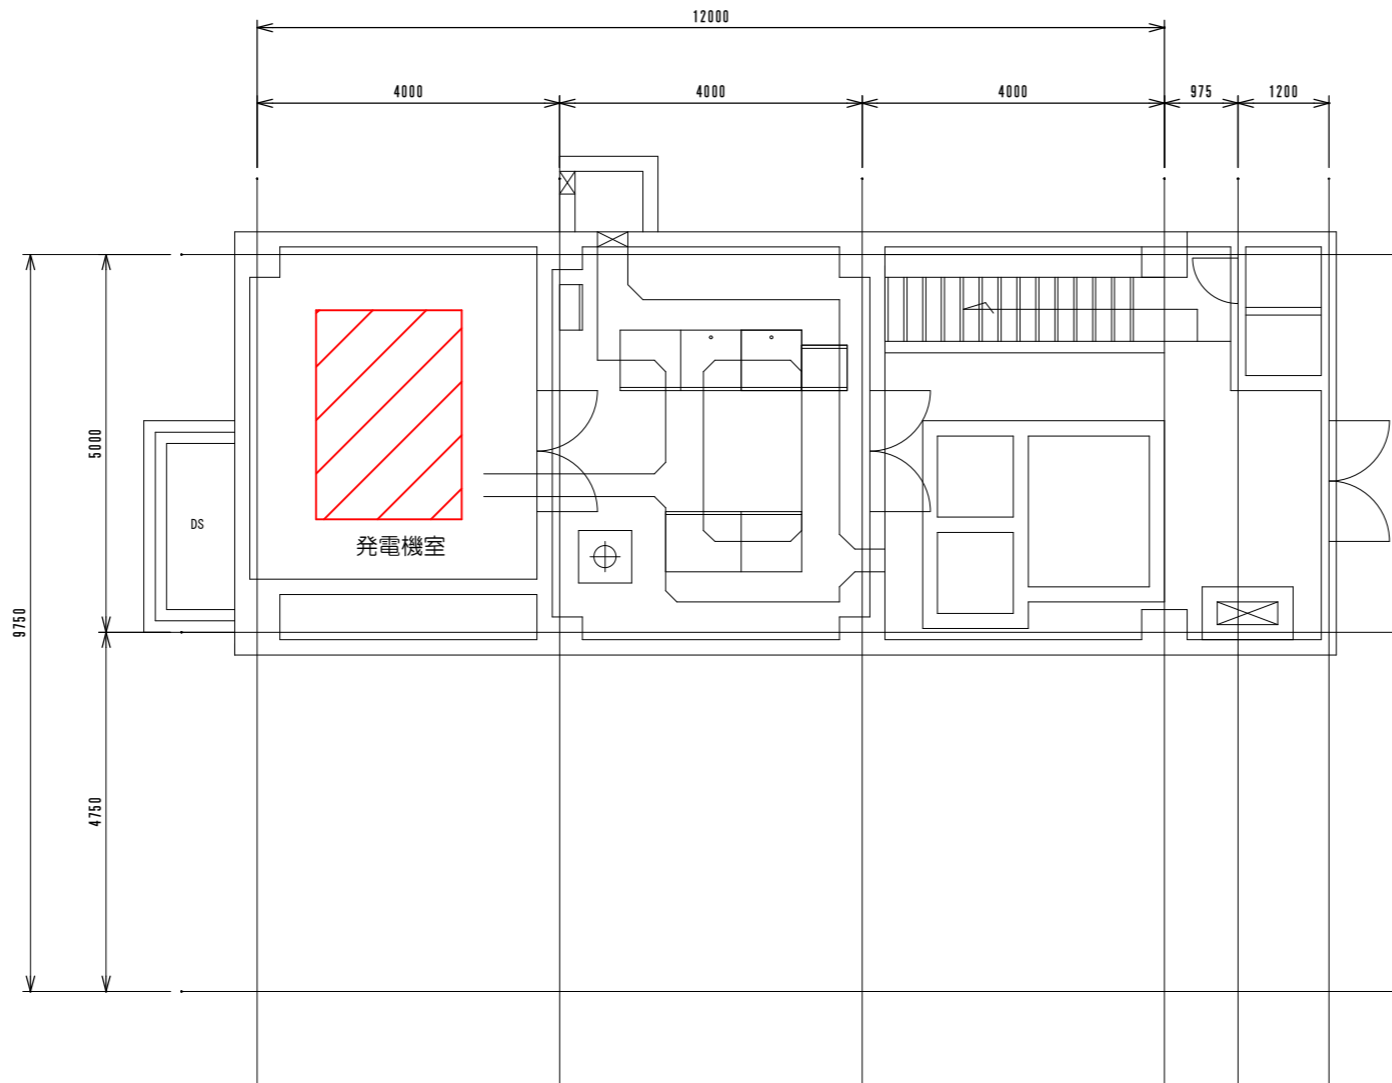

弟子待中継ポンプ場平面図


 修繕場所を示す

※設計図の数値は参考値とし、現地にて計測し施工すること

設計図

(全4枚のうち3枚目)

件名	南風泊中継ポンプ場他自家発電設備修繕				
	弟子待中継ポンプ場平面図				
課長	課長補佐	係長	係	縮尺	S=Free
				作図年月日	
下関市上下水道局				図番	

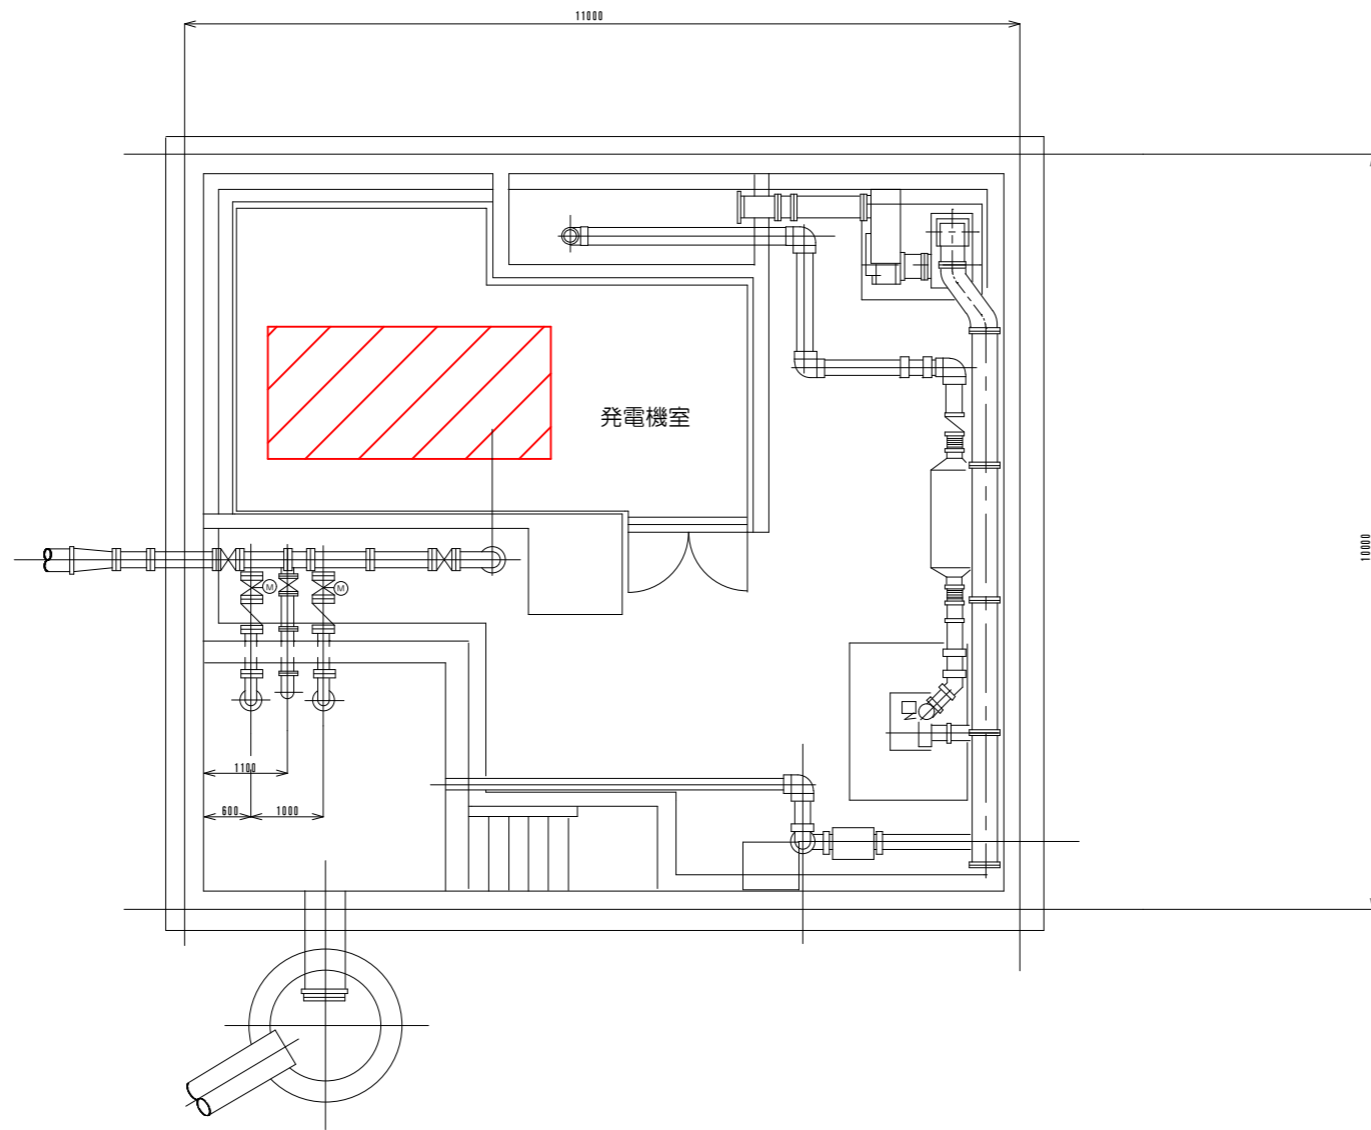

田の首中継ポンプ場地下平面図

 修繕場所を示す

※設計図の数値は参考値とし、現地にて計測し施工すること

設計図

(全4枚のうち4枚目)

件名 図名	南風泊中継ポンプ場他自家発電設備修繕			
	田の首中継ポンプ場地下平面図			
課長	課長補佐	係長	係	縮尺 S=Free
				作図年月日
下関市上下水道局			図番	