



筋ヶ浜終末処理場一般平面図

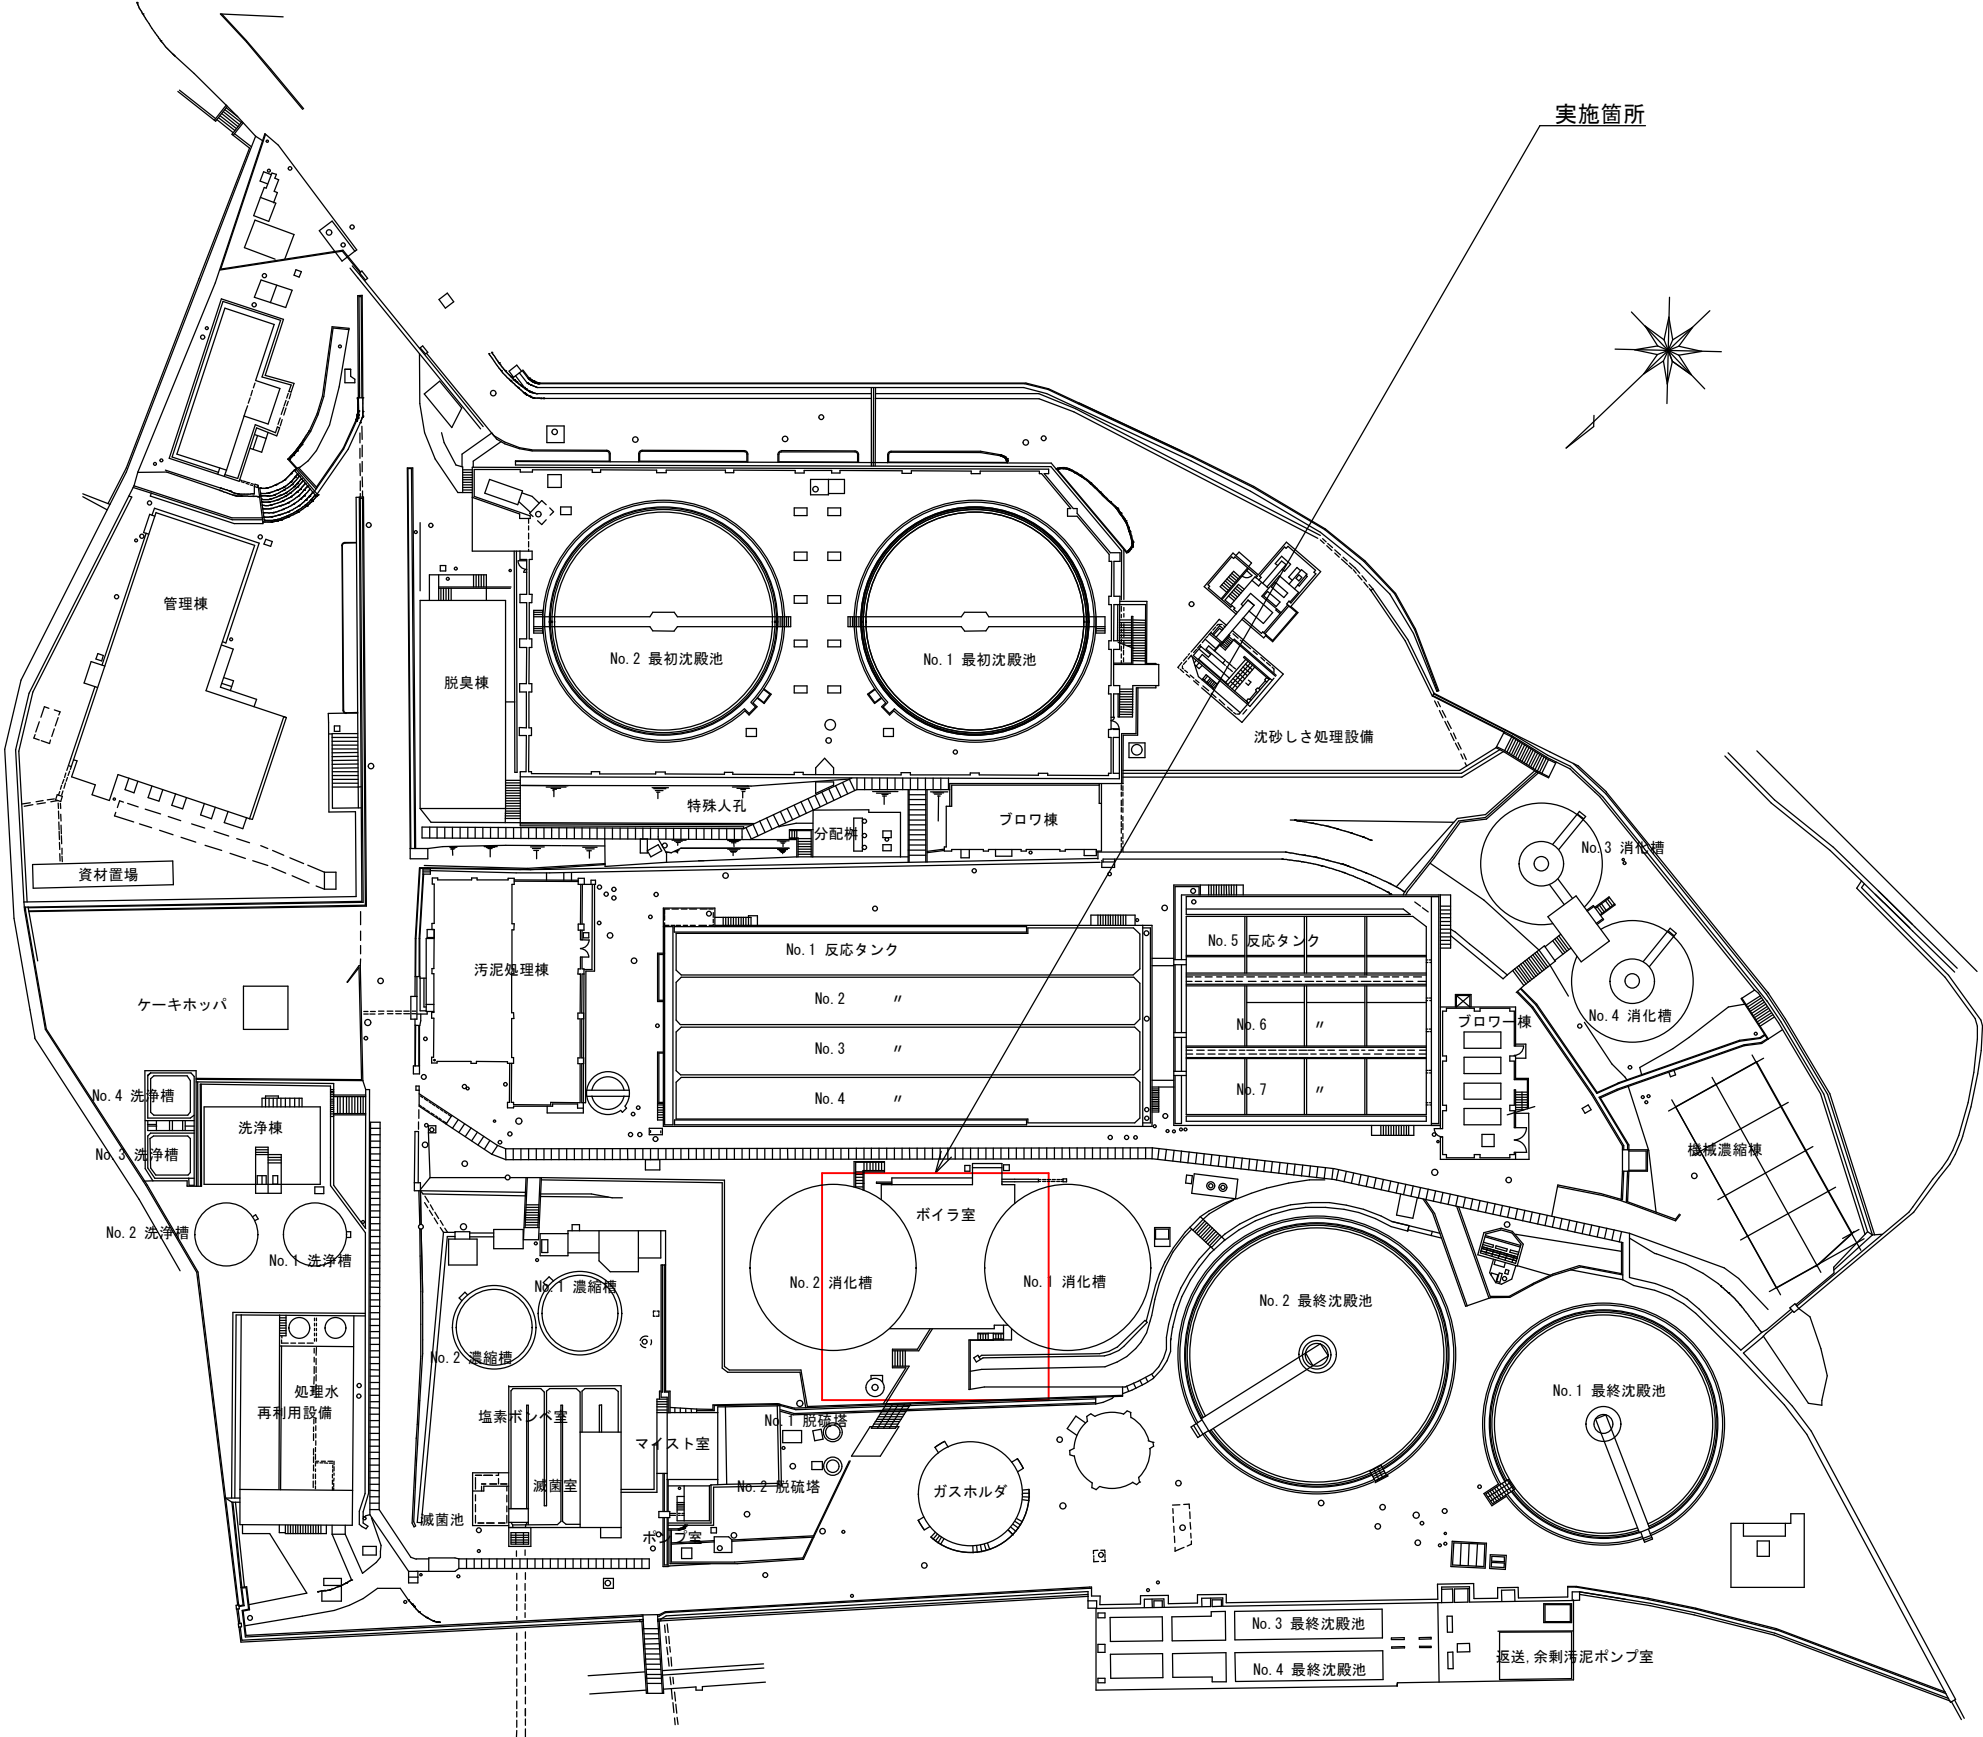

業務箇所

(全 6 枚のうち 1 枚目)						
業務名	筋ヶ浜終末処理場他排ガス測定業務					
図名	筋ヶ浜終末処理場一般平面図					
課 長	課長補佐	係 長	係	縮尺		
				フリー		
				作図年月日		
				令和 7 年 4 月		
下関市上下水道局			図番			

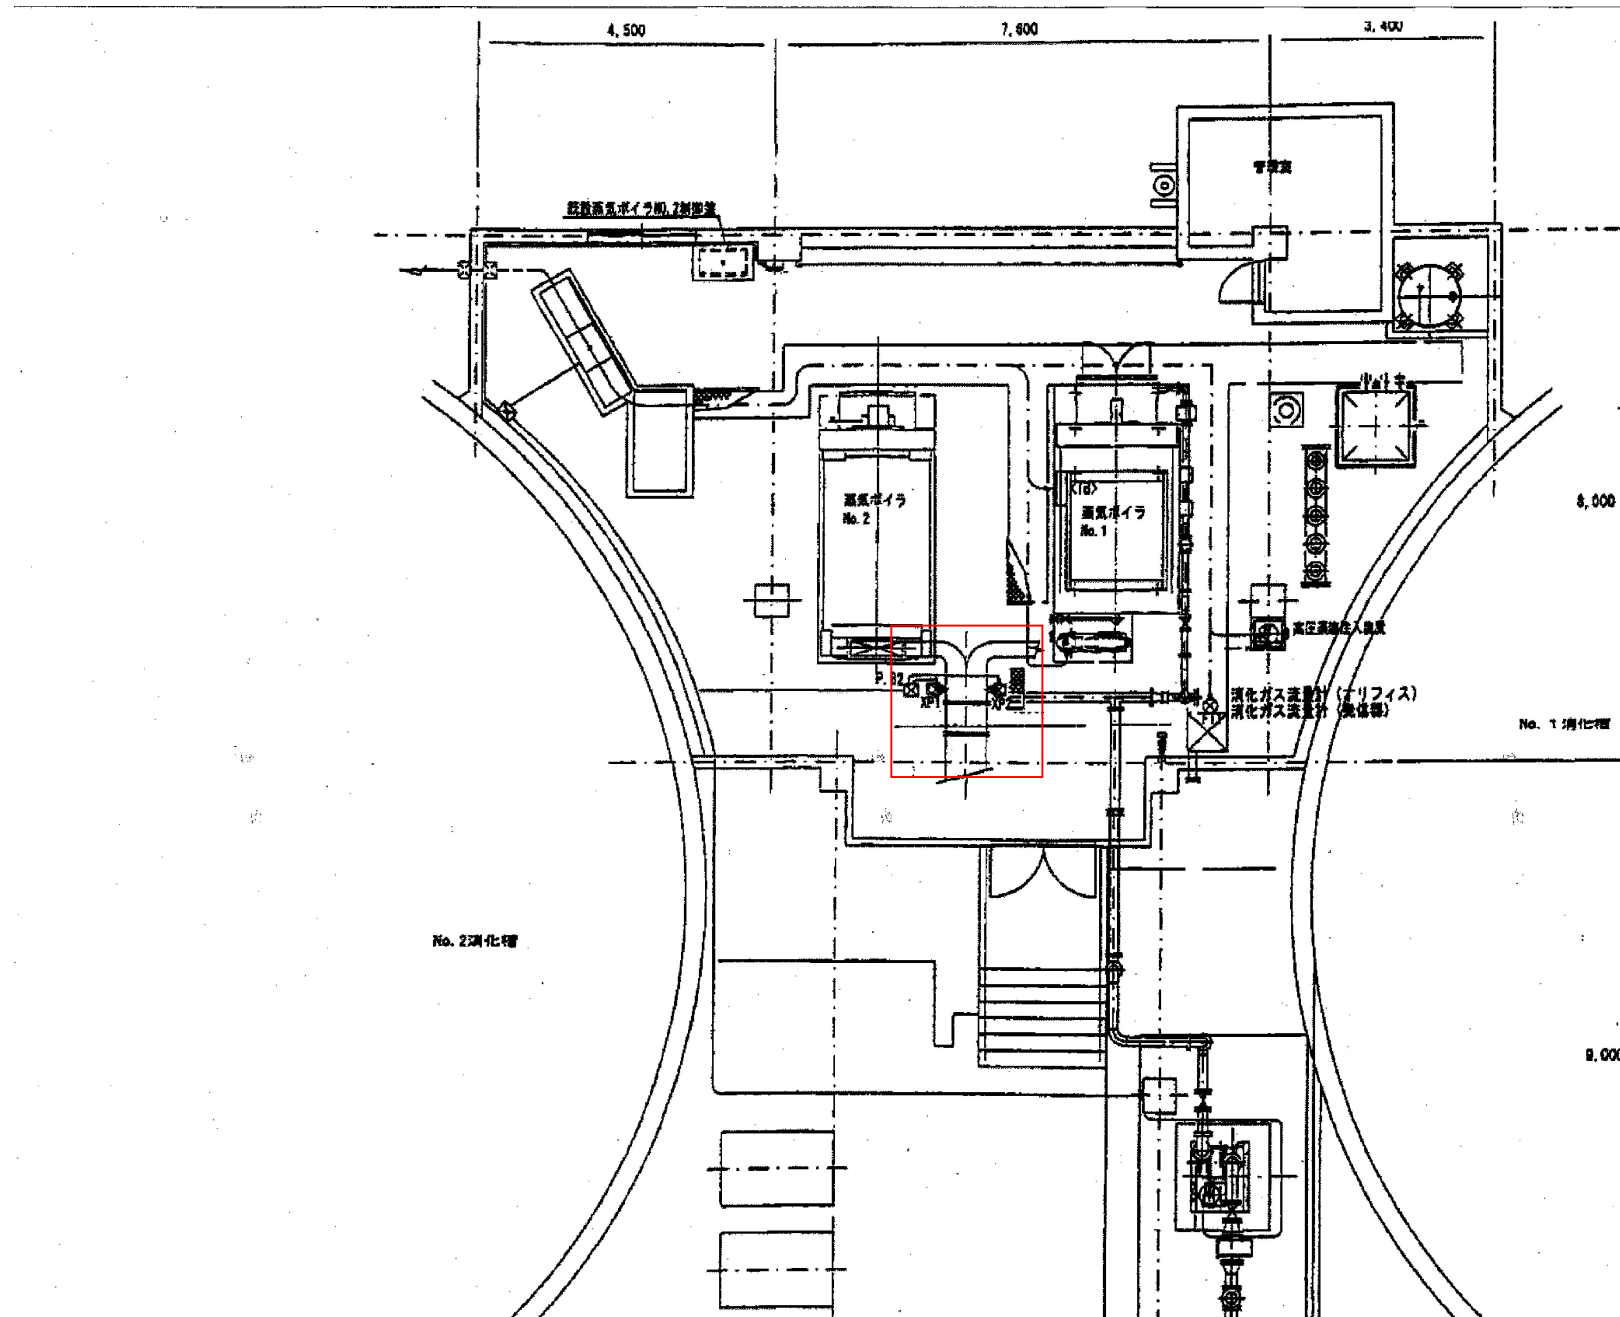

ボイラー室平面図 S : Free

対象ボイラー（１）

名 称	蒸気ボイラーN o. 1
製 造 者	株式会社ヒラカワガイダム
形 式	MP 8 0 4
最高使用圧力	0. 9 8 1 MPa
定格換算蒸発量	3. 0 t/h
最大蒸発量	2. 7 7 1 t/h. at80℃
伝熱面積	2 9. 2 m ²
製造番号	B－1 2 8 8 7
バーナーの燃料 の燃焼能力 (重油換算 L/h)	A O I L 2 1 0 L/h M G A S 3 3 4 Nm ³ /h (2 0 9 L/h)

対象ボイラー（２）

名 称	蒸汽ボイラー N o. 2
製 造 者	株式会社平川鉄工所
形 式	MP 8 0 4
最高使用圧力	7. 0 kg/cm ²
定格換算蒸発量	3. 0 t/h
最大蒸発量	2. 7 8 5 t/h. at 80℃
伝熱面積	2 9. 2 m ²
製造番号	B-1 0 7 6 0、MP 8 0 4
バーナーの燃料 の燃焼能力 (重油換算 L/h)	A O I L 2 1 0 L/h M G A S 3 3 4 Nm ³ /h (2 0 9 L/h)

計算条件 (蒸気ボイラー No. 1)

排出口の実高さ	Ho (m)	20.4
補正された排出口の高さ	He (m)	21.9

計算条件 (蒸気ボイラーNo. 2)




排出口の実高さ	Ho (m)	20.4
補正された排出口の高さ	He (m)	21.7

・ ・ ・ 業務箇所

(全6枚のうち2枚目)

業務名	筋ヶ浜終末処理場他排ガス測定業務			
図名	(筋ヶ浜終末処理場) ボイラー室平面図			
課長	課長補佐	係長	係	縮尺 フリー
				作図年月日 令和7年 4月
下関市上下水道局			図番	

別図 3

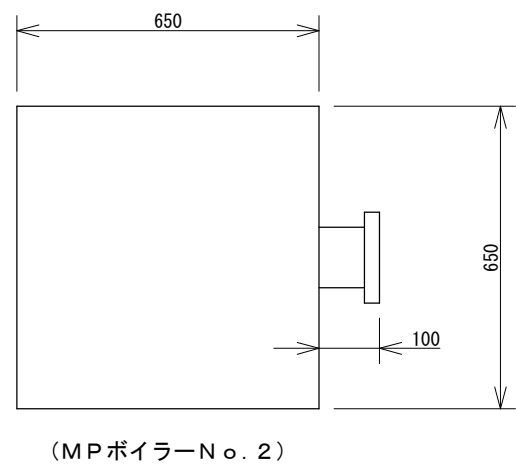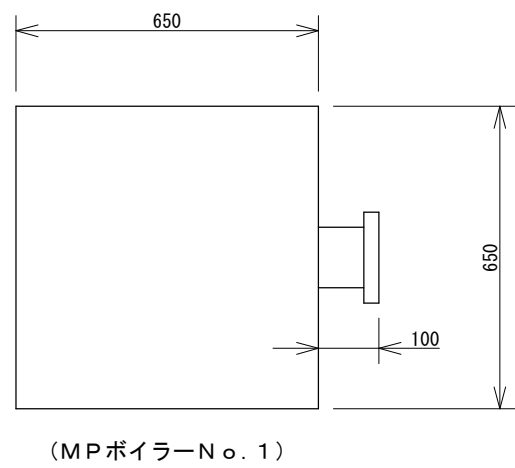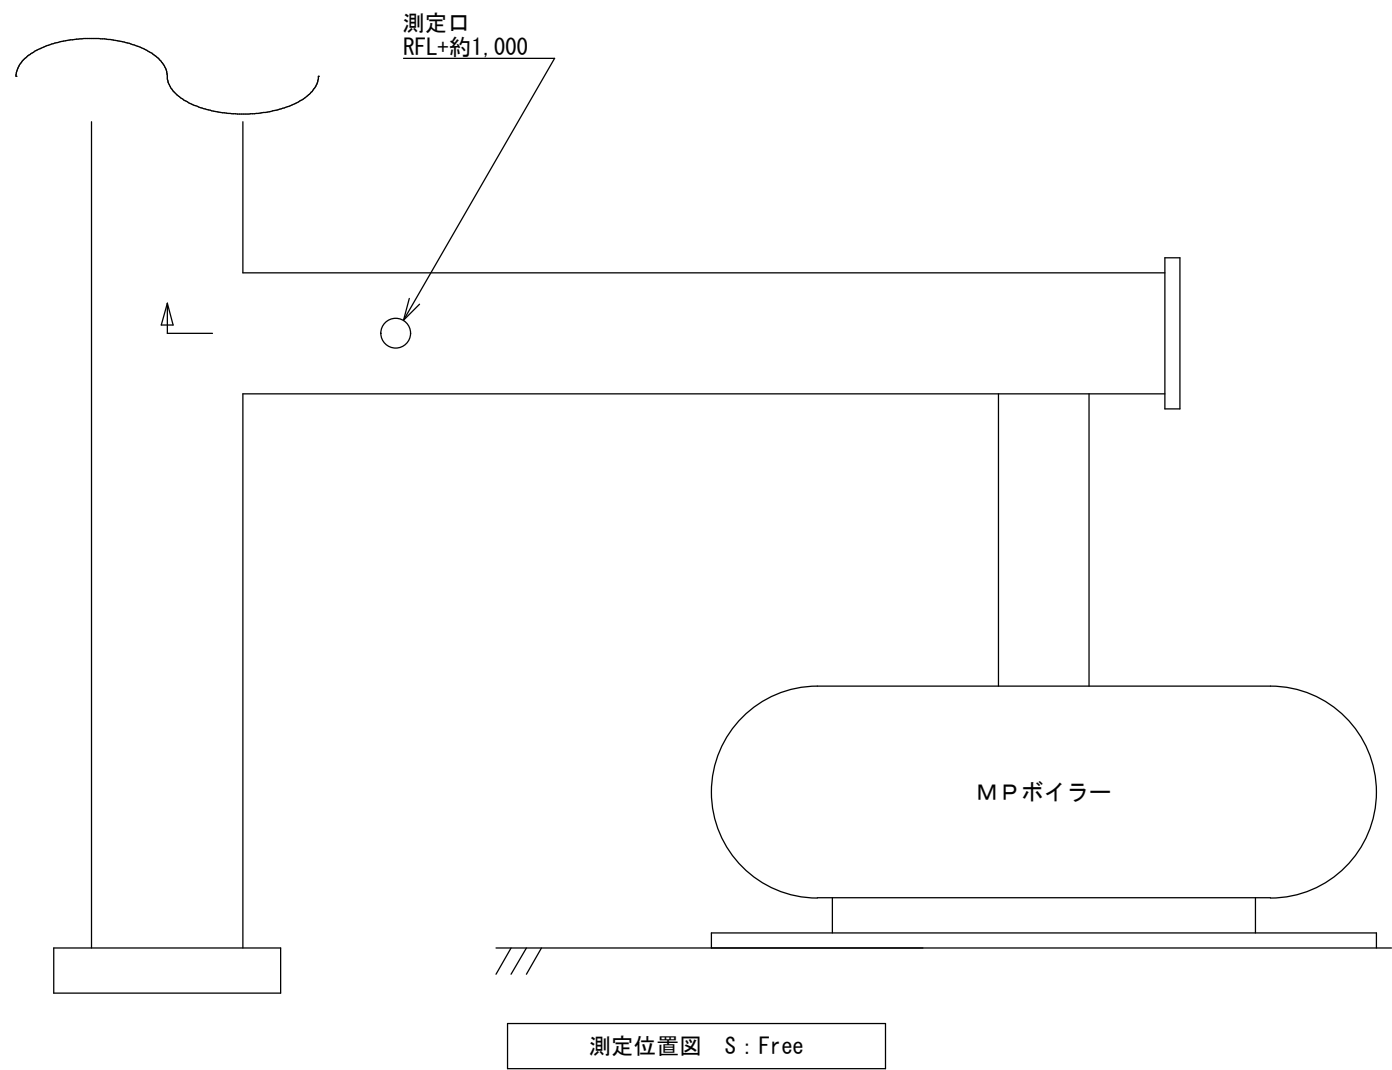


測定位置断面図 S: Free

(全 6 枚のうち 3 枚目)				
業務名	筋ヶ浜終末処理場他排ガス測定業務			
図名	(筋ヶ浜終末処理場) 測定位置図、測定位置断面図			
課長	課長補佐	係長	係	縮尺
				フリー
				作図年月日 令和 7 年 4 月
下関市上下水道局			図番	

山陰終末処理場一般平面図

業務箇所（ボイラー棟1階 ボイラー室）

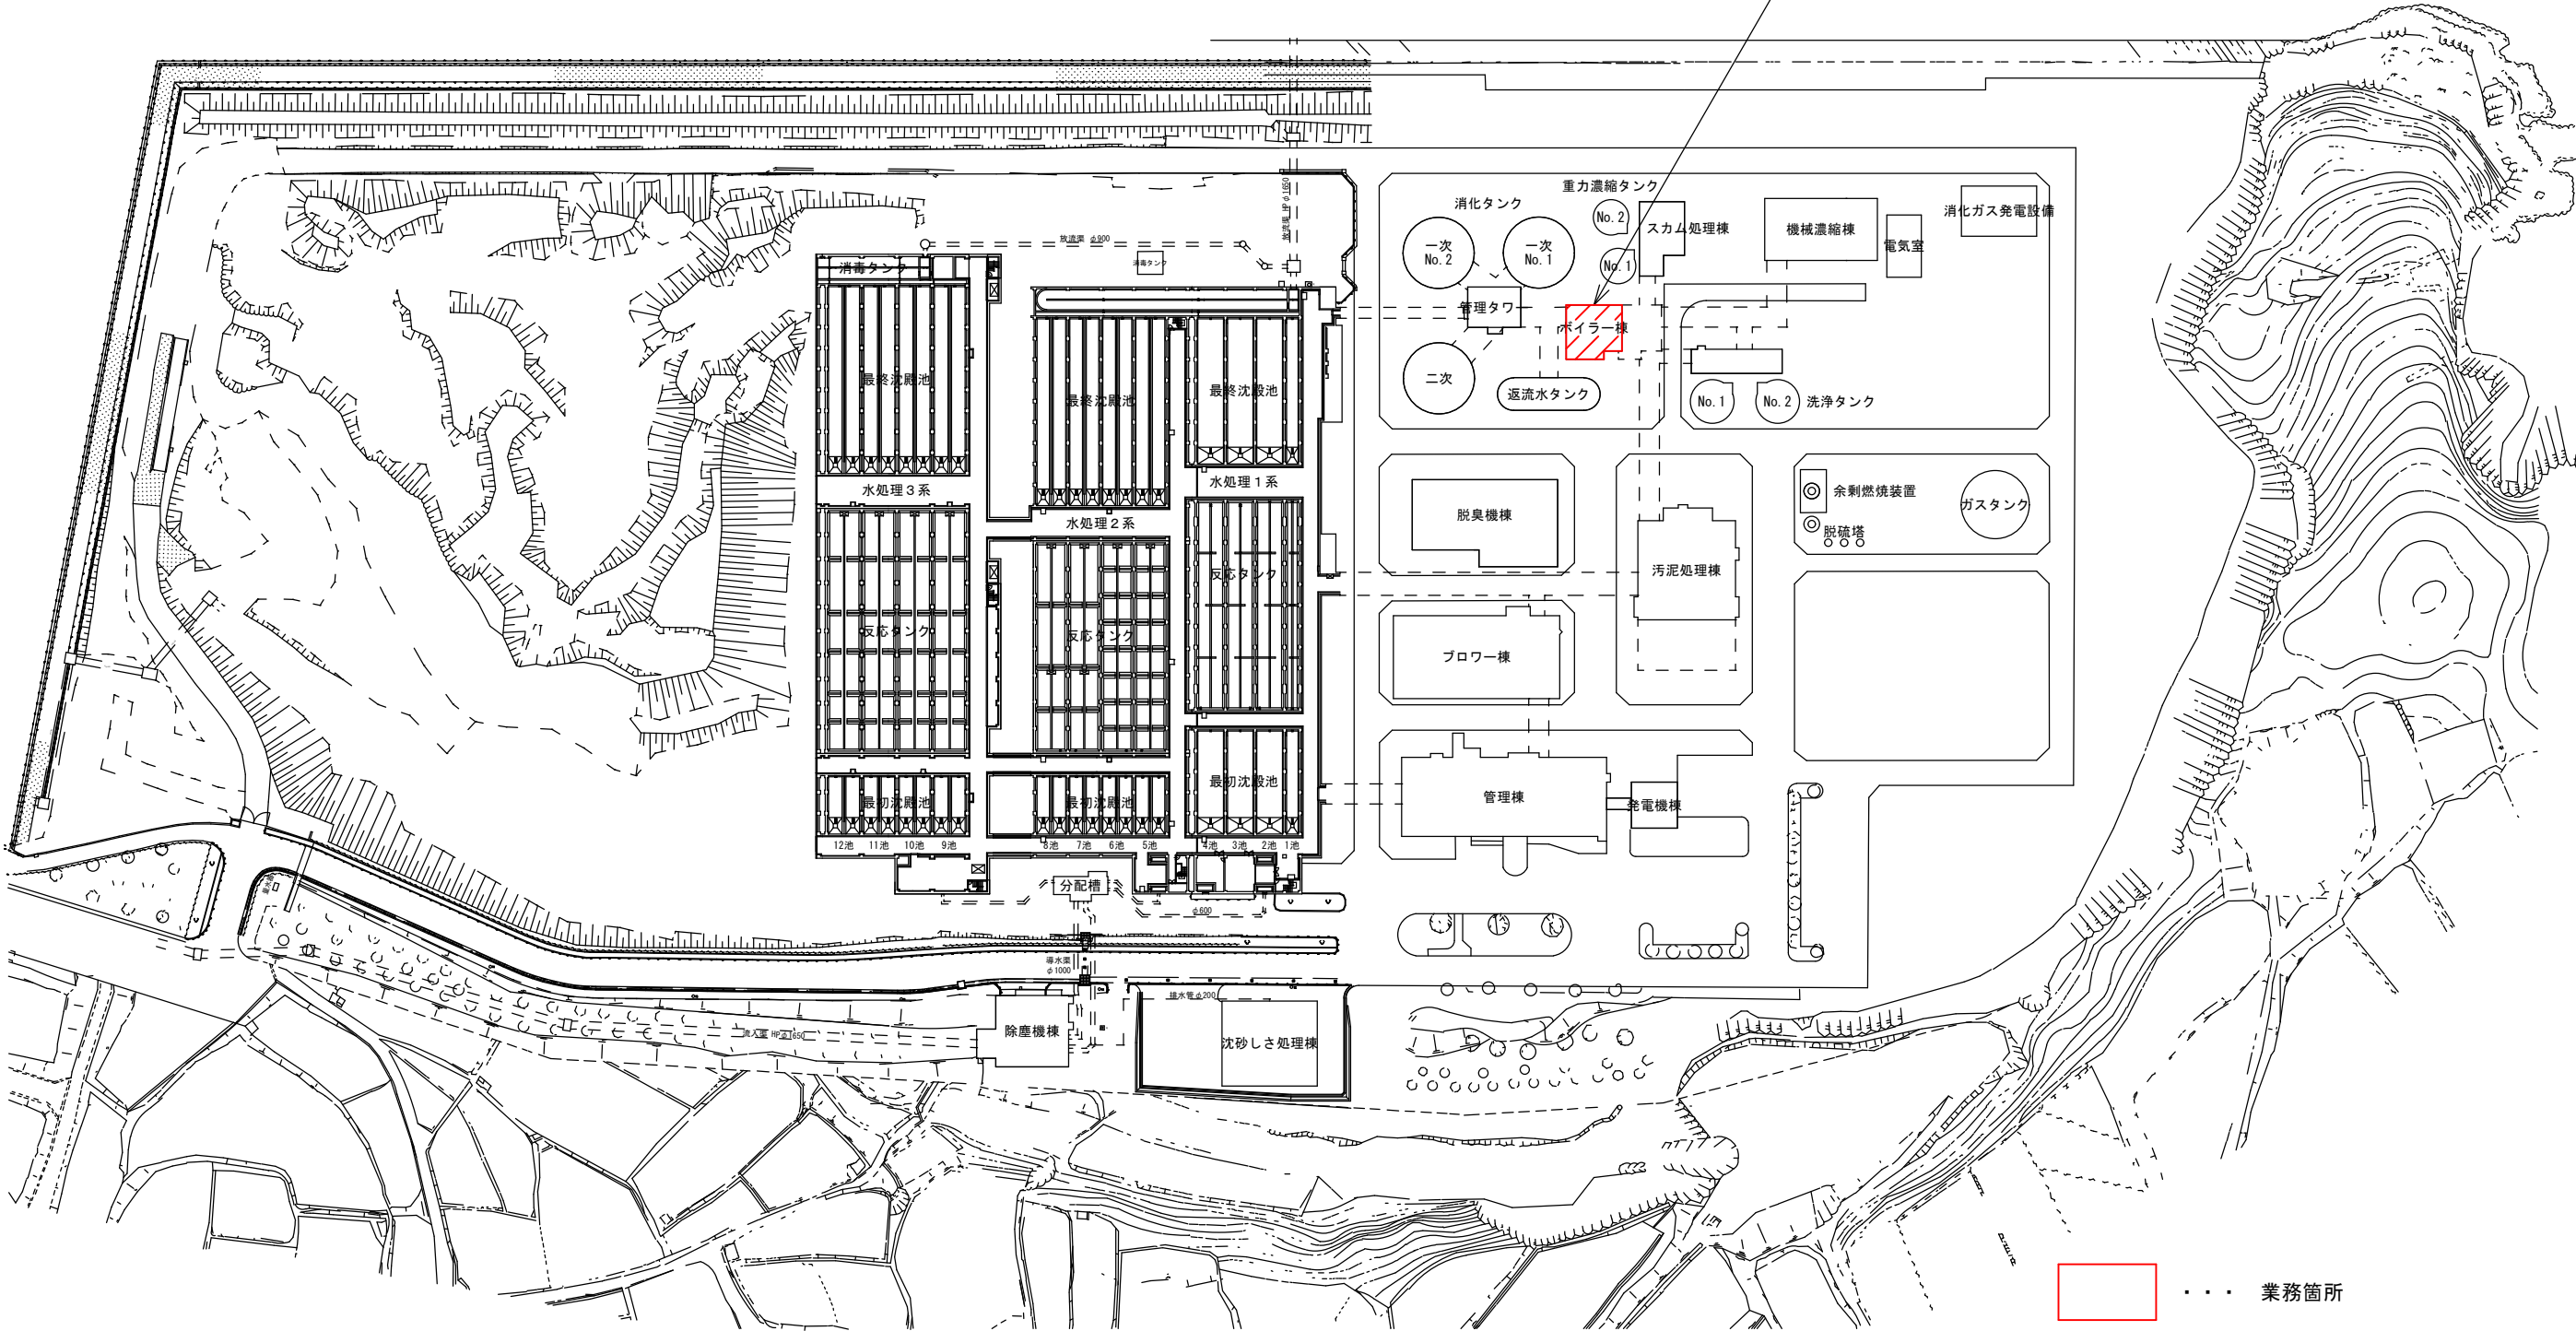


..... 業務箇所

(全6枚のうち4枚目)

業務名	筋ヶ浜終末処理場他排ガス測定業務				
図名	山陰終末処理場一般平面図				
課長	課長補佐	係長	係	縮尺	
				フリー	
				作図年月日	
				令和7年 4月	
下関市上下水道局			図番		

別図 5

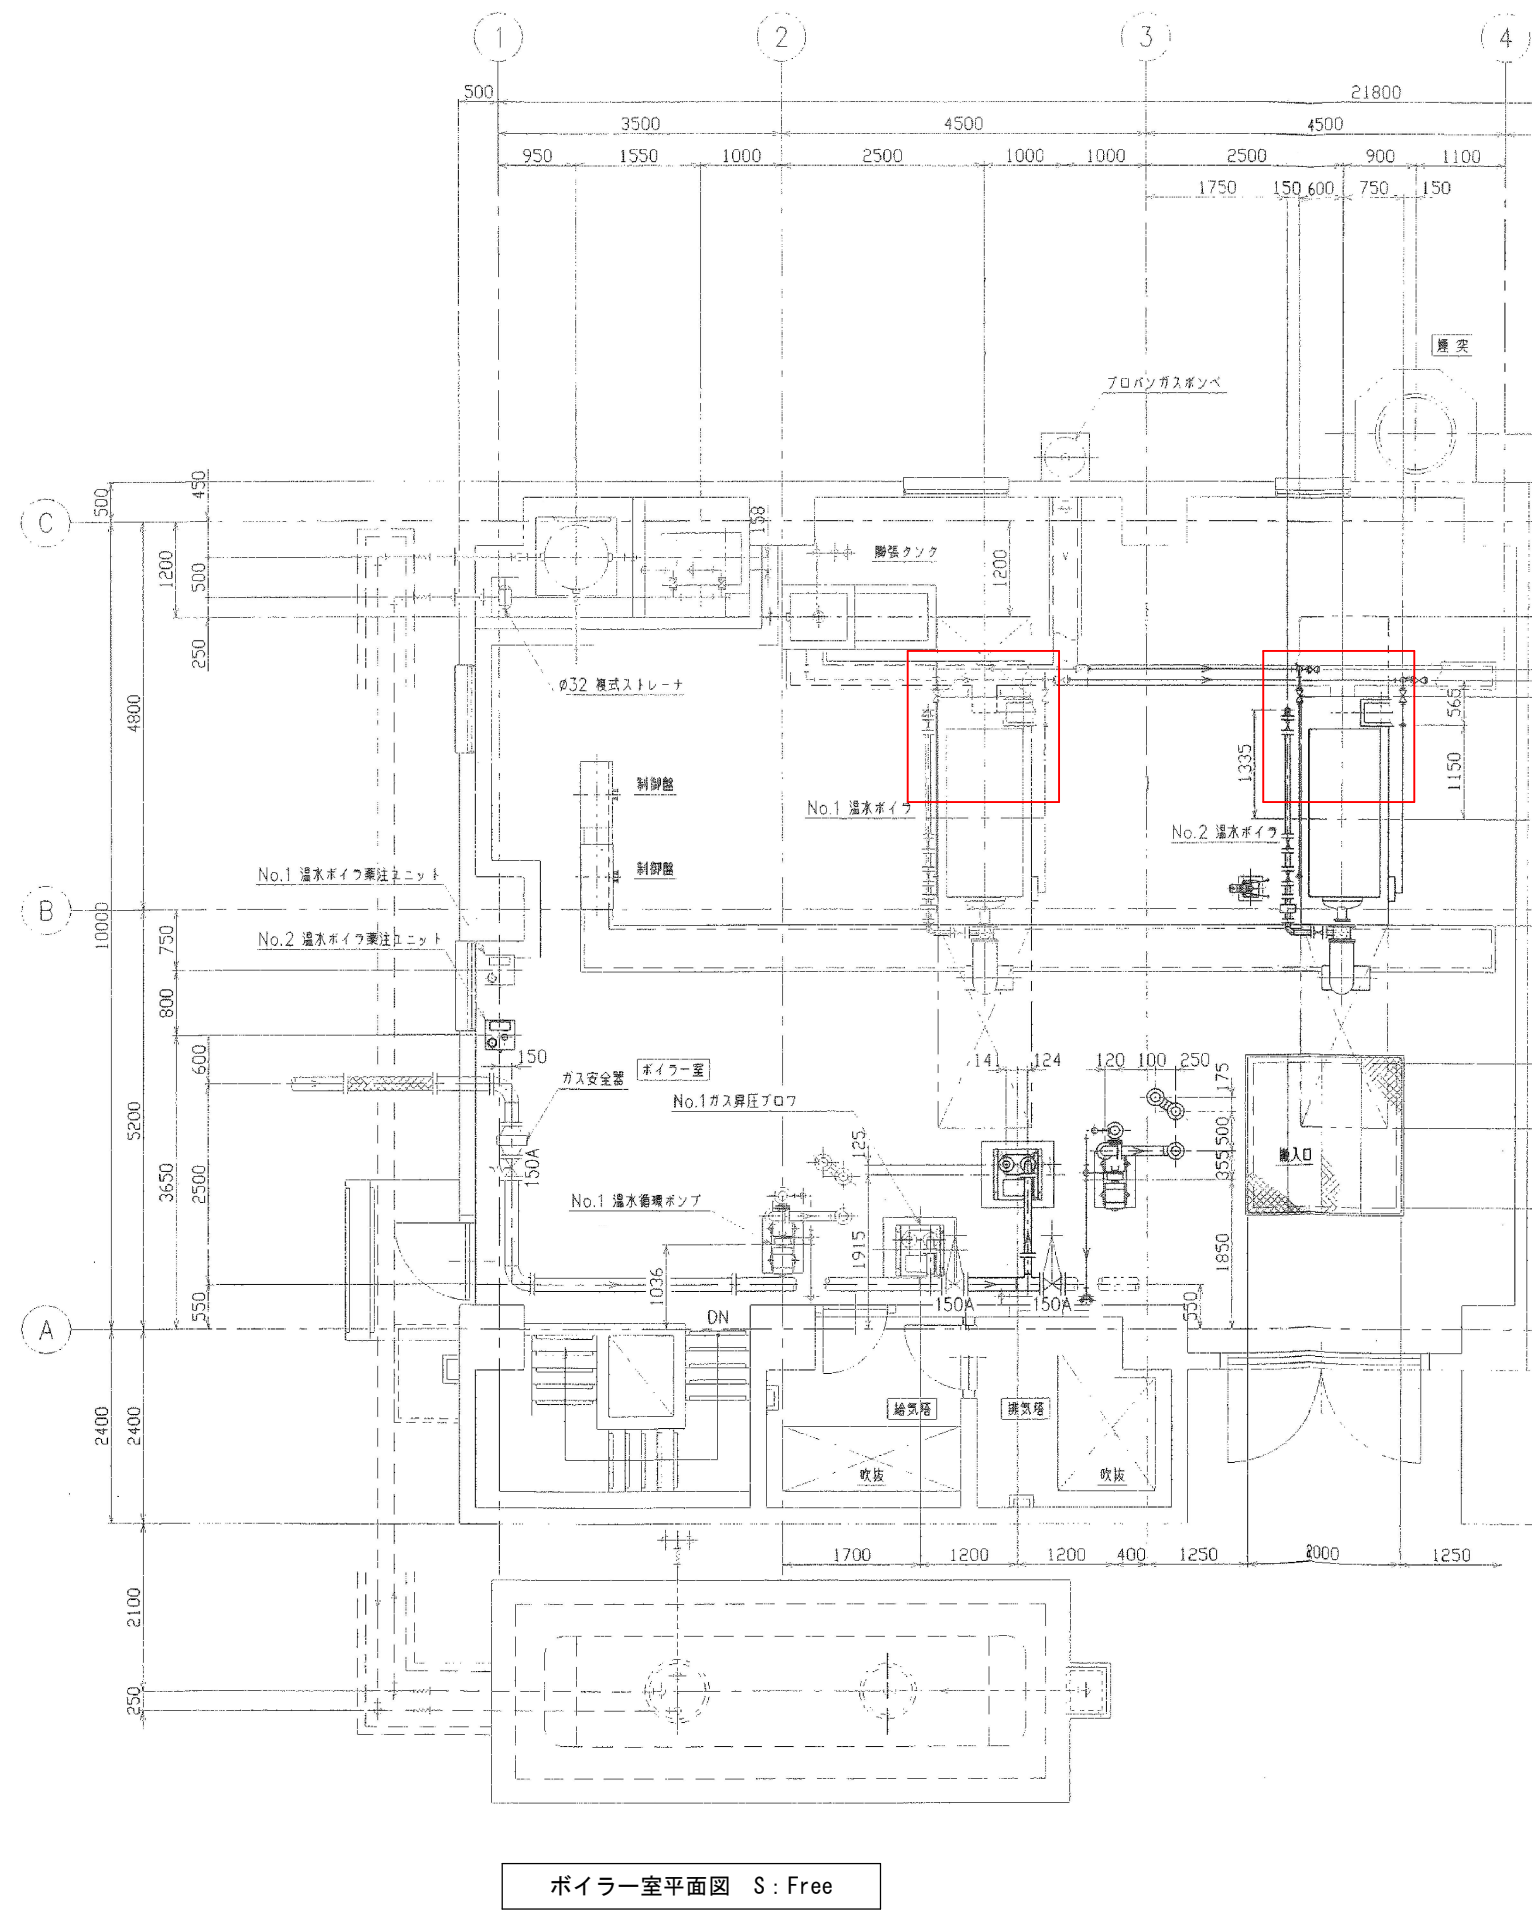



対象ボイラー（１）	
名 称	N ｏ . 1 温水ボイラー
製 造 者	株式会社ヒラカワガイダム
形 式	V E C－6 5 Y S
定格出力	5 0 × 1 0 ^ 4 kcal/h
伝熱面積	1 7 . 5 m2
最高使用水頭	5 0 m
燃 料	A O I L / M G A S
燃料消費量	6 4 . 8 L/H / 1 1 2 m3/H
製造番号	V－2 9 8 7
バーナーの燃料 の燃焼能力 (重油換算 L/h)	A O I L 6 6 L/h M G A S 1 0 3 Nm3/h (6 4 L/h)

対象ボイラー（２）	
名 称	N ｏ . 2 温水ボイラー
製 造 者	株式会社ヒラカワガイダム
形 式	V E C－5 0 Y G－R－A・G
定格出力	2 . 1 × 1 0 ^ 9 J/h
伝熱面積	1 8 . 1 m2
最高使用圧力	0 . 4 9 MPa
燃 料	A O I L / M G A S
燃料消費量	5 6 . 3 kg/H / 1 0 3 m3N/H
製造番号	V－1 0 6 4 0
バーナーの燃料 の燃焼能力 (重油換算 L/h)	A O I L 6 6 L/h M G A S 1 0 3 Nm3/h (6 4 L/h)


計算条件		
排出口の実高さ	Ho(m)	12.0×0.198φ
補正された排出口の高さ	He(m)	12.0(陣笠有り)

・・・ 業務箇所

(全 6 枚のうち 5 枚目)				
業務名	筋ヶ浜終末処理場他排ガス測定業務			
図名	(山陰終末処理場) ボイラー室平面図			
課長	課長補佐	係長	係	縮尺
				フリー
				作図年月日 令和 7 年 4 月
下関市上下水道局			図番	

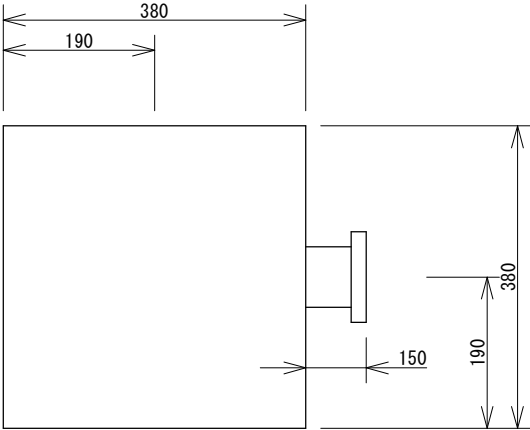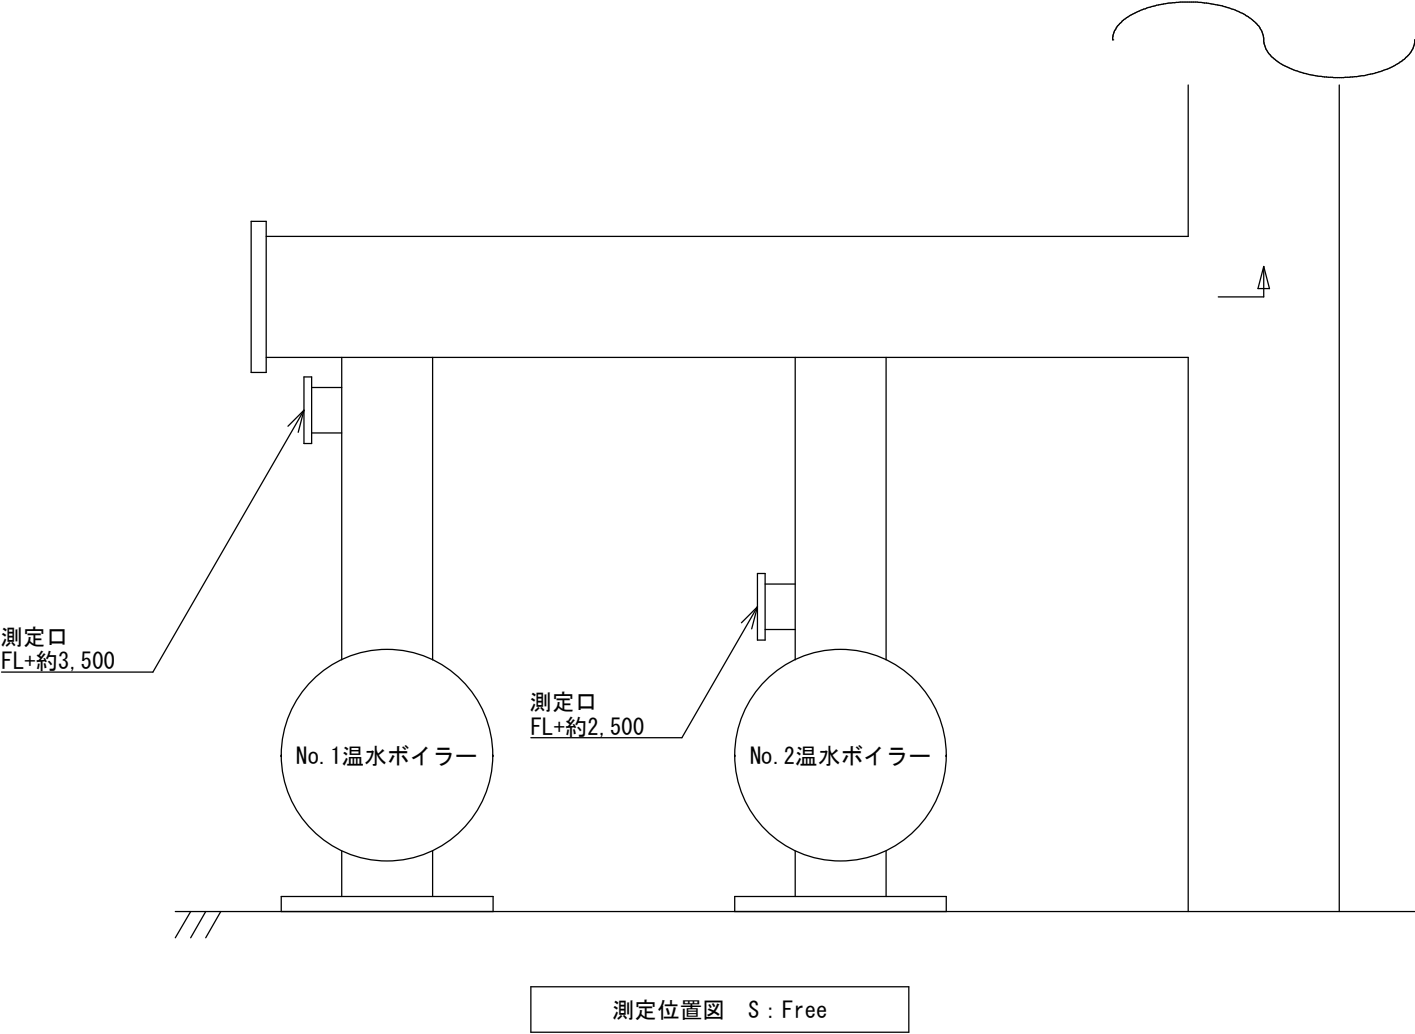

(No. 1 温水ボイラー)

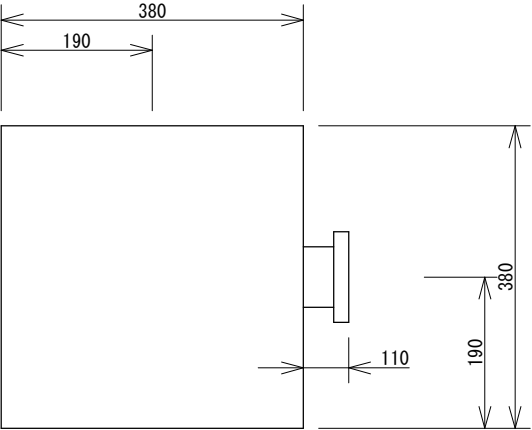

(No. 2 温水ボイラー)

測定位置断面図 S : Free

(全 6 枚のうち 6 枚目)				
業務名	筋ヶ浜終末処理場他排ガス測定業務			
図名	(山陰終末処理場) 測定位置図、測定位置断面図			
課長	課長補佐	係長	係	縮尺
				フリー
				作図年月日 令和 7 年 4 月
下関市上下水道局			図番	