


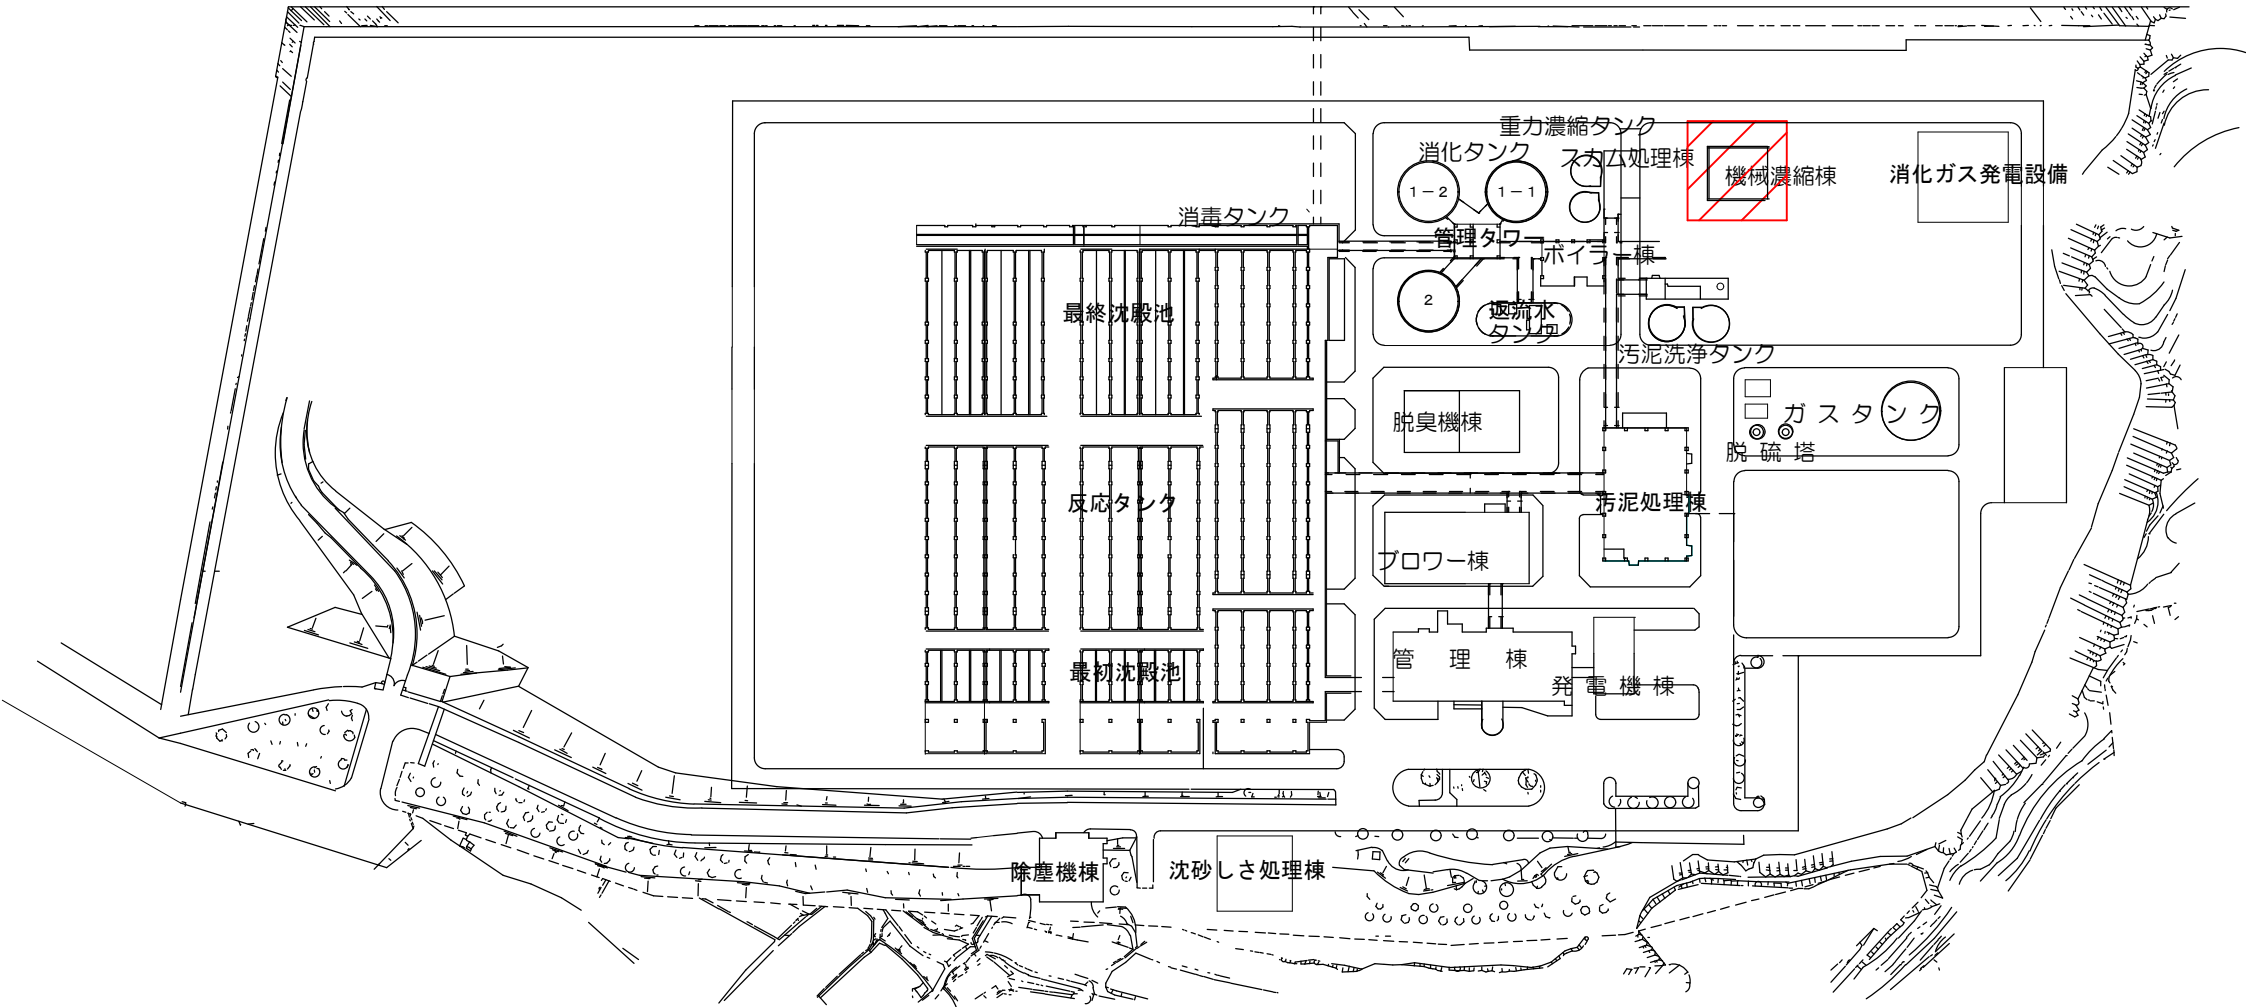


山陰終末処理場 平面図

設計図  : 実施場所
(全 3 枚のうち 1 枚目)

件 名 図 名	山陰終末処理場常圧浮上濃縮設備No. 1 空気圧縮機修繕					
	山陰終末処理場 平面図					
	課 長	課長補佐	係 長	係	縮尺	フリー
					作図年度	2025
下関市上下水道局				図 番		

別図 2

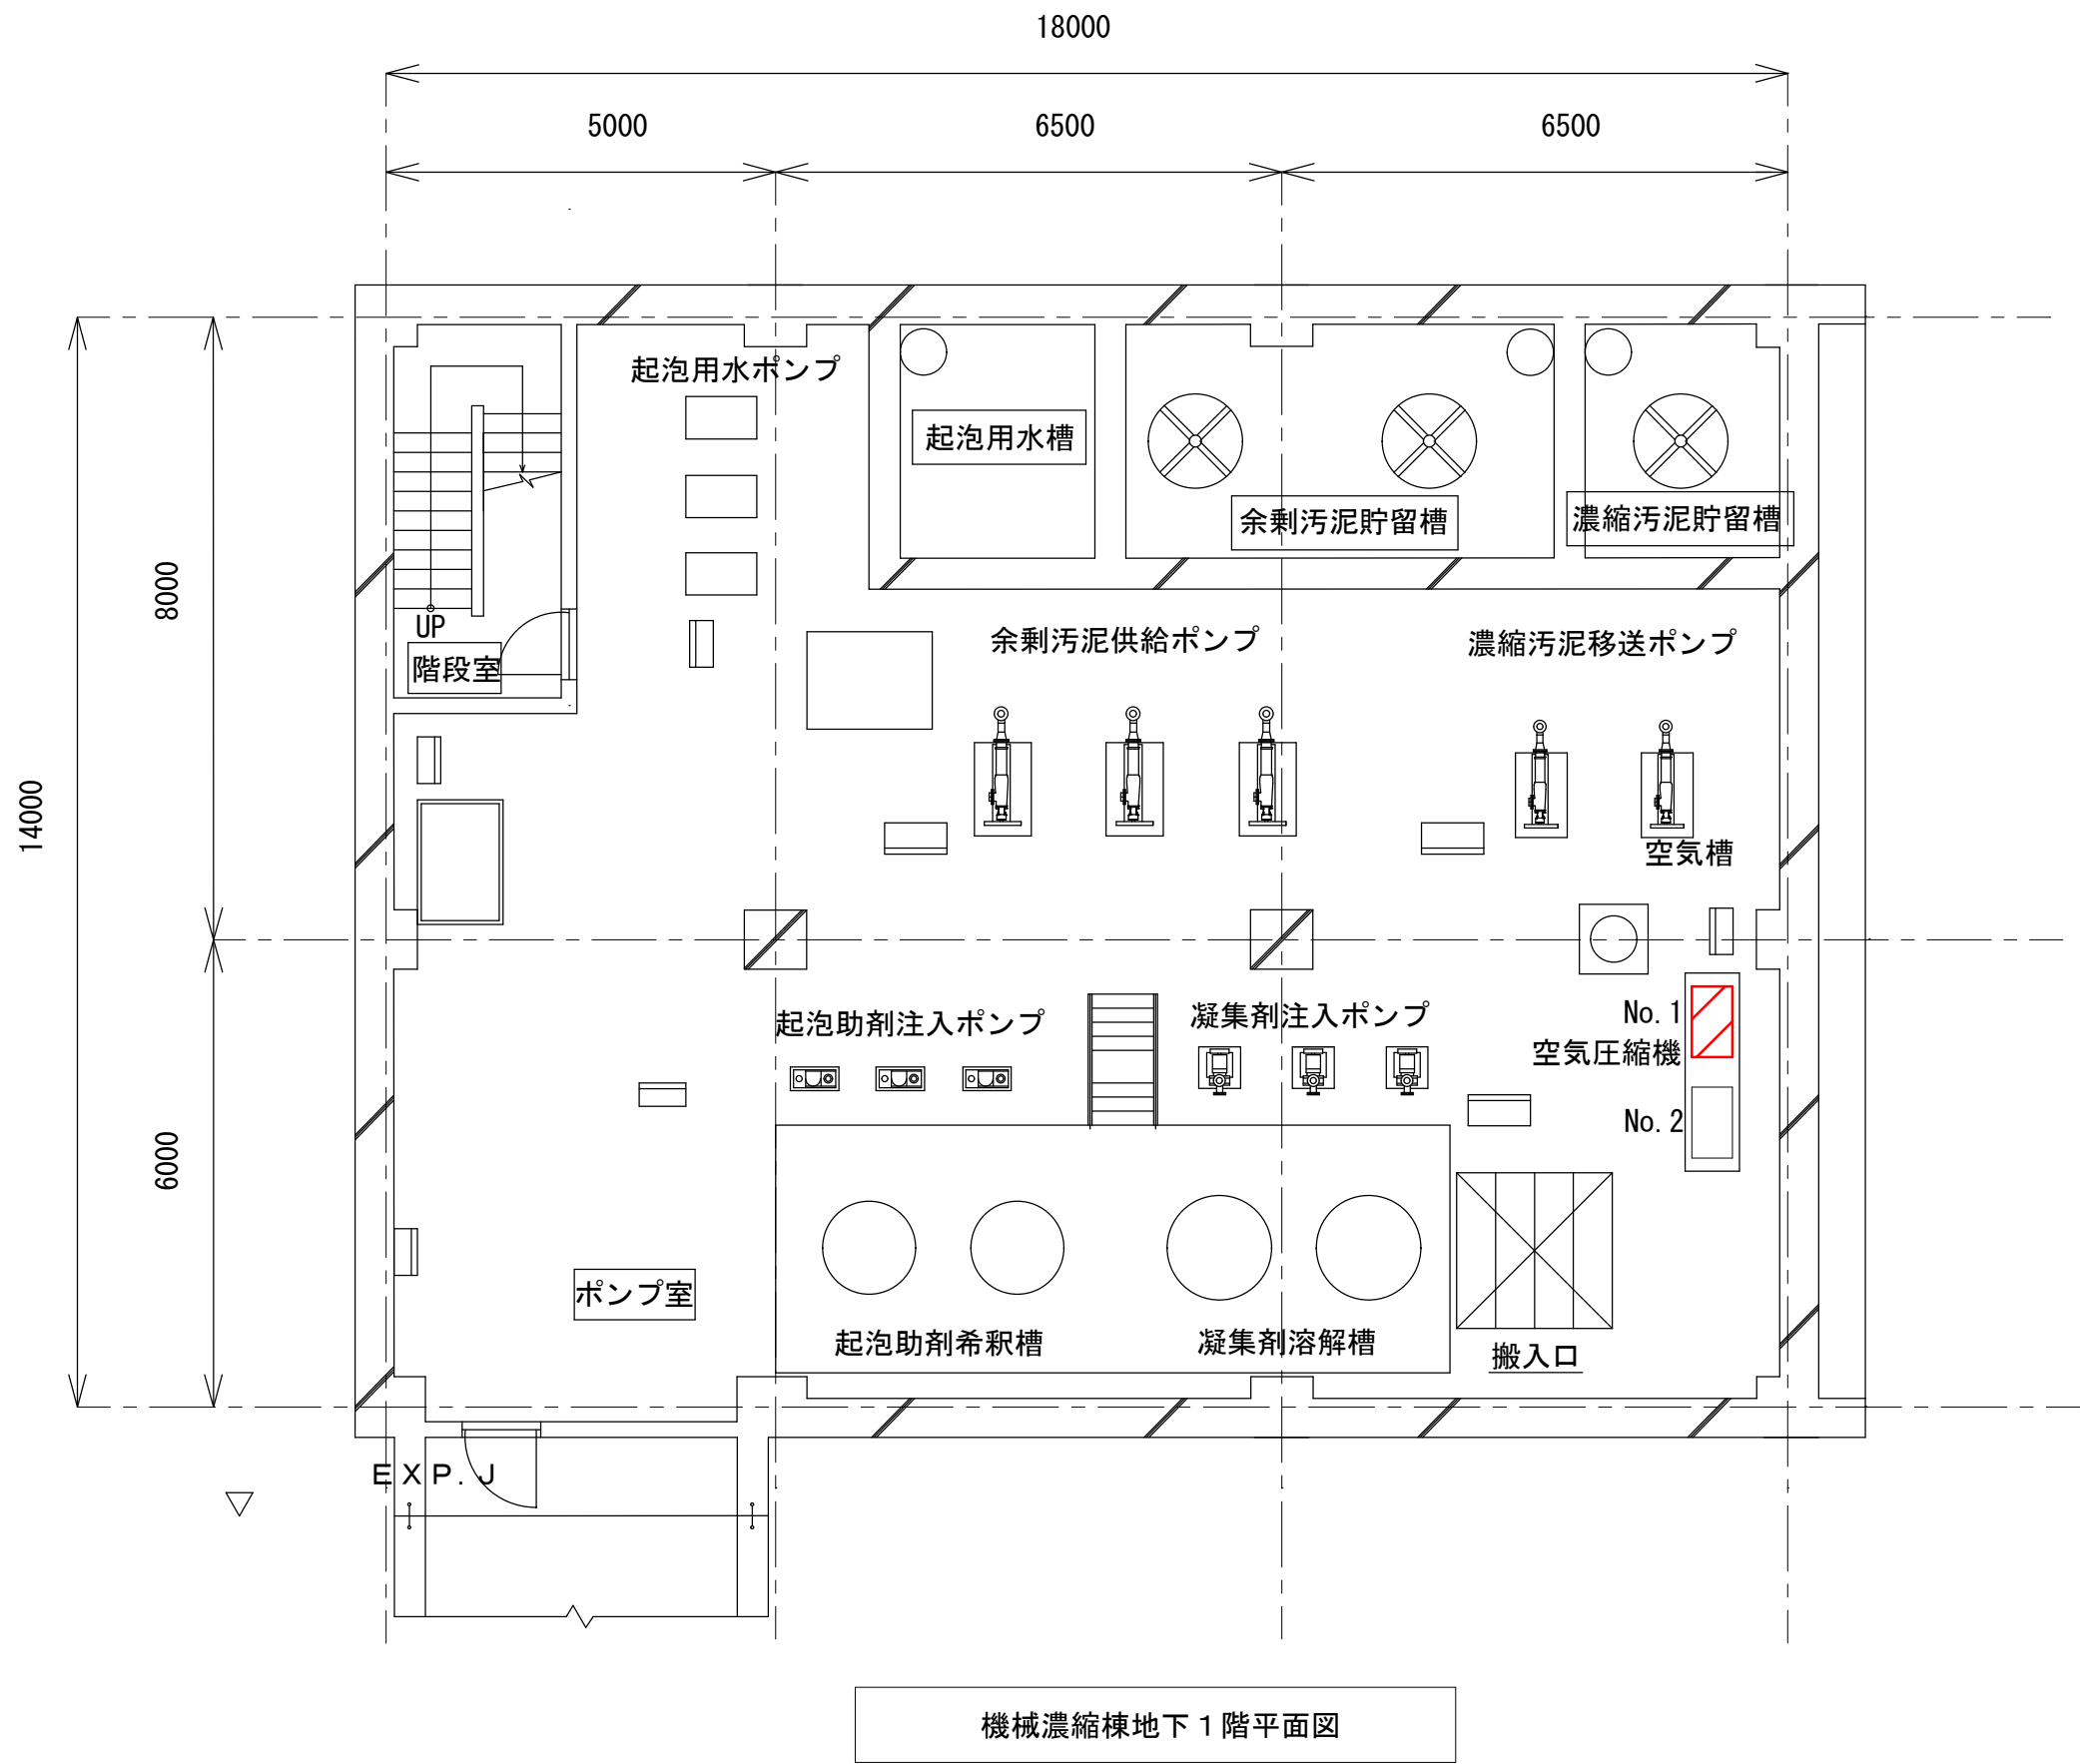

機械濃縮棟地下 1 階平面図

設計図

実施場所

(全 3 枚のうち 2 枚目)


件名	山陰終末処理場常圧浮上濃縮設備No. 1 空気圧縮機修繕				
図名	機械濃縮棟地下 1 階平面図				
課長	課長補佐	係長	係	縮尺	フリー
				作図年度	2025
下関市上下水道局			図番		

部位：製品総組（本体除く）

部品価格表 展開図

POD-3.7MNB5
POD-3.7MNB6

445418-02

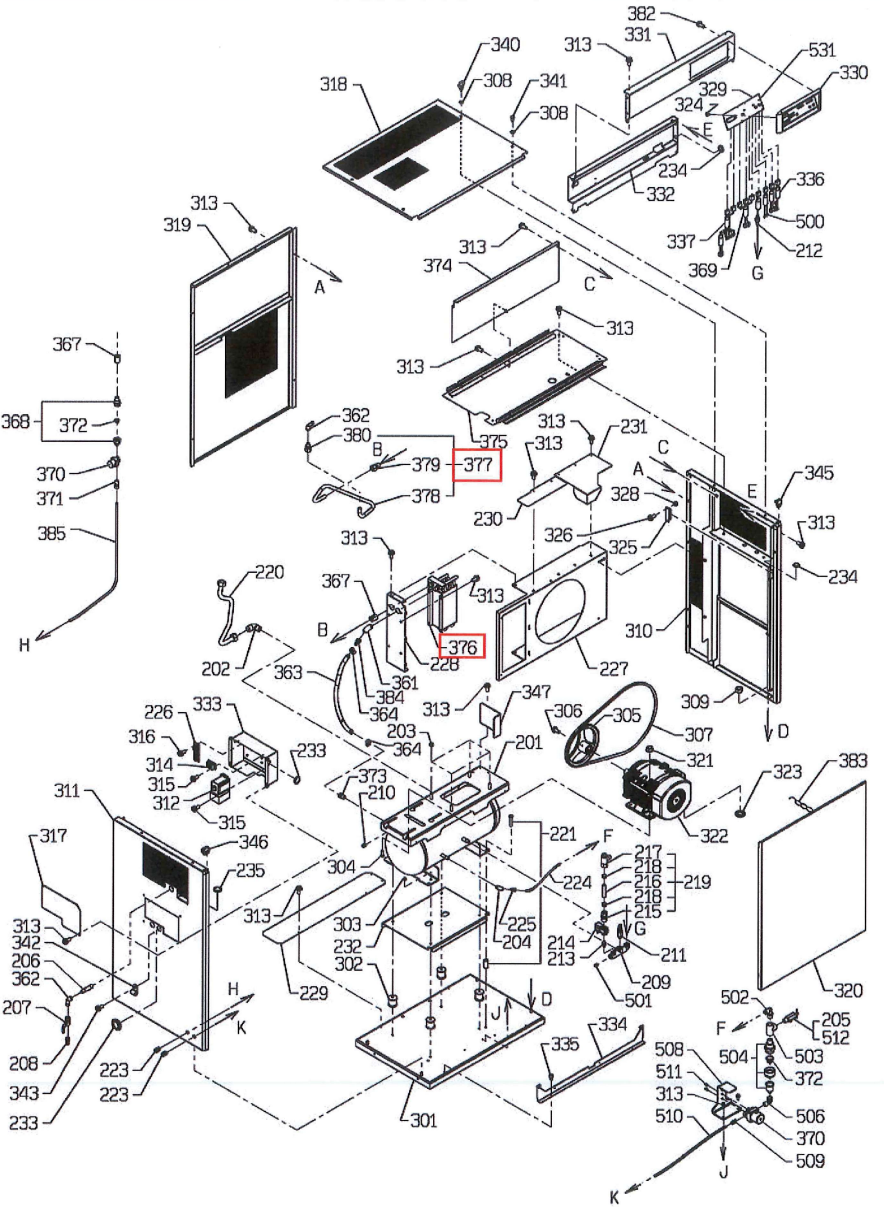


空気圧縮機展開図

部位：ドライヤー

部品価格表 展開図

HD-15XF (S)

960274-01

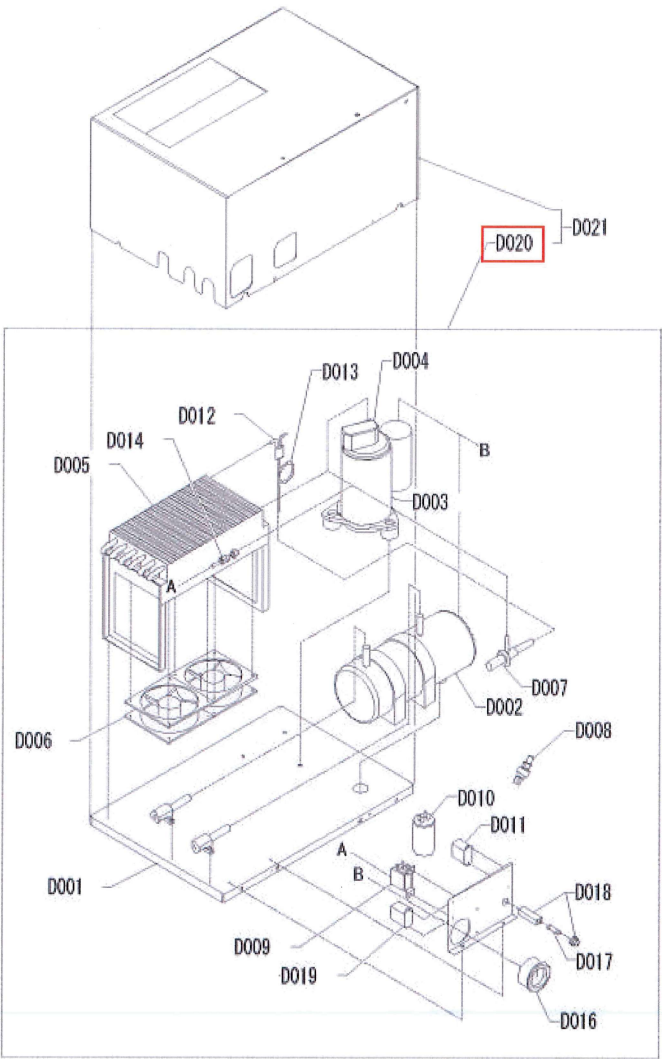

取替部品

番号	名称
376	アフタークーラー
377	ハイカンクミ (ドライヤー)
D020	ドライヤー (HD-15XF)

設計図 : 取替部品

(全 3 枚のうち 3 枚目)

件 名 図 名	山陰終末処理場常圧浮上濃縮設備No.1 空気圧縮機修繕					
	空気圧縮機展開図					
	課 長	課長補佐	係 長	係	縮尺	フリー
					作図年度	2025
下関市上下水道局				図 番		