


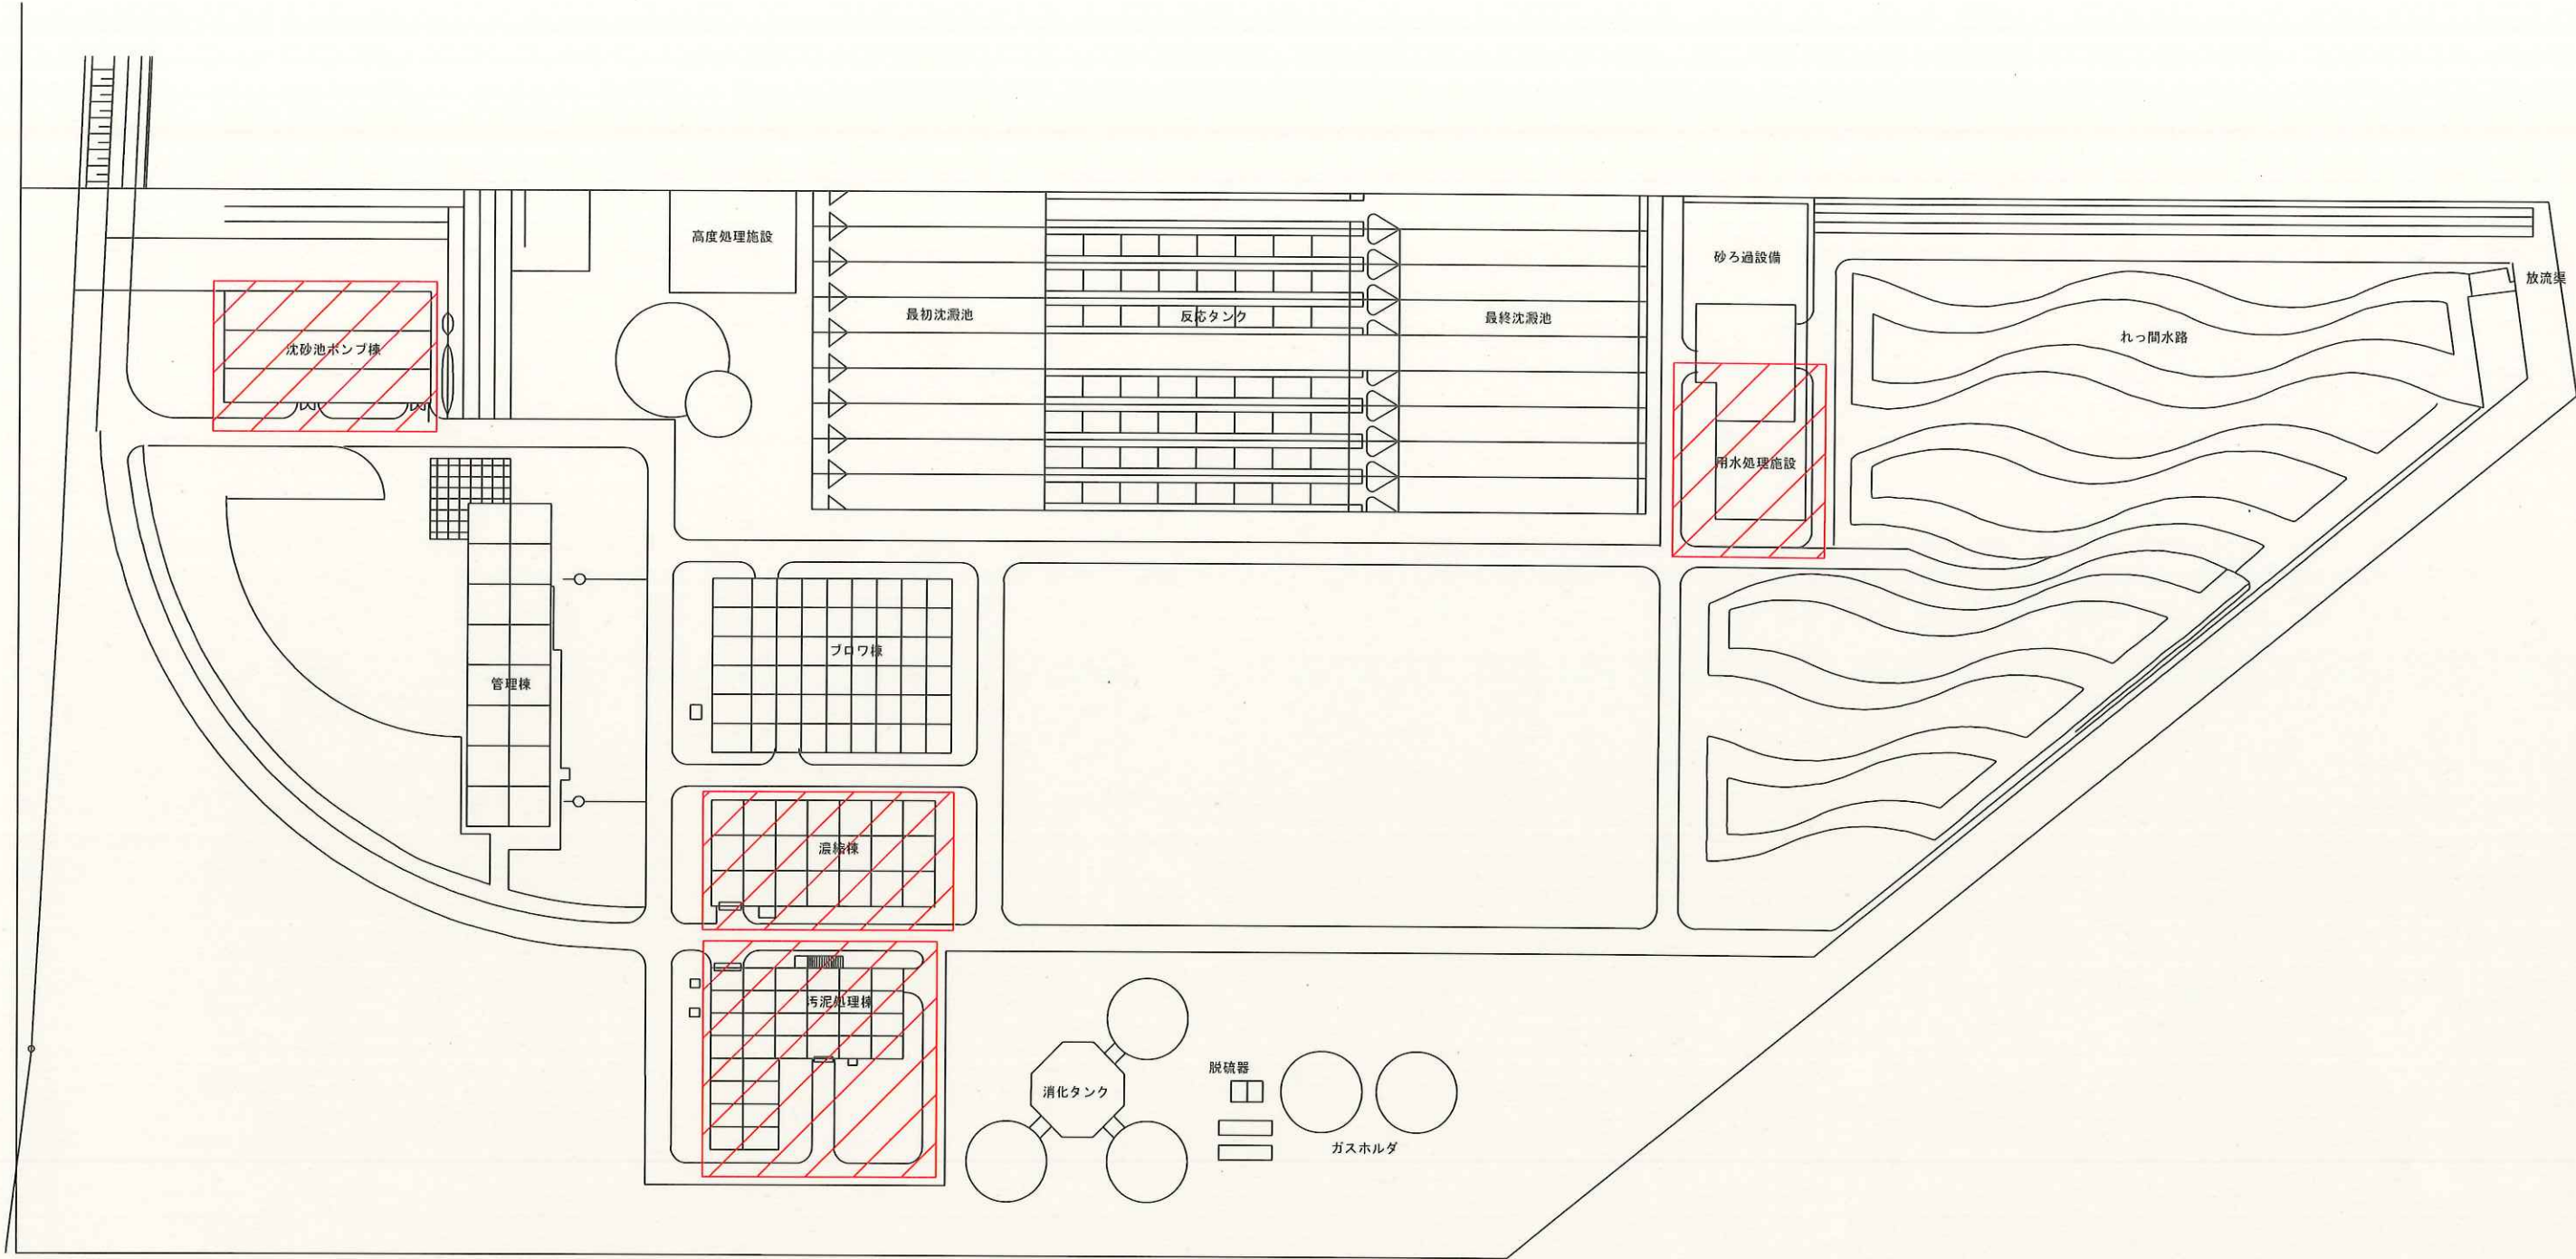


山陽終末処理場 平面図

修繕箇所を示す

設計図

(全5枚のうち1枚目)

件名	山陽終末処理場ミニUPS蓄電池取替修繕				
図名	山陽終末処理場 平面図				
課長	課長補佐	係長	係	縮尺	S=フリー
				作図年月日	R7.4
下関市上下水道局			図番		

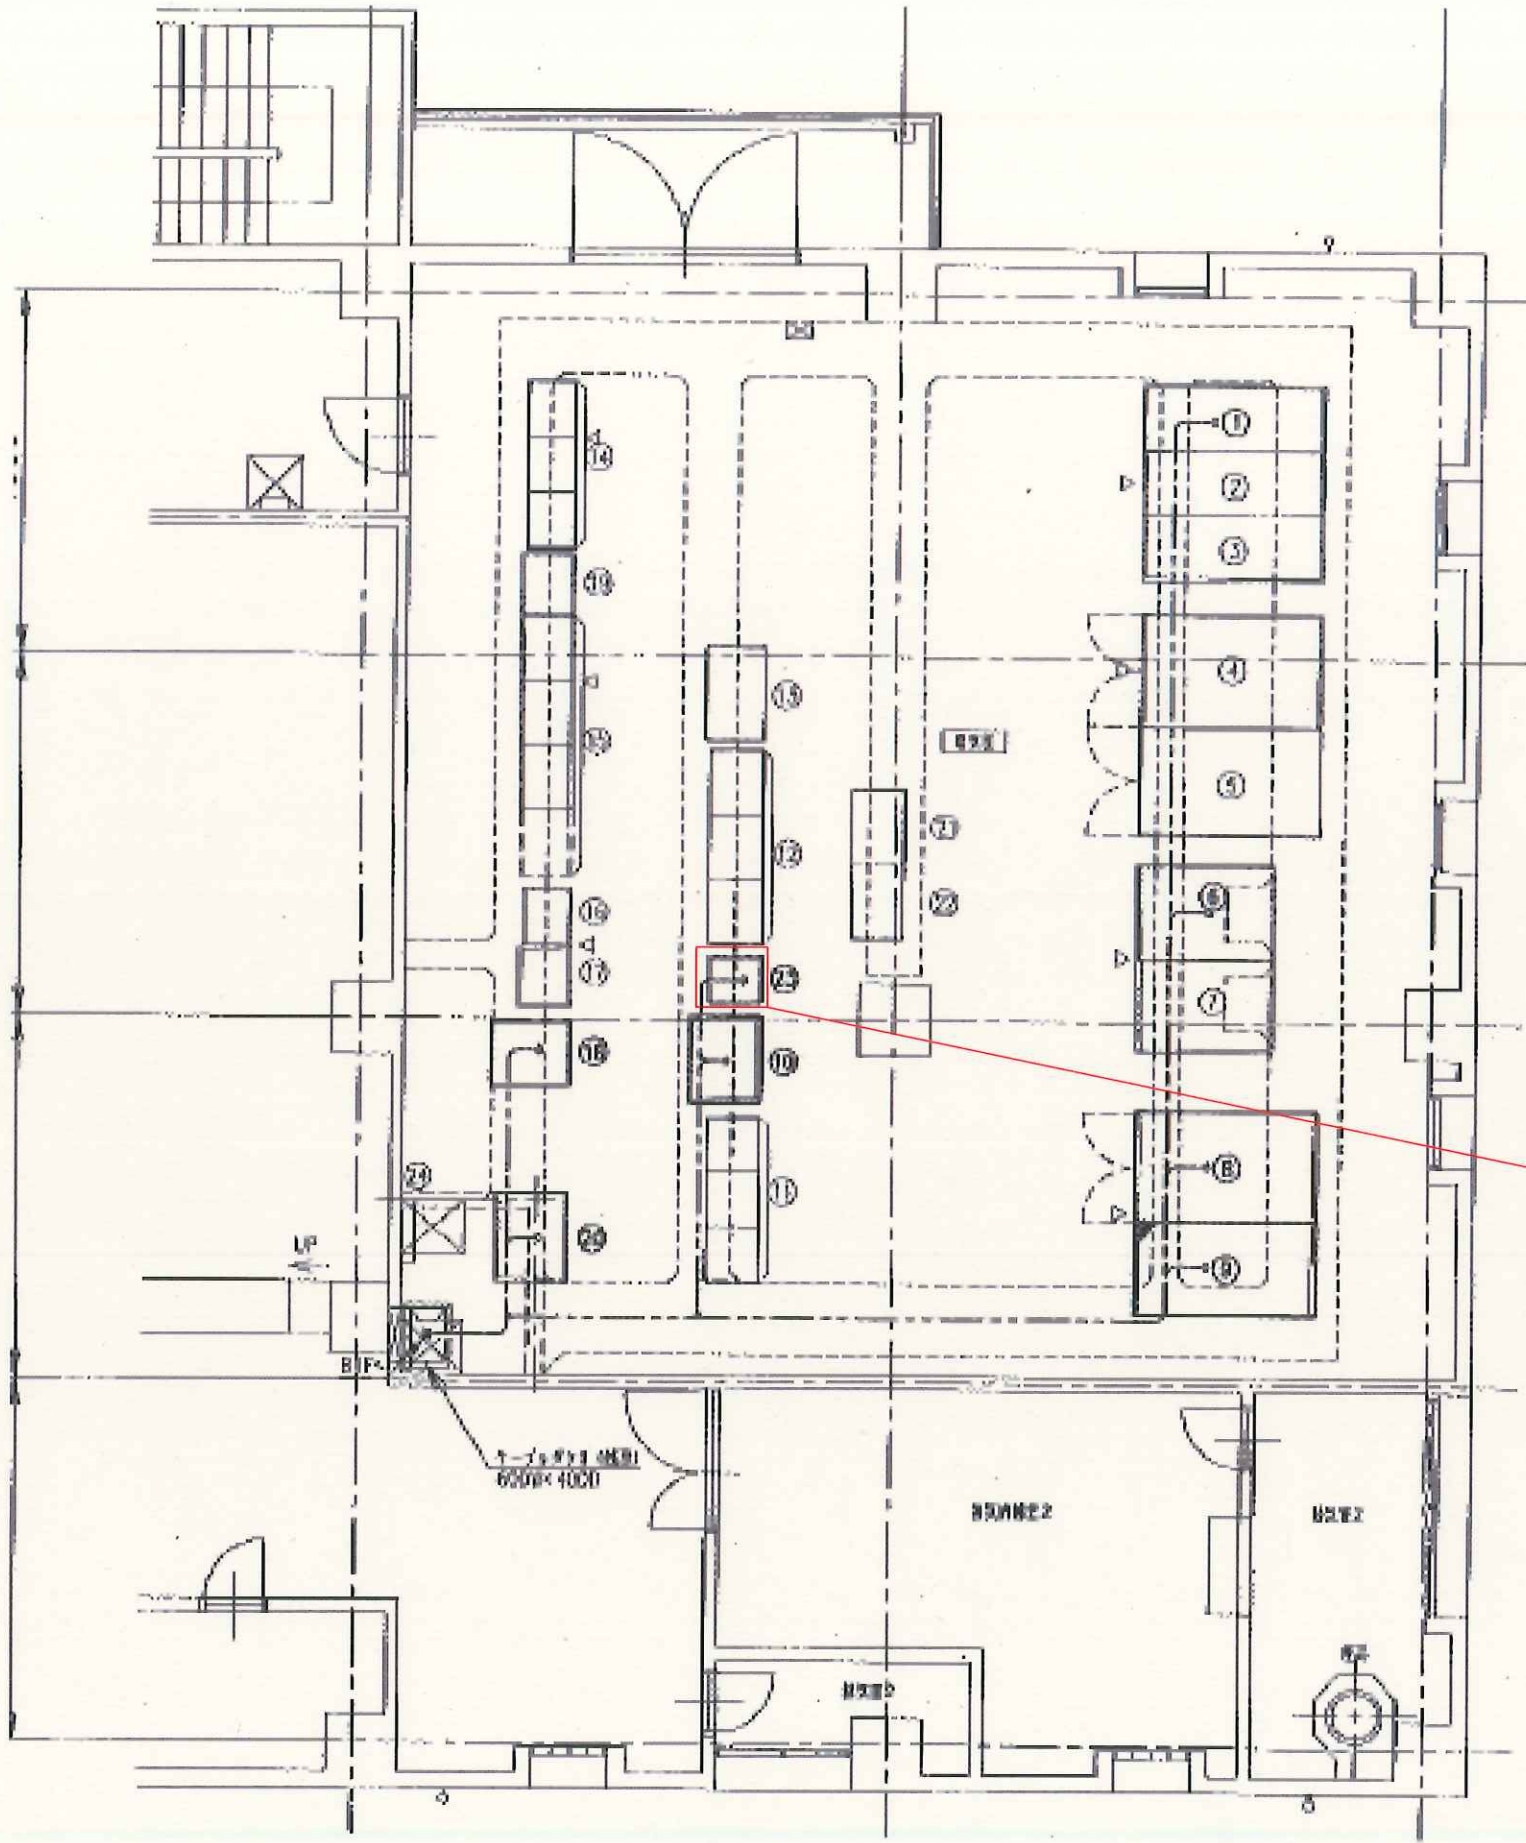

汚泥処理棟3F電気室 平面図


山陽終末処理場ミニUPS蓄電池取替修繕

修繕箇所を示す

設計図

(全5枚のうち2枚目)

件名	山陽終末処理場ミニUPS蓄電池取替修繕				
図名	汚泥処理棟3F電気室 平面図				
課長	課長補佐	係長	係	縮尺	S=フリー
				作図年月日	R7.4
下関市上下水道局				図番	

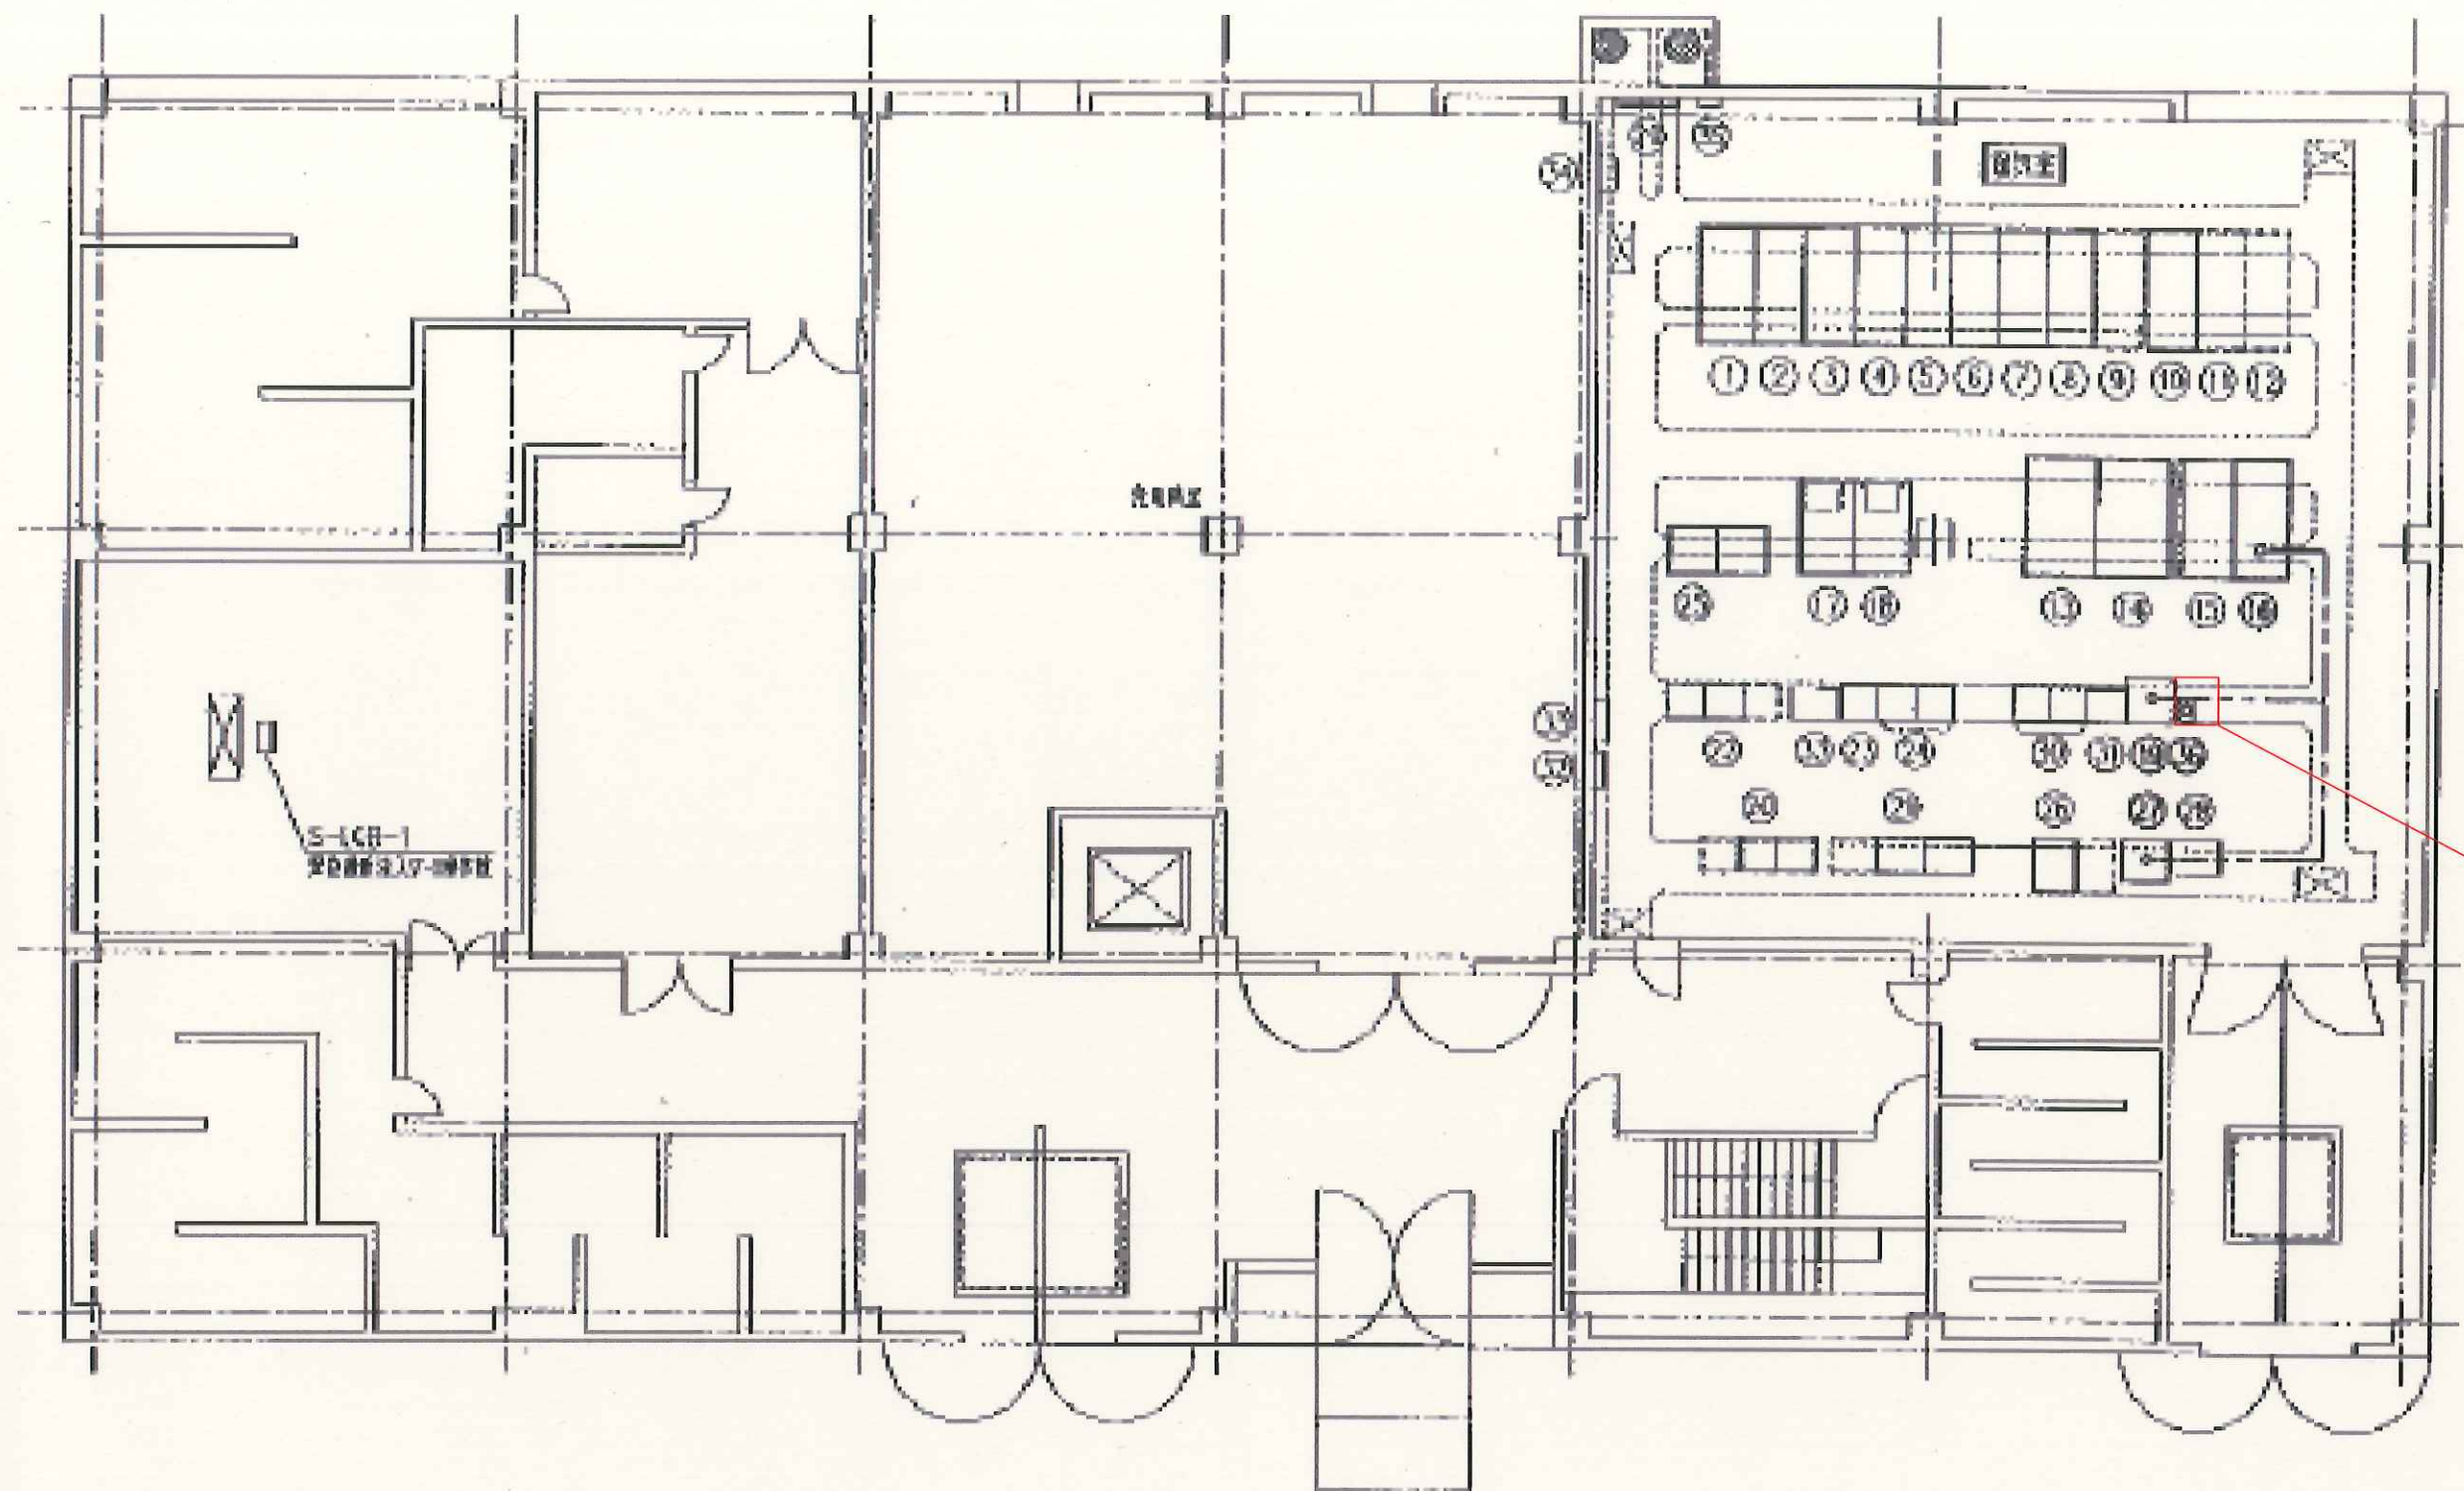


沈砂池ポンプ棟1F電気室 平面図

設計図

(全5枚のうち3枚目)

件名	山陽終末処理場ミニUPS蓄電池取替修繕				
図名	沈砂池ポンプ棟1F電気室 平面図				
課長	課長補佐	係長	係	縮尺	S=フリー
				作図年月日	R7. 4
下関市上下水道局				図番	

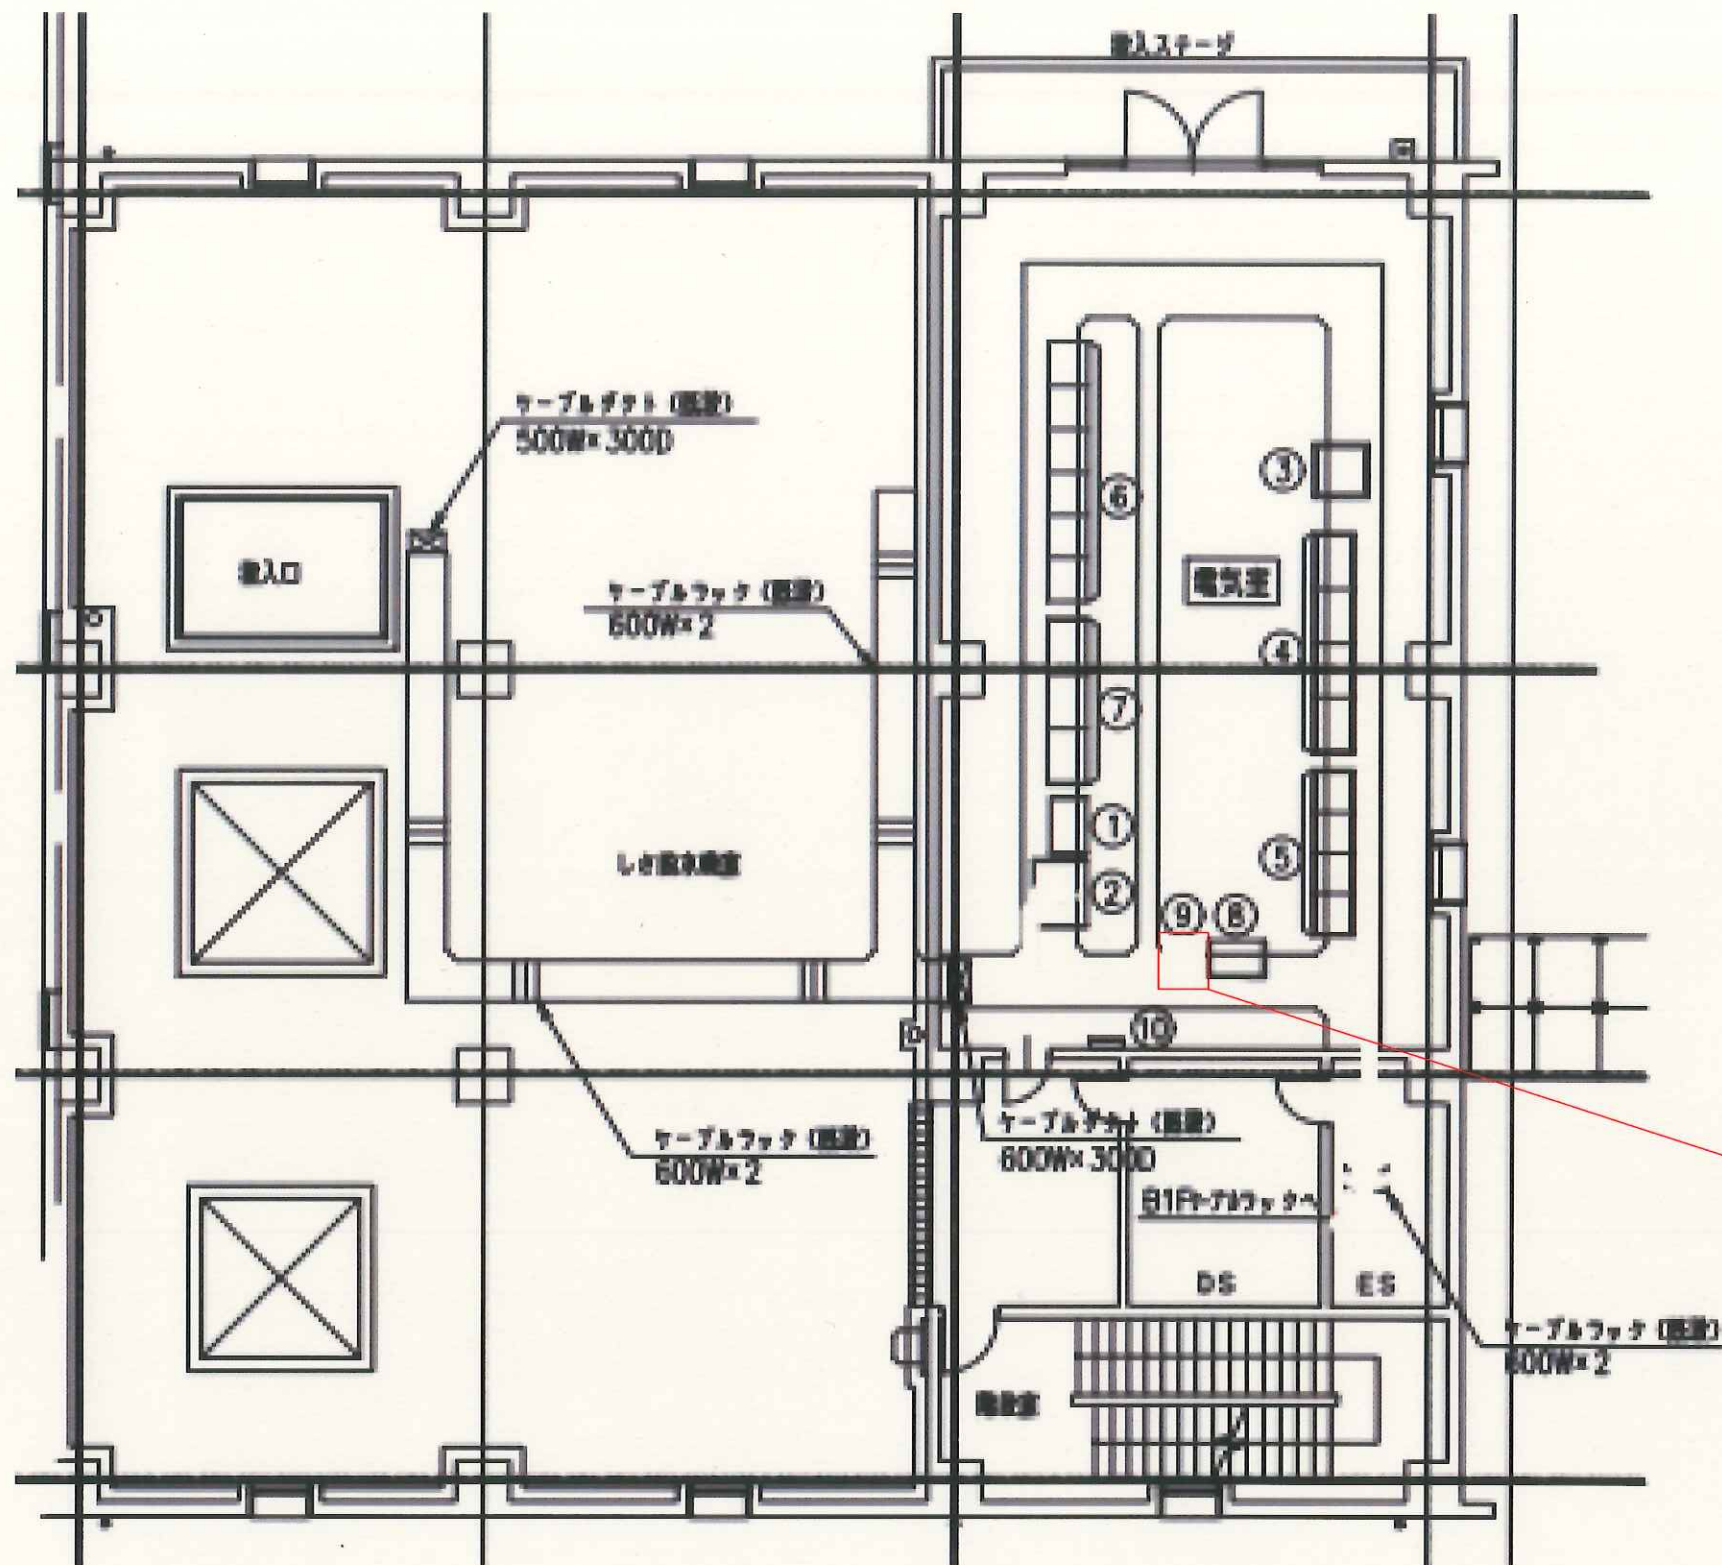


濃縮棟2F 平面図

設計図

(全5枚のうち4枚目)

件名	山陽終末処理場ミニUPS蓄電池取替修繕				
図名	濃縮棟2F 平面図				
課長	課長補佐	係長	係	縮尺	S=フリー
				作図年月日	R7. 4
下関市上下水道局				図番	

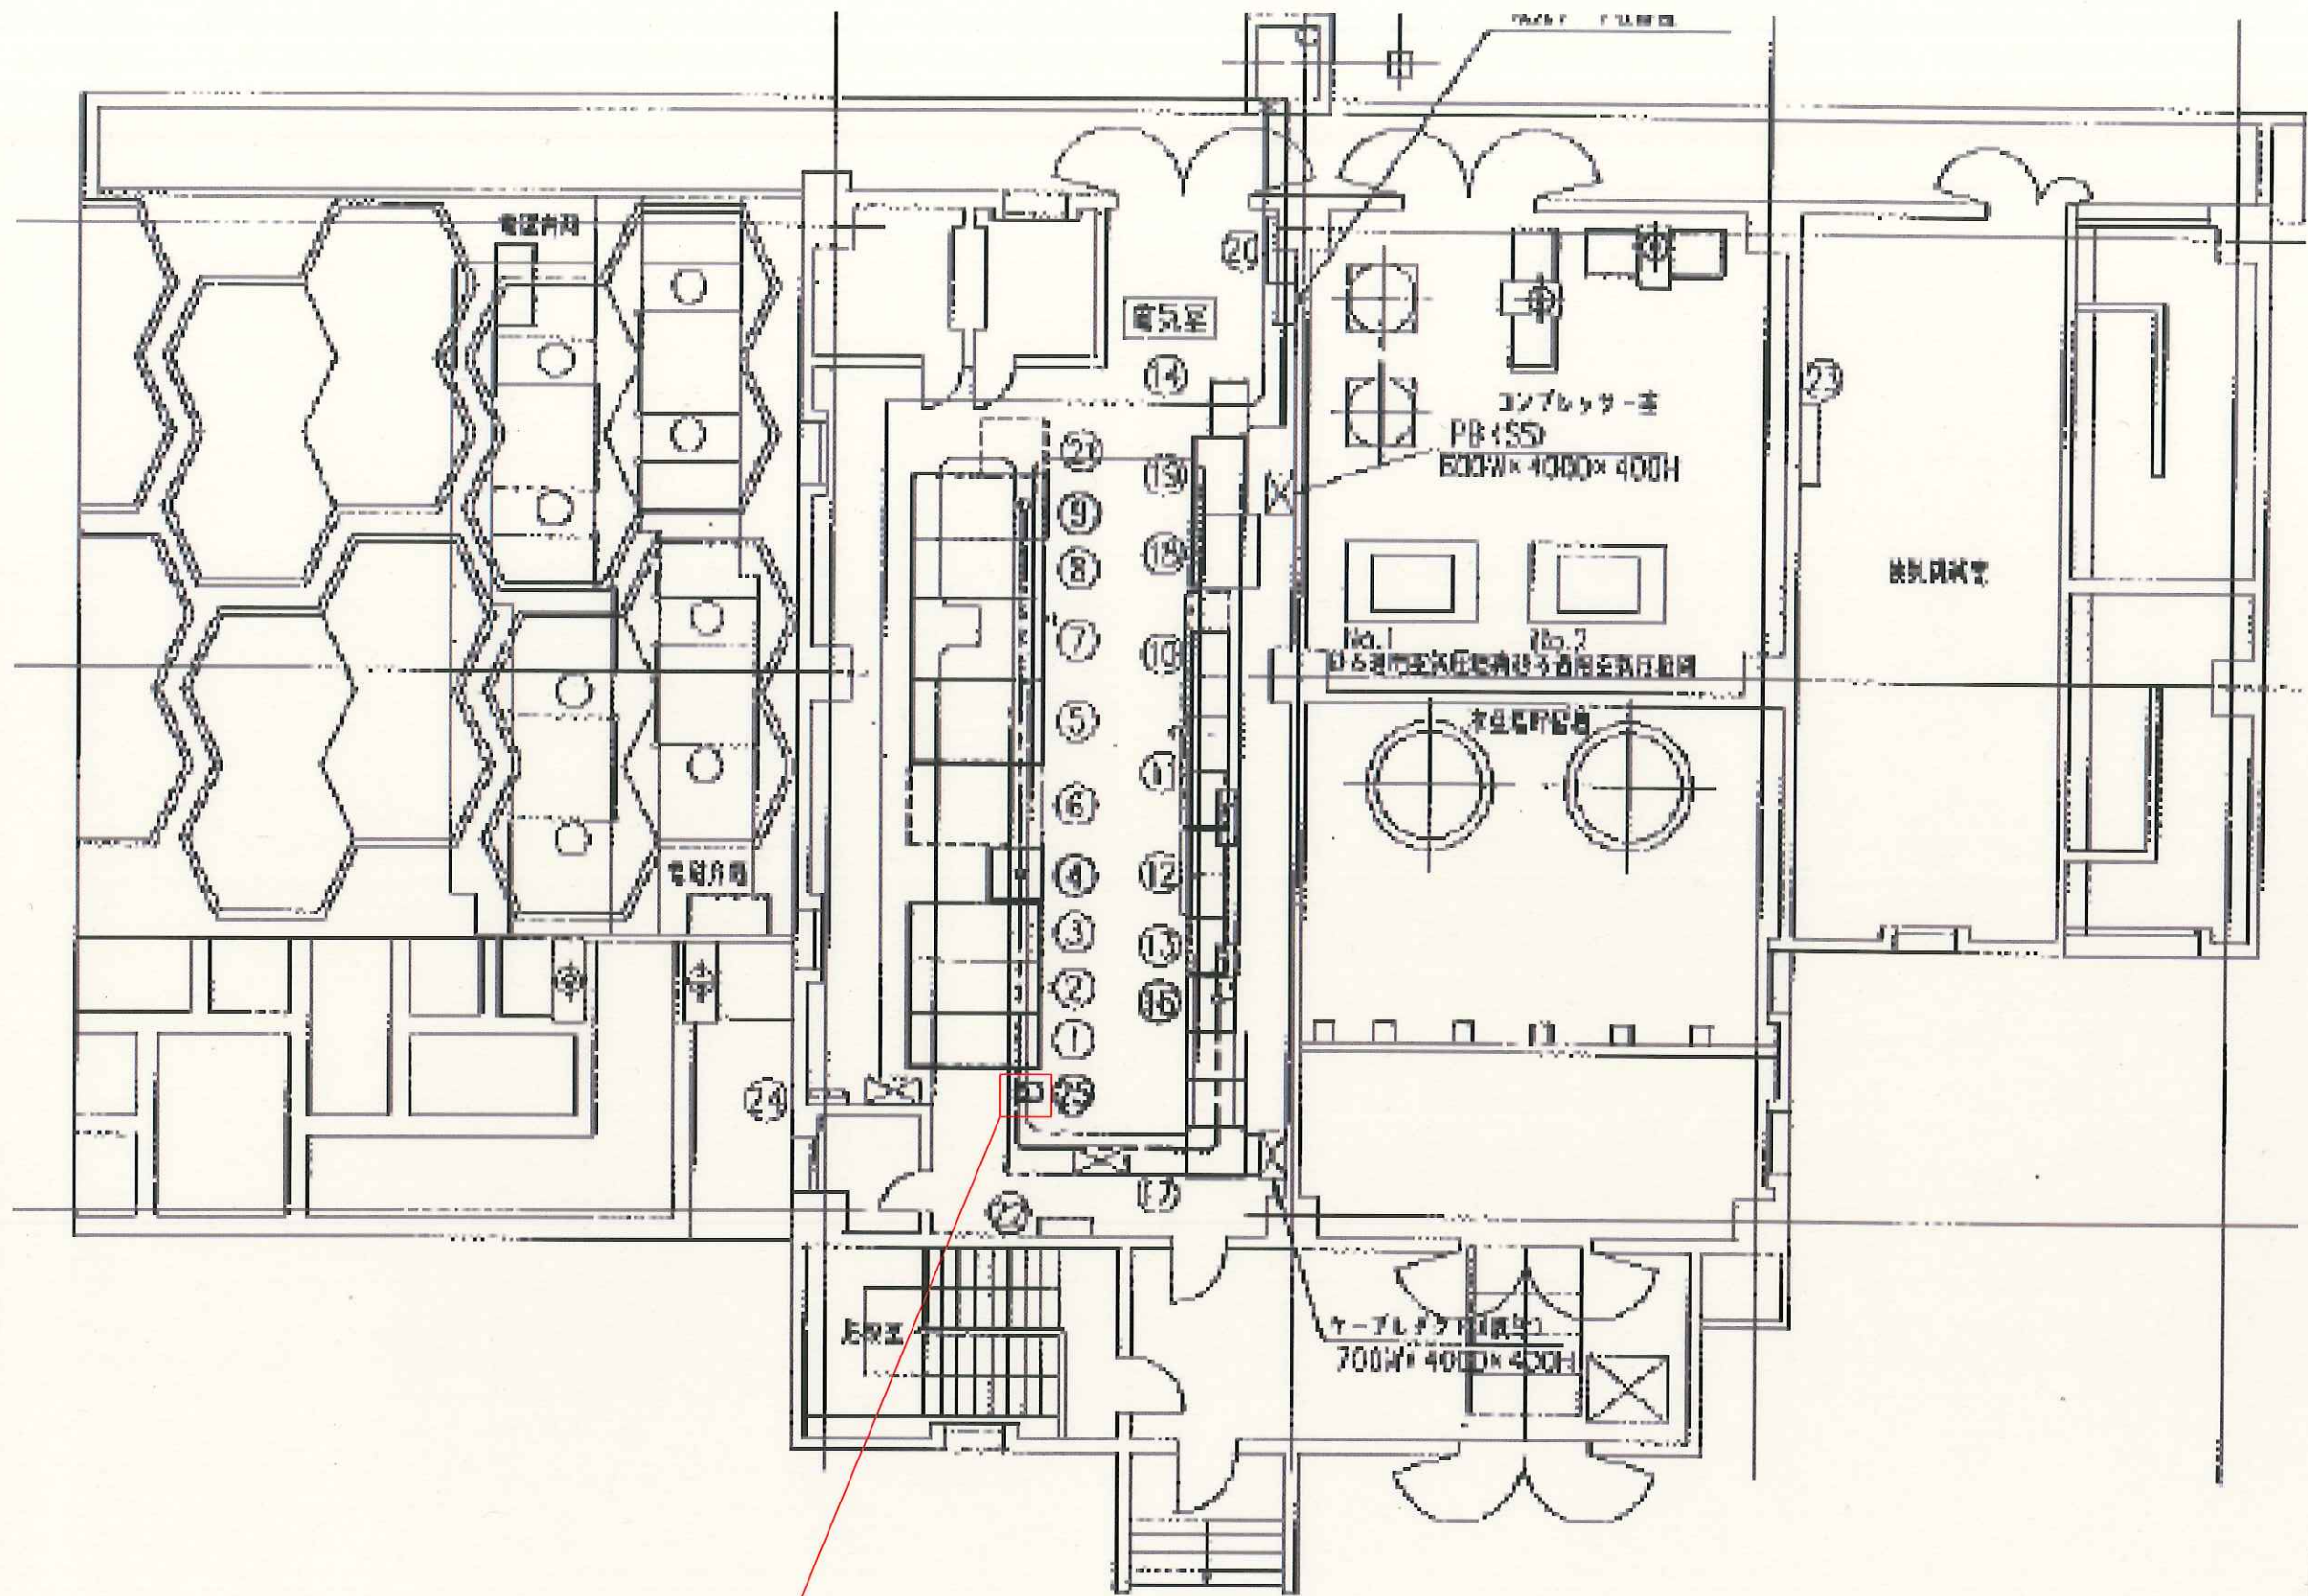

山陽終末処理場ニUPS蓄電池取替修繕

用水処理施設1F電気室 平面図

修繕箇所を示す

設計図

(全5枚のうち5枚目)

件名	山陽終末処理場ニUPS蓄電池取替修繕			
図名	用水処理施設1F電気室 平面図			
課長	課長補佐	係長	係	縮尺 S=フリー
				作図年月日 R7.4
下関市上下水道局			図番	