


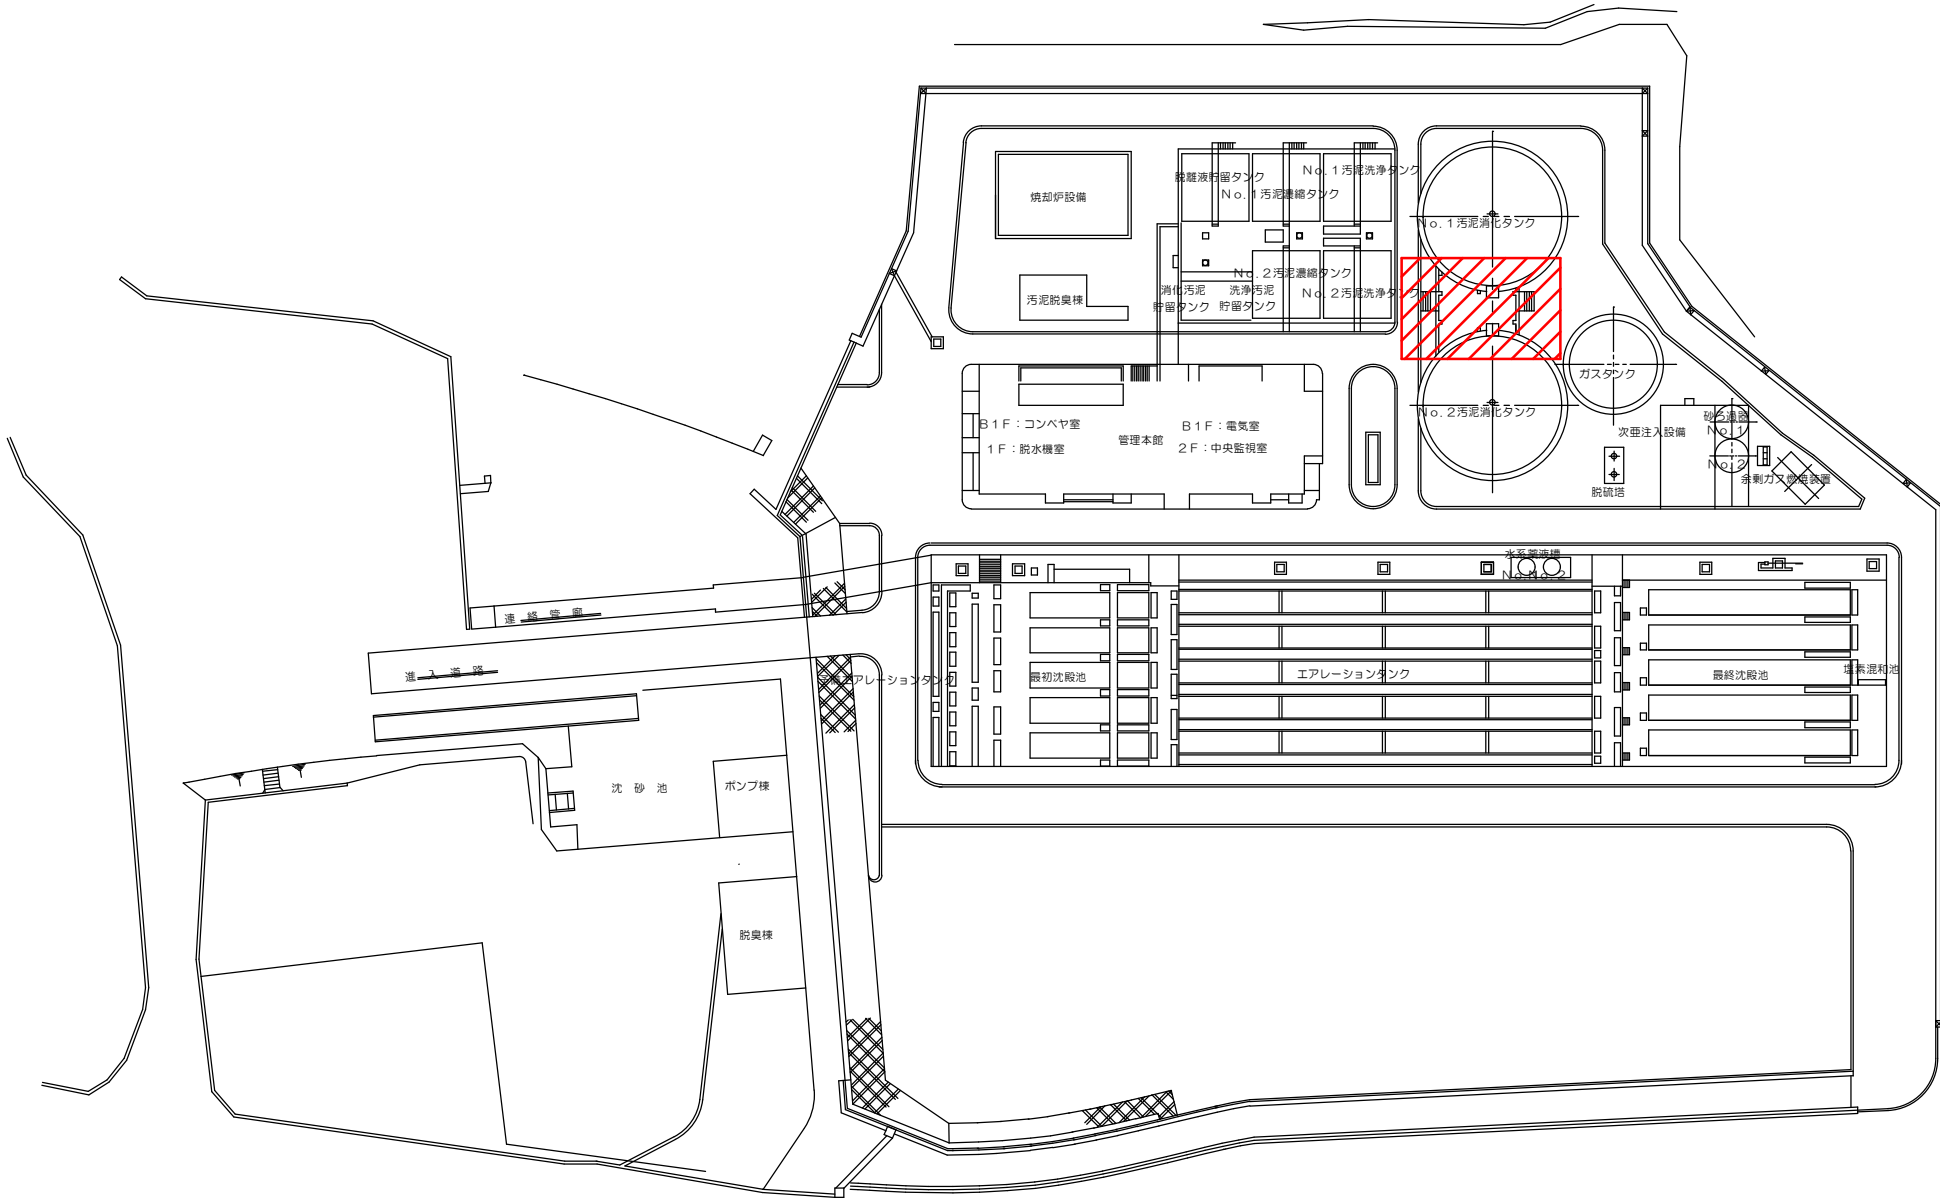


修繕場所を示す

設計図

(全7枚のうち1枚目)

|          |                |    |    |       |  |
|----------|----------------|----|----|-------|--|
| 件名<br>図名 | 彦島終末処理場他消防設備修繕 |    |    |       |  |
|          | 彦島終末処理場平面図     |    |    |       |  |
| 課長       | 課長補佐           | 係長 | 係  | 縮尺    |  |
|          |                |    |    | 作図年月日 |  |
| 下関市上下水道局 |                |    | 図番 |       |  |

彦島終末処理場平面図

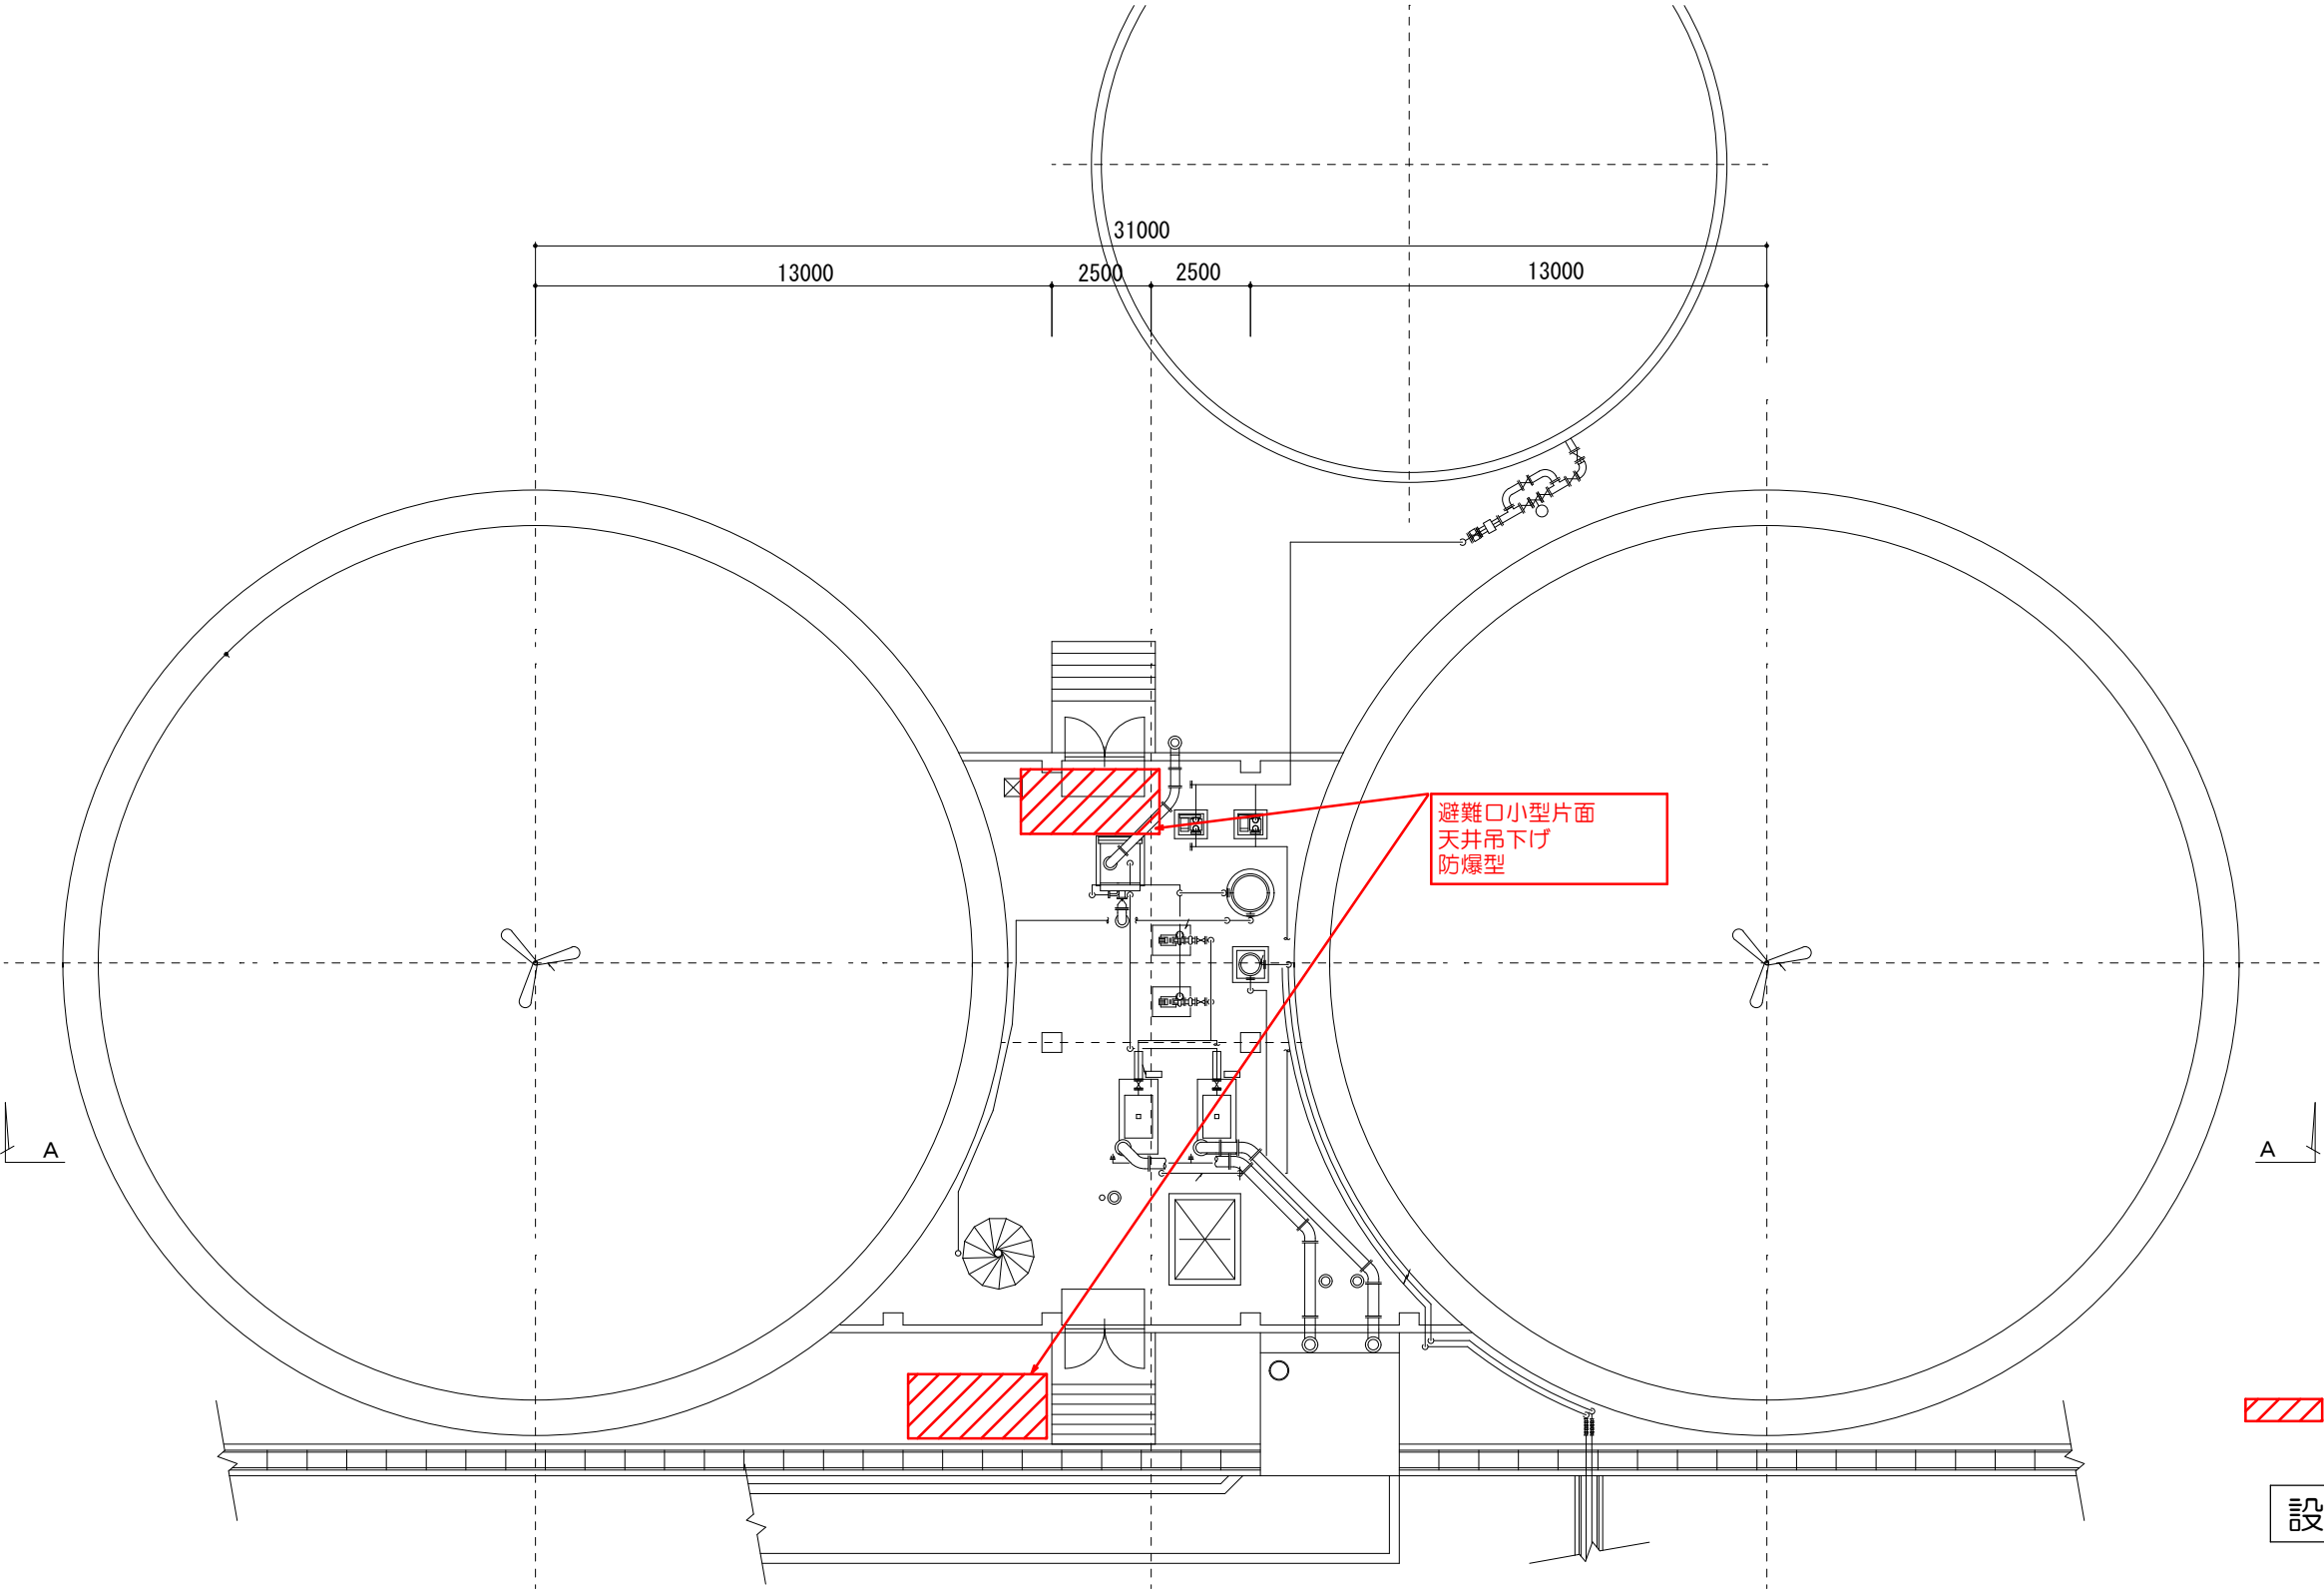


1 F 消化汚泥加温室平面図

修繕箇所を示す

設計図


(全7枚のうち2枚目)

|          |                |    |    |       |
|----------|----------------|----|----|-------|
| 件名       | 彦島終末処理場他消防設備修繕 |    |    |       |
| 図名       | 1 F 消化汚泥加温室平面図 |    |    |       |
| 課長       | 課長補佐           | 係長 | 係  | 縮尺    |
|          |                |    |    | 作図年月日 |
| 下関市上下水道局 |                |    | 図番 |       |

 

設計図

|          |                |    |    |       |
|----------|----------------|----|----|-------|
| 件名       | 彦島終末処理場他消防設備修繕 |    |    |       |
| 図名       | 山陰終末処理場平面図     |    |    |       |
| 課長       | 課長補佐           | 係長 | 係  | 縮尺    |
|          |                |    |    | 作図年月日 |
| 下関市上下水道局 |                |    | 図番 |       |

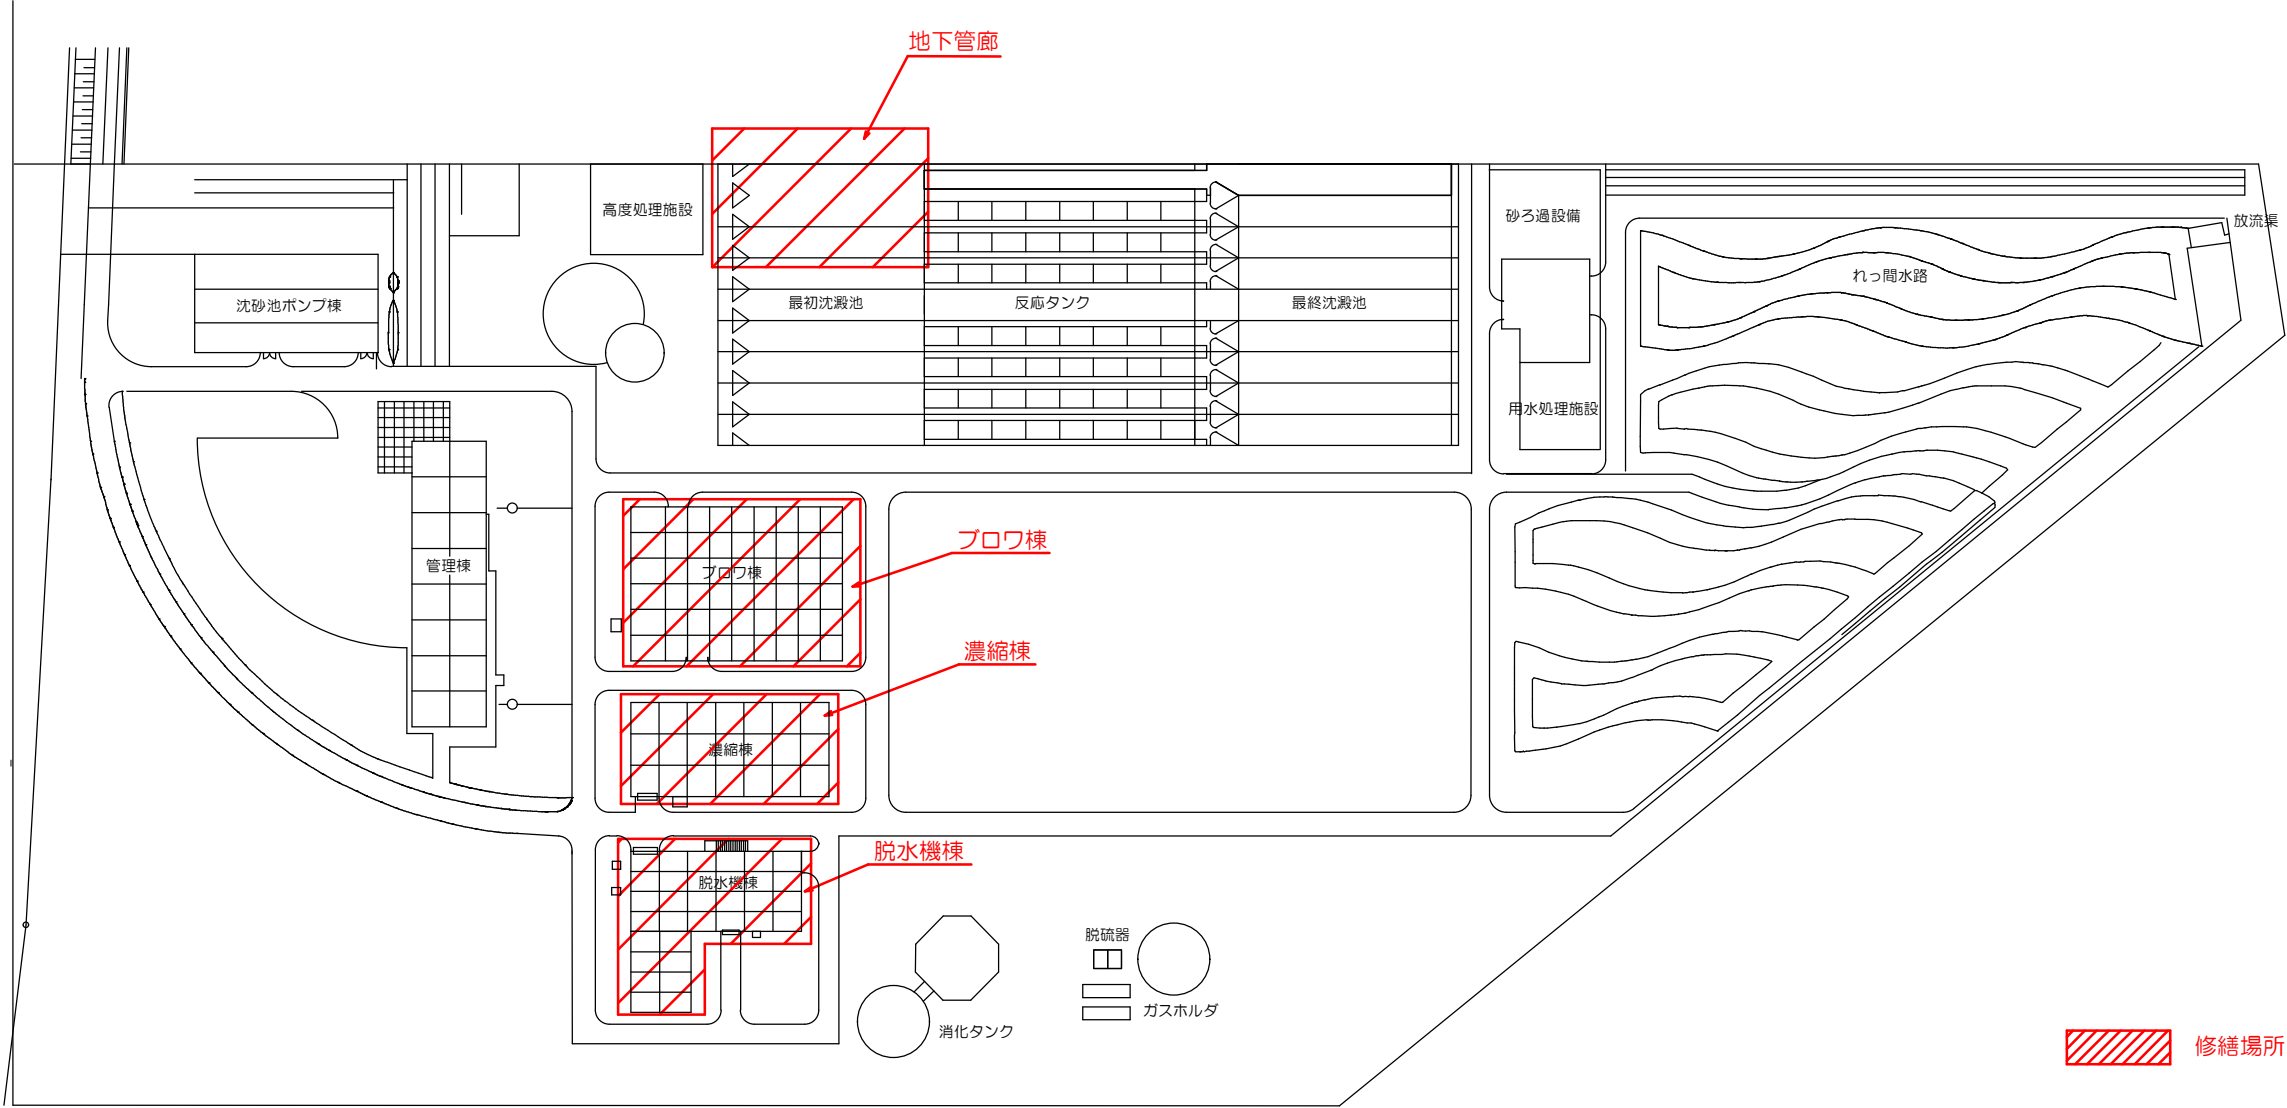



 修繕場所を示す

設計図

(全7枚のうち4枚目)

|          |                |    |    |       |  |
|----------|----------------|----|----|-------|--|
| 件名       | 彦島終末処理場他消防設備修繕 |    |    |       |  |
| 図名       | 山陽終末処理場平面図     |    |    |       |  |
| 課長       | 課長補佐           | 係長 | 係  | 縮尺    |  |
|          |                |    |    | 作図年月日 |  |
| 下関市上下水道局 |                |    | 図番 |       |  |


山陽終末処理場平面図

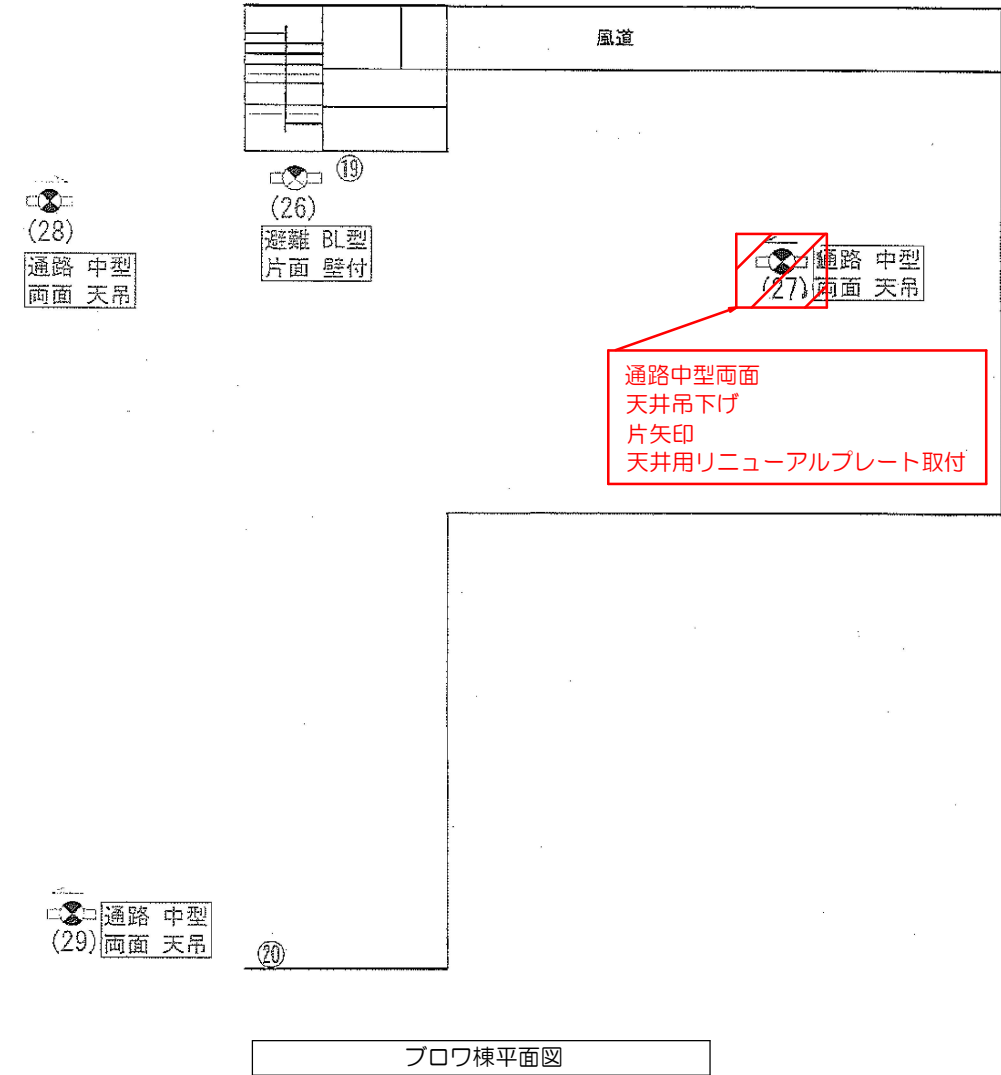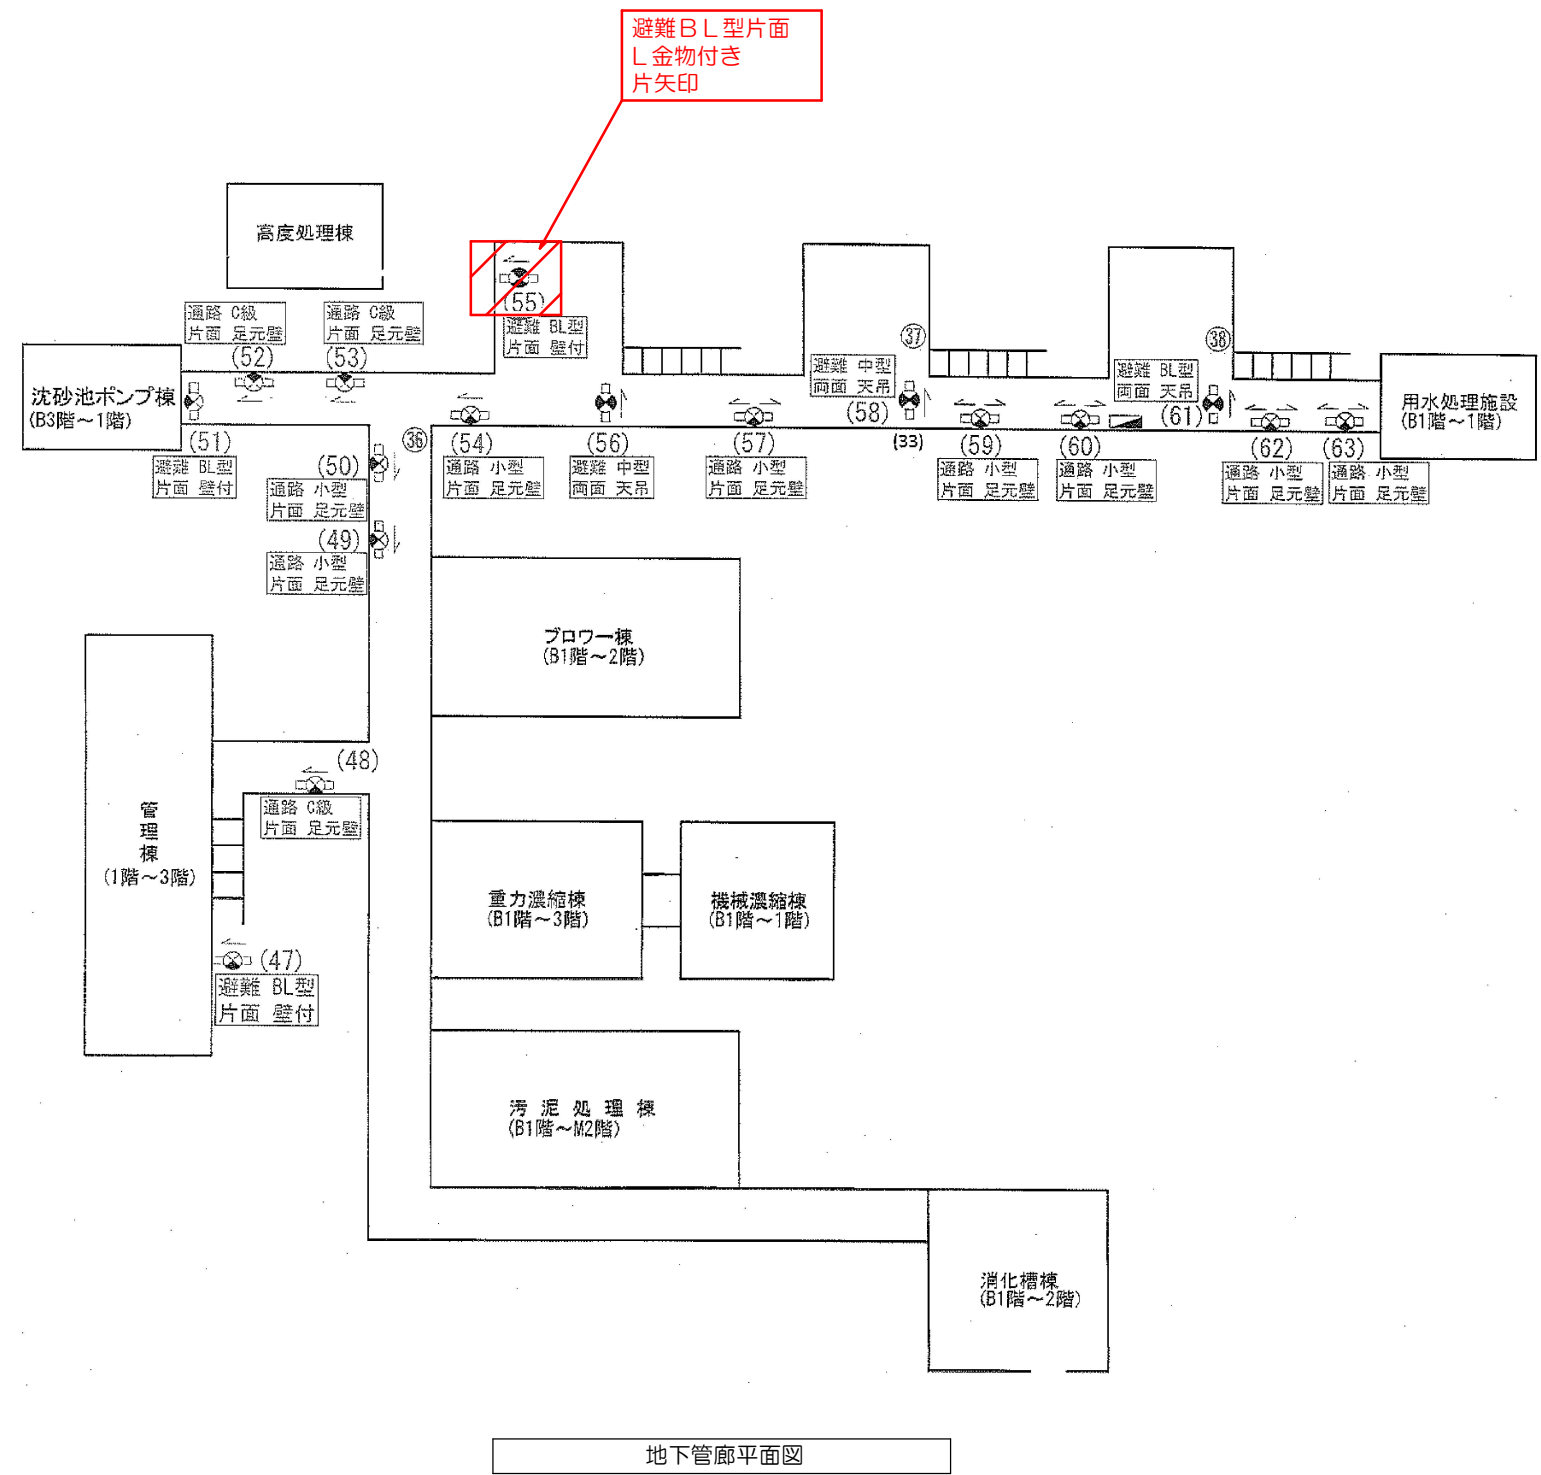


修繕箇所を示す

設計図

|             |                 |    |    |       |
|-------------|-----------------|----|----|-------|
| (全7枚のうち5枚目) |                 |    |    |       |
| 件名          | 彦島終末処理場他消防設備修繕  |    |    |       |
| 図名          | 地下管廊平面図 ブロワ棟平面図 |    |    |       |
| 課長          | 課長補佐            | 係長 | 係  | 縮尺    |
|             |                 |    |    | 作図年月日 |
| 下関市上下水道局    |                 |    | 図番 |       |

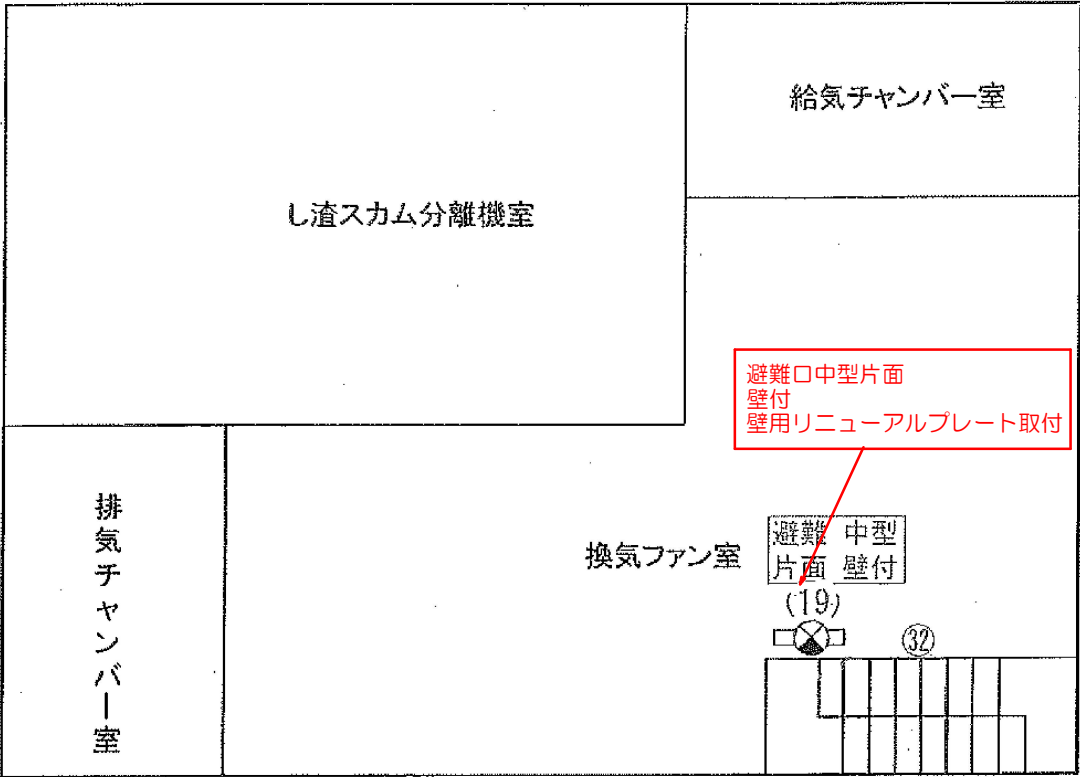

濃縮棟平面図

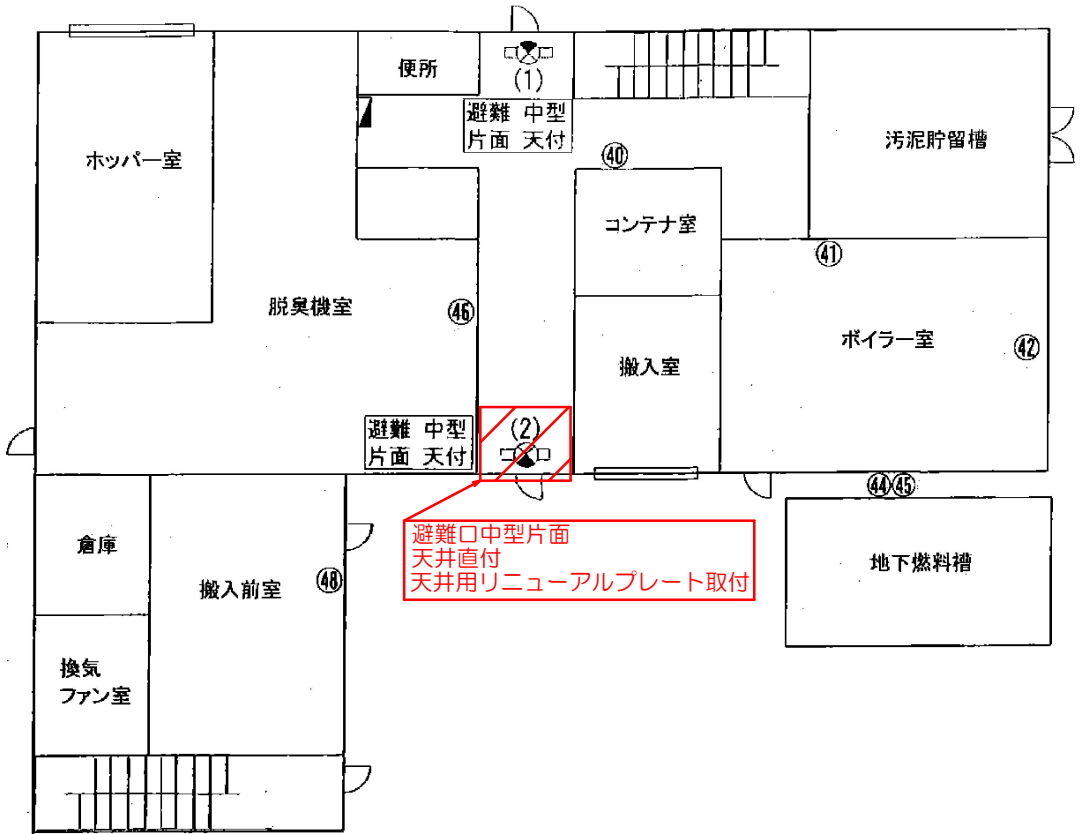


脱水機棟平面図

修繕箇所を示す


設計図

(全7枚のうち6枚目)


|          |                |    |    |       |  |
|----------|----------------|----|----|-------|--|
| 件名       | 彦島終末処理場他消防設備修繕 |    |    |       |  |
| 図名       | 濃縮棟平面図 脱水機棟平面図 |    |    |       |  |
| 課長       | 課長補佐           | 係長 | 係  | 縮尺    |  |
|          |                |    |    | 作図年月日 |  |
| 下関市上下水道局 |                |    | 図番 |       |  |

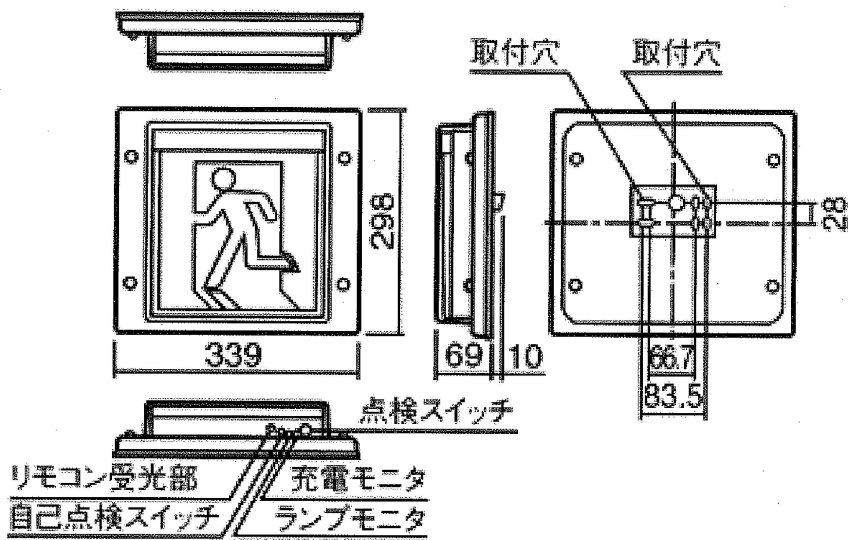

誘導灯B級B.L形片面（壁付型）参考図

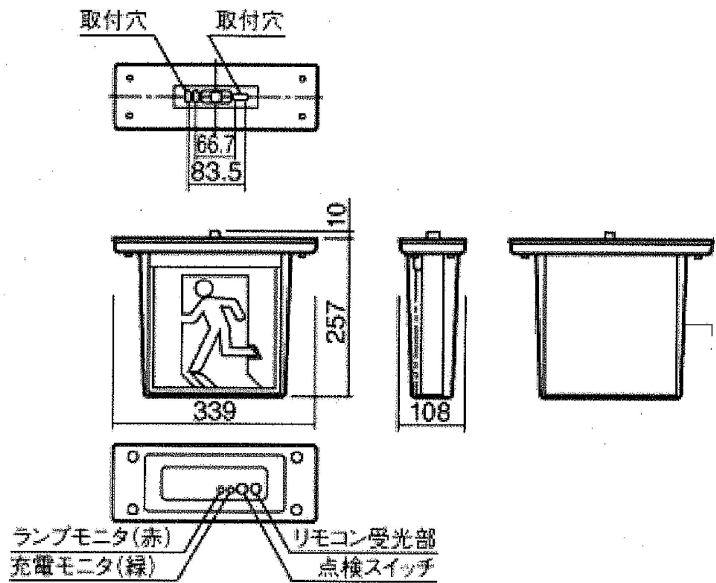


誘導灯B級B.L形片面（天井吊下げ型）参考図

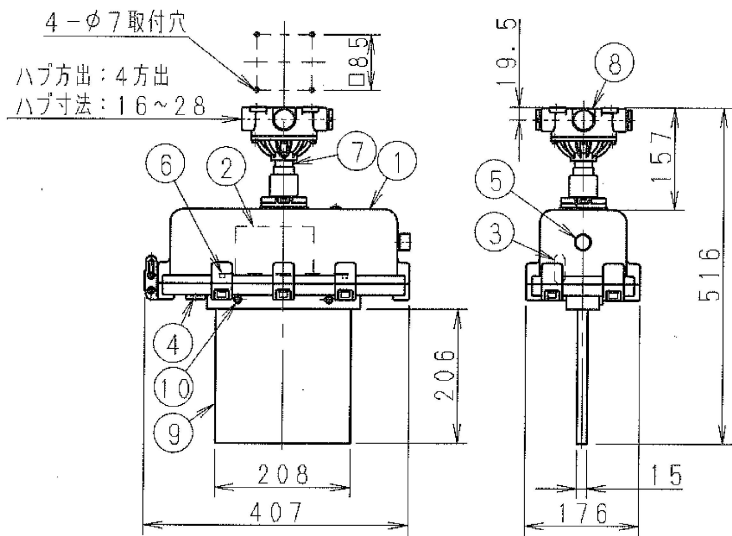

|    |          |             |   |                   |
|----|----------|-------------|---|-------------------|
| 10 | パネル取付ネジ  | ステンレス       | 2 | M4×45             |
| 9  | 表示パネル    | アクリル樹脂      | 1 | 片面形（別途手配品）        |
| 8  | 端子箱      | 鉄鋳物         | 1 | ジオメット処理           |
| 7  | パイプ      | 炭素鋼鋼管       | 1 | 電解亜鉛めっき           |
| 6  | LEDモジュール | 組立品         | 2 | LE20405S3W-A 注10  |
| 5  | 電源スイッチ   | 組立品         | 1 |                   |
| 4  | 点検スイッチ   | 組立品         | 1 |                   |
| 3  | 蓄電池      | 3.6V 600mAh | 1 | H3-AAS（ニッケル水素蓄電池） |
| 2  | インバータ    | 組立品         | 1 |                   |
| 1  | 本体       | アルミ鋳物       | 1 | メラミン焼付塗装          |
| 部番 | 部 品 名    | 材質・材厚       | 数 | 備 考               |

防爆型誘導灯 参考図

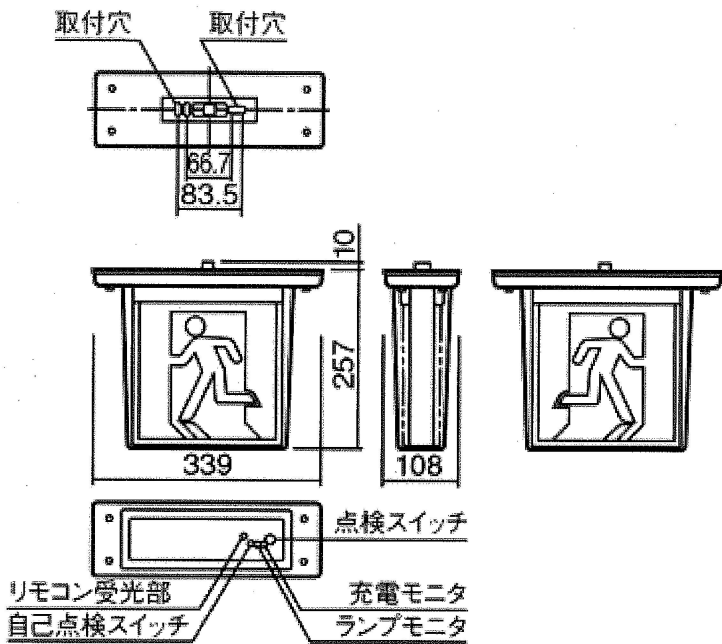

誘導灯B級B.L形両面（天井吊下げ型）参考図

※参考機種

- ・誘導灯B級B.L形片面（壁付型）  
パナソニック製 防水型 FW21337C
- ・誘導灯B級B.L形両面（天井吊下げ型）  
パナソニック製 防水型 FW21327C
- ・誘導灯B級B.L形片面（天井吊下げ型）  
パナソニック製 防水型 FW21317C
- ・防爆型誘導灯  
岩崎電機製 EX1LHMJ22201BLW-16

設計図

（全7枚のうち7枚目）

|          |                |    |    |       |
|----------|----------------|----|----|-------|
| 件名       | 彦島終末処理場他消防設備修繕 |    |    |       |
| 図名       | 参考図            |    |    |       |
| 課長       | 課長補佐           | 係長 | 係  | 縮尺    |
|          |                |    |    | 作図年月日 |
| 下関市上下水道局 |                |    | 図番 |       |