


山陰終末処理場 平面図

設計図   : 実施場所  
(全3枚のうち1枚目)

件名 図名	山陰終末処理場分離液管φ500修繕					
	山陰終末処理場 平面図					
課長	課長補佐	係長	係	縮尺	フリー	
				作図年度	2025	
下関市上下水道局			図番			

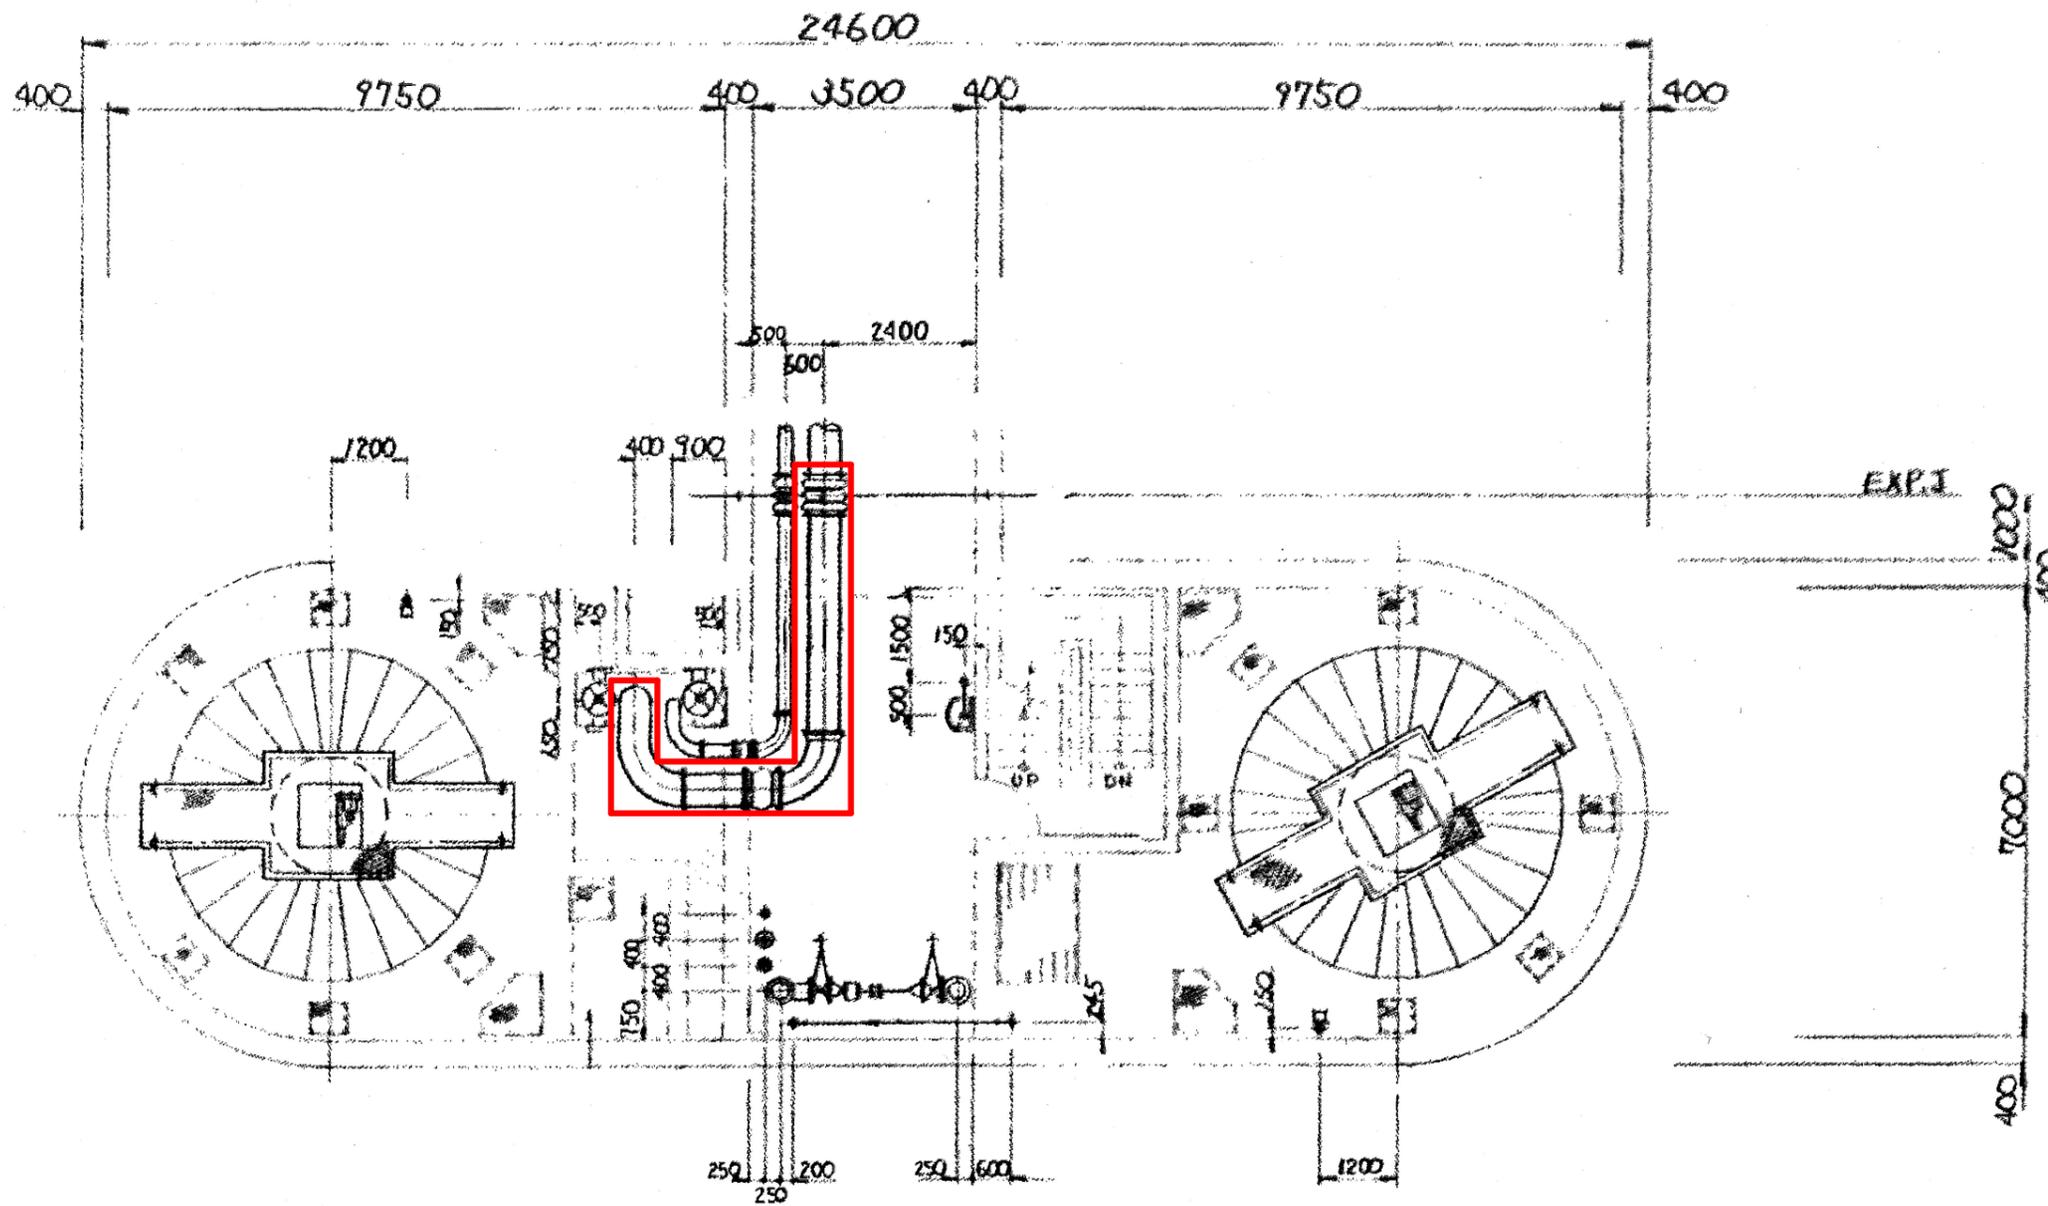


返流水タンク地下1階平面図

設計図

□: 実施場所

(全3枚のうち2枚目)

件名	山陰終末処理場分離液管φ500修繕				
図名	返流水タンク地下1階平面図				
課長	課長補佐	係長	係	縮尺	フリー
				作図年度	2025
下関市上下水道局			図番		

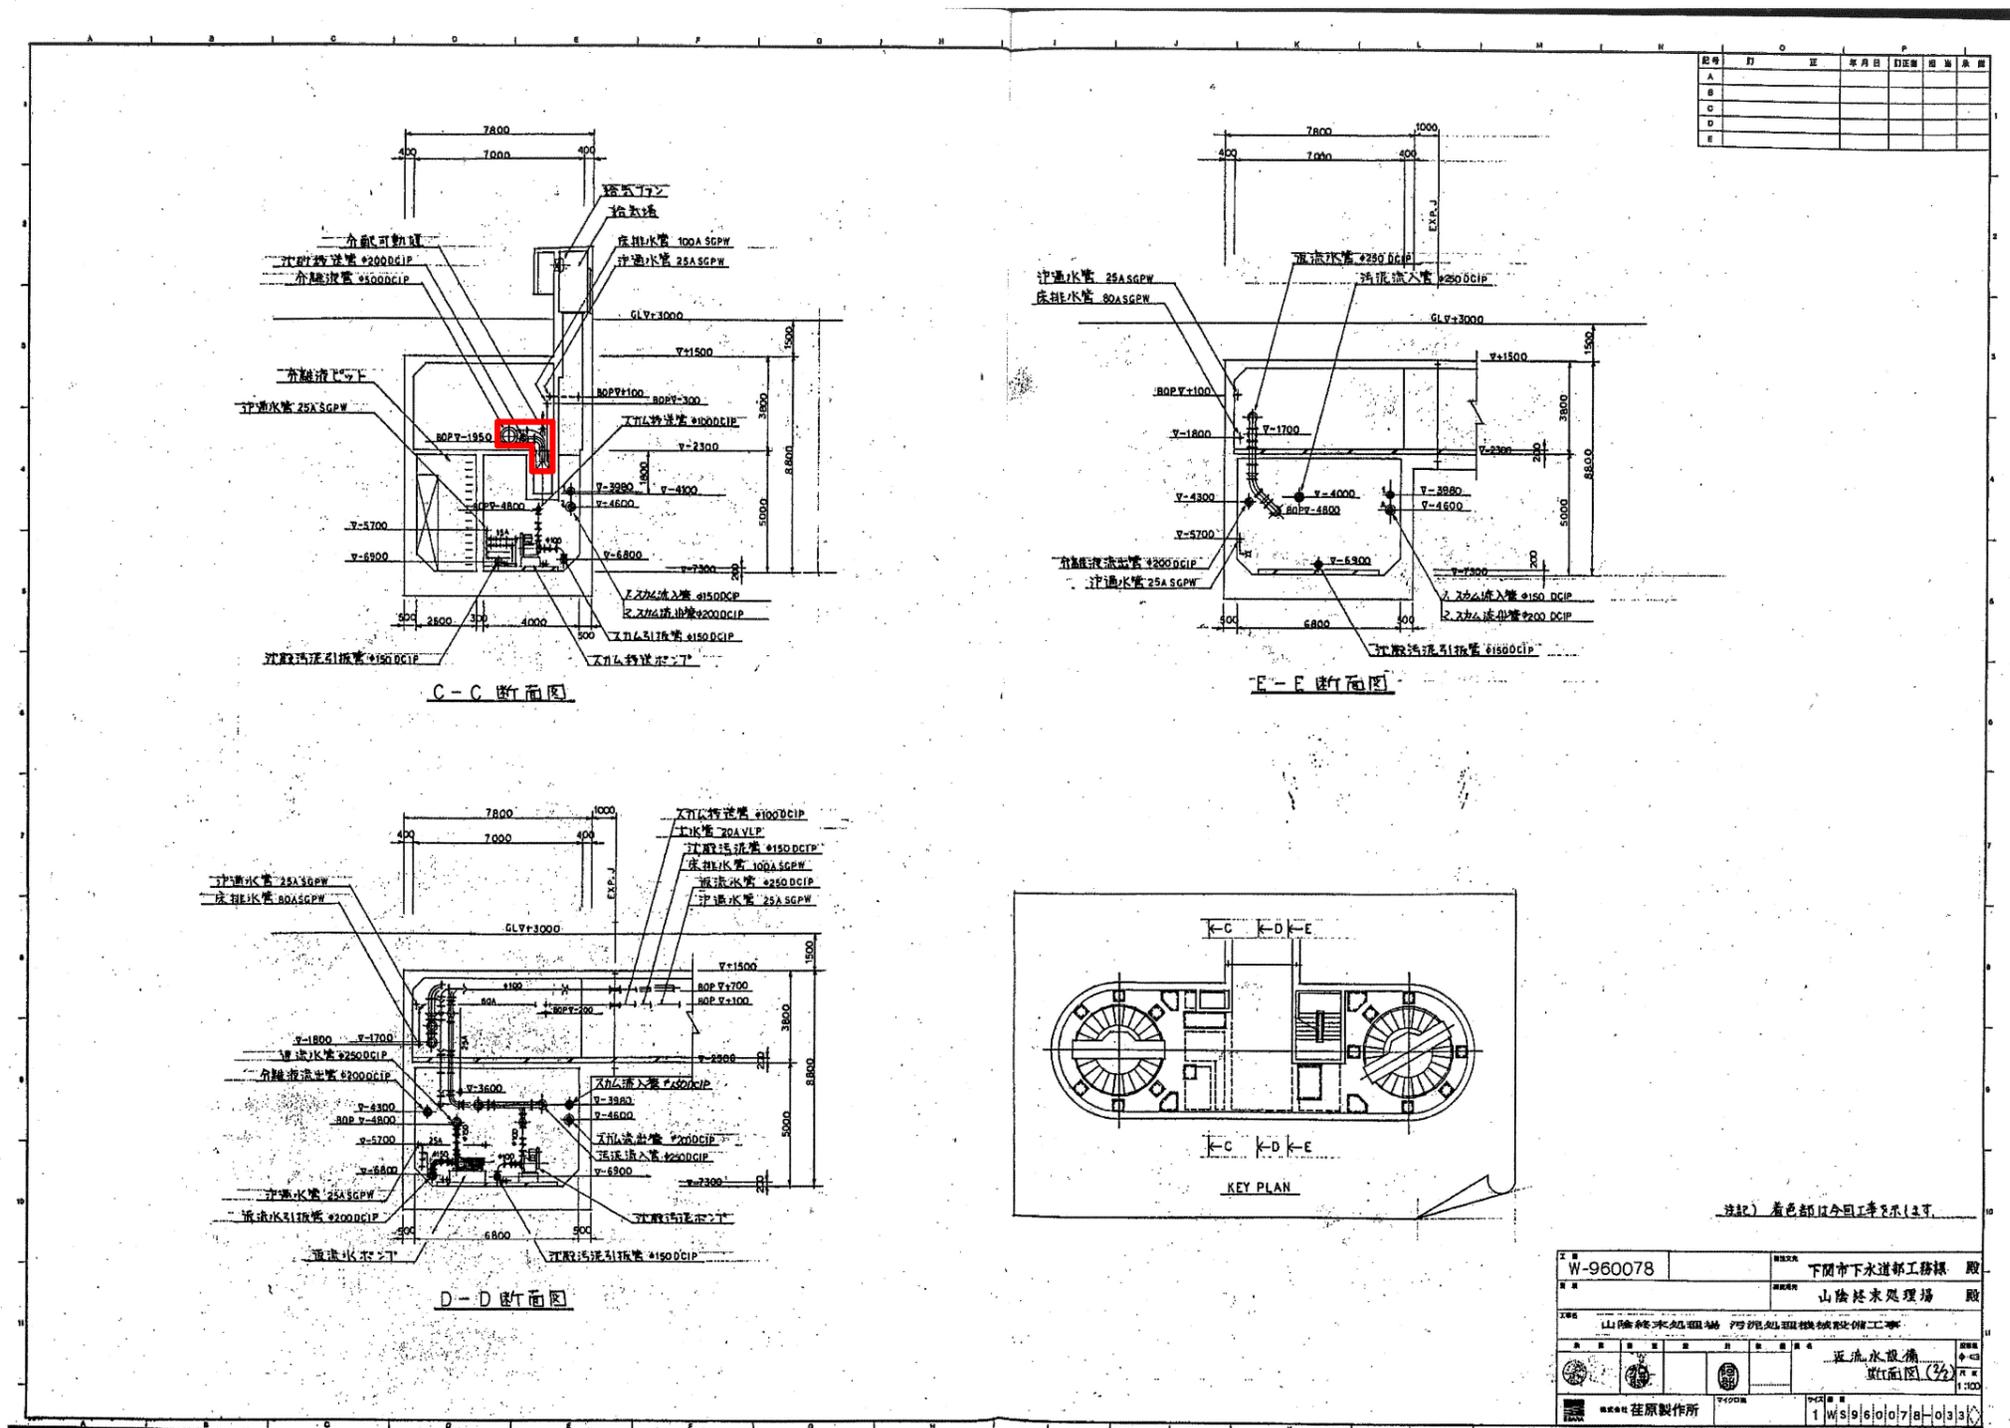

訂正	年月日	訂正者	訂正内容

注記) 着色部は今回工事表示です。

工事番号	W-960078	部署	下関市下水道部工務課 殿
山陰中央建設事務所	山陰中央建設事務所	部署	山陰中央建設事務所 殿
山陰中央建設事務所	山陰中央建設事務所	部署	山陰中央建設事務所 殿
図名	返流水設備		
図種	断面図 (2/2)		
縮尺	1:100		
製図者	1   5   9   6   1   0   7   8   0   3   3		

返流水設備断面図

設計図  : 取替部品

(全3枚のうち3枚目)

件名	山陰中央建設事務所 山陰中央建設事務所 山陰中央建設事務所				
図名	返流水設備断面図				
課長	課長補佐	係長	係	縮尺	フリー
				作図年度	2025
下関市上下水道局			図番		