



附近見取図
彦島終末処理場

彦島終末処理場

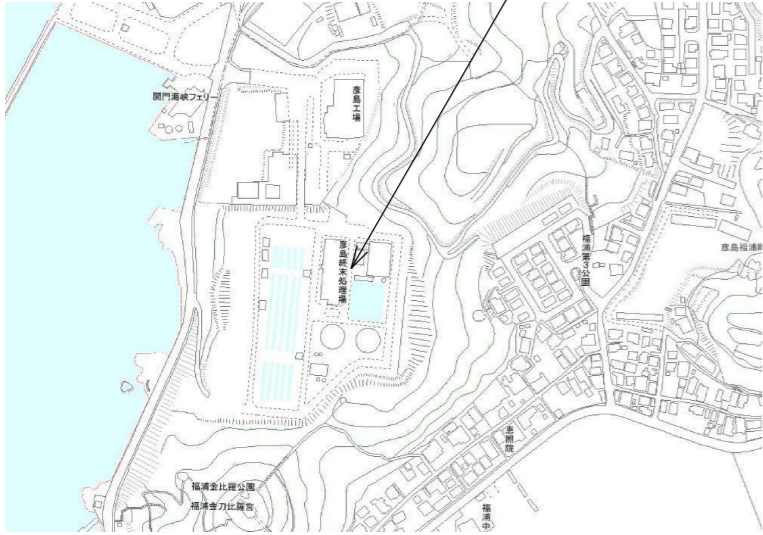


附近見取図
江の浦中継ポンプ場

江の浦中継ポンプ場

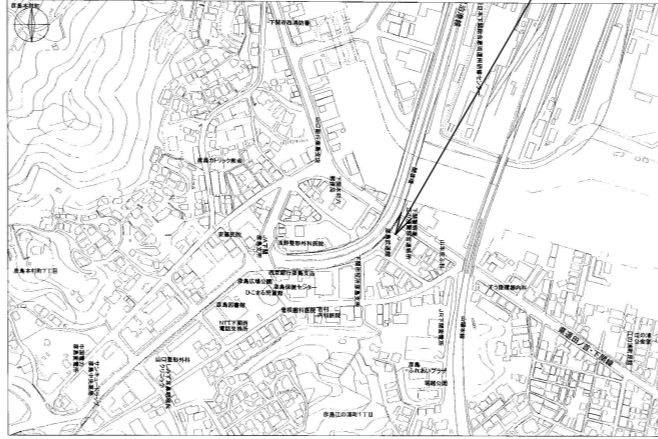


附近見取図
福浦中継ポンプ場

福浦中継ポンプ場

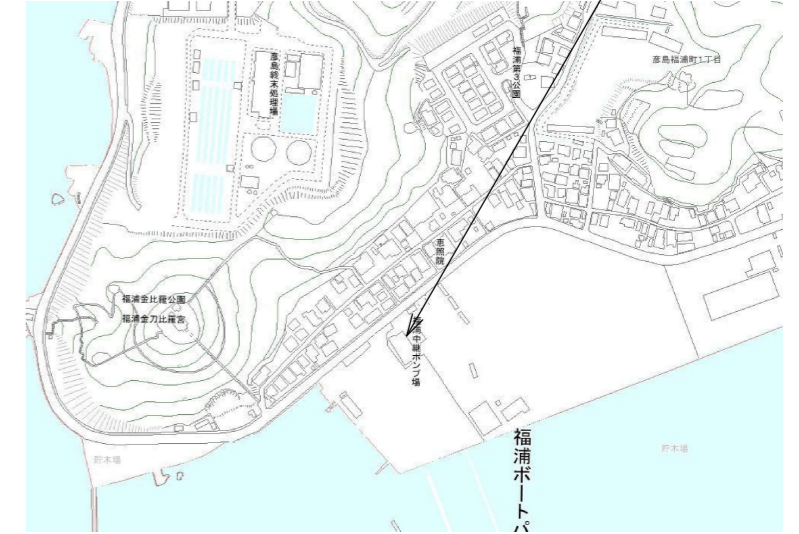

附近見取図
本村中継ポンプ場

本村中継ポンプ場

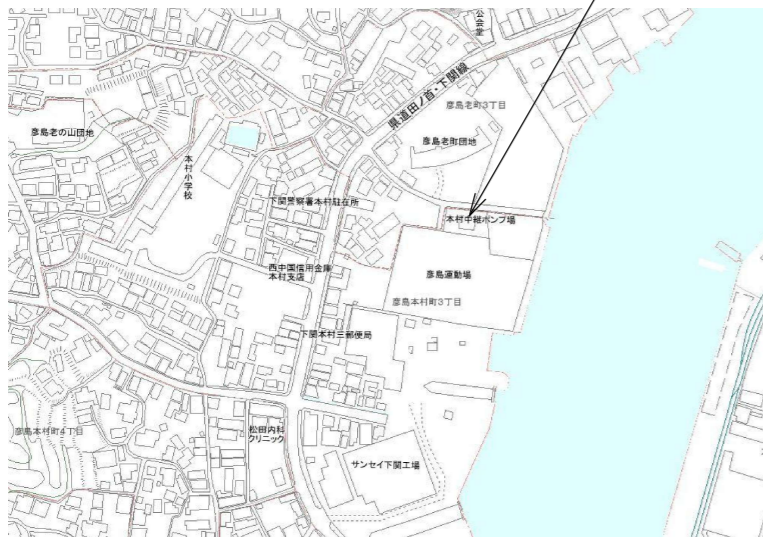

附近見取図
田の首中継ポンプ場


田の首中継ポンプ場



(全5枚のうち1枚目)

業務名	彦島終末処理場他クレーン点検業務			
図名	附近見取図			
課長	課長補佐	係長	係	縮尺
				フリー
				作図年度
				令和7年度
下関市上下水道局			図番	

附近見取図
小月啓作排水ポンプ場

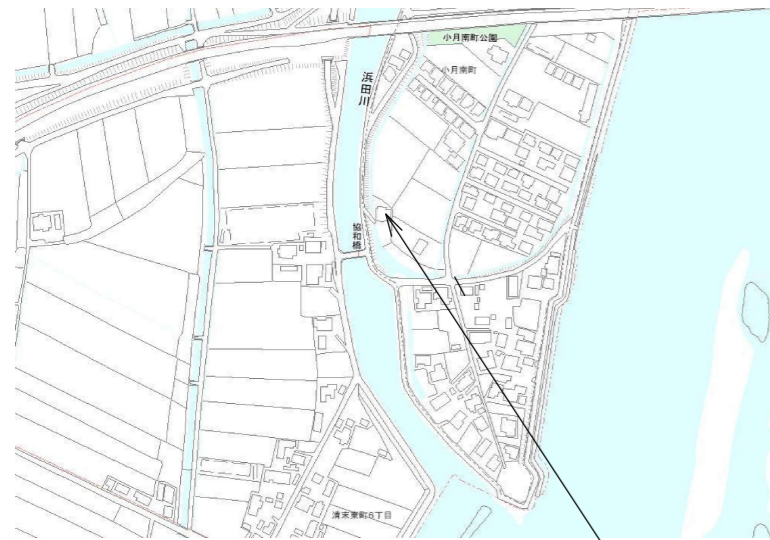


小月啓作排水ポンプ場

(全5枚のうち3枚目)

業務名	彦島終末処理場他クレーン点検業務				
図名	附近見取図				
課長	課長補佐	係長	係	縮尺	フリー
				作図年度	令和7年度
下関市上下水道局			図番		

山陰終末処理場一般平面図

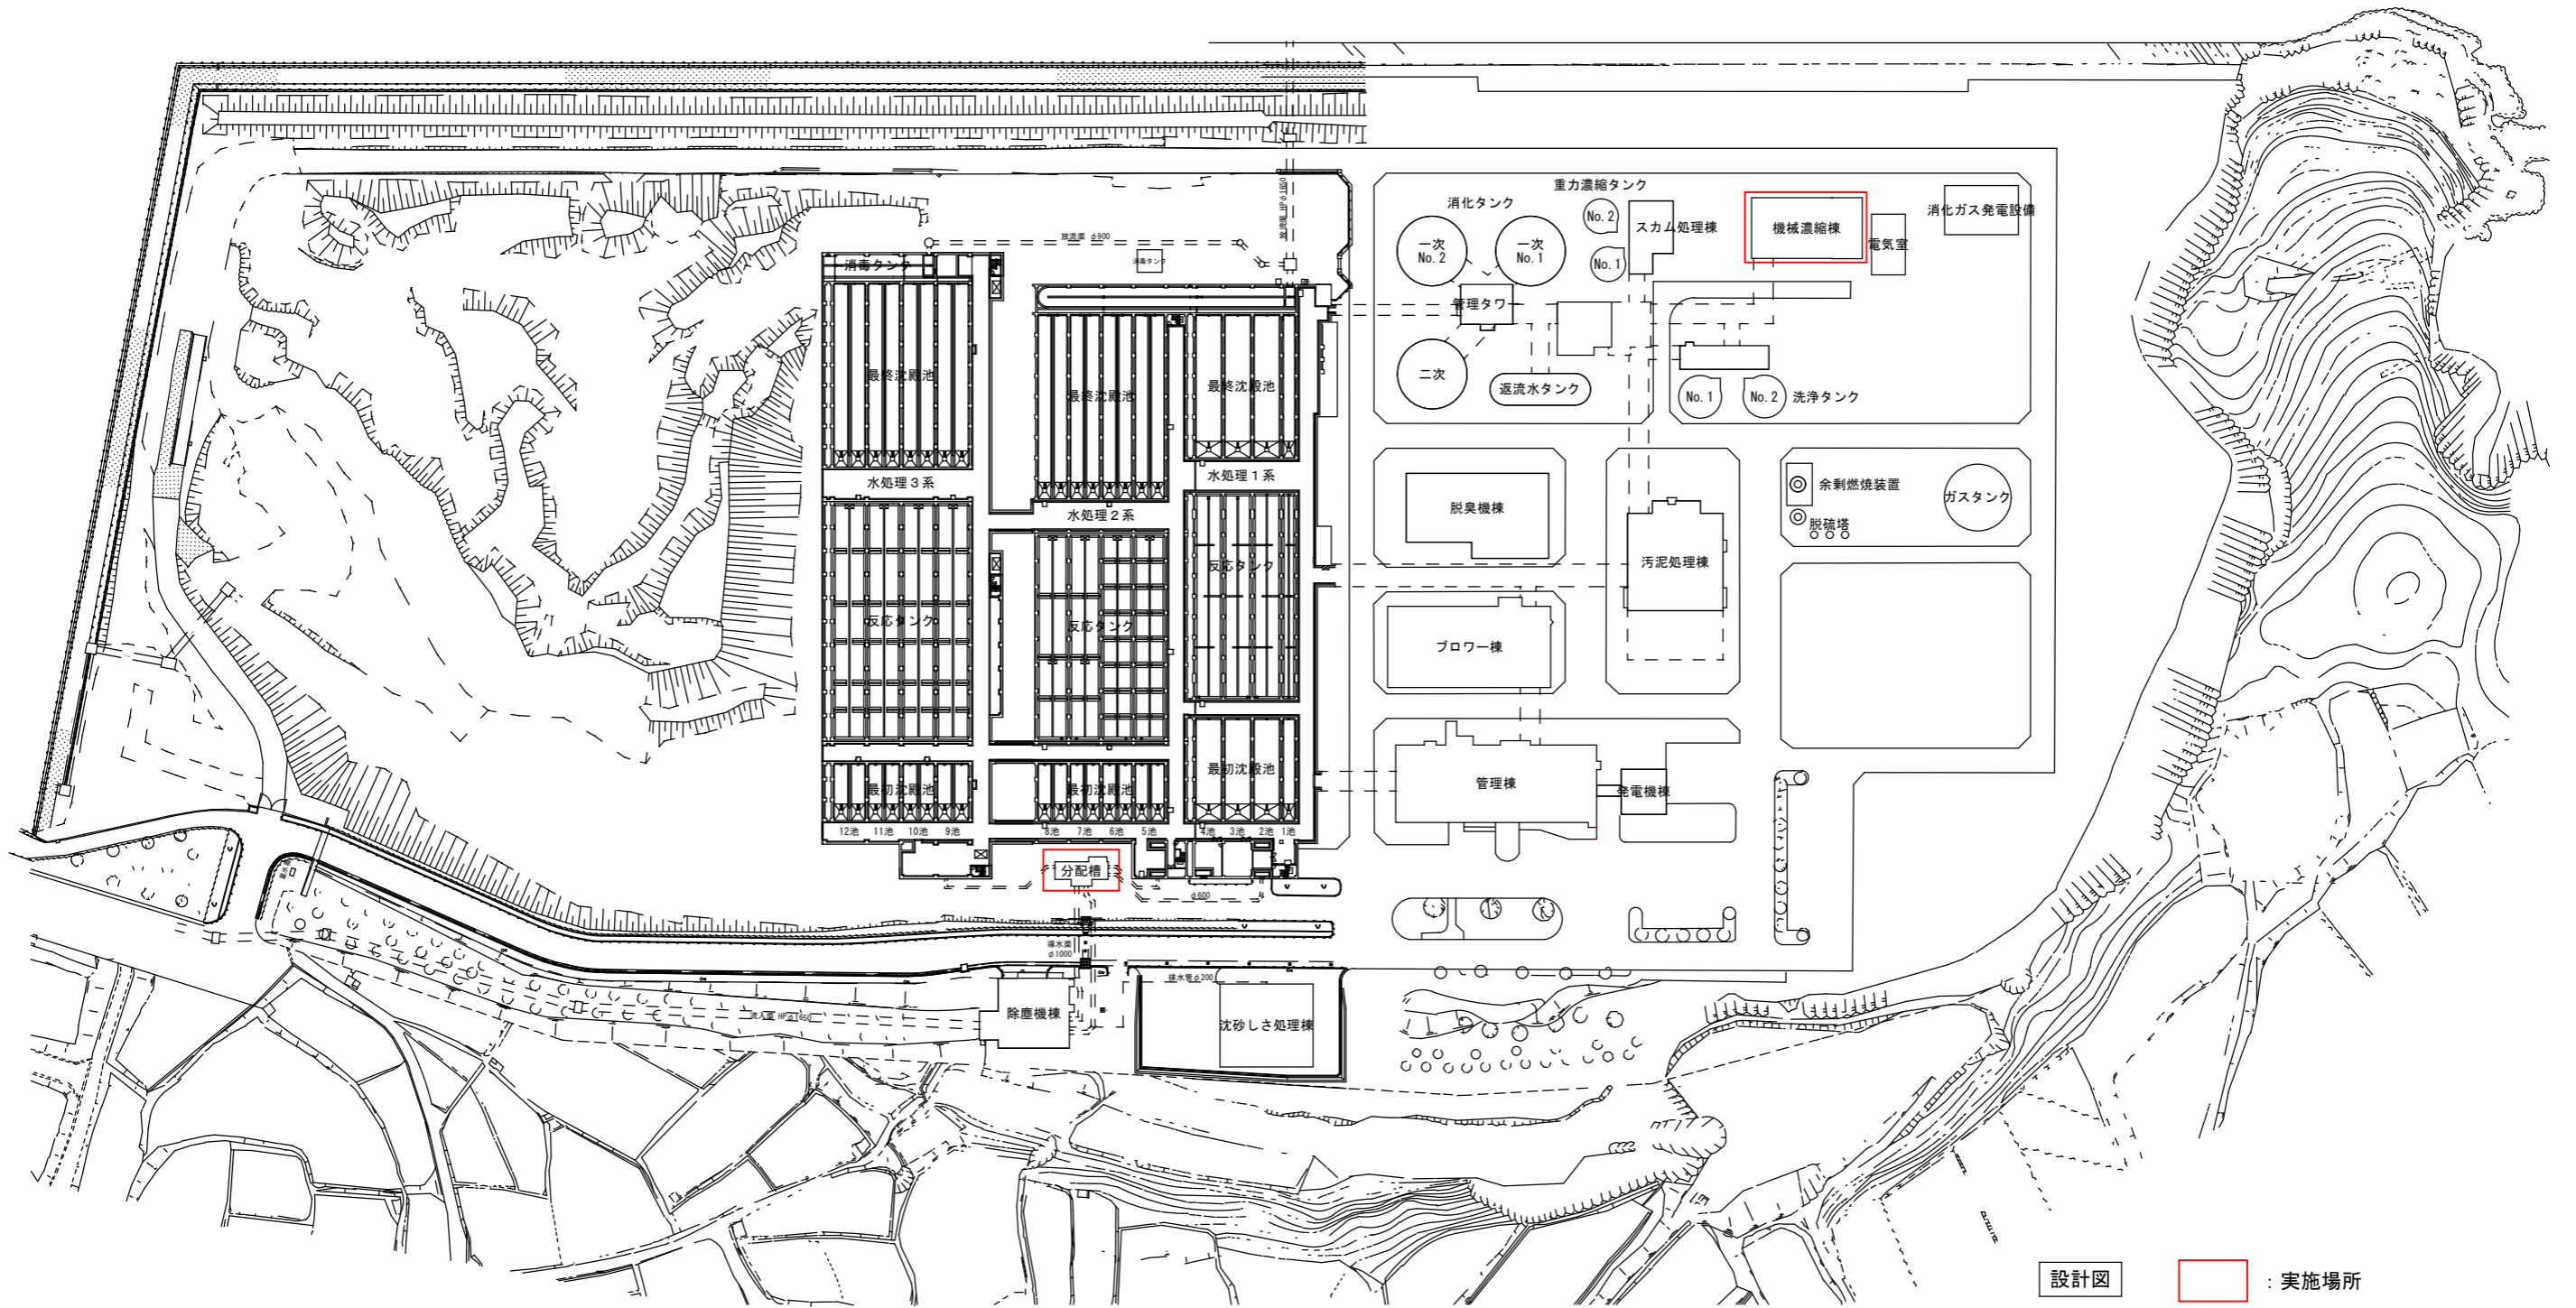


設計図 : 実施場所

(全5枚のうち4枚目)


件名	彦島終末処理場他クレーン点検業務				
図名	平面図				
課長	課長補佐	係長	係	縮尺	フリー
				作図年度	令和7年度
下関市上下水道局				図番	

3系水処理分配槽クレーン機器図

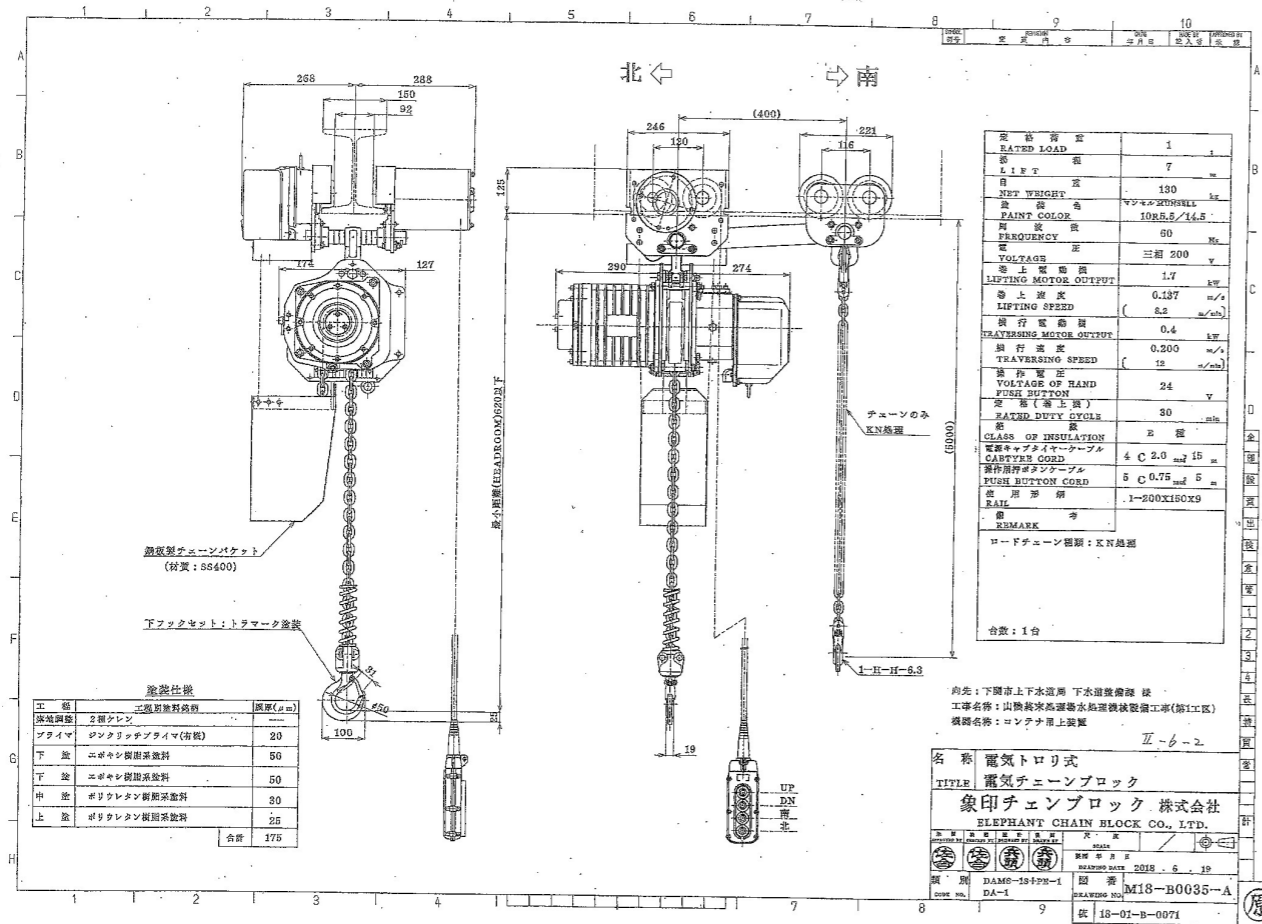

機器名称 : 搬出用電動ホイスト
設置場所 : 3系水処理 分配槽
製造者 : 象印チェンブロック
型式 : MT-II-1
製造番号 : MAS-1528
定格荷重 : 1.0 t
揚程 : 7.0 m
電源 : 三相200V
巻上速度 : 8.2 m/min
横行速度 : 12.0 m/min
巻上電動機 : 1.7 kw
横行電動機 : 0.4 kw

機械濃縮棟クレーン機器図

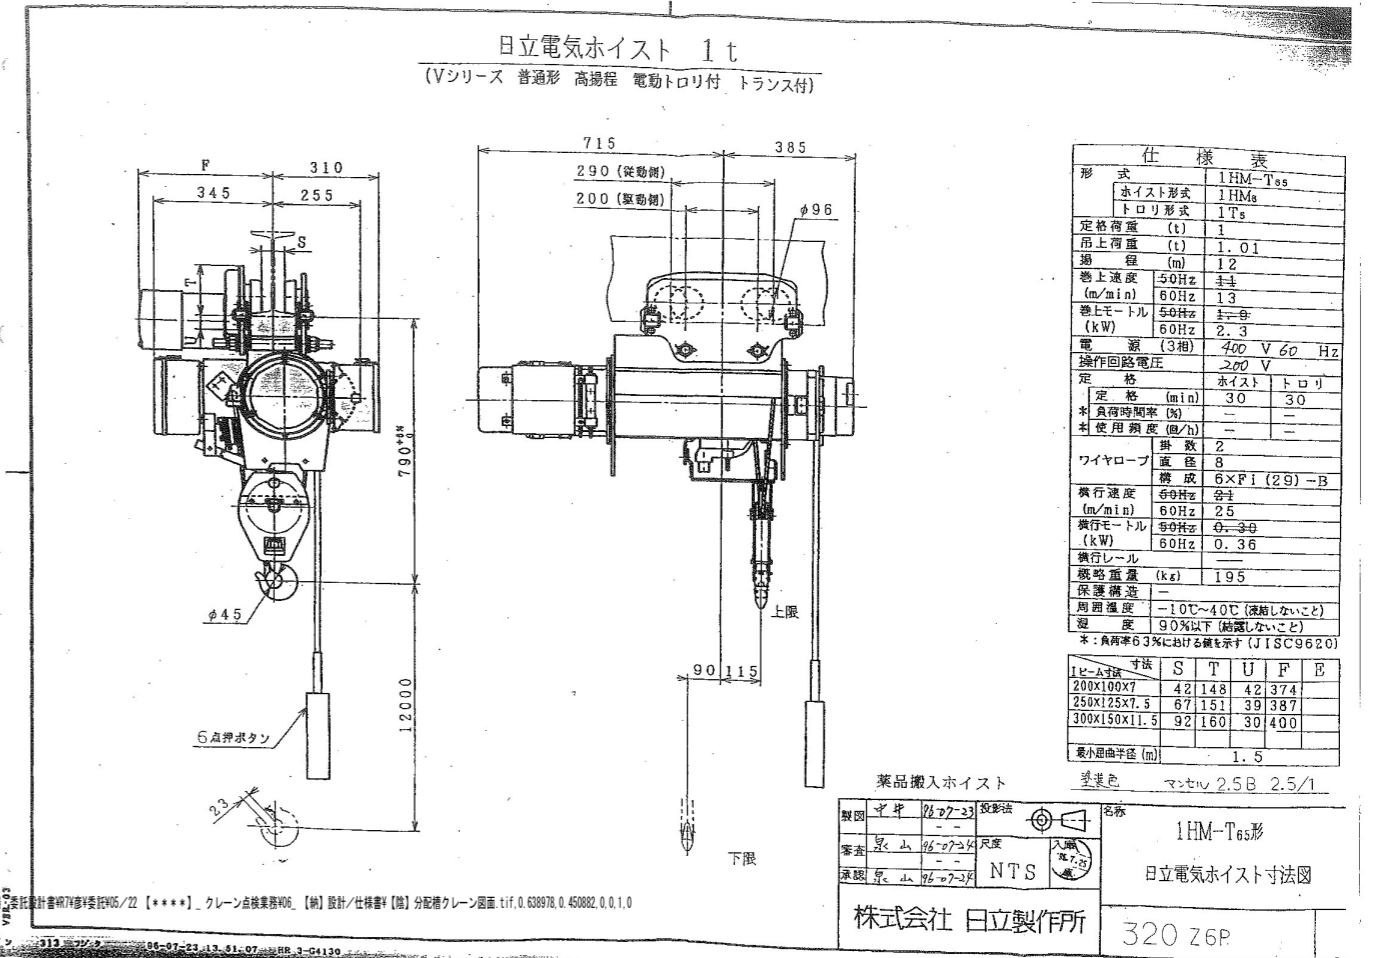

機器名称 : 機器搬入用チェンブロック
設置場所 : 機械濃縮棟
製造者 : 日立製作所
型式 : 1HM6
製造番号 : 01K7311001
定格荷重 : 1.0 t
揚程 : 12.0 m
電源 : 三相400V60Hz
巻上速度 : 13.0 m/min
横行速度 : 25.0 m/min
巻上電動機 : 2.3 kw
横行電動機 : 0.36 kw

(全5枚のうち5枚目)

業務名	彦島終末処理場他クレーン点検業務				
図名	機器図				
課長	課長補佐	係長	係	縮尺	フリー
				作図年度	令和7年度
下関市上下水道局				図番	