


令和7年度		
豊浦中部浄化センター耐震診断委託業務		
下関市豊浦町大字川棚 地内		
平面図	縮尺	1:500 (原図:A1)
図面 1 葉中第 1 号	下関市	

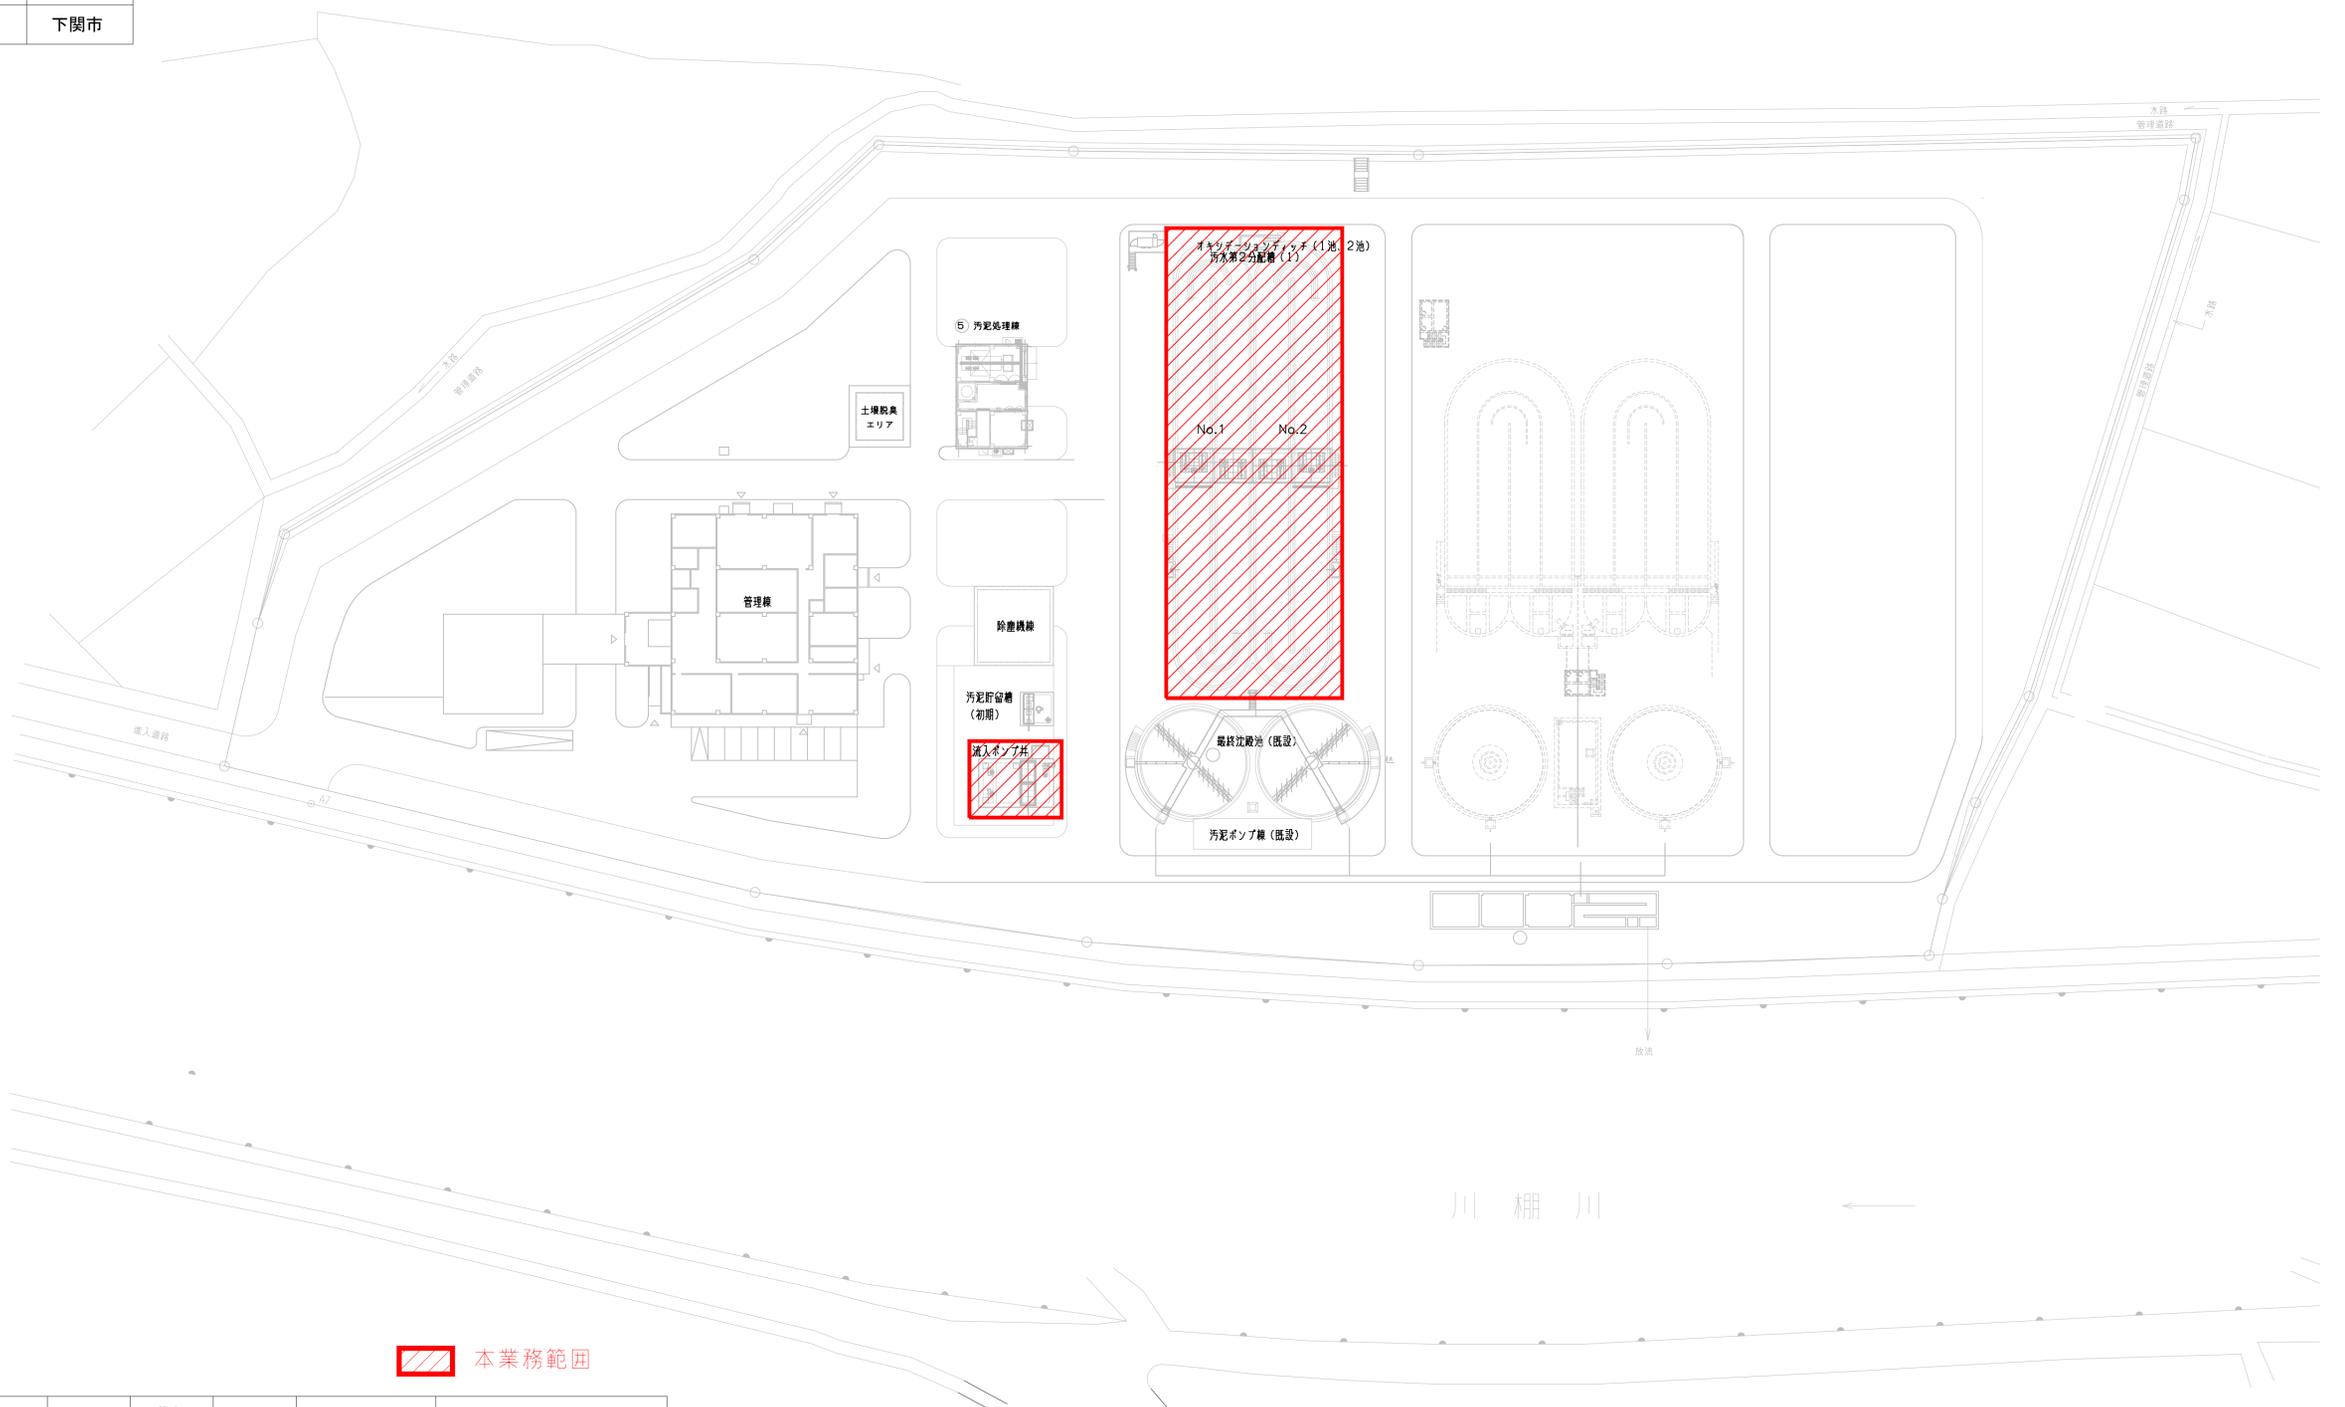

本業務範囲

施設名称	構造分類	構造区分	階数		築造年度	業務対象施設数	その他
			地上	地下			
流入ポンプ井	水槽構造物 (I)	RC	—	2	H8	2池	
オキシデーションディッチ	水槽構造物 (I)	RC	—	1	H8	2池 (No. 1~2)	全体計画施設数 4池

RC：鉄筋コンクリート造