


別図 1



附近見取図 S : Free

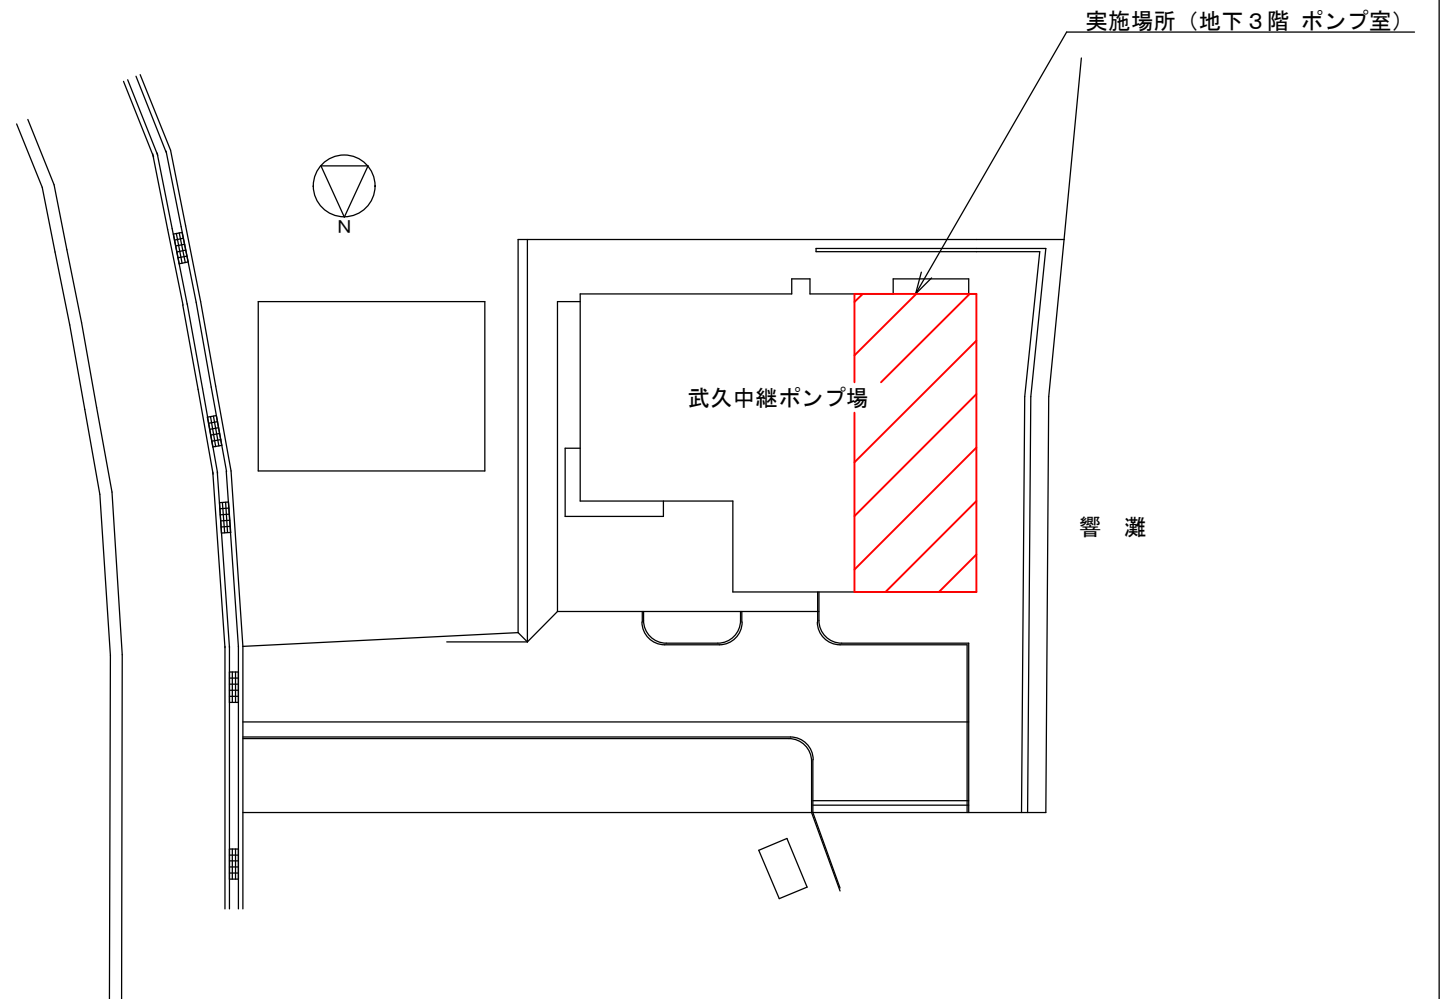

配置図 S : Free

設計図




・ ・ ・ 実施場所


(全4枚のうち1枚目)

件名	武久中継ポンプ場No.3 主ポンプ逆止弁修繕				
図名	附近見取図、配置図				
課長	課長補佐	係長	係	縮尺	
				フリー	
				作図年度	
				2025	
下関市上下水道局			図番		

別図 2

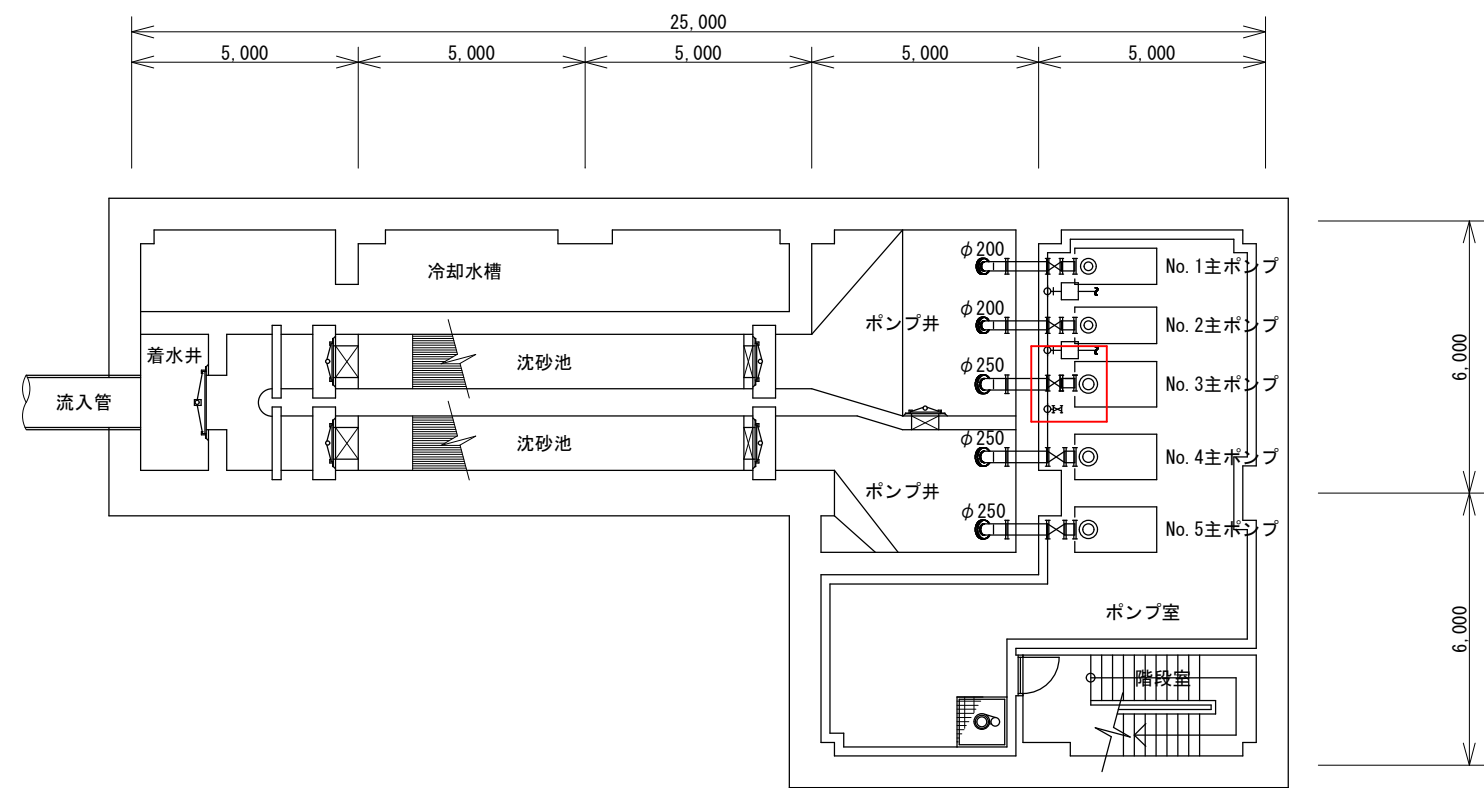

地下3階(下部)平面図 S : Free

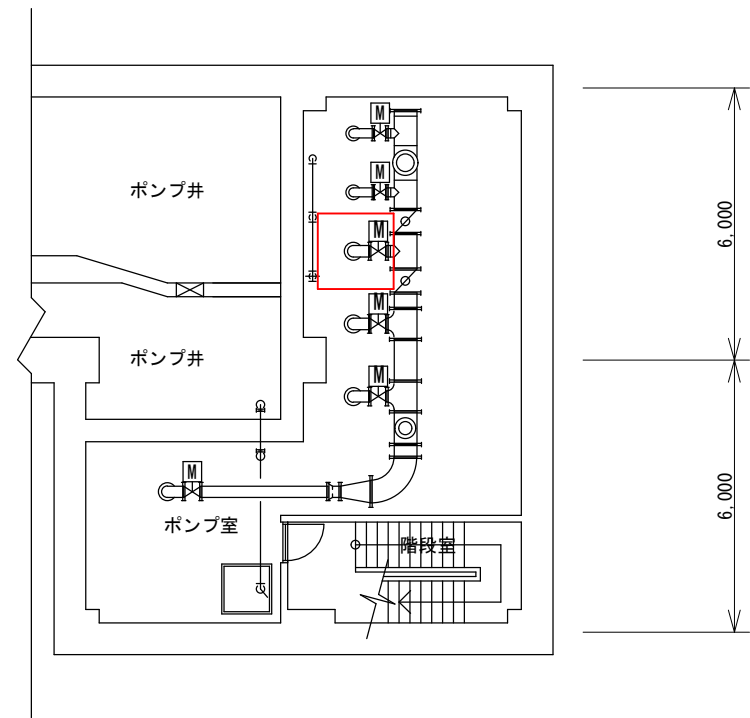


地下3階(上部)平面図 S : Free

設計図 . . . 実施場所

(全4枚のうち2枚目)

件名	武久中継ポンプ場No.3主ポンプ逆止弁修繕				
図名	地下3階平面図(上部)、地下3階平面図(下部)				
課長	課長補佐	係長	係	縮尺	
				フリー	
				作図年度	
				2025	
下関市上下水道局			図番		

別図 3

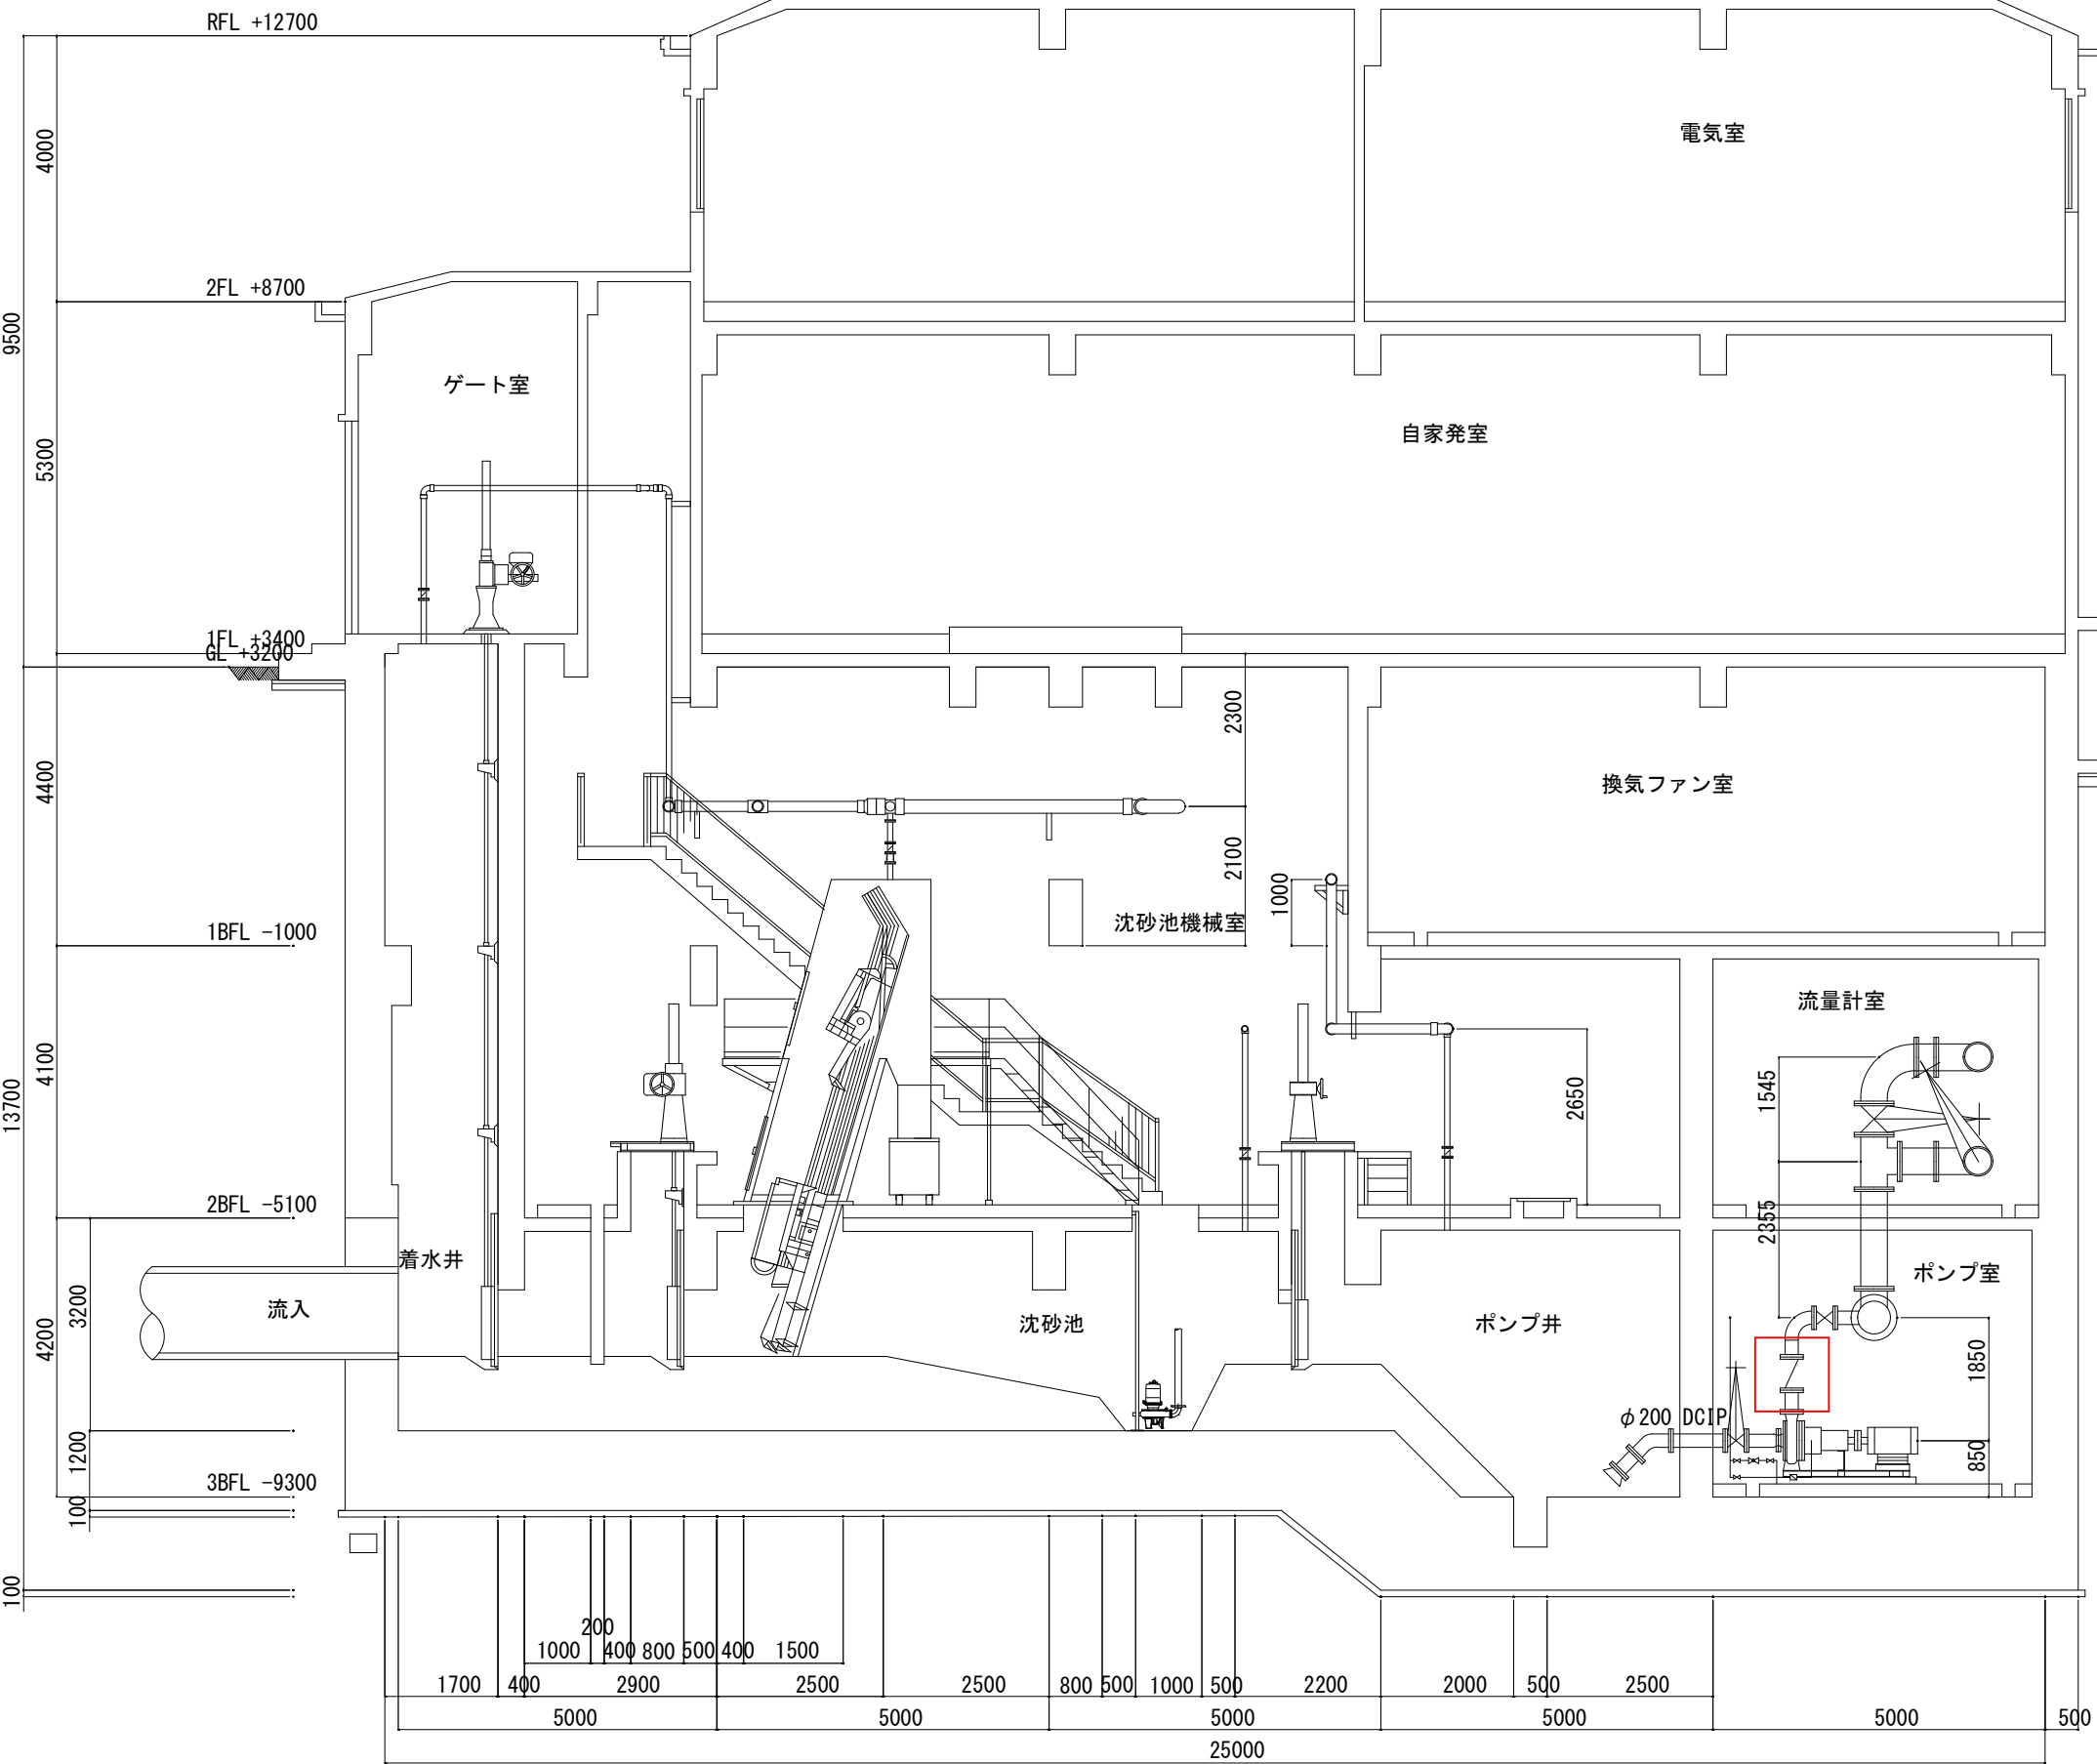

武久中継ポンプ場断面図 S : Free

設計図 . . . 実施場所

(全 4 枚のうち 3 枚目)

件名	武久中継ポンプ場No. 3 主ポンプ逆止弁修繕				
図名	武久中継ポンプ場断面図				
課長	課長補佐	係長	係	縮尺	フリー
				作図年度	2025
下関市上下水道局			図番		

バルブ製作仕様書

No. 1


御 注 文 主		株式会社 石垣 殷				貴仕様番号	
御 使 用 先		武久中継ポンプ場機設備工事					
品 名		スイング式逆止弁 (リミットスイッチ付)					
形 式		CS-10		据 付 場 所		屋 内	
				据 付 方 向		垂 直 配 管	
フ ラ ン ジ		J I S B 2 0 6 2 (7 . 5 K)		試 験 圧 力	弁 箱 耐 圧	水	1 . 7 2 MPa (1 7 . 5 kgf/cm ²)
寸 法					弁 座 耐 圧	水	0 . 7 4 MPa (7 . 5 kgf/cm ²)
流 体	種 類	汚 水		塗 装	本 体 内 面	別 紙 塗 装 仕 様 書 (V Z - 0 4 5 - 2 5 9 Δ) 呼 称 : 2 A	
	温 度	常 温					
	最 高 使用 圧 力	0 . 7 4 MPa (7 . 5 kgf/cm ²)					
据 付 脚		無		装 装	本 体 外 面	別 紙 塗 装 仕 様 書 (V Z - 0 4 5 - 2 5 9 Δ) 呼 称 : 4 A	
主要部 材 質		弁 箱 : FC250 弁 棒 : SUS403		フ タ : FC250 弁箱弁座 : SUS304		弁 体 : FC250 弁体弁座 : CR	
受 注 L. NO	呼 び 径 (mm)	面 間 寸 法 (mm)	手 動 回 転 数 約 (回 転)	台 数 (台)	付 属 品		
010	250	480	—	1	1. 配管管用ボルト・ナット (SS400) ----- 16 組 / 1 台 六角ボルト・ナット M20×80 (J=46) 2. 配管管用カスケット (SBR) ----- 2 枚 / 1 台 φ260×φ308×t3 3. 無送水接点 (リミットスイッチ) ----- 1 個 / 1 台 (バルブに取付けています。)		
F97-020-M-030(2)					受 注 番 号		
					20-97-09115-010		
承 認	富 崎		照 査	検 図	担 当		

<SKR086961015>
SP-8A

※ 株式會社 栗本鐵工所

(九山)

既設No.3 逆止弁仕様

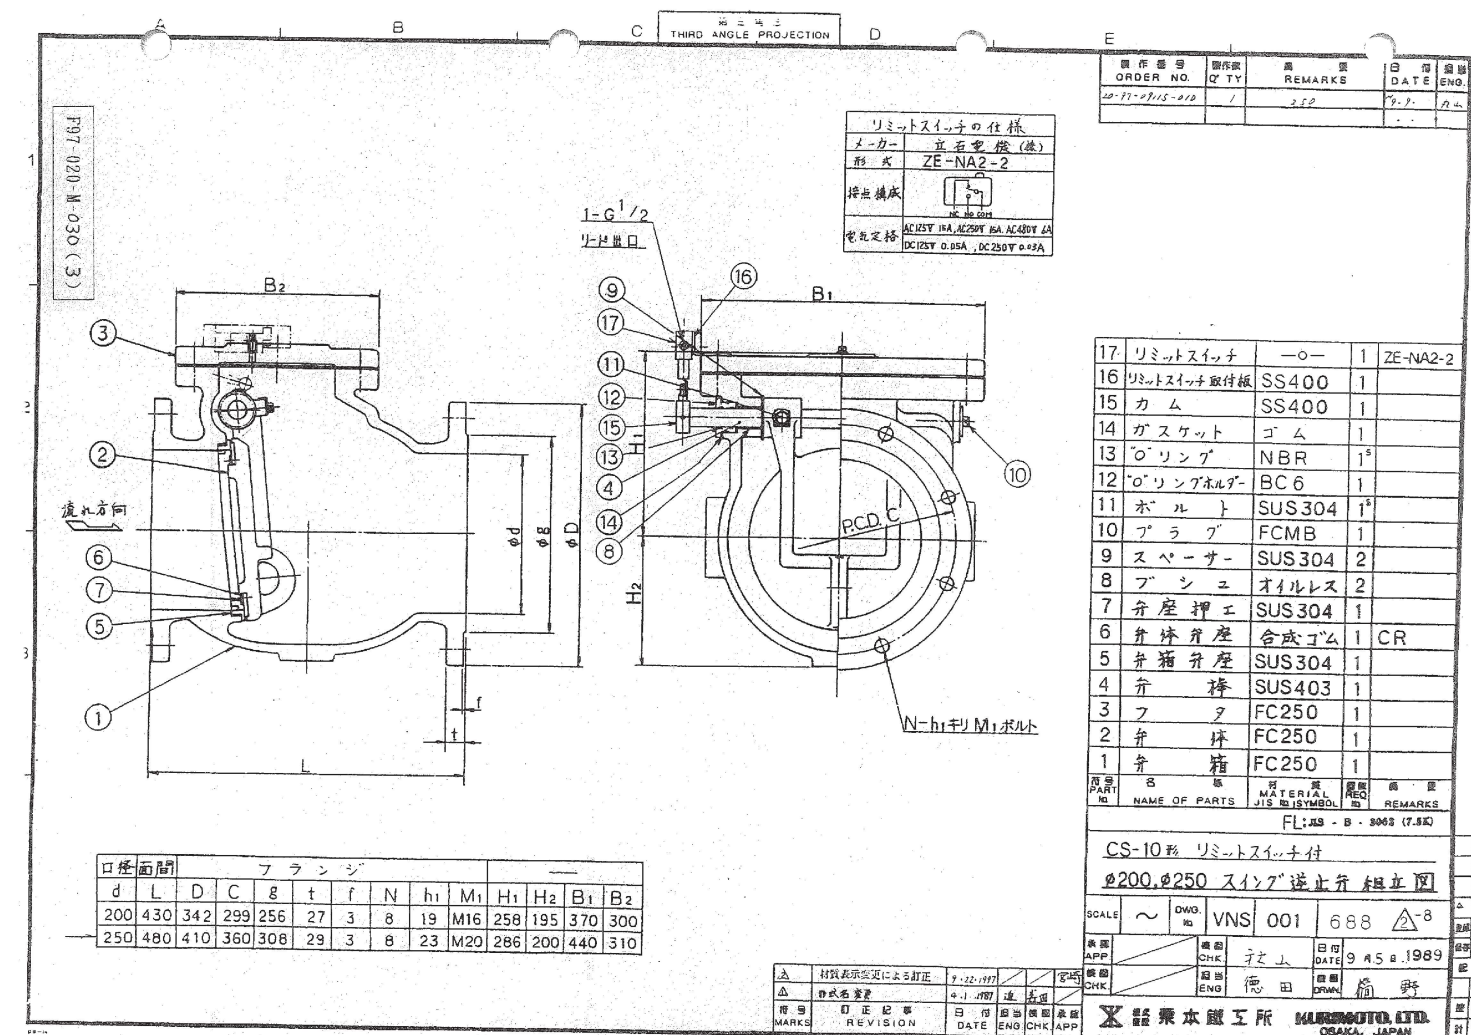

既設No.3 逆止弁組立図

設計図

(全4枚のうち4枚目)

件名	武久中継ポンプ場No.3 主ポンプ逆止弁修繕				
図名	既設No.3 逆止弁仕様、組立図				
課長	課長補佐	係長	係	縮尺	フリー
				作図年度	2025
下関市上下水道局			図番		