


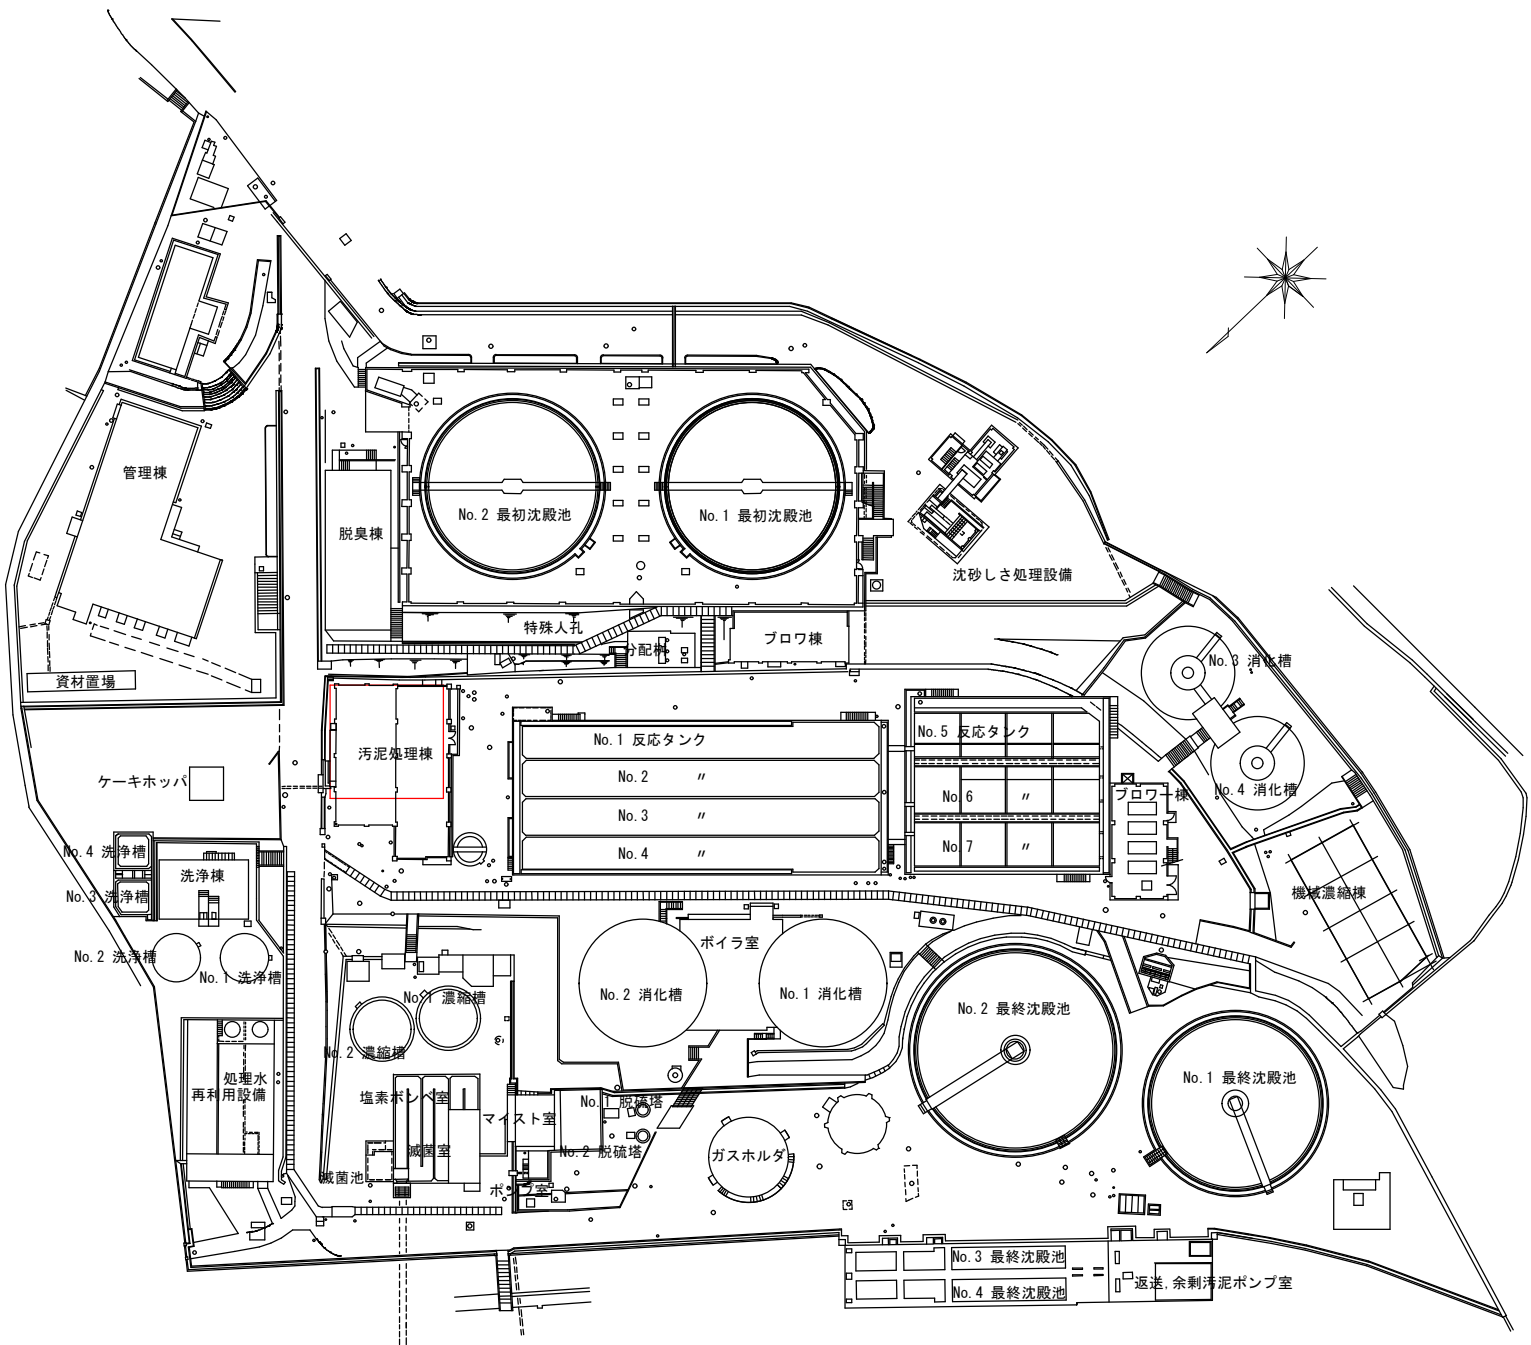


筋ヶ浜終末処理場 平面図

設計図 : 実施場所

(全 5 枚のうち 1 枚目)

件 名 図 名	筋ヶ浜終末処理場No. 1 汚泥供給ポンプ修繕			
	筋ヶ浜終末処理場 平面図			
課 長	課長補佐	係 長	係	縮尺 フリー
				作図年度 2025
下関市上下水道局			図 番	


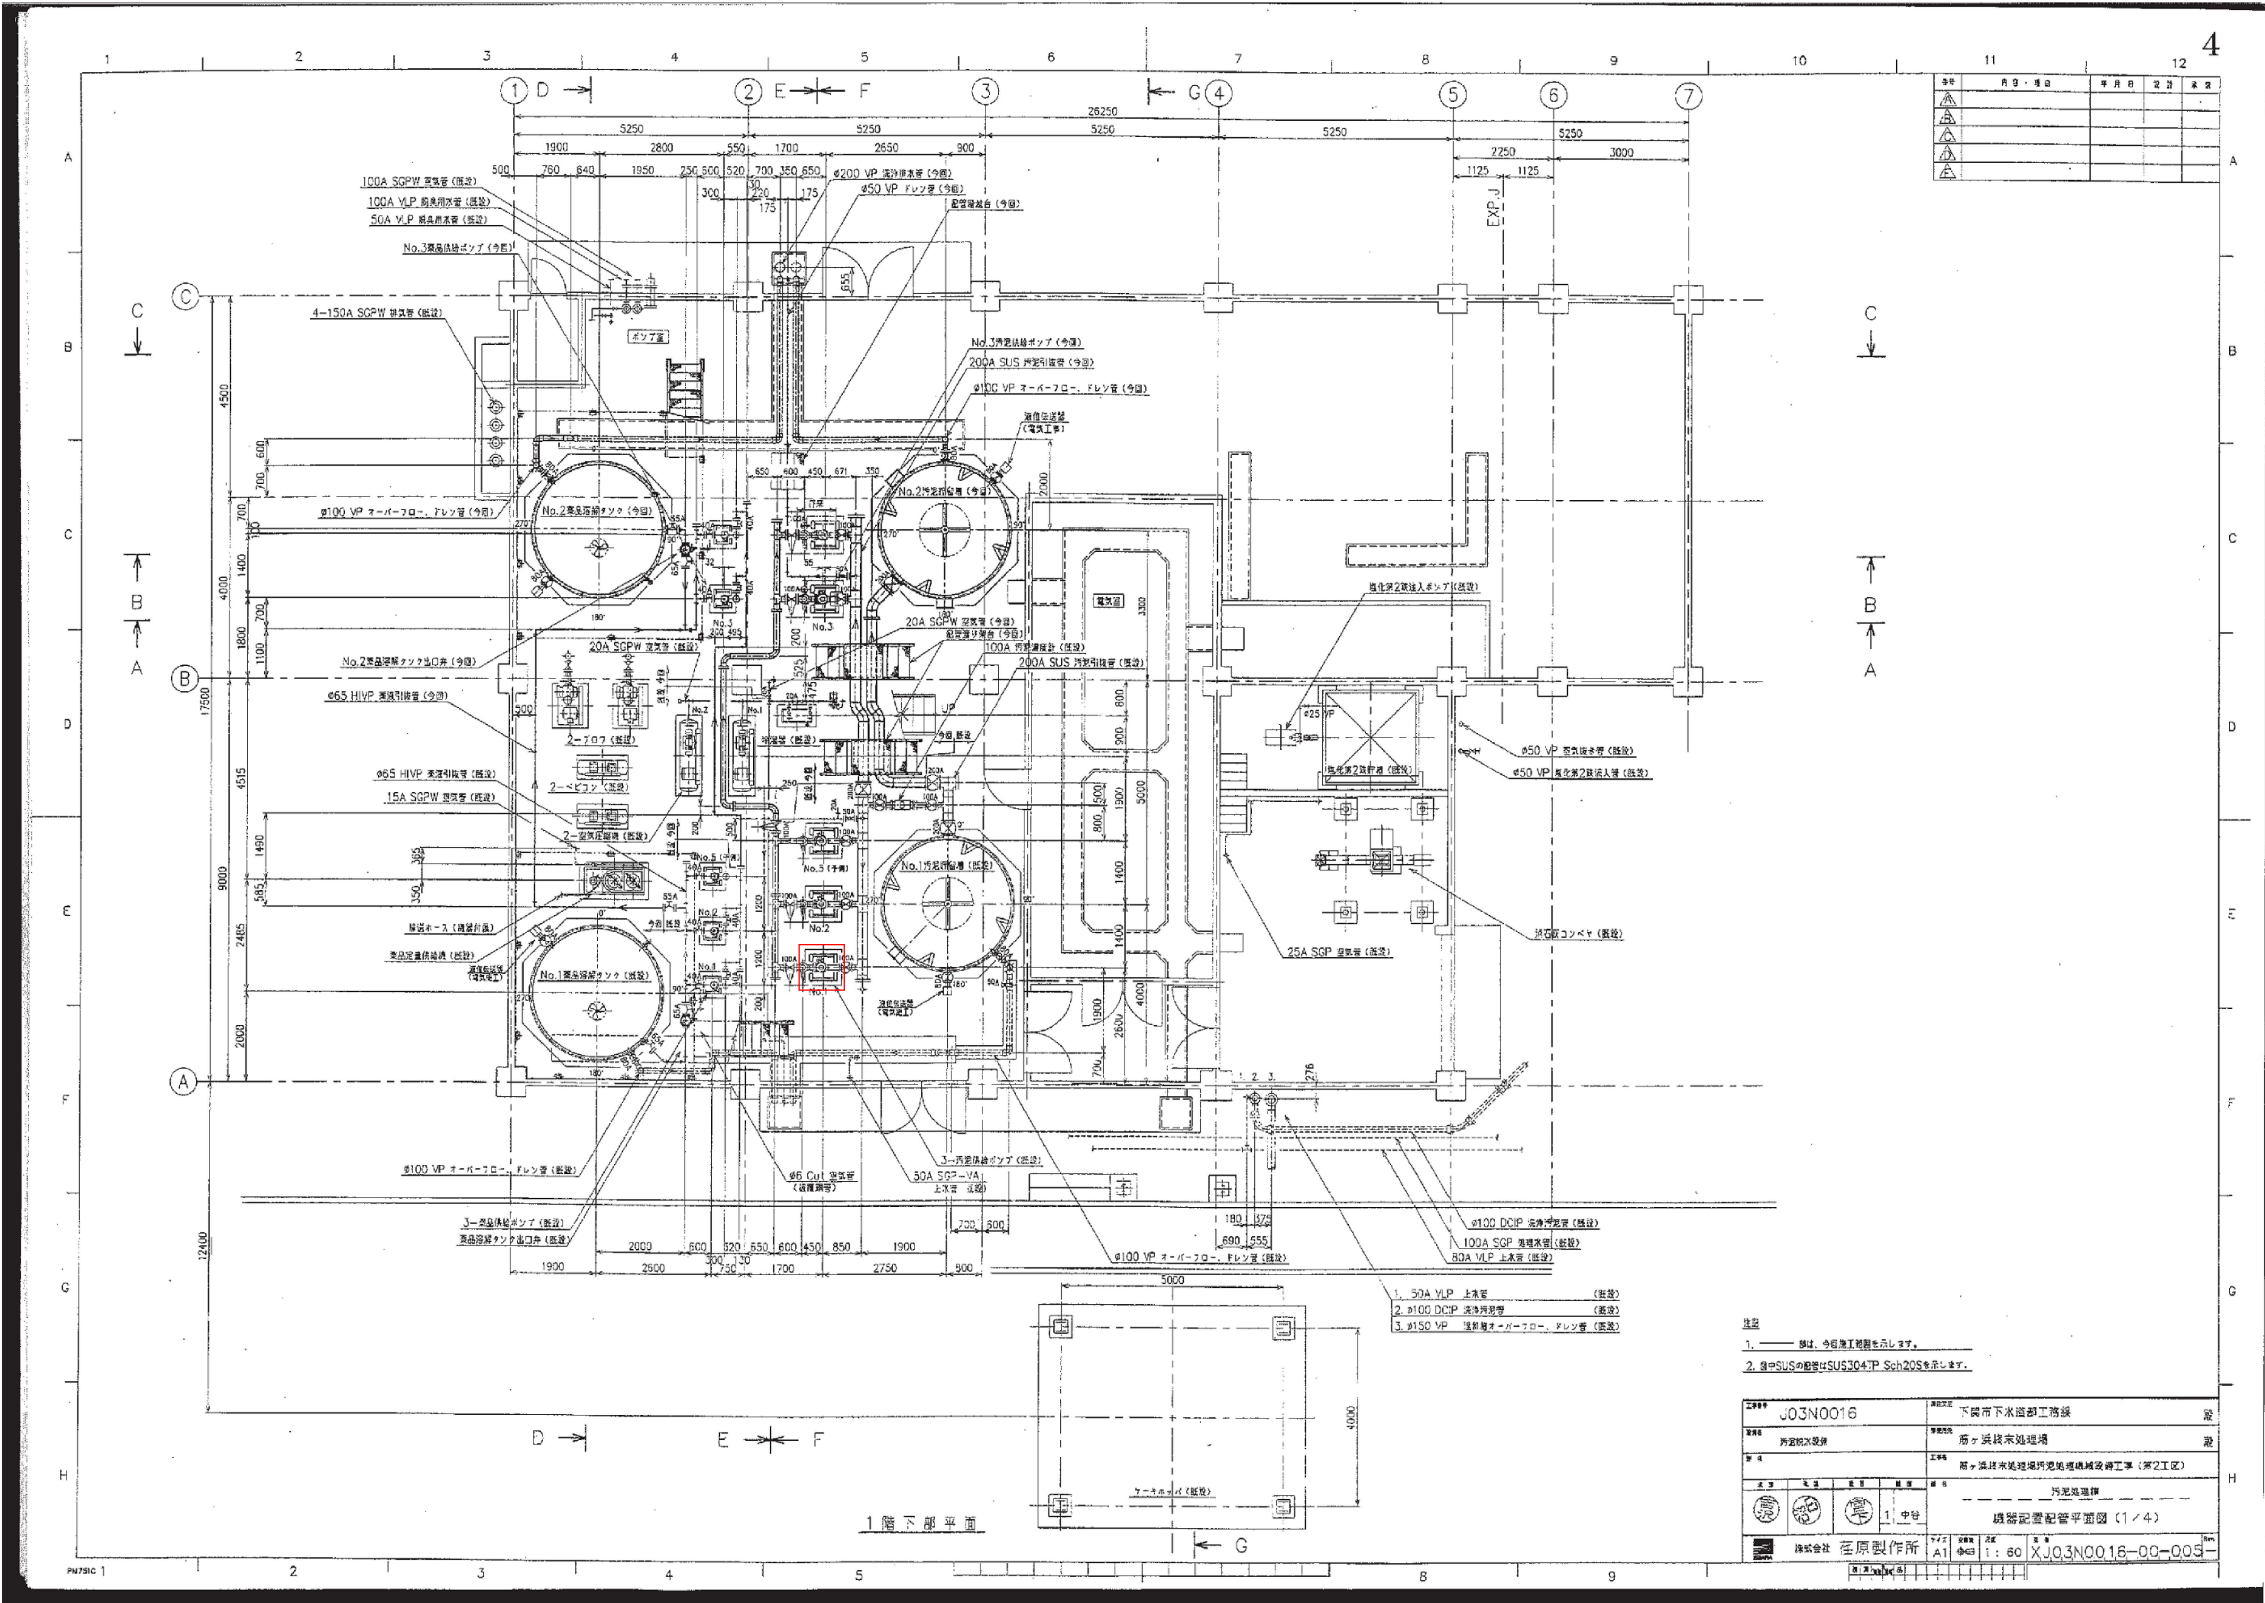


汚泥処理棟 1 階平面図

設計図 : 実施場所

(全 5 枚のうち 2 枚目)

件名 図名	筋ヶ浜終末処理場No. 1 汚泥供給ポンプ修繕				
	汚泥処理棟 1 階平面図				
課 長	課長補佐	係 長	係	縮 尺	フ リ ー
				作図年度	
下関市上下水道局				図番	

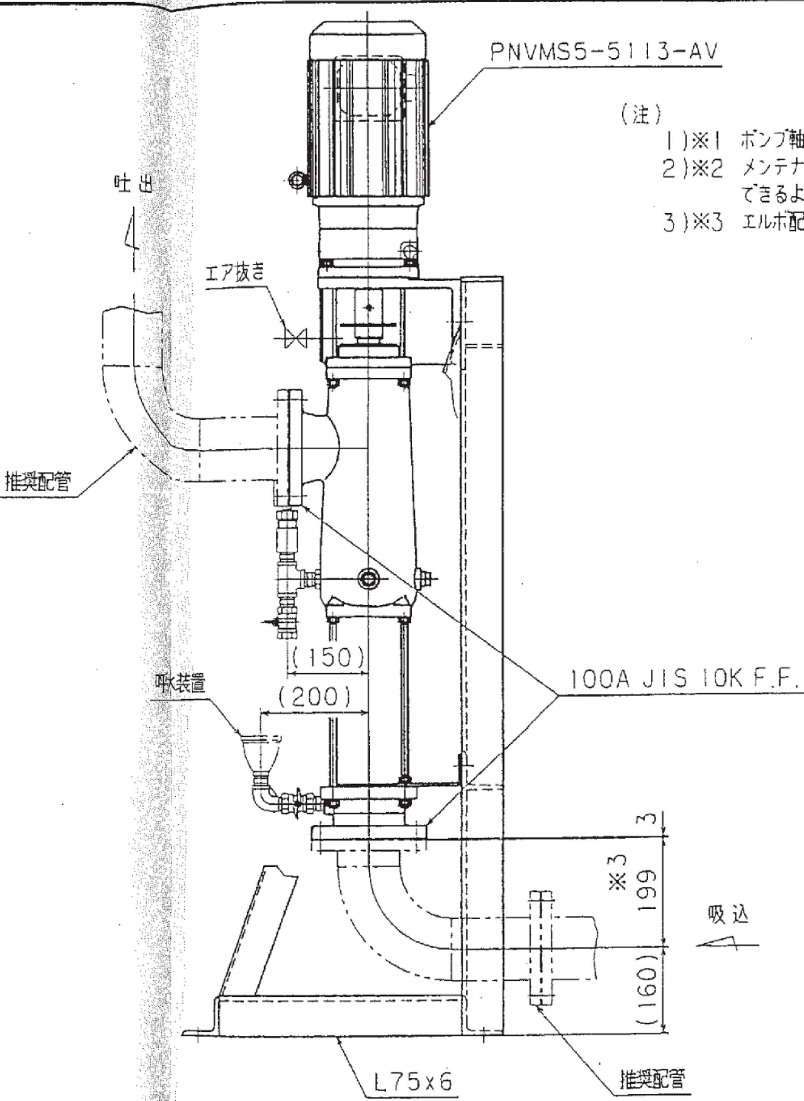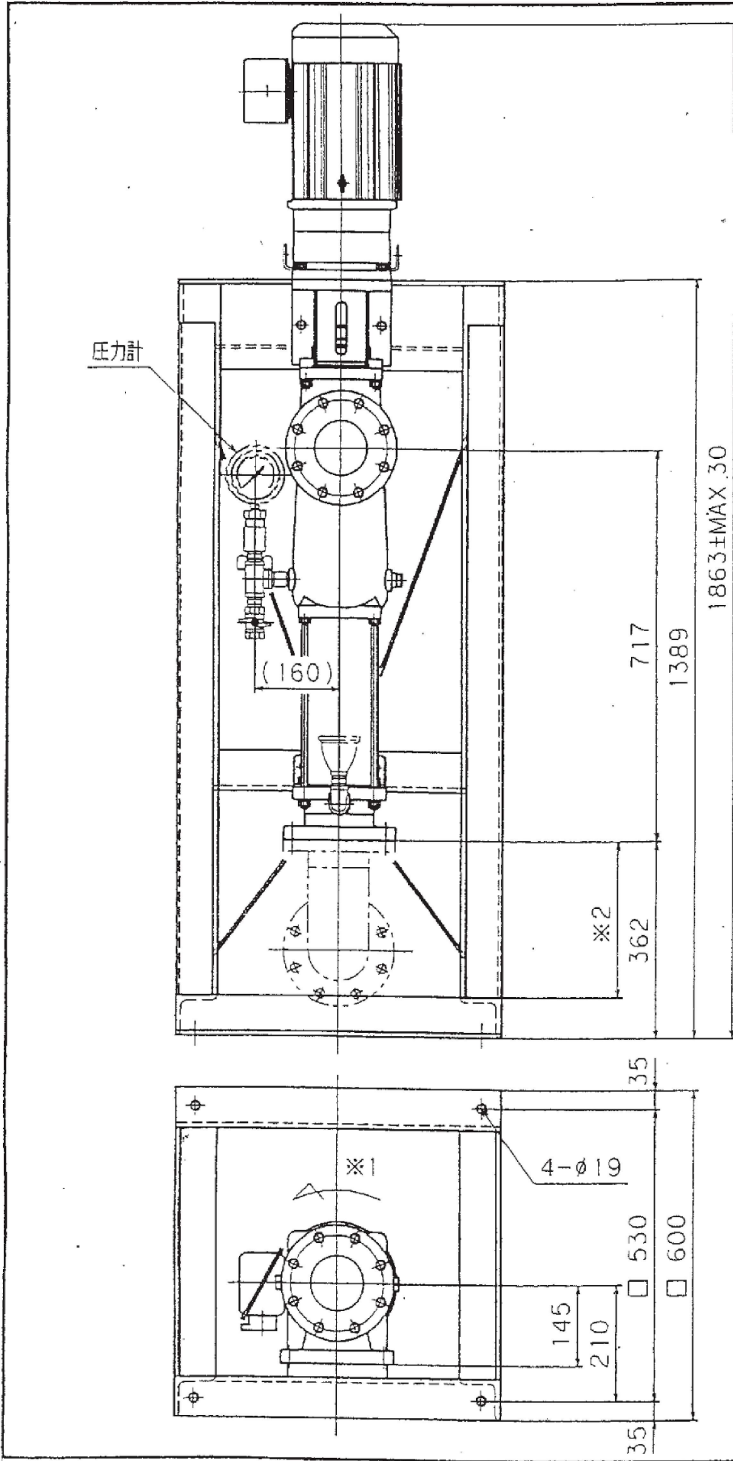

- (注)
- 1)※1 ポンプ軸回転方向を示します。
 - 2)※2 メンテナンス範囲として、短管など取り外しができるようにして下さい。
 - 3)※3 エルボ配管を取り付ける場合、必要最小寸法を示します。

概算質量 219Kg

汚泥供給ポンプ


				承認	水谷	外形寸法図 NYT60 PNVMS5-5113-AV	
				検図	浜畑		
				設計	河村		
				年月日	'98. 5.25		
				尺度	1:10	外形寸法図	
				サイズ	A3		
改訂	年月日	記 事		担 当	図番	ADA06201J	改訂 R1
兵神装置株式会社							

汚泥供給ポンプ外形図

設計図

(全5枚のうち3枚目)

件名	筋ヶ浜終末処理場No.1 汚泥供給ポンプ修繕				
	汚泥供給ポンプ外形図				
課長	課長補佐	係長	係	縮尺	フリー
				作図年度	2025
下関市上下水道局				図番	

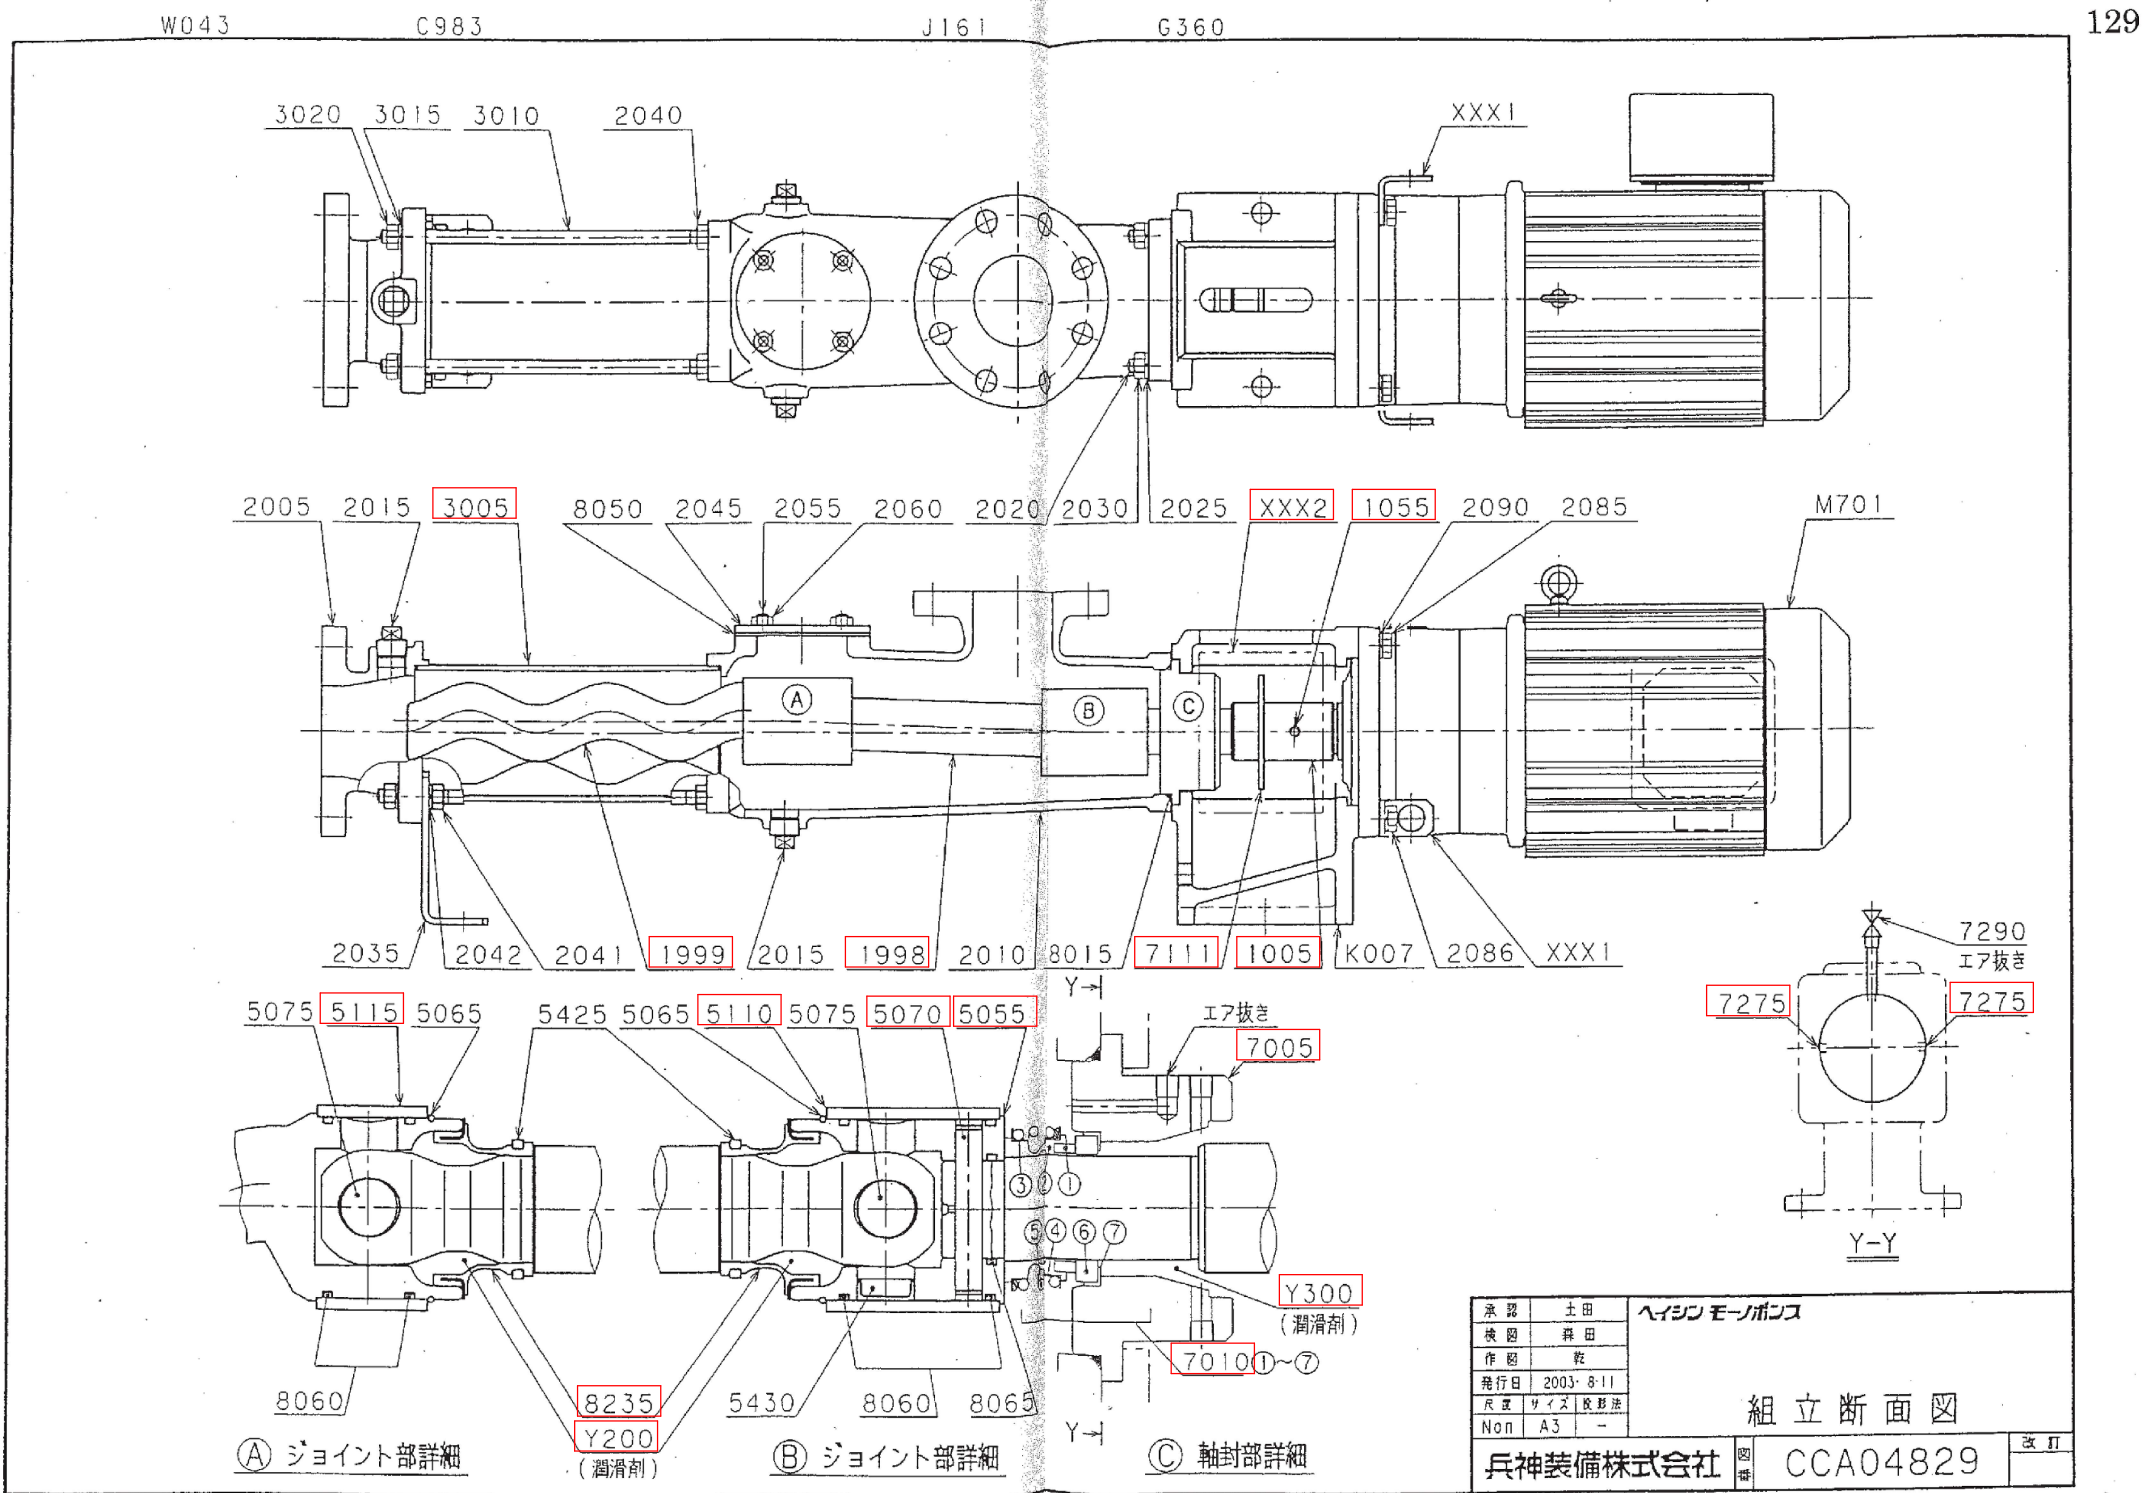

汚泥供給ポンプ組立断面図

設計図

□ : 取替部品

(全5枚のうち4枚目)

件名 図名	筋ヶ浜終末処理場No.1 汚泥供給ポンプ修繕				
	汚泥供給ポンプ組立断面図				
課長	課長補佐	係長	係	縮尺	フリー
				作図年度	2025
下関市上下水道局				図番	

ハイシン モーノポンプ 部品表

型式		主要部材質		参照図面		機械番号	
NYT60		FC200/SUS304+HCr/NBR		CGA04829		172536	
照合番号	名称	数量	材質	備考			
1005	ドライブシャフト (M)	1	SUS304	10x56			
1055	スプリングピン	1	SUS420J2				
1998	カップリングロッド	1	SUS304				
1999	ローター (M)	1	SUS304				
2005	エンドスタッド	1	FC200	HCr			
2010	ケーシング	1	FC200				
2015	ブラグ	4	FCMB				
2020	スタッドボルト	4	SUS304				
2025	ばね座金	4	SUS304				
2030	六角ナット	4	SUS304	呼び12			
2035	サポートレッグ	1	SS400	M12			
2040	六角ナット	4	SUS304				
2041	六角ナット	2	SUS304				
2042	ばね座金	2	SUS304				
2045	ハンドホールカバー	1	SS400				
2055	スタッドボルト	4	SUS304	M10 M12x40 M12x45 呼び12			
2060	六角ナット	4	SUS304				
2085	六角ボルト	2	SUS304				
2086	六角ボルト	2	SUS304				
2090	ばね座金	4	SUS304				
3005	ステーター	1	NBR				
3010	ステーボルト	4	SUS304	呼び12			
3015	ばね座金	4	SUS304				
3020	六角ナット	4	SUS304				
5055	コネクティングスリーブ	1	SUS304				
5065	サークリップ	2	SUS316-WP	HM-40			
5070	シリンドリカルピン	1	SUJ2				
5075	ジョイントピン	2	SUJ2				
5110	セーフティスリーブ	1	SUS316				
5115	セーフティスリーブ	1	SUS316				
5425	クランプリング	2	SUS316	PE			
5430	キャップ	1	PE				
7005	サポートハウジング	1	SUS304	HM-40			
7010	メカニカルシール	1	SiC/FKM				
①	シールリング	1	SiC				
②	ベローズ	1	FKM				
③	カラー	1	SUS316				
④	カラー	1	SUS316				
⑤	コイルスプリング	1	SUS316				
⑥	フローティングシート	1	SiC				
⑦	カップラバー	1	FKM				
7111	水切りリング	1	EPDM	R1/8 Rc1/4			
7275	六角穴付きブラグ	2	SUS304				
7290	ボールバルブ	1	SUS316				
8015	Oリング	1	NBR				

※ 数量は、1台当たりを表示します。
 ※ 駆動機(M701/S01)の詳細は要目表を御参照下さい。
 ※ (M)印の部品は材料証明書を提出致します。

兵神裝備株式会社

ヘイシン モーノポンプ 部品表

[illegible]

※ 数量は、1台当たりを表示します。
 ※ 駆動機(M701/S01)の詳細は要目表を御参照下さい。
 ※ (M)印の部品は材料証明書を提出致します。

兵神裝備株式会社

設計図

：取替部品

(全5枚のうち5枚目)

件名	筋ヶ浜終末処理場No. 1 汚泥供給ポンプ修繕				
図名	汚泥供給ポンプ部品表				
課長	課長補佐	係長	係	縮尺	フリー
				作図年度	2025
下関市上下水道局			図番		

汚泥供給ポンプ部品表