



別図1


施工年度	令和7年度
場所	市の瀬水源地No.3吐出電動弁取替業務
図種	平面図・断面図
縮尺	Free
図面番号	1/1

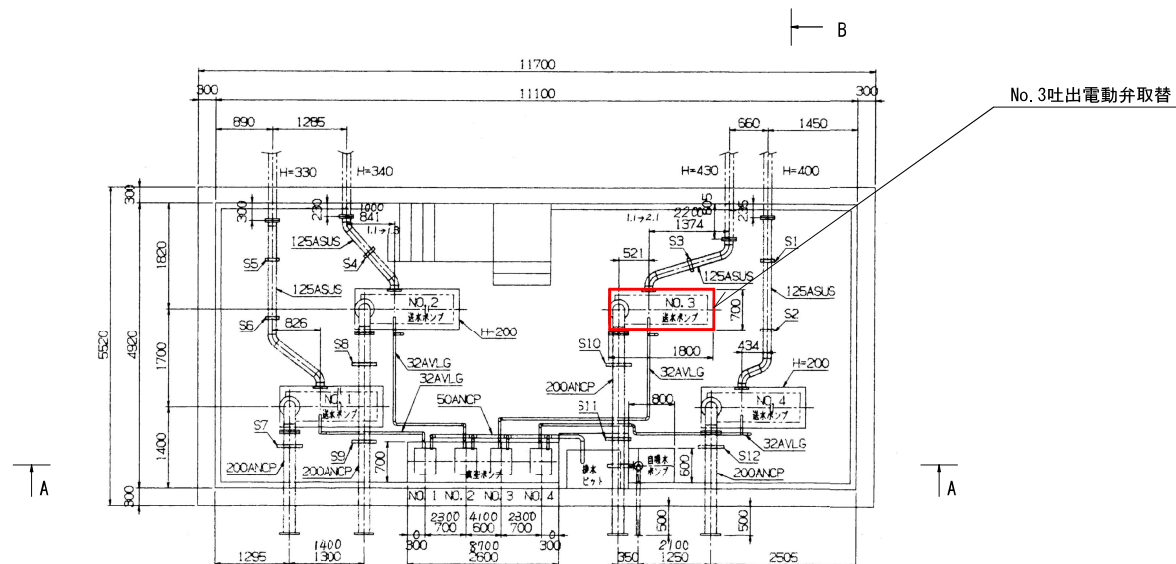

地下1階ポンプ室平面図 S=Free

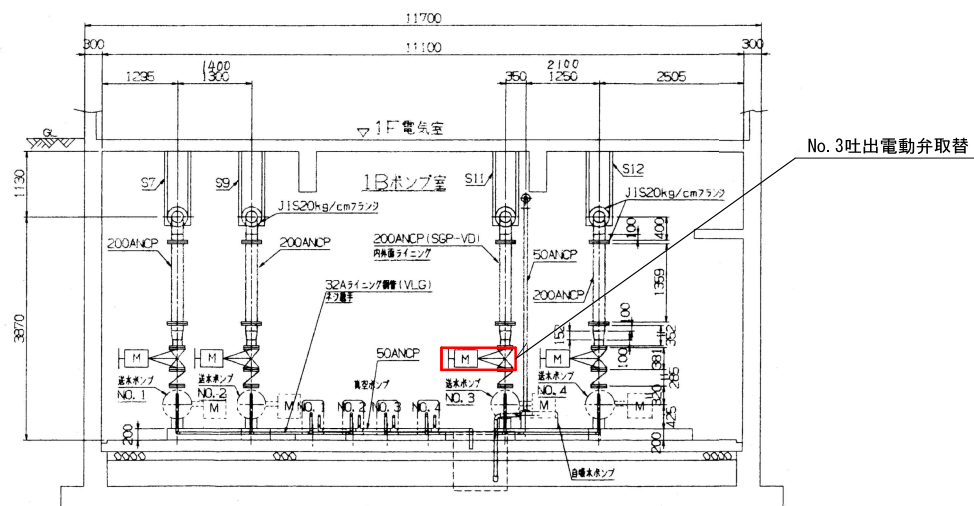

A-A断面図 S=Free

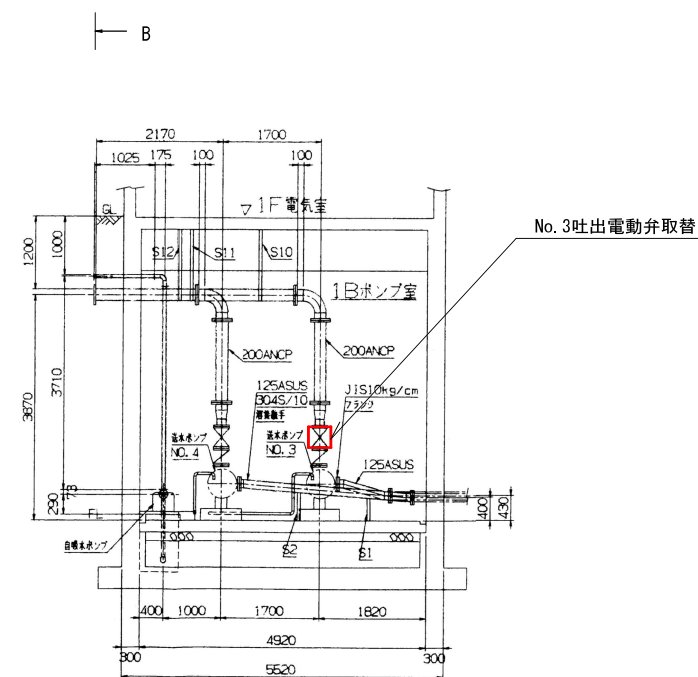

B-B断面図 S=Free