




実施場所（宮の下中継ポンプ場）

附近見取図

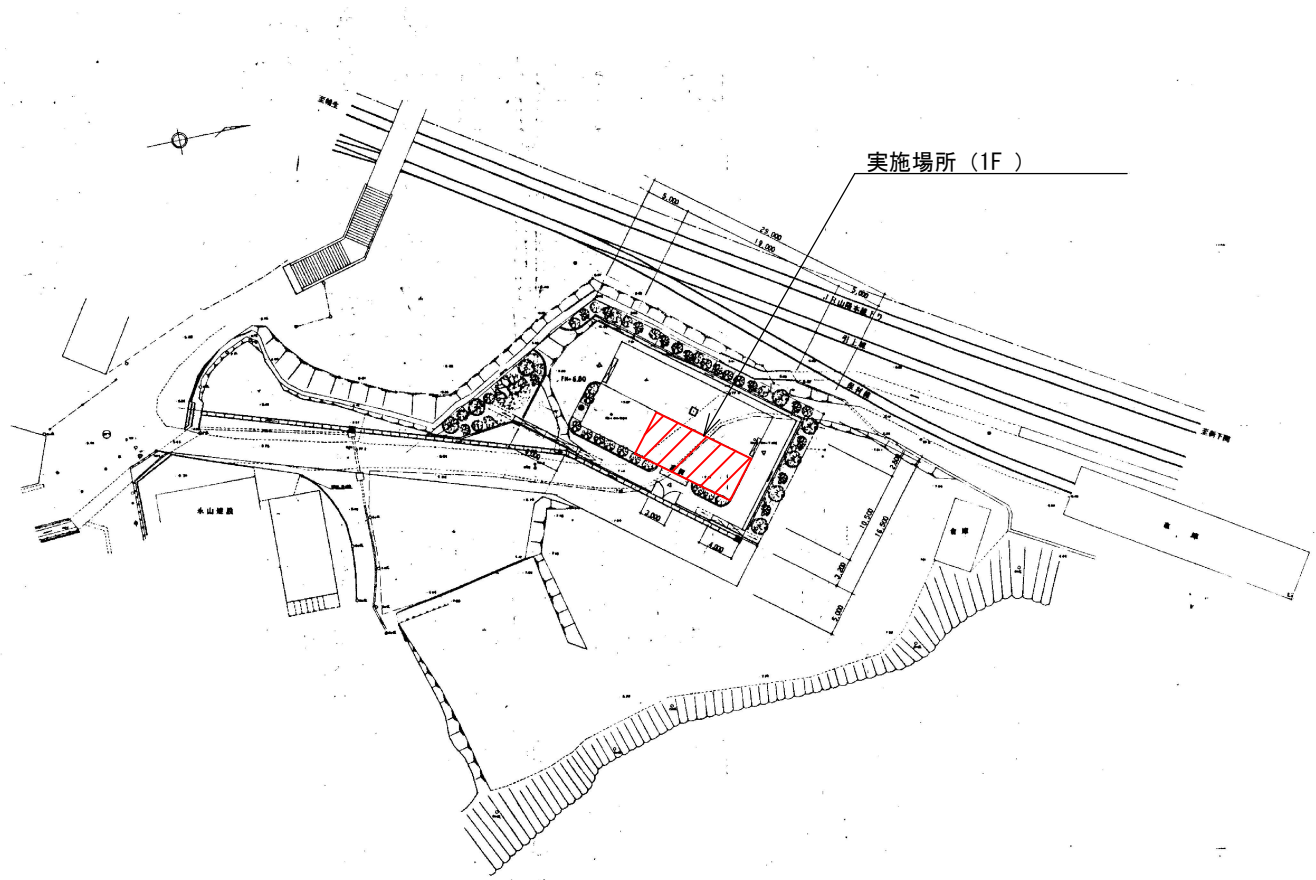

実施場所（1F）


配置図

..... 修繕場所

設計図

(全 4 枚のうち 1 枚目)

件名	宮の下中継ポンプ場自家発電設備修繕			
図名	附近見取図、配置図			
課長	課長補佐	係長	係	縮尺
				フリー
				作図年月日
				2025
下関市上下水道局			図番	

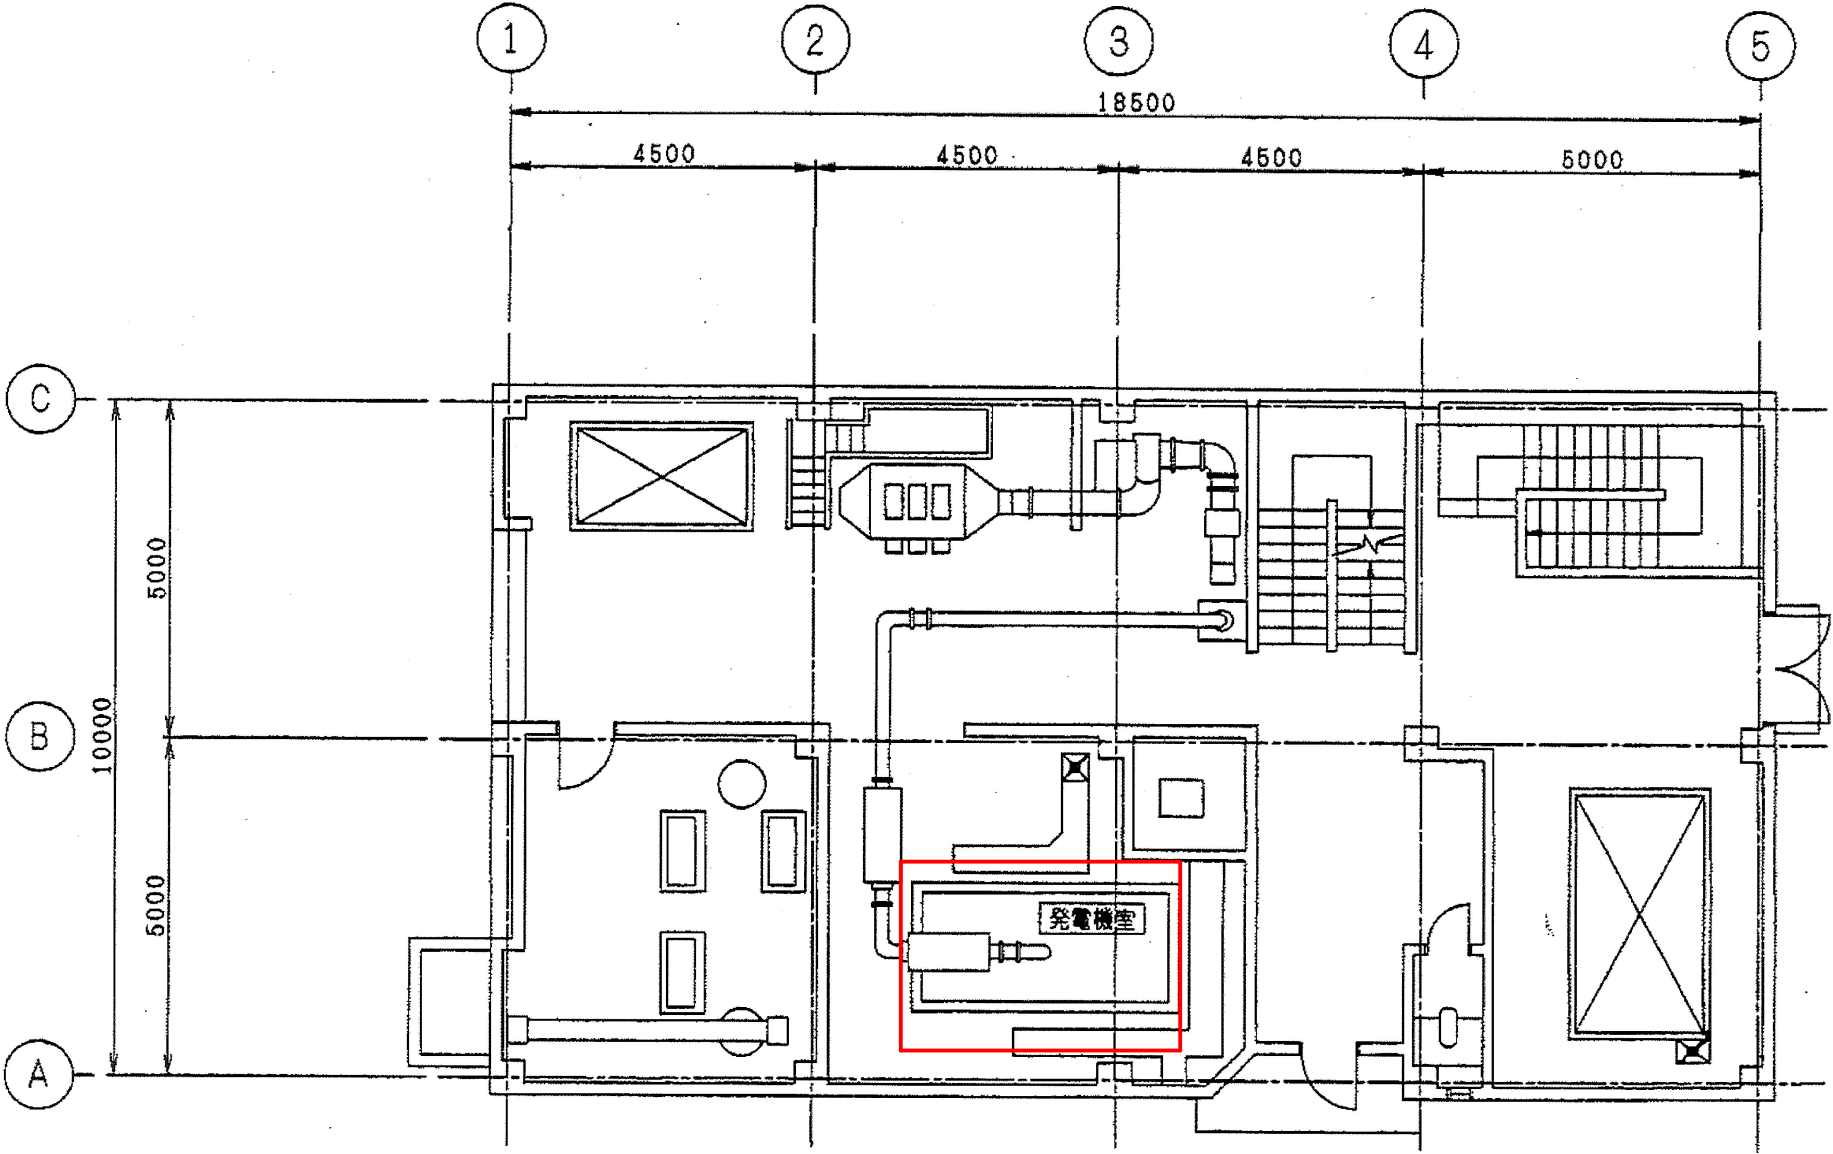


1F平面図

... 修繕箇所


設計図

(全4枚のうち2枚目)

件名	宮の下中継ポンプ場自家発電設備修繕				縮尺
図名	1F平面図				フリー
課長	課長補佐	係長	係	作図年月日	
				2025	
下関市上下水道局				図番	

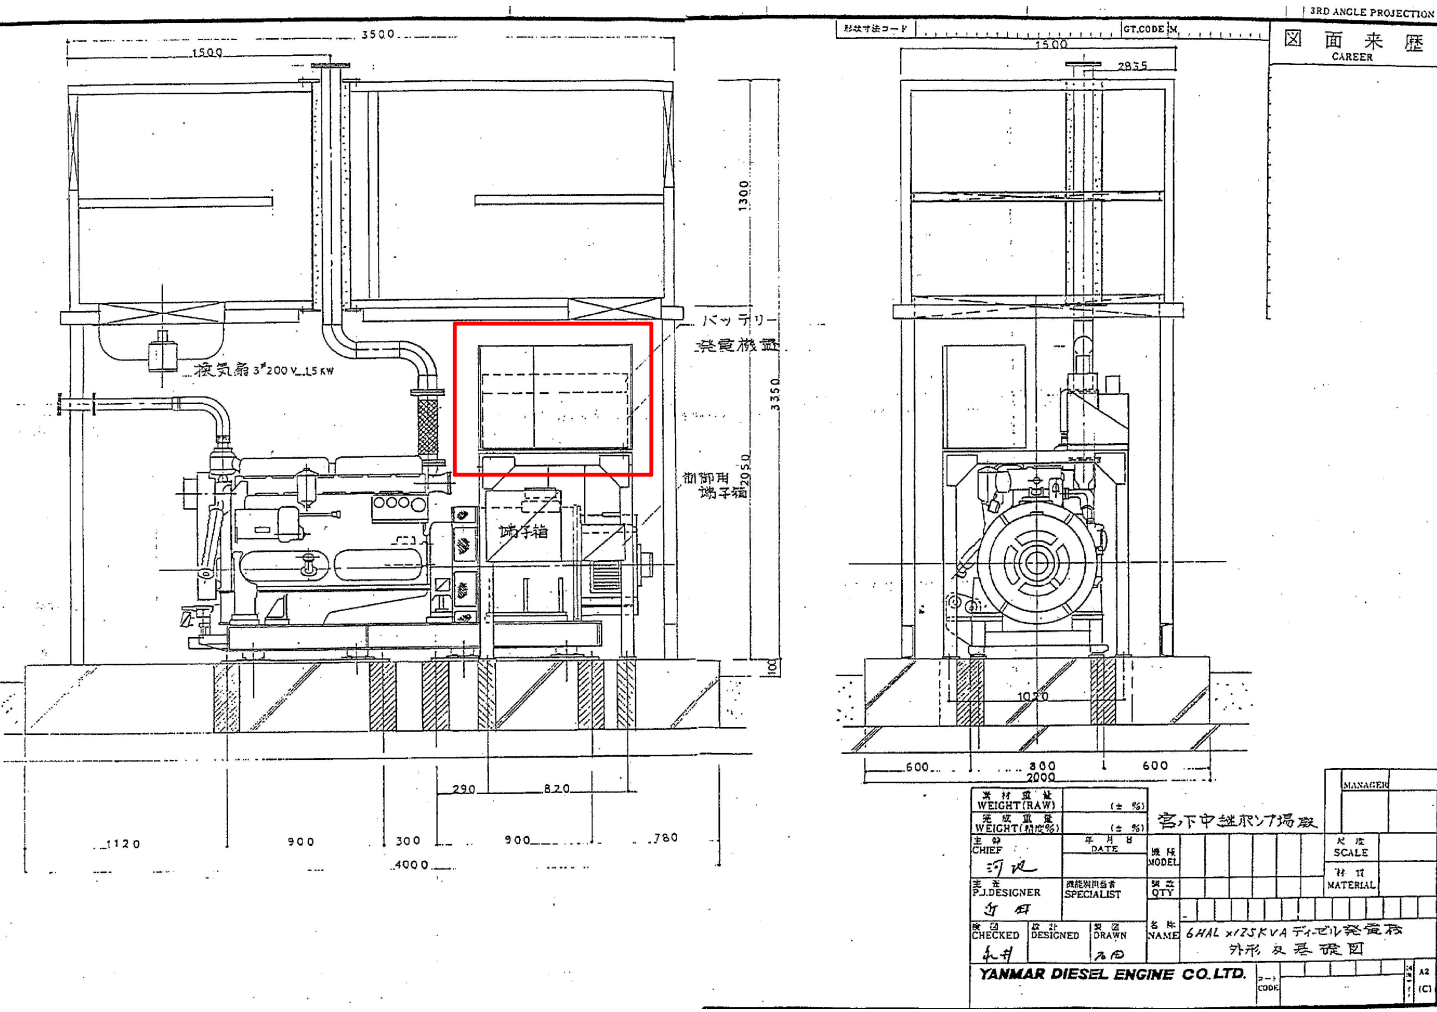

発電機外形図

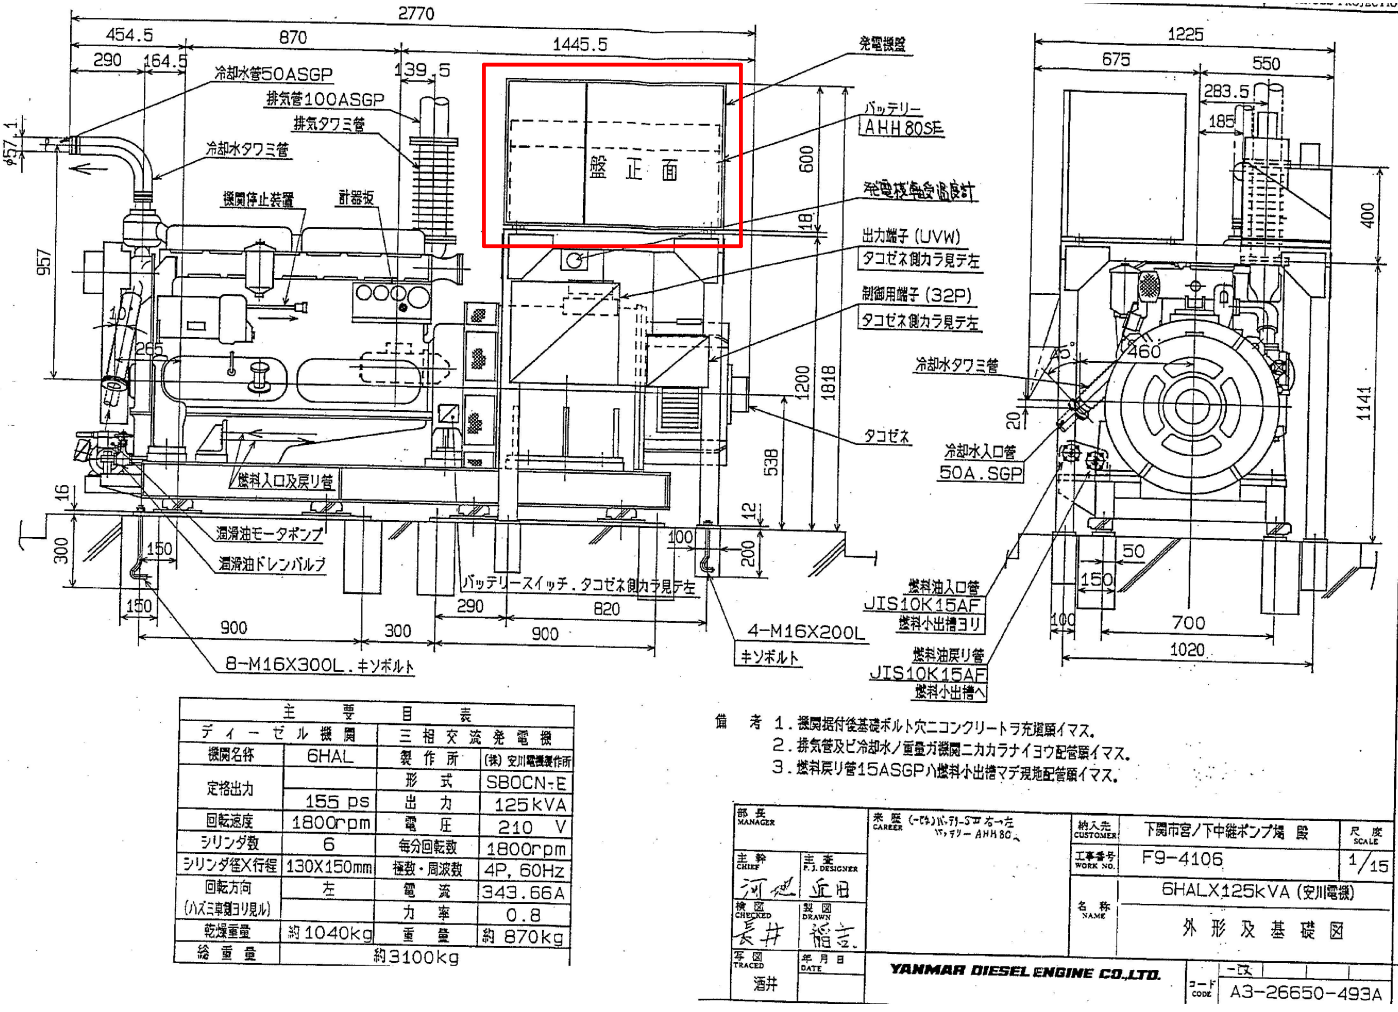

... 修繕箇所


設計図

(全4枚のうち3枚目)

件名	宮の下中継ポンプ場自家発電設備修繕				
図名	発電機外形図				
課長	課長補佐	係長	係	縮尺	フリー
				作図年月日	2025
下関市上下水道局				図番	

別図4


図番 AP99086-999402 -7A/

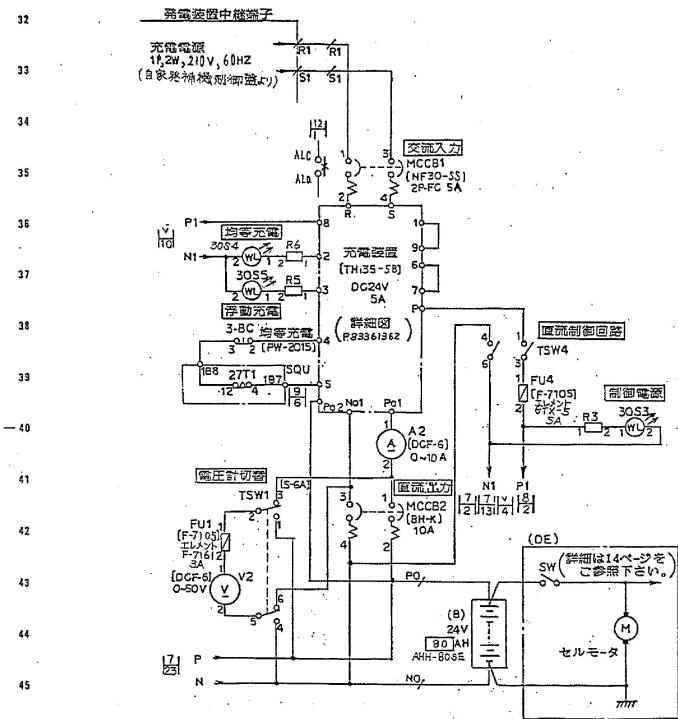

本図では製品番号(G1)に属する器具
には製品番号の記入を省略してあります

実 更	株式会社 安川電機製作所	承認 大内	監製 仲野	作成 仲野	主回路(2)	AP99086-999402	7A
--------	-----------------	----------	----------	----------	--------	----------------	----

図番 AP99086-999402 14/

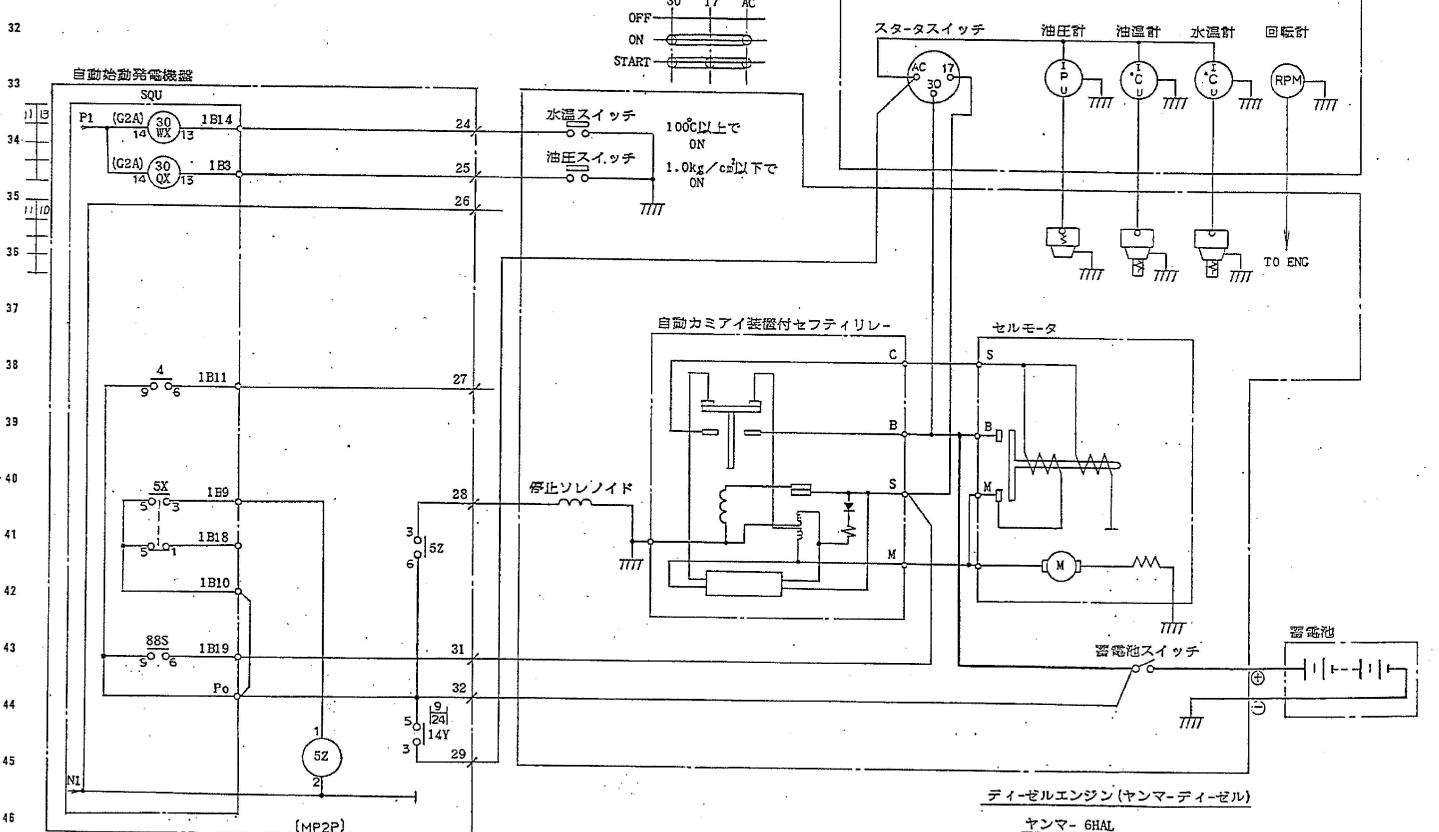

実 更	株式会社 安川電機製作所	承認 大内	監製 仲野	作成 仲野	エンジン及び計器盤接続図	AP99086-999402	14
--------	-----------------	----------	----------	----------	--------------	----------------	----

接続図(参考)

設計図

(全4枚のうち4枚目)

件 名	宮の下中継ポンプ場自家発電設備修繕				
図 名	接続図(参考)				
課 長	課長補佐	係 長	係	縮尺 フリー	
				作図年月日 2025	
下関市上下水道局			図 番		