




平面図

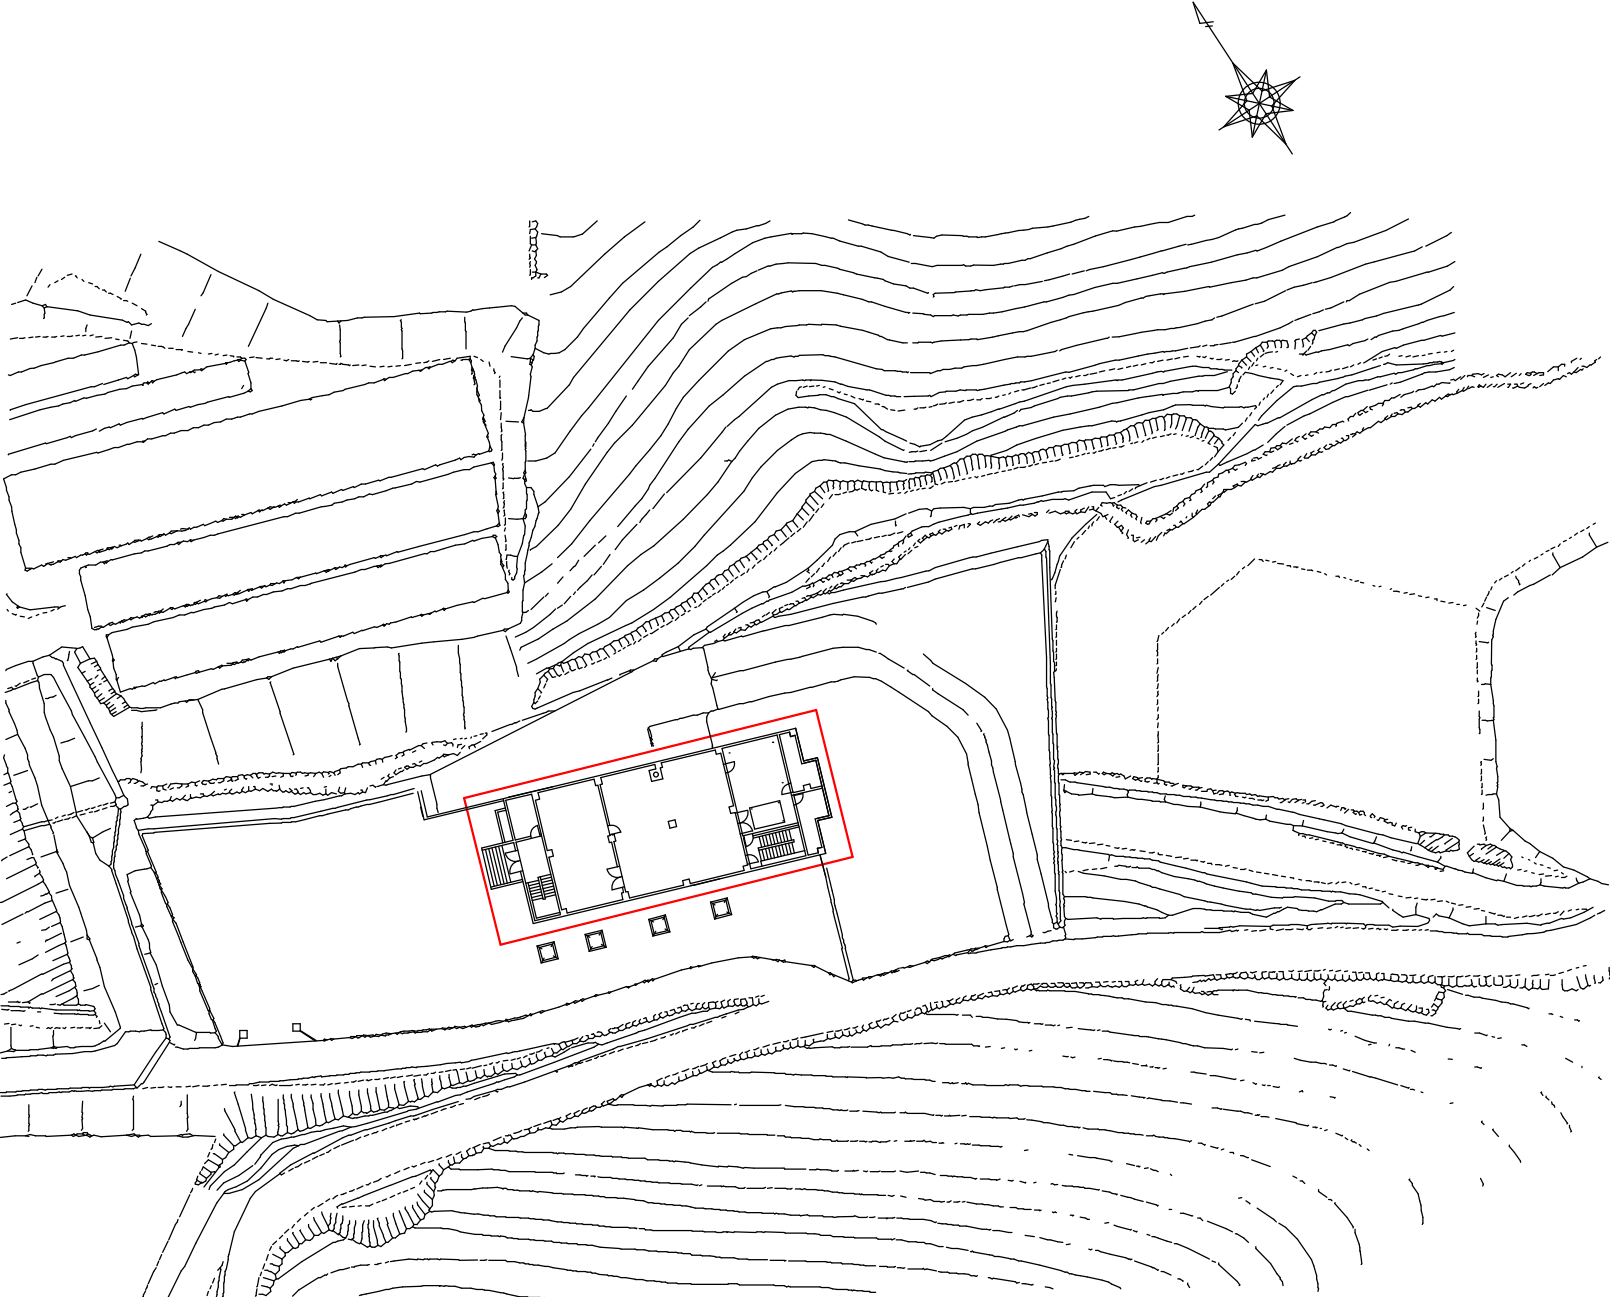


位置図

設計図


(全13枚のうち1枚目) : 実施場所

件名 図名	綾羅木中継ポンプ場No.1-2汚水ポンプ取替業務				
	綾羅木中継ポンプ場平面図、位置図				
課長	課長補佐	係長	係	縮尺	フリー
				作図年度	2025
下関市上下水道局			図番		


別図 2

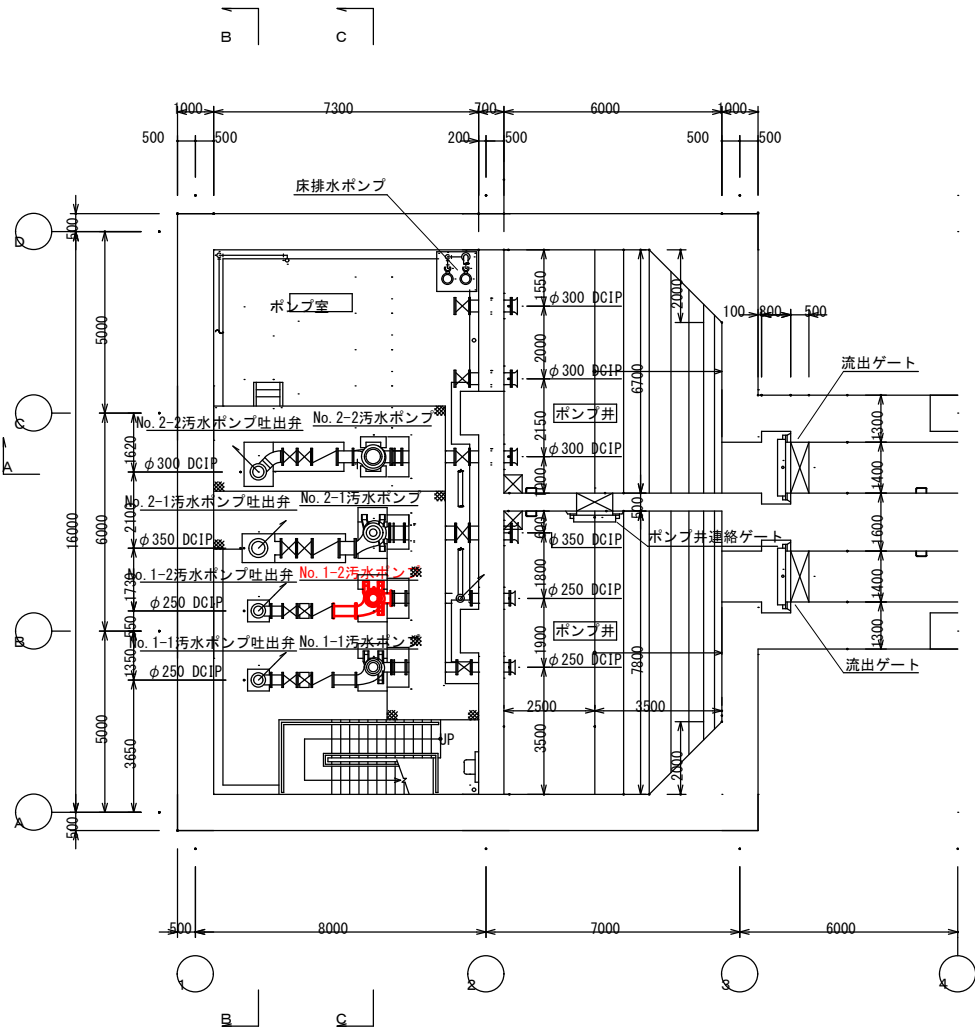

地下5階平面図


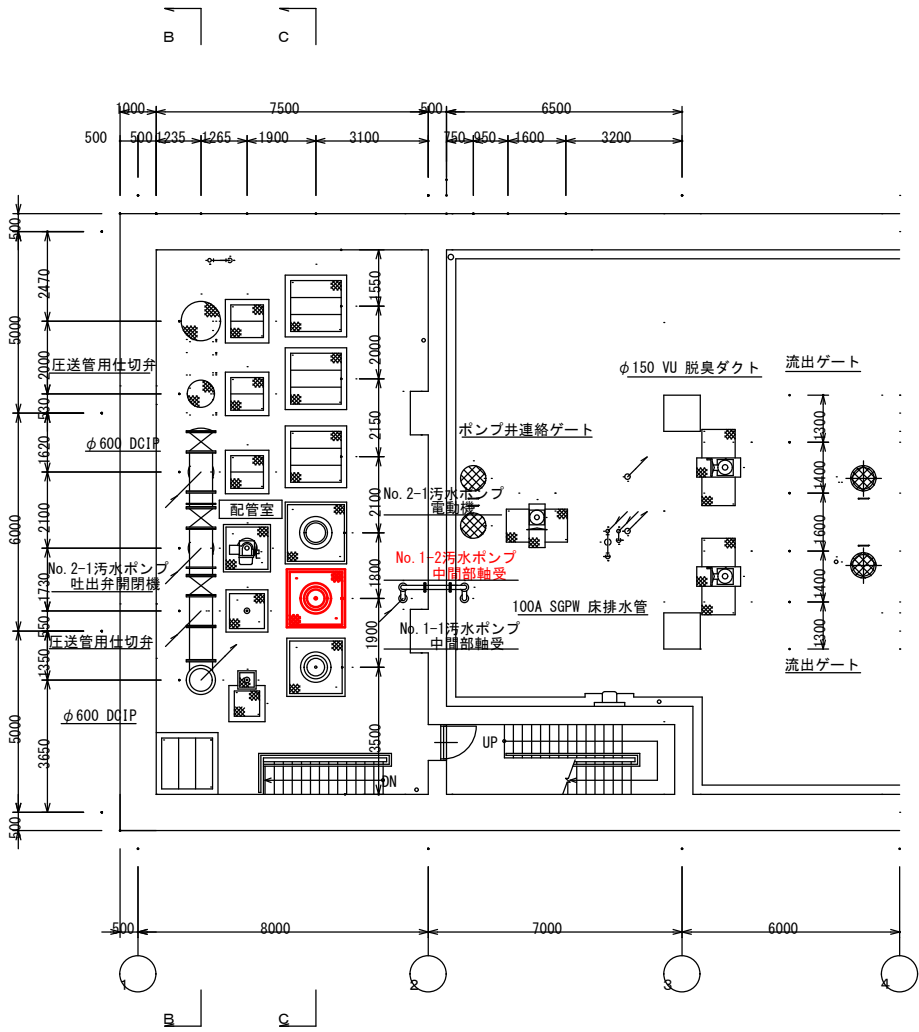


地下4階平面図

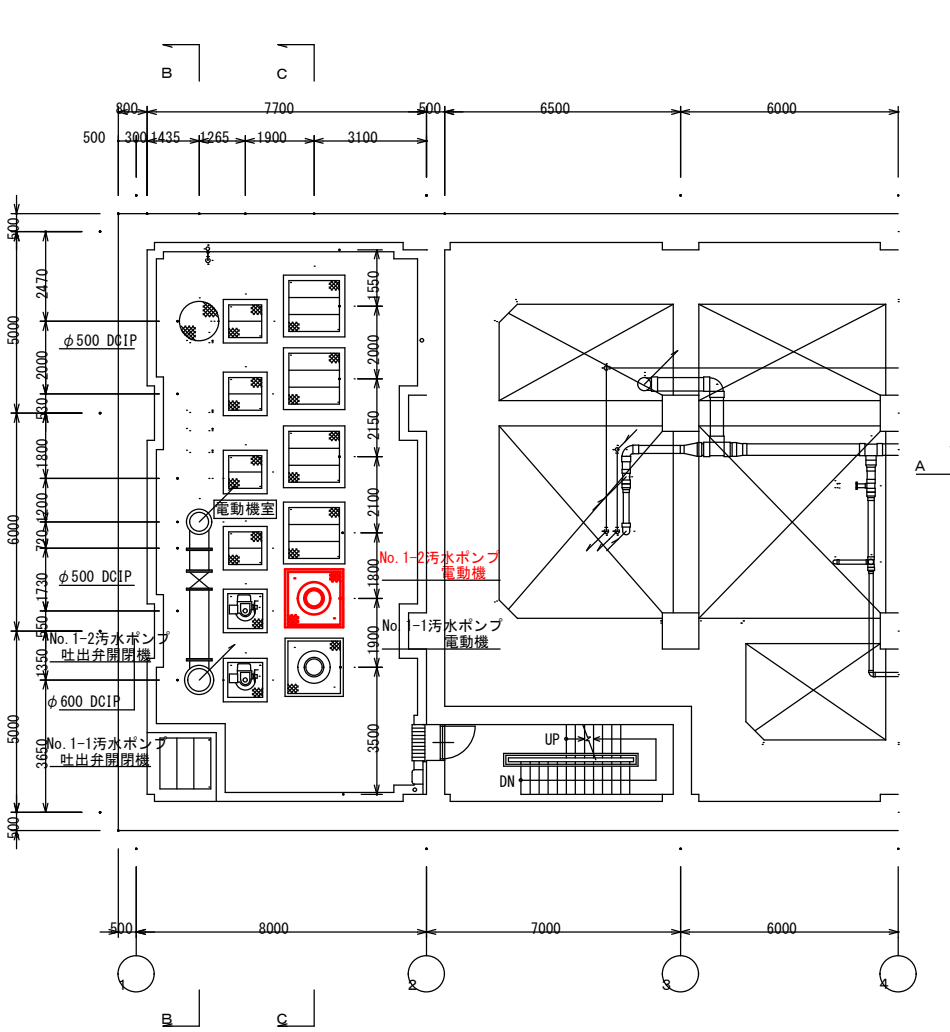


地下3階平面図

設計図					
(全13枚のうち2枚目) : 実施場所					
件名	綾羅木中継ポンプ場No.1-2汚水ポンプ取替業務				
図名	地下5階、4階、3階平面図				
課長	課長補佐	係長	係	縮尺	フリー
				作図年度	2025
下関市上下水道局			図番		

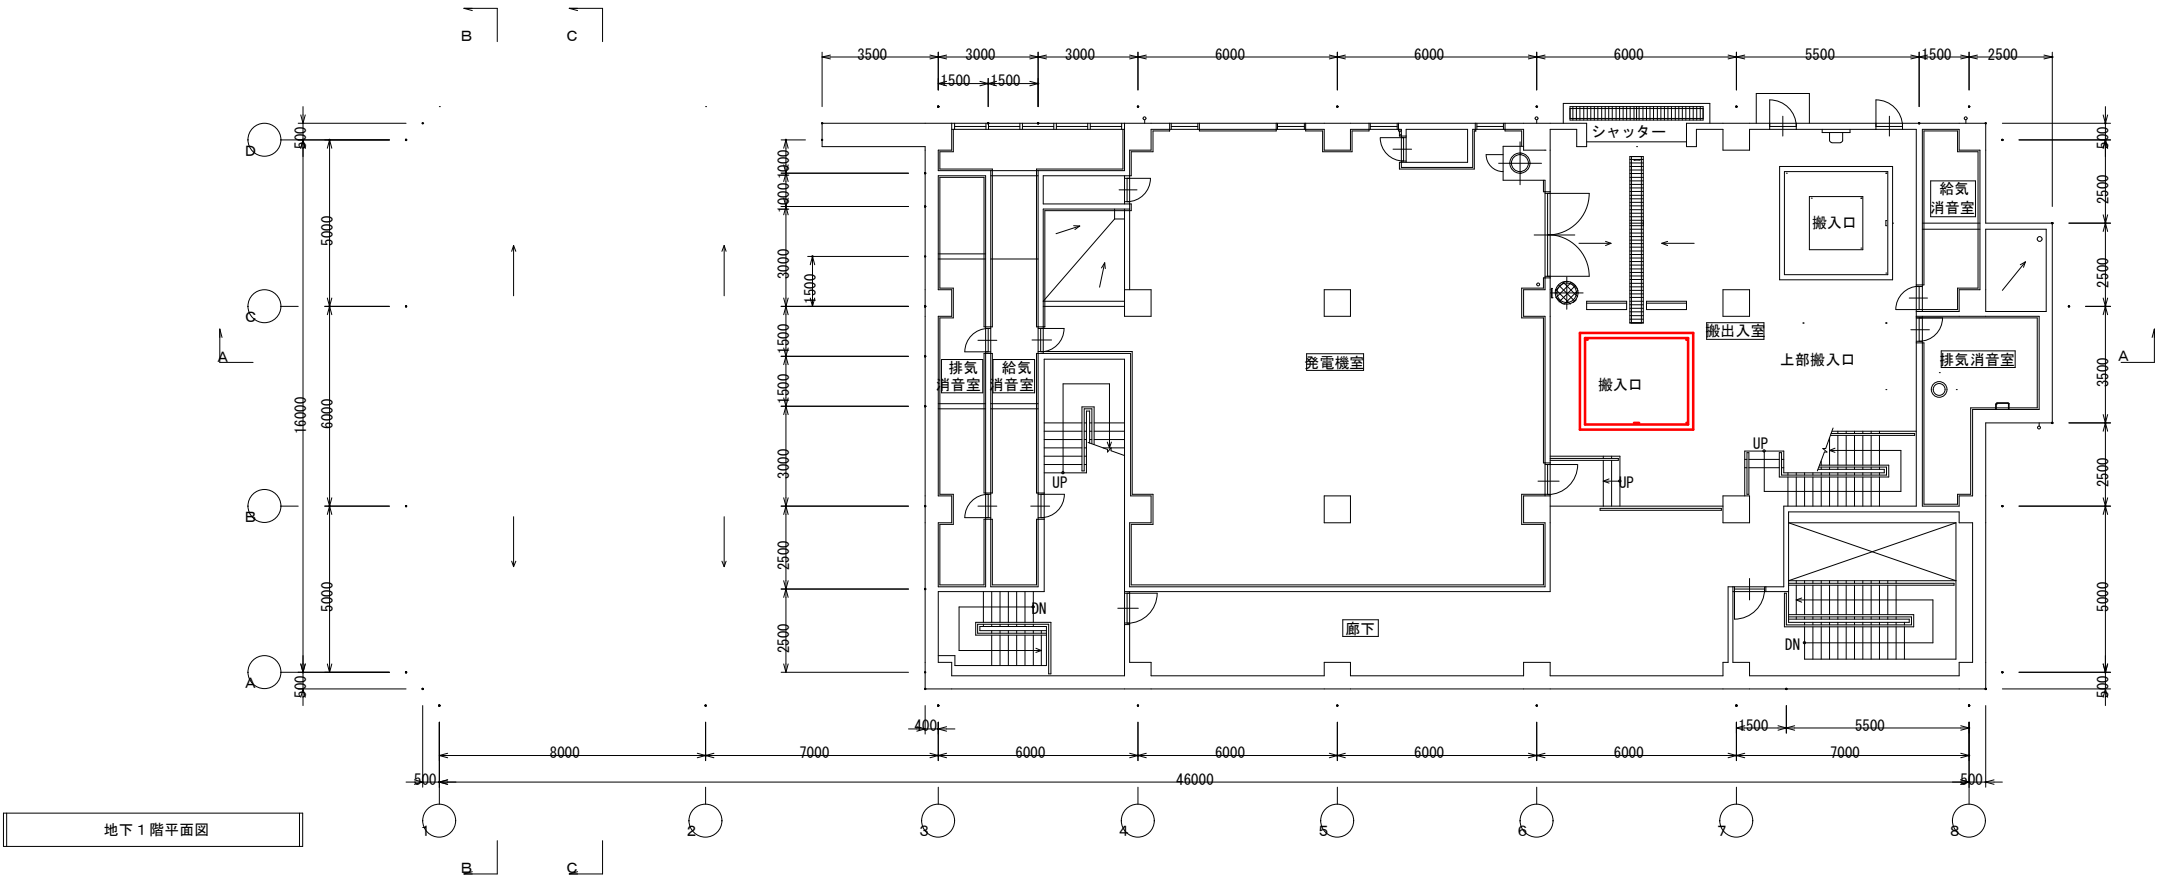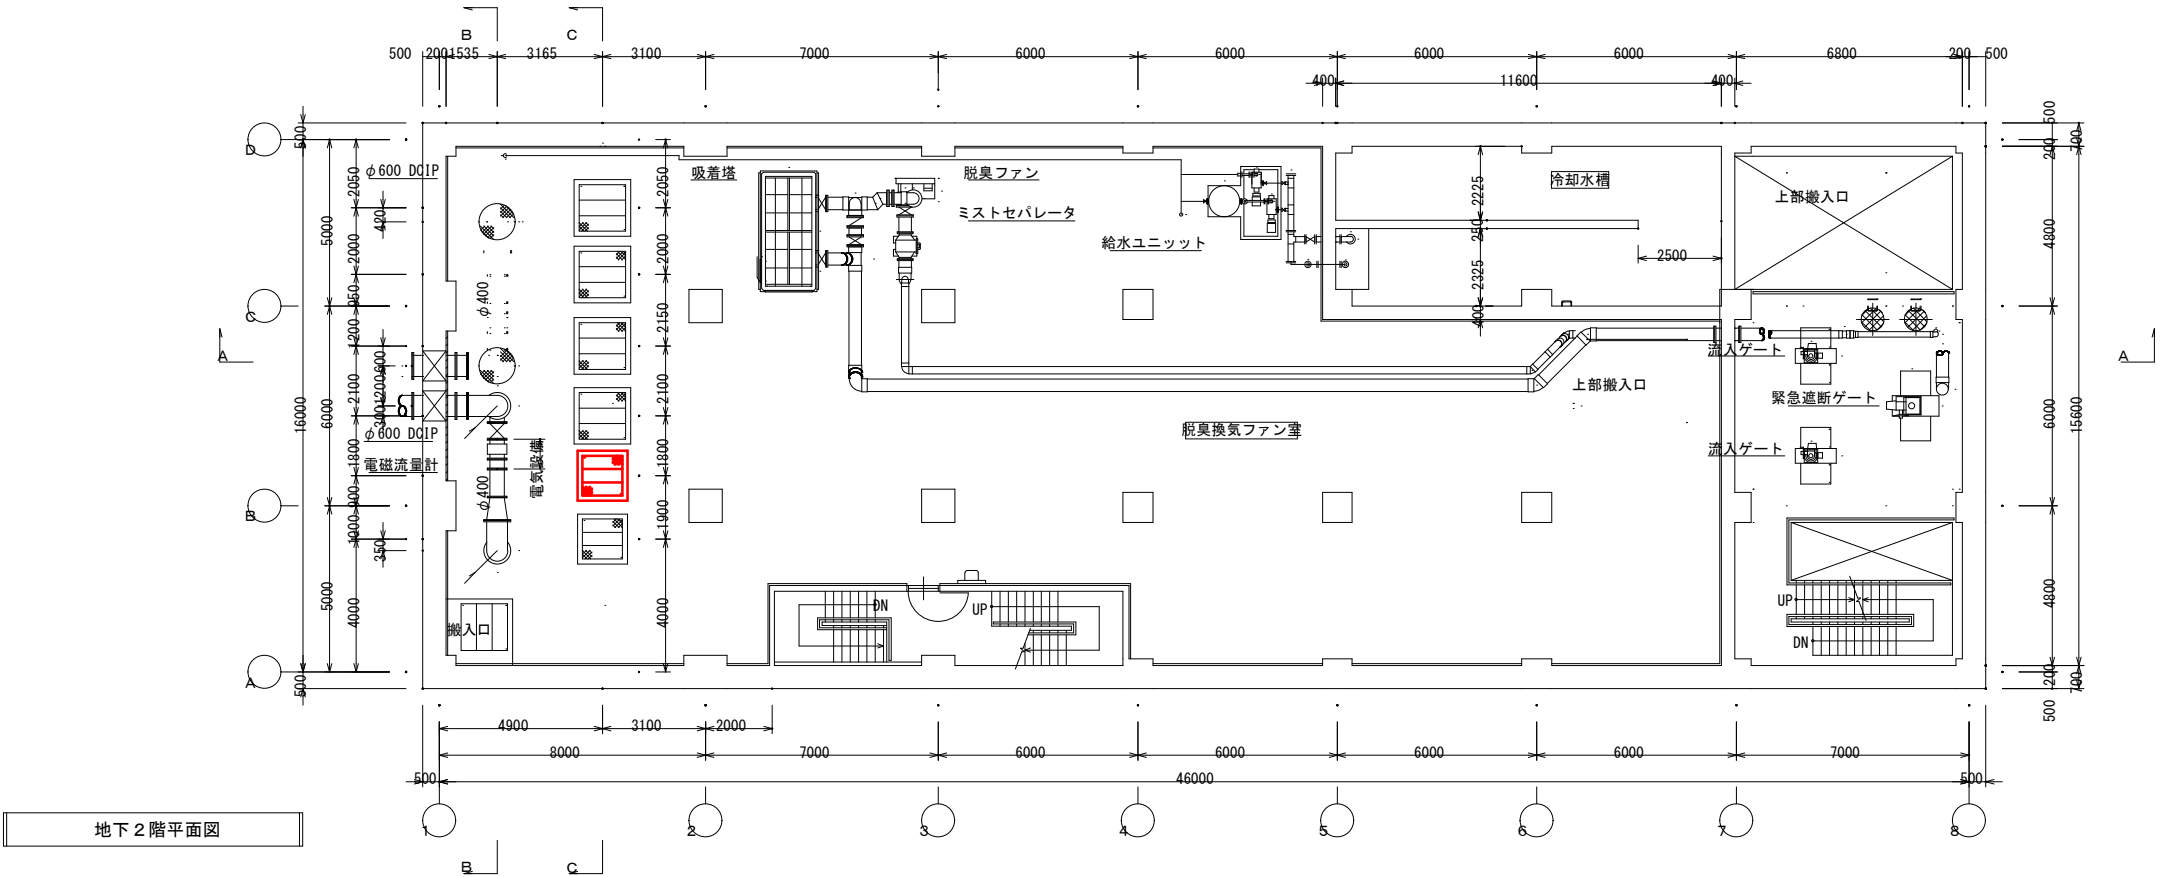


設計図				
(全13枚のうち3枚目) : 搬出箇所				
件名	綾羅木中継ポンプ場No.1-2汚水ポンプ取替業務			
図名	地下2階、1階平面図			
課長	課長補佐	係長	係	縮尺
				フリー
				作図年度
				2025
下関市上下水道局			図番	


別図 4

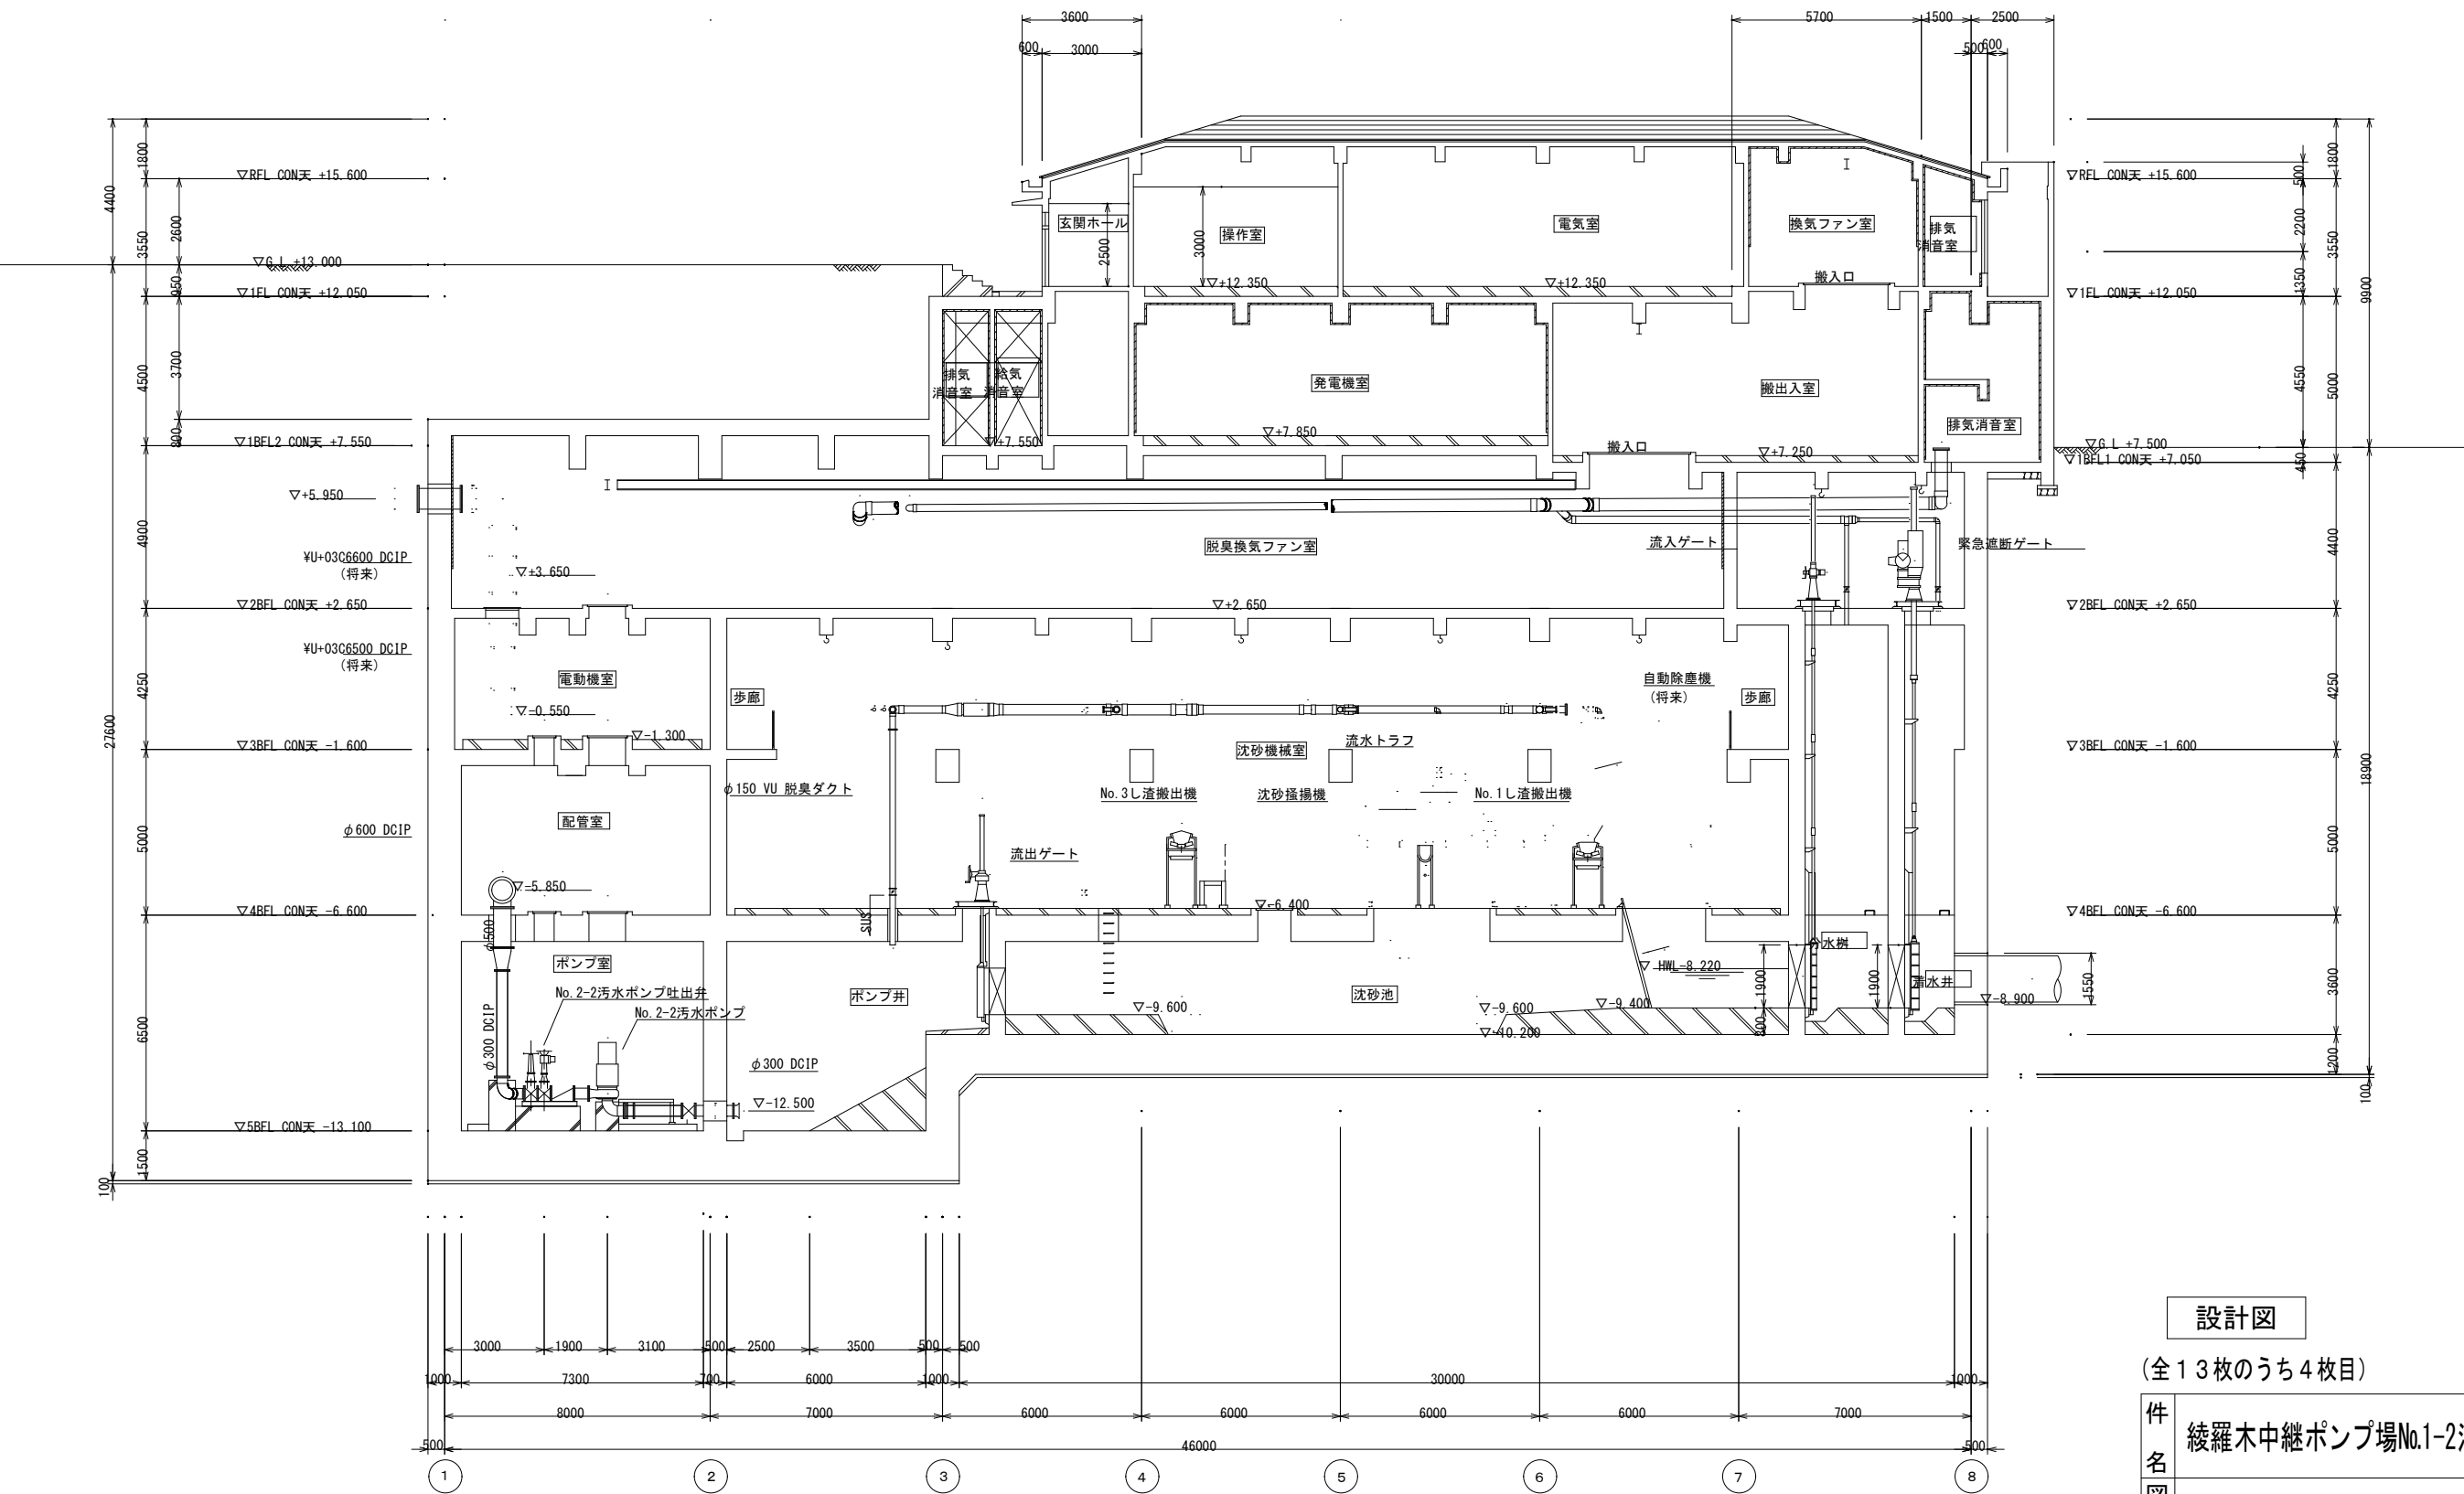

設計図					
(全13枚のうち4枚目)					
件名	綾羅木中継ポンプ場No.1-2汚水ポンプ取替業務				
図名	A-A断面図				
課長	課長補佐	係長	係	縮尺	フリー
				作図年度	2025
下関市上下水道局			図番		

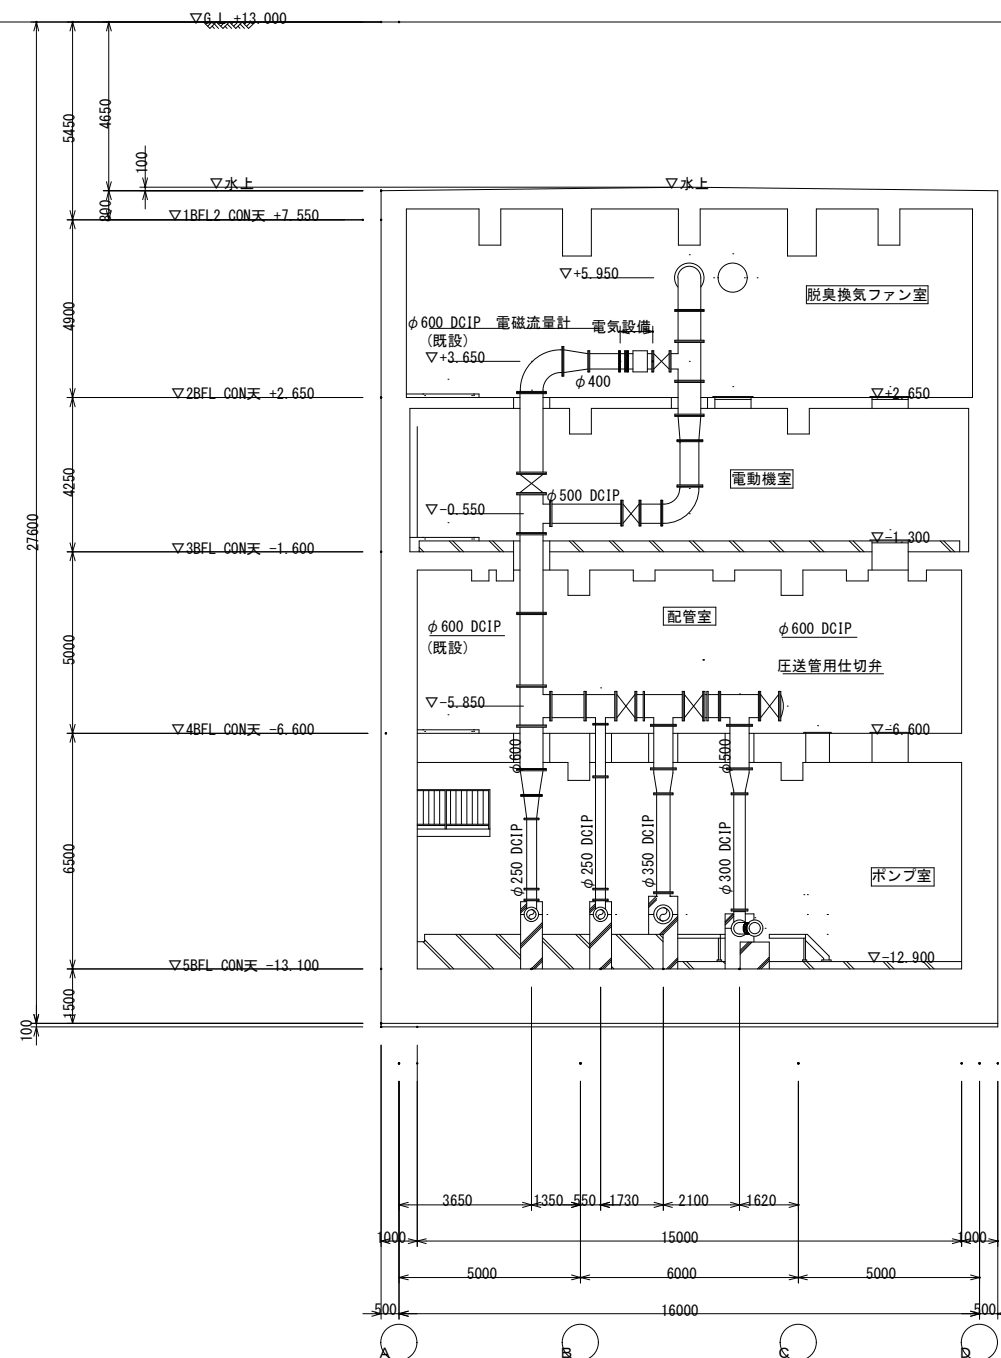

B-B断面图

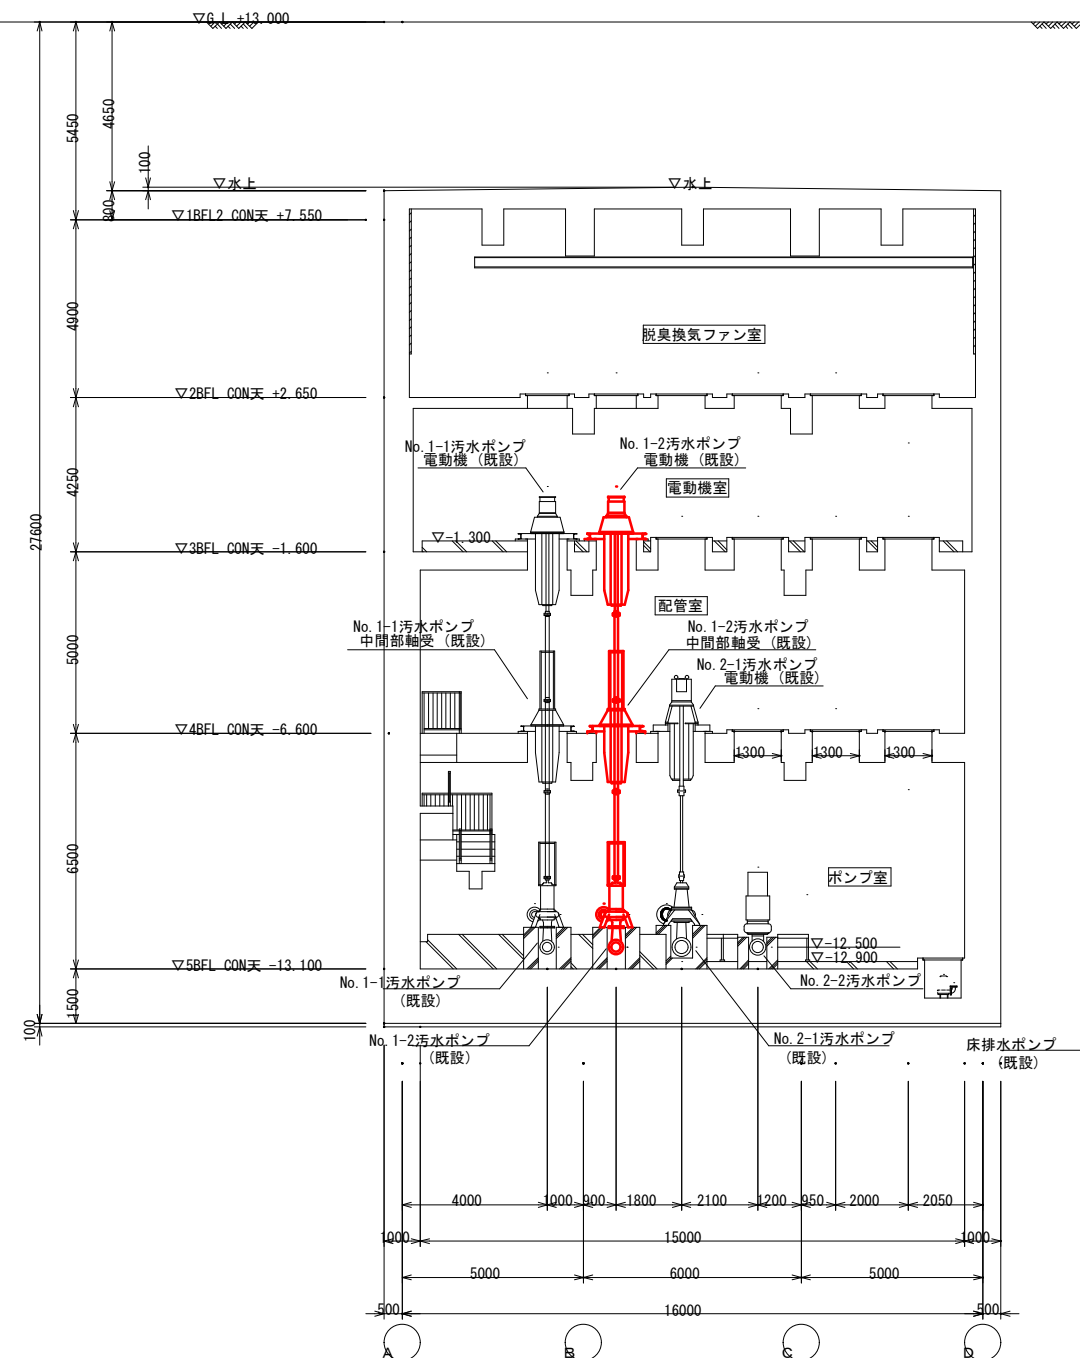


C—C断面図

設計図

(全13枚のうち5枚目) : 実施場所

件名	綾羅木中継ポンプ場No.1-2汚水ポンプ取替業務				
	B-B、C-C断面図				
図名	課長	課長補佐	係長	係	縮尺 フリー
					作図年度 2025
下関市上下水道局				図番	

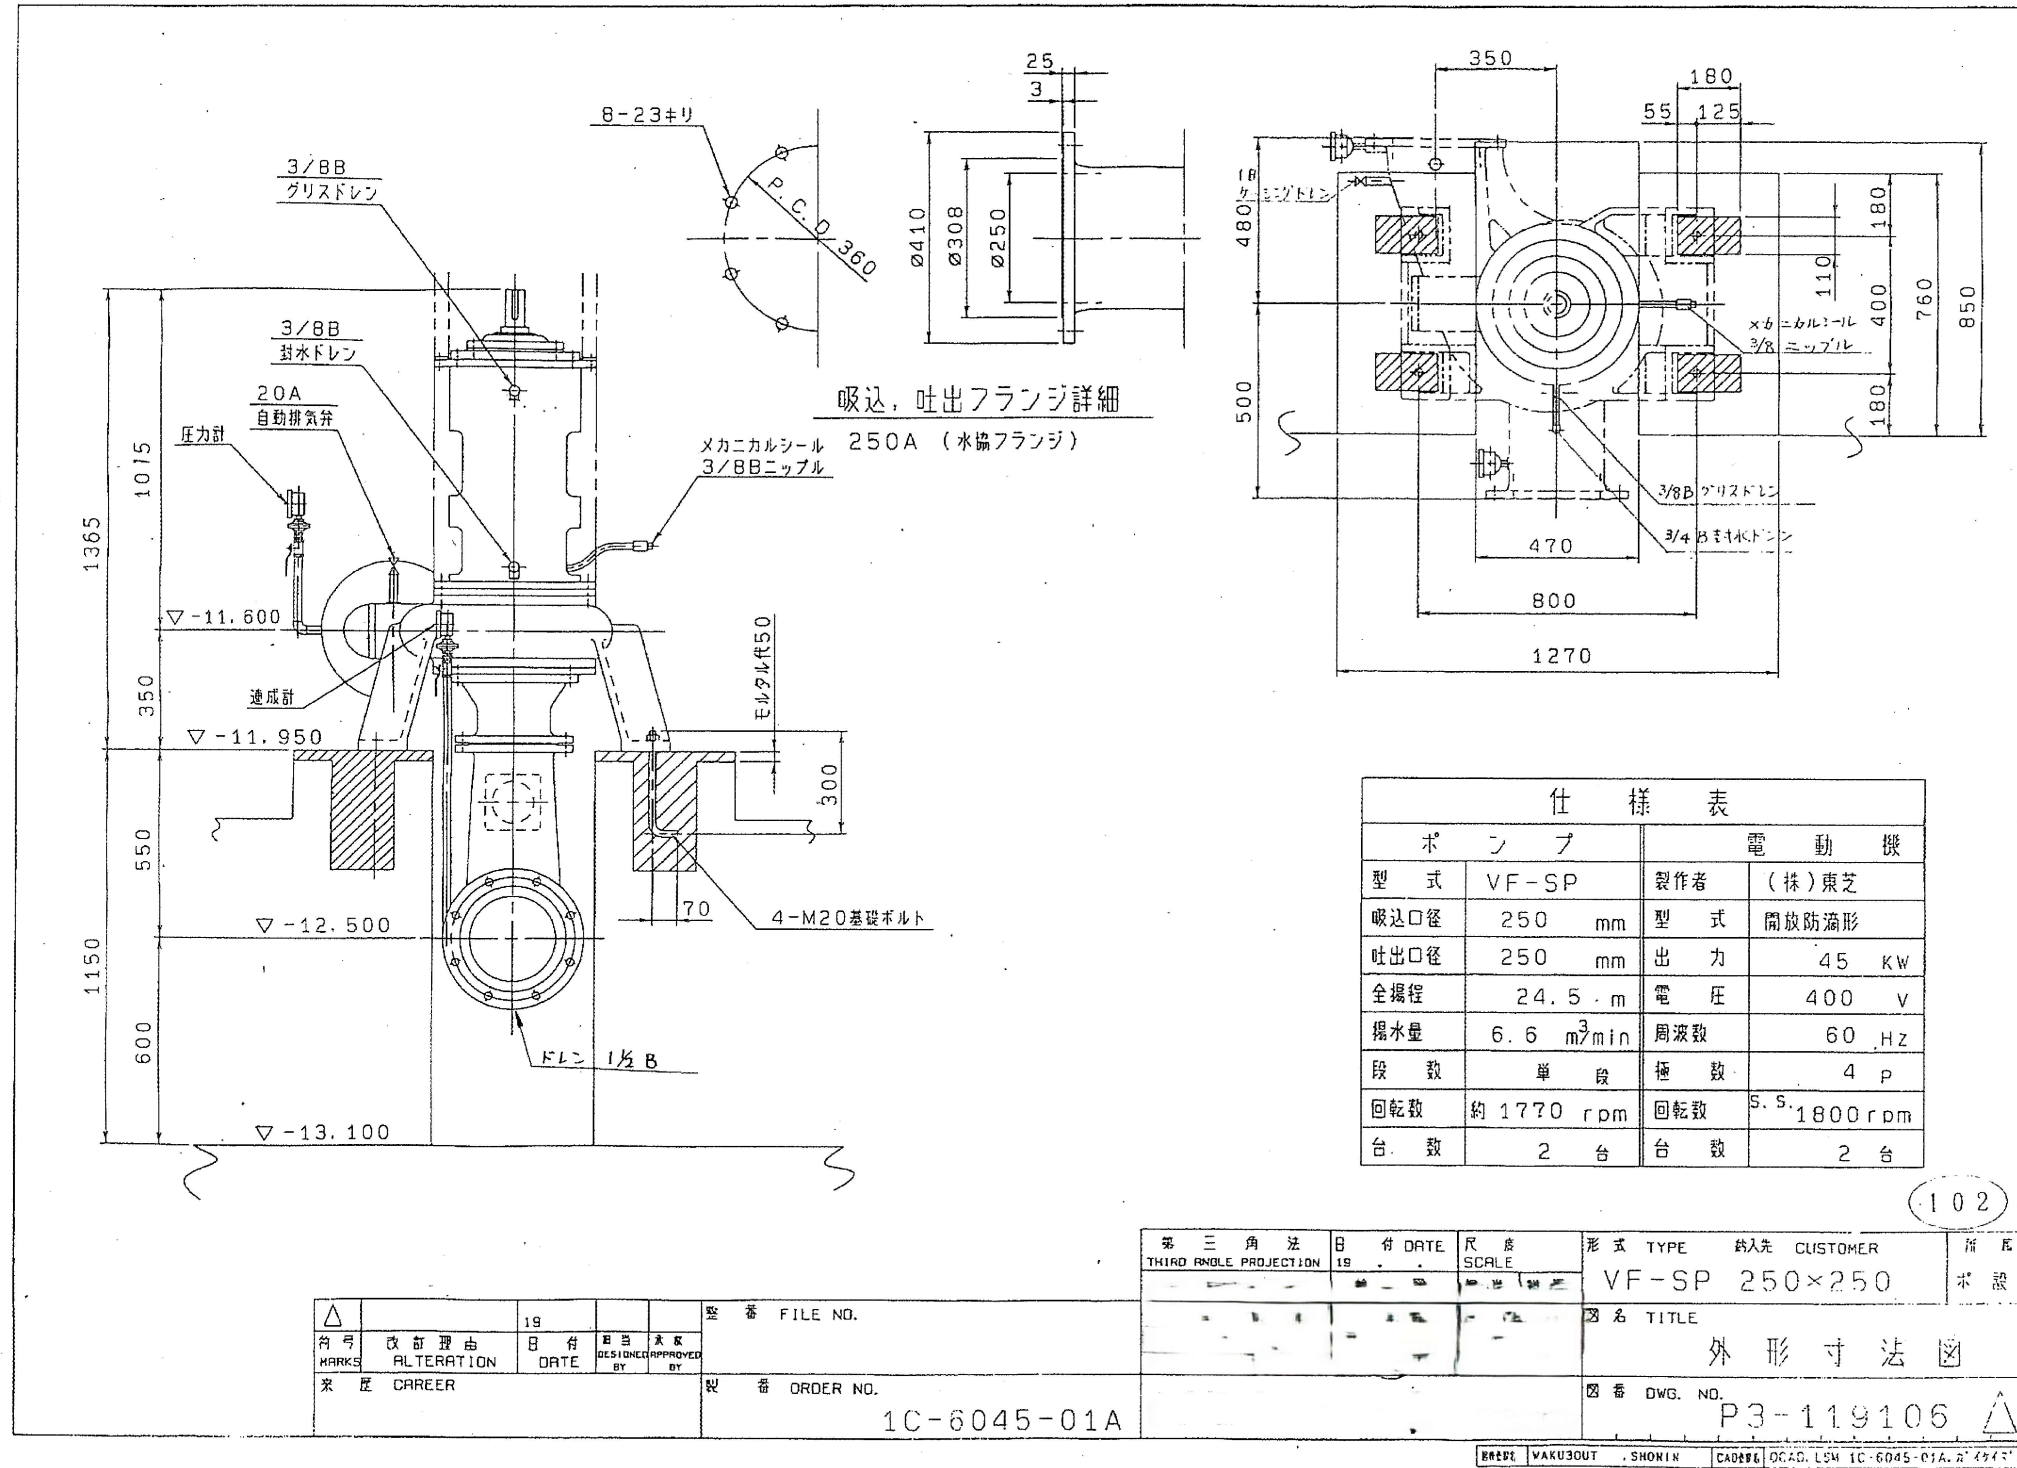


設計図

(全13枚のうち6枚目)

件名	綾羅木中継ポンプ場No.1-2汚水ポンプ取替業務				
図名	既設ポンプ外形寸法図				
課長	課長補佐	係長	係	縮尺	フリー
				作図年度	2025
下関市上下水道局			図番		

 
既設ポンプ外形寸法図



(全13枚のうち7枚目)

件名	綾羅木中継ポンプ場No.1-2汚水ポンプ取替業務				
	既設上部軸受構造図				
図名	課 長	課長補佐	係 長	係	縮尺 フリー
					作図年度 2025
下関市上下水道局				図番	


別図 8

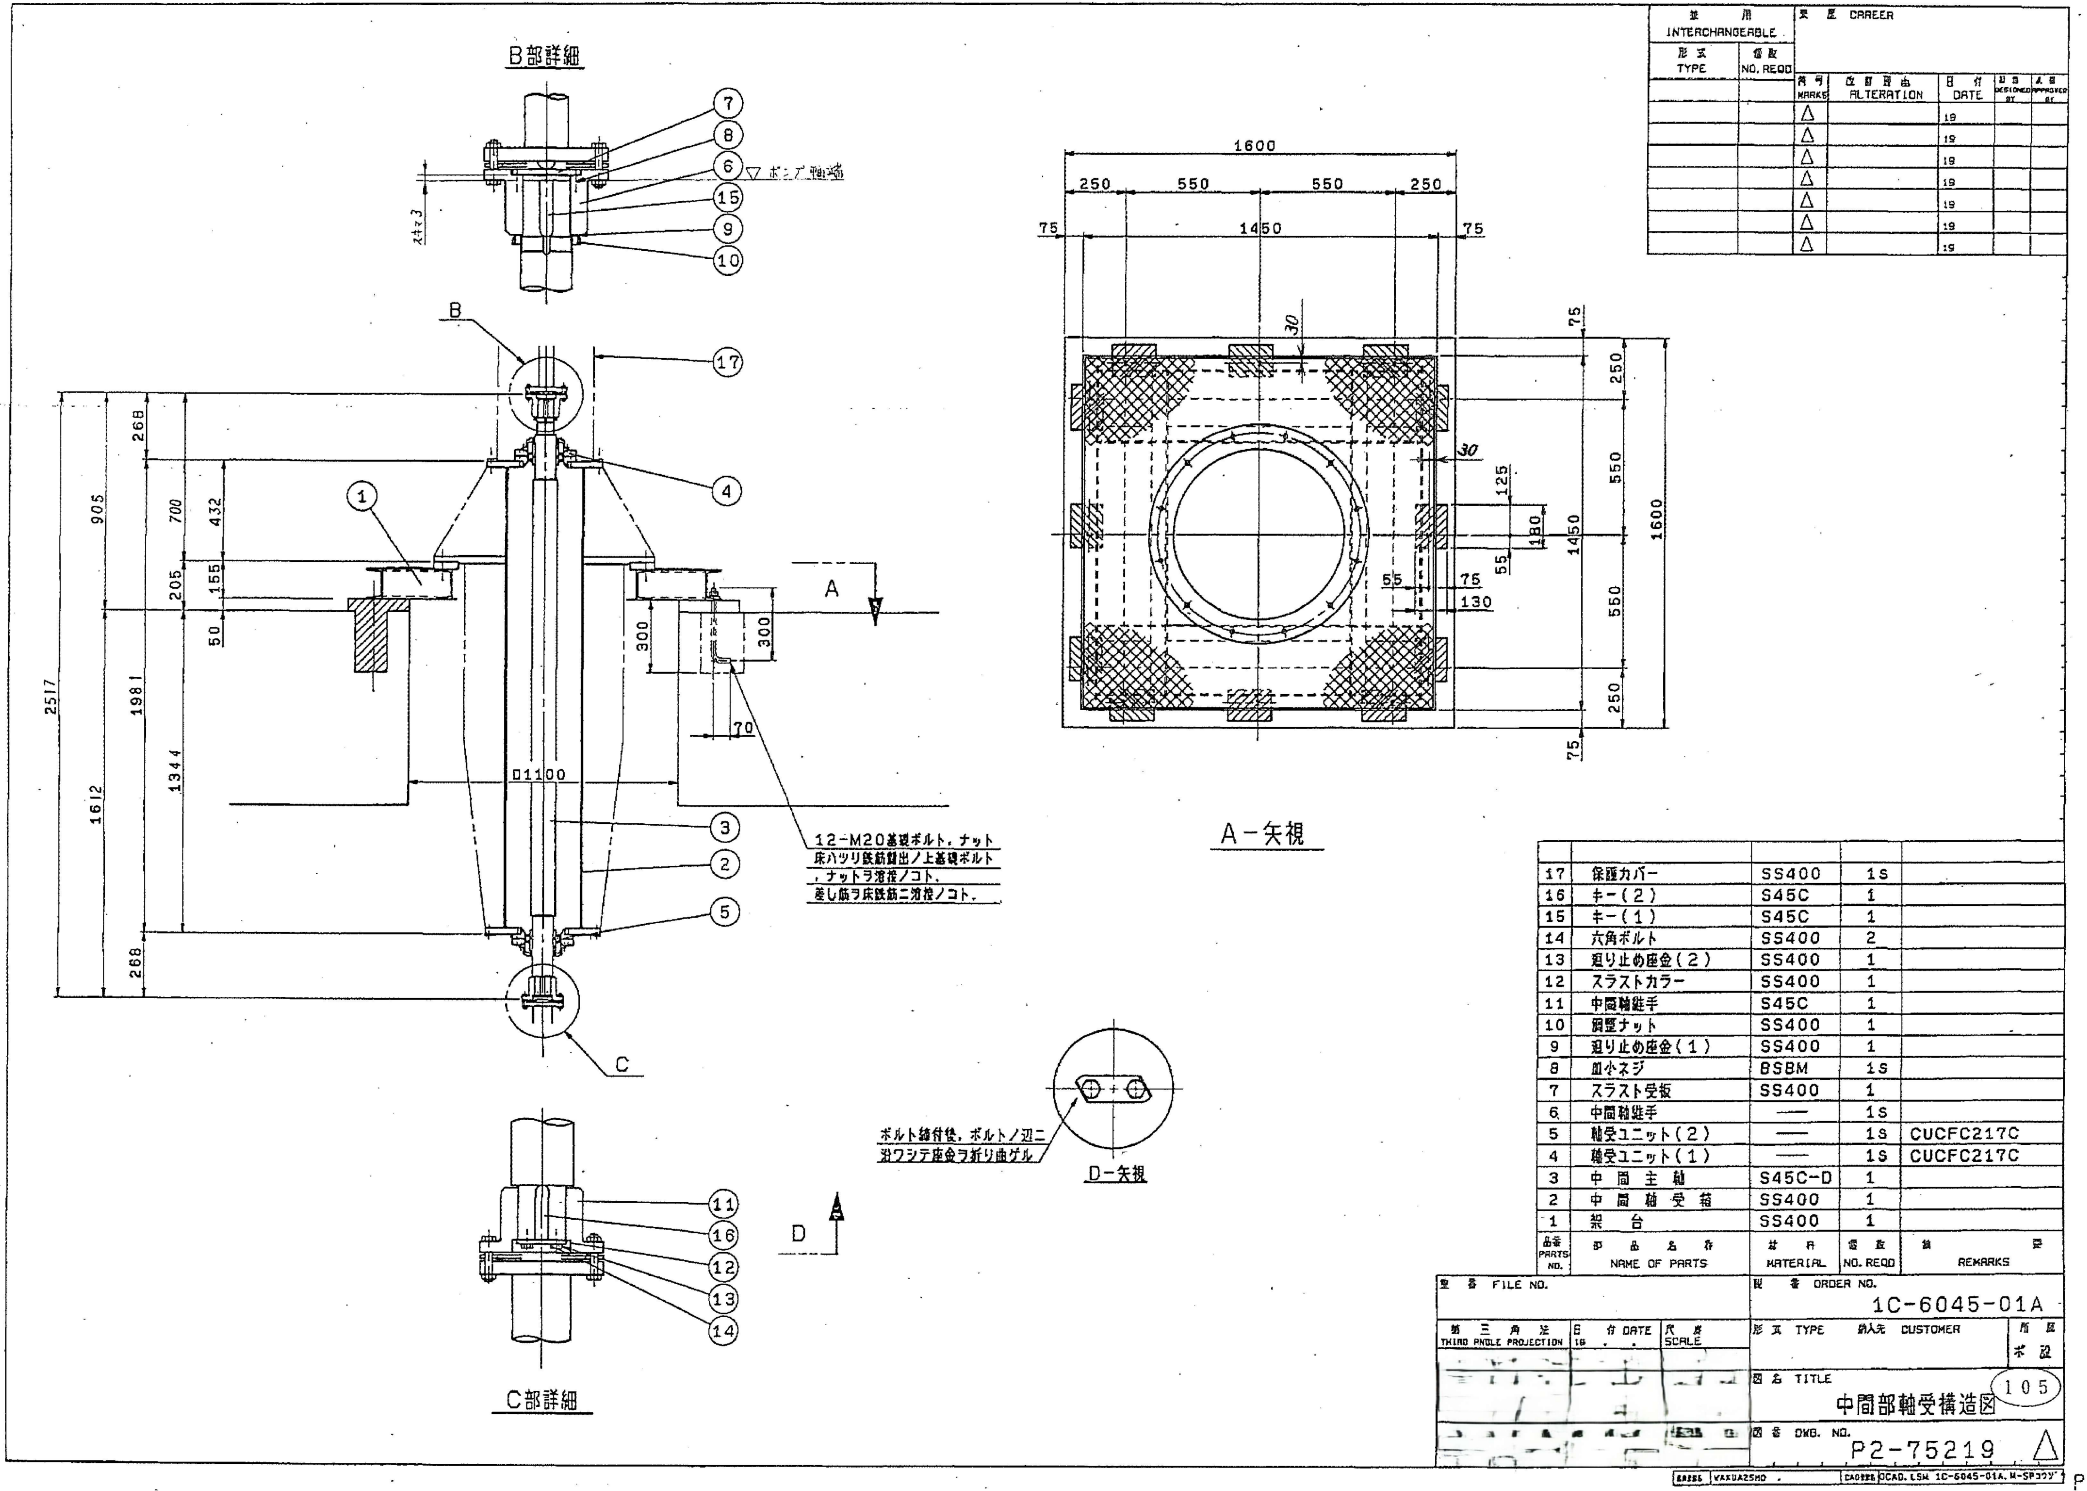

既設中間部軸受構造図

設計図				
(全13枚のうち8枚目)				
件名	綾羅木中継ポンプ場No.1-2汚水ポンプ取替業務			
図名	既設中間部軸受構造図			
課長	課長補佐	係長	係	縮尺
				フリー
				作図年度
				2025
下関市上下水道局			図番	

別図 9


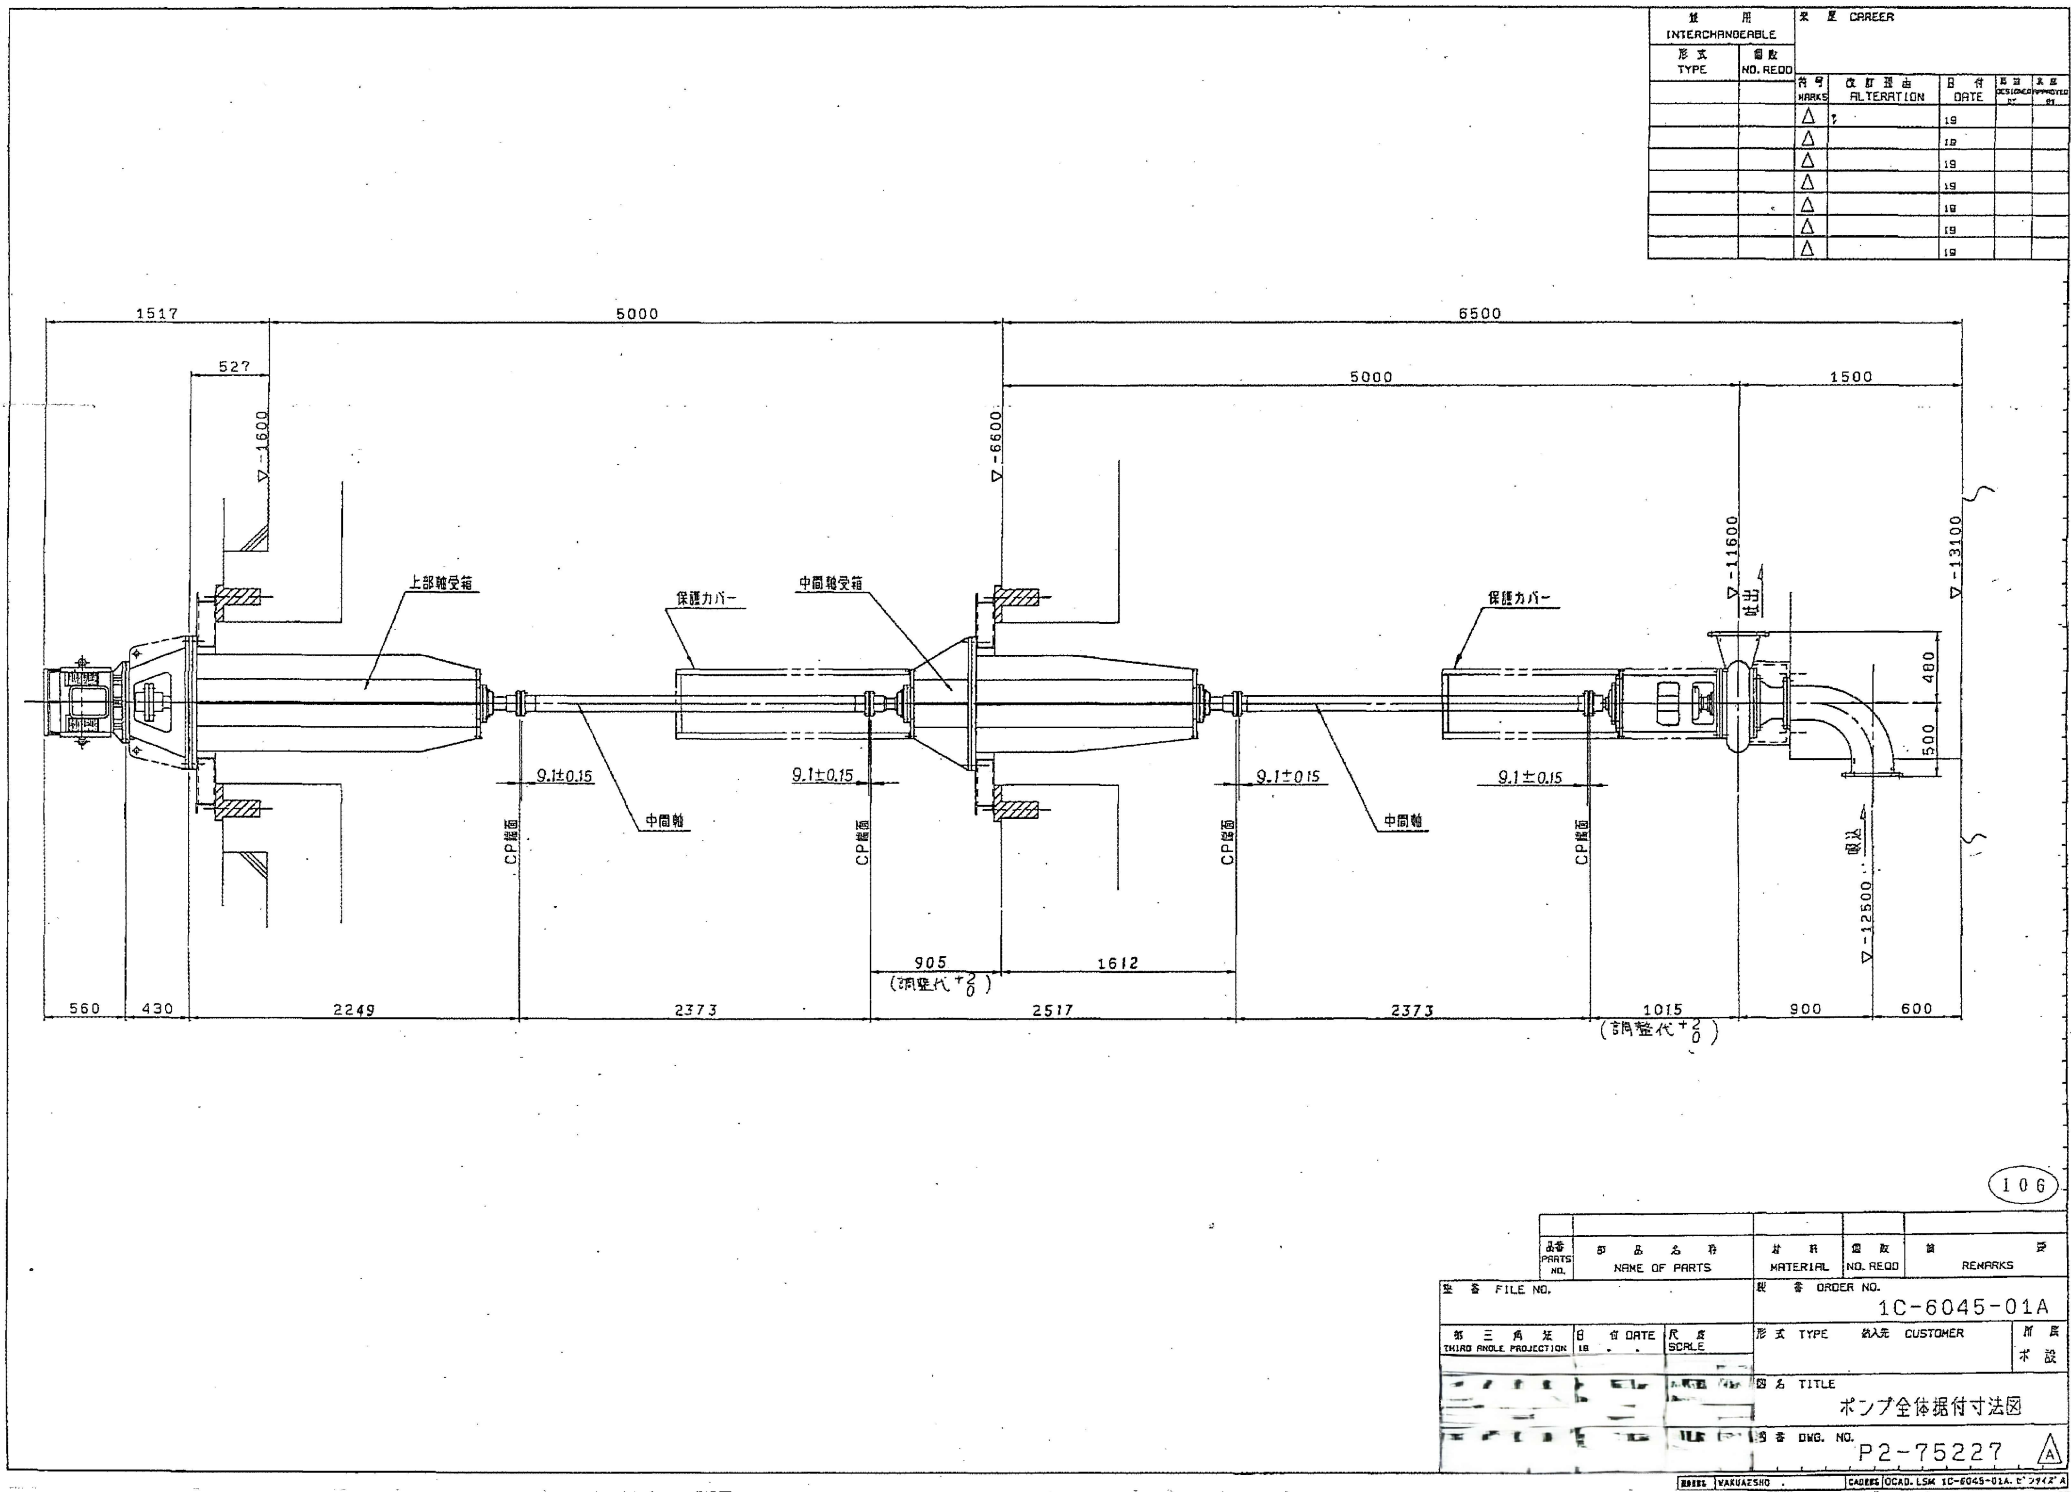


既設ポンプ全体据付寸法図

設計図

(全13枚のうち9枚目)

件名	綾羅木中継ポンプ場No.1-2汚水ポンプ取替業務				
図名	既設ポンプ全体据付寸法図				
課長	課長補佐	係長	係	縮尺	フリー
				作図年度	2025
下関市上下水道局			図番		

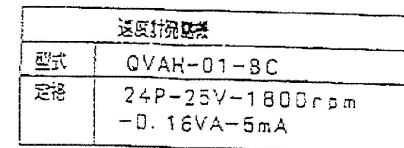 

出力 OUTPUT	極數 POLES	電圧 VOLTS	周波数 FREQ.	回転速度 FULL LOAD SPEED	給油 BEARING	総重量 WEIGHT
45 kW	4	400 V	60 Hz	1740 min ⁻¹	負荷側 LOAD SIDE	本体 MOTOR
形 TYPE	式 FORM	絶縁 INS. CLASS	定格 RATING	枠番号 FRAME	フランジ号 FLANGE	
TIKK	DCKL8	F	CONT..	200M	FF500	
					反負荷側 OPP.L SIDE	330 kg
					6212ZZ	
	図 改 REV. MARK	第三角法 3RD ANGLE PROJECTION			名称 TITLE	
年月日 DATE		尺度 SCALE			三相誘導電動機外形図	
承認 APPROVED BY		N.T.S.			OUTLINE FOR THREE PHASE INDUCTION MOTOR	
変更替 REVISED BY		単位 UNITS				
		mm				
軸端 寸法						
追加 図						
	註 記 CONTENTS				面番号 DRAWING NO.	改訂回 REV. MARK
					M 7071767	(1)

東芝

JP 22

SUBJECT: THREE PHASE INDUCTION MOTOR


RE: [REDACTED]

M 7071767

34(3) 52

下関市上下水道局	図 番	
----------	--------	--

既設電動機外形図

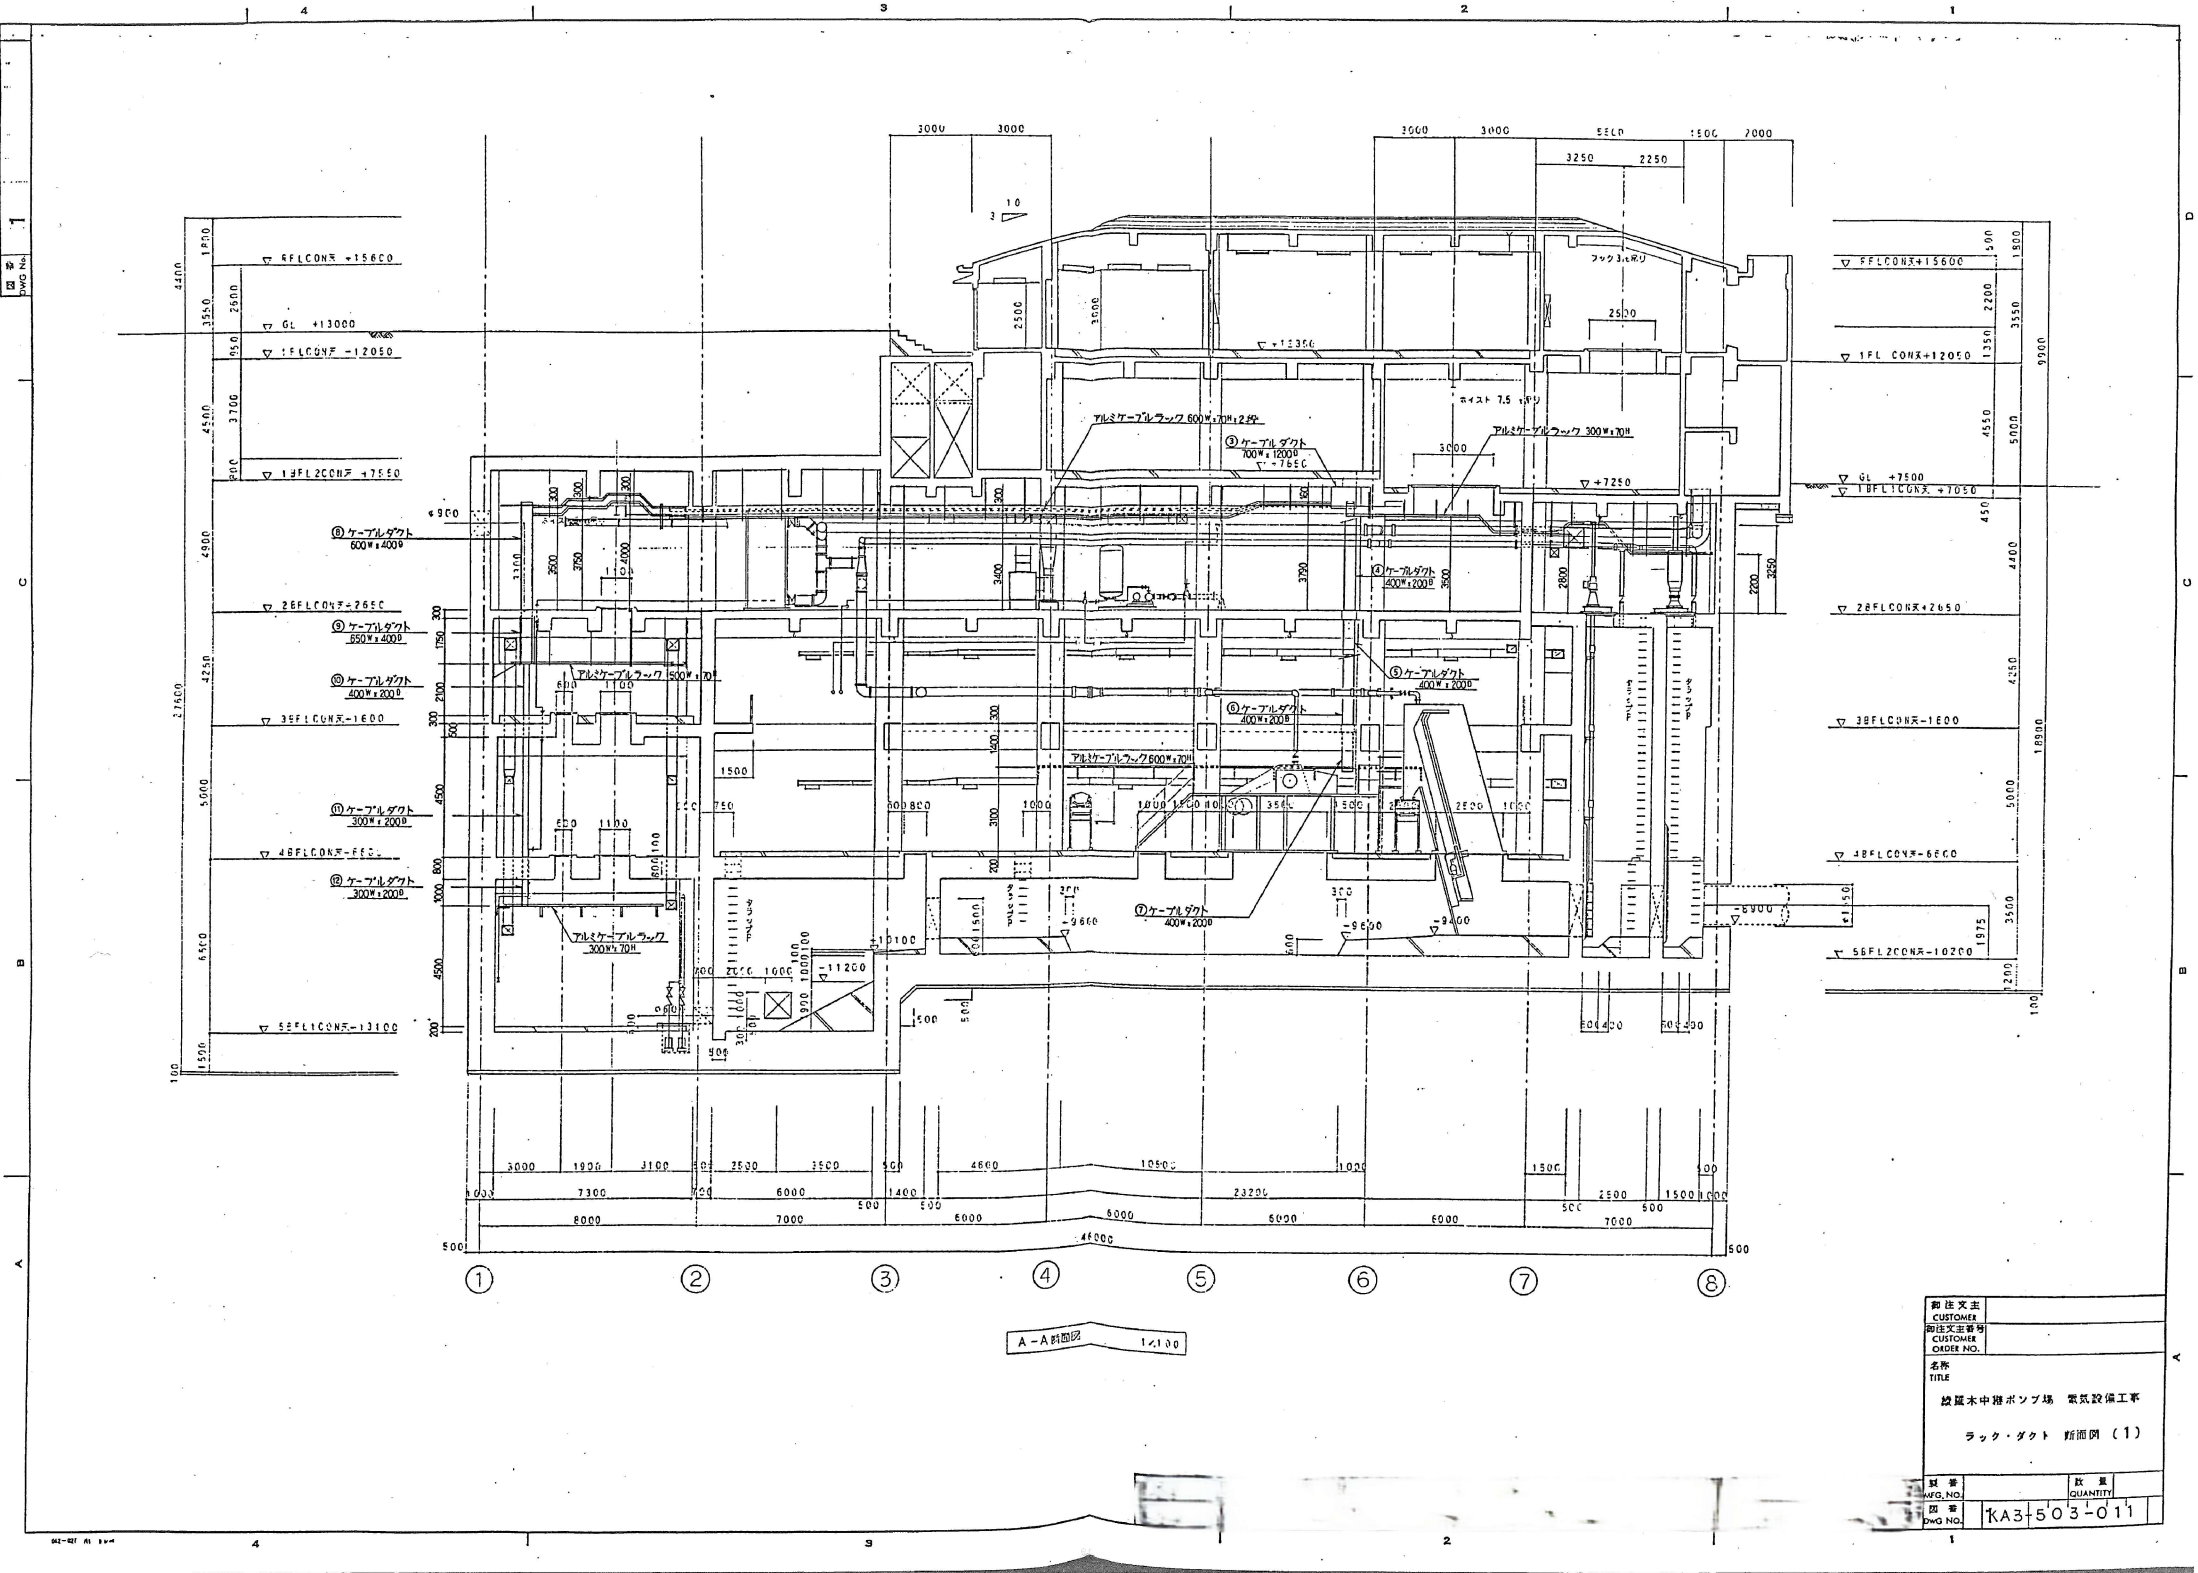


既設ラック・ダクト断面図

設計図

(全13枚のうち11枚目)

件名	綾羅木中継ポンプ場No.1-2汚水ポンプ取替業務				
図名	既設ラック・ダクト断面図				
課長	課長補佐	係長	係	縮尺	フリー
				作図年度	2025
下関市上下水道局			図番		

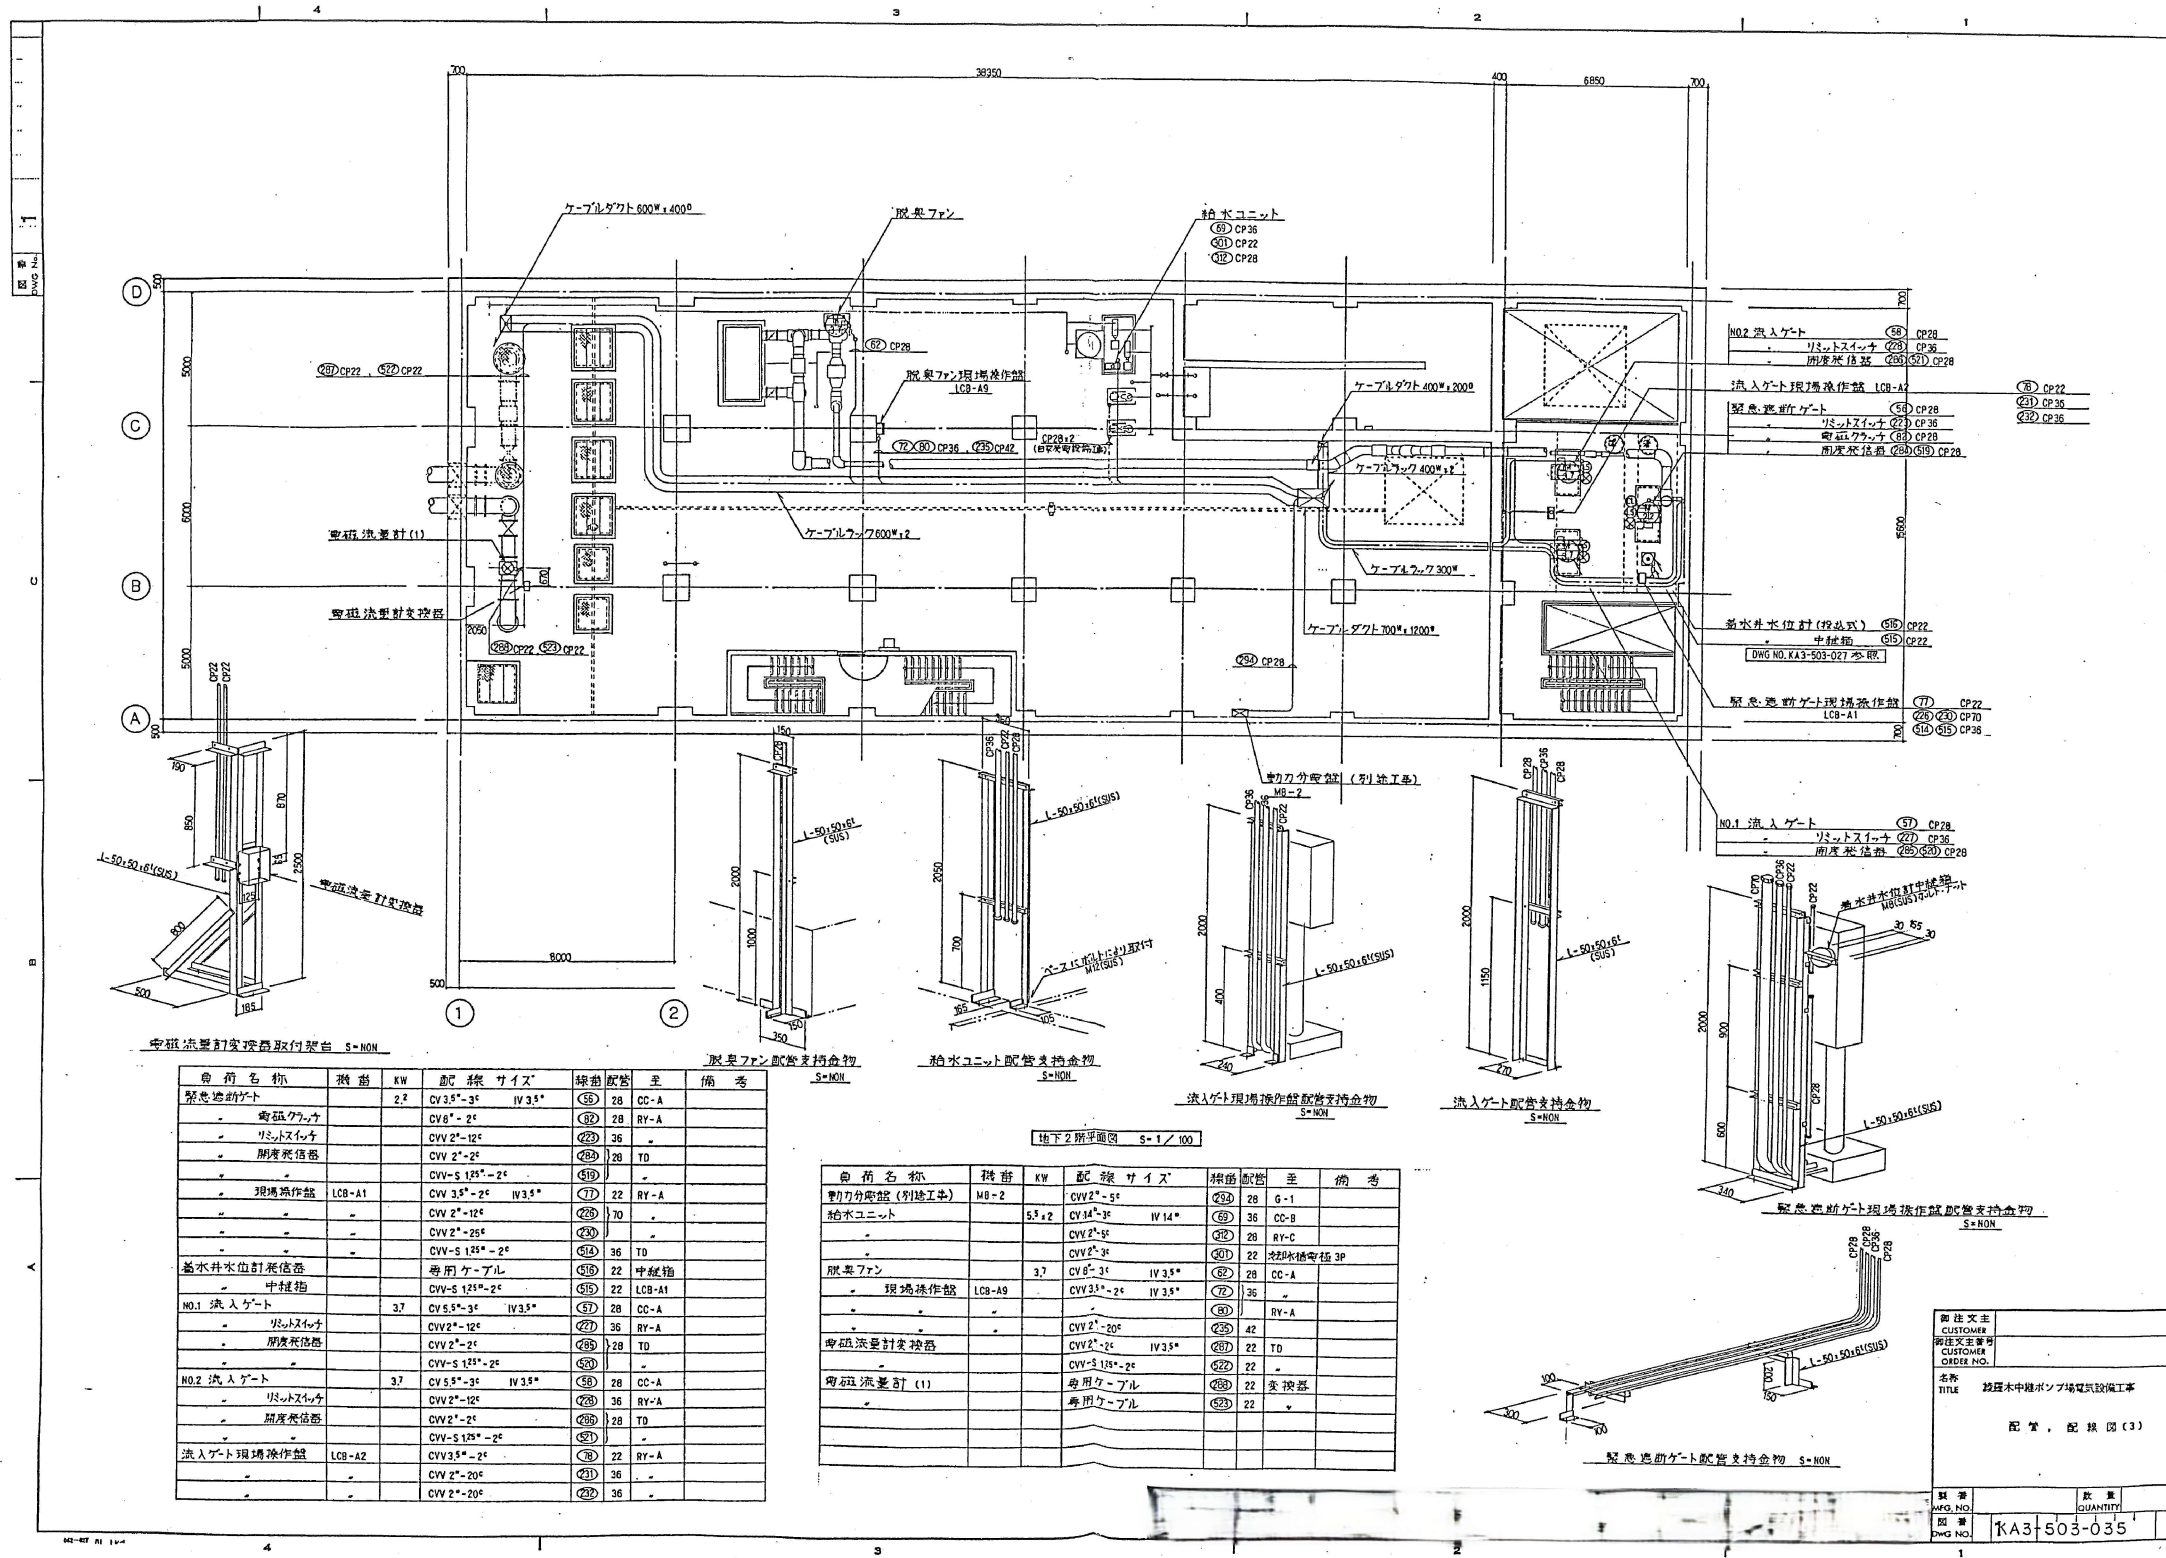

設計図

(全13枚のうち12枚目)

件名	綾羅木中継ポンプ場No.1-2汚水ポンプ取替業務
----	--------------------------


既設配管・配線図_01

課長	課長補佐	係長	係	縮尺	フリー
				作図年度	2025

下関市上下水道局

圖
番

別図 13

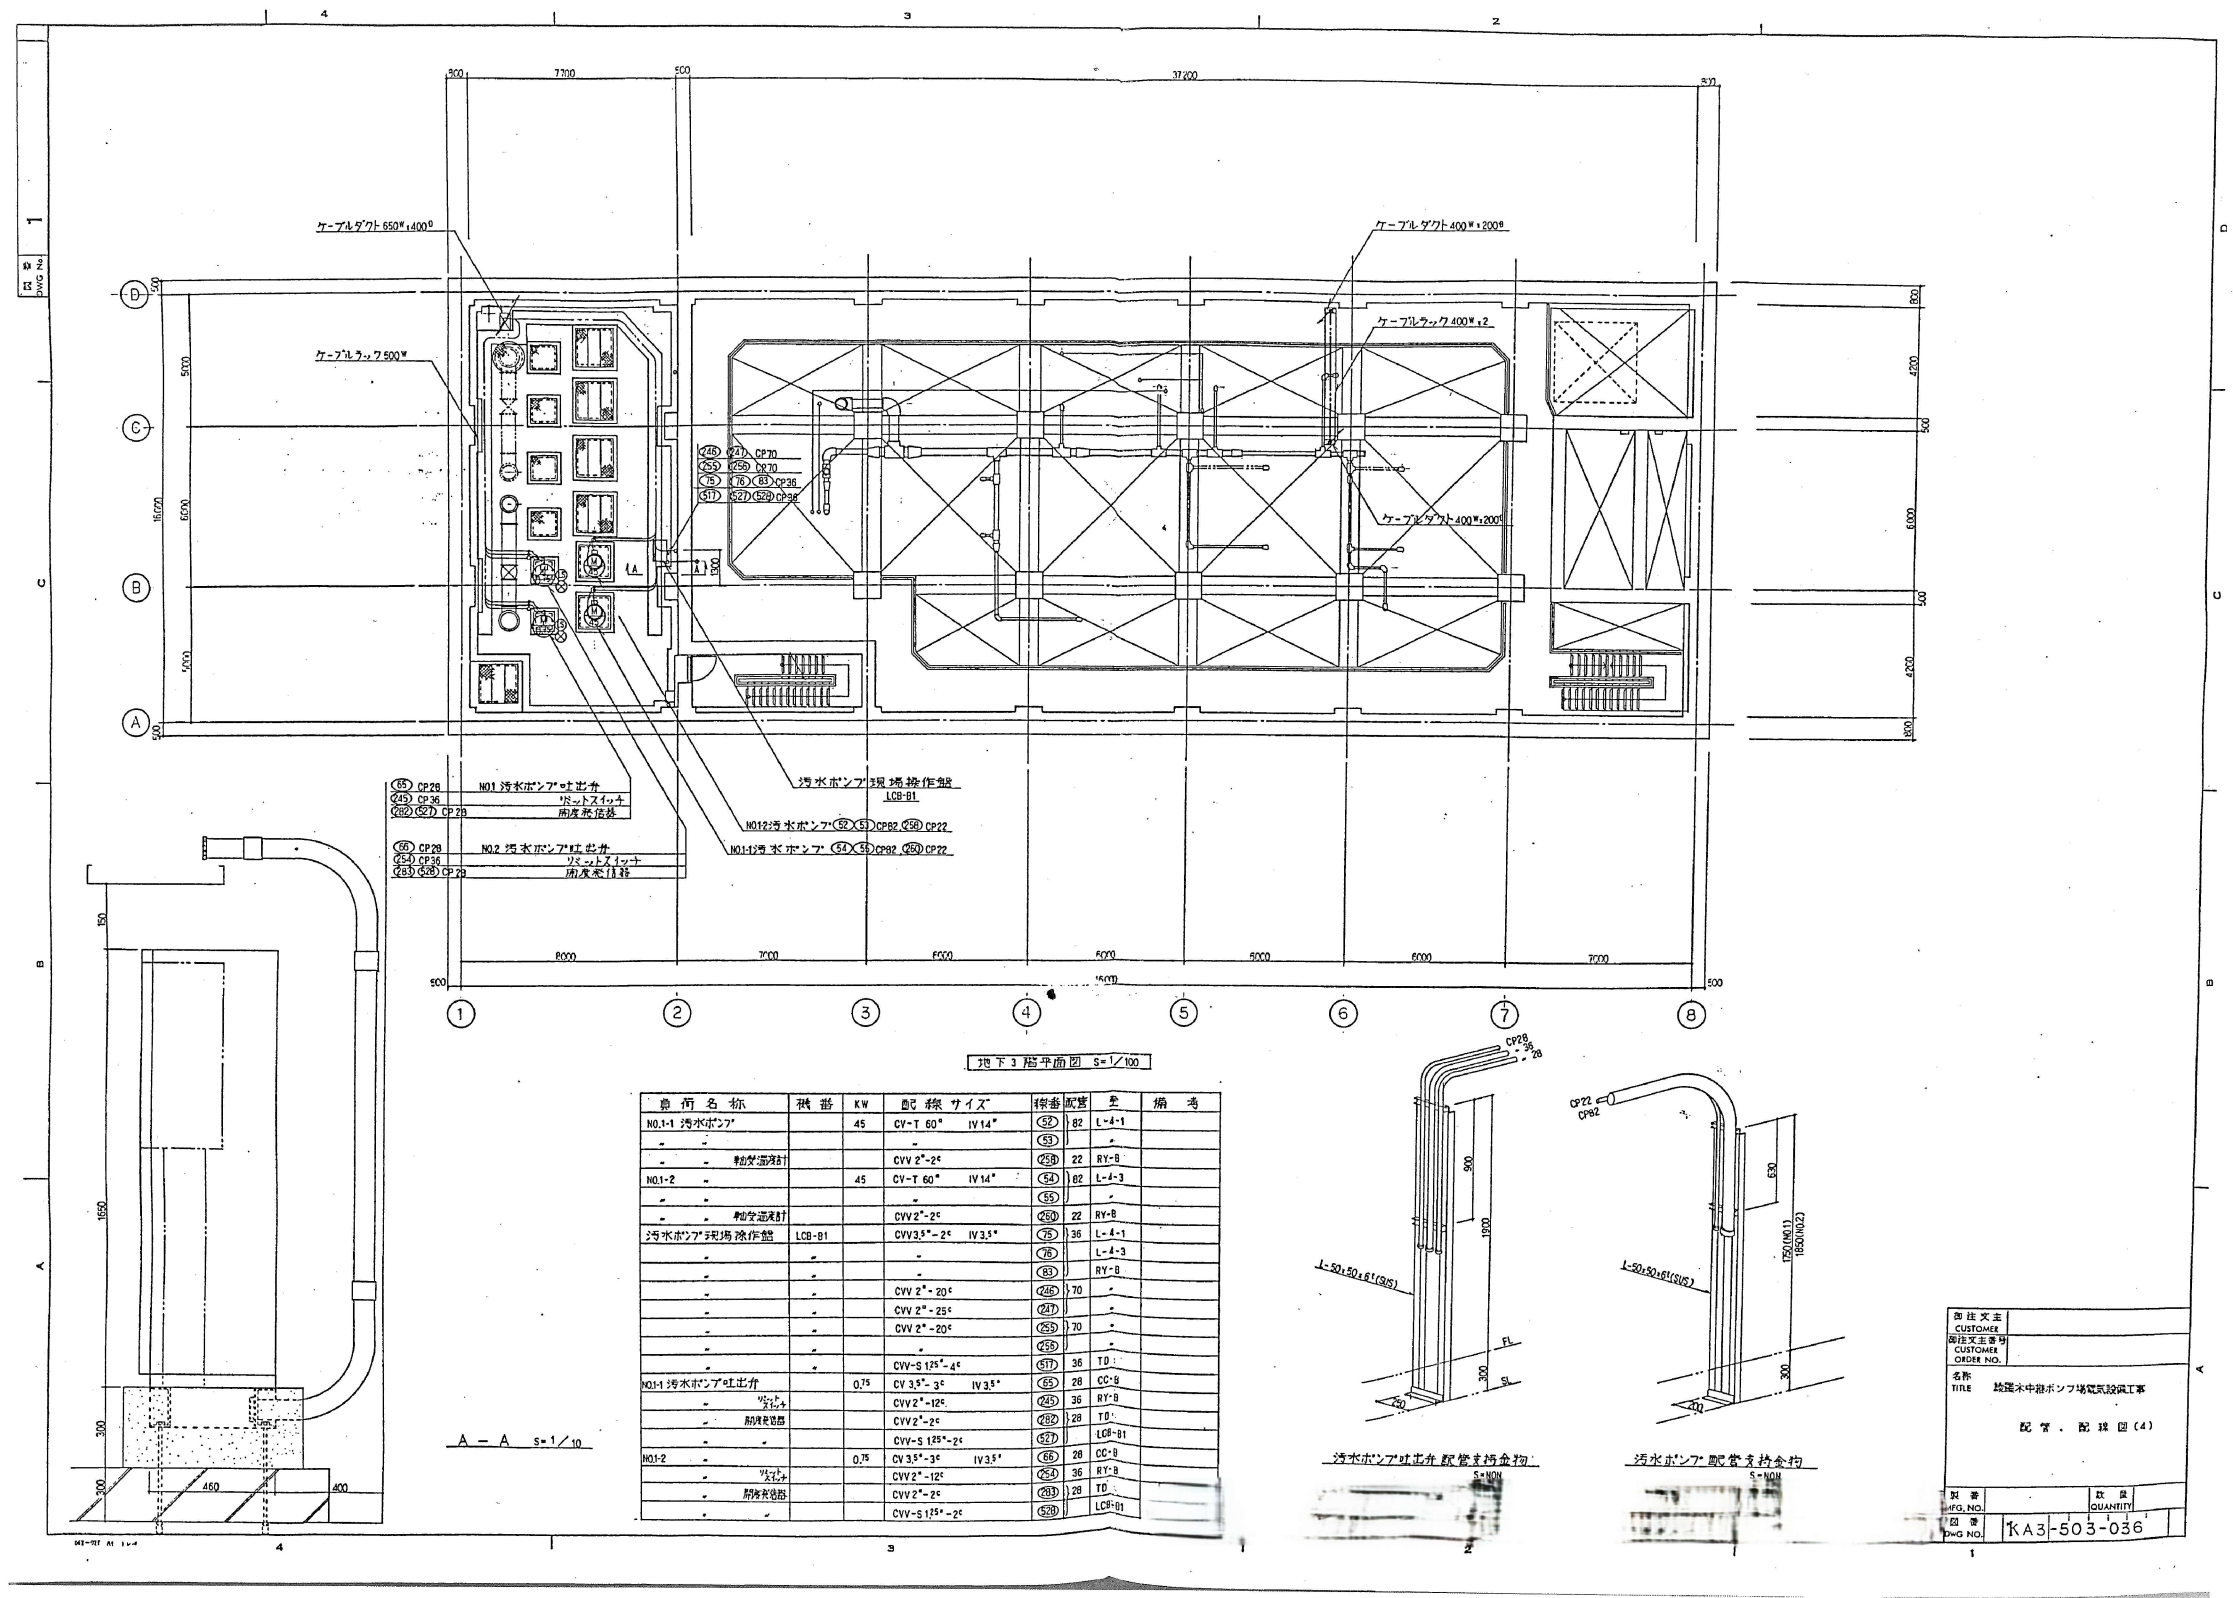

設計図

(全13枚のうち13枚目)

件名 図名	綾羅木中継ポンプ場No.1-2汚水ポンプ取替業務			
	既設配管・配線図_02			
課長	課長補佐	係長	係	縮尺 フリー
				作図年度 2025
下関市上下水道局			図番	