


平面図



位置図

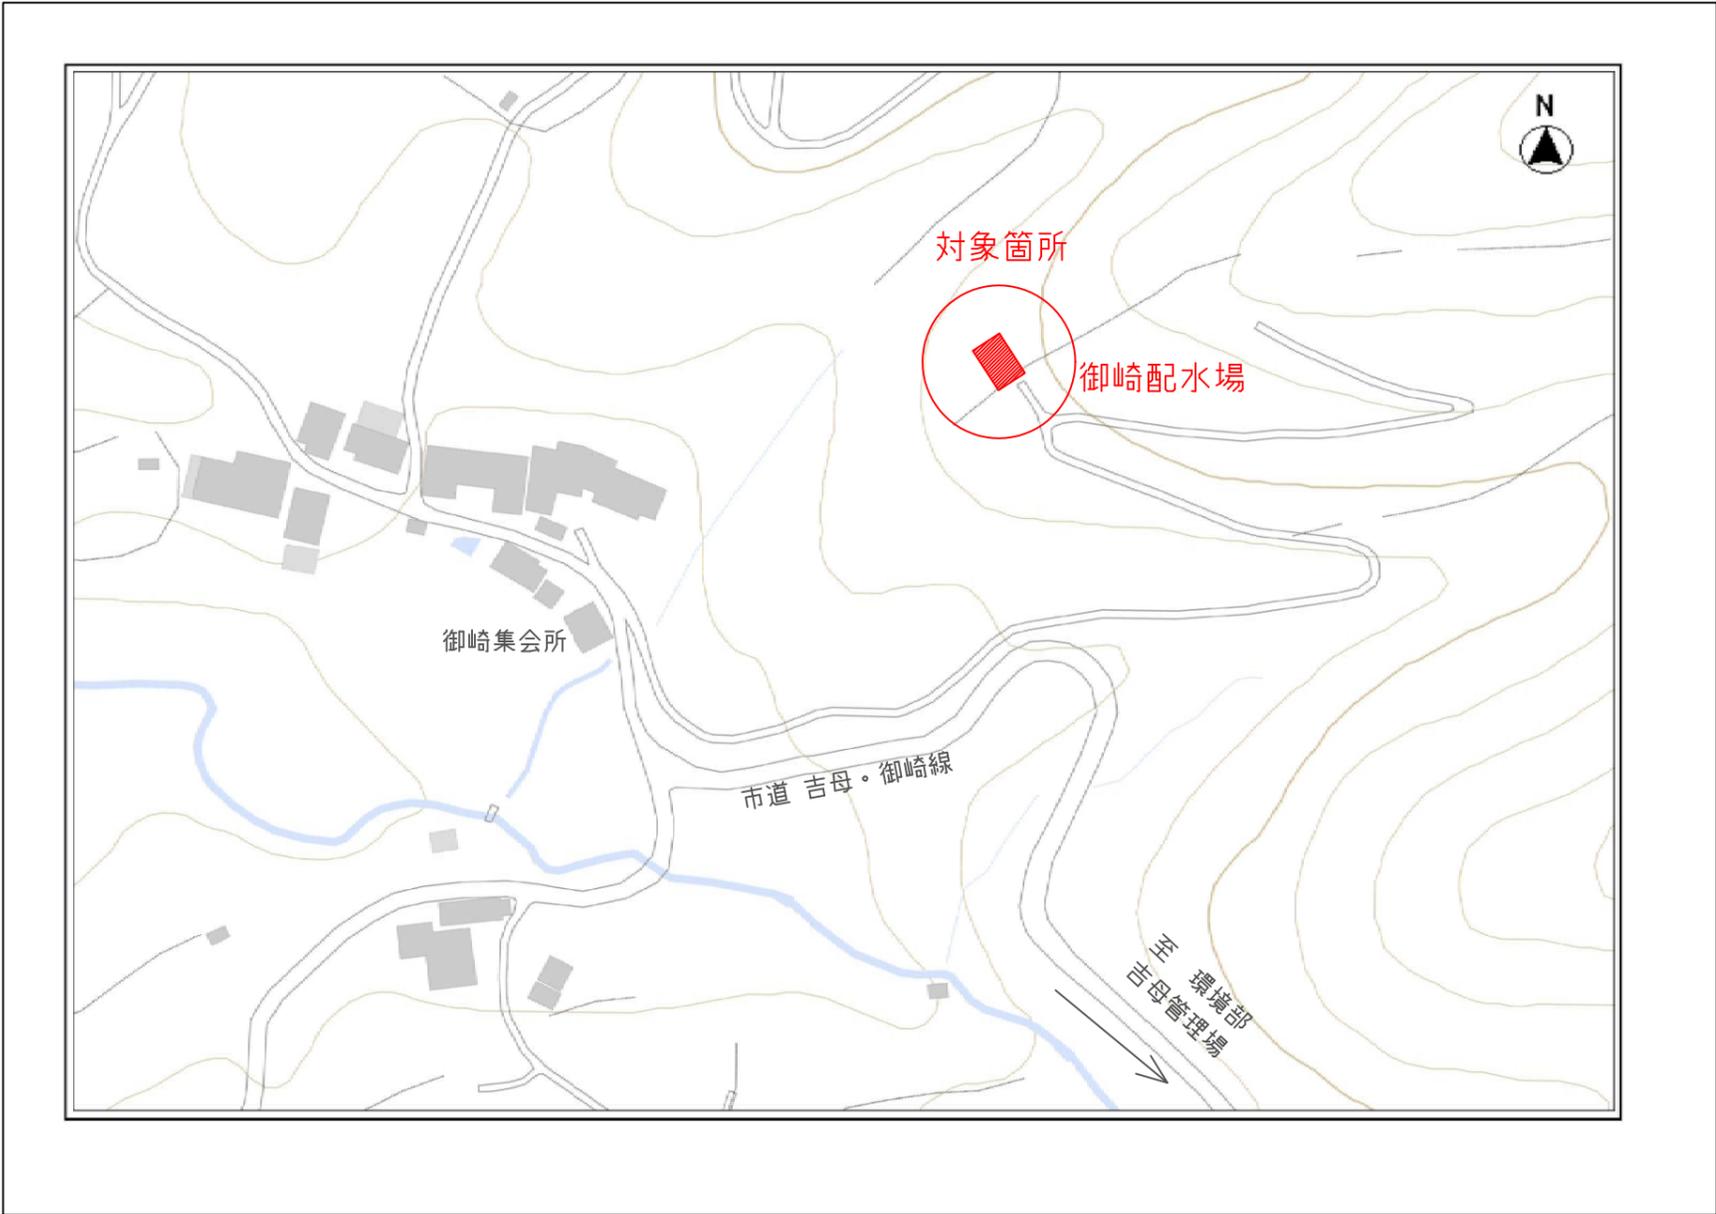

下関市大字御崎 御崎配水場

業務名	御崎配水場更新工事基本設計業務		
図面名	位置図・平面図		
作成年度	令和7年度	工事番号	
縮尺	FREE	図面番号	1/1
下関市上下水道局			