


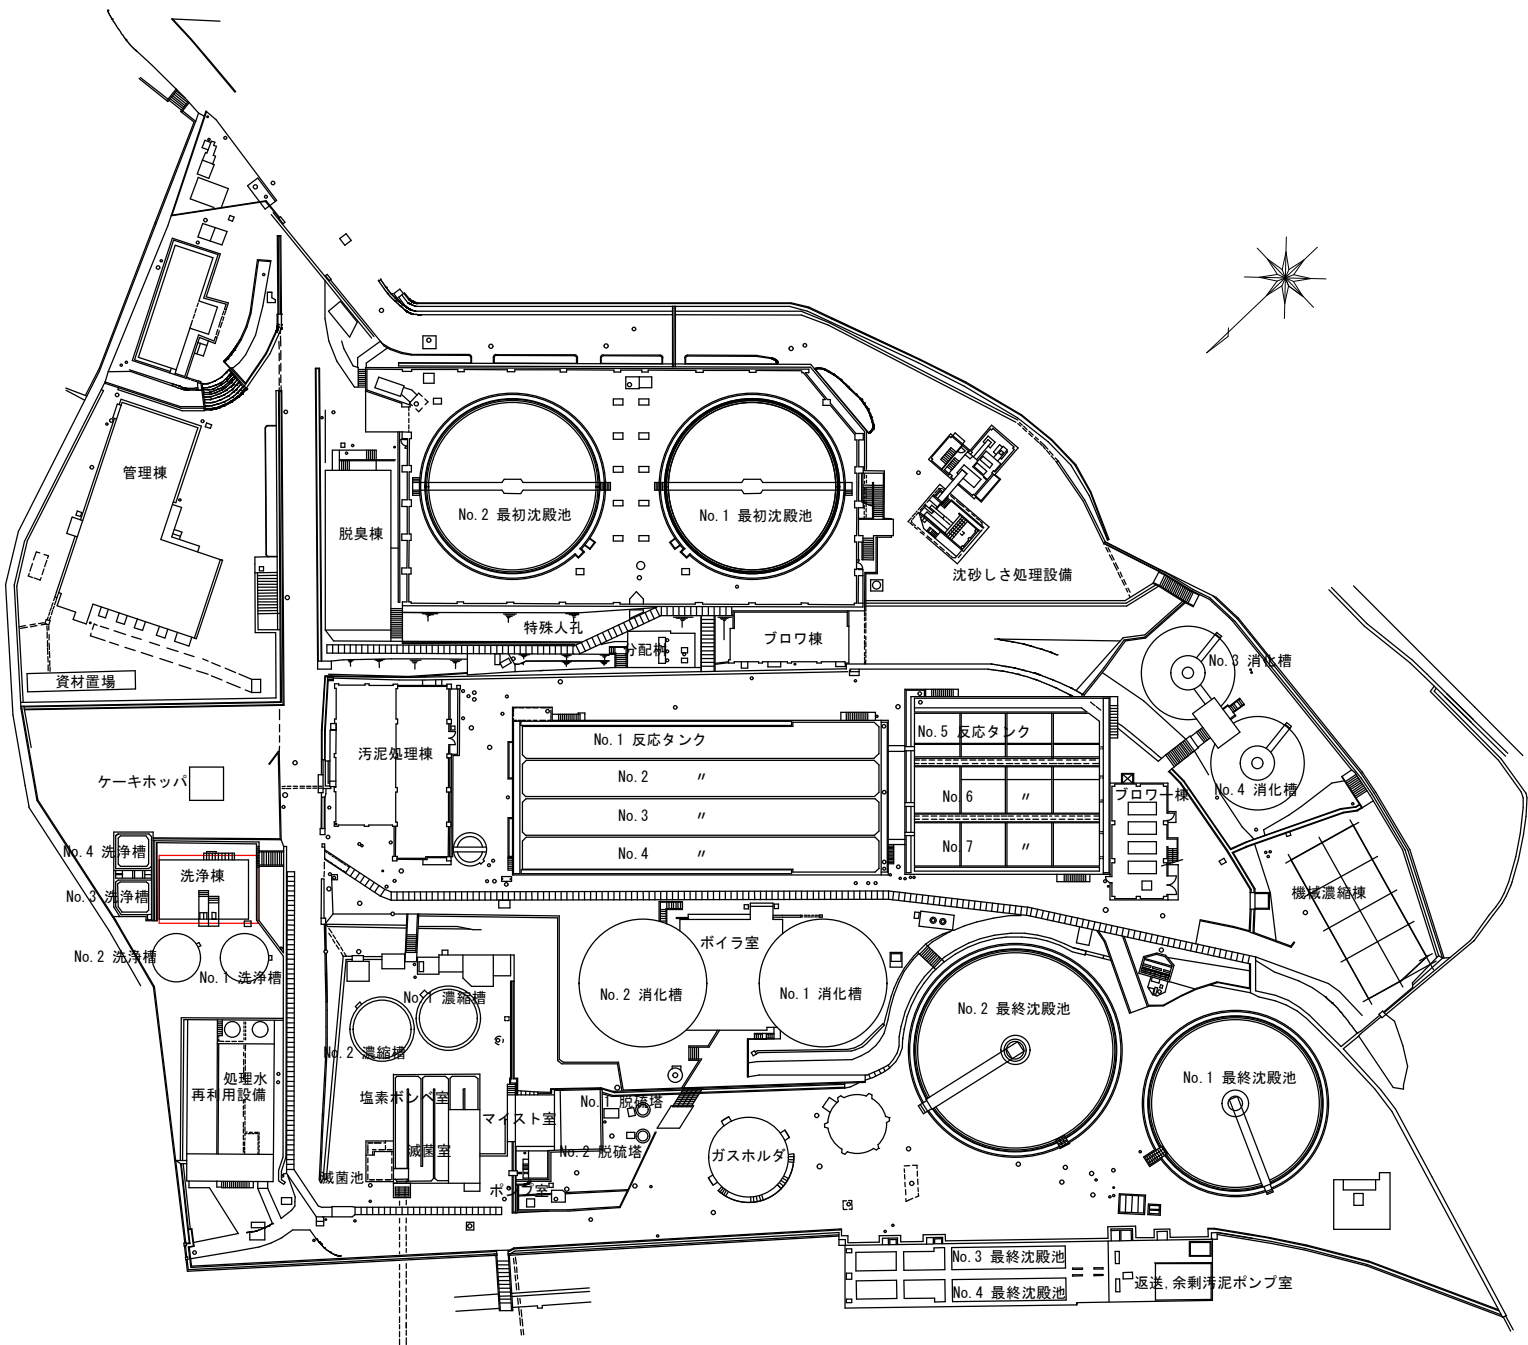


筋ヶ浜終末処理場 平面図

設計図  : 実施場所

(全 4 枚のうち 1 枚目)

件 名	筋ヶ浜終末処理場洗浄汚泥移送ポンプNo. 2 修繕					
	筋ヶ浜終末処理場 平面図					
図 名	課 長	課長補佐	係 長	係	縮 尺	フ リ ー
					作図年度	2025
下関市上下水道局				図 番		

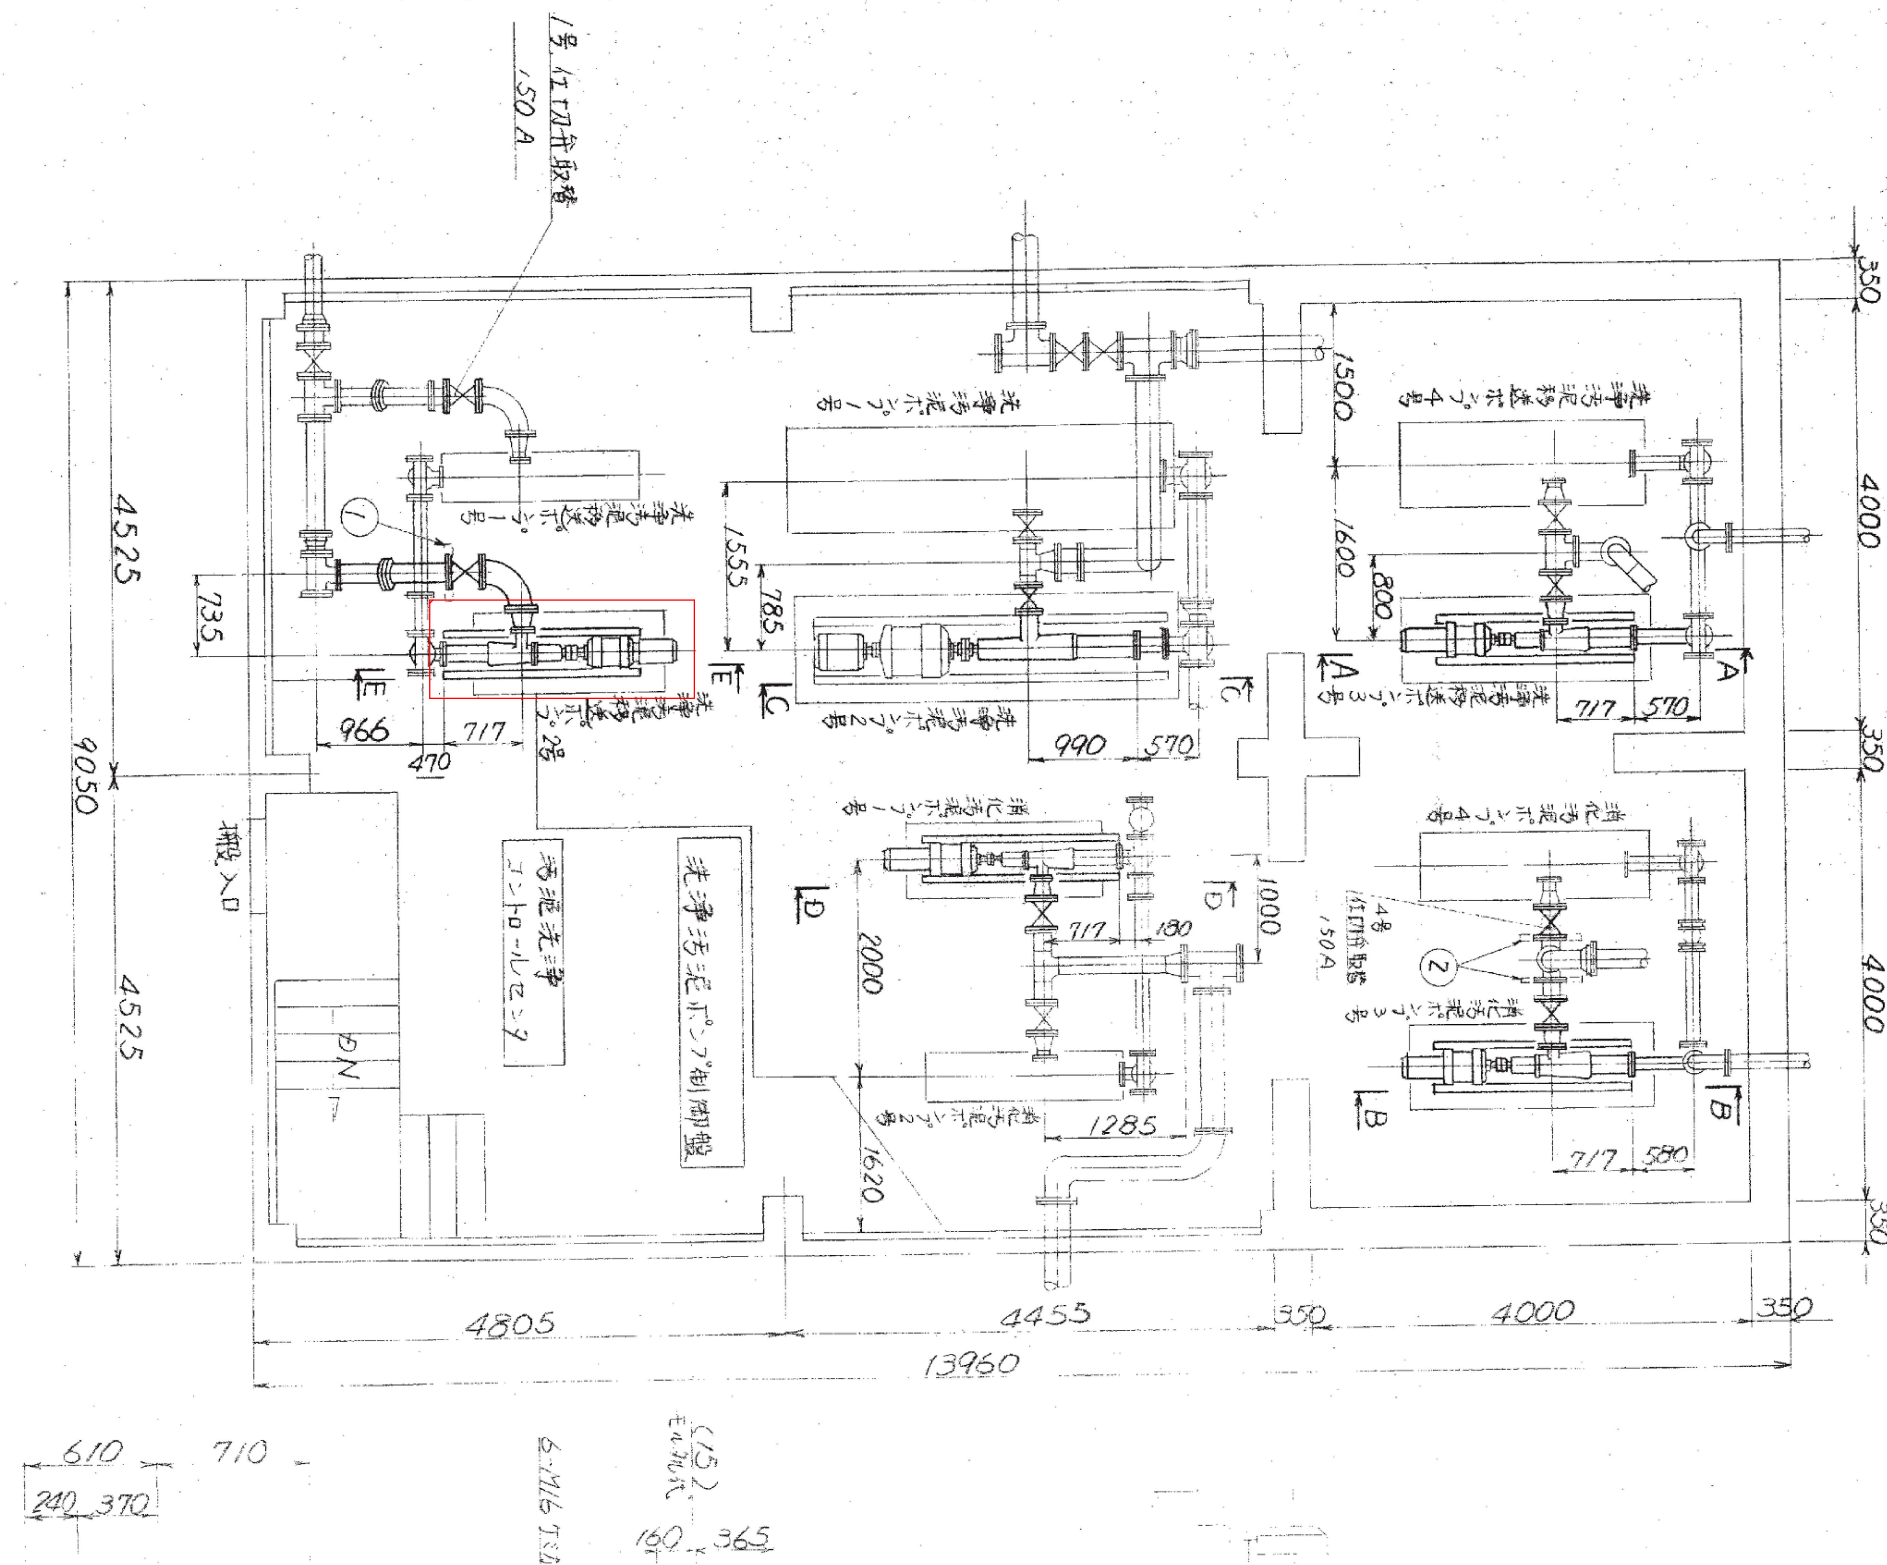


洗浄汚泥移送ポンプ配置平面図

設計図

□ : 実施場所

(全4枚のうち2枚目)

件名	筋ヶ浜終末処理場洗浄汚泥移送ポンプNo. 2 修繕			
図名	洗浄汚泥移送ポンプ配置平面図			
課長	課長補佐	係長	係	縮尺 フリー
				作図年度 2025
下関市上下水道局			図番	

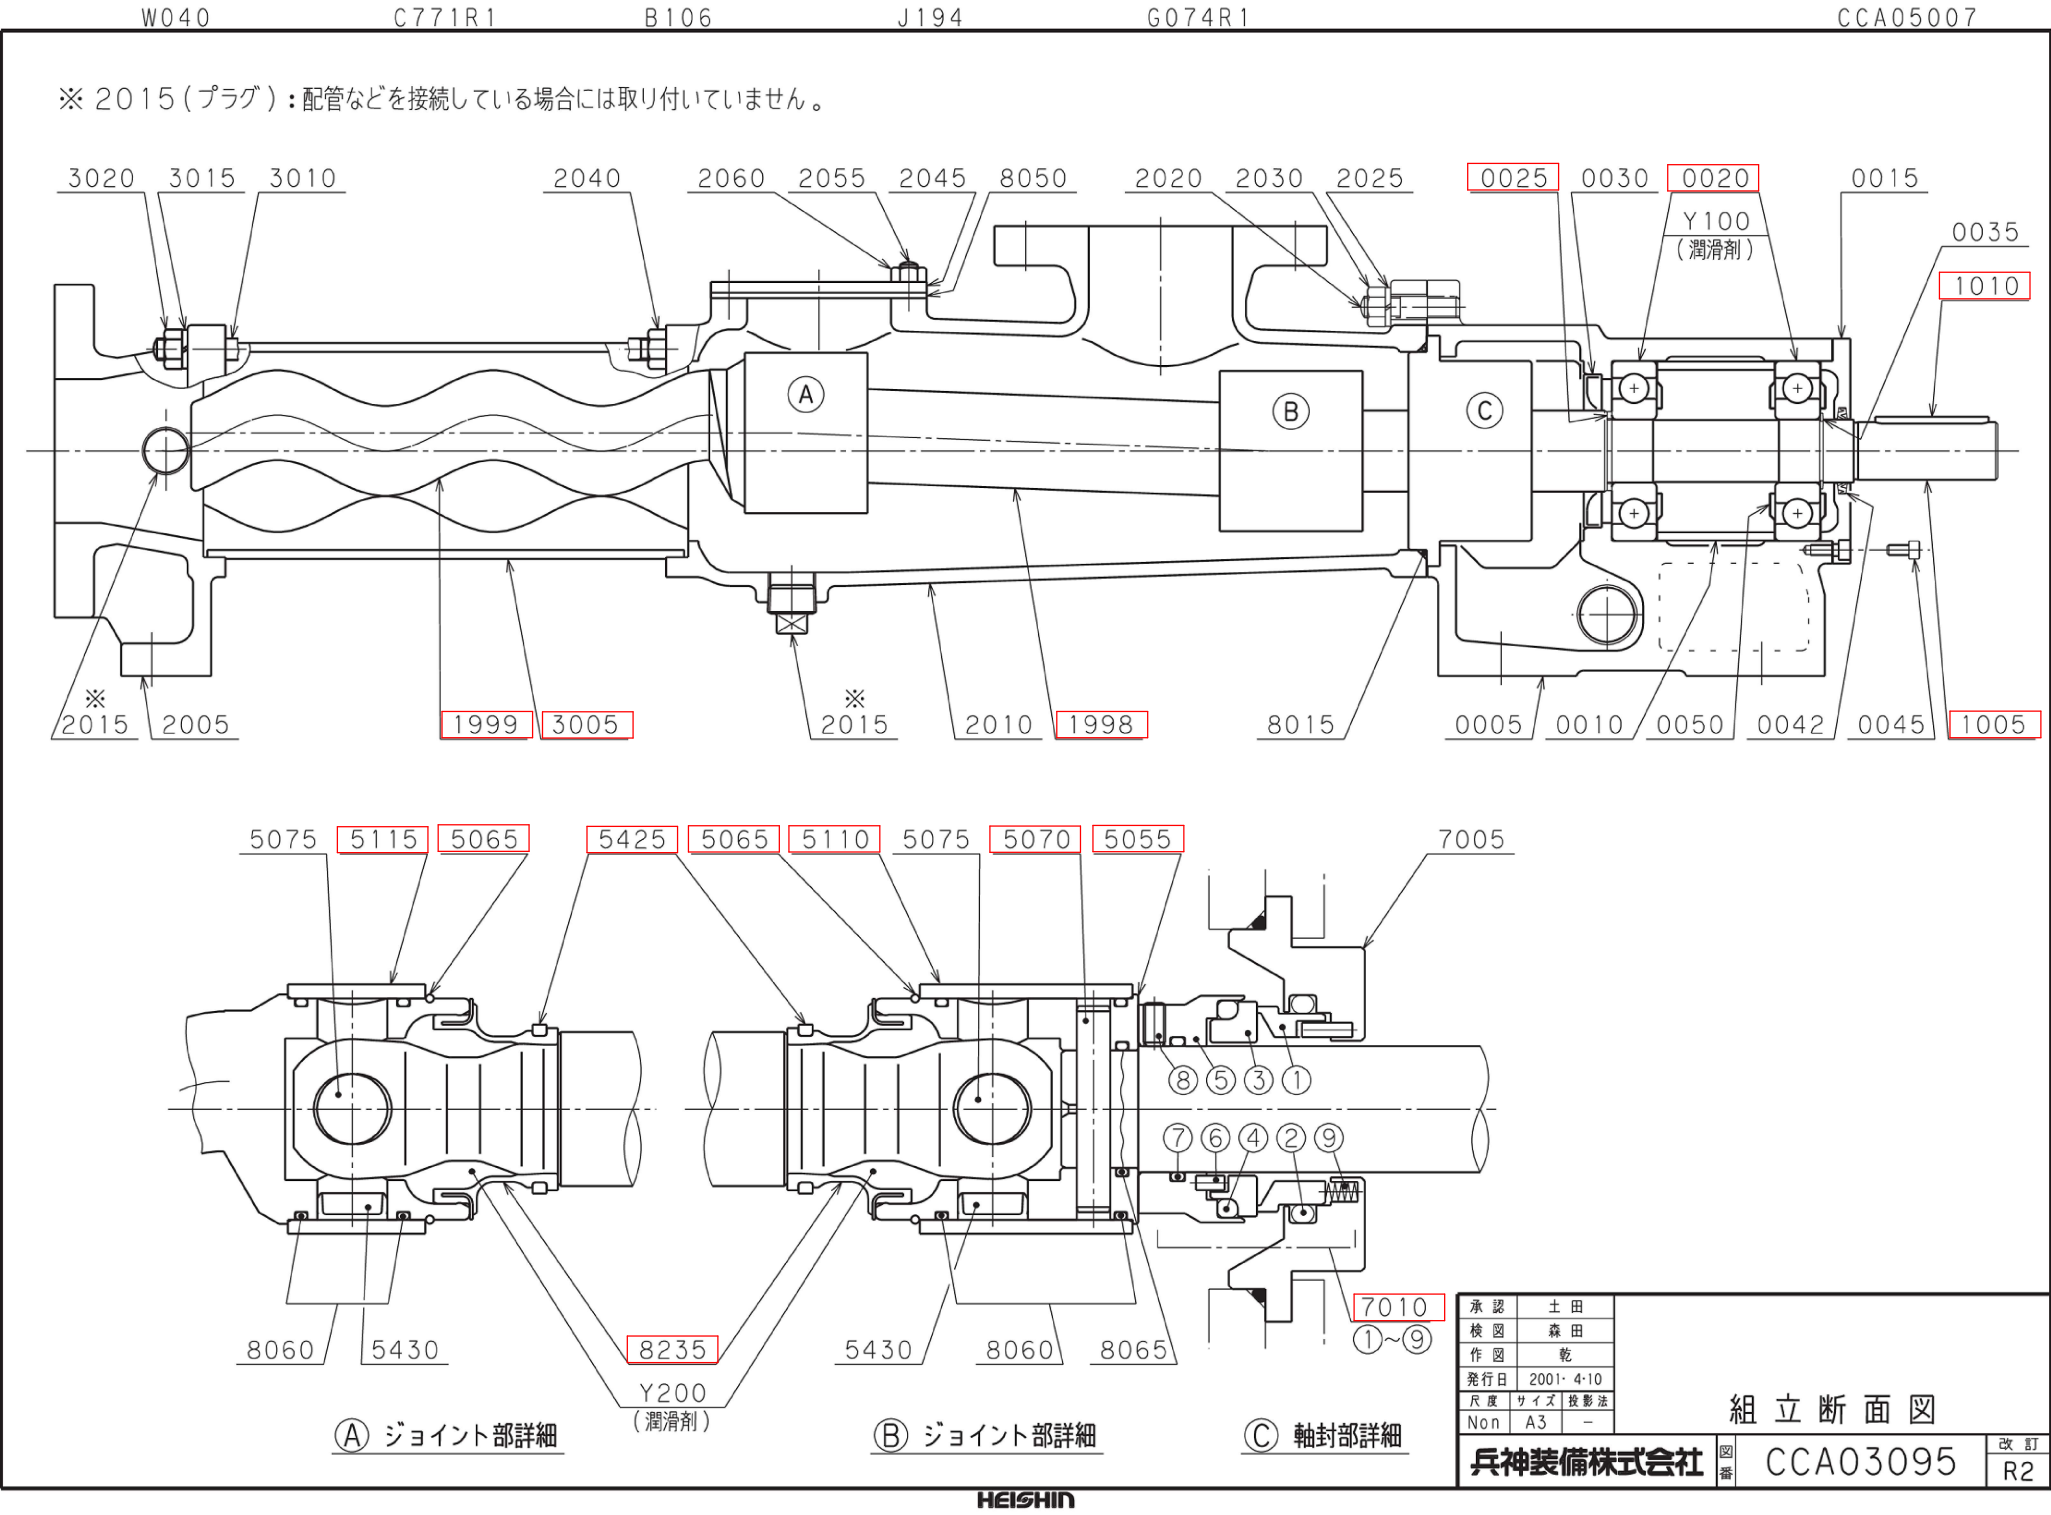

洗浄汚泥移送ポンプ組立断面図

設計図 : 取替部品

(全 4 枚のうち 3 枚目)				
件名	筋ヶ浜終末処理場洗浄汚泥移送ポンプNo.2 修繕			
図名	洗浄汚泥移送ポンプ組立断面図			
課長	課長補佐	係長	係	縮尺 フリー
				作図年度 2025
下関市上下水道局			図番	

