



別図 1

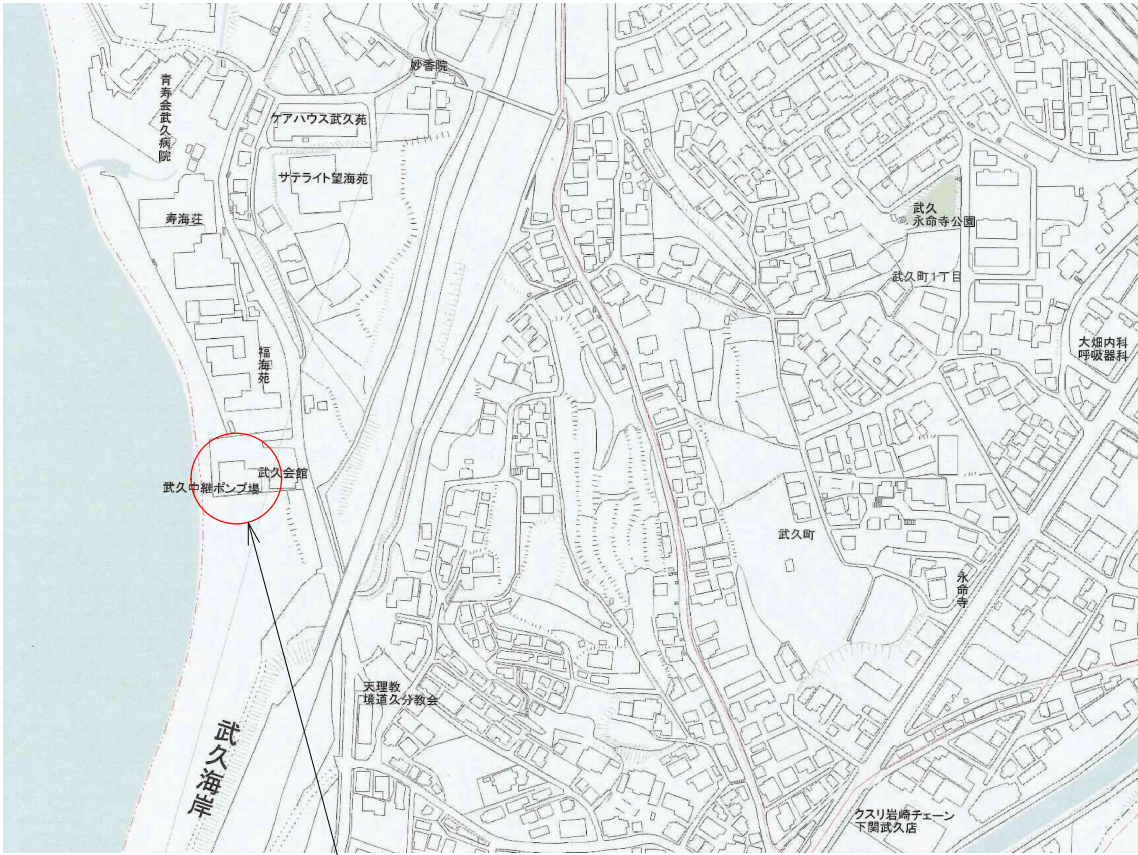

実施場所（武久中継ポンプ場）

附近見取図 S : Free

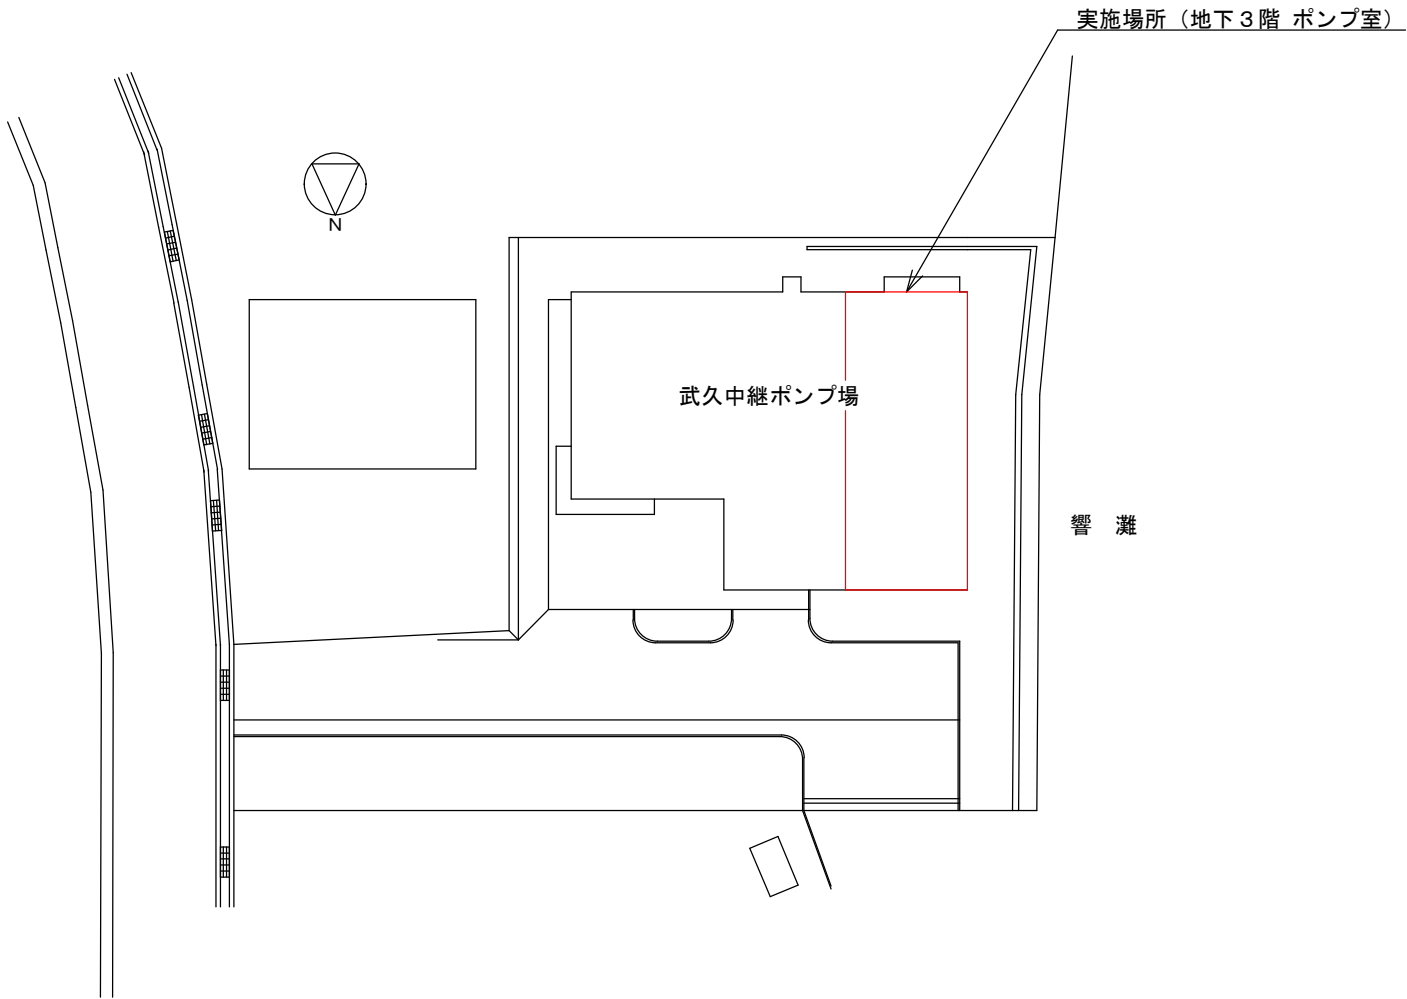


配置図 S : Free

設計図 : 実施場所

(全5枚のうち1枚目)

件名	武久中継ポンプ場No.1主ポンプ整備業務				
図名	附近見取図、配置図				
課長	課長補佐	係長	係	縮尺	
				フリー	
				作図年月日	
				2025	
下関市上下水道局			図番		

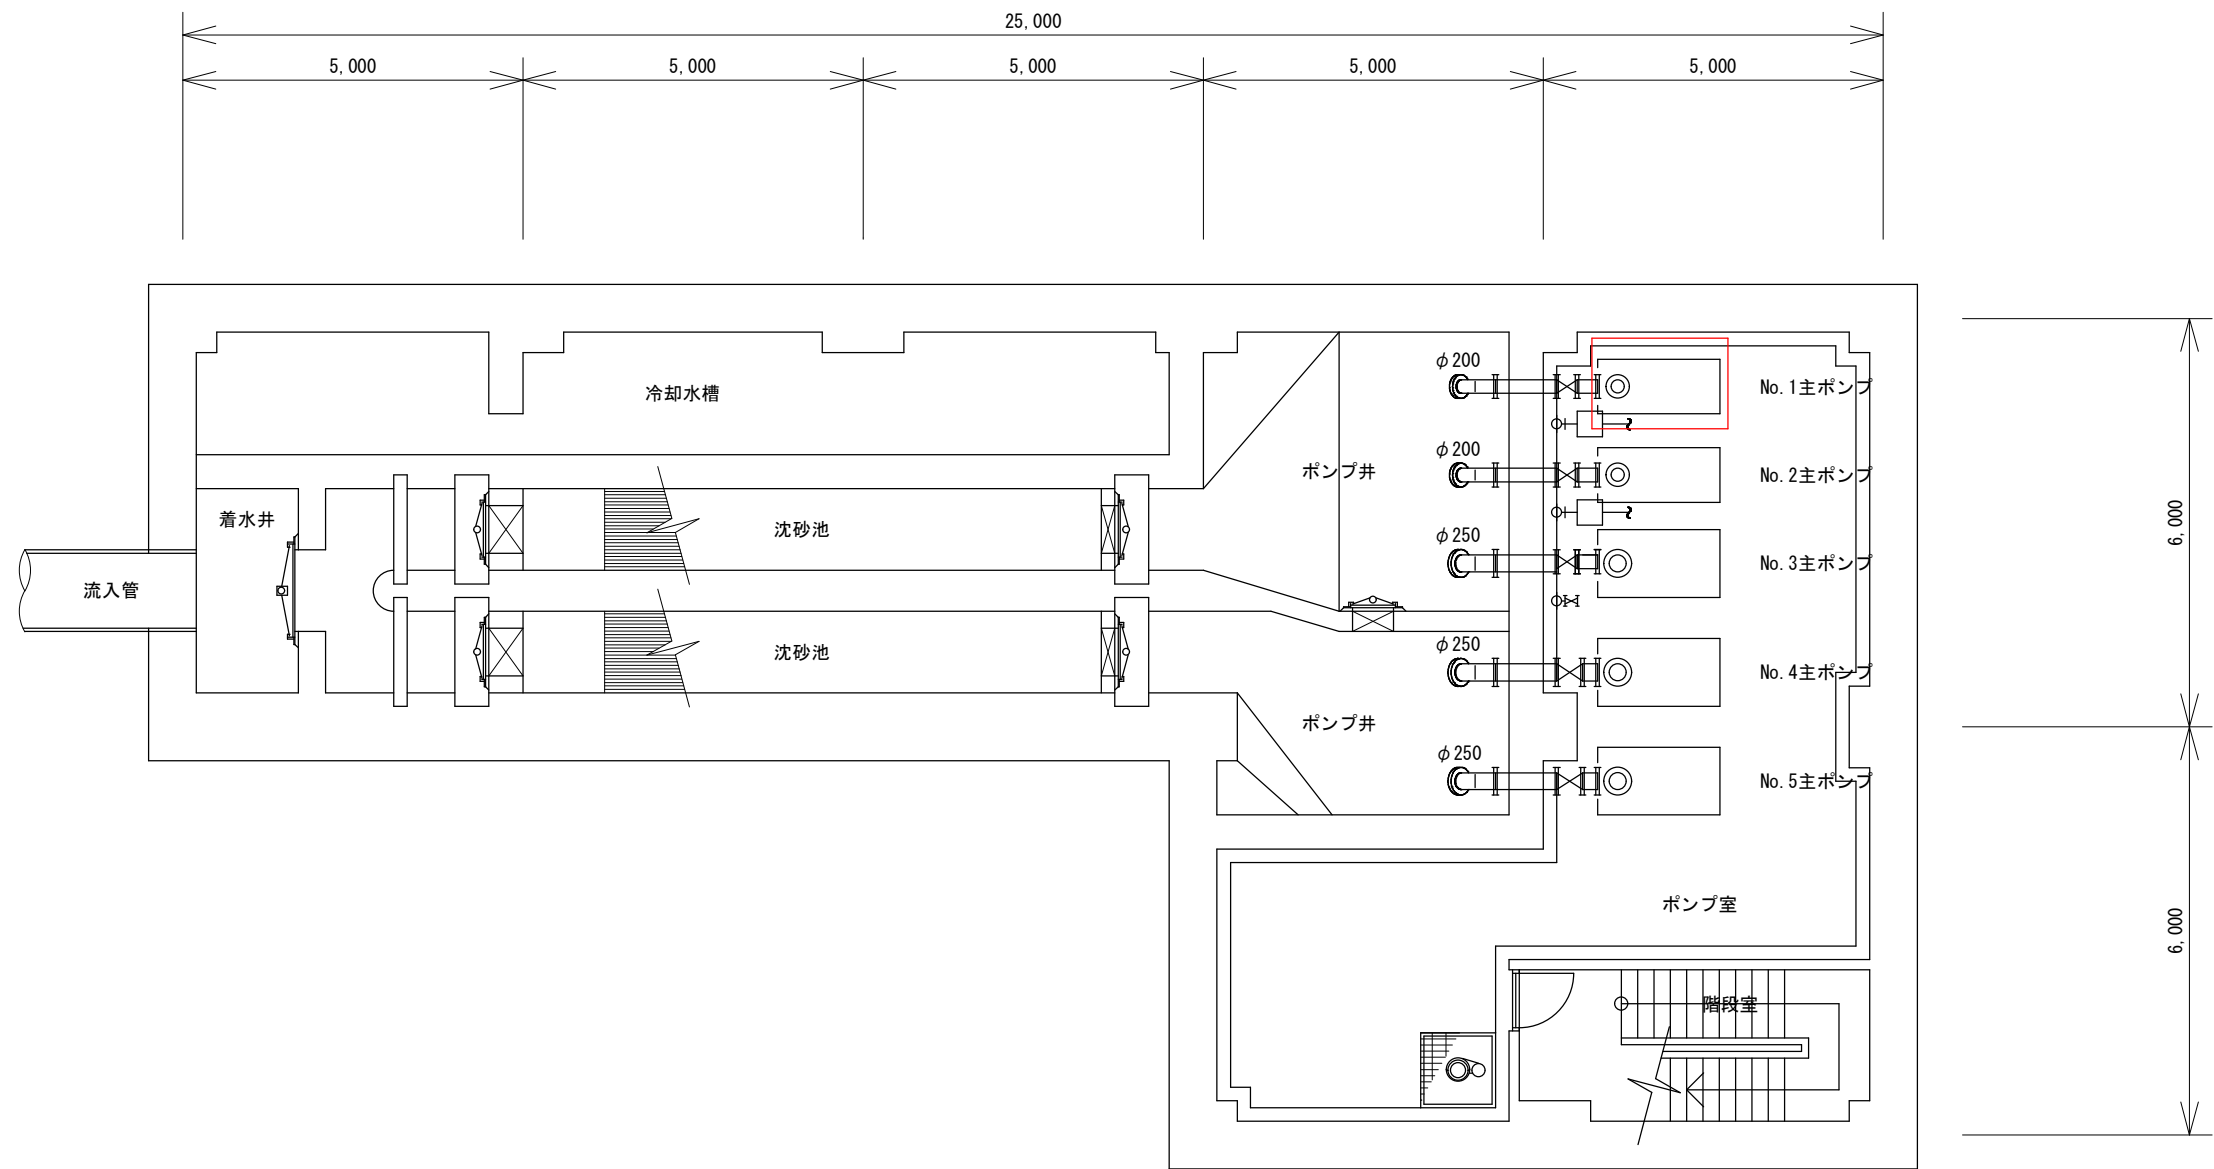


地下3階(下部)平面図

設計図

(全5枚のうち2枚目)

件名	武久中継ポンプ場No. 1 主ポンプ整備業務			
図名	地下3階平面図（下部）			
課長	課長補佐	係長	係	縮尺
				フリー
				作図年度
				2025
下関市上下水道局			図番	

別図 3

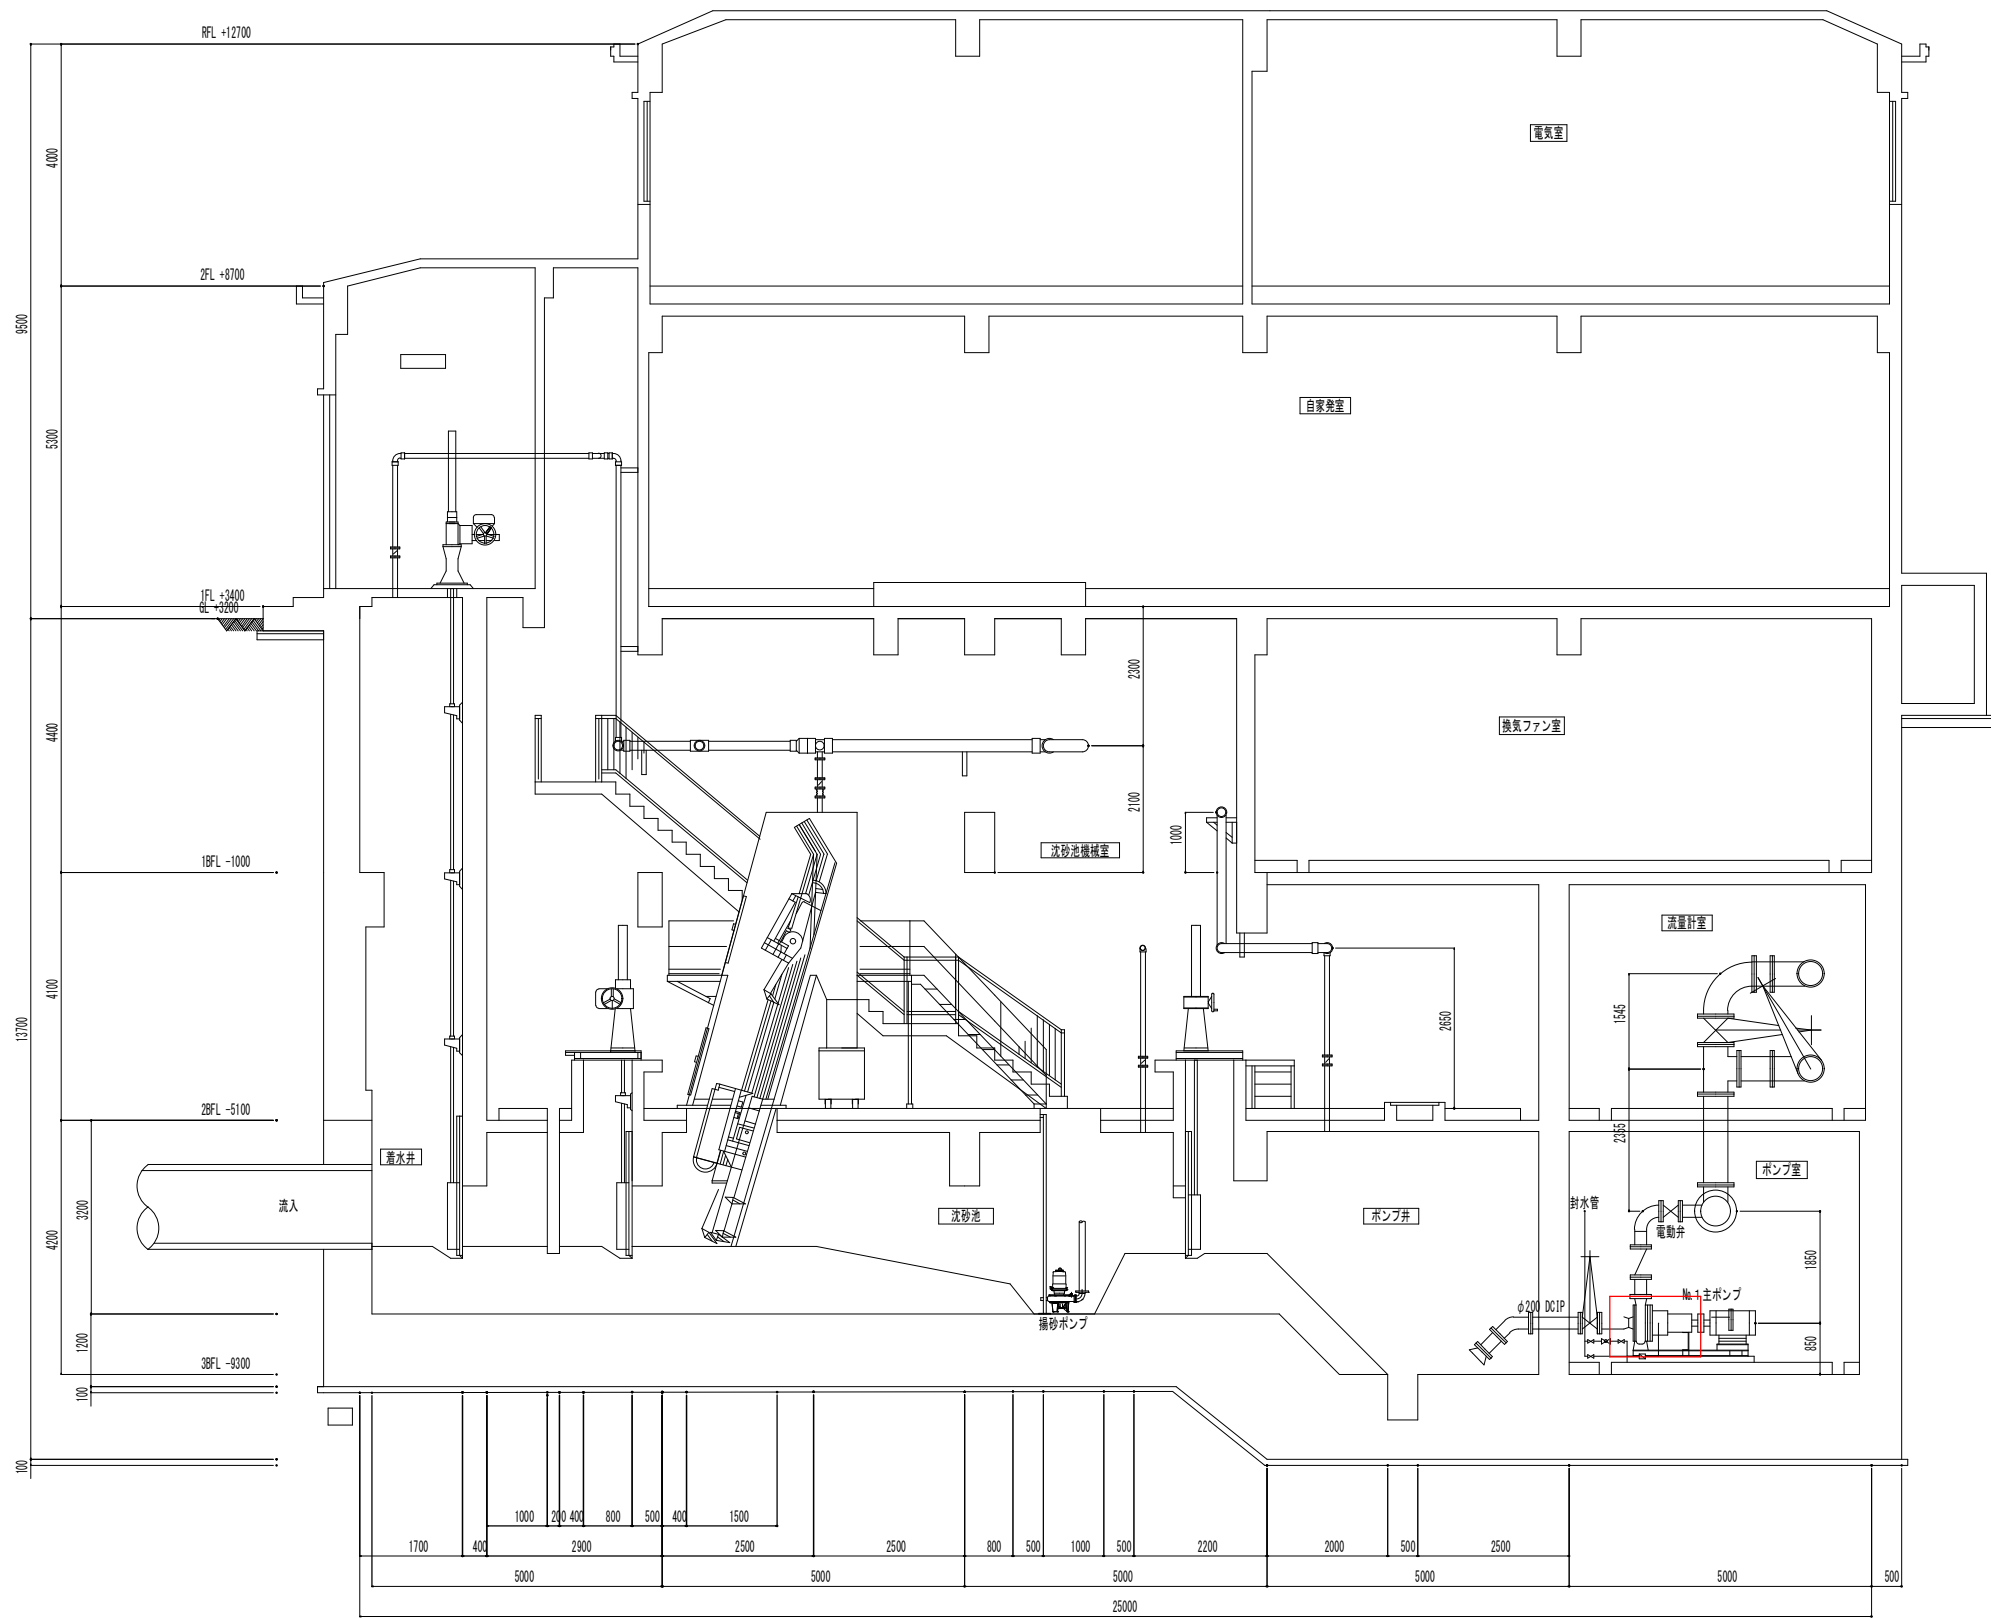


武久中継ポンプ場断面図

設計図 : 実施場所

(全 5 枚のうち 3 枚目)

件名	武久中継ポンプ場No. 1 主ポンプ整備業務				
図名	武久中継ポンプ場断面図				
課長	課長補佐	係長	係	縮尺	
				フリー	
				作図年度	
				2025	
下関市上下水道局			図番		

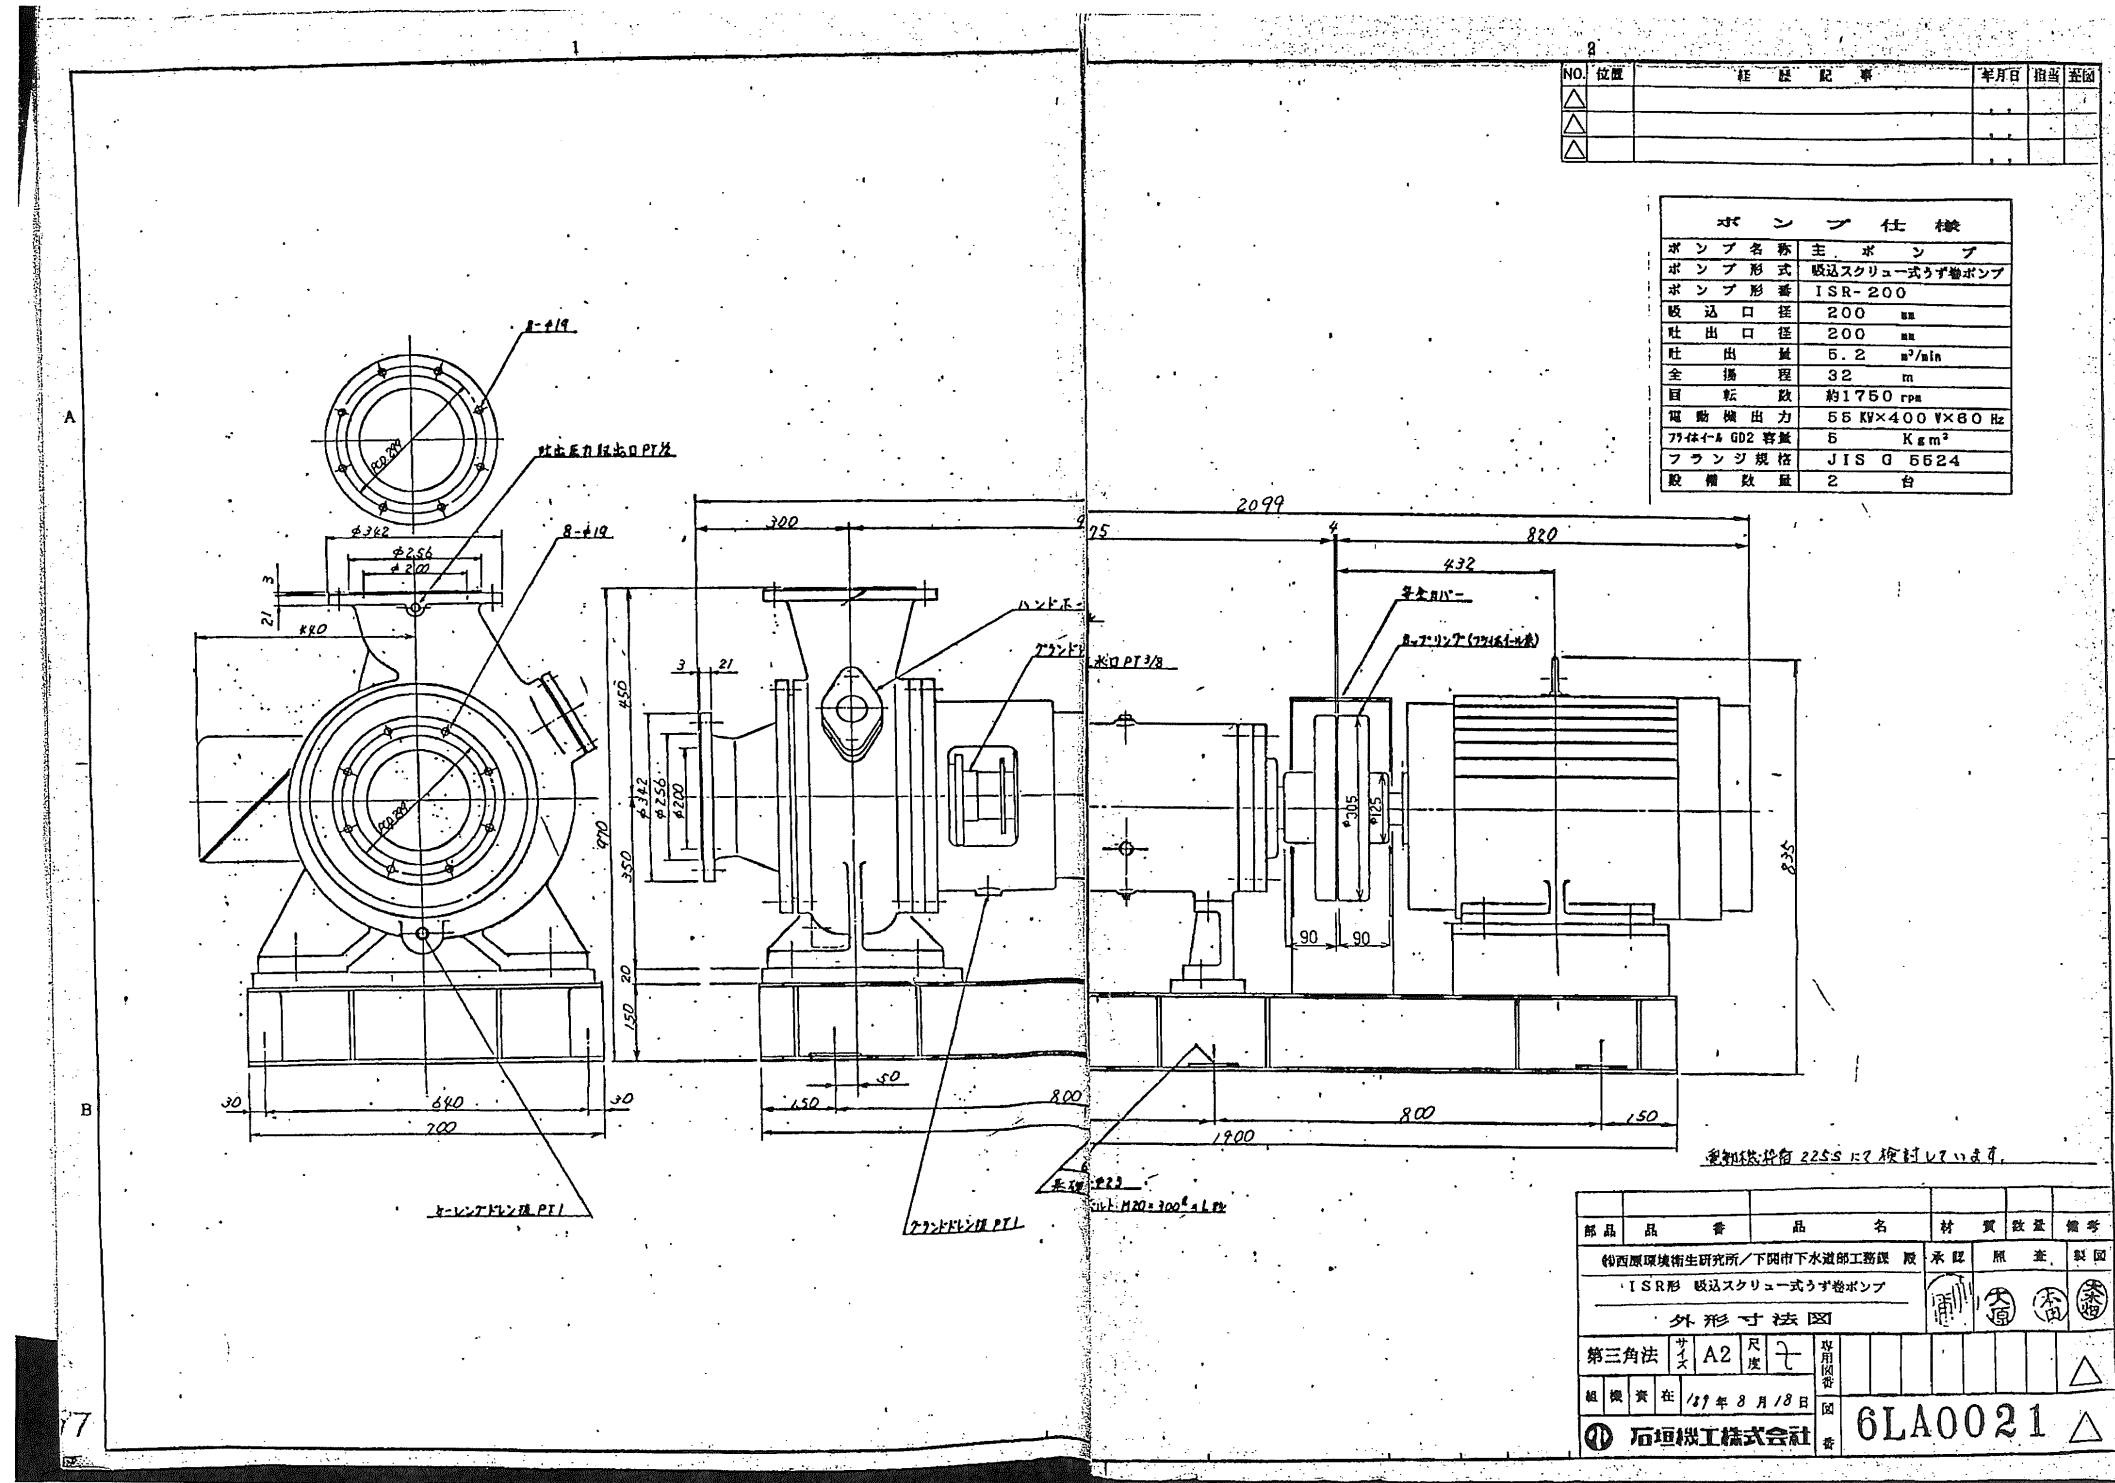


既設ポンプ外形寸法図

設計図

(全5枚のうち4枚目)

件名	武久中継ポンプ場No. 1 主ポンプ整備業務				
図名	既設ポンプ外形寸法図				
課長	課長補佐	係長	係	縮尺	フリー
				作図年度	
下関市上下水道局				図番	2025

別図 5

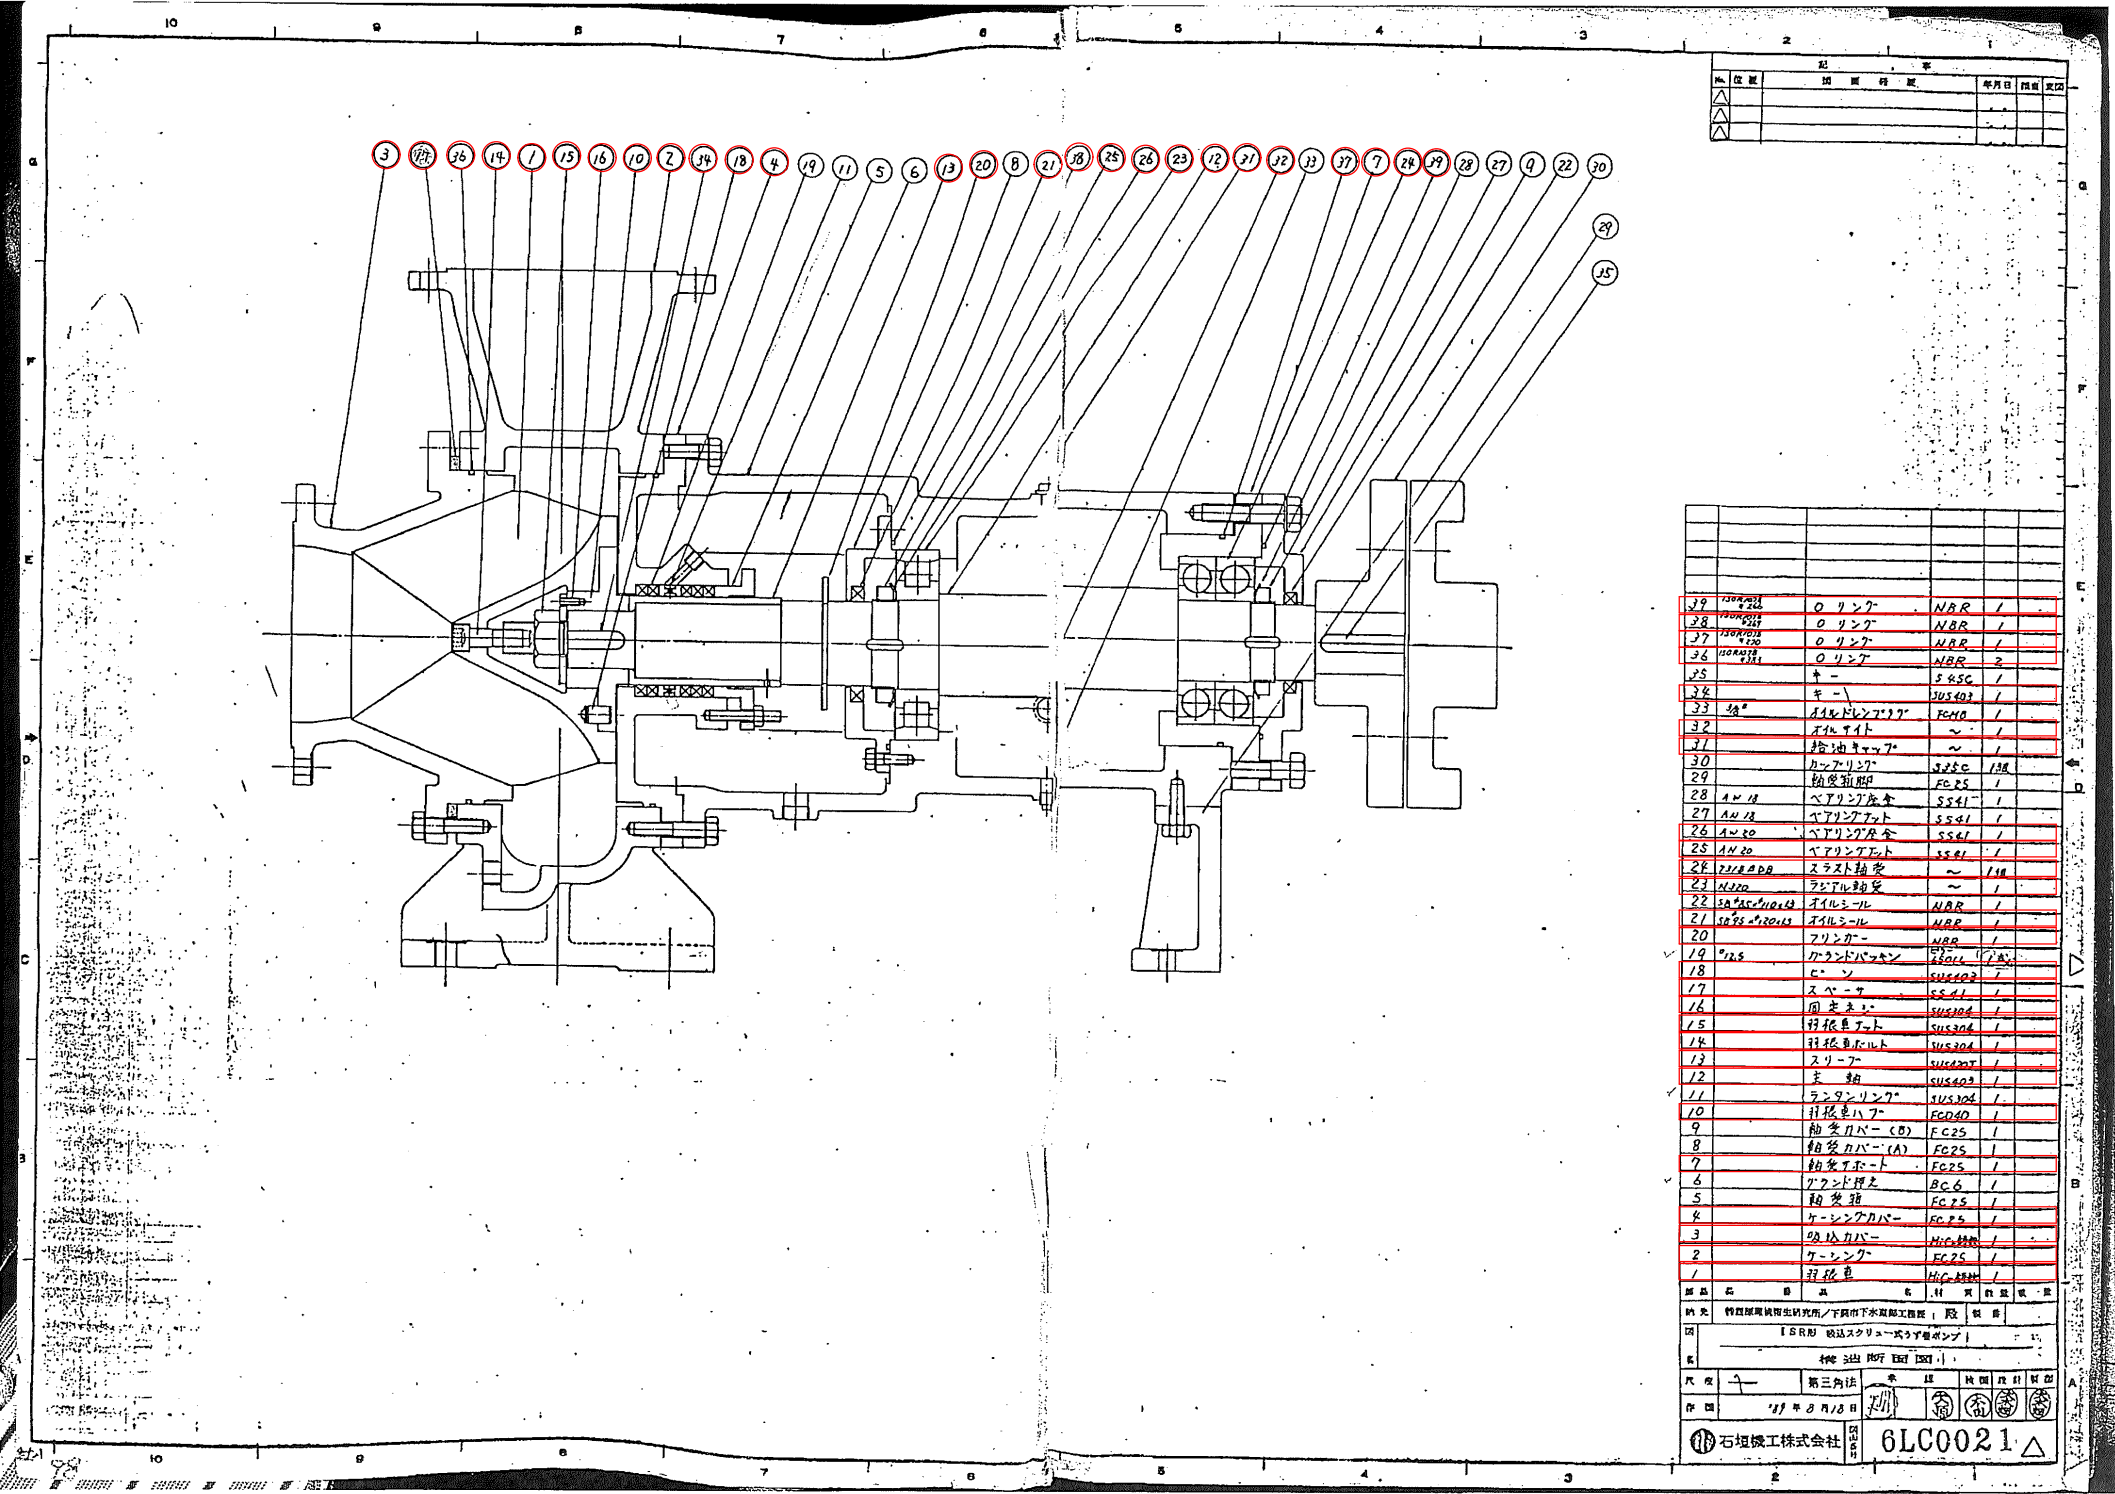

既設ポンプ構造断面図

設計図 : 取替部品

(全5枚のうち5枚目)

件名	武久中継ポンプ場No.1主ポンプ整備業務			
図名	既設ポンプ構造断面図			
課長	課長補佐	係長	係	縮尺
				フリー
				作図年度
				2025
下関市上下水道局			図番	