



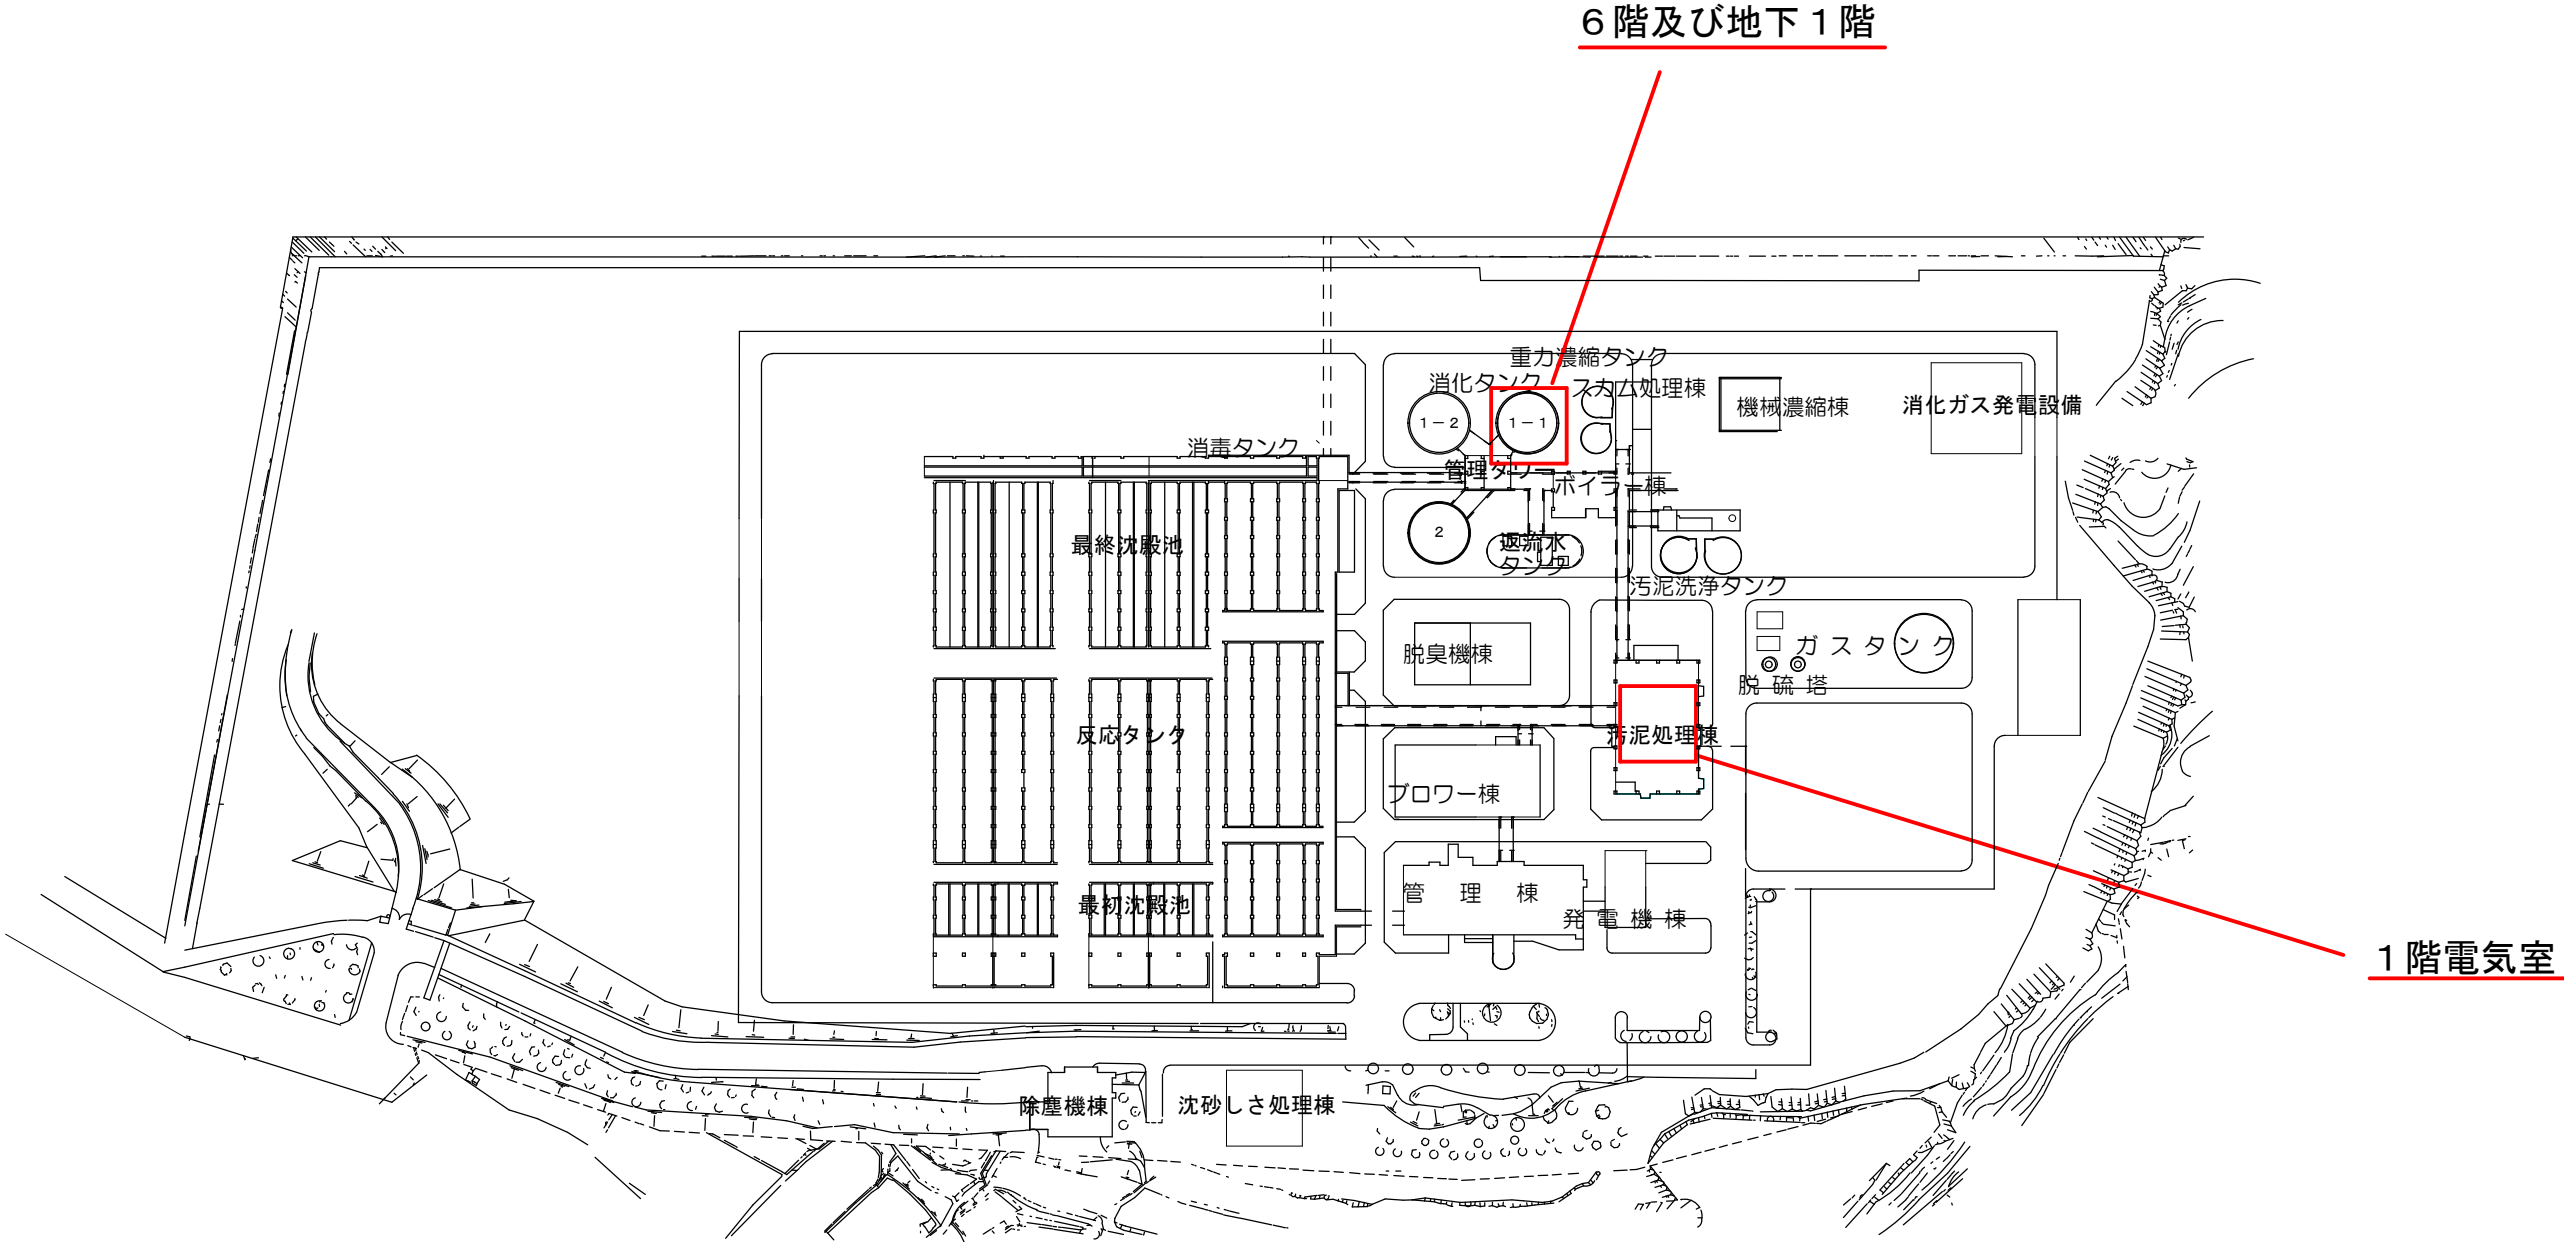

設計図		: 実施場所	
(全 7 枚のうち 1 枚目)			
件名	山陰終末処理場 1 次消化タンク計装設備取替修繕		
図名	山陰終末処理場平面図		
課 長	課長補佐	係 長	係
		縮尺	フ リ ー
		作図年度	2025
下関市上下水道局		図番	

別図 2

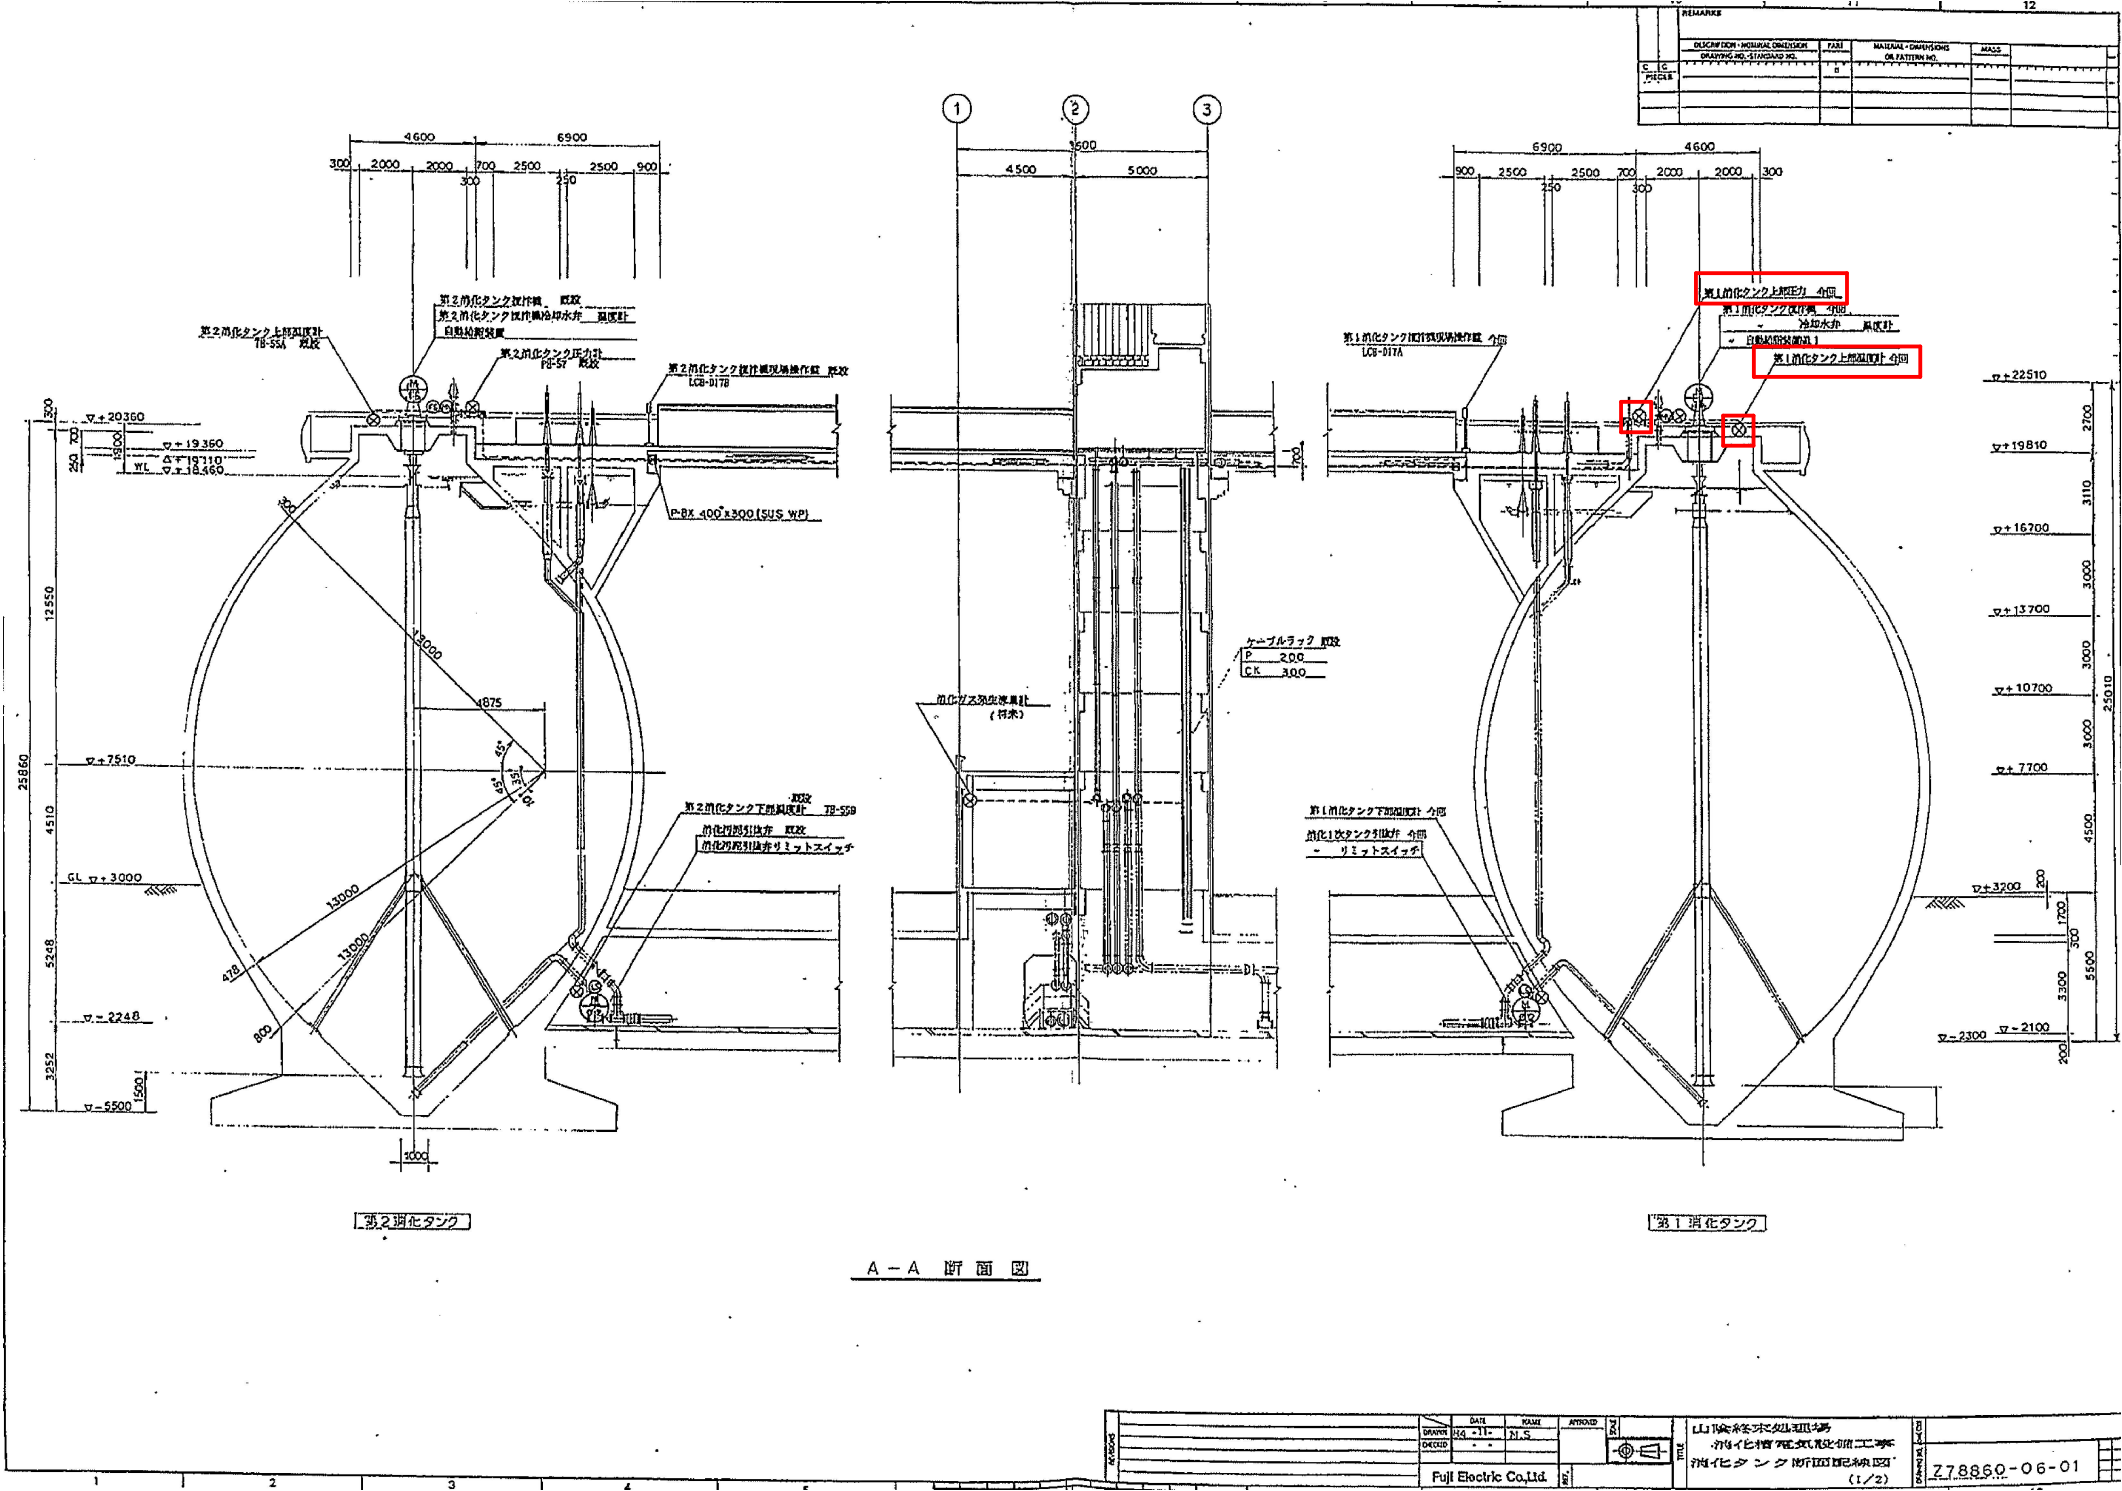


設計図

：修繕対象計器

(全7枚のうち2枚目)

件 名 図 名	山陰終末処理場1次消化タンク計装設備取替修繕				
	消化タンク断面図				
課長	課長補佐	係長	係	縮尺	フリー
				作図年度	2025
下関市上下水道局			図番		

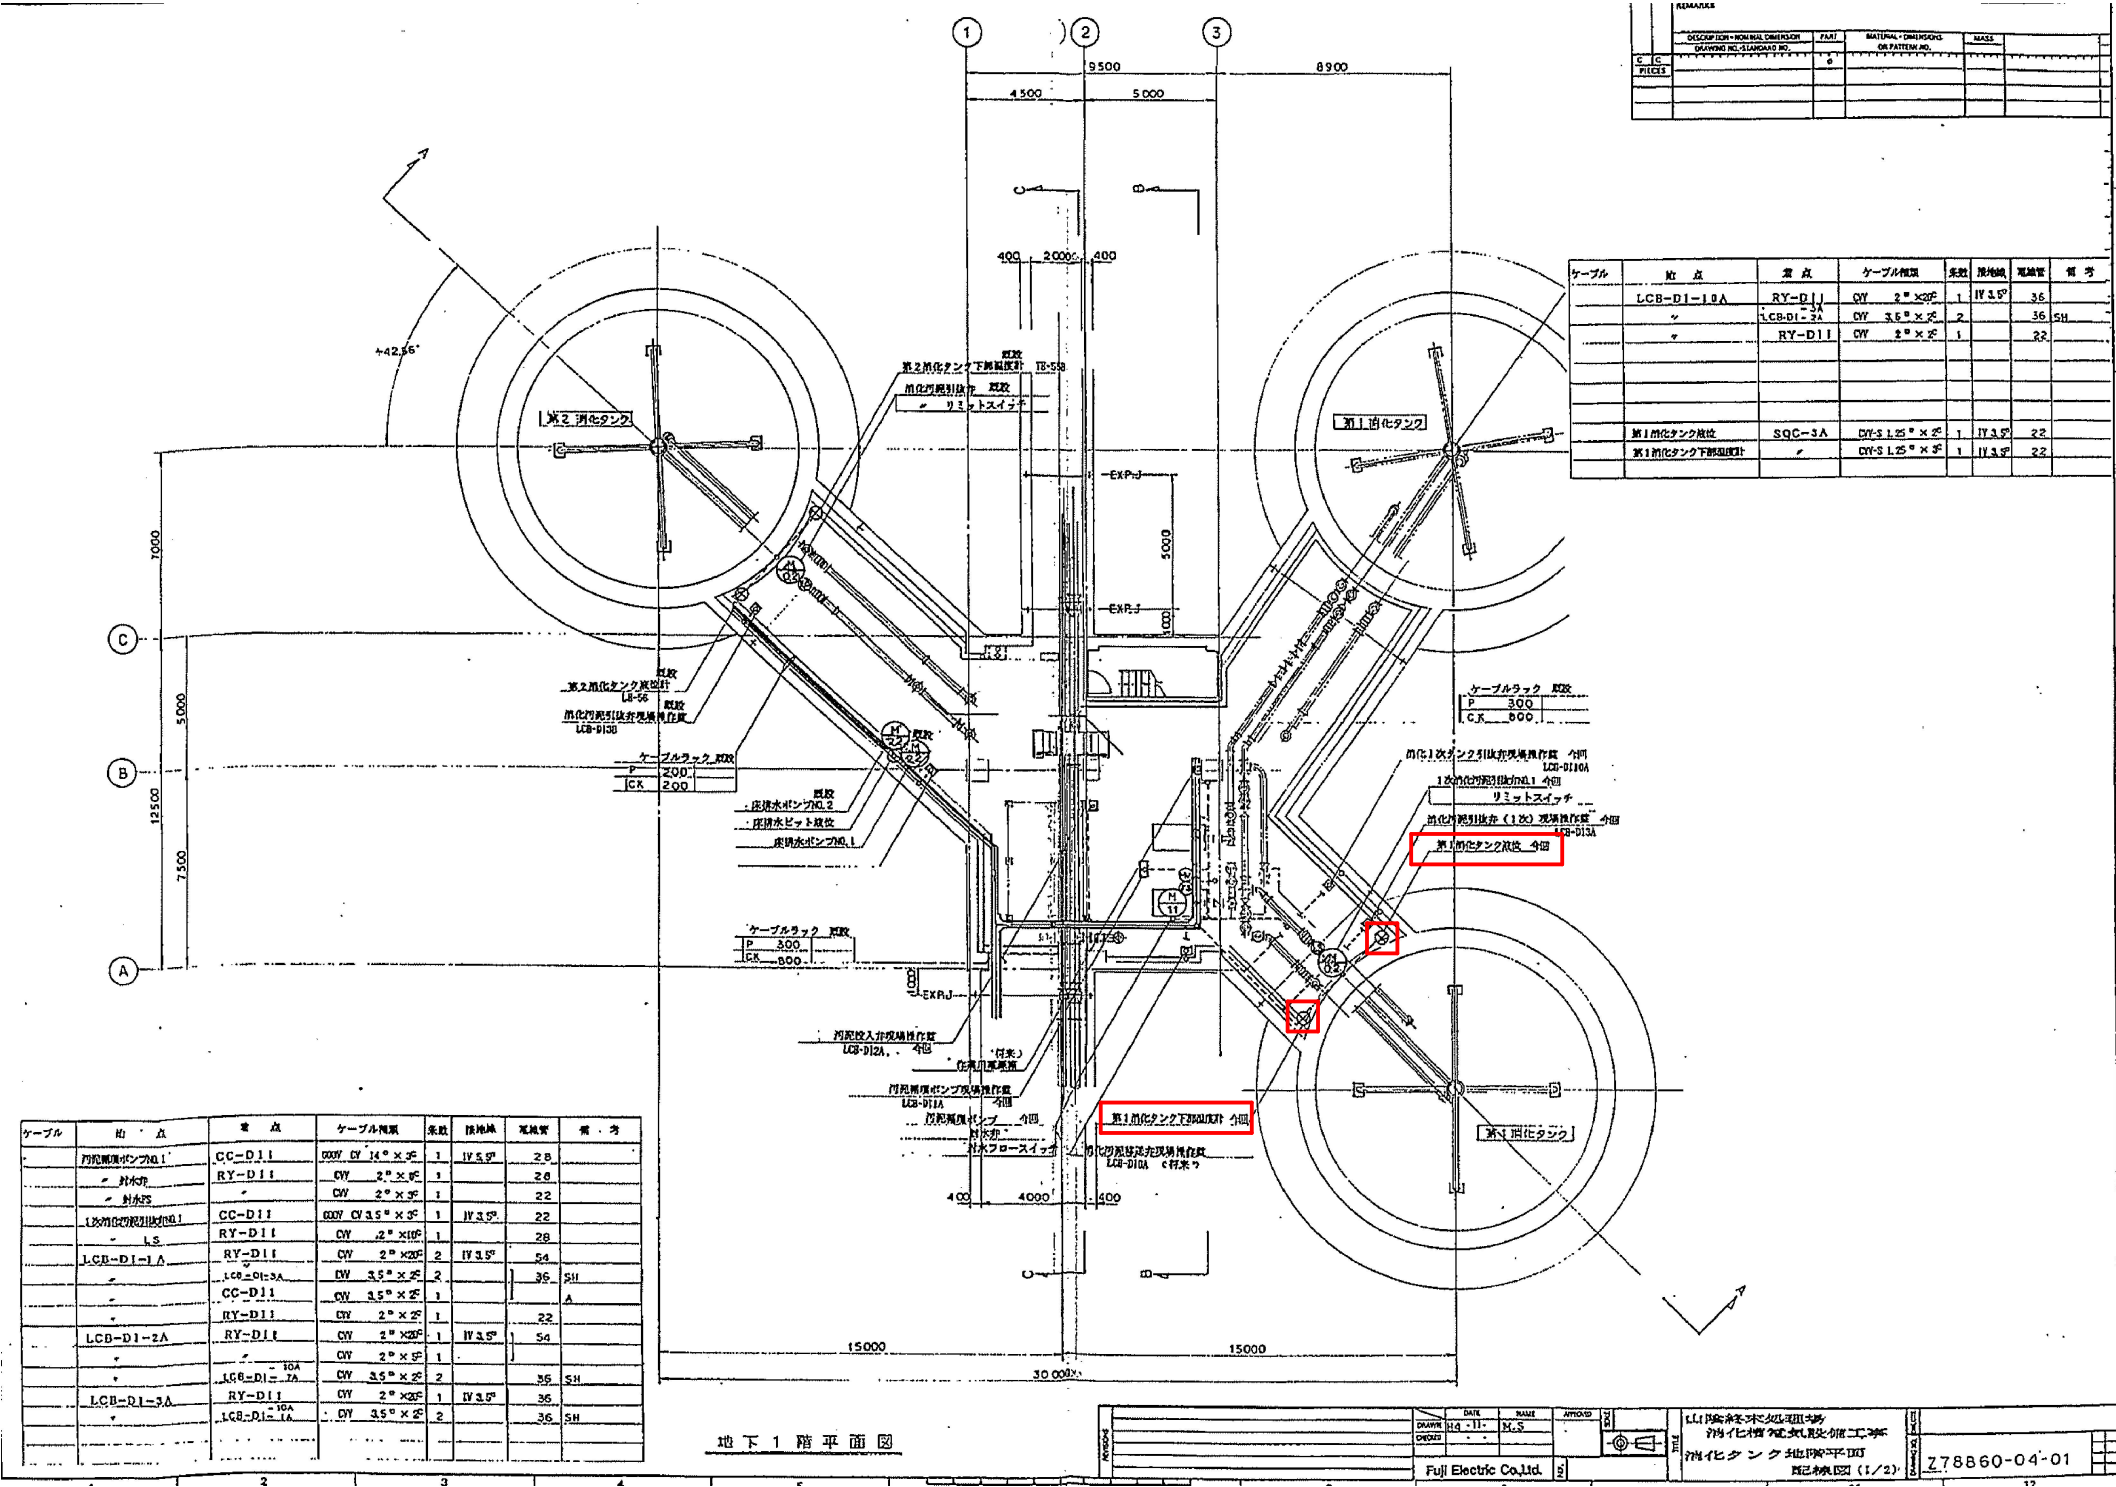


消化タンク地下1階平面図

設計図 : 修繕対象計器

(全7枚のうち3枚目)

件名	山陰終末処理場1次消化タンク計装設備取替修繕				
図名	消化タンク地下1階平面図				
課長	課長補佐	係長	係	縮尺	フリー
				作図年度	2025
下関市上下水道局			図番		


別図4

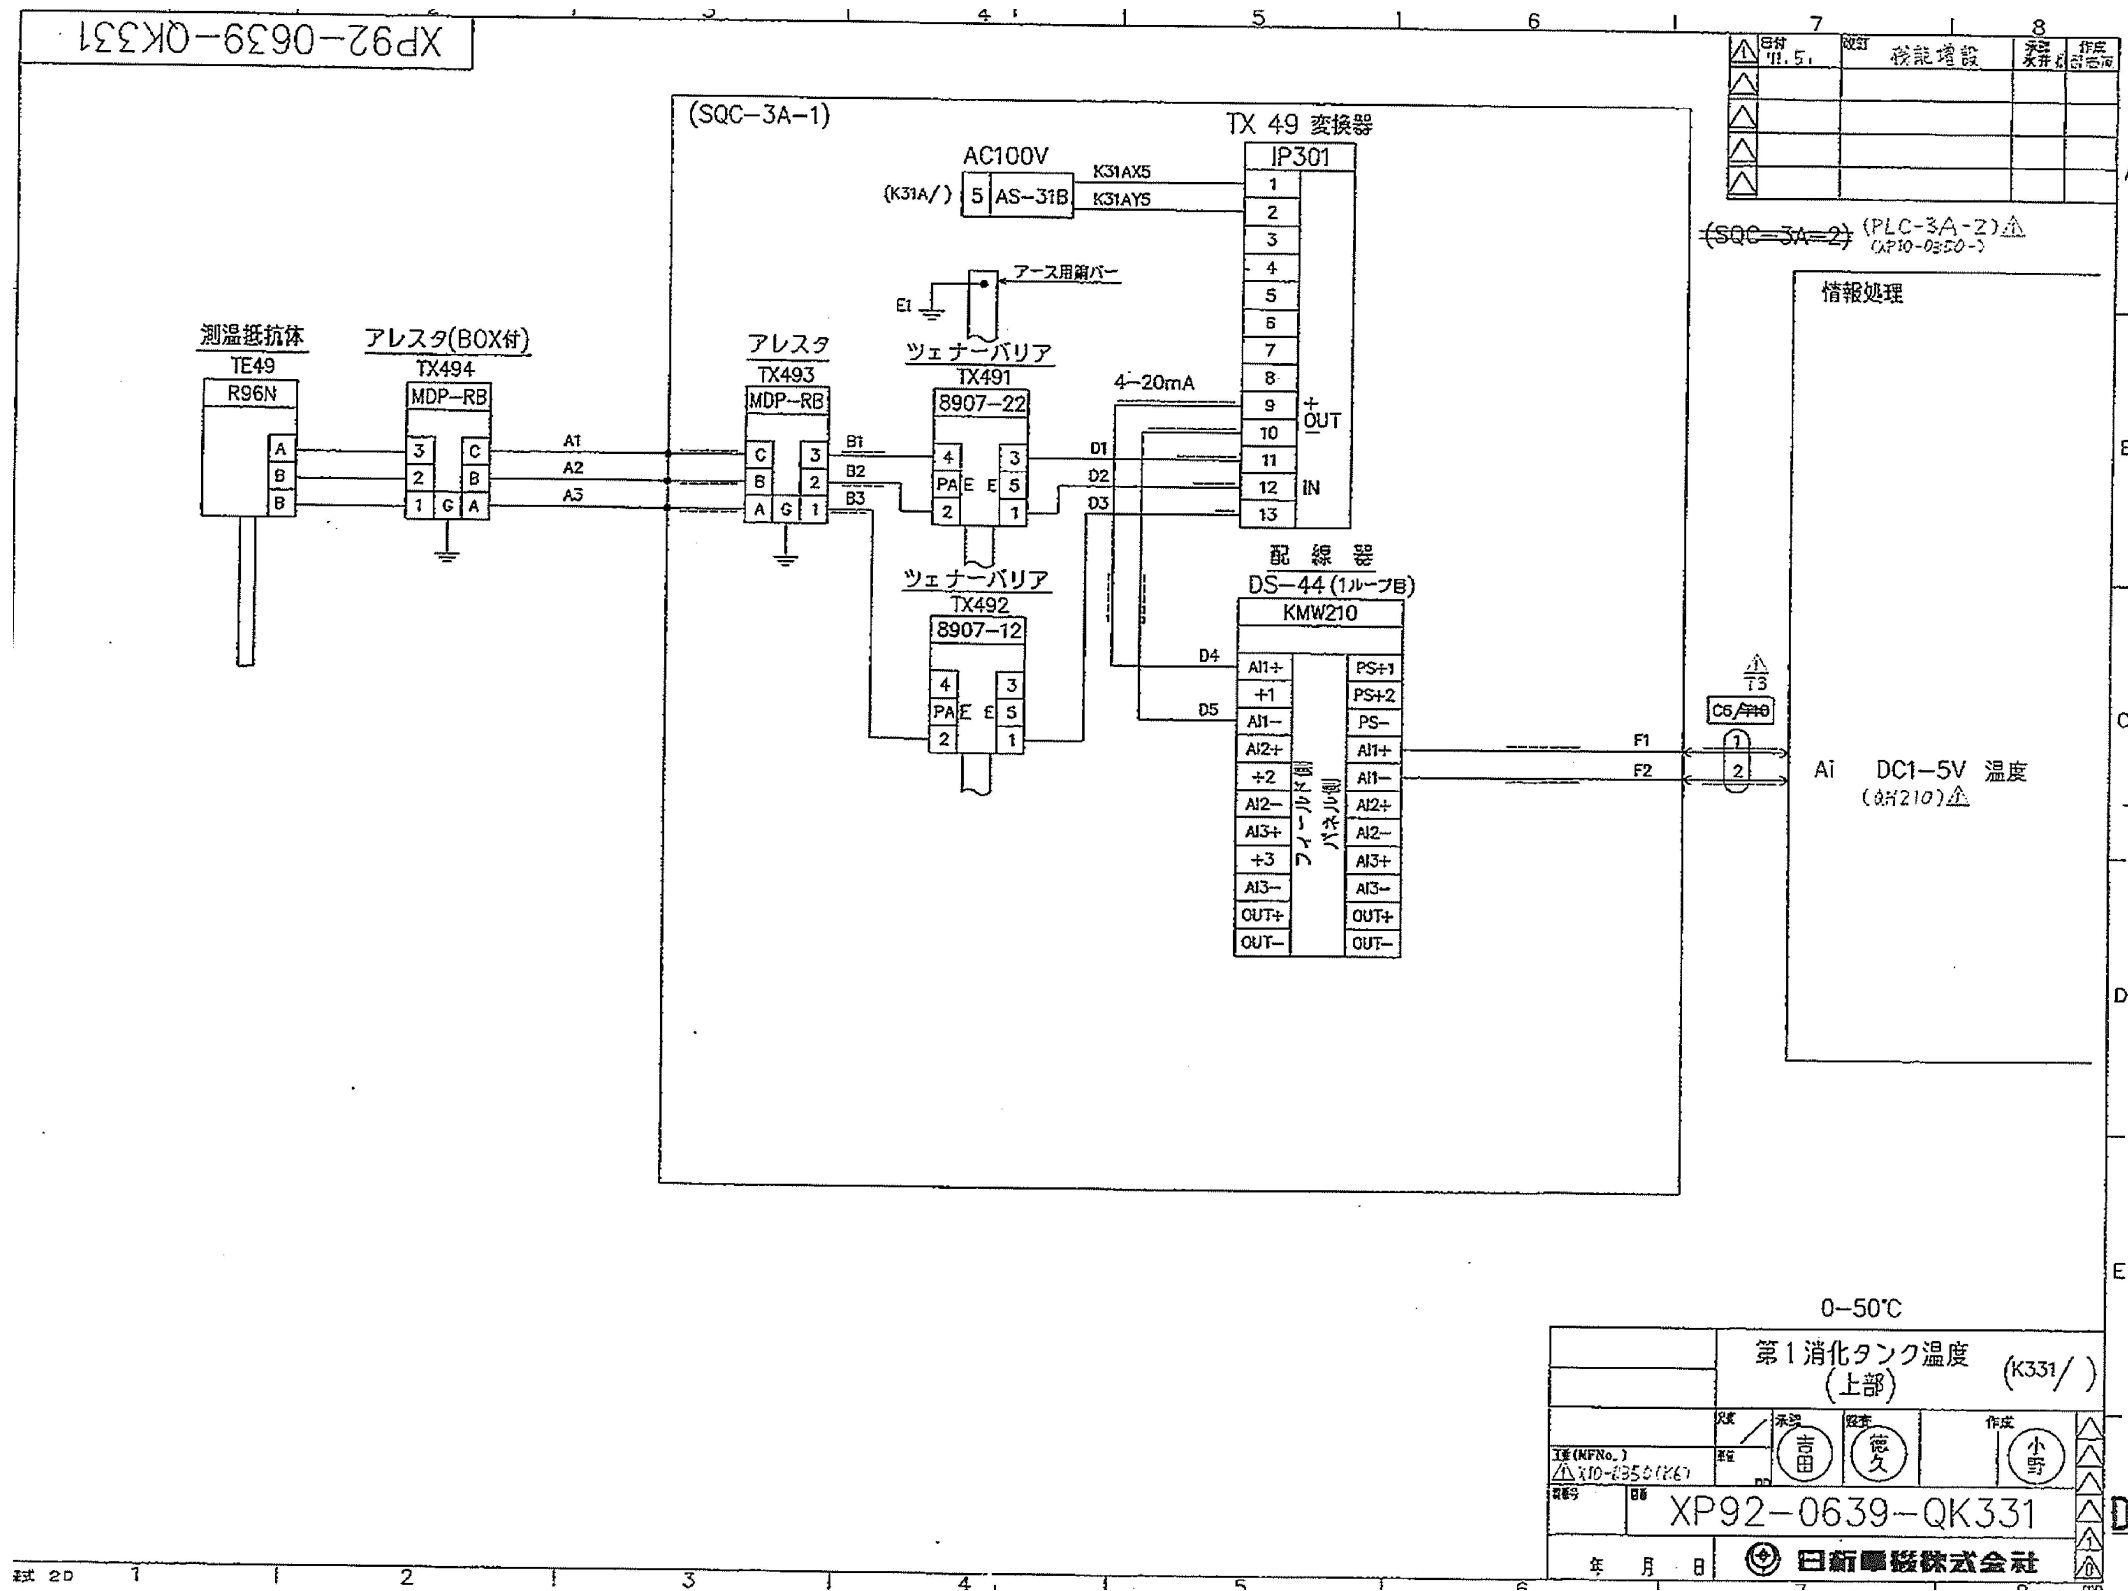

(全7枚のうち4枚目)

件名	山陰終末処理場1次消化タンク計装設備取替修繕				
図名	上部温度計電気図				
課長	課長補佐	係長	係	縮尺	フリー
				作図年度	2025
下関市上下水道局			図番		

別図5

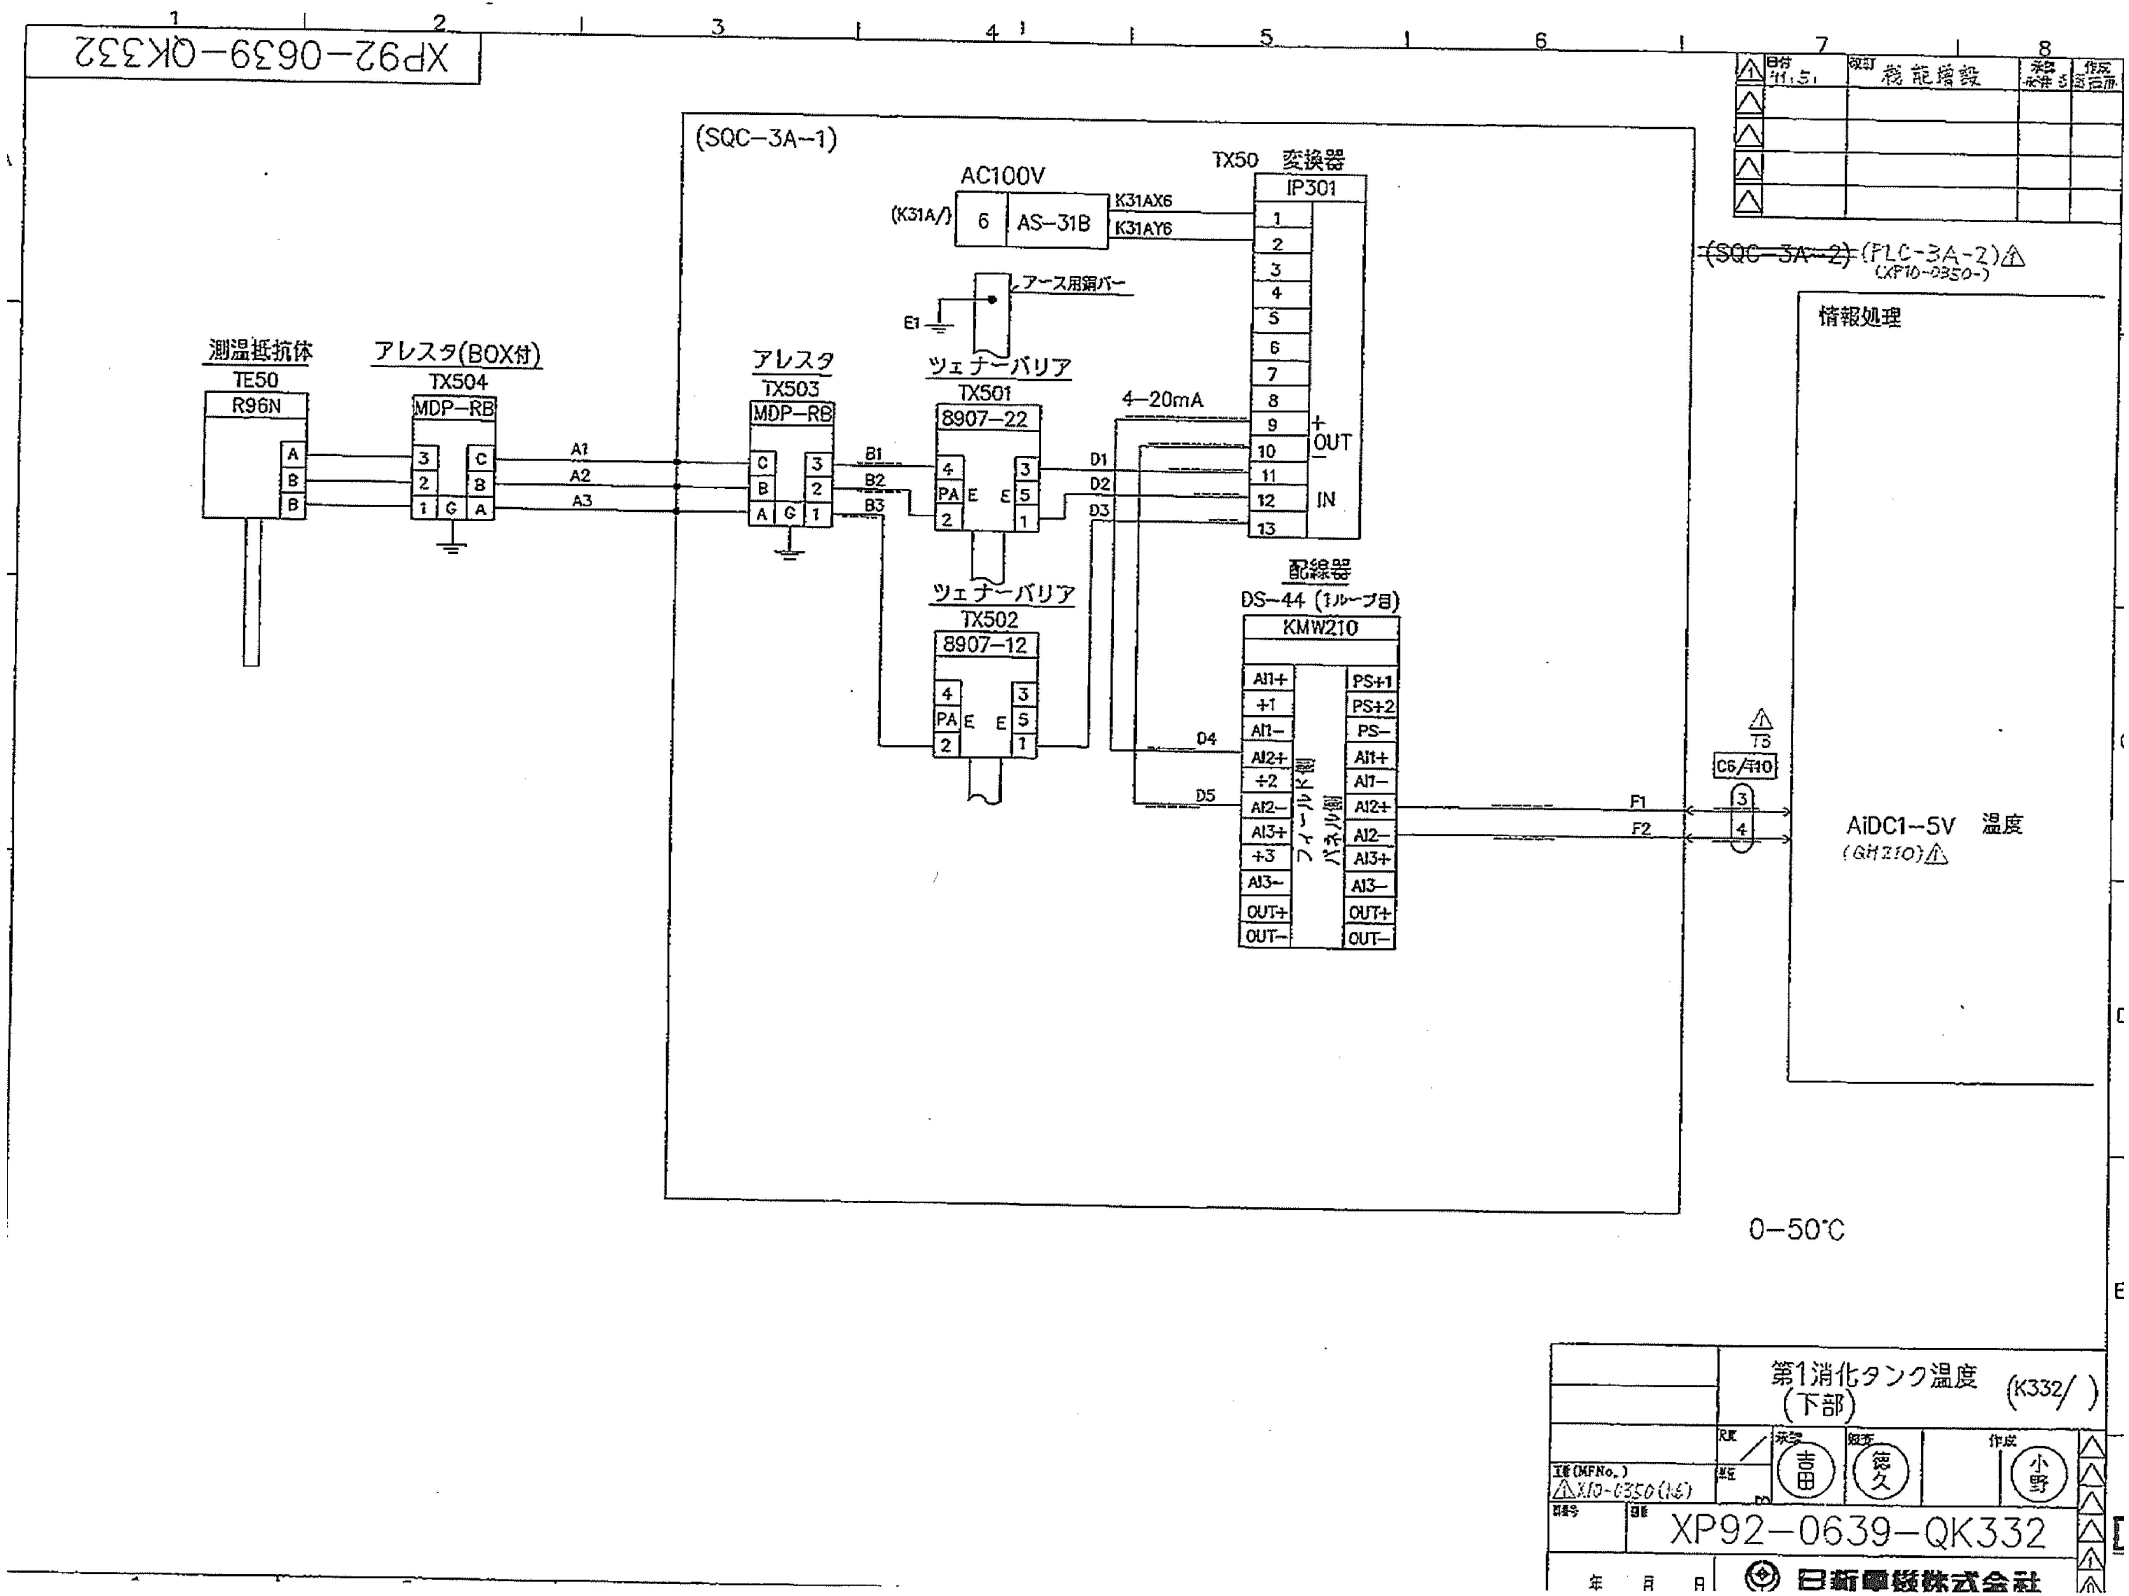


下部温度計電気図

設計図

(全7枚のうち5枚目)

件名	山陰終末処理場 1次消化タンク計装設備取替修繕				
図名	下部温度計電気図				
課長	課長補佐	係長	係	縮尺	フリー
				作図年度	2025
下関市上下水道局			図番		

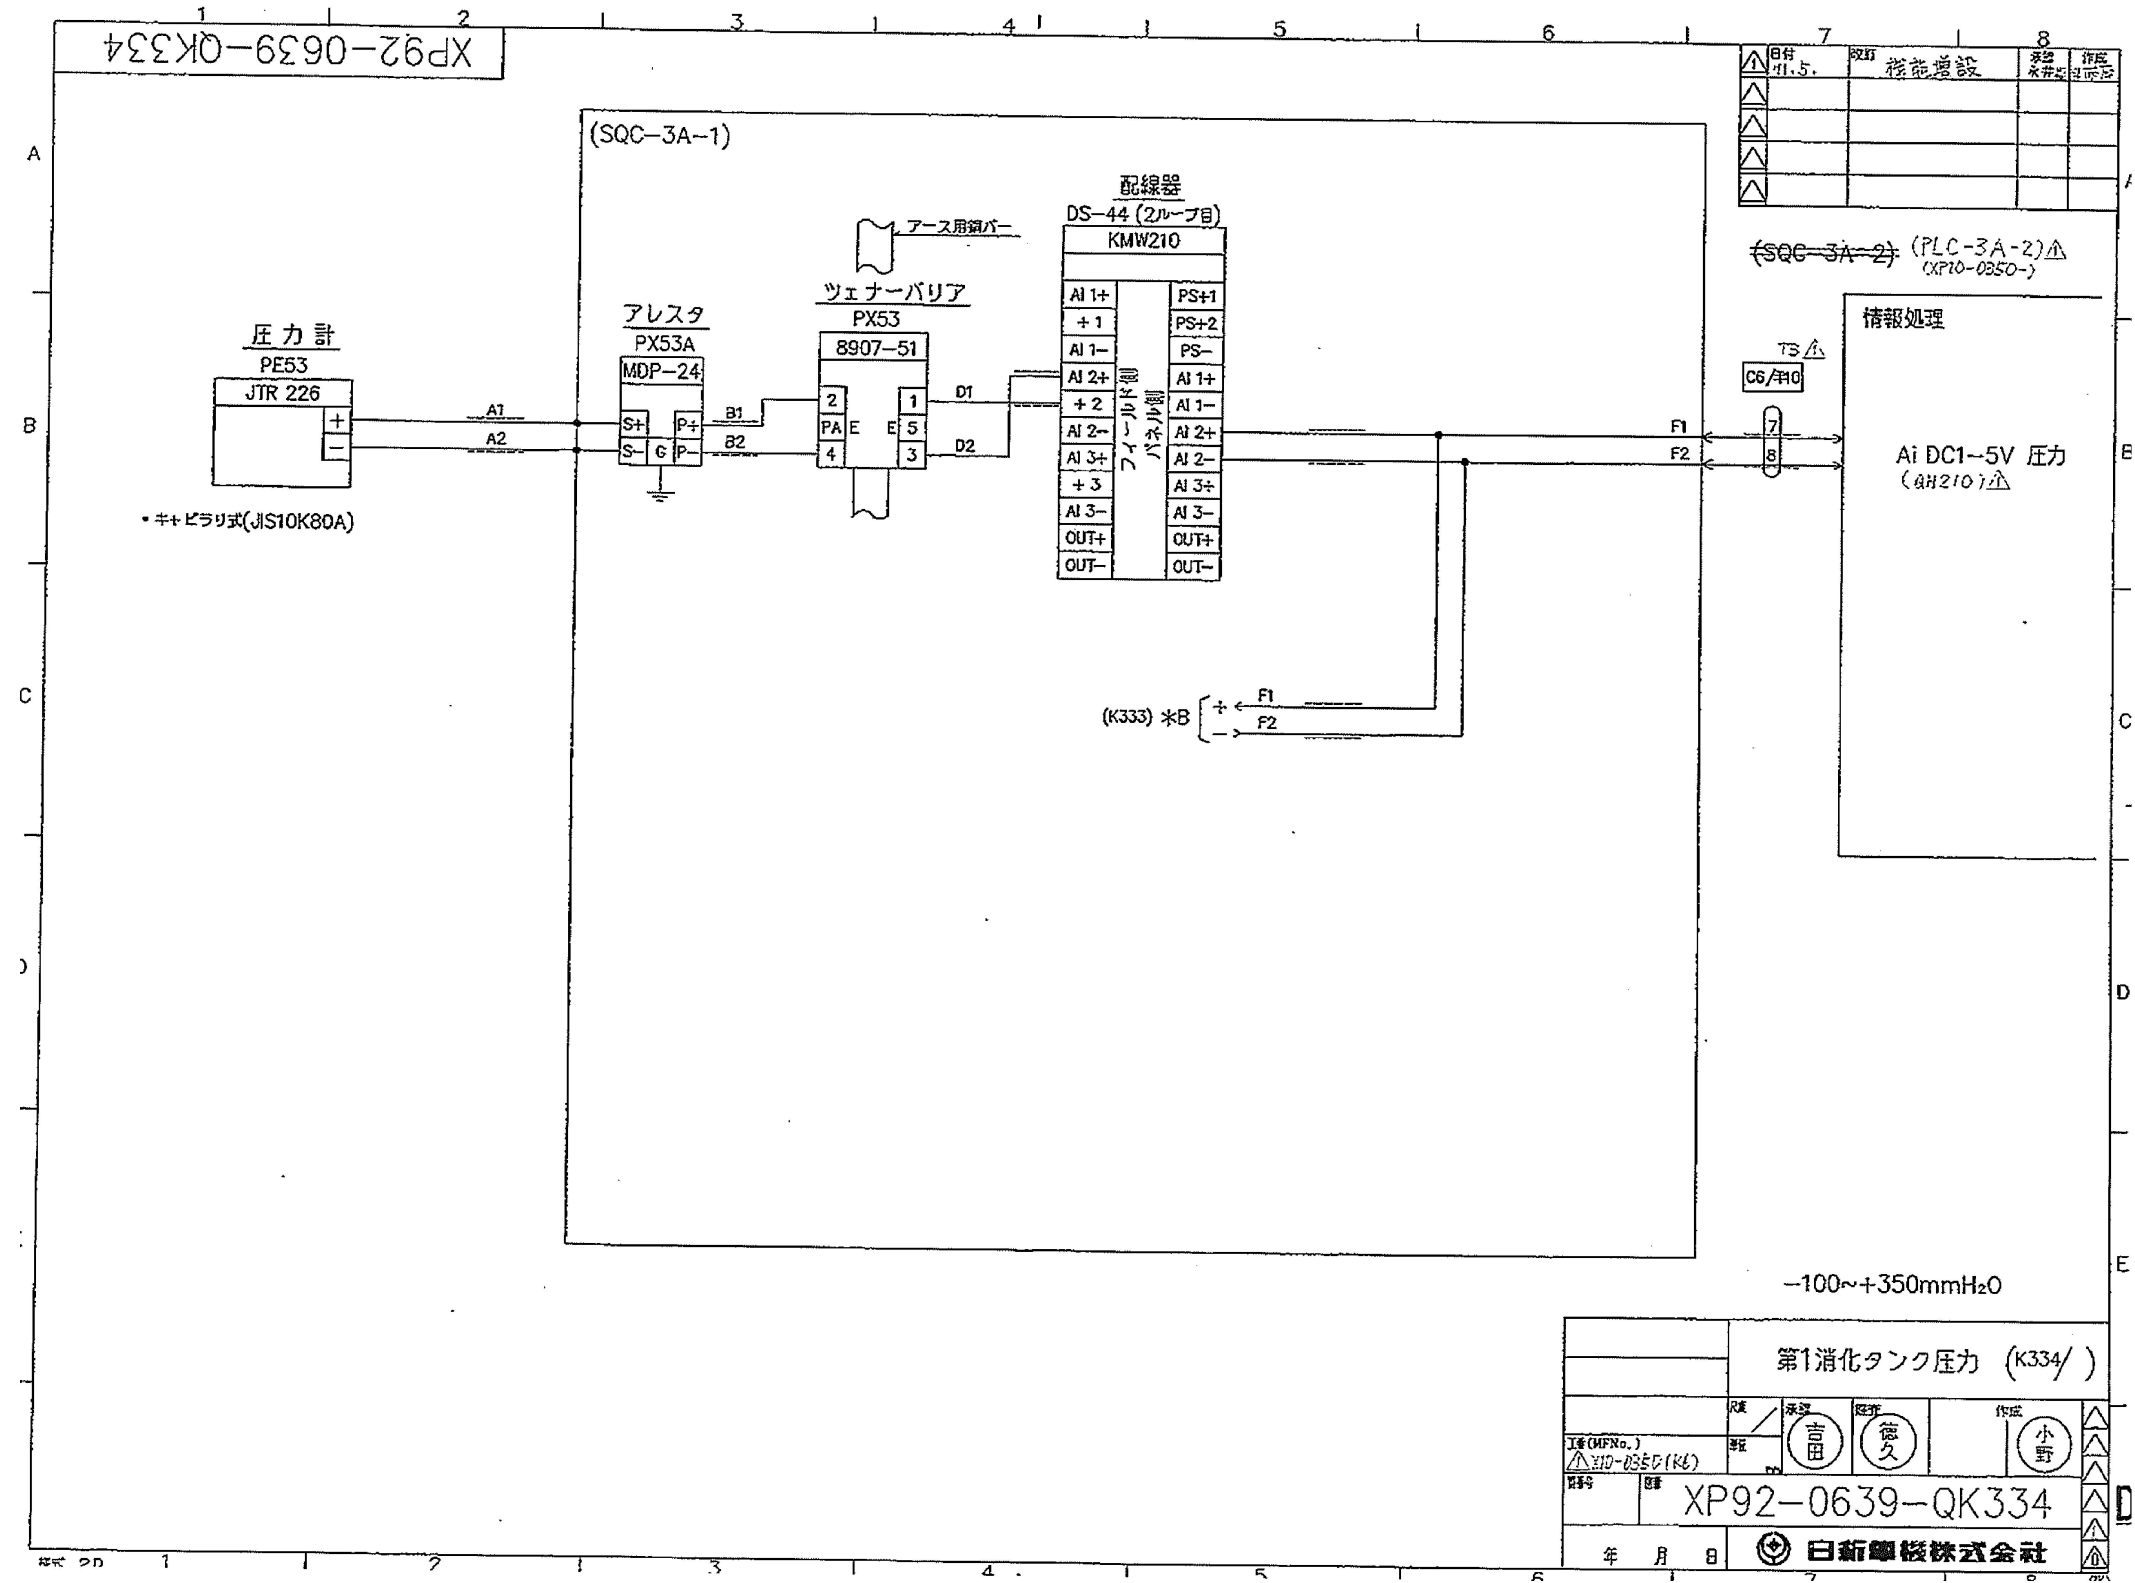


圧力計電気図

設計図

(全7枚のうち6枚目)

件名	山陰終末処理場1次消化タンク計装設備取替修繕				
図名	圧力計電気図				
課長	課長補佐	係長	係	縮尺	フリー
				作図年度	2025
下関市上下水道局			図番		

別図7

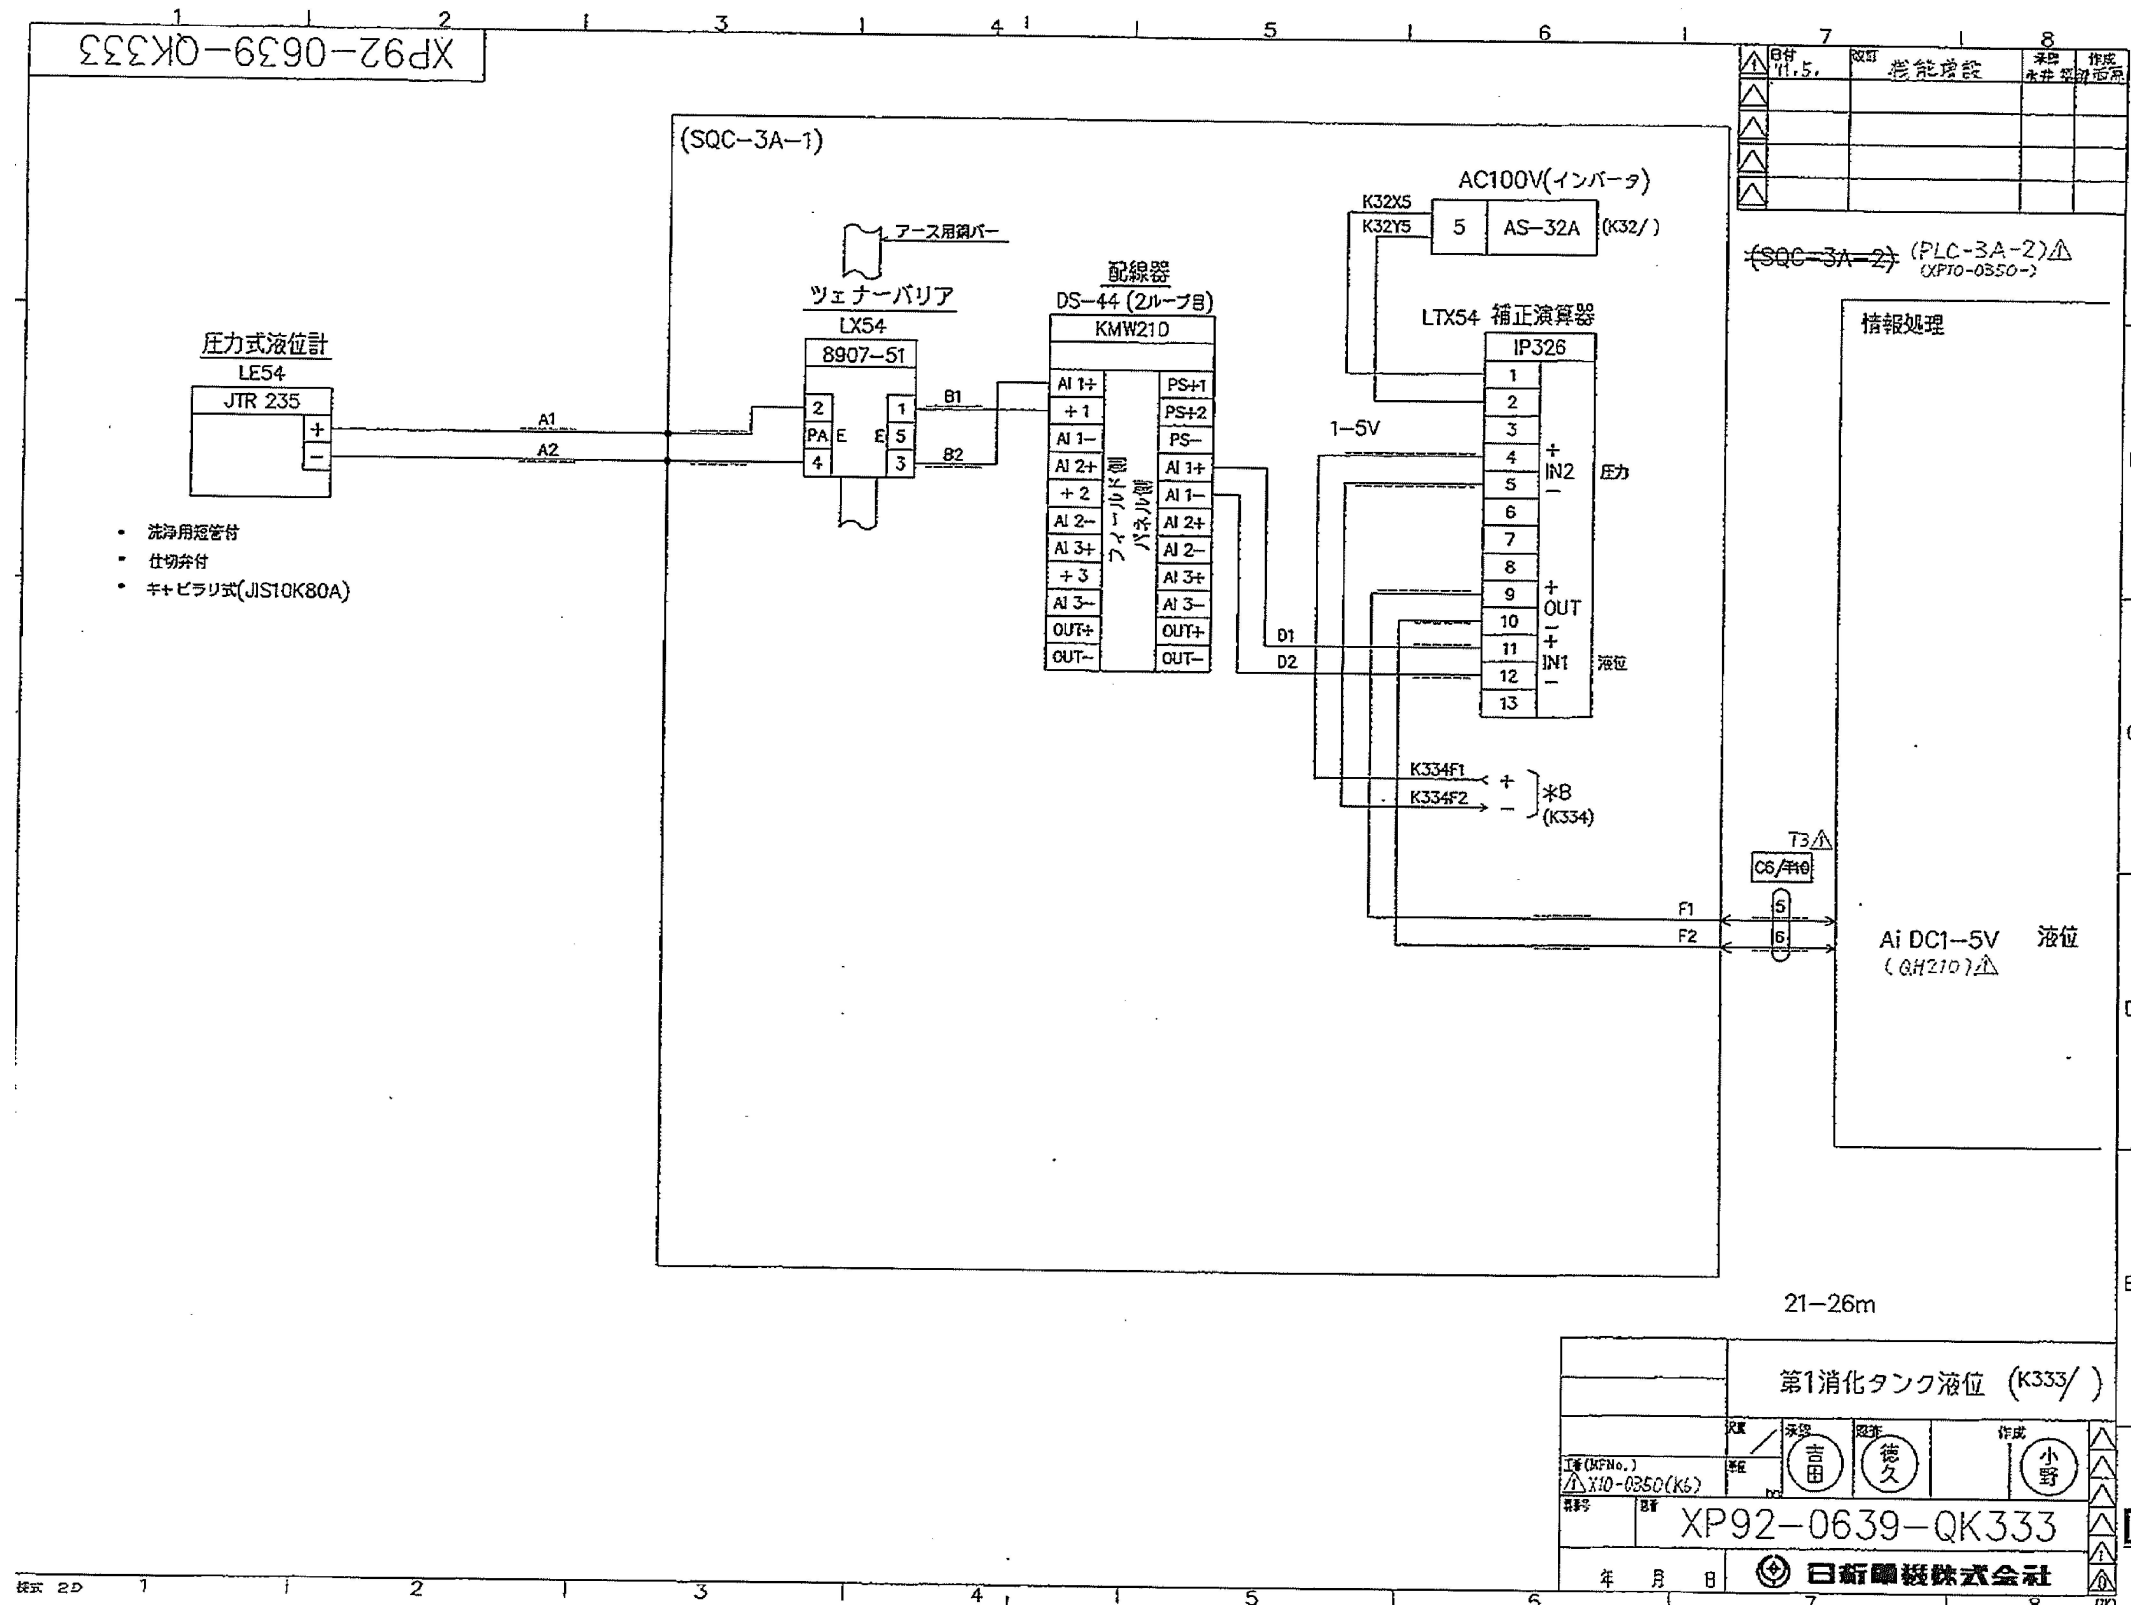

液位計電気図

設計図

(全7枚のうち7枚目)

件名	山陰終末処理場 1次消化タンク計装設備取替修繕				
図名	液位計電気図				
課長	課長補佐	係長	係	縮尺	フリー
				作図年度	2025
下関市上下水道局			図番		