


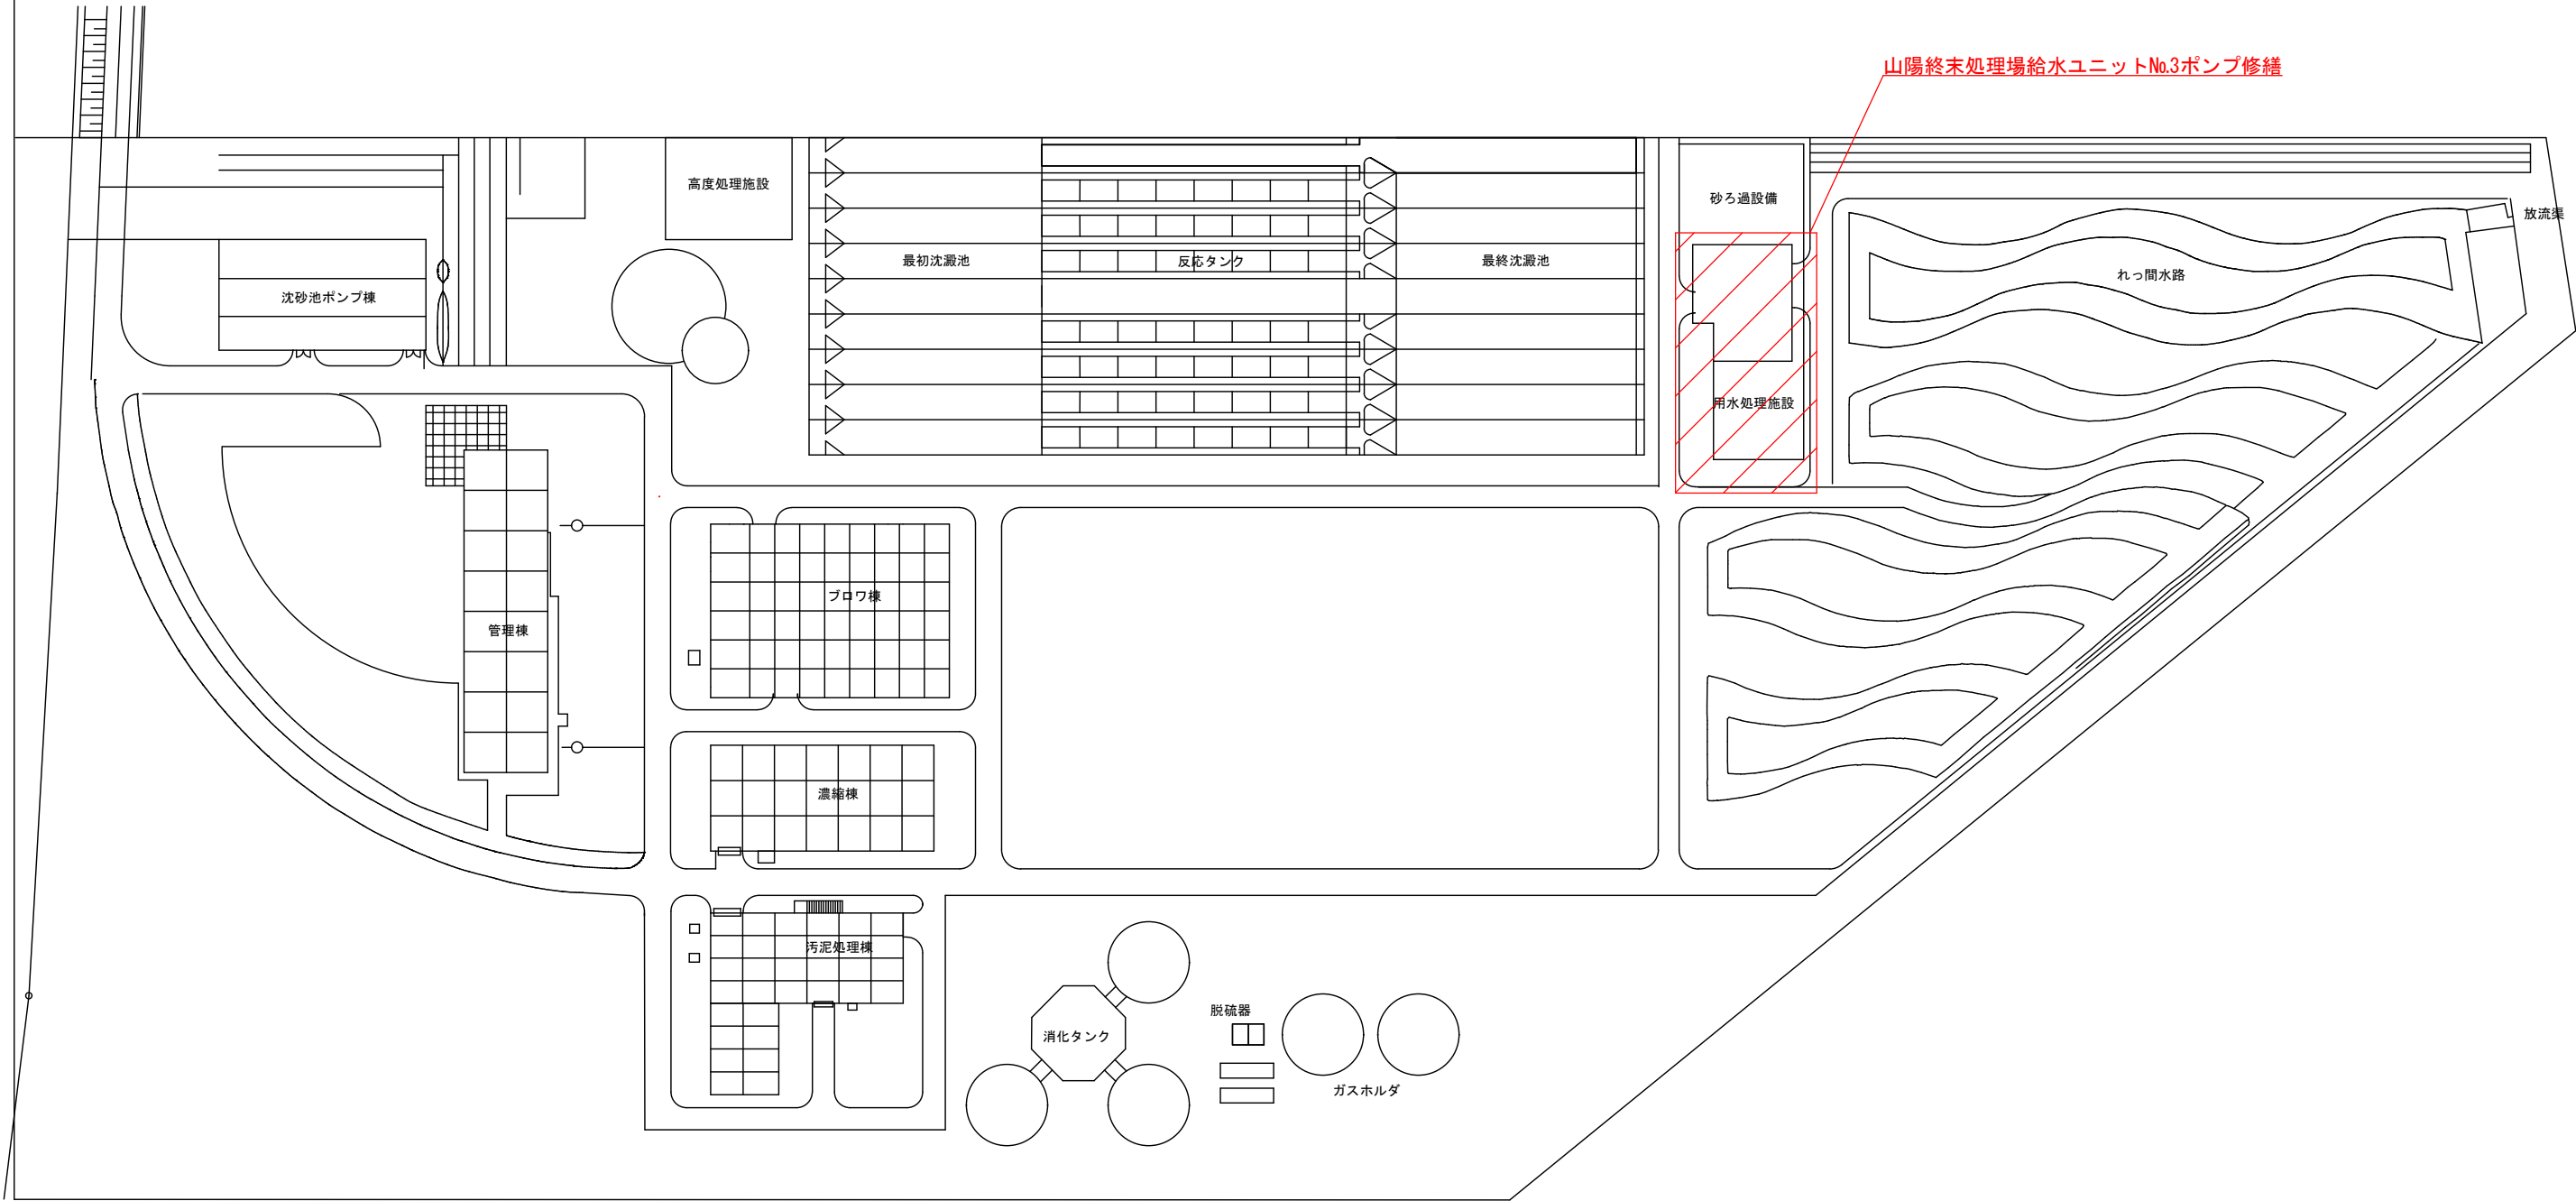


山陽終末処理場 平面図

 修繕箇所を示す

設計図

(全4枚のうち 1 枚目)

業務名	山陽終末処理場給水ユニットNo.3ポンプ修繕				
図名	山陽終末処理場 平面図				
課長	課長補佐	係長	係	縮尺 S=フリー	
				作図年月日 R7. 7	
下関市上下水道局			図番		

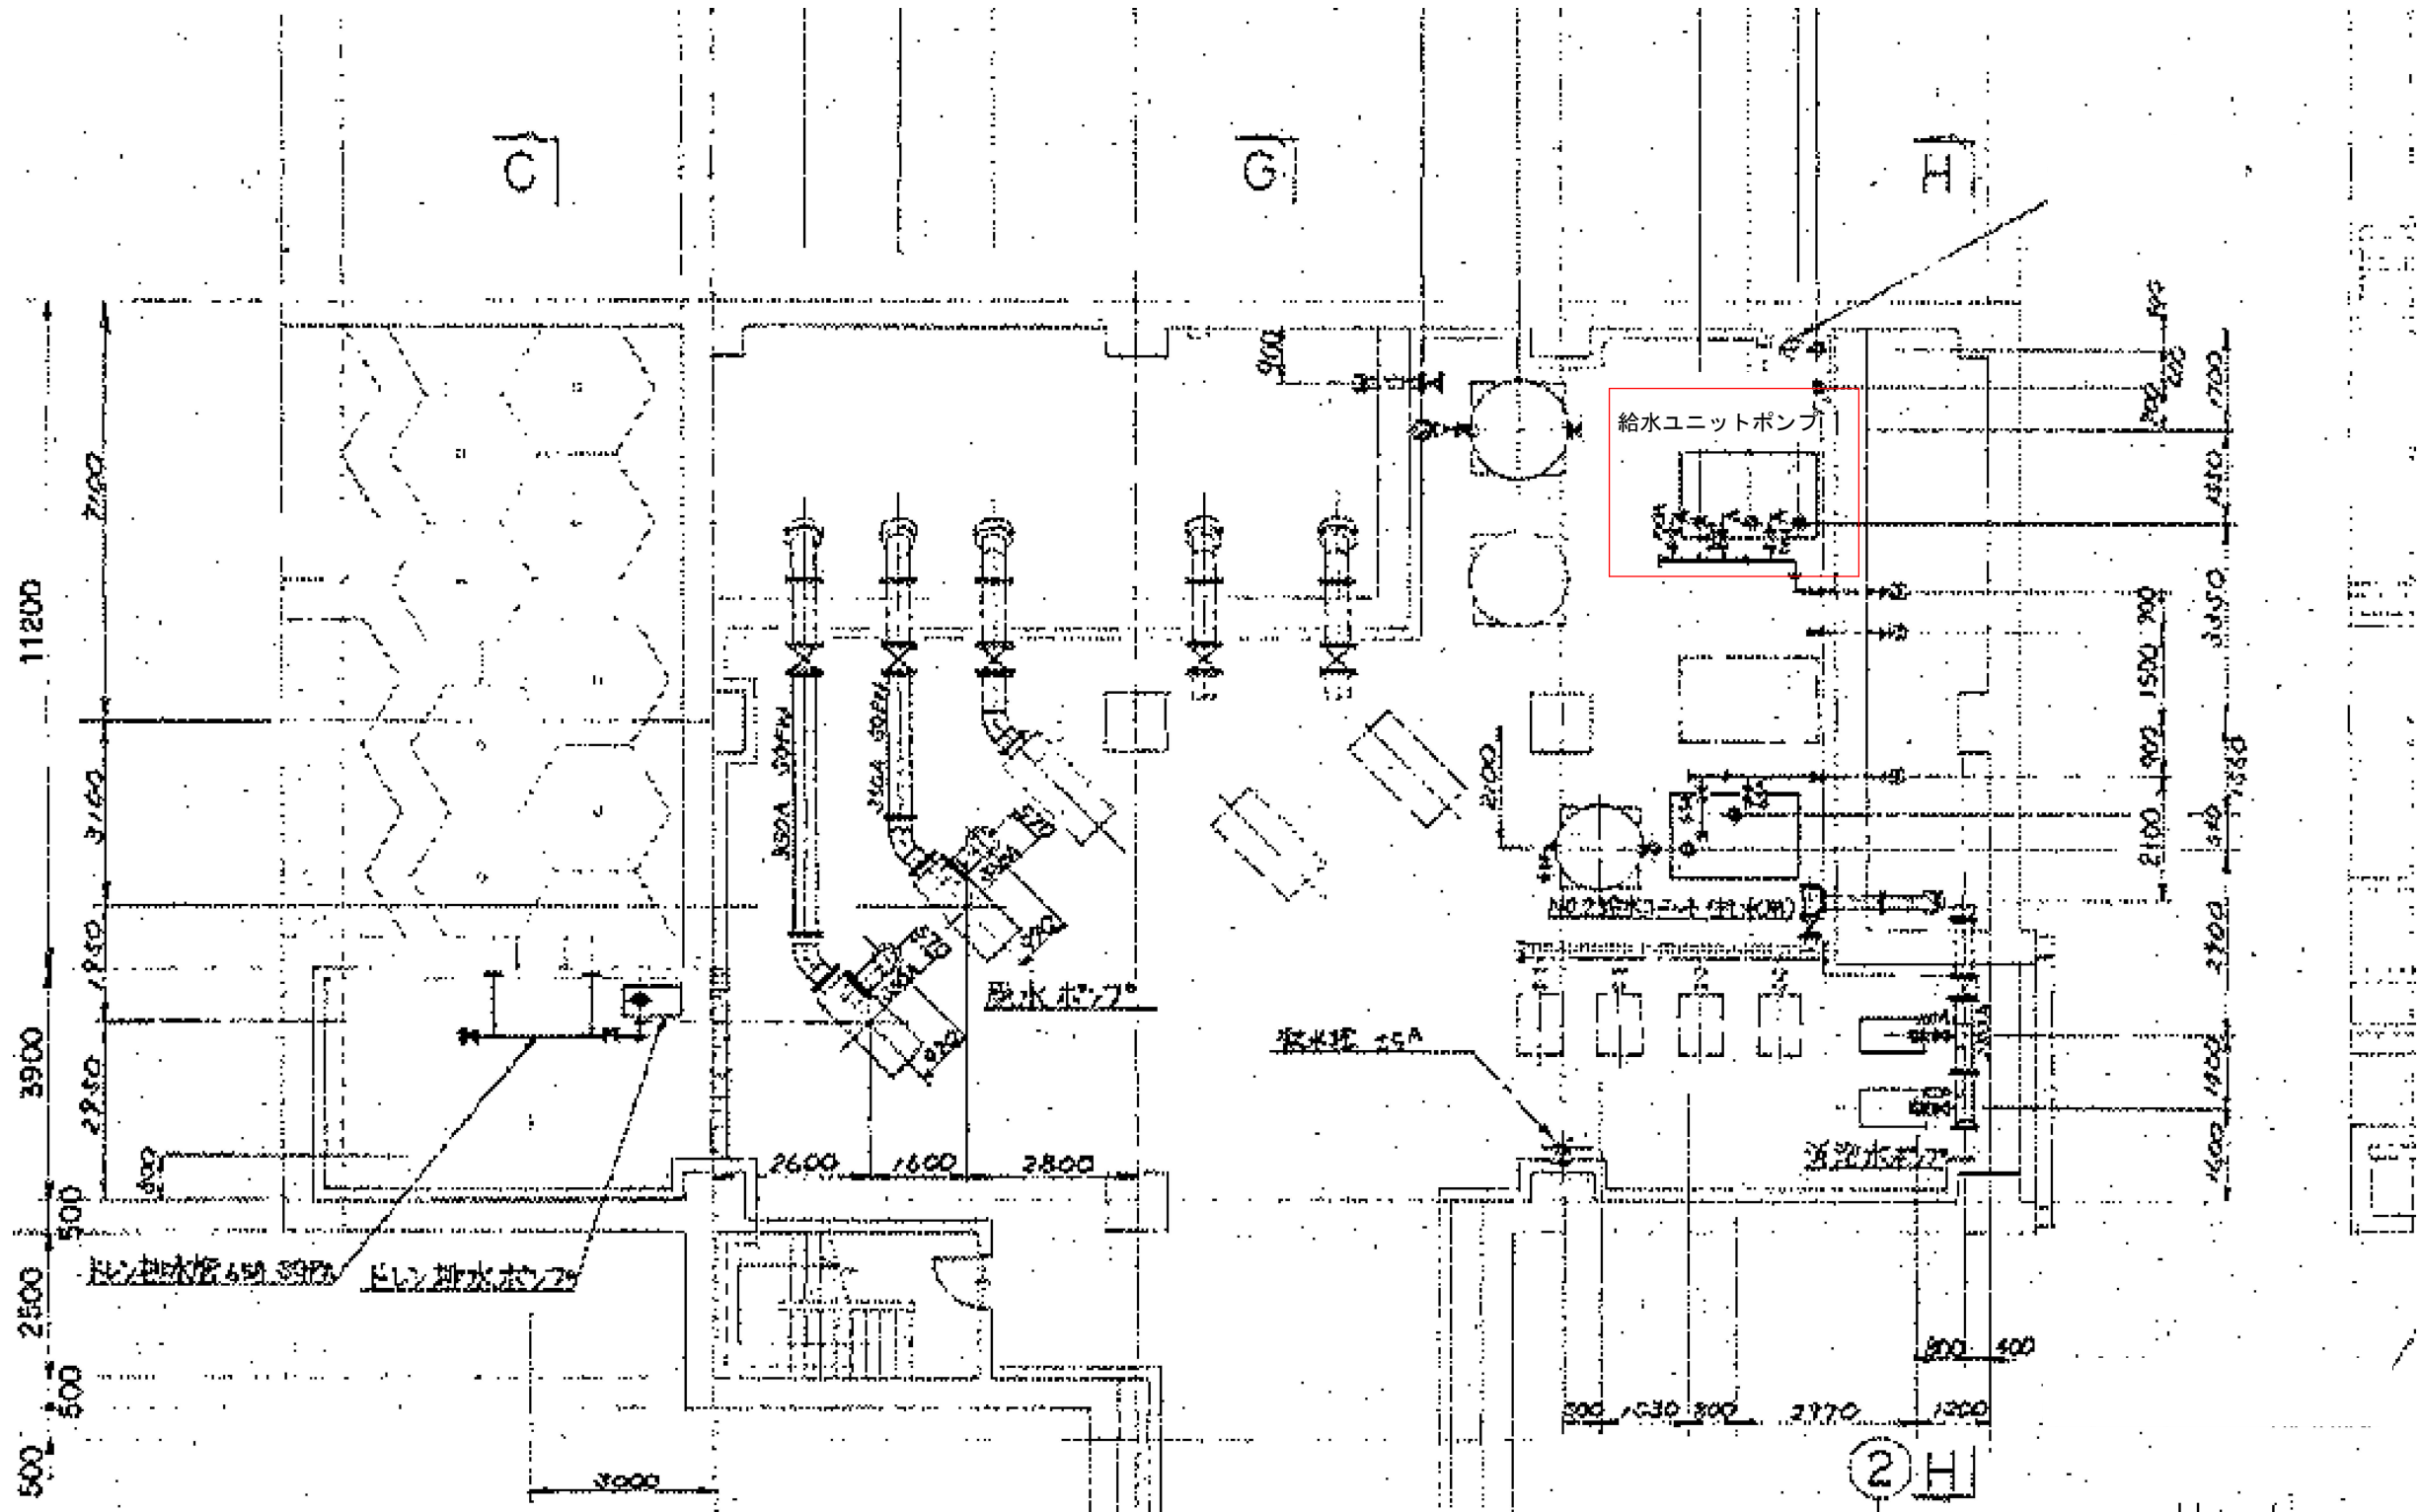


修繕箇所を示す

用水棟地下1F 平面図

設計図

(全4枚のうち2枚目)

業務名	山陽終末処理場給水ユニットNo.3ポンプ修繕				
図名	用水棟地下1F 平面図				
課長	課長補佐	係長	係	縮尺	S=フリー
				作図年月日	R7.7
下関市上下水道局			図番		

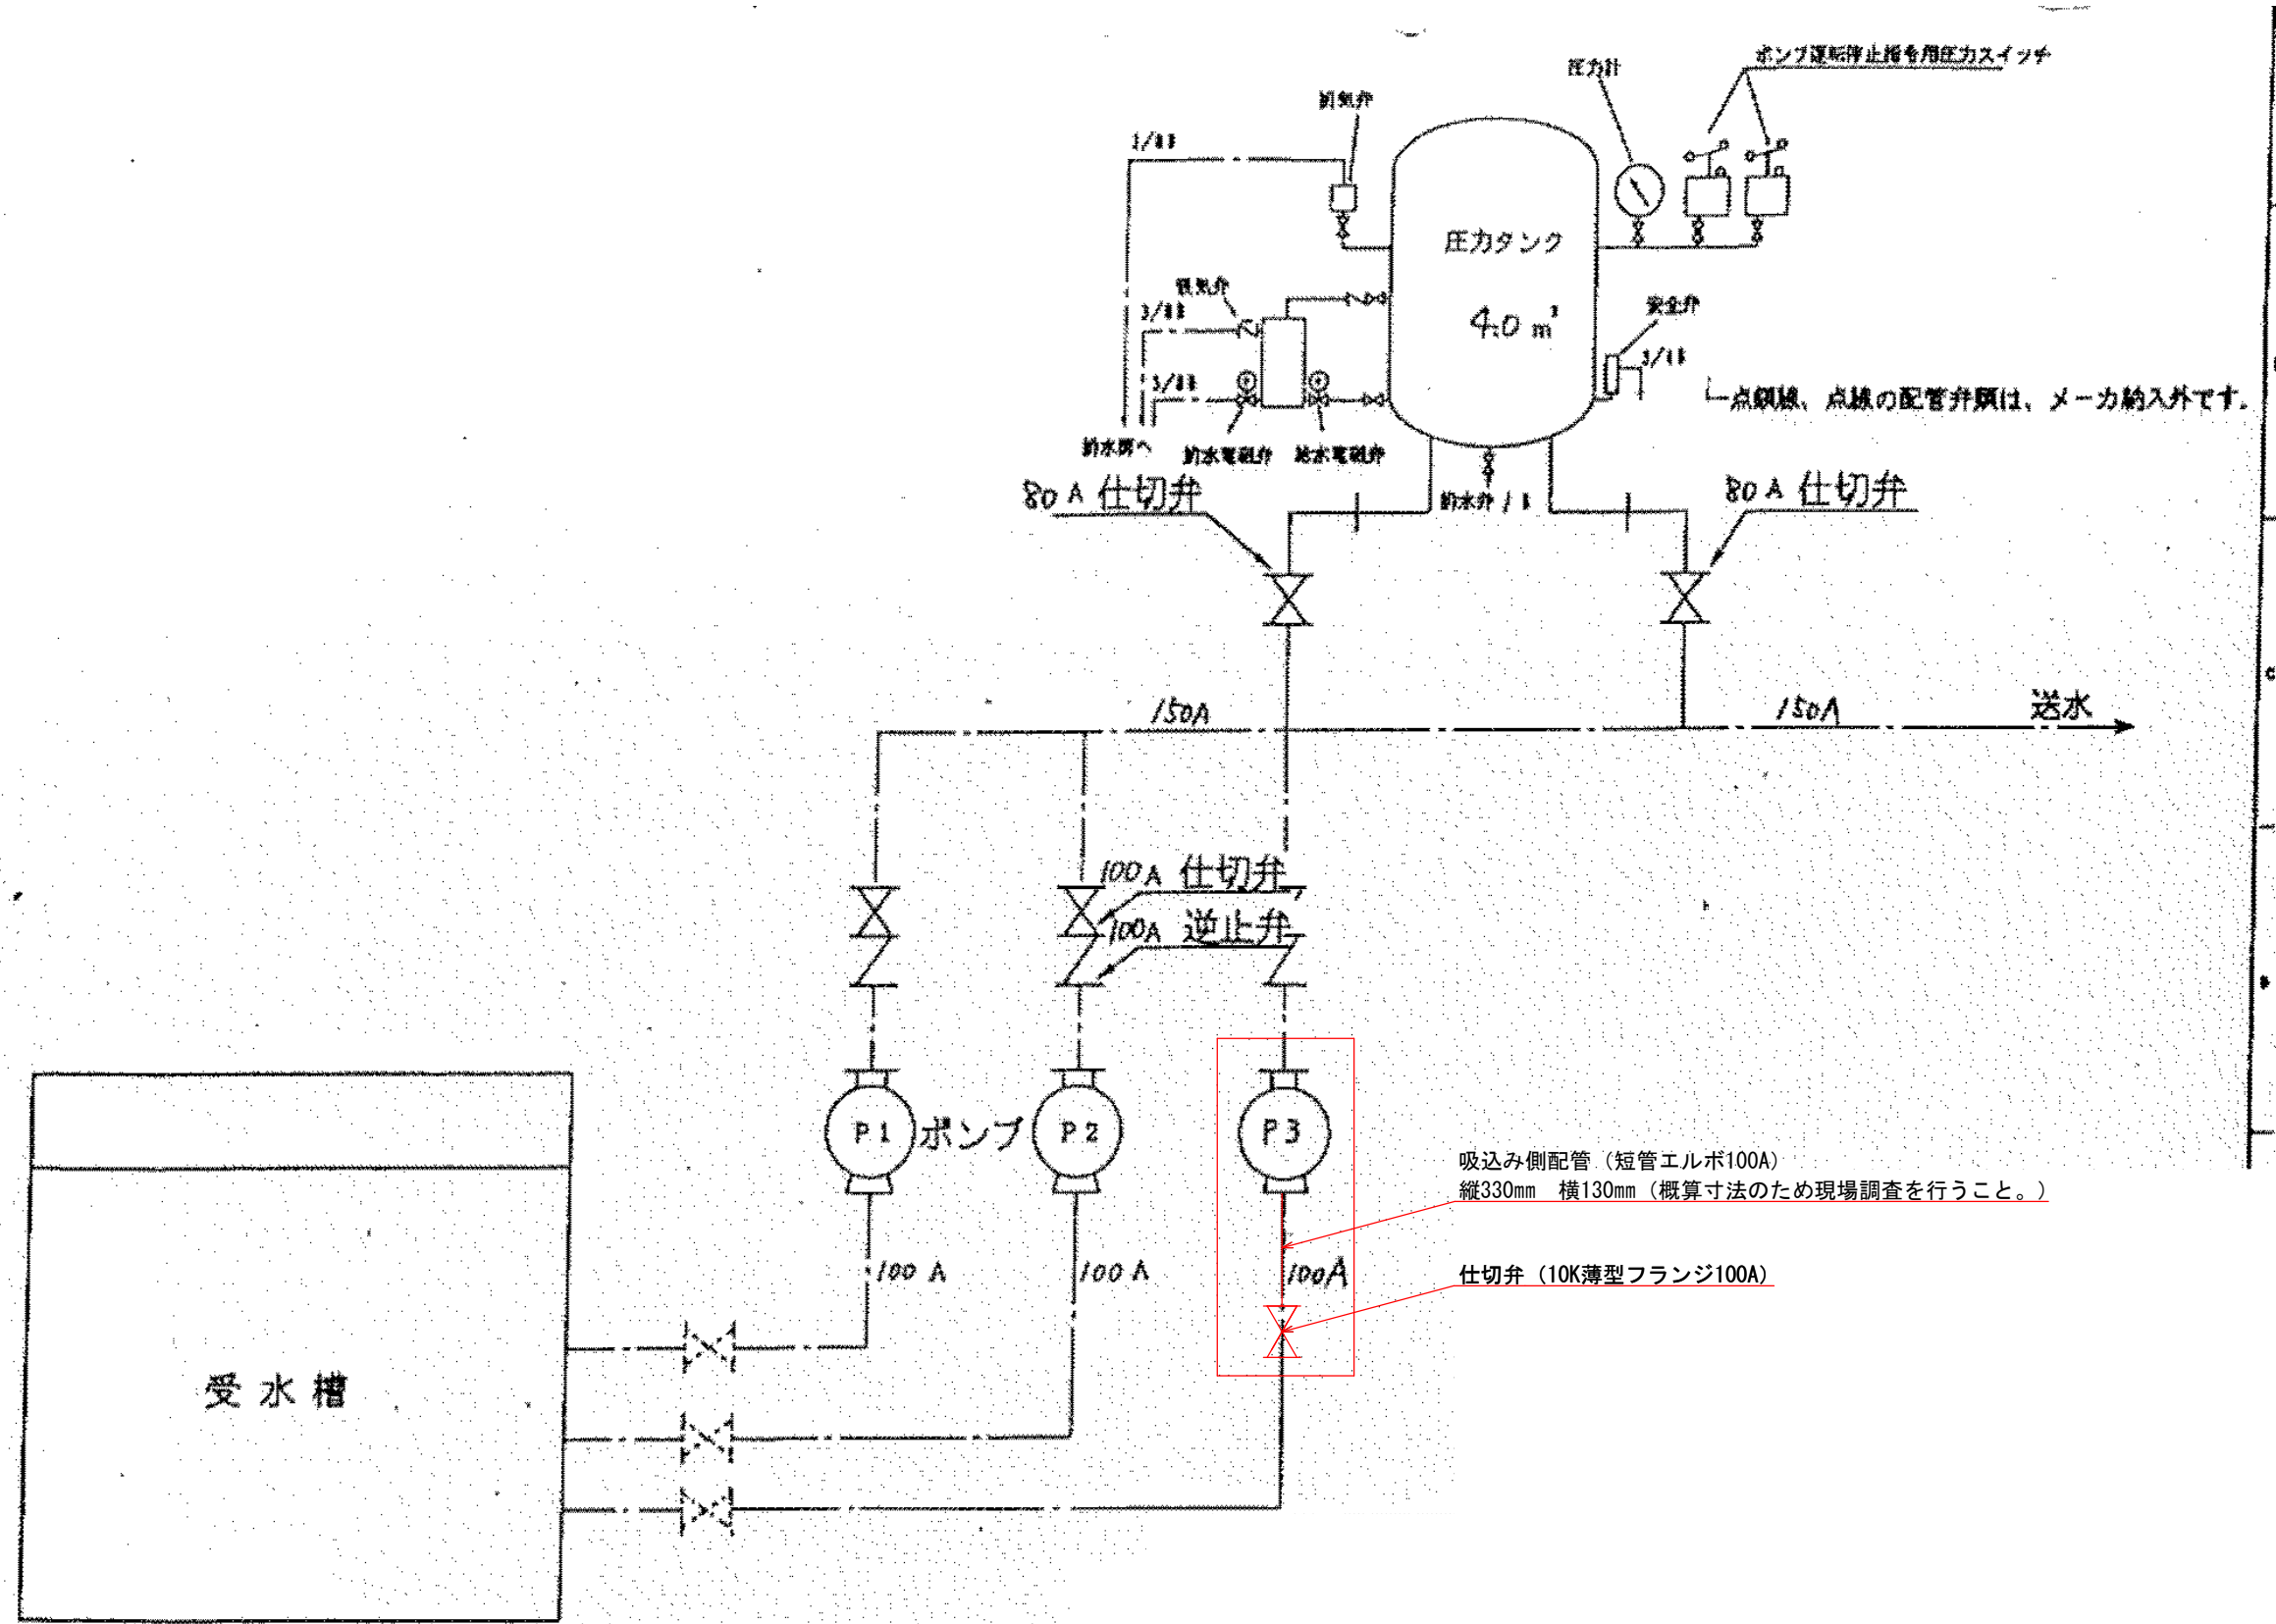


 修繕箇所を示す

設計図

(全4枚のうち3枚目)

業務名	山陽終末処理場給水ユニットNo.3ポンプ修繕			
図名	用水棟地下1F 機器配置図			
課長	課長補佐	係長	係	縮尺 S=フリー
				作図年月日 R7.7
下関市上下水道局			図番	

用水棟地下1F 機器配置図

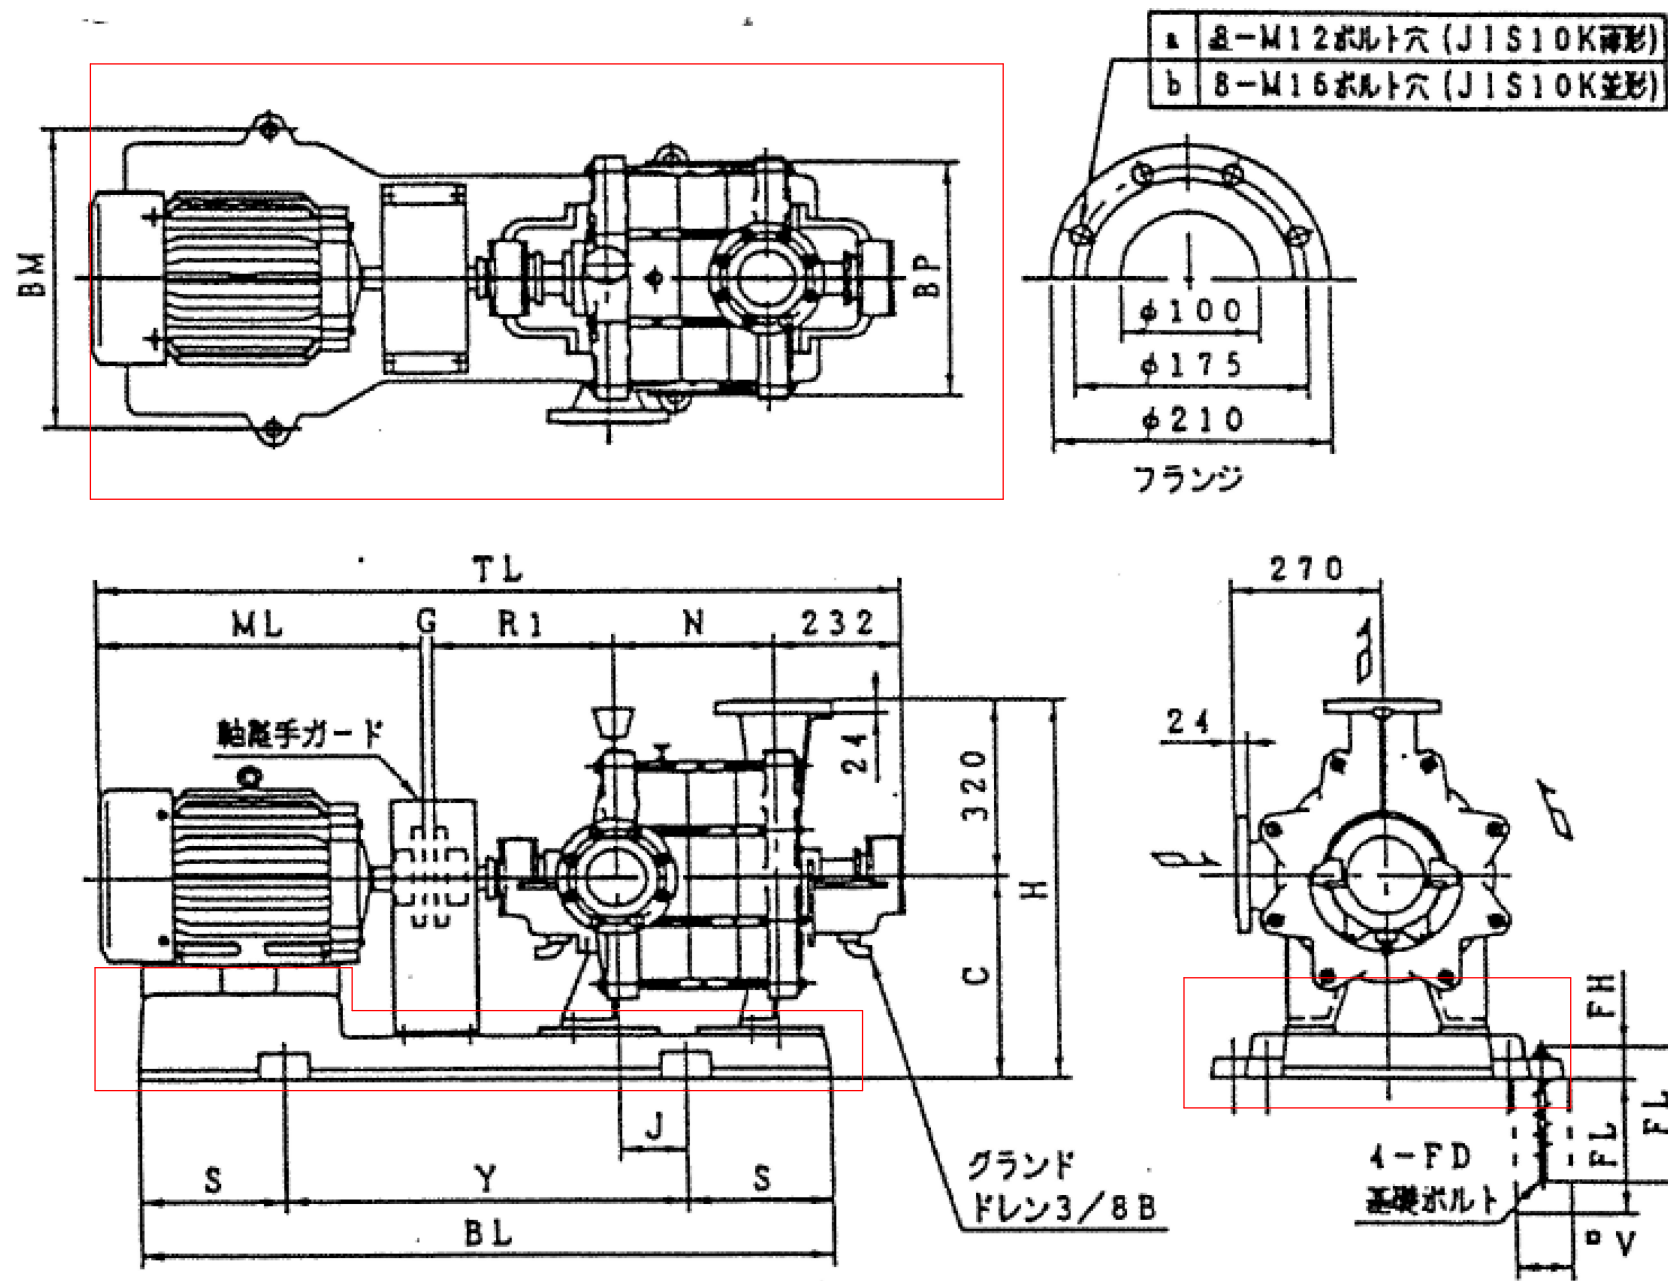

注文 ORDER	形 番 MODEL NUMBER	出力 (kW)	フランジ	寸 法 DIMENSIONS																概略 質量 (kg)	
				C	G	H	J	N	R1	S	V	Y	BL	BM	BP	FD	FL	FH	ML		TL
	100x2-615	15	a	375	3	695	108	197	319	260	150	710	1230	435	435	M16	250	67	639	1390	369
	100x3-618.5	18.5	a	375	3	695	108	197	319	260	150	710	1230	435	435	M16	250	67	645	1396	387
	100x3-618.5	18.5	a	375	3	695	108	284	319	260	150	710	1230	435	435	M16	250	67	645	1483	414
	100x3-622	22	b	375	3	695	108	284	319	260	150	710	1230	435	435	M16	250	67	645	1483	438
	100x3-630	30	b	375	3	695	92	284	319	260	150	710	1230	435	435	M16	250	67	718	1556	498
	100x4-630	30	b	395	3	715	163	371	328	280	150	800	1360	475	475	M16	250	67	718	1652	524
	100x4-637	37	b	395	4	715	122	371	328	280	150	800	1360	475	475	M16	250	67	825	1760	621
○	100x2-611	11	a	375	3	695	108	197	319	260	150	710	1230	435	435	M16	250	67	595	1346	348

参考図

修繕箇所を示す

設計図

(全4枚のうち4枚目)

件名	山陽終末処理場給水ユニットNo.3ポンプ修繕			
図名	参考図			
課長	課長補佐	係長	係	縮尺 S=フリー
				作図年月日 R7.7
下関市上下水道局			図番	