


別図 1

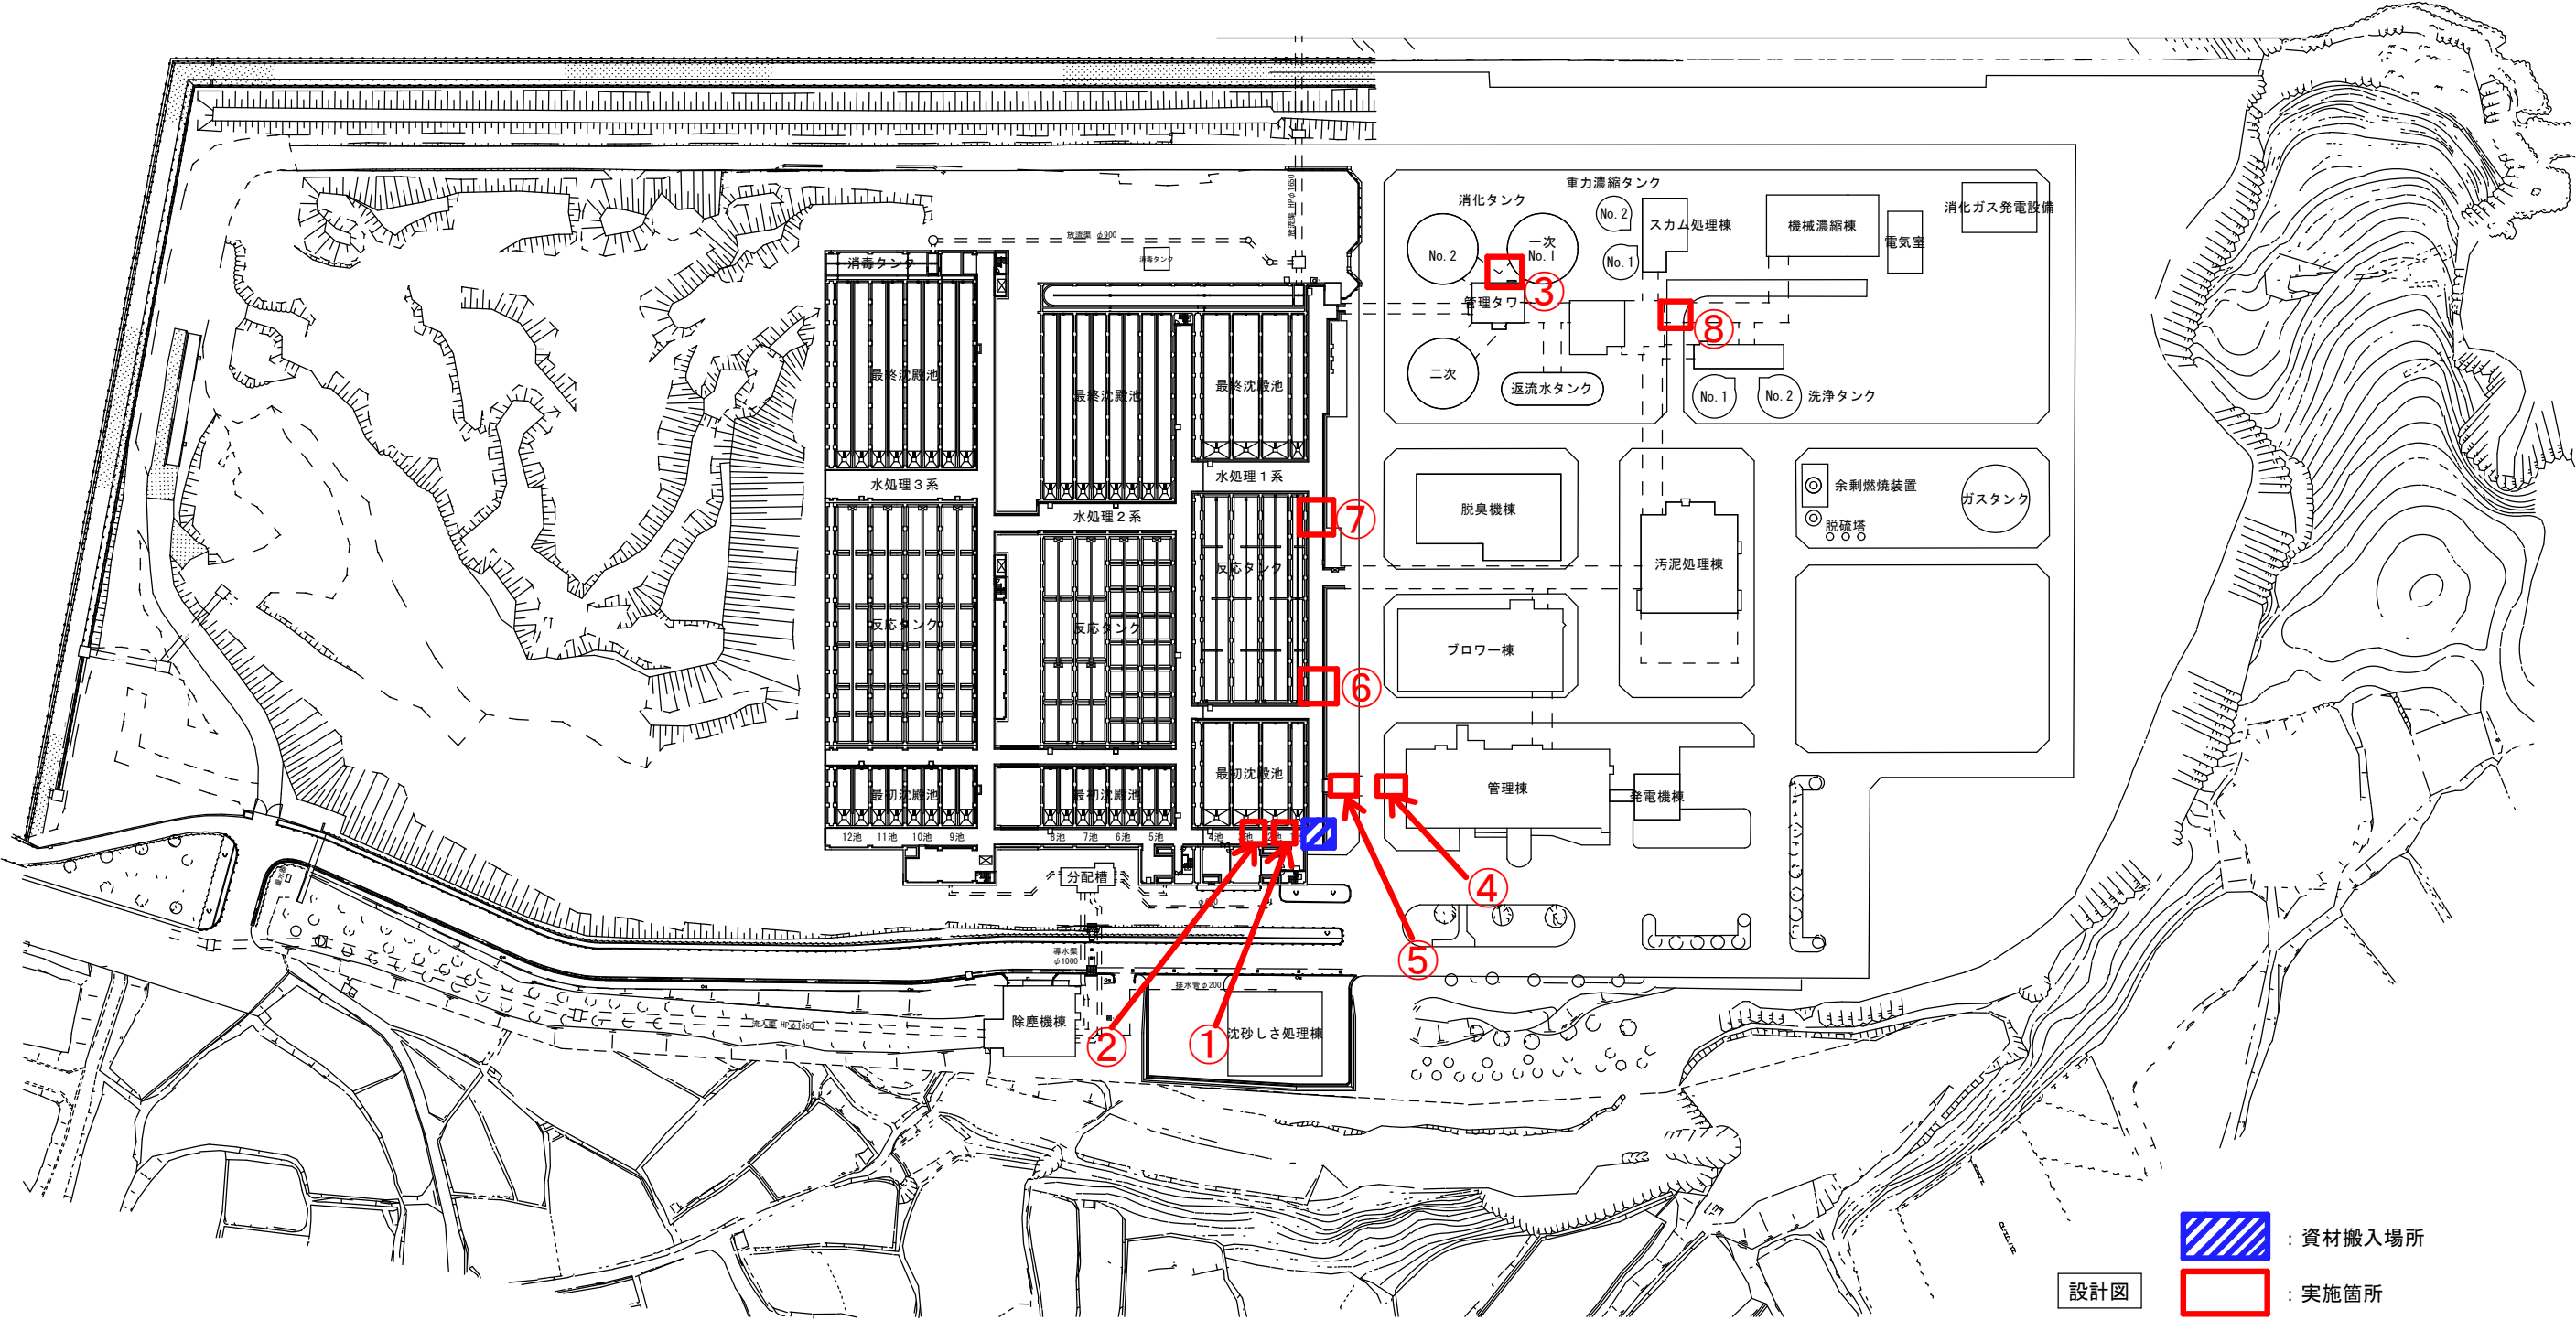

(全 1 枚のうち 1 枚目)					
件名	山陰終末処理場地下管廊浸入水修繕				
	平面図				
課長	課長補佐	係長	係	縮尺	
				作図年度	
下関市上下水道局			図番		