



山陰終末処理場一般平面図

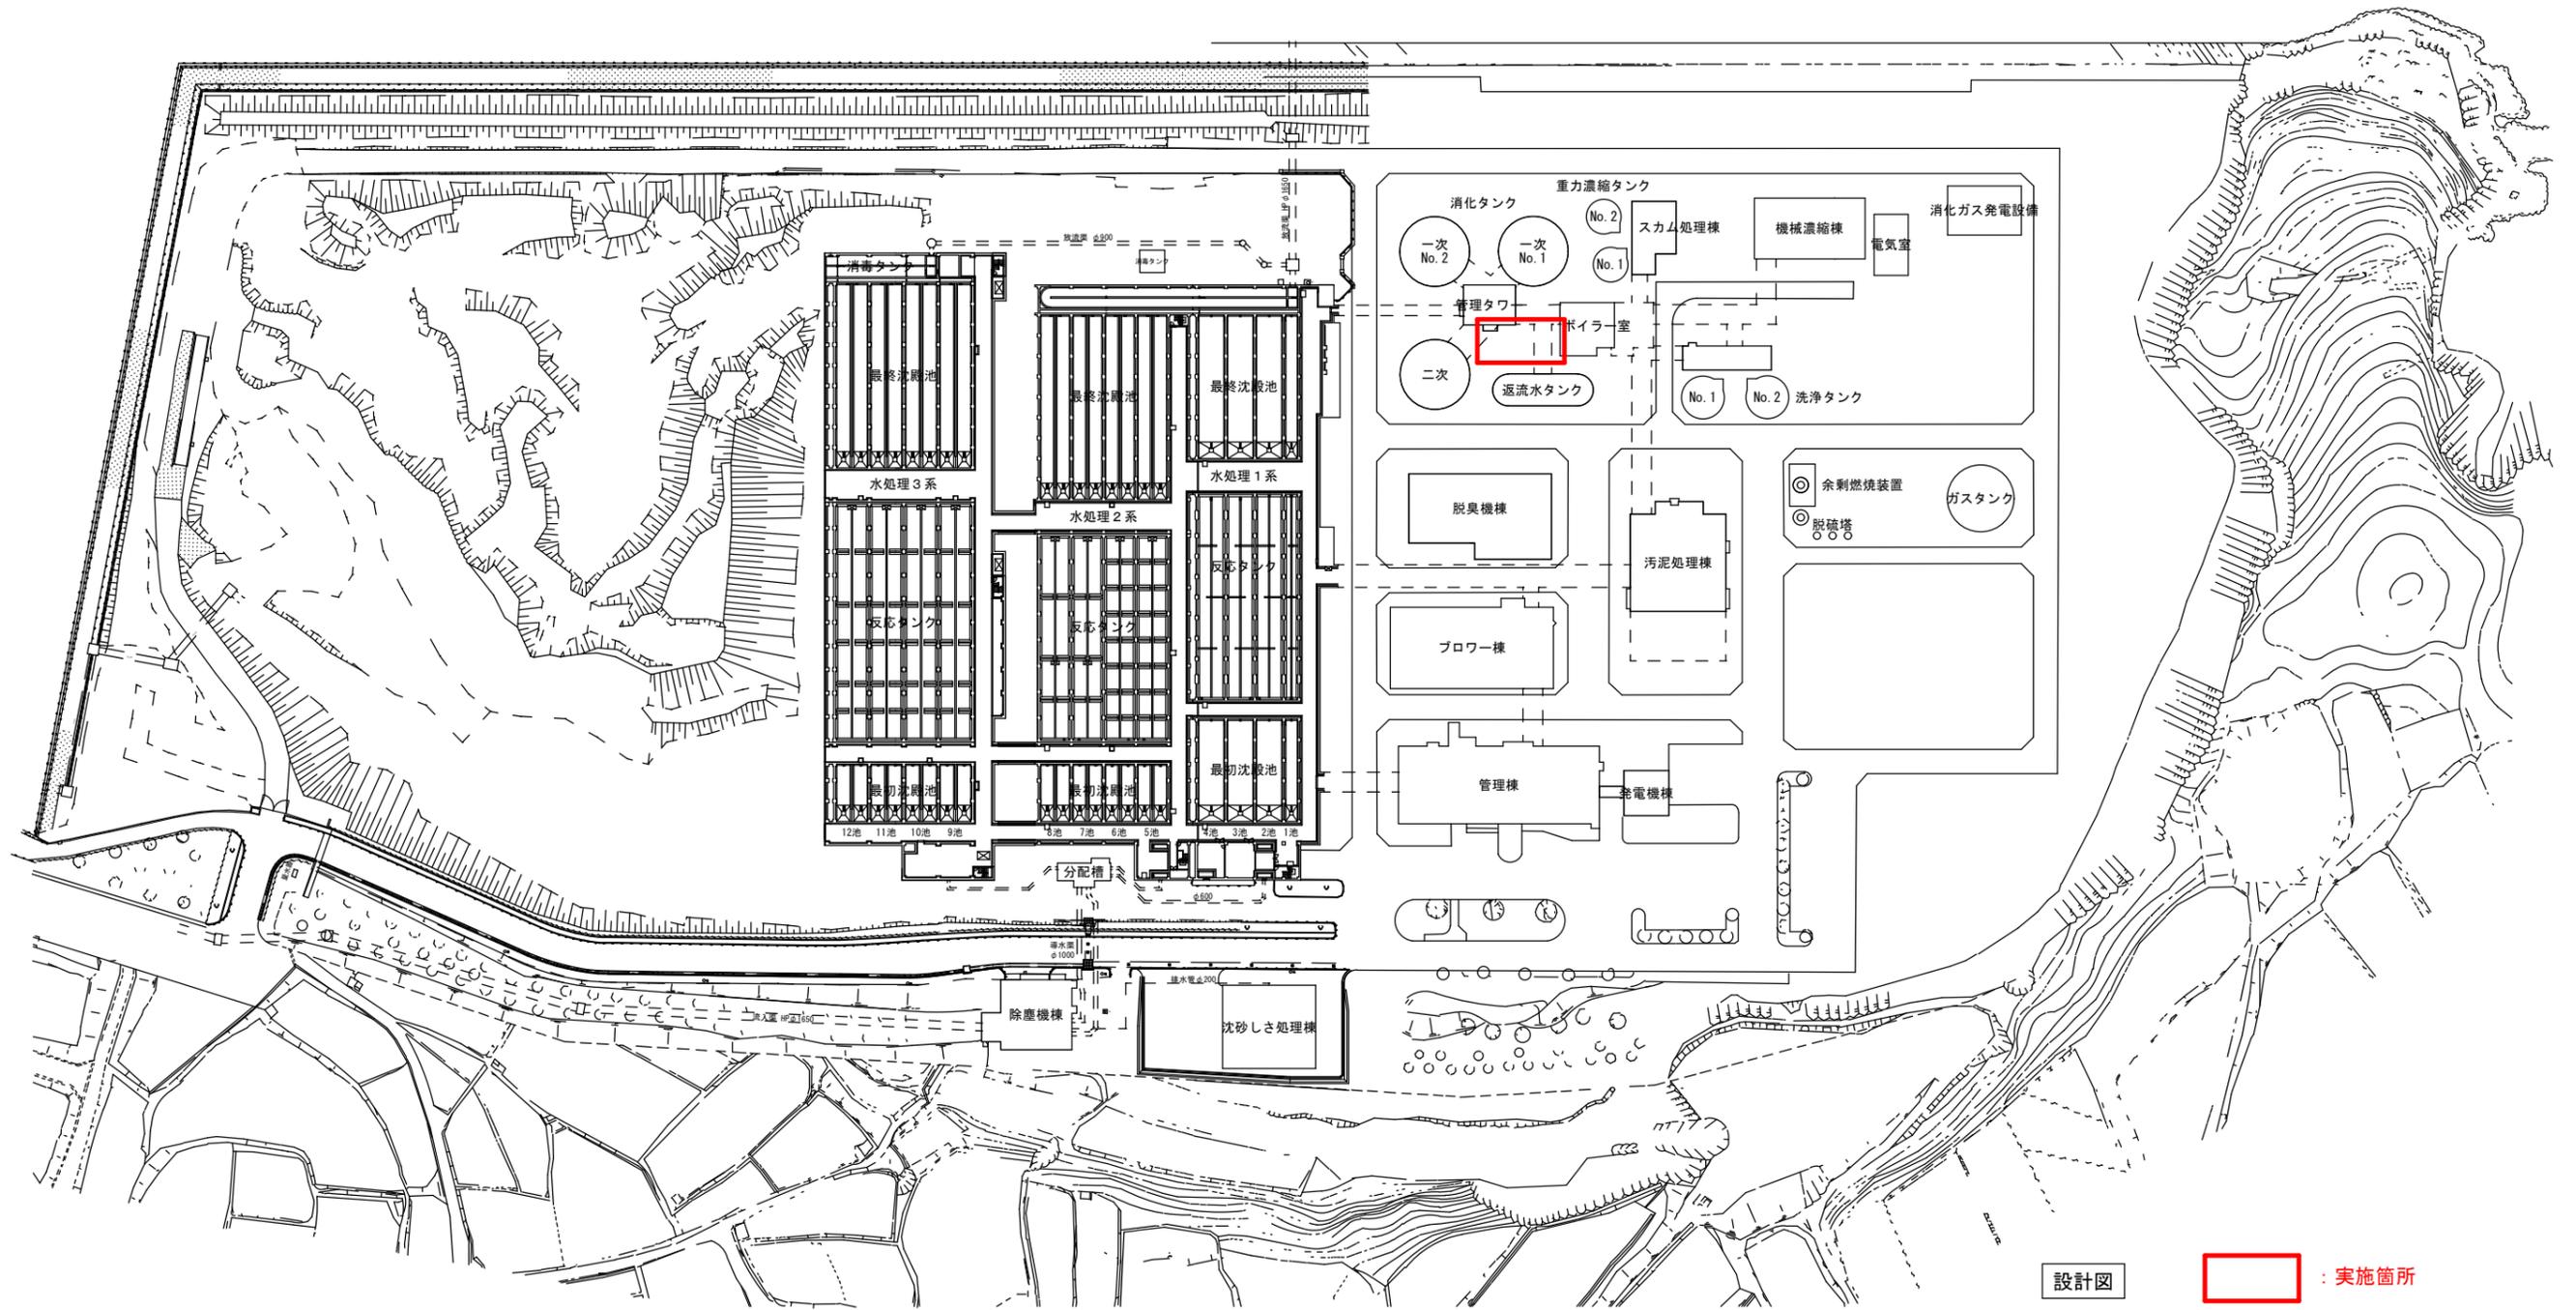

設計図 : 実施箇所

(全2枚のうち1枚目)

件名	山陰終末処理場温水配管修繕				
図名	山陰終末処理場一般平面図				
課長	課長補佐	係長	係	縮尺	フリー
				作図年度	
下関市上下水道局	図番				

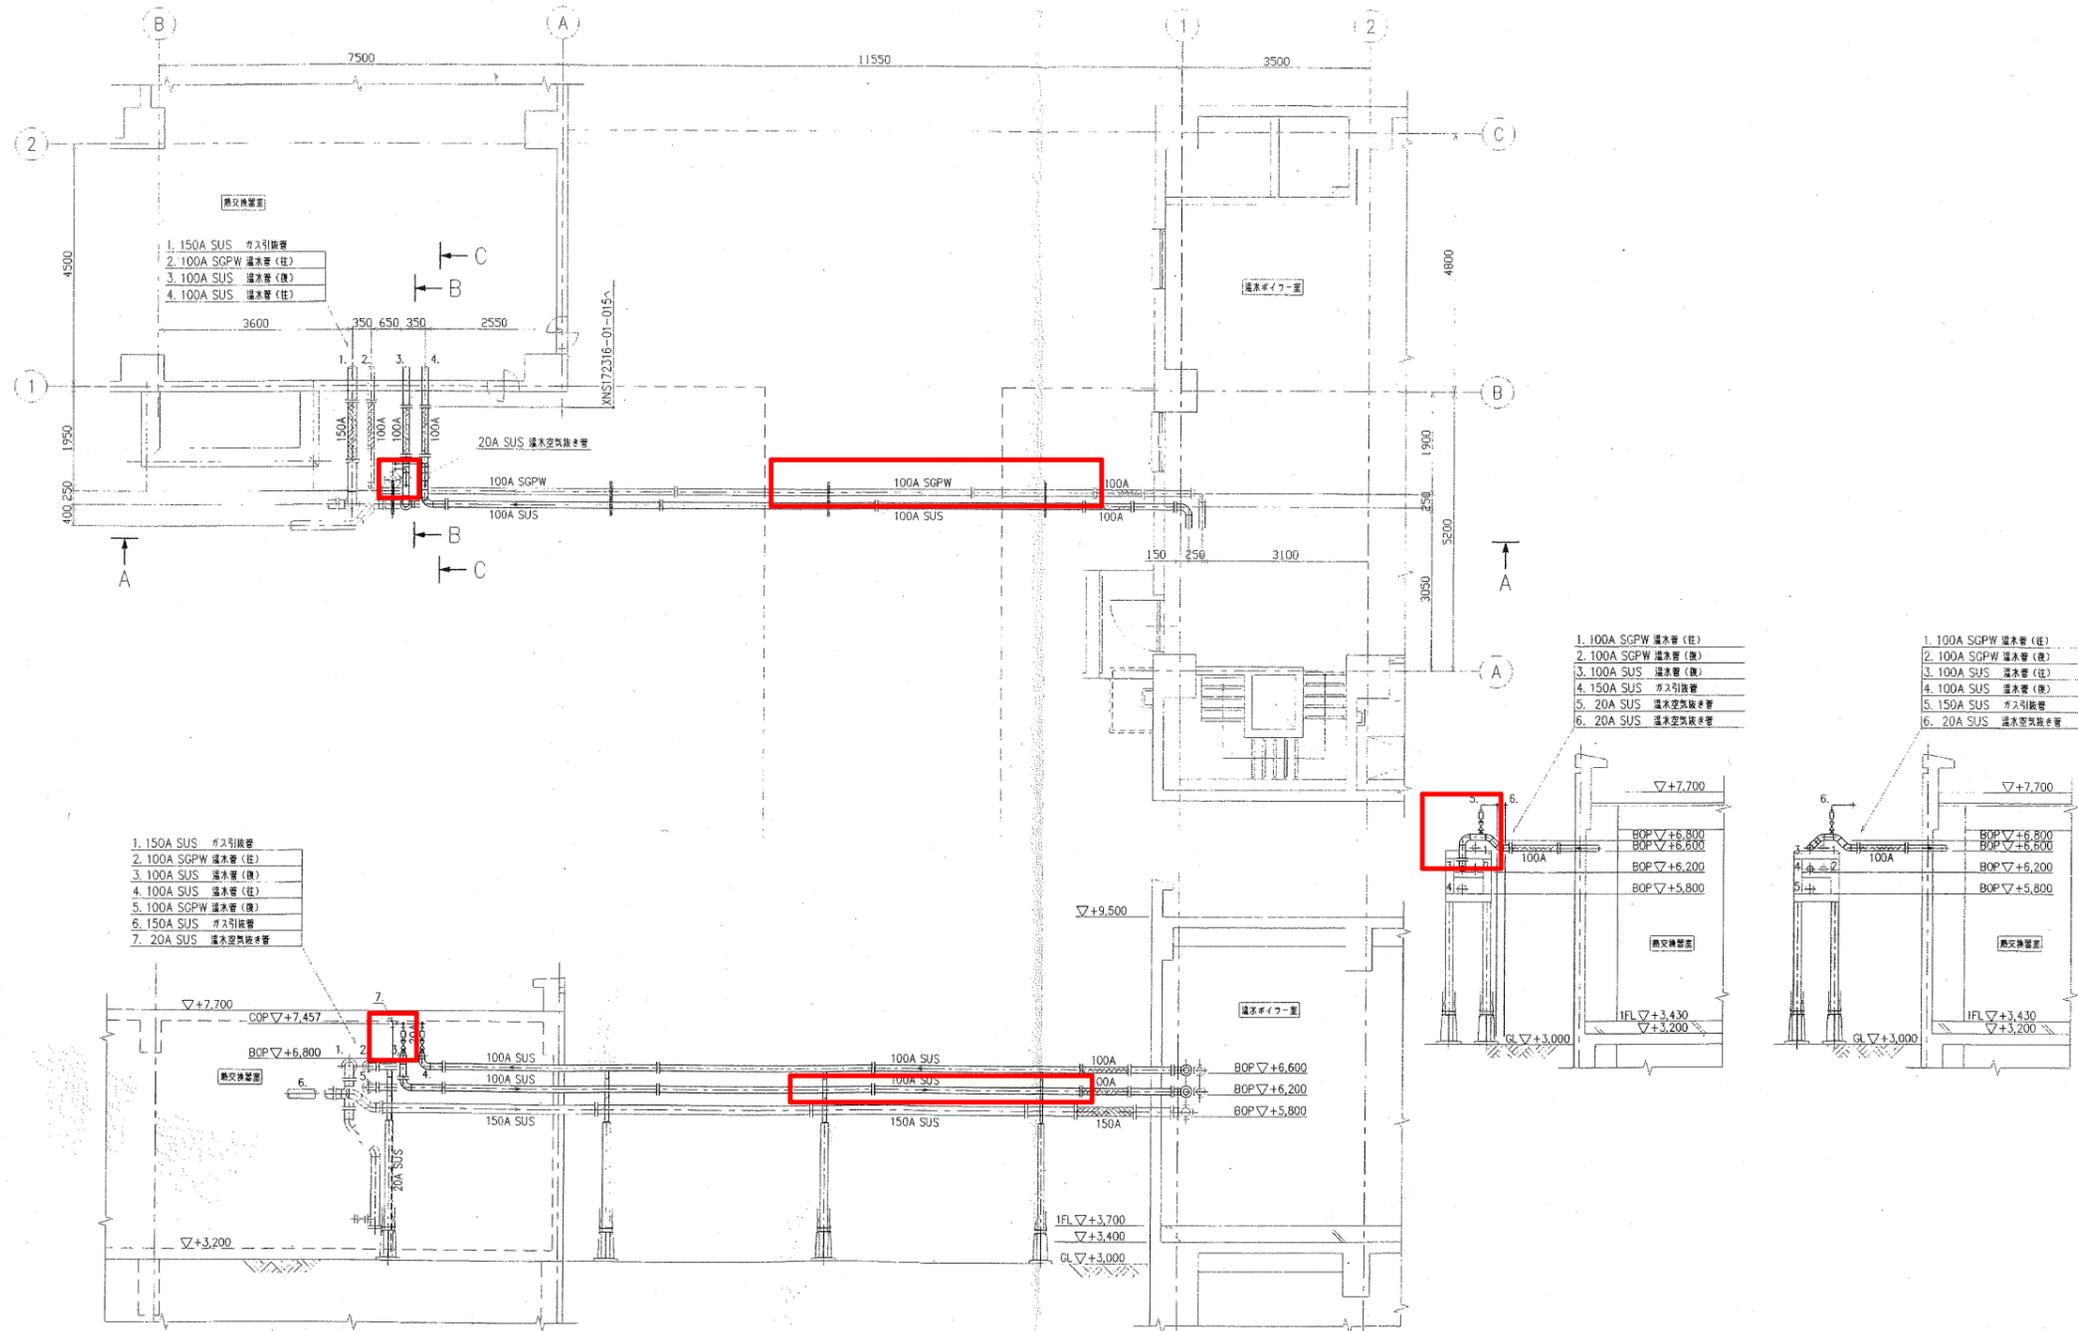

温水配管平面図・断面図

設計図 : 実施箇所

(全2枚のうち2枚目)

件名	山陰終末処理場温水配管修繕				
図名	温水配管平面図・断面図				
課長	課長補佐	係長	係	縮尺	フリー
				作図年度	
下関市上下水道局			図番		