

武久中継ポンプ場1階平面図


 実施場所を示す

※設計図の数値は参考値とし、現地にて計測し施工すること

設計図

(全4枚のうち1枚目)

業務名	武久中継ポンプ場活性炭入替業務			
図名	位置図 武久中継ポンプ場1階平面図			
課長	課長補佐	係長	係	縮尺
				作図年月日
下関市上下水道局			図番	

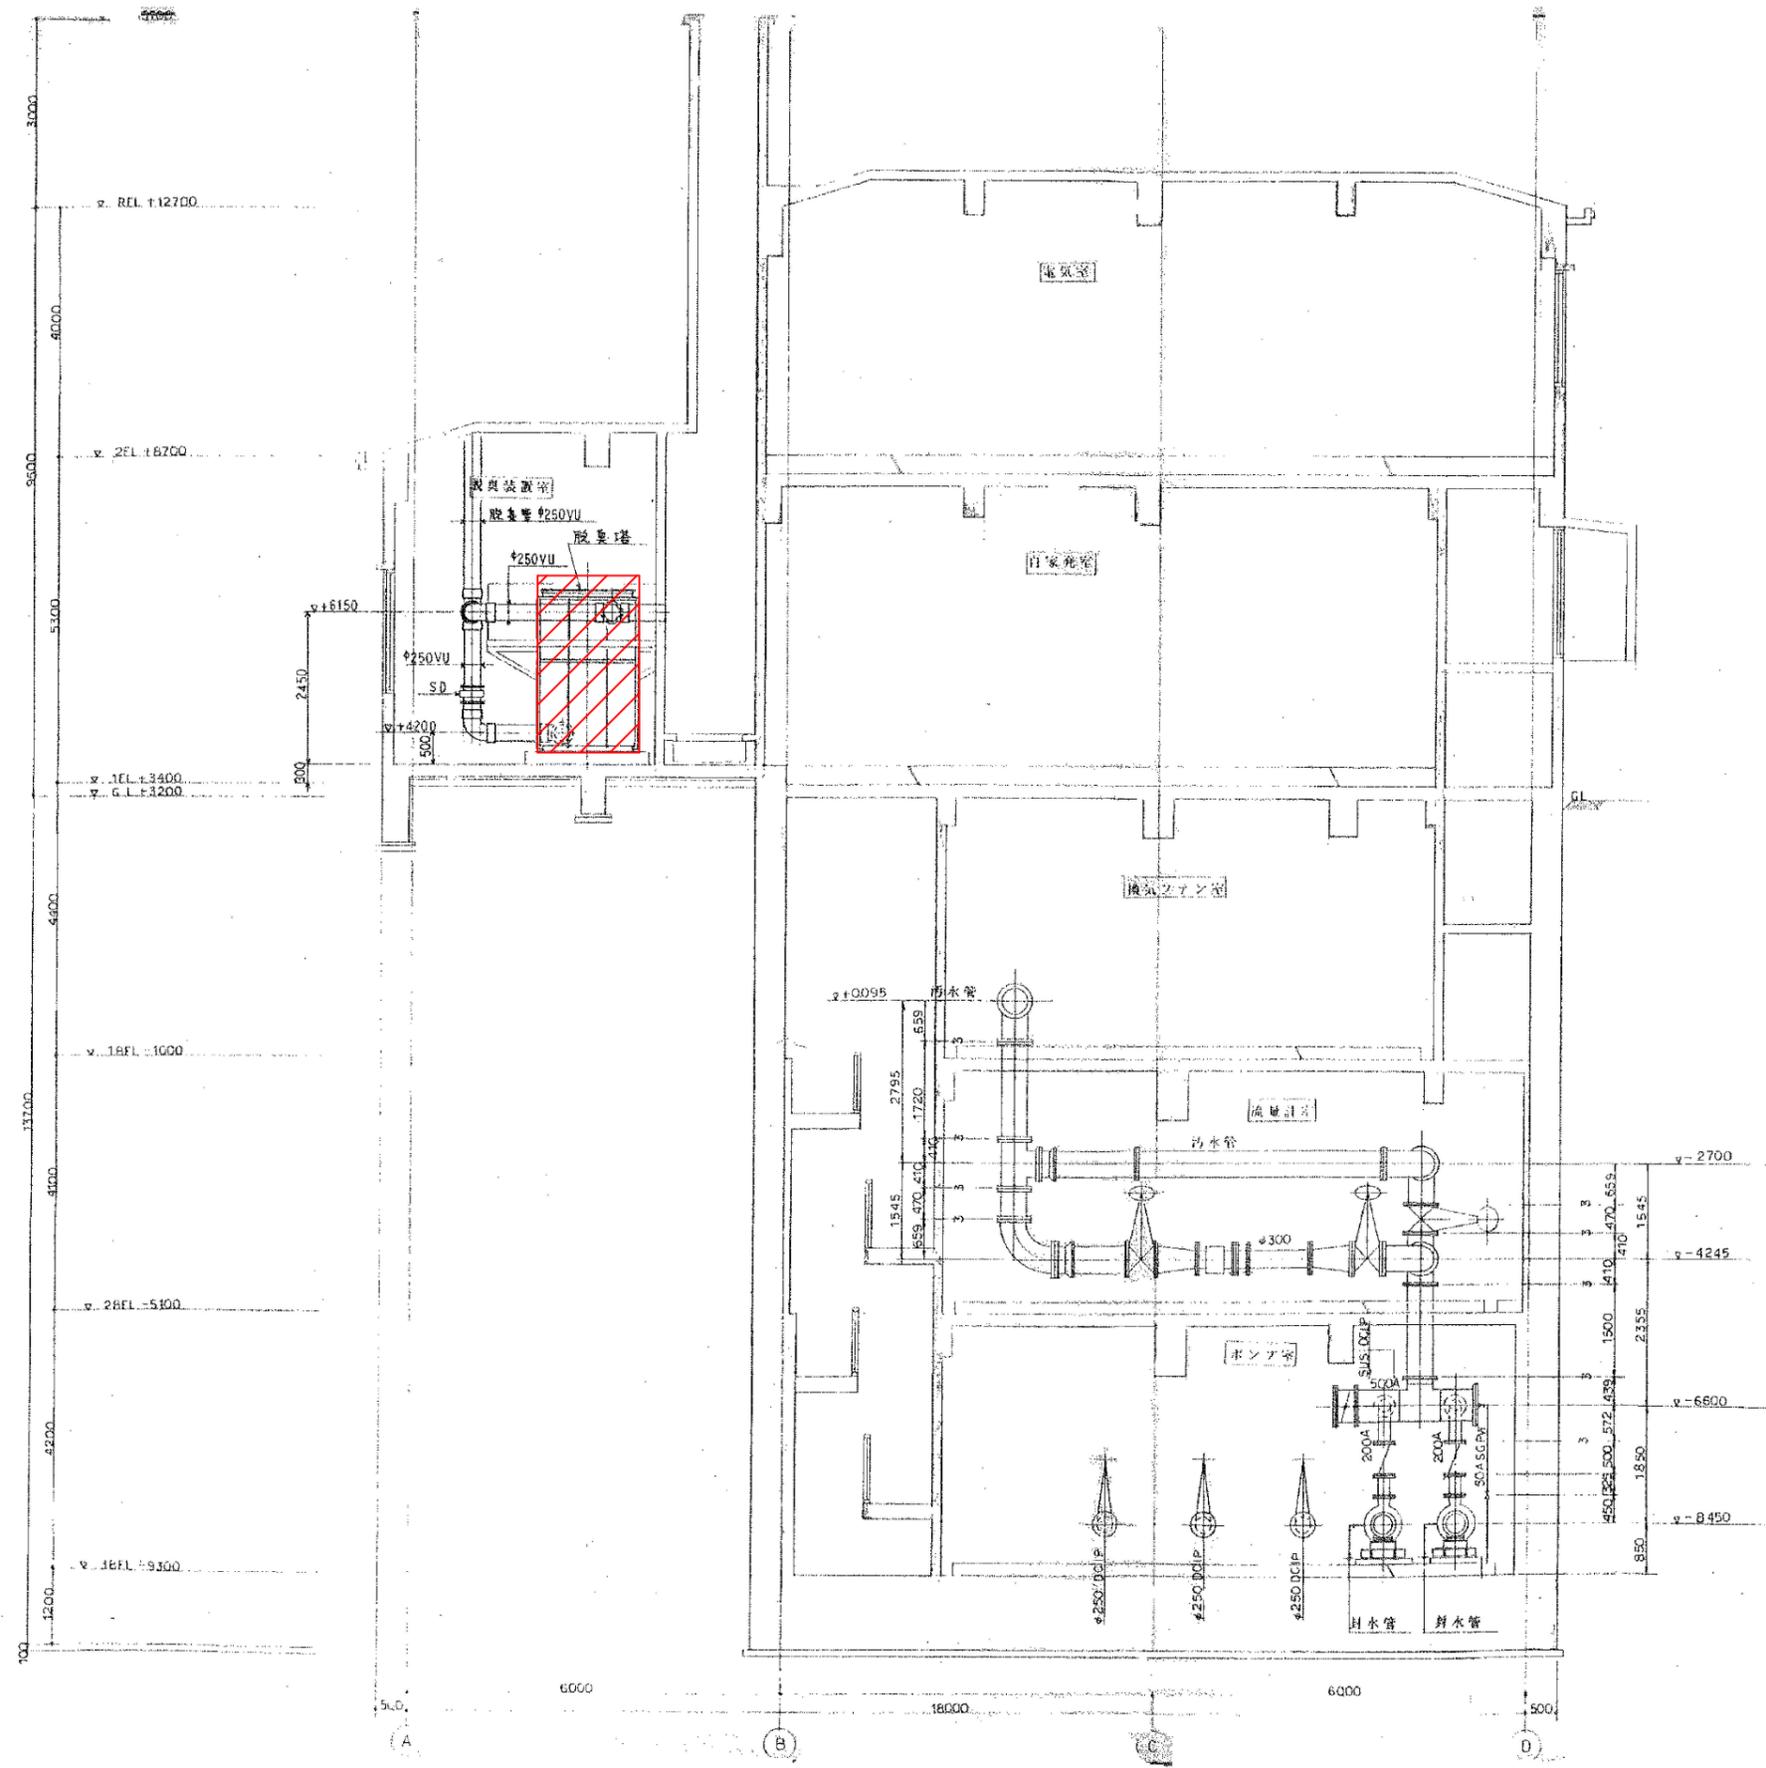

武久中継ポンプ場断面図






 業務場所を示す

※設計図の数値は参考値とし、現地にて計測し施工すること

設計図

(全4枚のうち2枚目)

業務名	武久中継ポンプ場活性炭入替業務			
図名	武久中継ポンプ場断面図			
課長	課長補佐	係長	係	縮尺
				作図年月日
下関市上下水道局			図番	

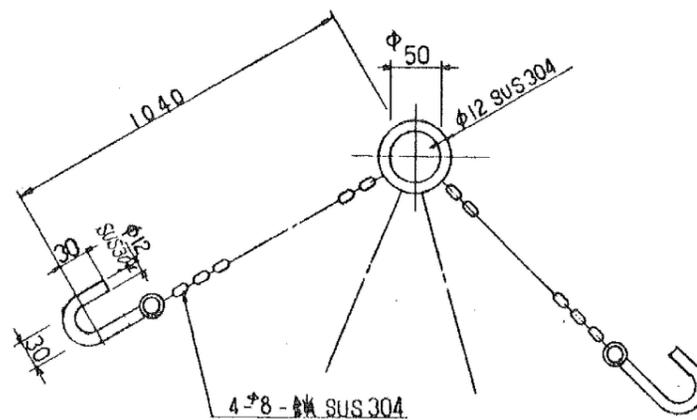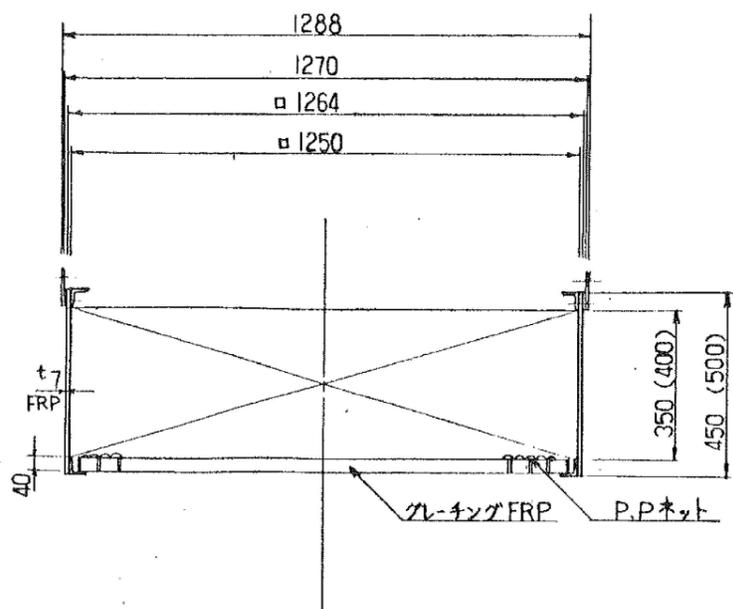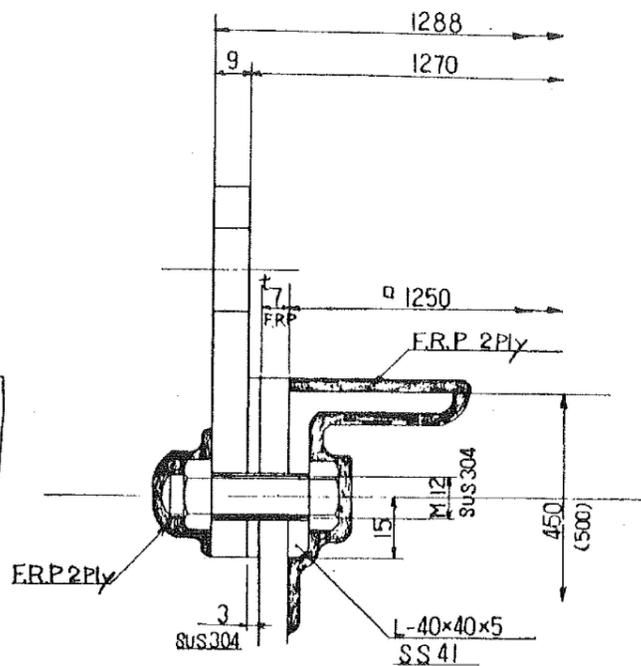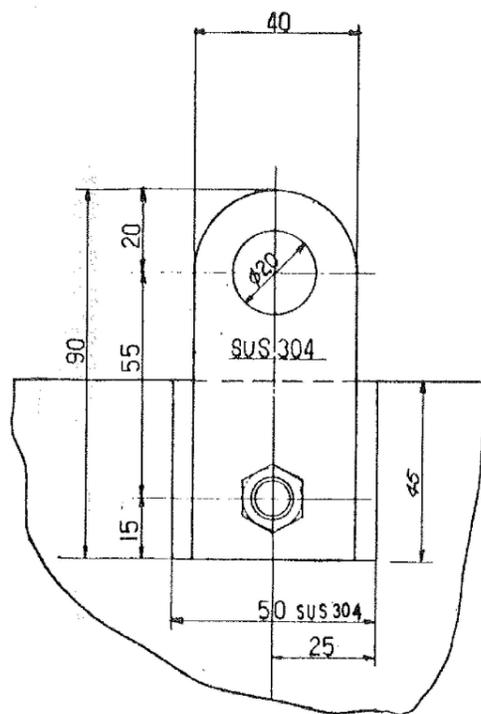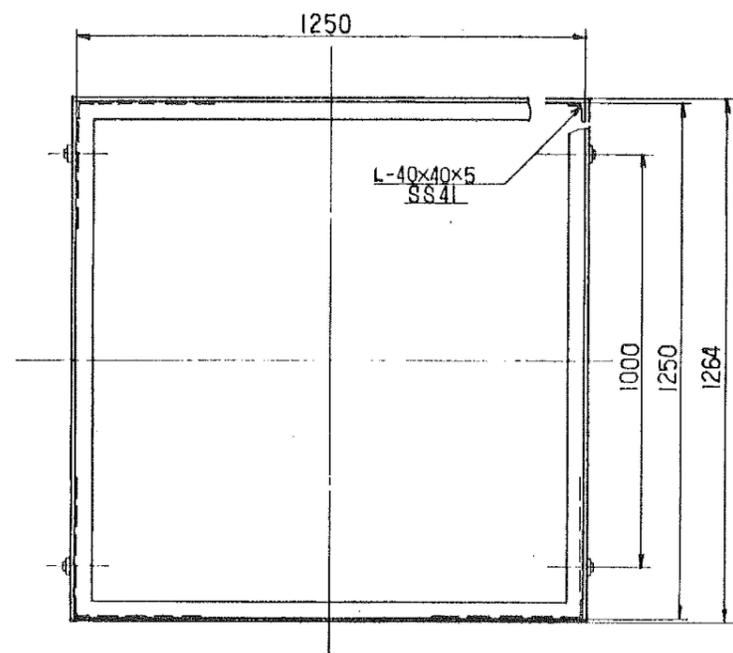

※設計図の数値は参考値とし、現地にて計測し施工すること

設計図

(全4枚のうち4枚目)

業務名	武久中継ポンプ場活性炭入替業務			
図名	カートリッジ・吊り金具詳細図			
課長	課長補佐	係長	係	縮尺
				作図年月日
下関市上下水道局			図番	

カートリッジ・吊り金具詳細図