


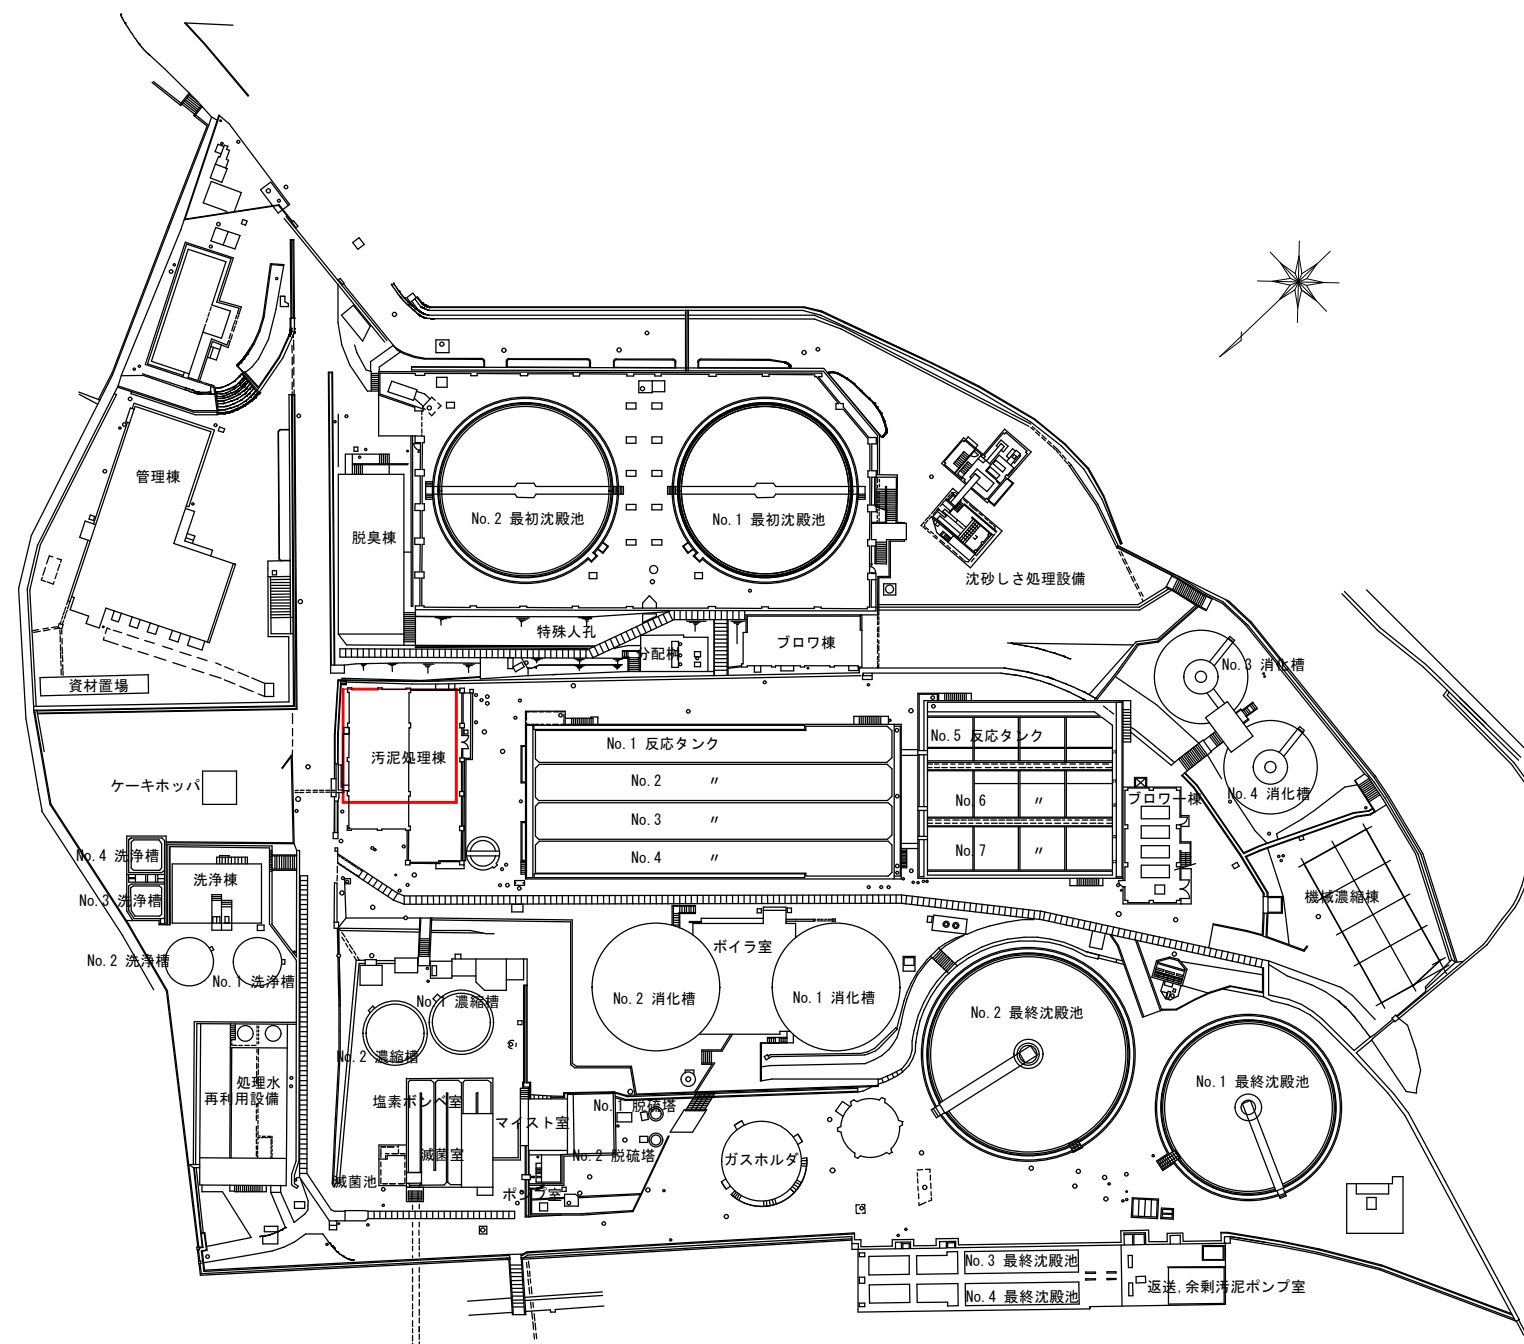


筋ヶ浜終末処理場 平面図

設計図

□ : 実施場所

(全2枚のうち1枚目)

件名	筋ヶ浜終末処理場No.2 脱水機デジタル指示調節計修繕				
図名	筋ヶ浜終末処理場 平面図				
課長	課長補佐	係長	係	縮尺	フリー
				作図年度	2025
下関市上下水道局			図番		

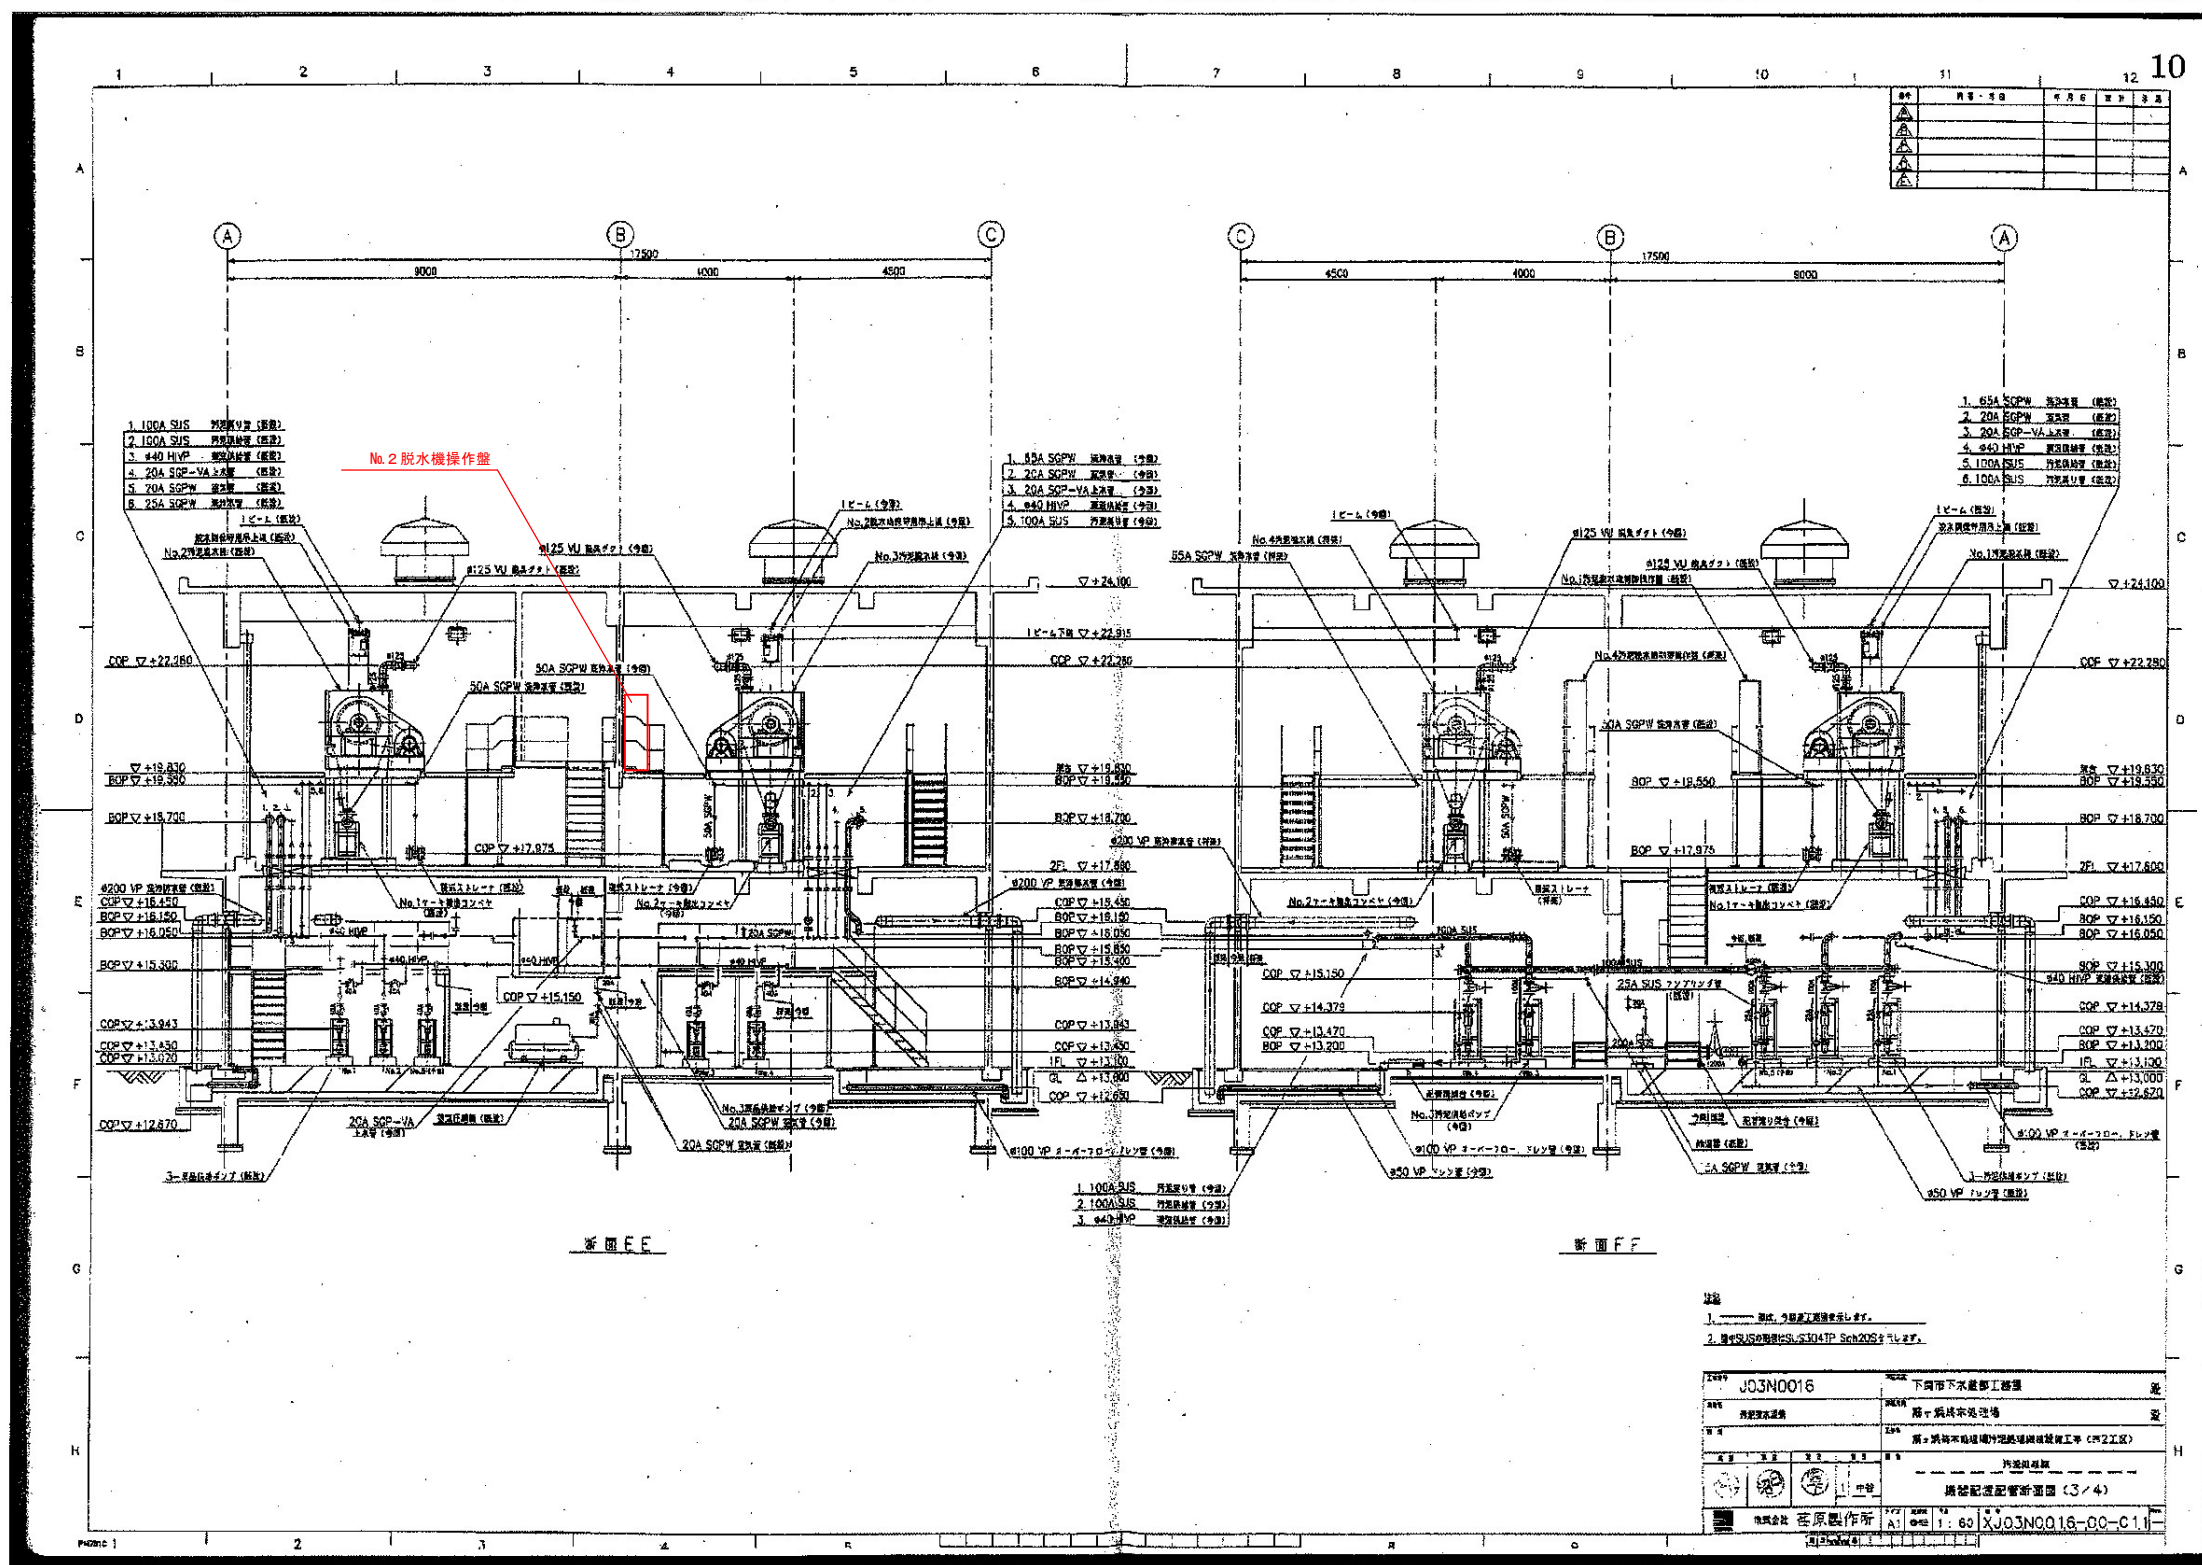

設計図

：実施場所

(全2枚のうち2枚目)

件名	筋ヶ浜終末処理場No. 2 脱水機デジタル指示調節計修繕				
図名	汚泥処理棟機器配置断面図				
課長	課長補佐	係長	係	縮尺	フリー
				作図年度	2025
下関市上下水道局			図番		

污泥处理棟機器配置断面図