


別図 1

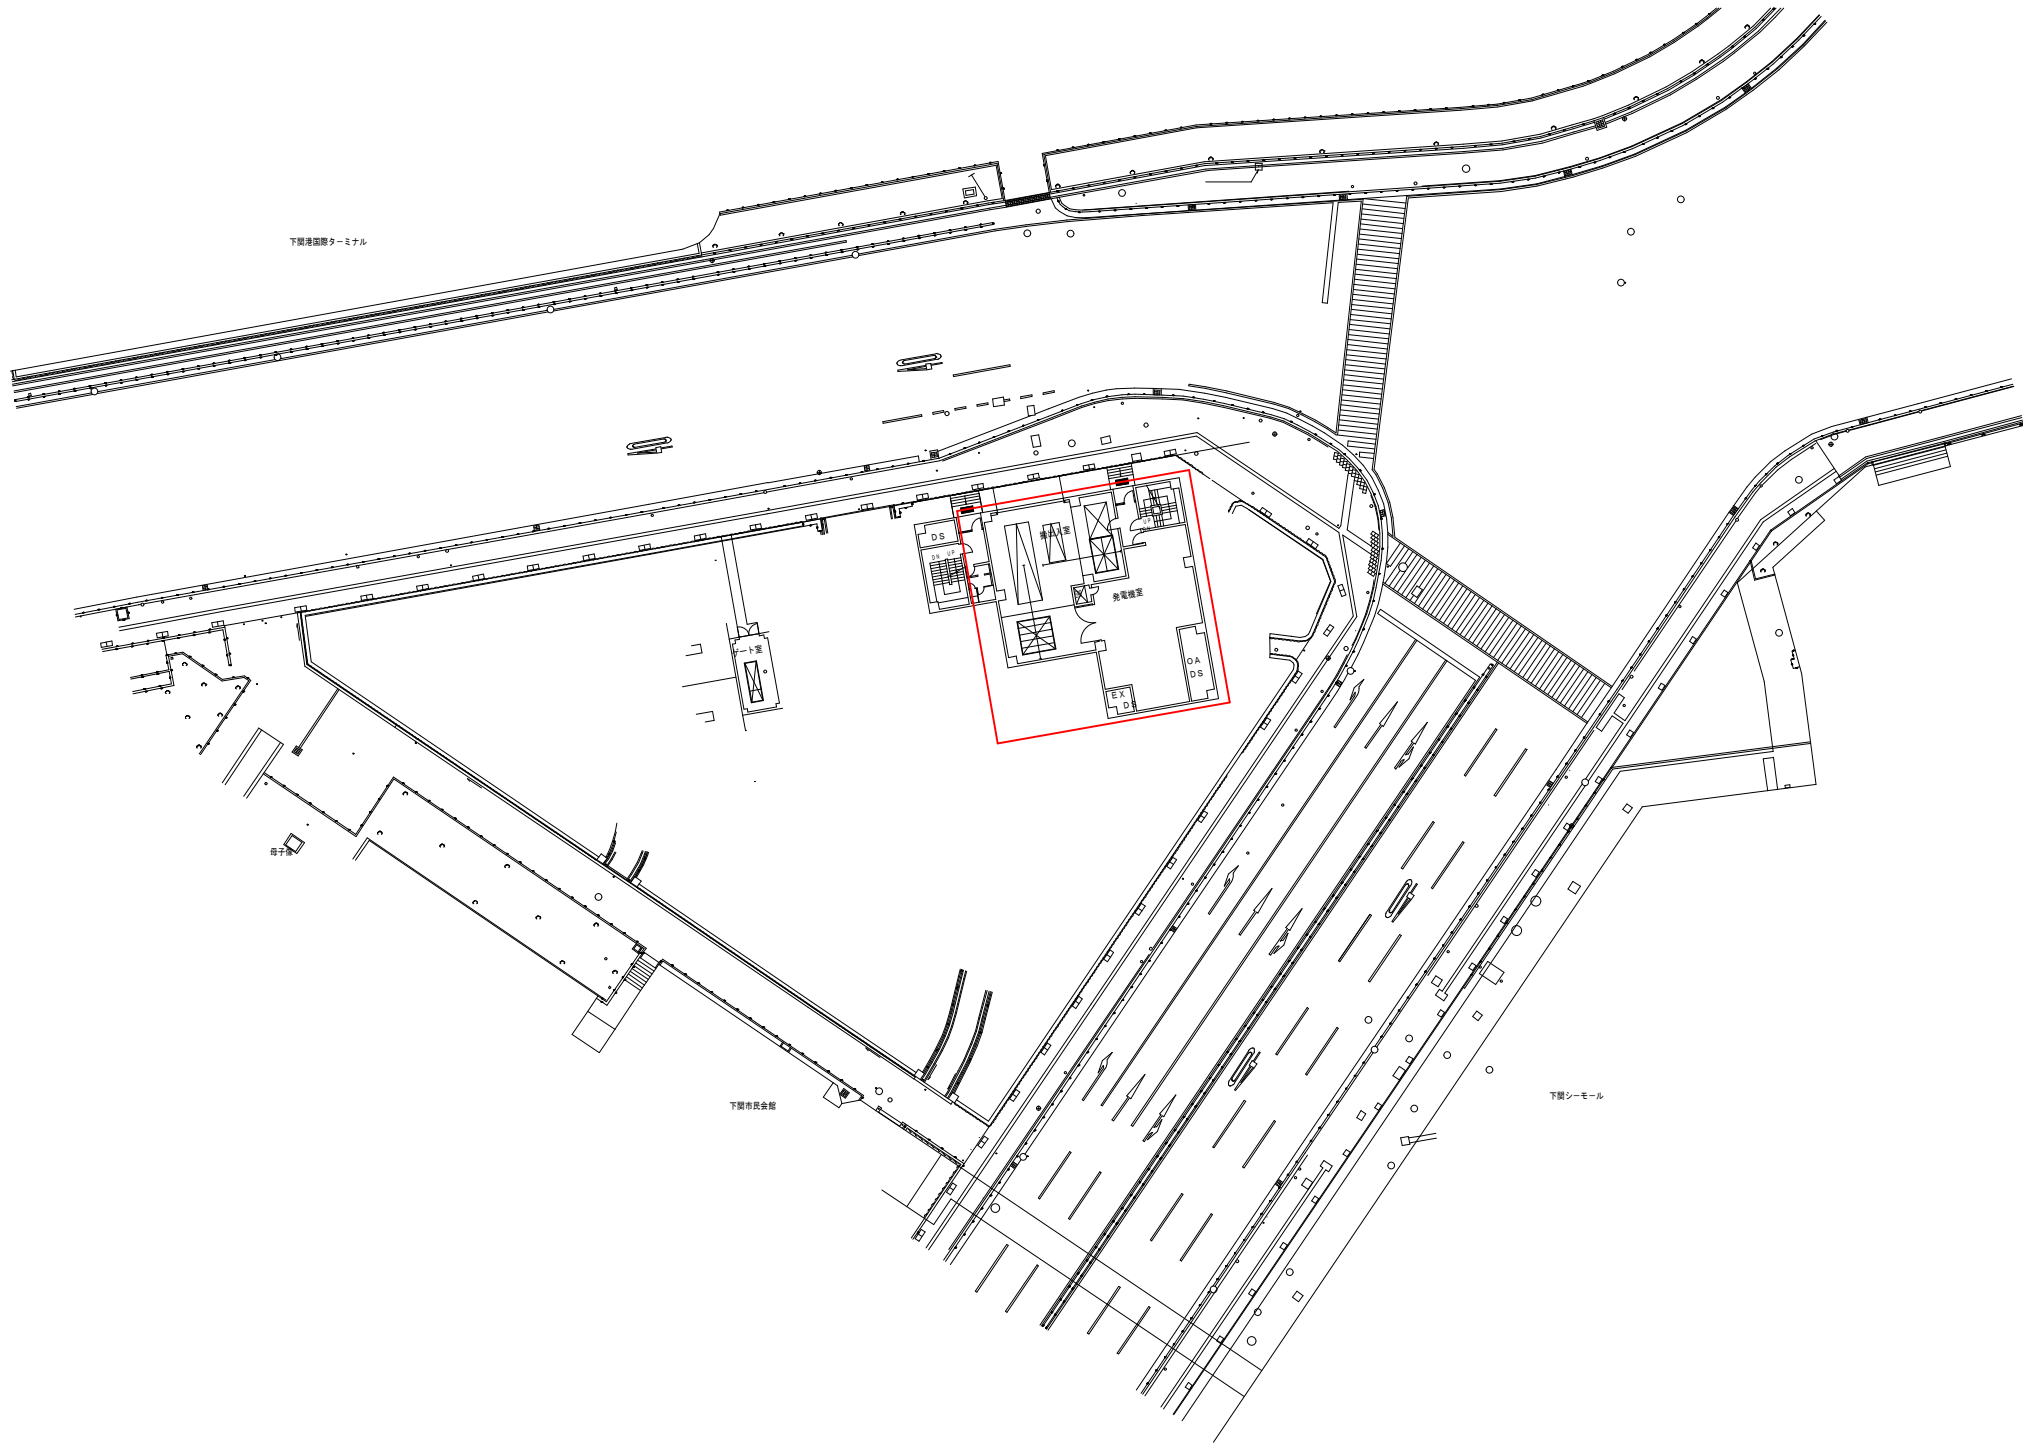


全 体 配 置 図

設計図 : 実施場所


(全5 枚のうち1 枚目)

件名	竹崎中継ポンプ場No.1、No.2 揚砂ポンプ修繕				
図名	全体配置図				
課長	課長補佐	係長	係	縮尺	フリー
				作図年度	2025
下関市上下水道局			図番		

別図 2

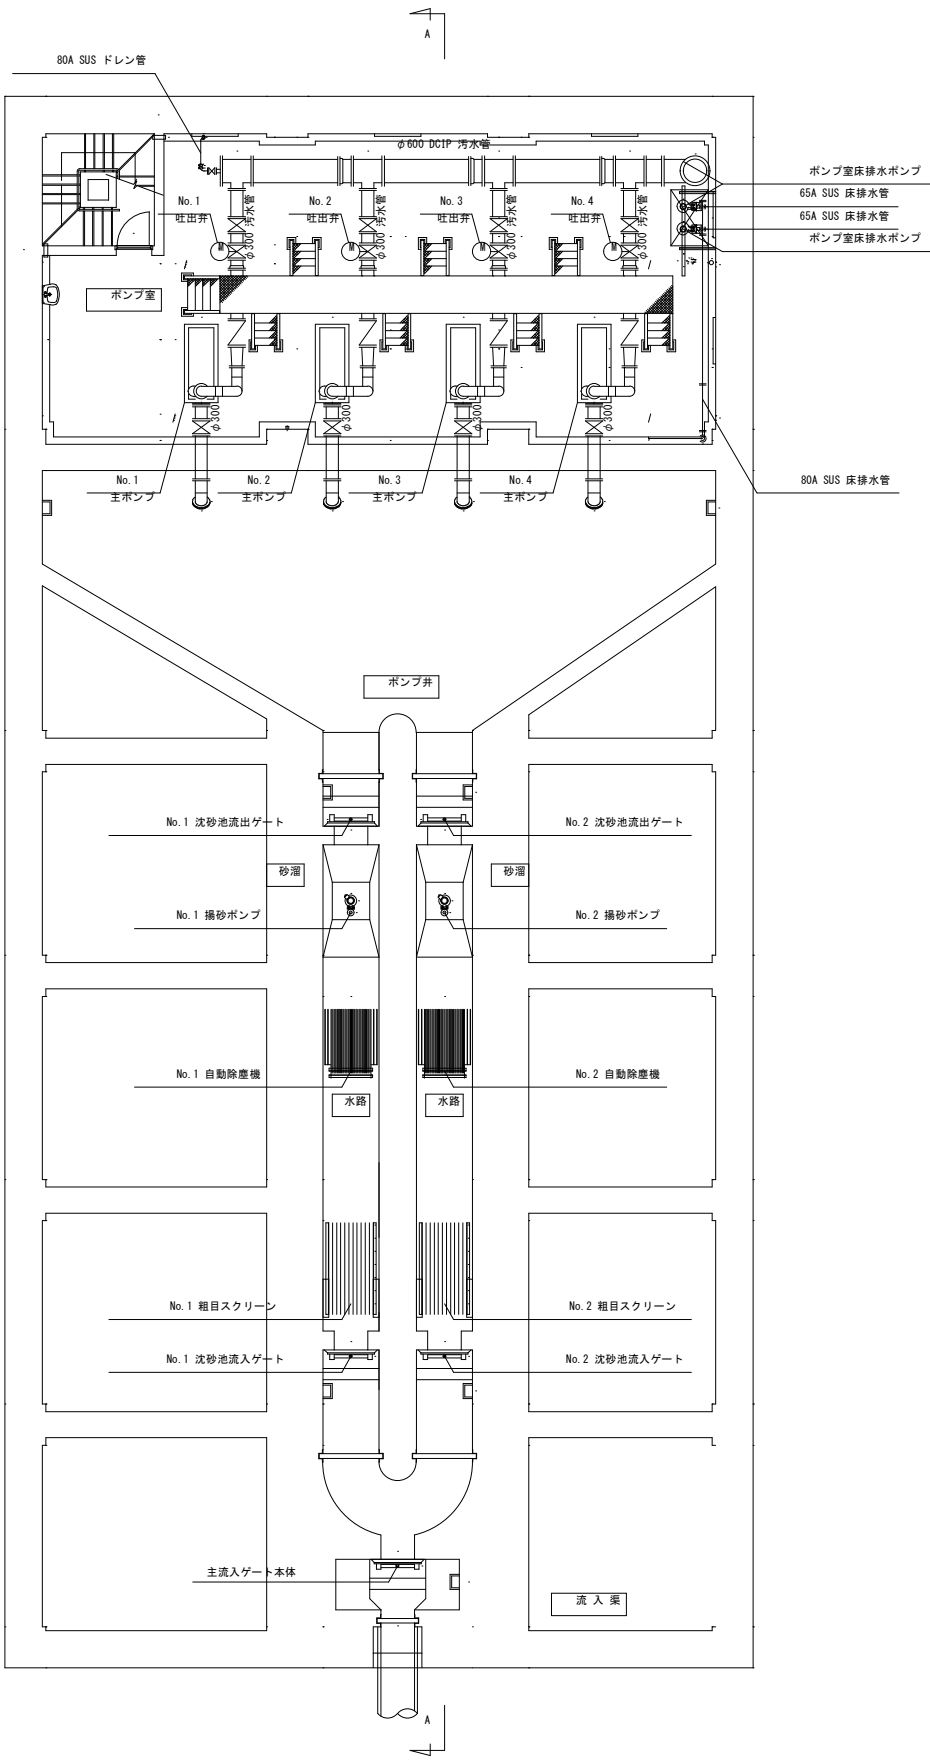

竹崎中継ポンプ場 B2F平面図

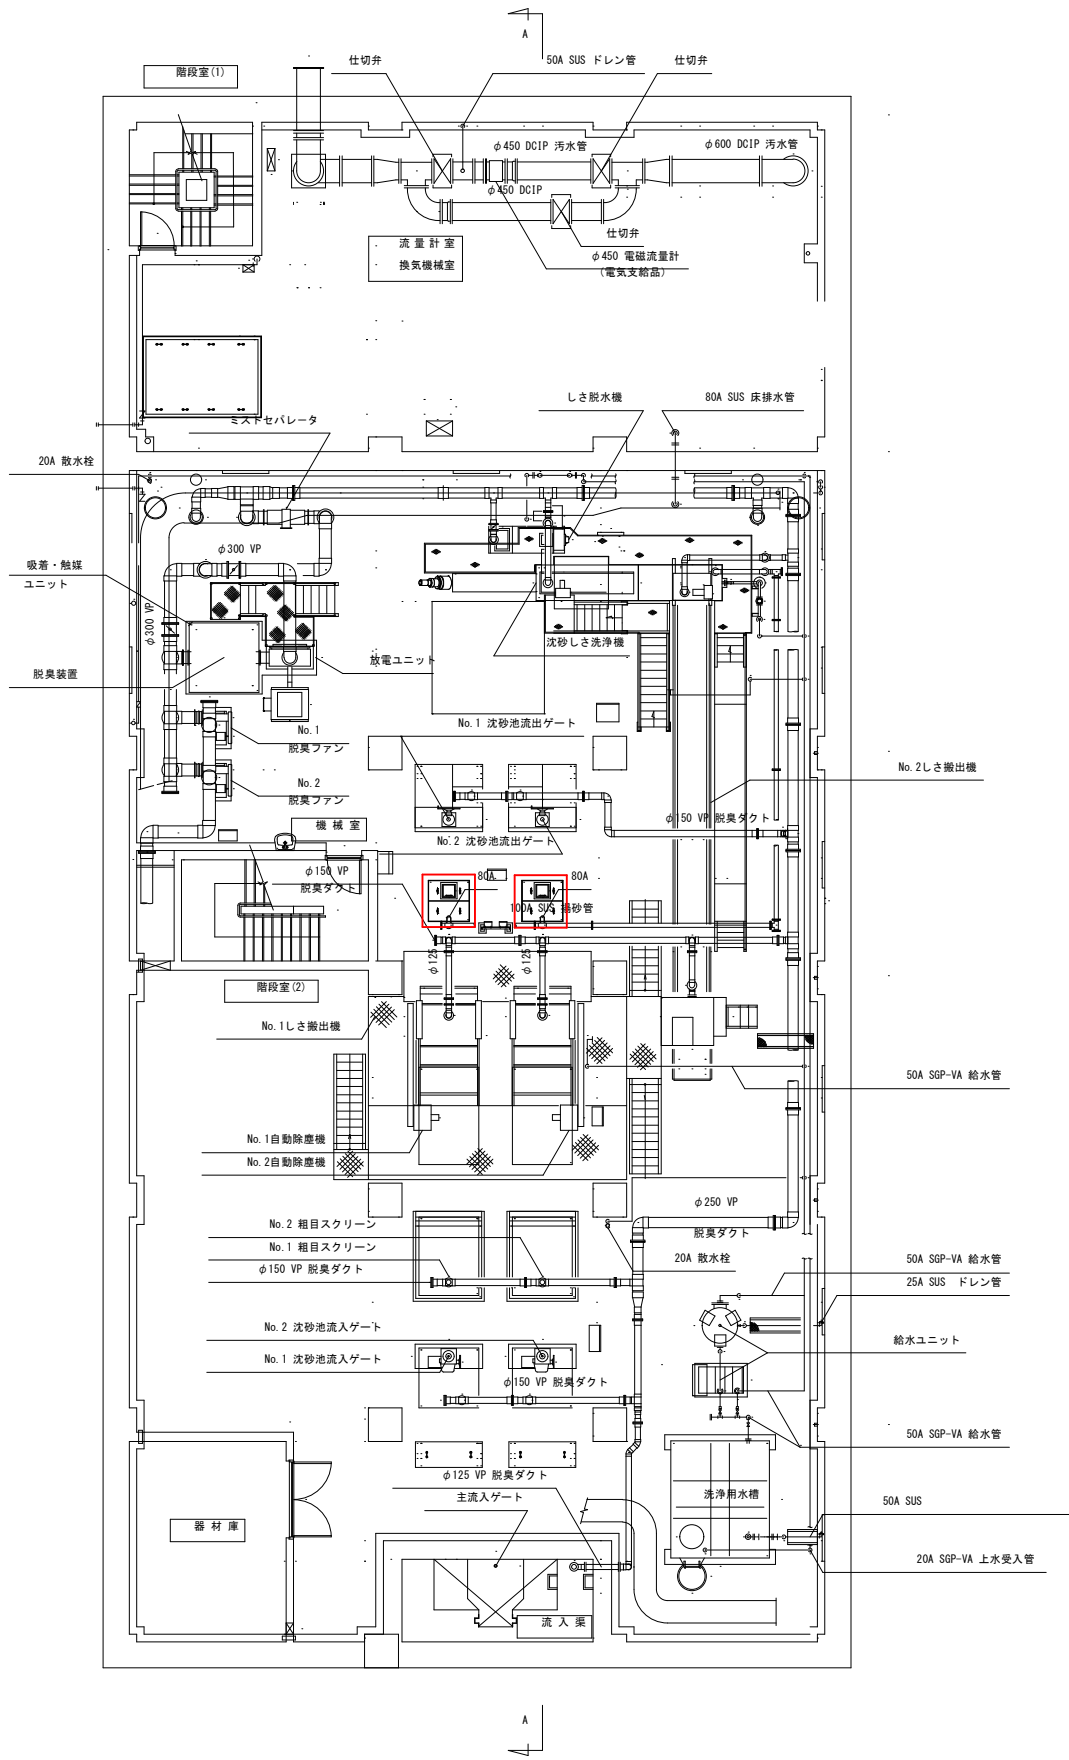

竹崎中継ポンプ場 B1F平面図



設計図

：実施場所

(全5 枚のうち2 枚目)

件名	竹崎中継ポンプ場No.1、No.2 揚砂ポンプ修繕				
図名	竹崎中継ポンプ場B1・B2F 平面図				
課長	課長補佐	係長	係	縮尺	フリー
				作図年度	2025
下関市上下水道局			図番		

別図 3

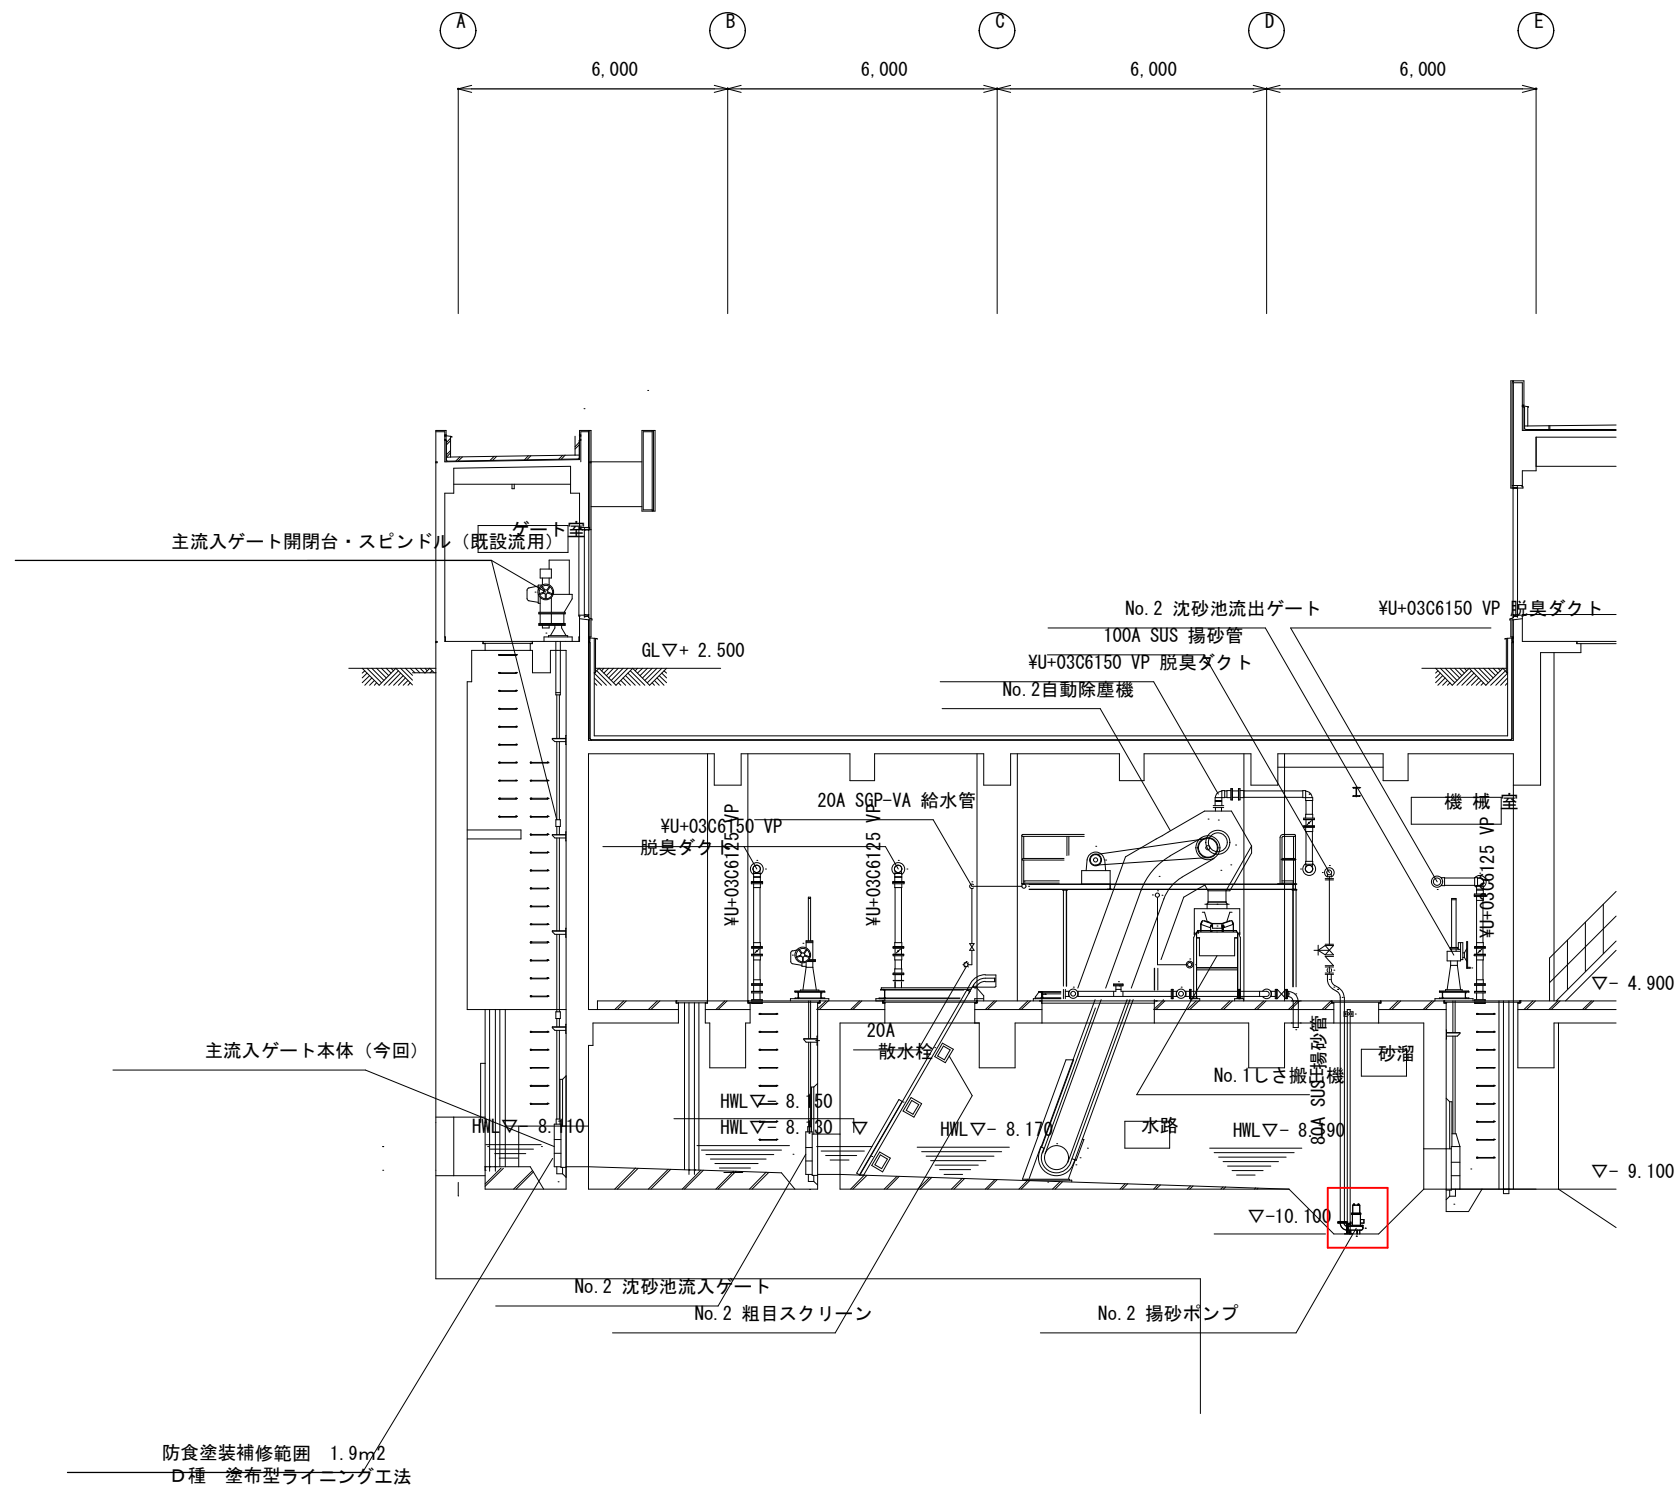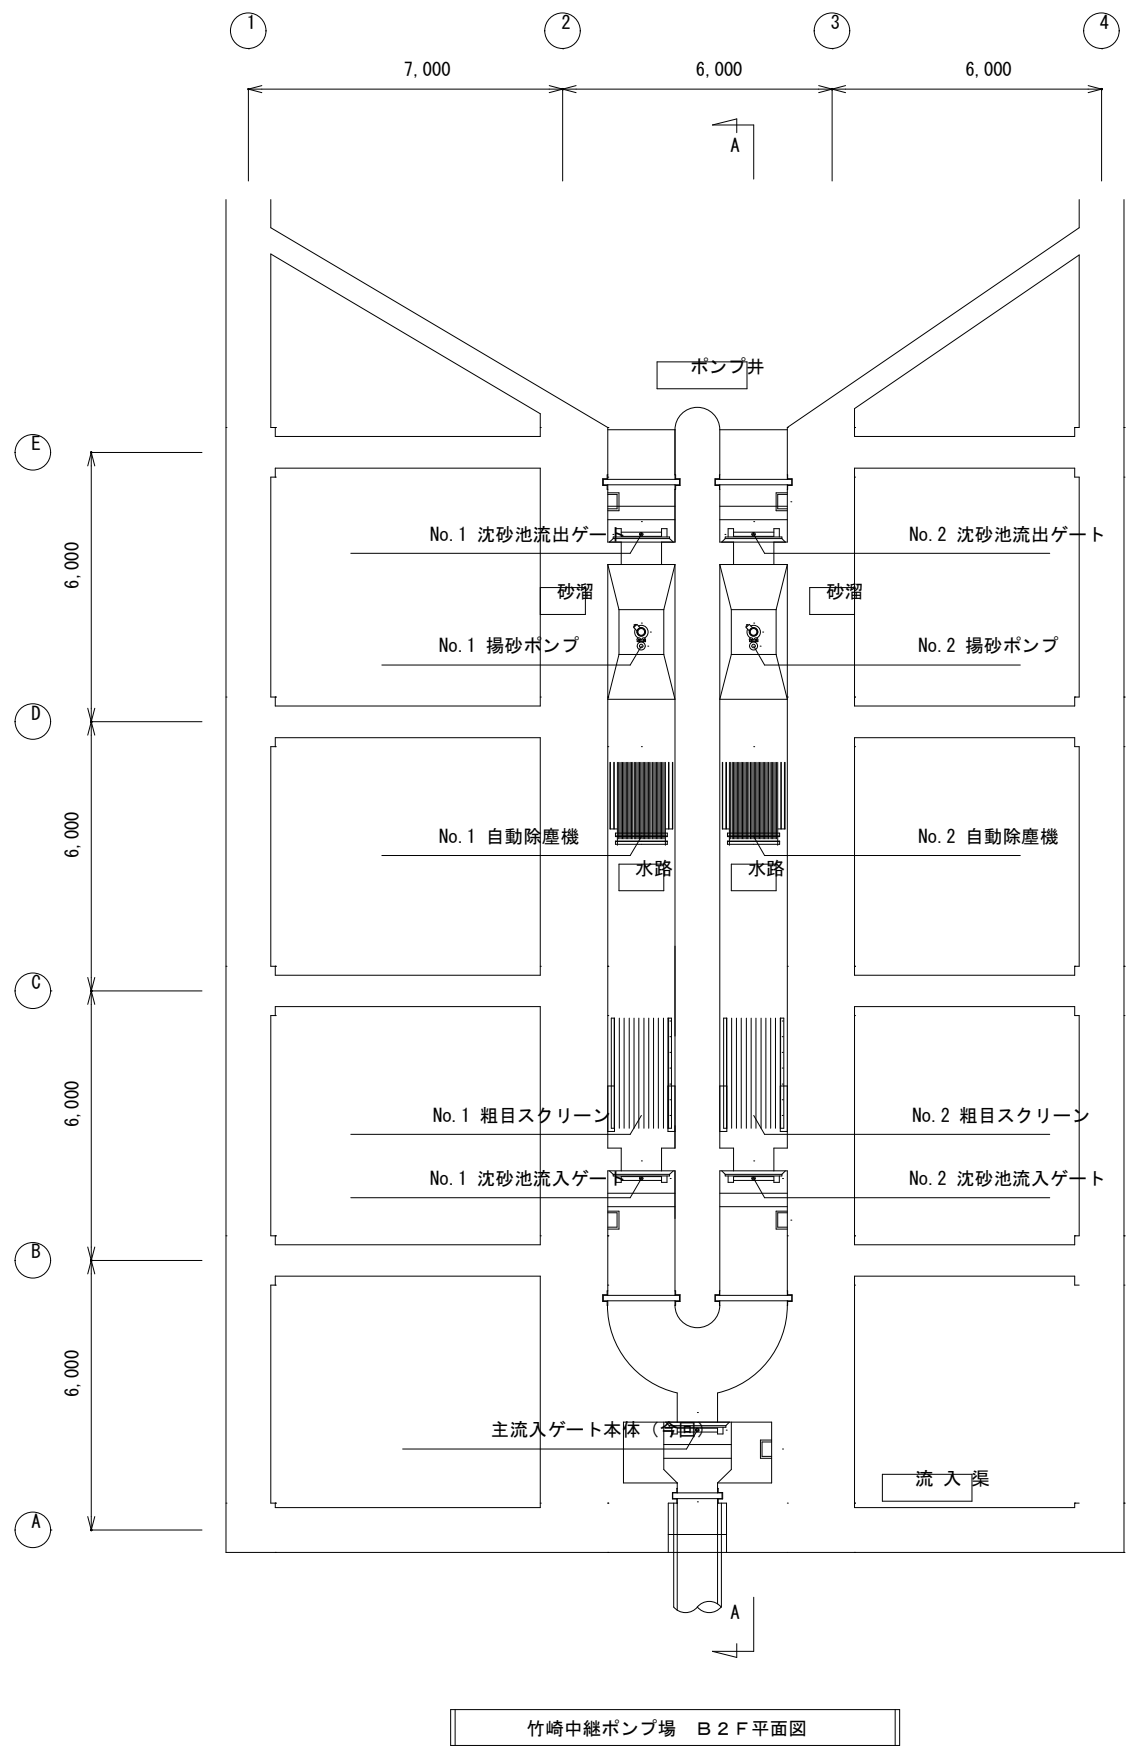




設計図 : 実施場所

(全5 枚のうち3 枚目)				
件名	竹崎中継ポンプ場No.1、No.2 揚砂ポンプ修繕			
図名	竹崎中継ポンプ場B 2 F 平面図、A - A 断面図			
課長	課長補佐	係長	係	縮尺 フリー
				作図年度 2025
下関市上下水道局			図番	

仕 様 書		No.
ITEM NO.		
機 器 名 称	揚砂ポンプ	
ポンプ仕様		
ポンプ型式	80UG43.7-64	備 考
用途		
口径	80 mm	
段数		
全揚程	11 m	
吐出量	0.5 m ³ /min	
回転数	S.S.1800 min ⁻¹	
台数	2 台	
モータ仕様		
出力	3.7 kW	備 考
極数	4 極	
相数	三相	
電圧	200 V	
周波数	60 Hz	
定格電流	15.2 A	
回転数	S.S.1800 min ⁻¹	
絶縁	E 種	
周囲温度	常温	
始動方式	じか入	
ケーブルタイプケーブル	10 m	
	2PNC 4C×2mm ² (動力用)	
	2PNC 4C×1.25mm ² (制御用)	
回転方向	(吸込口から見て) 反時計回り	
質量	83 kg	(ケーブル単体を除くポンプ単体乾燥質量)
付属品 (1台当り)	吊上げチェーン SUS304×7m 隔膜式連成計 1個 連成計用配管 1式 中継端子箱 1個 ビニールサクションホース 8m 分解組立工具 1式	要部SUS304 SUS304 片側タノ形フランジ 継手付
予備品 (1台当り)	オニカルシール 1ヶ	
備 考		

株式會社 鶴見製作所

既設揚砂ポンプ 仕様、外形図

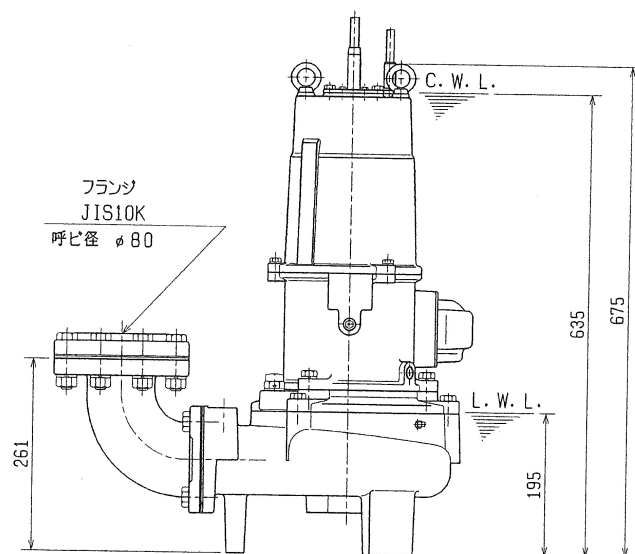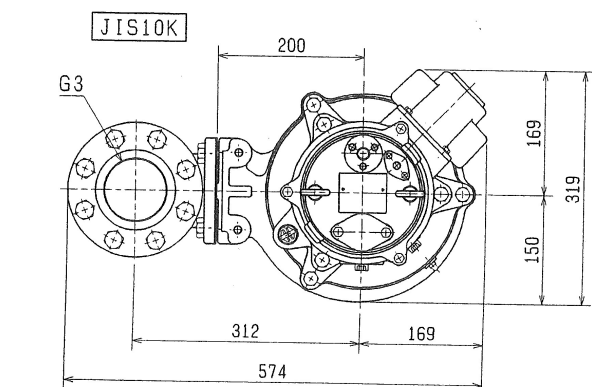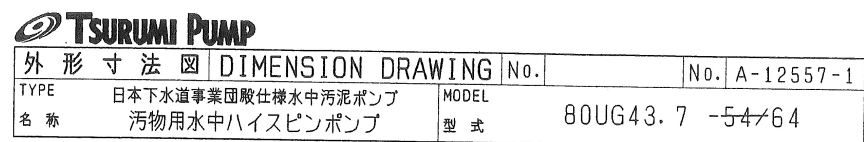

C. W. L. : 連続運転最低水位
L. W. L. : 運転可能最低水位


株式 鶴見製作所
株会

TSURUMI MFG. CO., LTD unit:mm

設計図

(全5枚のうち4枚目)

件名	竹崎中継ポンプ場No.1、No2 揚砂ポンプ修繕				
図名	既設揚砂ポンプ 仕様、外形図				
課長	課長補佐	係長	係	縮尺	フリー
				作図年度	2025
下関市上下水道局			図番		

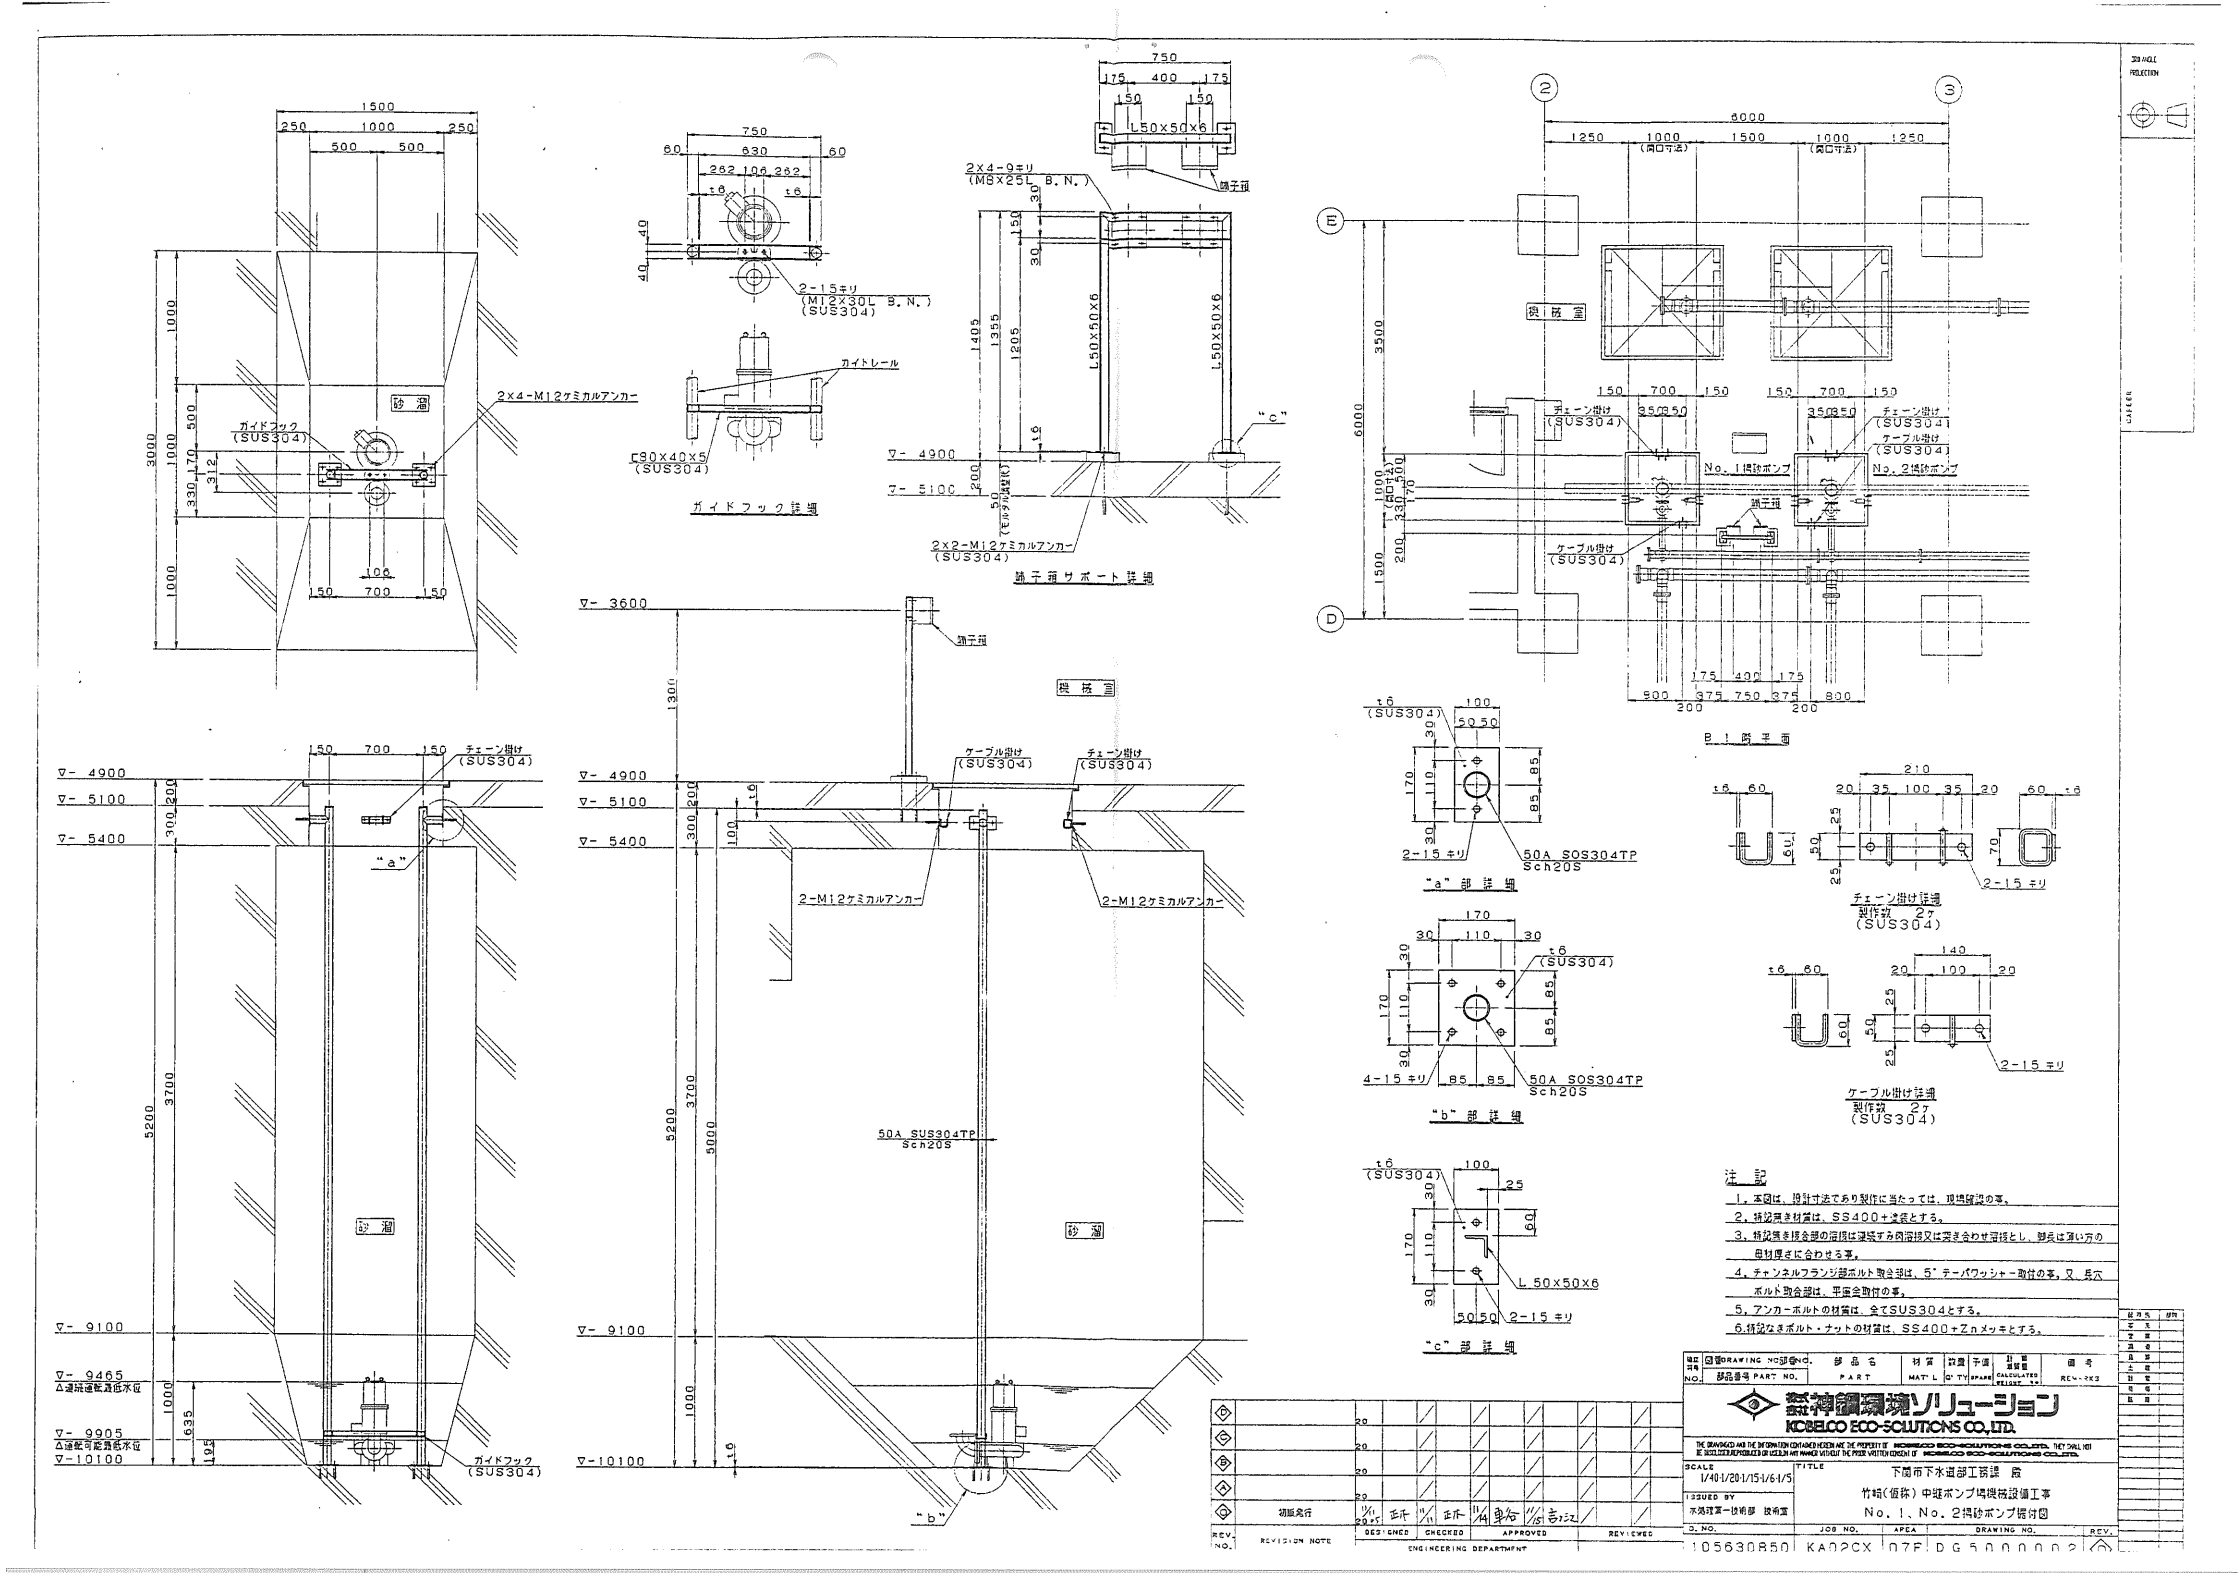

設計図

(全5 枚のうち5 枚目)

件名	竹崎中継ポンプ場No.1、No.2 揚砂ポンプ修繕			
図名	既設揚砂ポンプ据付図			
課長	課長補佐	係長	係	縮尺 フリー
				作図年度 2025
下関市上下水道局			図番	