



別図 1

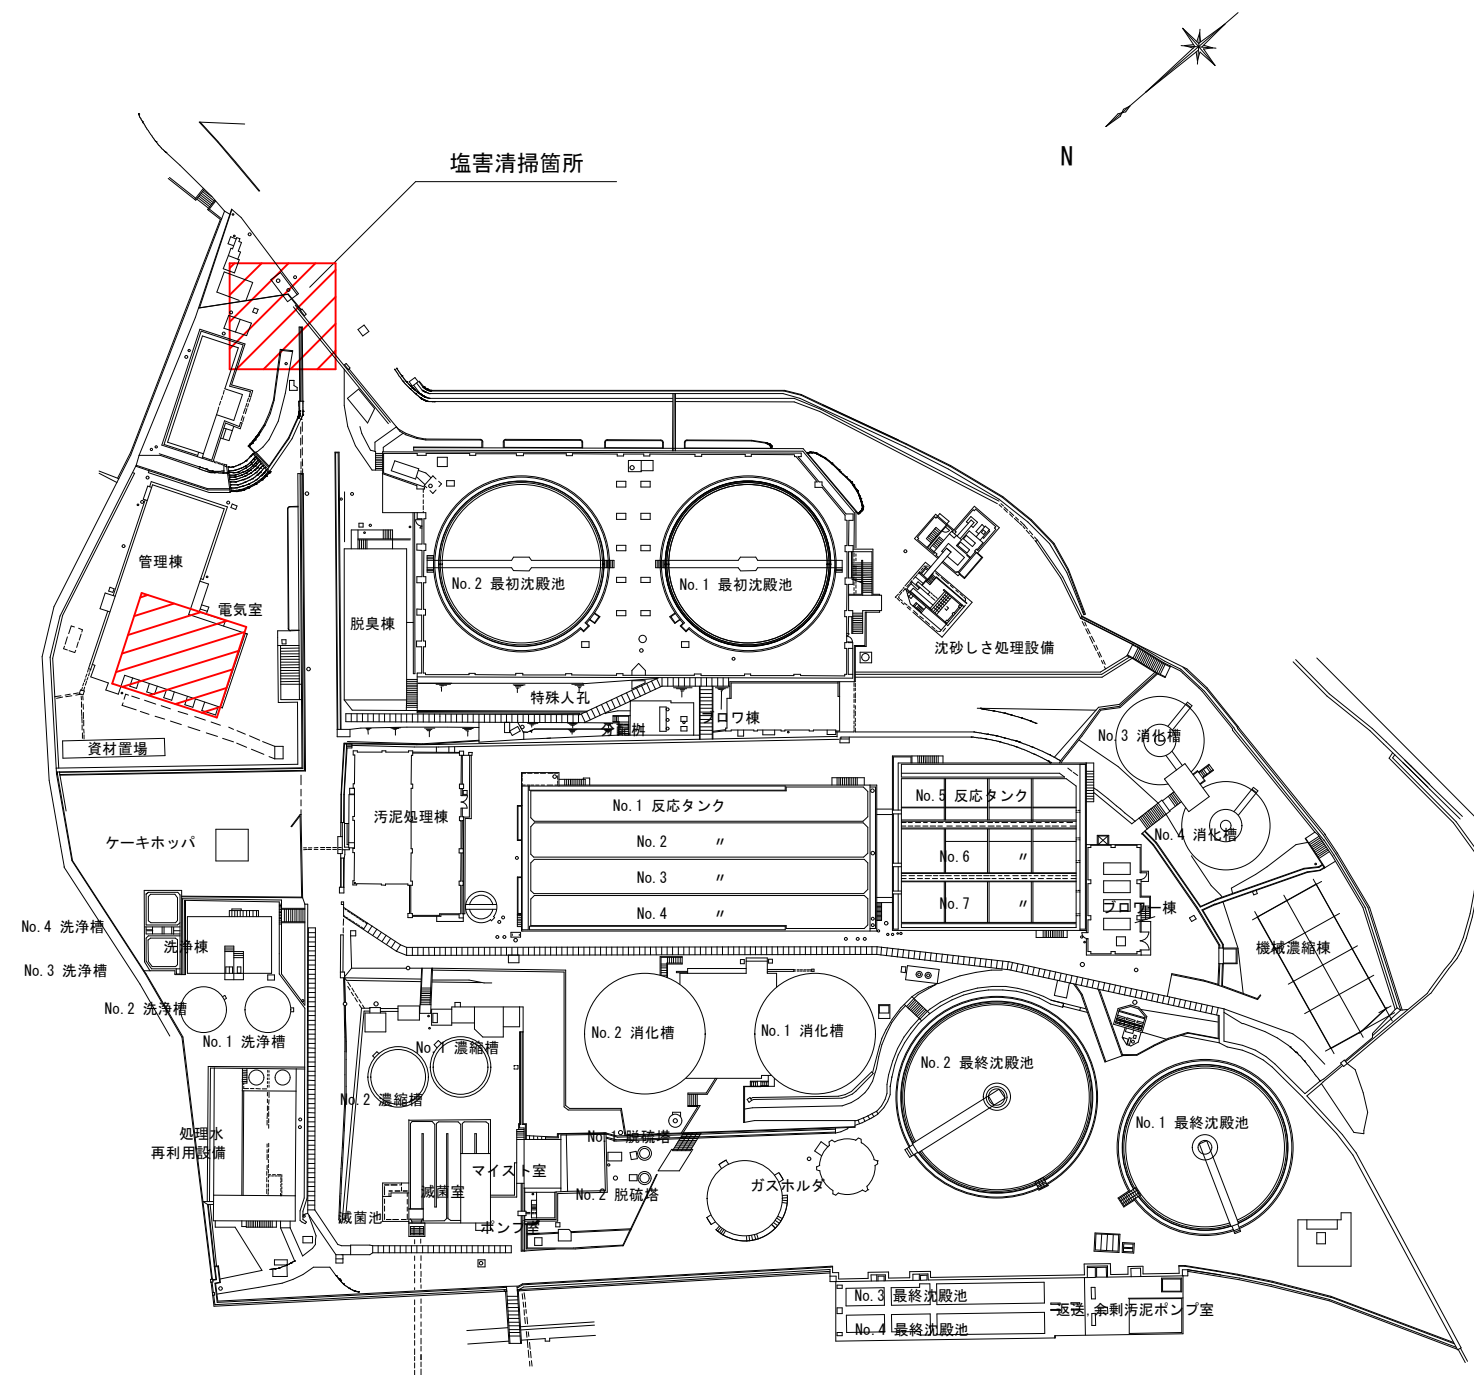

筋ヶ浜終末処理場平面図

設計図 . . . 業務箇所


件名 図名	筋ヶ浜終末処理場ほか高圧電気設備点検業務			
	筋ヶ浜終末処理場平面図			
課長	課長補佐	係長	係員	縮尺
				作成年度
下関市上下水道局			図番	

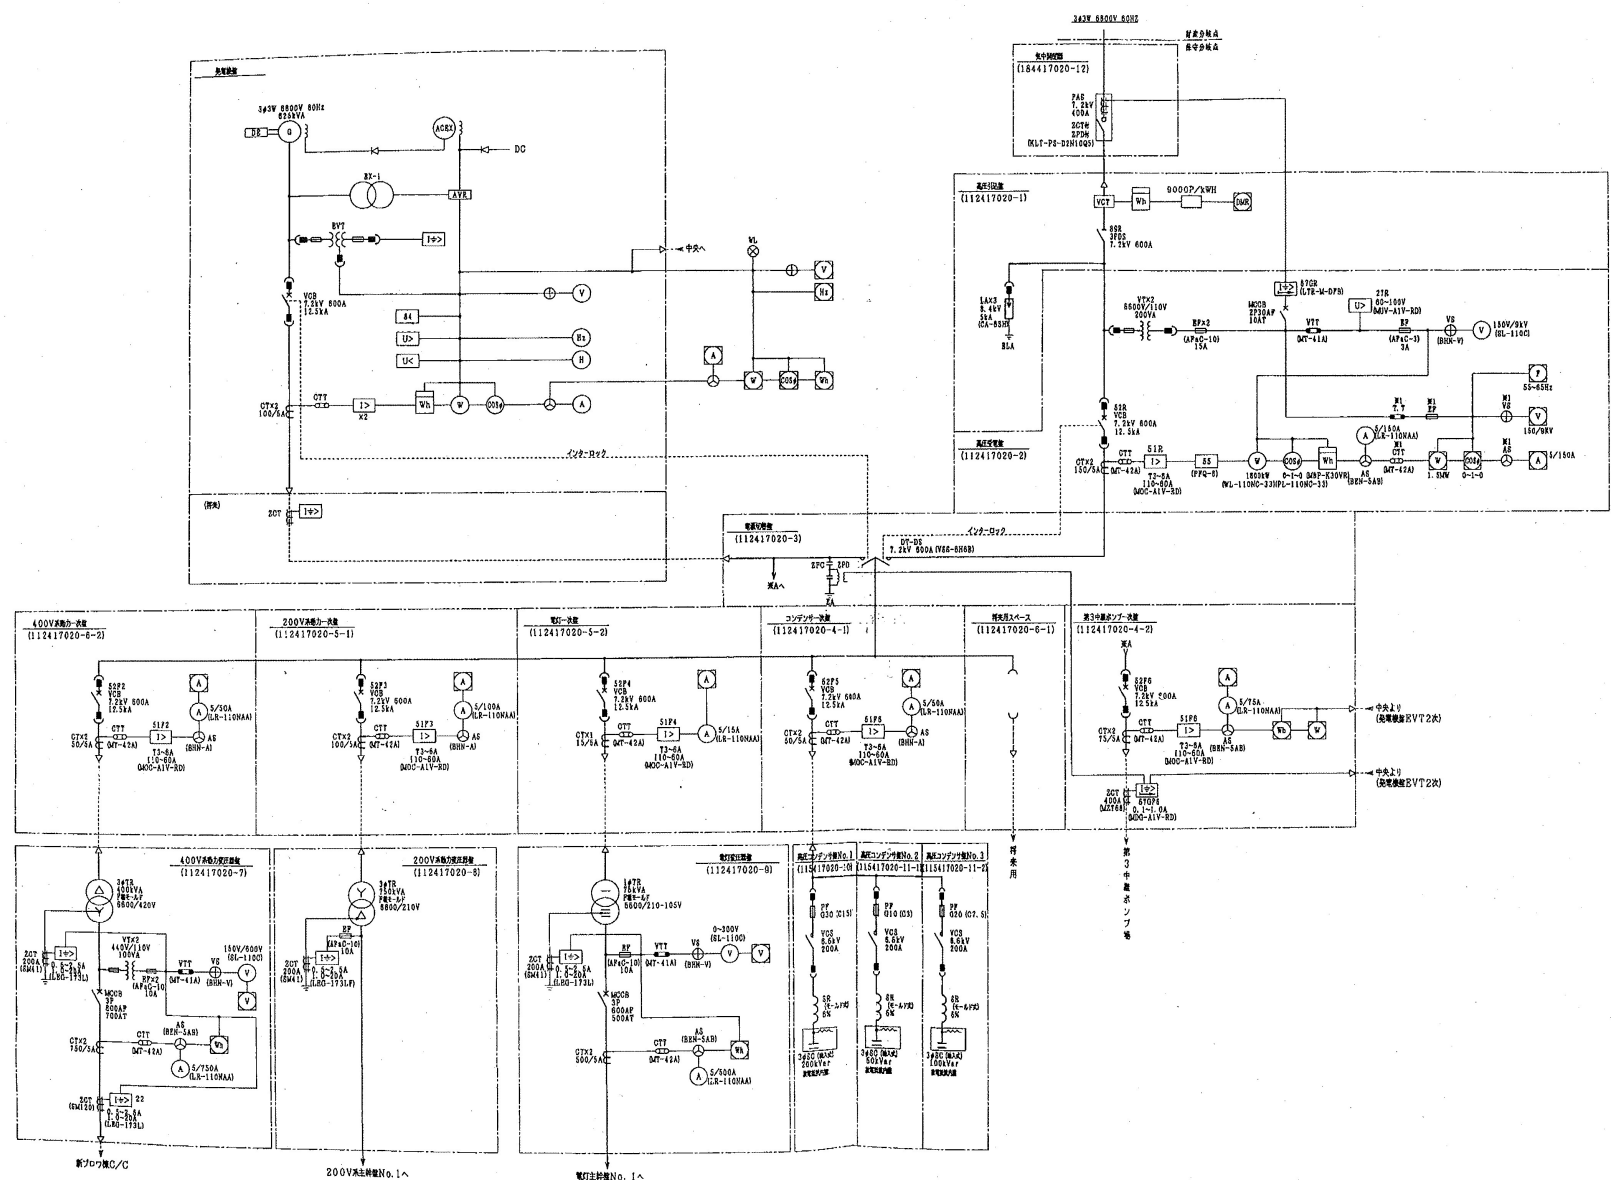


設計図

筋ヶ浜終末処理場 単線結線図

件名	筋ヶ浜終末処理場ほか高圧電気設備点検業務				
	筋ヶ浜終末処理場単線結線図				
図名	課長	課長補佐	係長	係員	縮尺
					作成年度
下関市上下水道局				図番	

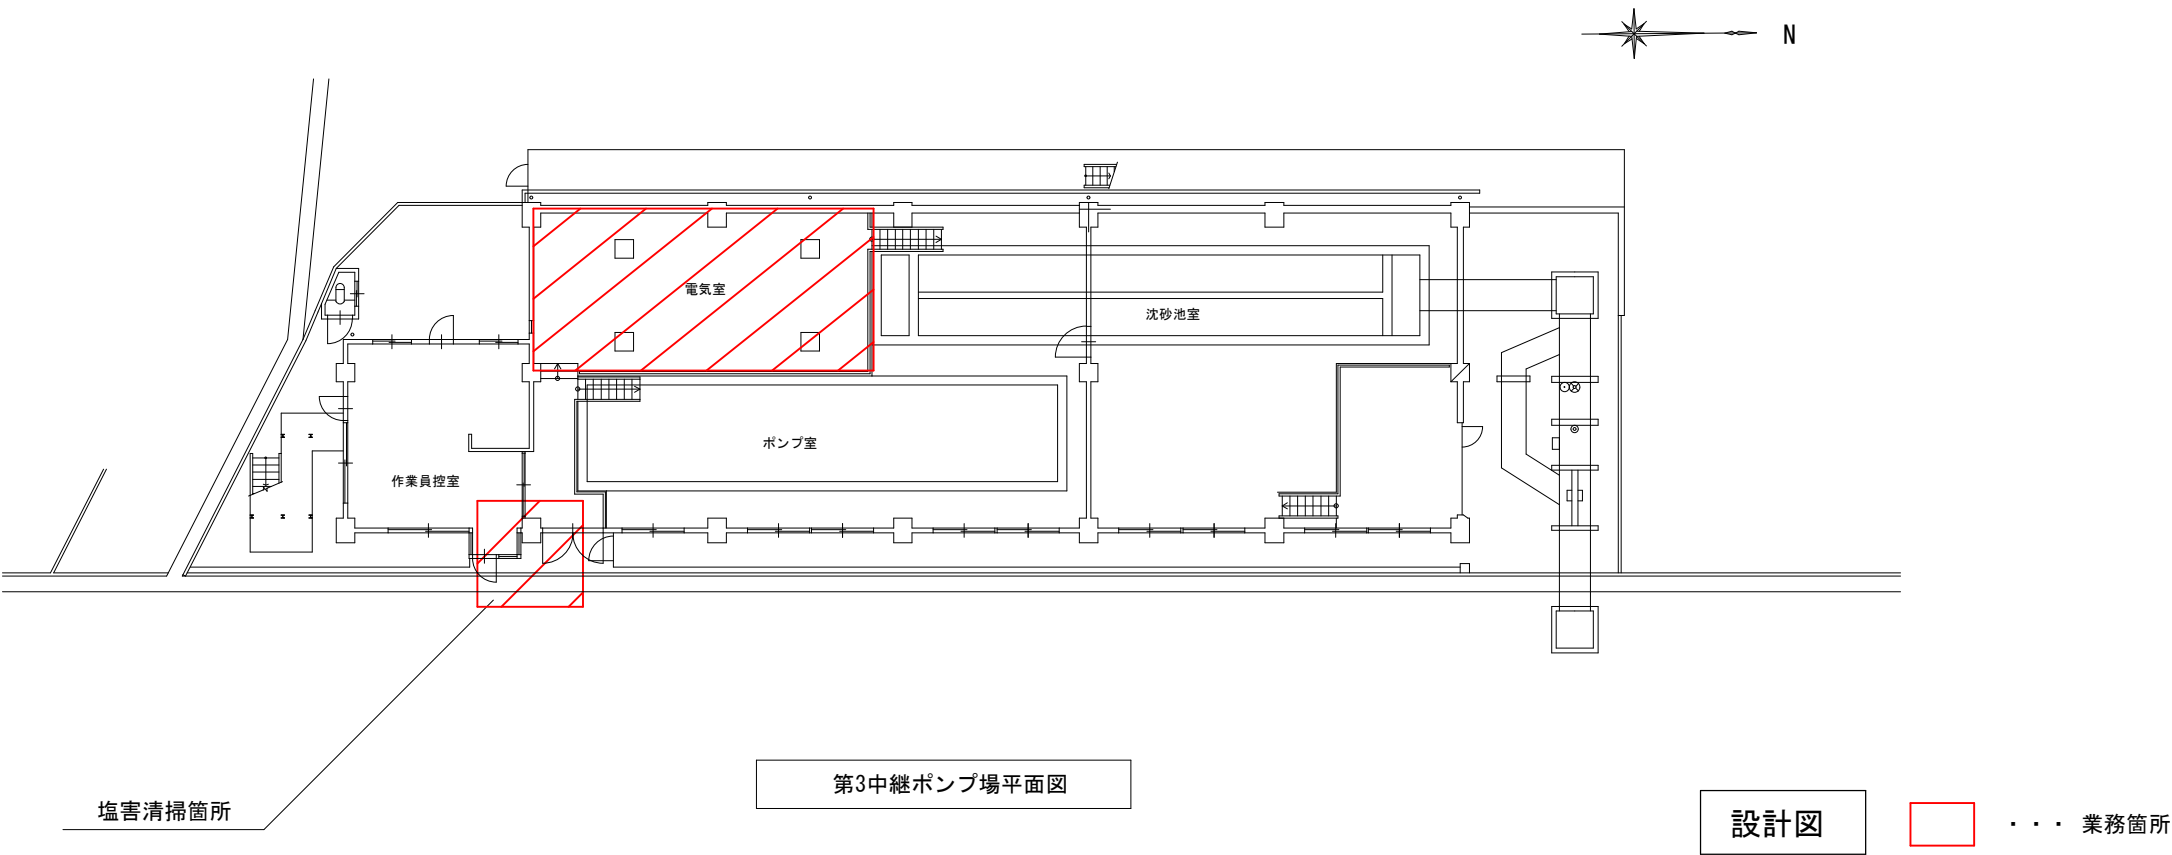

件名 図名	筋ヶ浜終末処理場ほか高圧電気設備点検業務				
	第3中継ポンプ場平面図				
課長	課長補佐	係長	係員	縮尺	
				作成年度	
下関市上下水道局			図番		

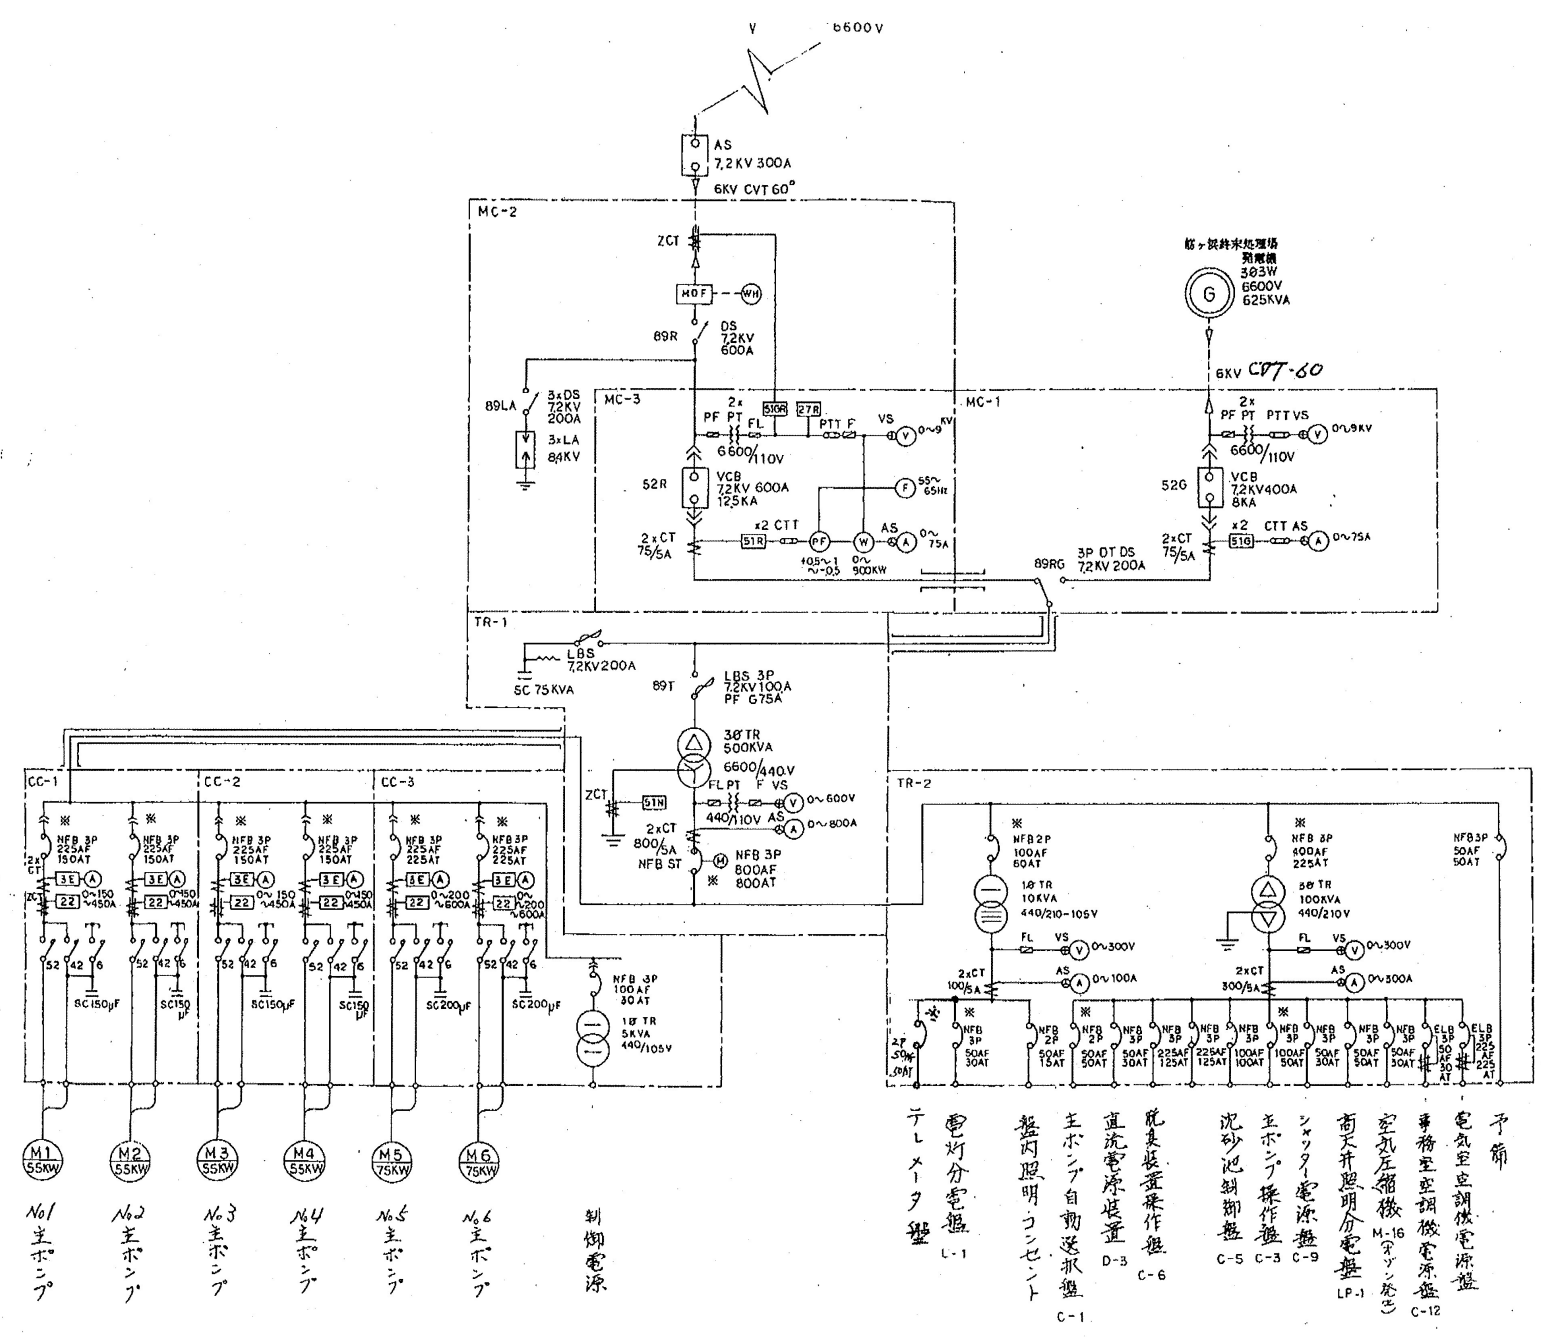

第3中継ポンプ場 単線結線図

設計図

件名	筋ヶ浜終末処理場ほか高圧電気設備点検業務				
図名	第3中継ポンプ場単線結線図				
課長	課長補佐	係長	係員	縮尺	
				作成年度	
下関市上下水道局			図番		