

令和6年度

配置図

縮尺

1/1,200

0 10 20 30 40 50 60

学校名

生野小学校

調査番号

(都道府県) (市町村) (学校)
352010020

整理番号

 

凡 例

建物

- 未 未とりこわし建物
- 危 危険建物
- 借 借用建物
- 一時 一時使用建物

建物以外の工作物

- 倉 倉庫
- 吹 吹き抜けの渡り廊下
- 門 正門通用門
- 動 動物小屋
- 釜 釜場
- ホ ポンプ室
- 非 非常階段
- フ フジ棚
- グ 屋外運動場
- 障 囲障

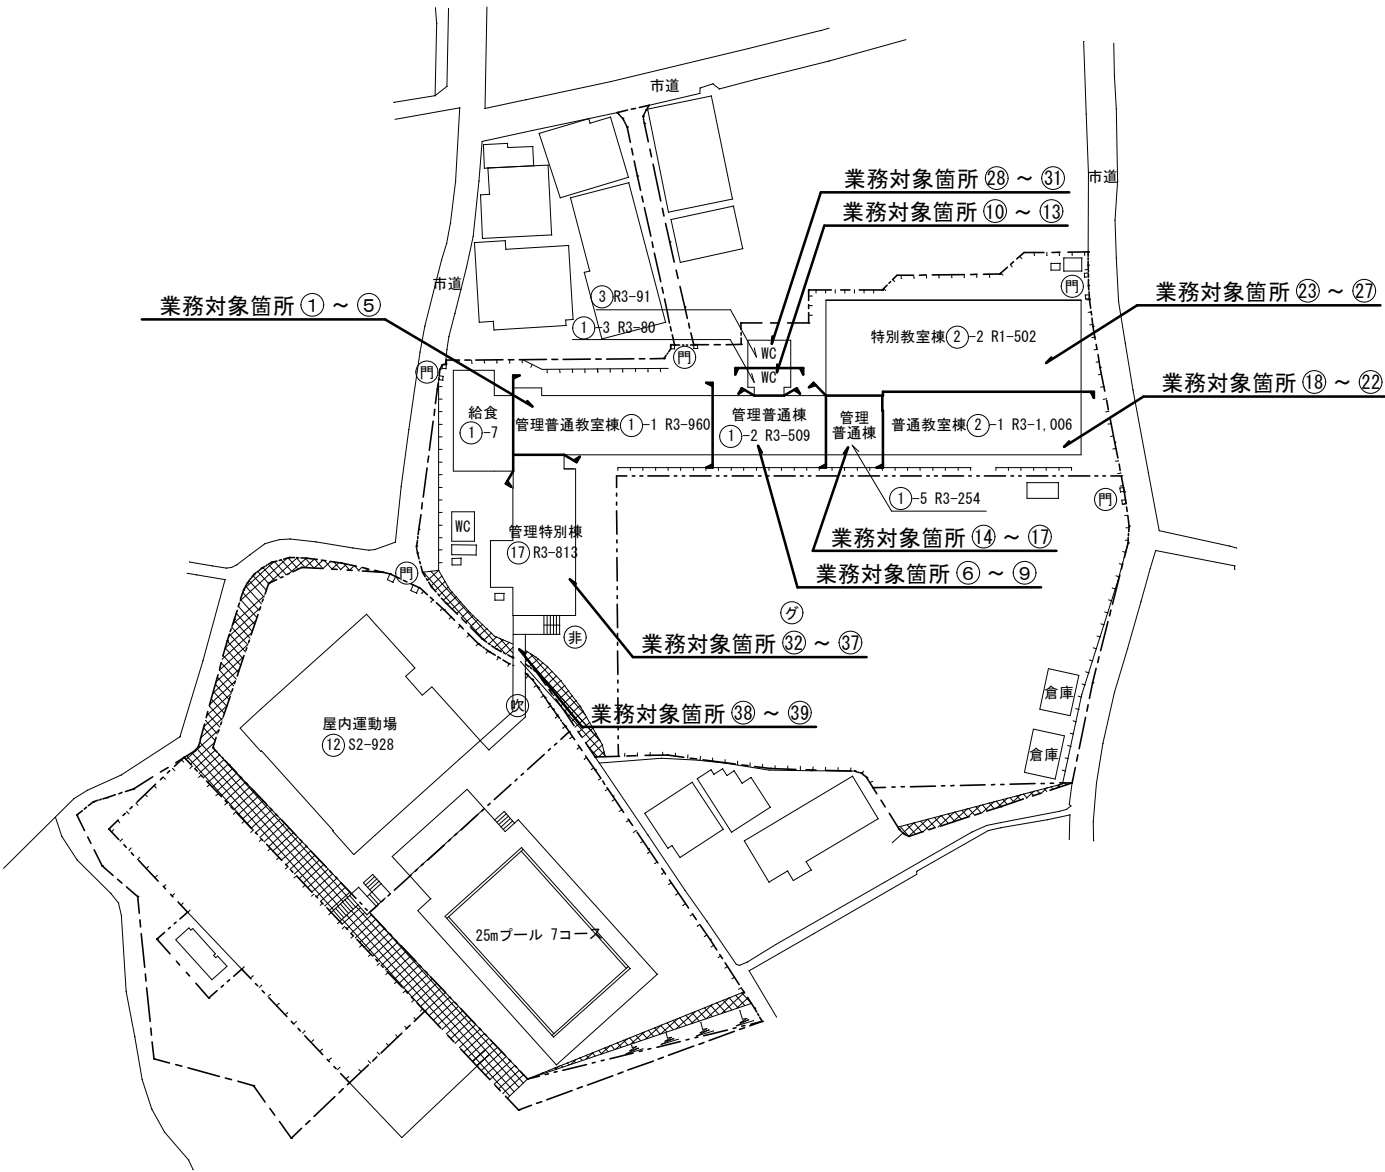

令和6年度

平面図

縮尺

1/600




学校名

生野小学校


調査番号

(都道府県) 352010020
(市町村) 0020
(学校) 0020

整理番号

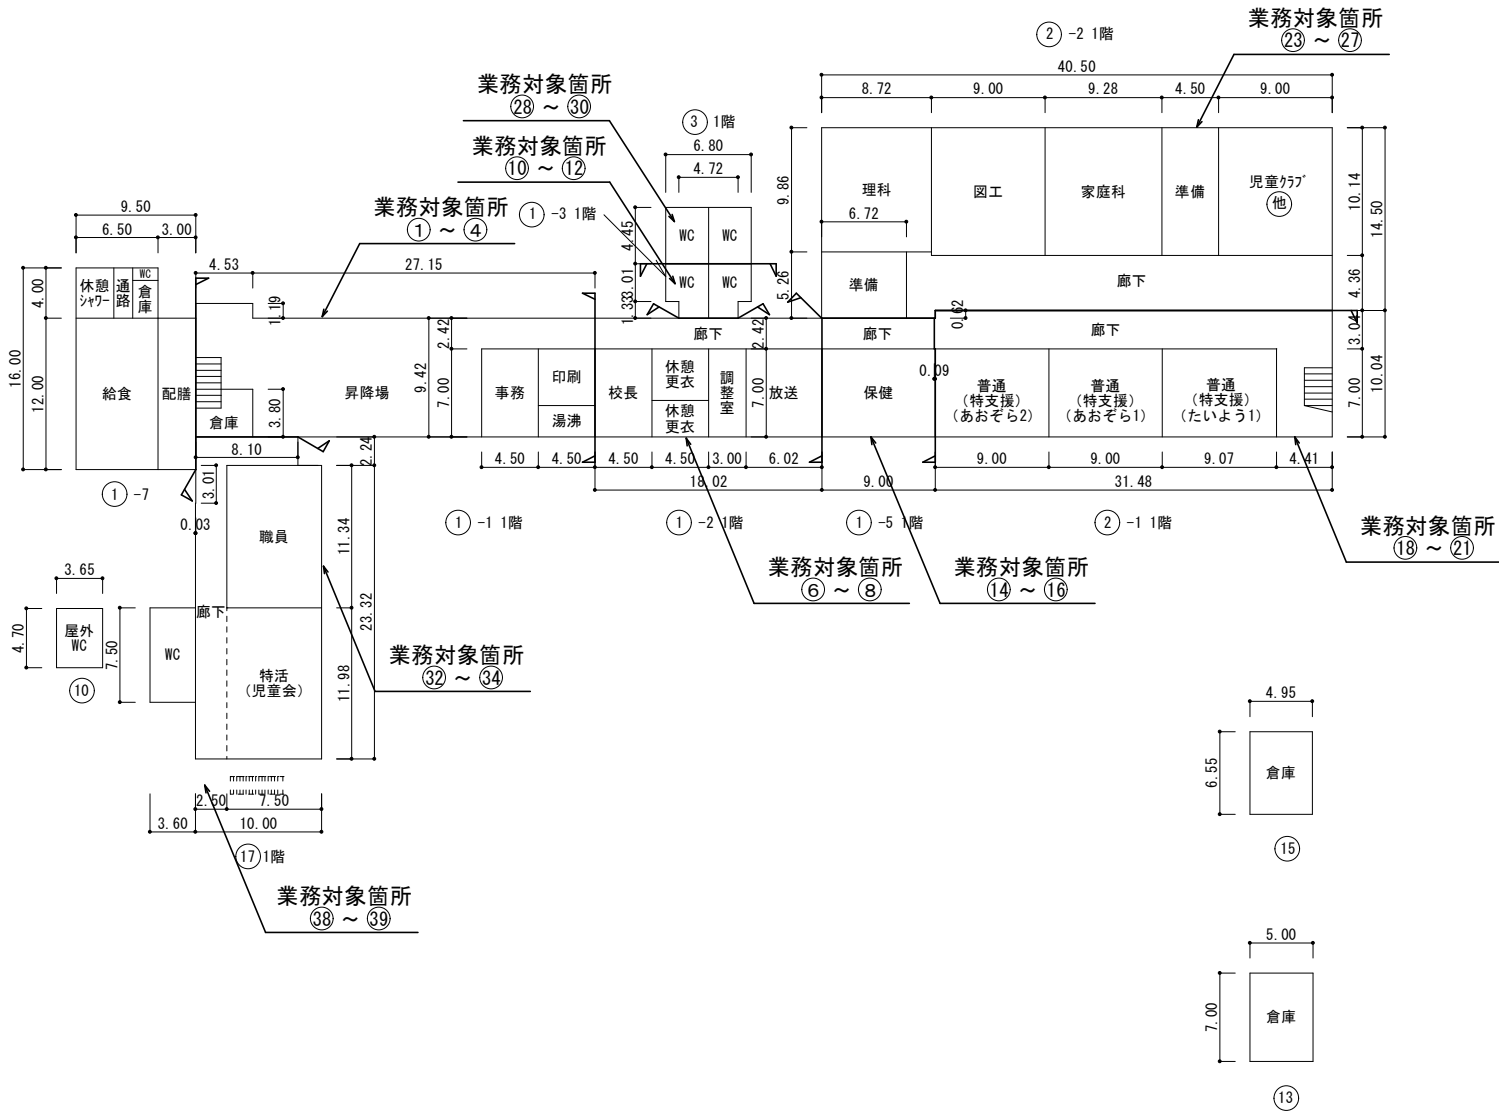

給食室 140㎡
フール専用付属室 66㎡
児童クラブ 91㎡

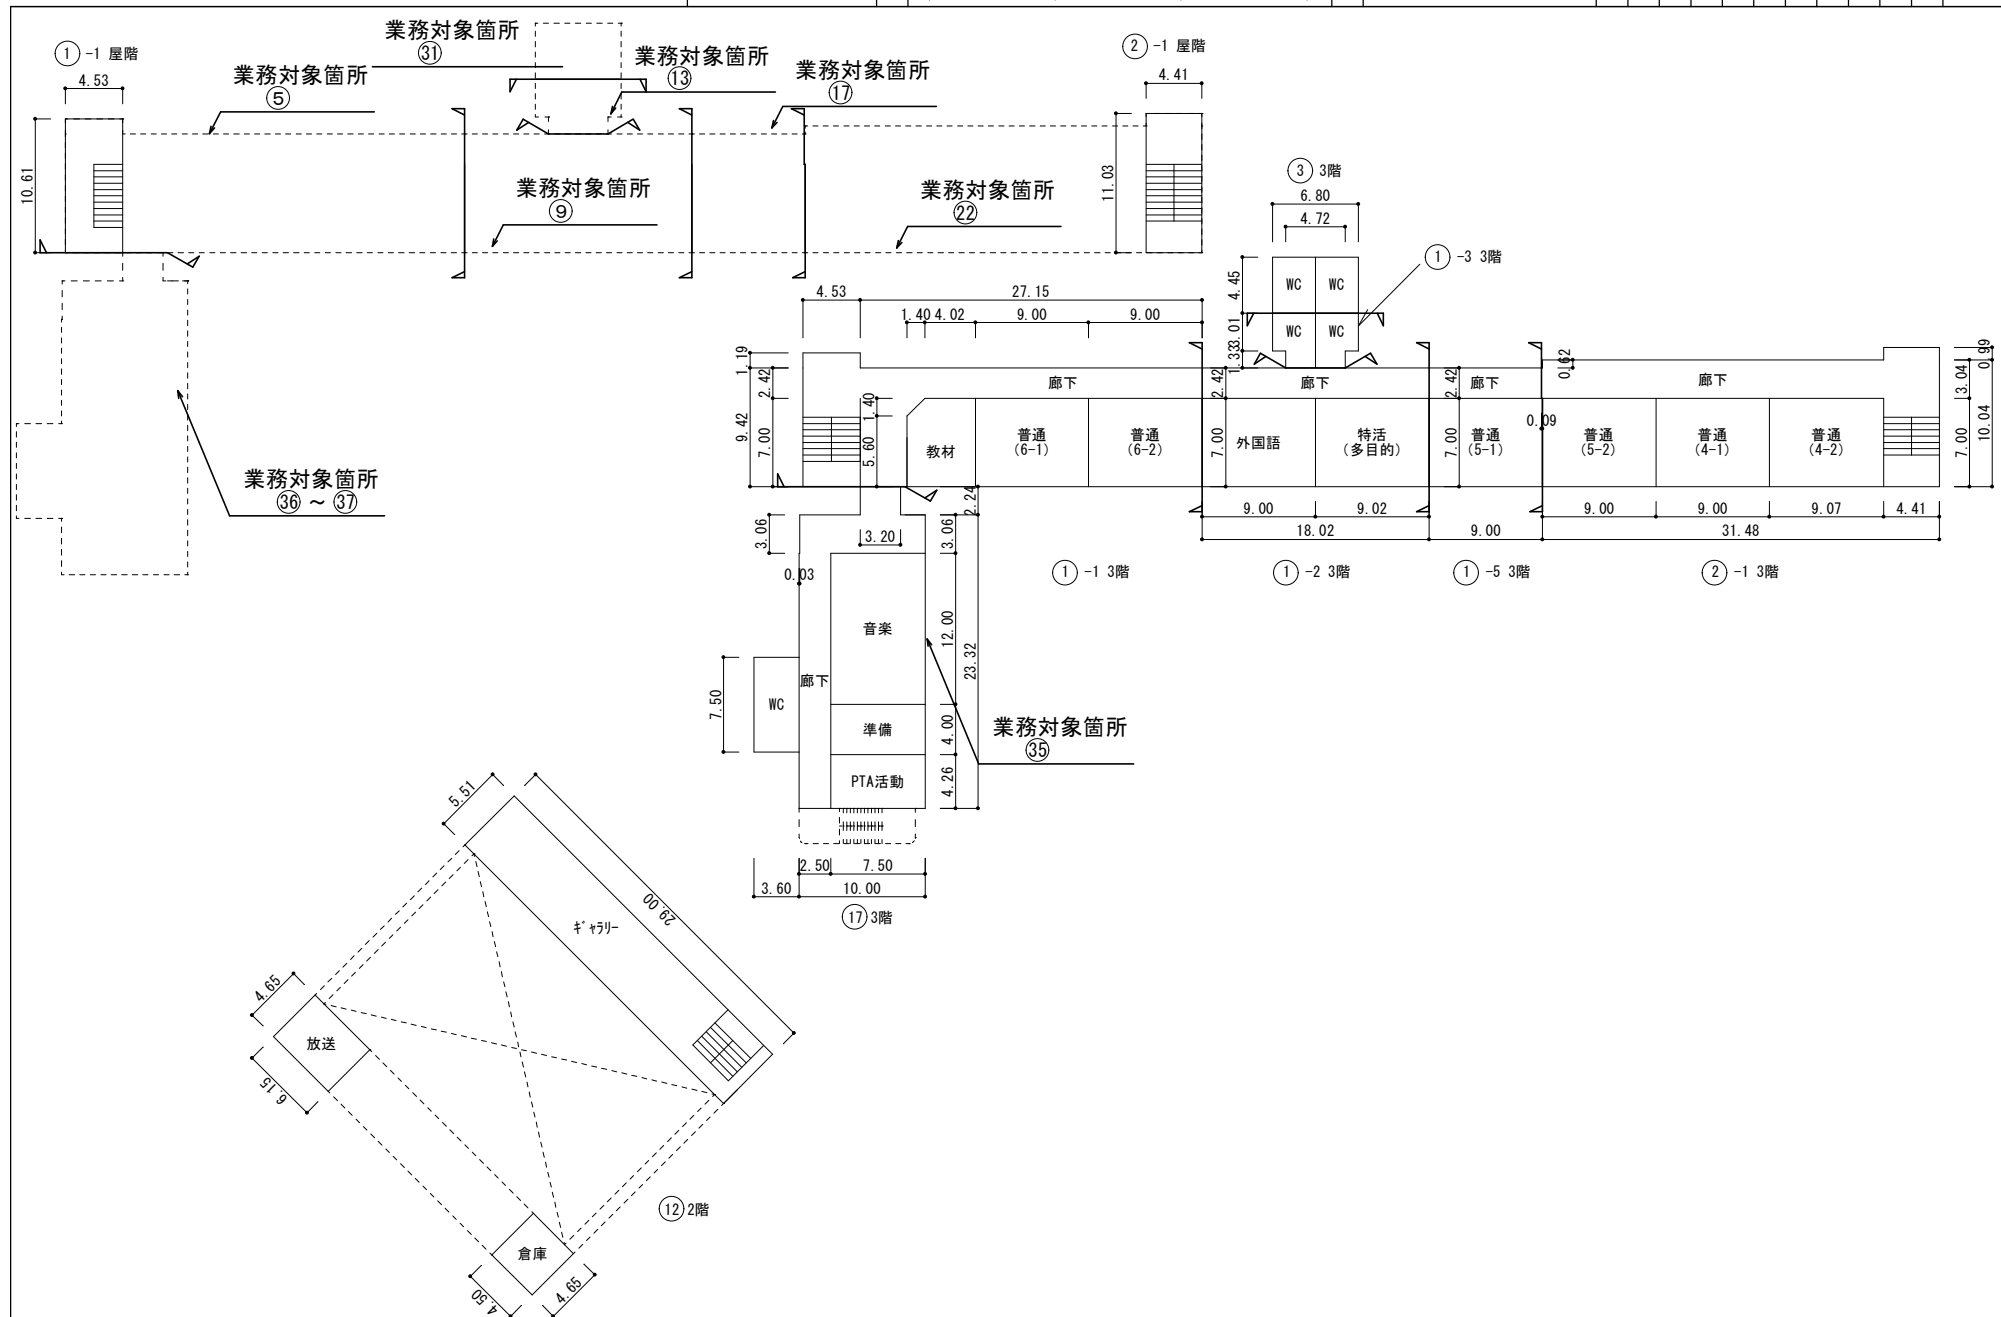

令和6年度

配置図

縮尺 1/1,300
0 10 20 30 40 50 60

学校名

一の宮小学校

調査番号

(都道府県) (市町村) (学校)
352010043

整理番号

凡 例


建物

- ⊕ 未とりこわし建物
- ⊖ 危険建物
- ⊙ 借用建物
- ⊖ 一時使用建物
- ⊖ 学校建物以外の建物

建物以外の工作物

- 倉 倉庫
- 門 正門通用門
- 非 非常階段
- 温 温室
- フ フジ棚
- ⊗ 屋外ステージ
- ⊕ 冒険の丘
- ハ バックネット
- グ 屋外運動場
- 合 合併処理槽
- 〓 囲障

業務対象箇所①～⑥

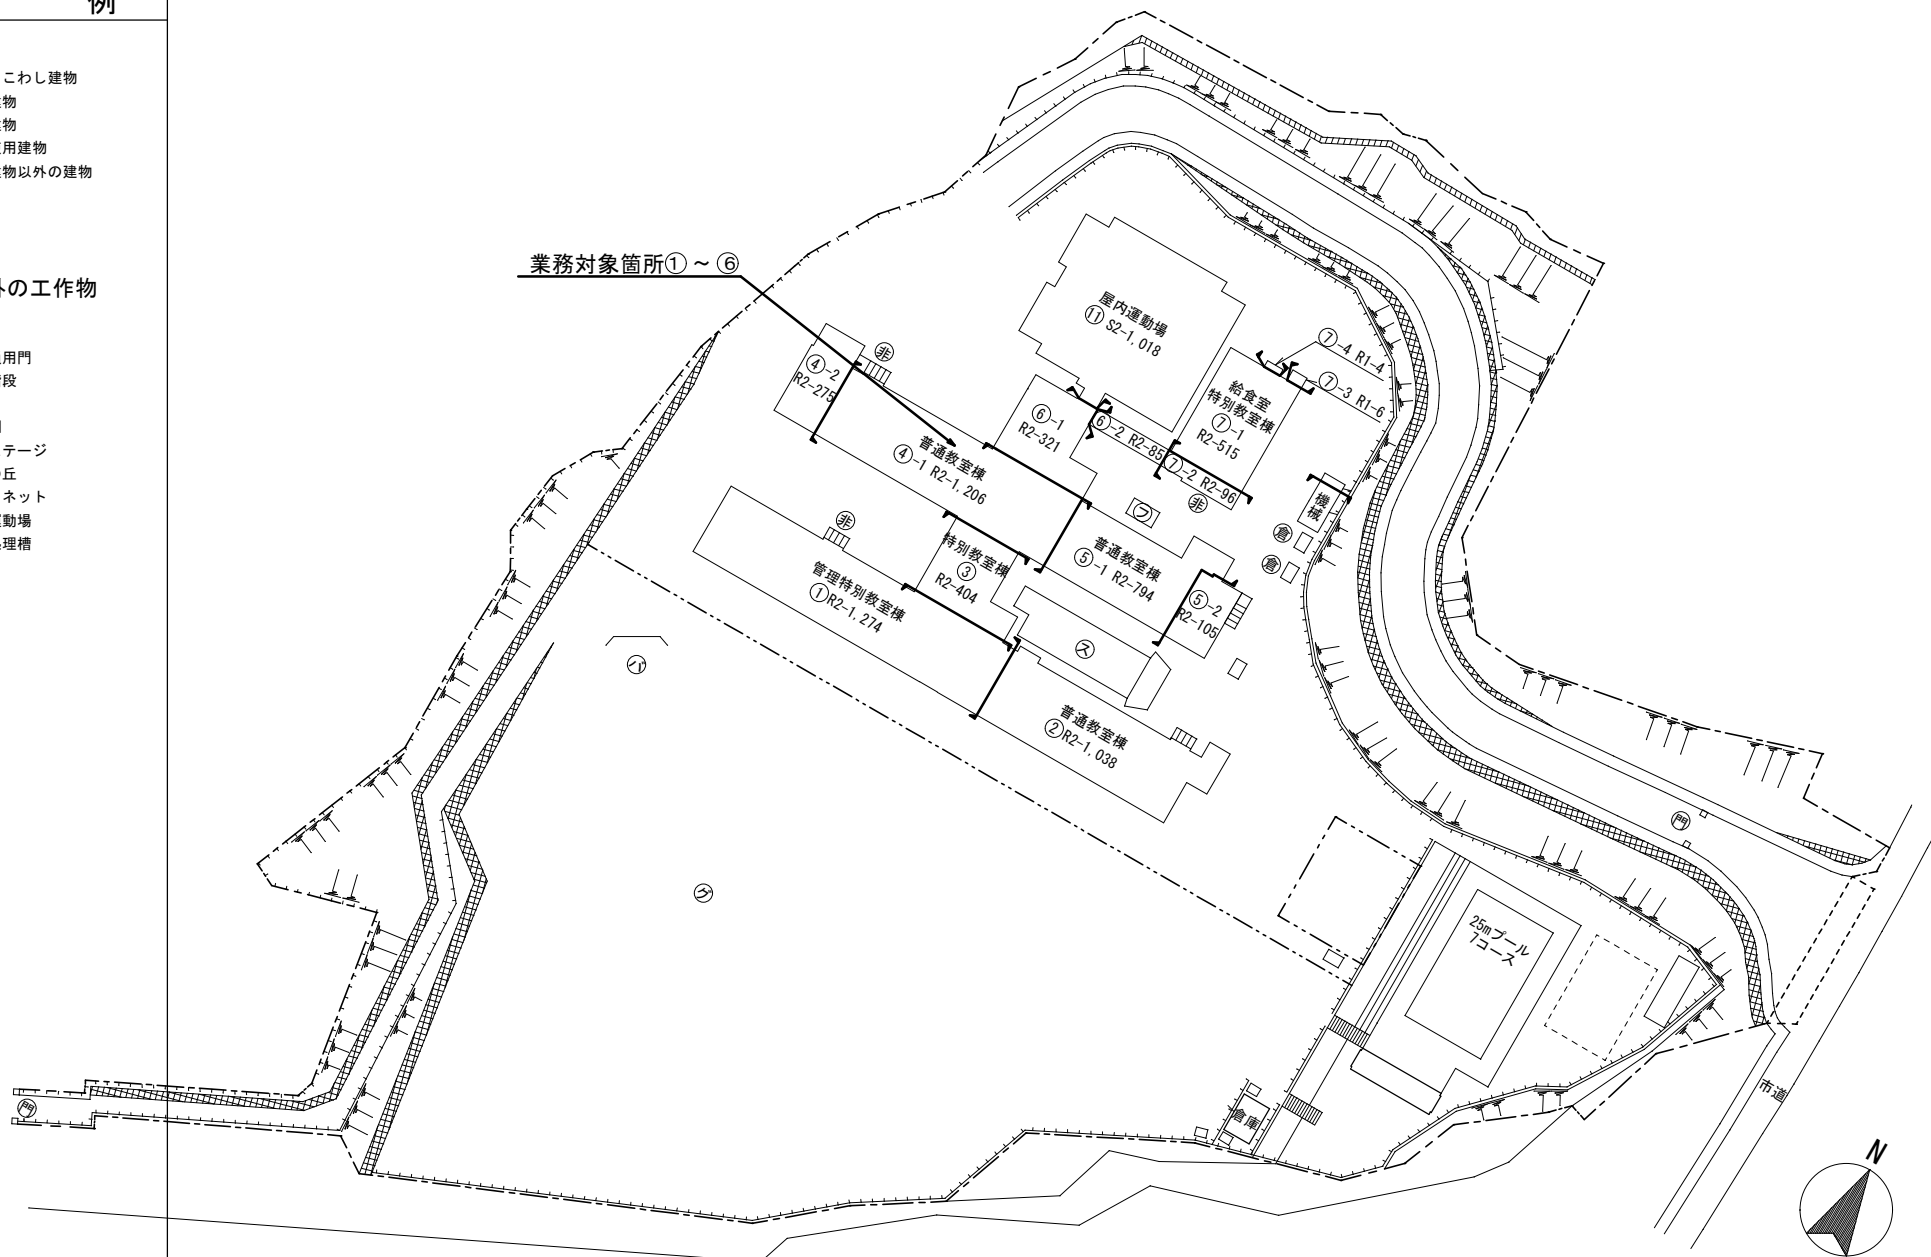

令和6年度

平面図

縮尺
1/600
0 10 20 30

学校名

一の宮小学校


調査番号

(都道府県)
35

(市町村)
20100

(学校)
43

整理番号

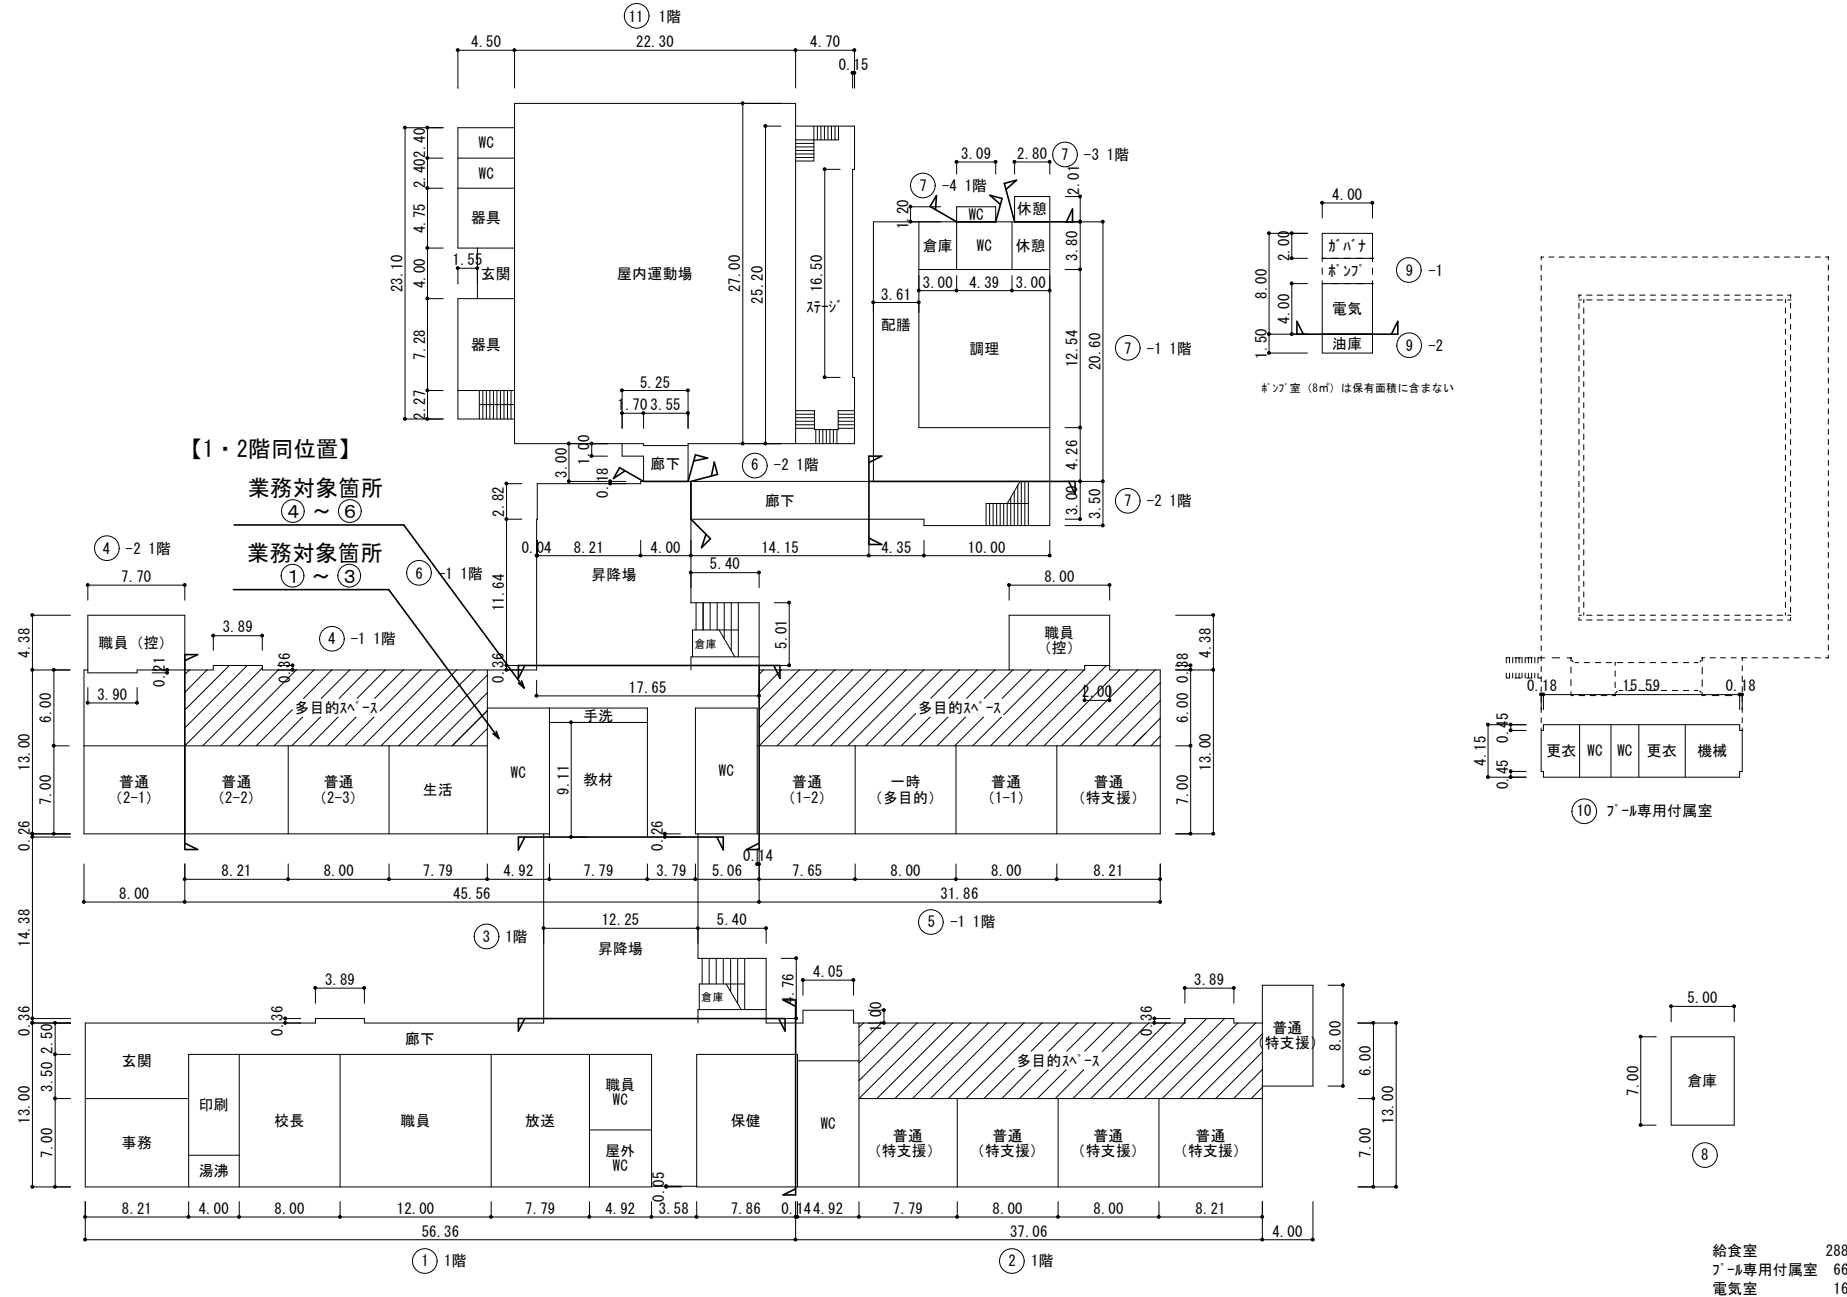

文部科学省

令和6年度

配置図

縮尺

1/1,200

0 10 20 30 40 50 60

学校名

川棚小学校

調査番号

(都道府県)

(市町村)

(学校)

整理番号

35

201

0623

3


凡 例

建物

- Ⓒ 未とりこわし建物
- Ⓓ 危険建物
- Ⓔ 借用建物
- Ⓕ 一時使用建物
- Ⓖ 学校建物以外の建物

建物以外の工作物

- Ⓖ 吹き抜けの渡り廊下
- Ⓖ 正門通用門
- Ⓖ 動物小屋
- Ⓖ 相撲場
- Ⓖ ボイラー室
- Ⓖ ポンプ室
- Ⓖ 屋外ステージ
- Ⓖ 屋外運動場
- Ⓖ 受水槽
- Ⓖ 合併浄化槽
- Ⓖ 囲障

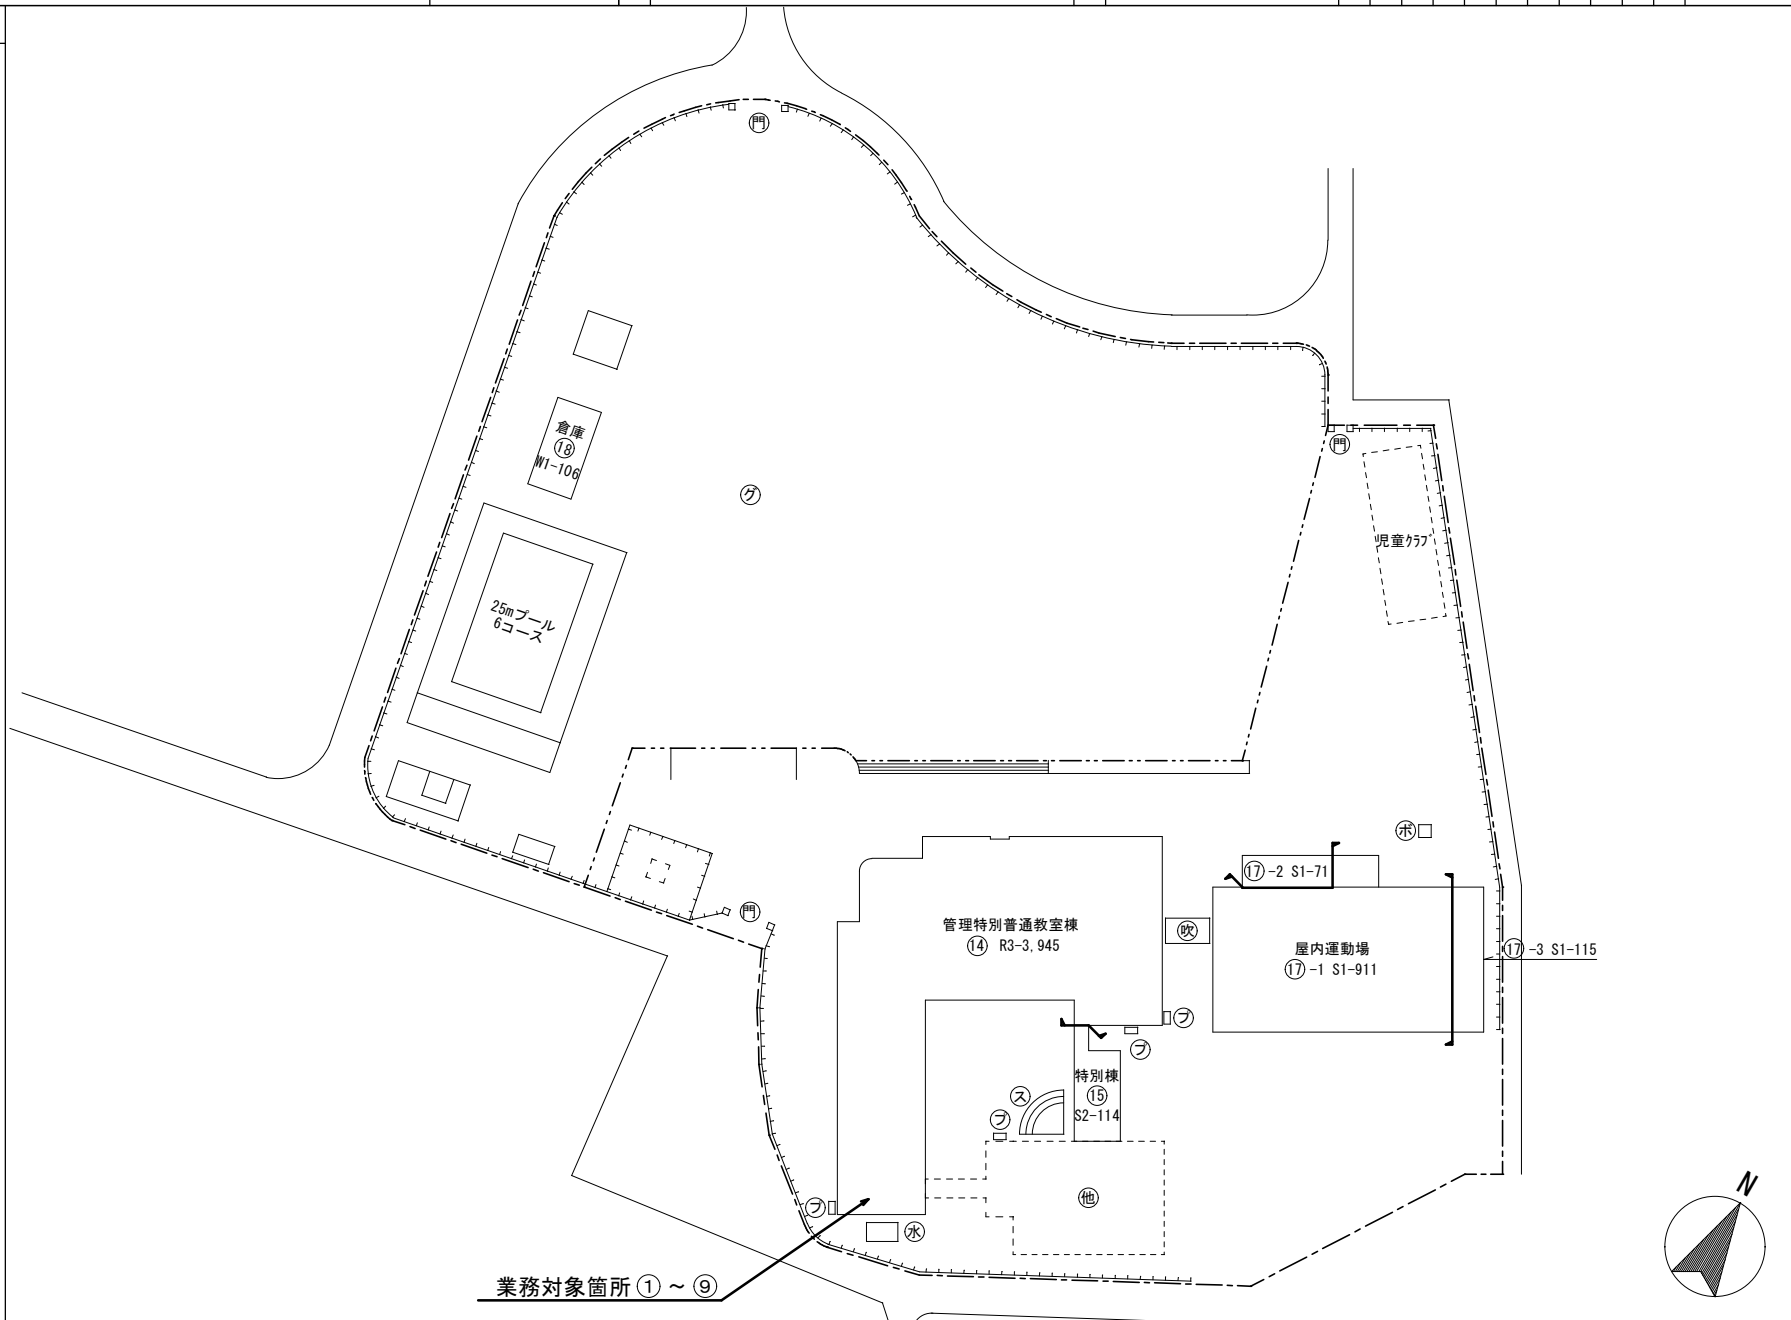

令和6年度

平面図

縮尺

1/600



学校名

川棚小学校

調査番号


(都道府県)

(市町村)


(学校)

整理番号


352010623

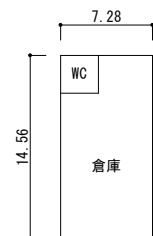

(18)

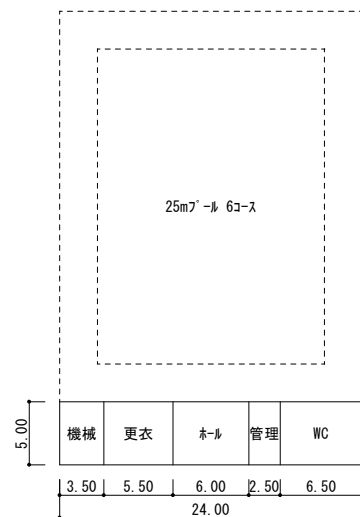

(16) プール専用付属室

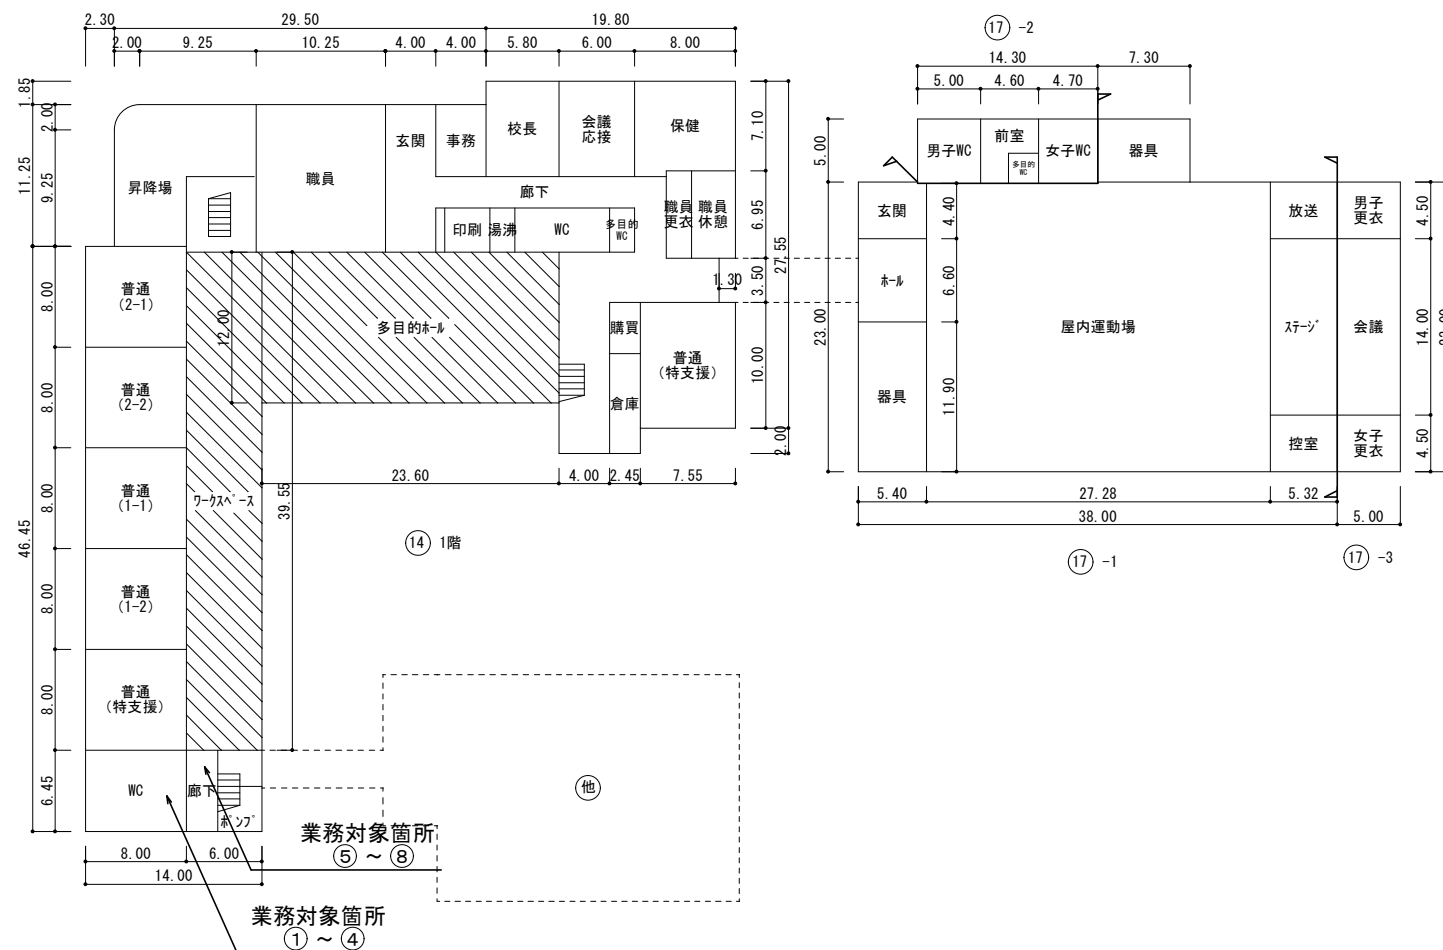

プール専用付属室 120㎡

令和6年度

平面図

縮尺 1/600




学校名

川棚小学校

調査番号


(都道府県)	(市町村)	(学校)	整理番号
35	201	0623	

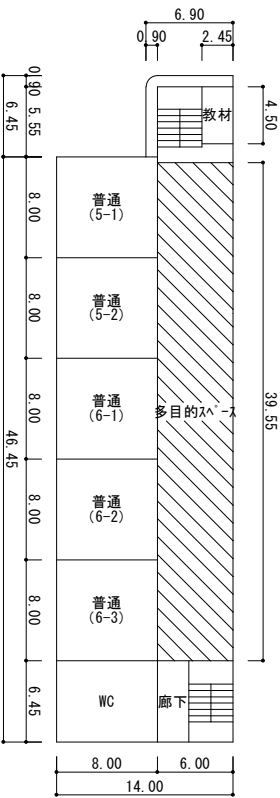

⑭ 3階

業務対象箇所

⑨

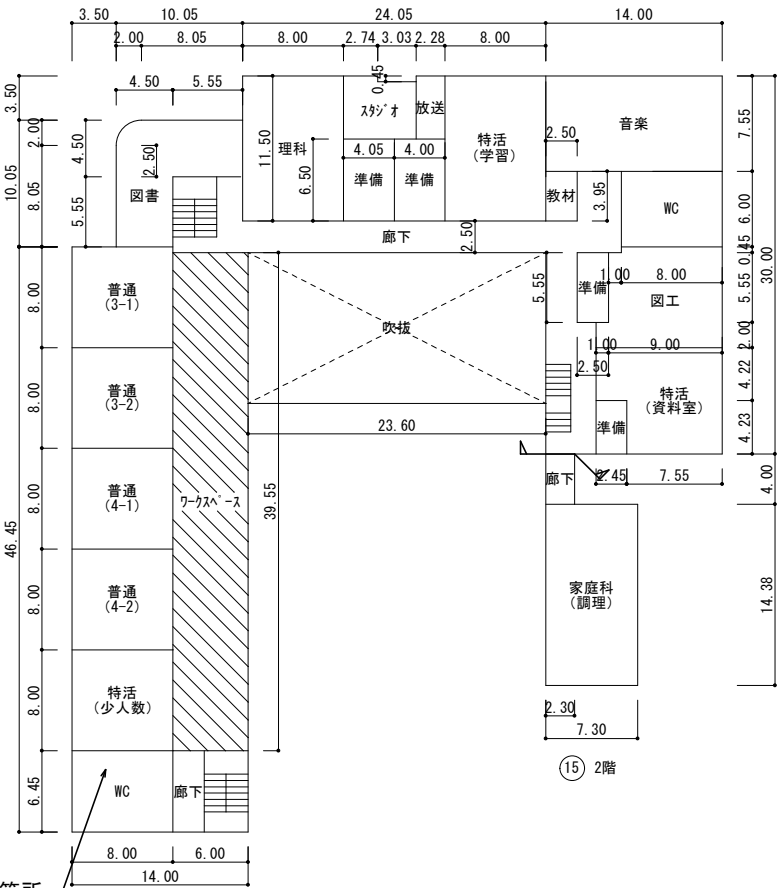

⑭ 2階

令和6年度

配置図

縮尺

1/1,500

0 10 20 30 40 50 60 70

学校名

豊洋中学校

調査番号

(都道府県)

(市町村)

(学校)

整理番号

352014081

凡 例

建物

- 未 未とりこわし建物
- 危 危険建物
- 借 借用建物
- 一時 一時使用建物

建物以外の工作物

- 倉 倉庫
- 吹 吹き抜けの渡り廊下
- 門 正門通用門
- 油 油庫
- 水 ポンプ室
- 自 自転車置場
- 非 非常階段
- フ フジ棚
- 焼 焼却炉
- ハ バックネット
- 屋 屋外運動場
- 電 受変電設備
- 水 受水槽
- フ プロパン庫
- 合 合併処理槽
- 〓 囲障

業務対象箇所①～⑧

特別棟
⑭-1
R2-299⑭-2
R1-42

普通教室棟

⑳ R3-1, 464

昇降場

⑲

R1-101

管理特別教室棟

⑬ R2-1, 431

屋内運動場

⑩-2

S1-598

⑩-1 R1-78

WC

倉庫

倉庫

門

25mプール

6コース

クラブ



令和6年度

平面図

縮尺 1/600
0 10 20 30

学校名

豊洋中学校

調査番号

 


 
 
 



(都道府県) 35

(市町村) 2014

(学校) 081

整理番号

352014081

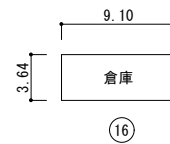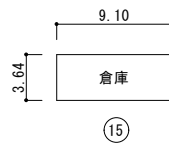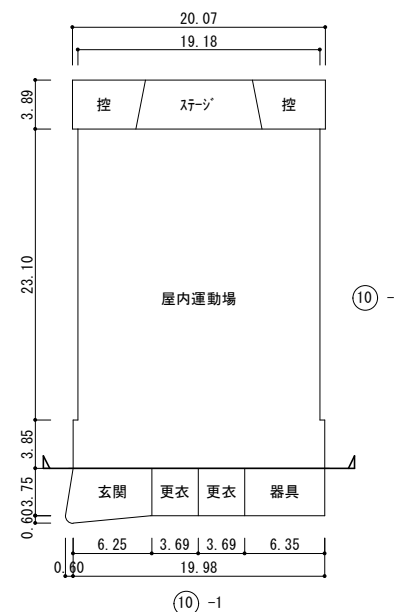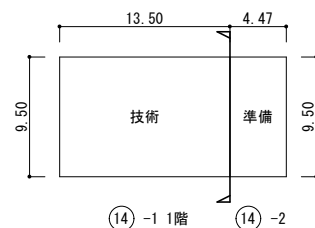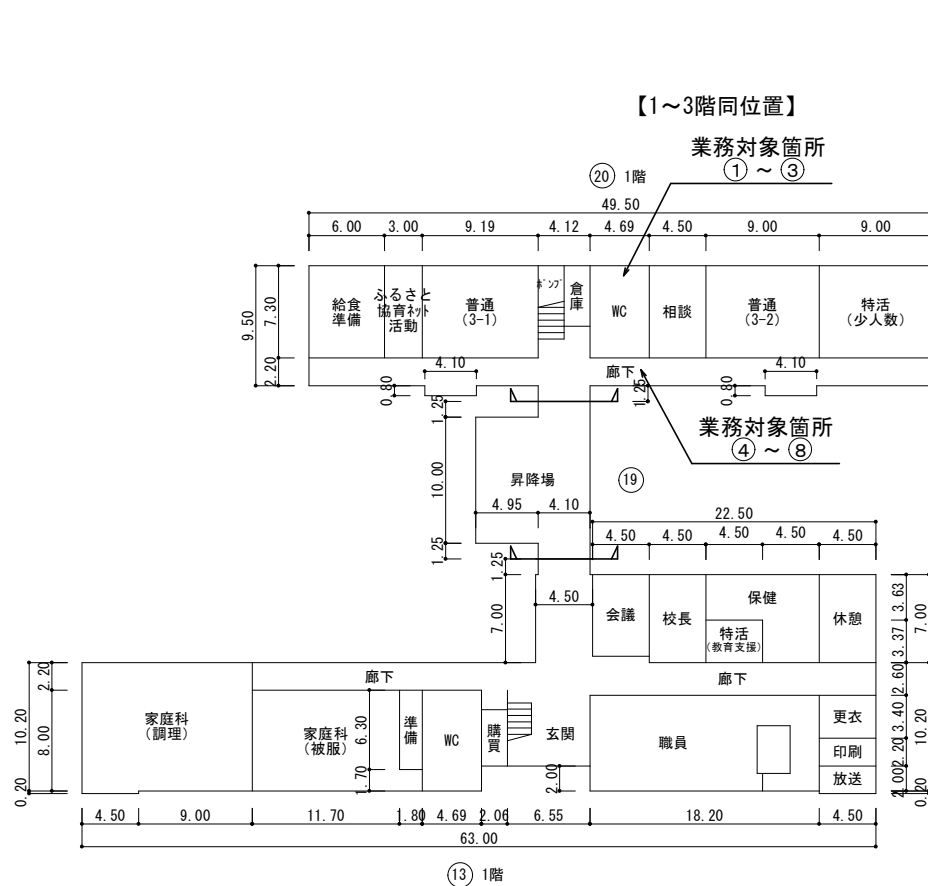


プール専用付属室 89㎡

令和6年度

配置図

 縮尺 1/1,200



学校名

向山小学校

調査番号


(都道府県)		(市町村)		(学校)				整理番号
3	5	2	0	1	0	0	1	9

凡 例

- 建物
- 未 未とりこわし建物
 - 危 危険建物
 - 借 借用建物
 - 一時 一時使用建物
 - 他 学校建物以外の建物

建物以外の工作物

- 倉 倉庫
- 吹 吹き抜けの渡り廊下
- 門 正門通用門
- 動 動物小屋
- 釜 釜場
- 屋 屋外運動場
- 固 固障

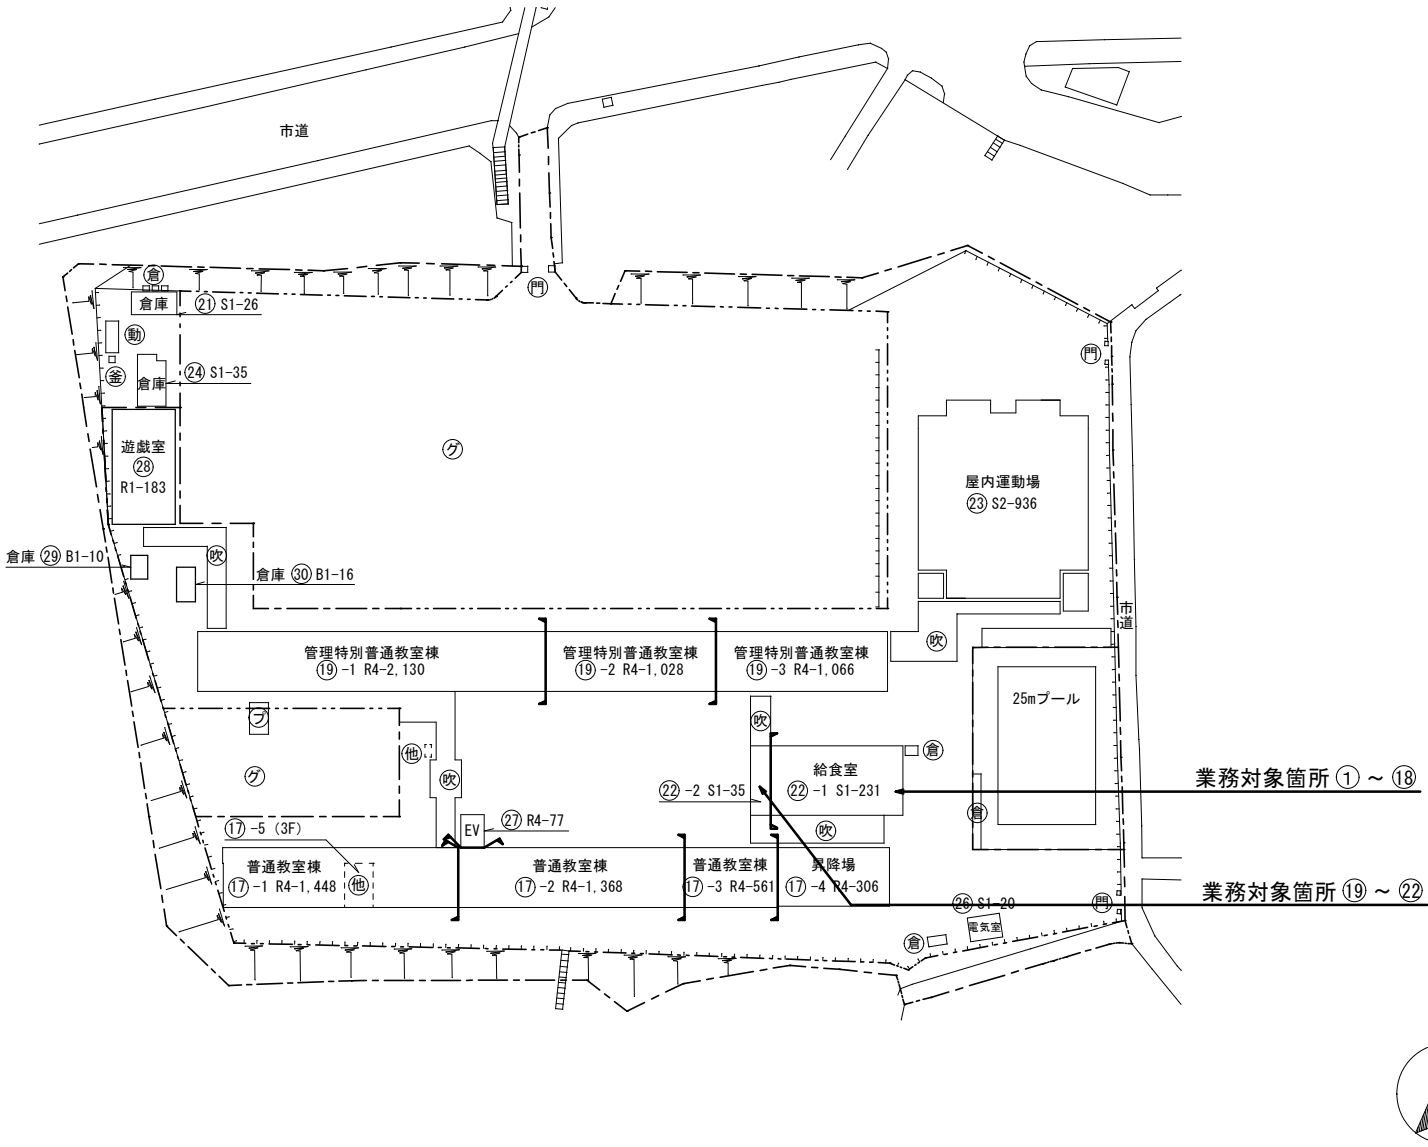


令和6年度

平面図

縮尺

 1/600




学校名

向山小学校

調査番号


(都道府県) 35 (市町村) 201 (学校) 0019

整理番号

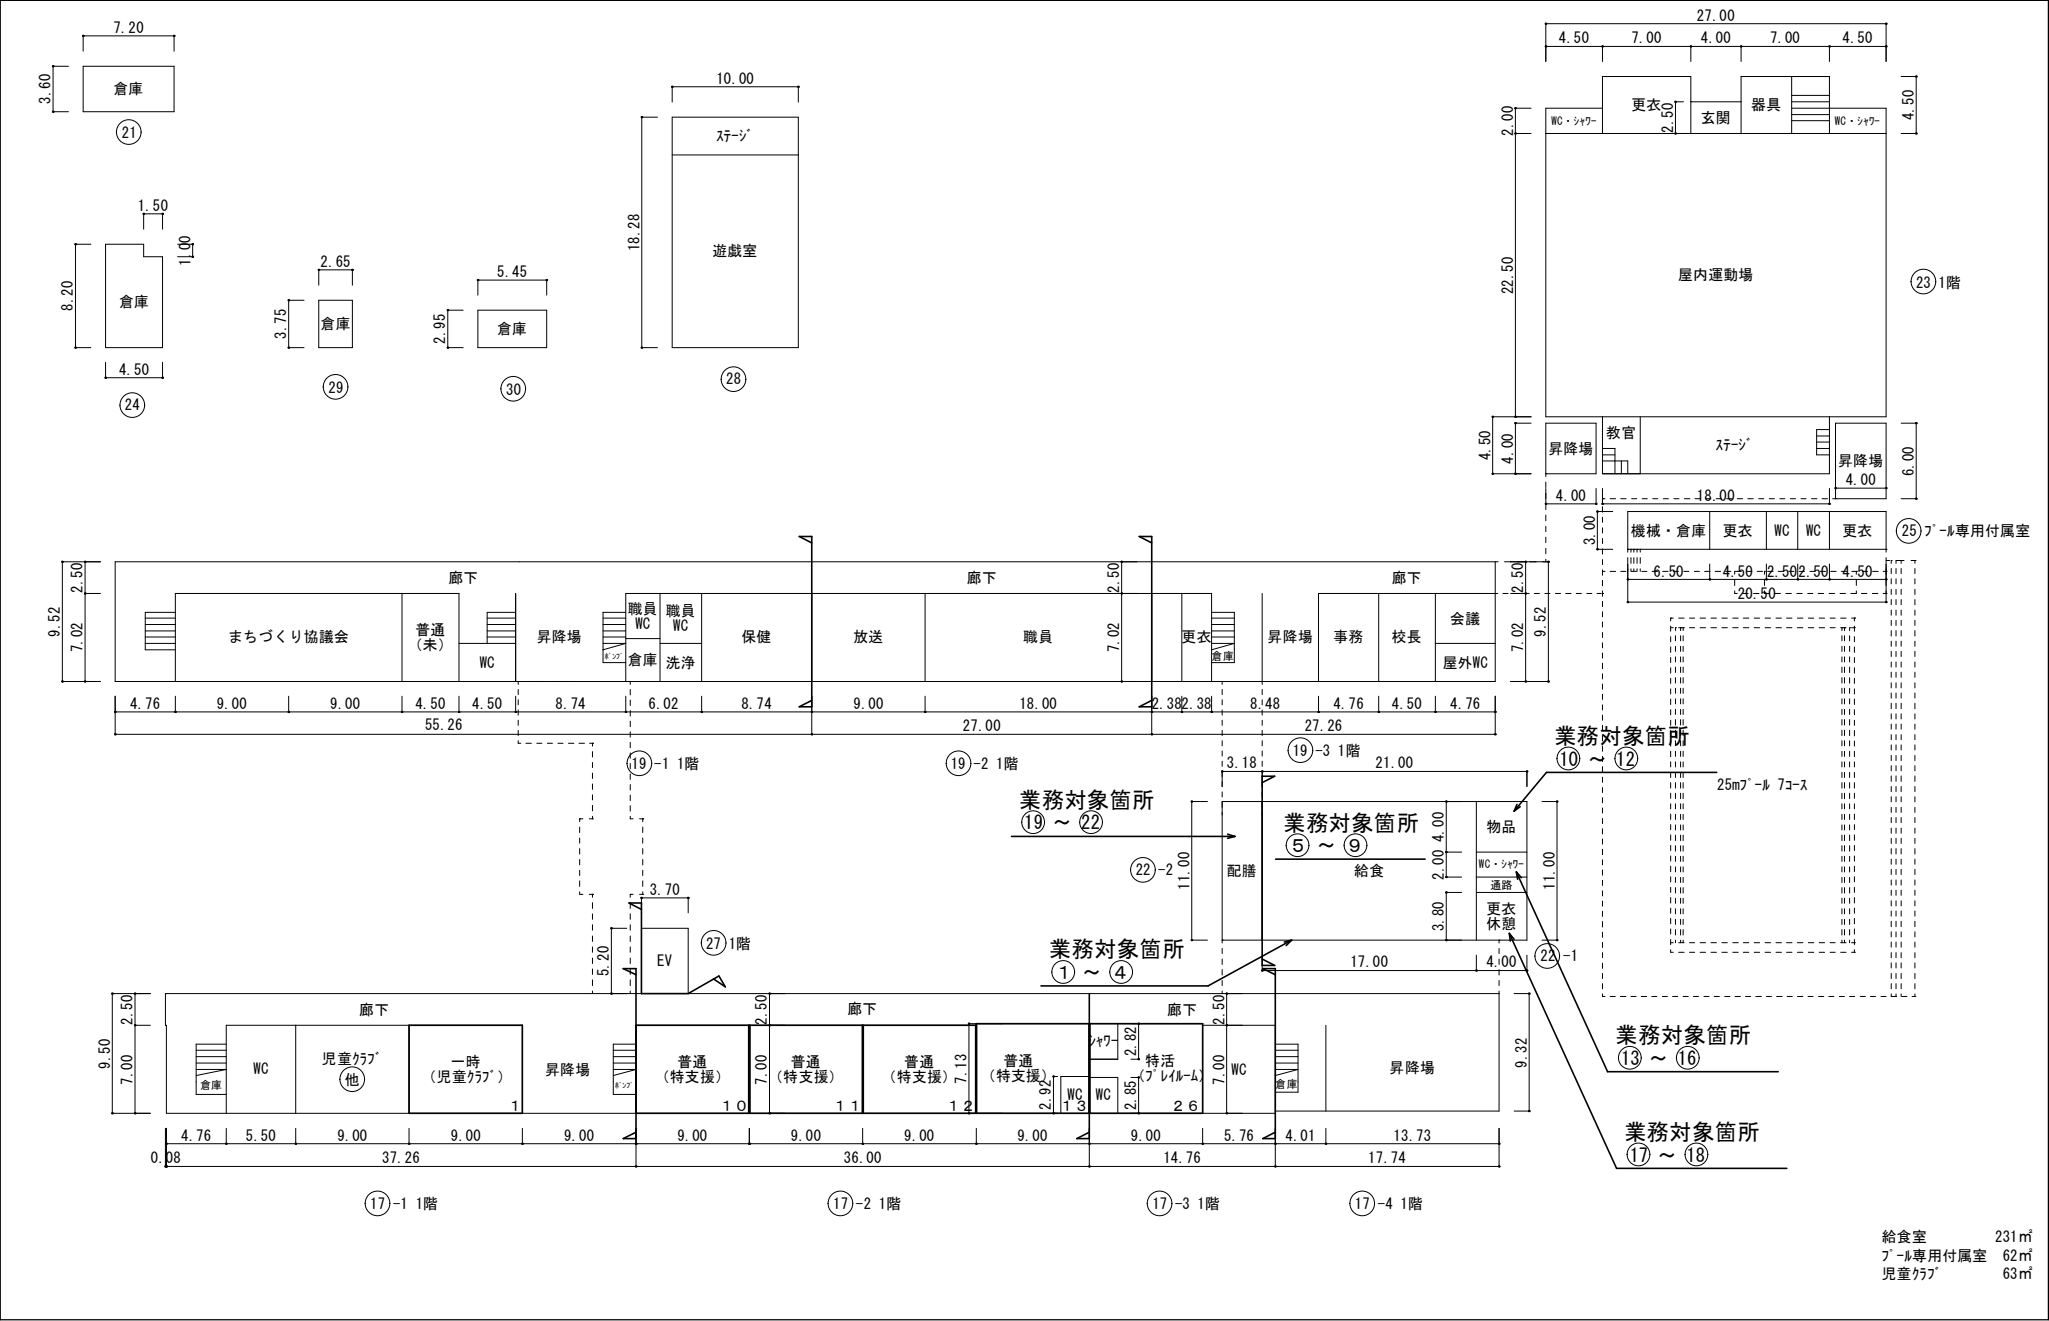

令和6年度

 配置図



学校名	調査番号	(都道府県)	(市町村)	(学校)	整理番号
関西小学校	352010015				

凡 例

建物

 

- ① 未とりこわし建物
- ② 危険建物
- ③ 借用建物
- ④ 一時使用建物

建物以外の工作物

- ⑤ 倉庫
- ⑥ 吹き抜けの渡り廊下
- ⑦ 正門通用門
- ⑧ 動物小屋
- ⑨ 非常階段
- ⑩ 池
- ⑪ フジ棚
- ⑫ バックネット
- ⑬ 屋外運動場
- ⑭ 受変電設備
- ⑮ 囲障

業務対象箇所 ⑮～⑲

業務対象箇所 ①～⑮

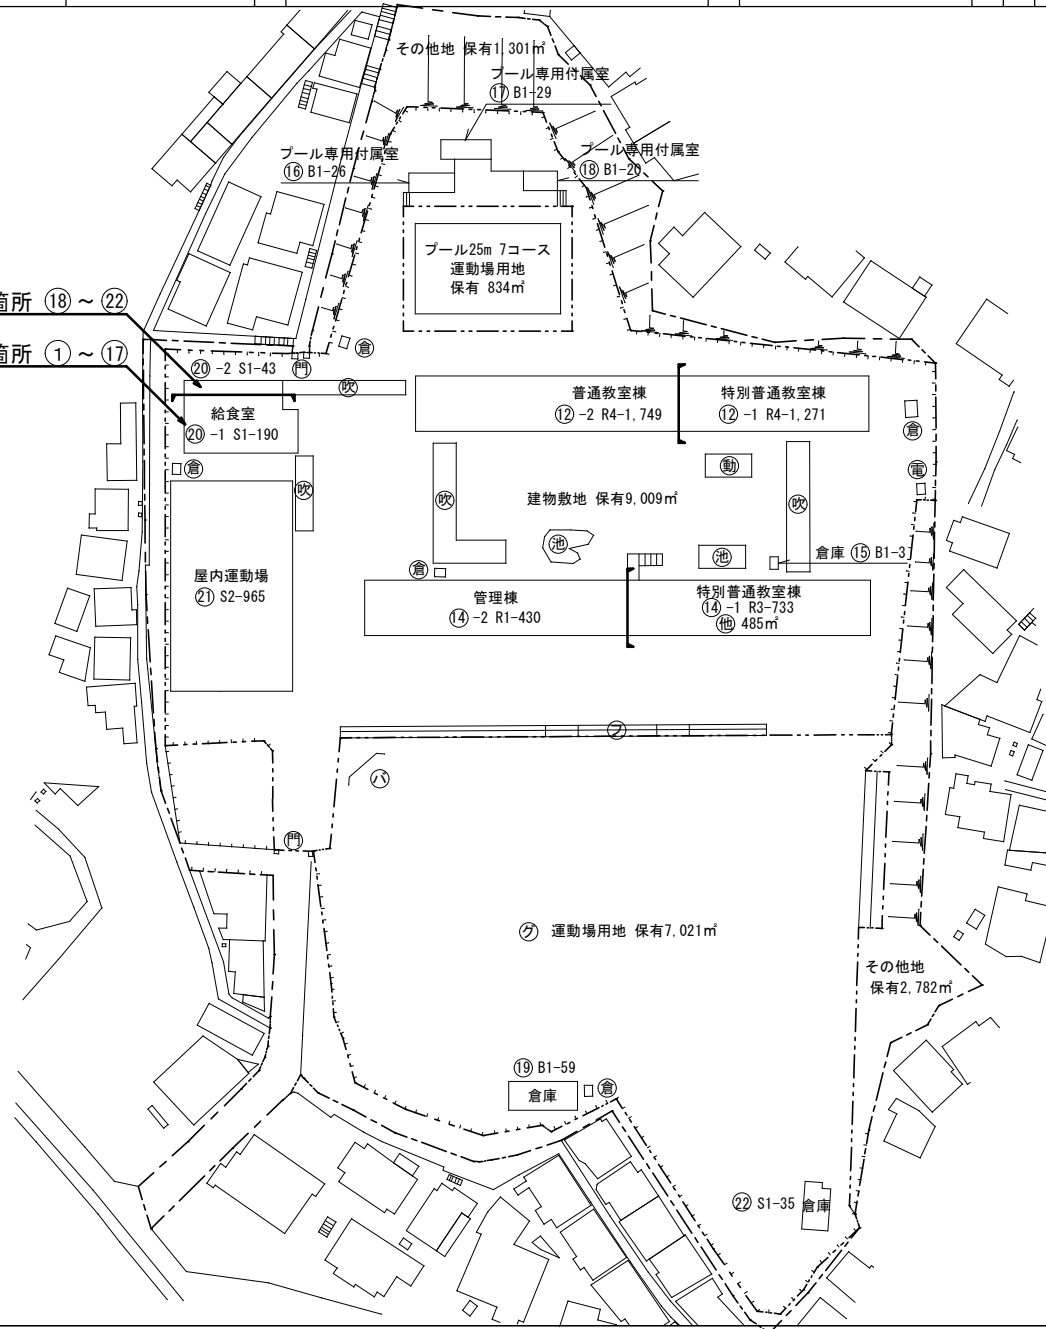

令和6年度

平面図

縮尺

1/600



学校名

関西小学校


調査番号

(都道府県) 352010015

(市町村)

(学校)

整理番号

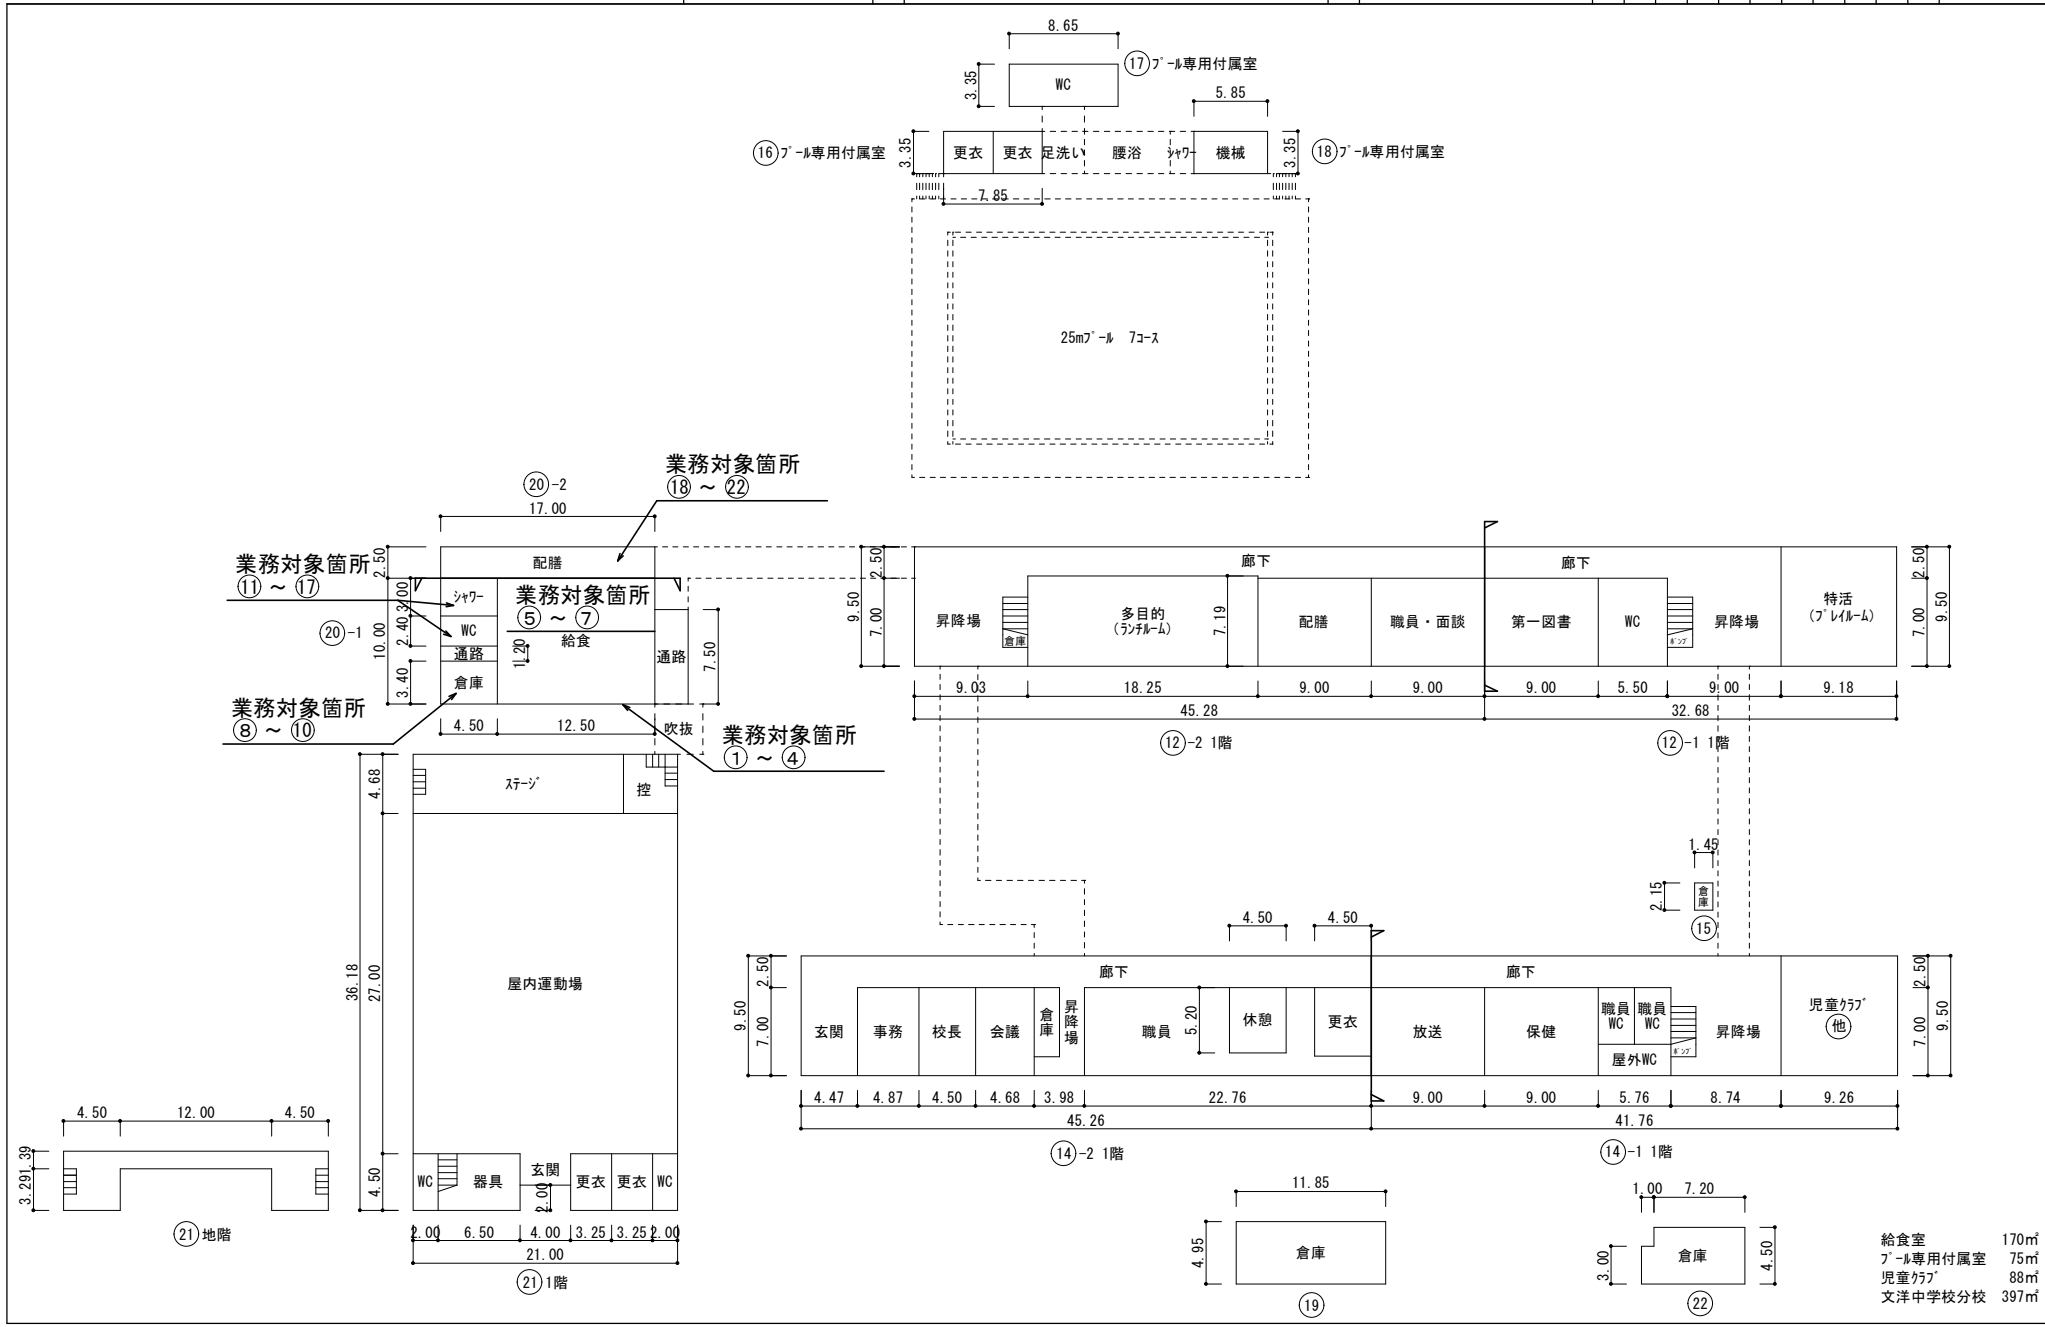

令和6年度

配置図

縮尺 1/1,200

0 10 20 30 40 50 60

学校名

垢田小学校

調査番号

(都道府県)

(市町村)

(学校)

整理番号

352010042


凡 例

建物

- ⊕ 未とりこわし建物
- ⊖ 危険建物
- ⊙ 借用建物
- ⊖ 一時使用建物
- ⊖ 学校建物以外の建物

建物以外の工作物

- 倉 倉庫
- 吹 吹き抜けの渡り廊下
- 門 正門通用門
- 動 動物小屋
- 温 温室
- ハ バックネット
- ク 屋外運動場
- 電 受変電設備
- 水 受水槽
- 罫 罫障

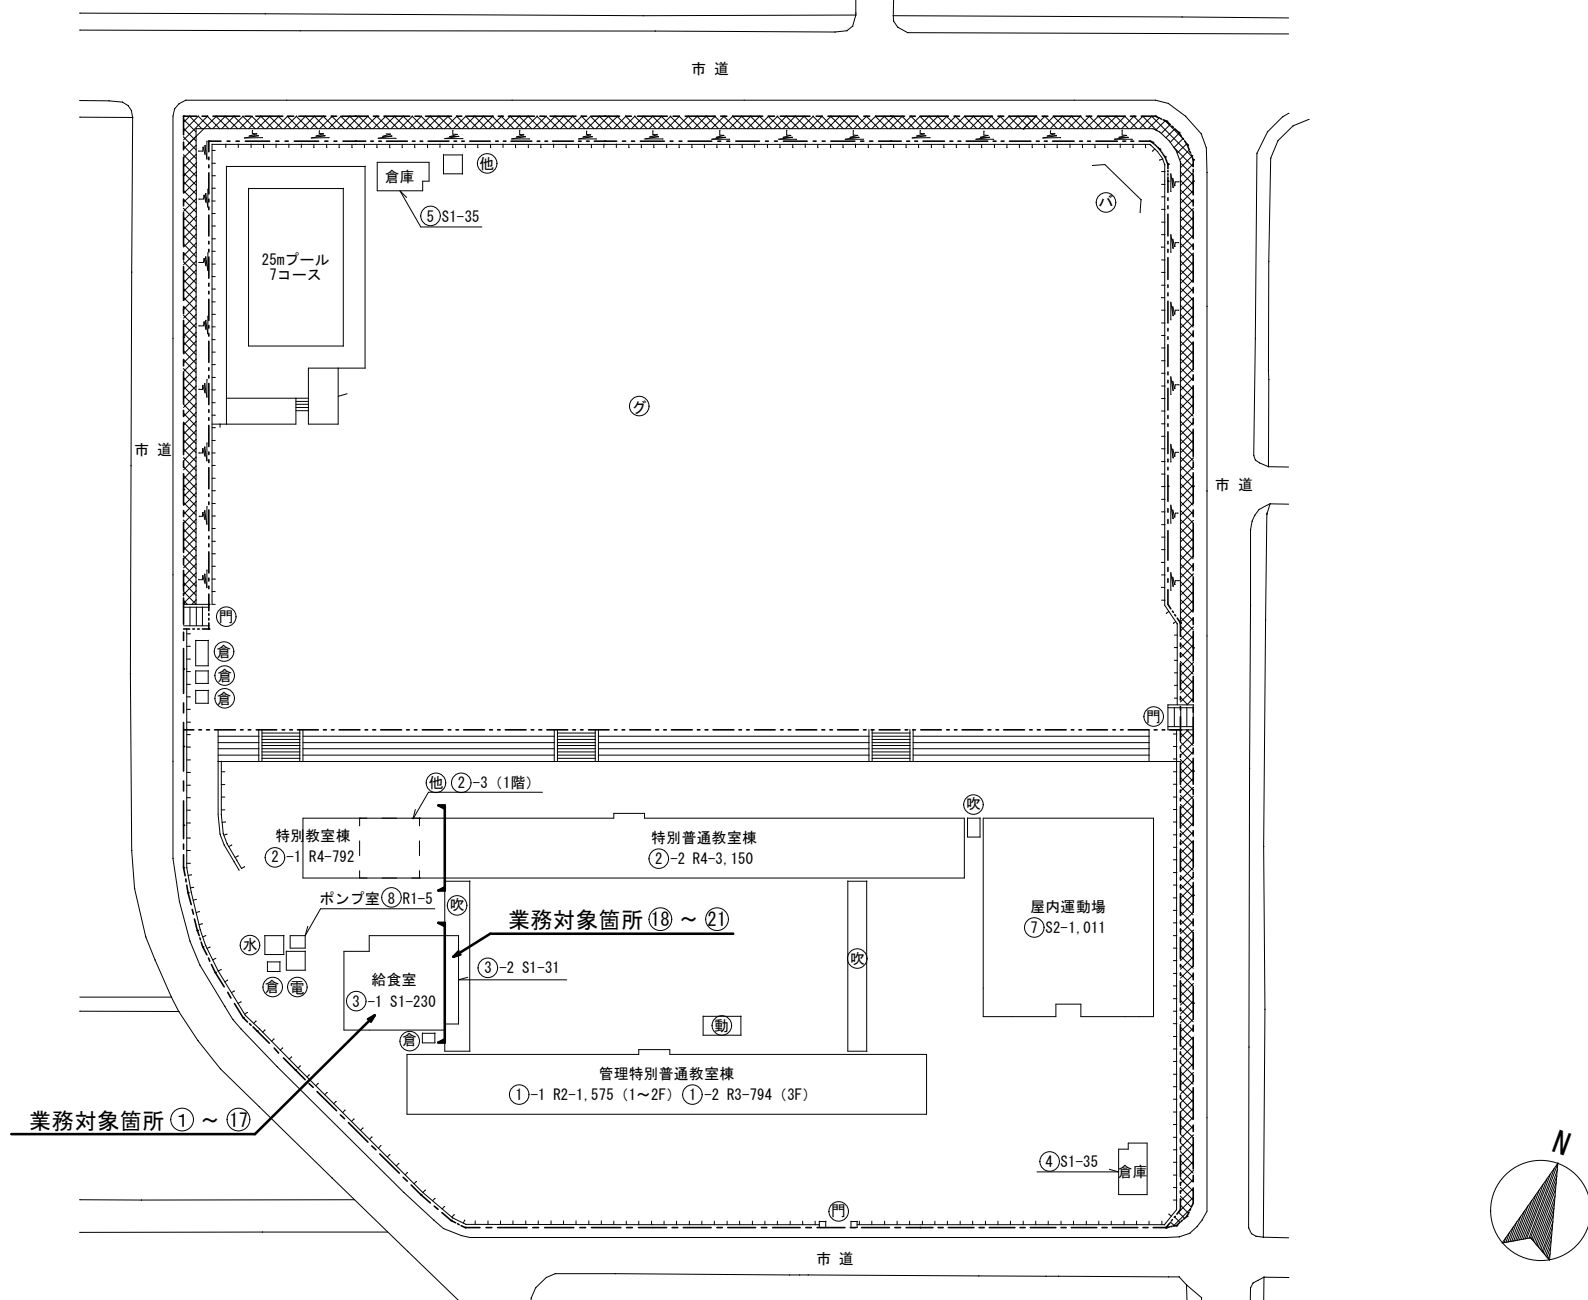

令和6年度

平面図

縮尺

1/600

0 10 20 30

学校名


垢田小学校

調査番号

(都道府県) (市町村) (学校)

整理番号

352010042

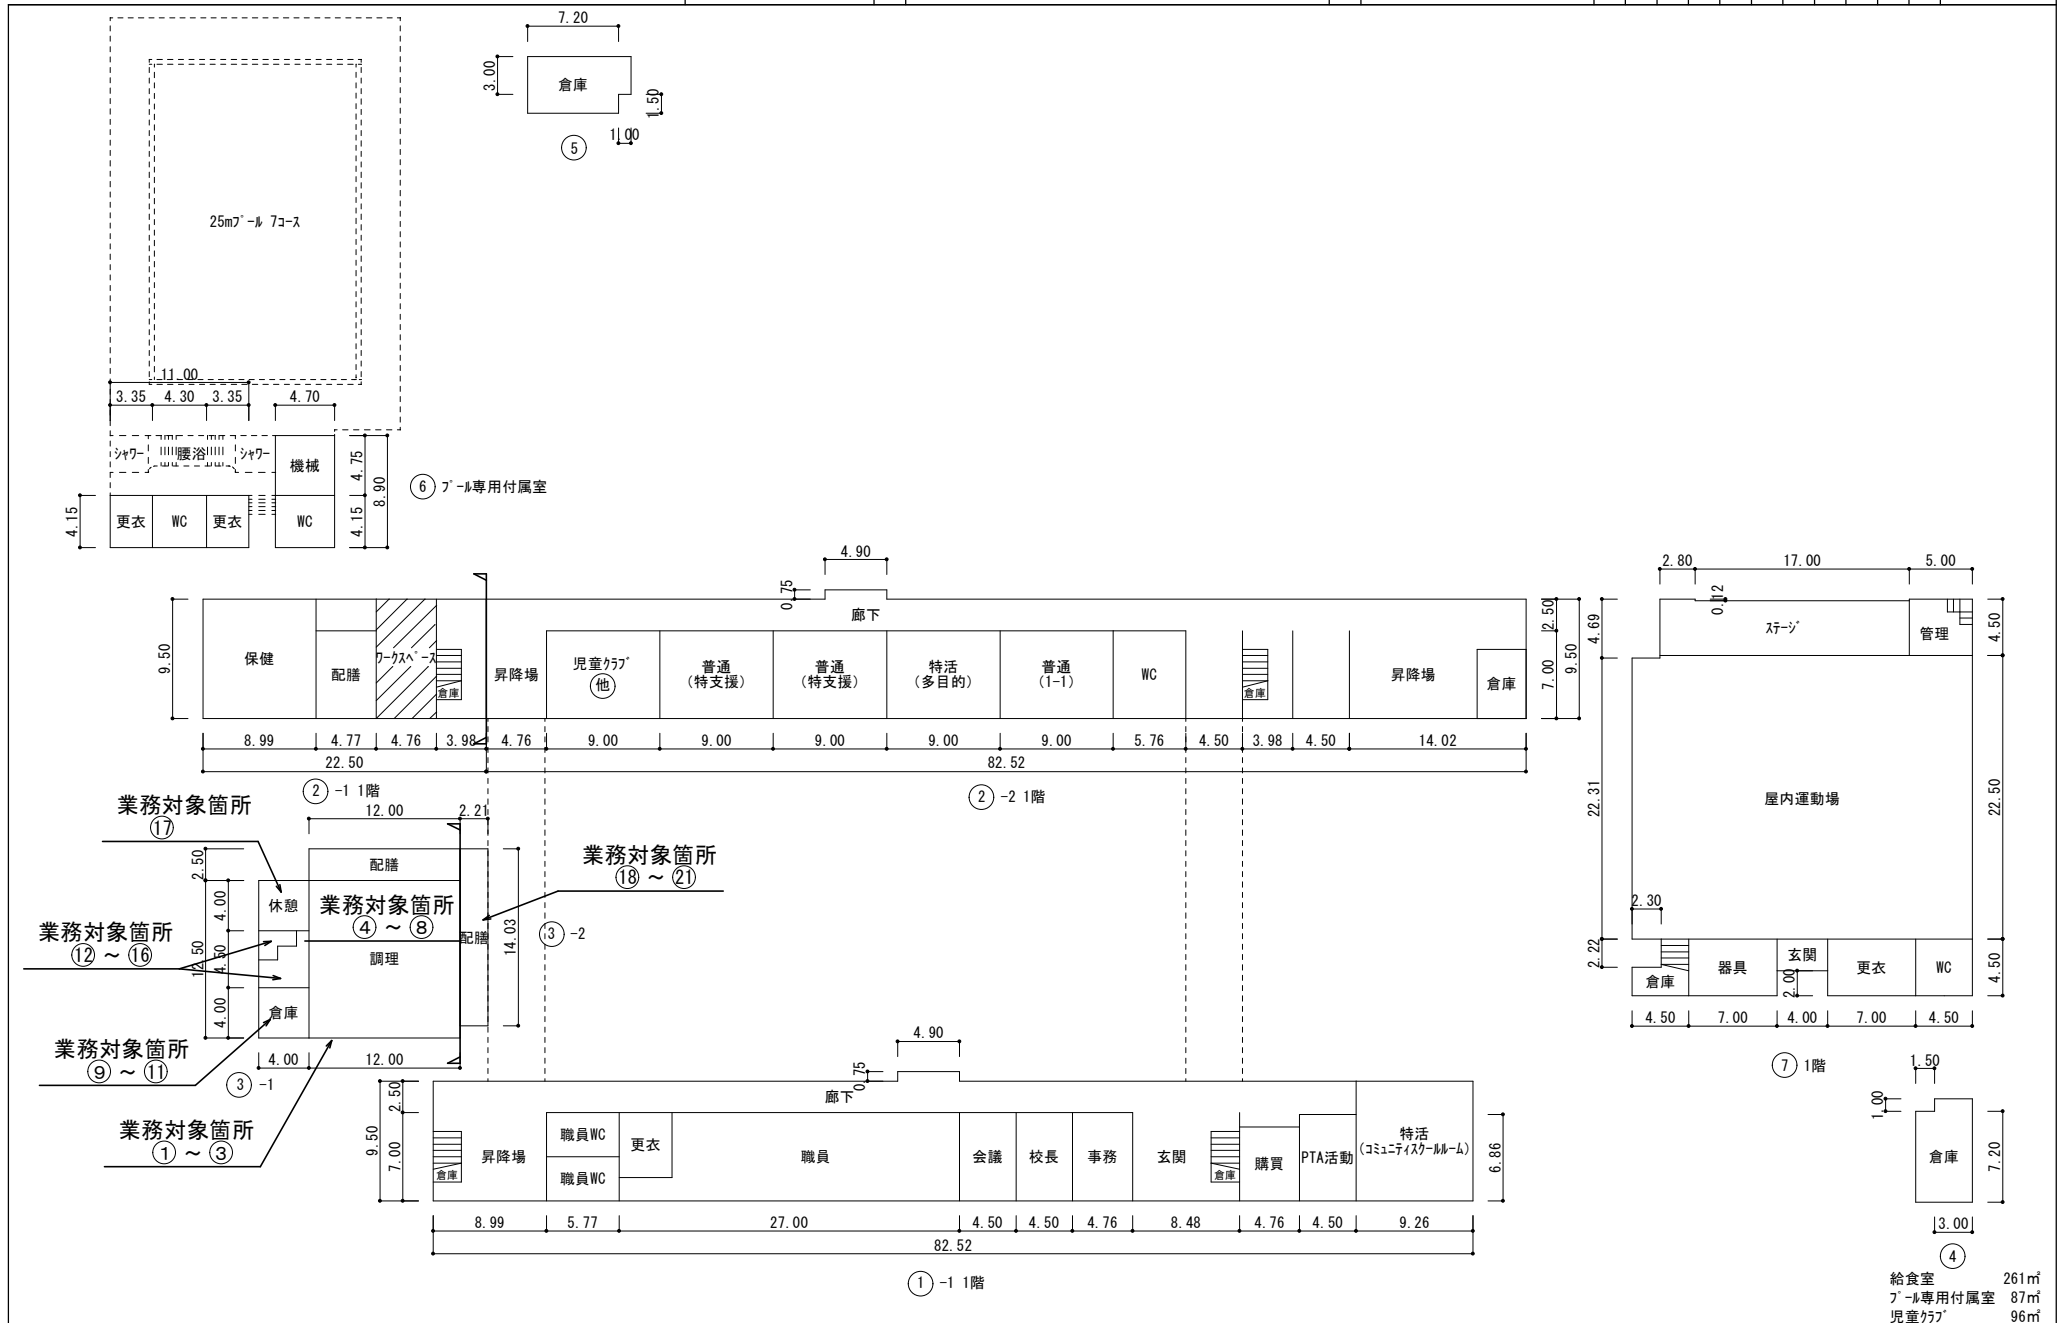

令和6年度

配置図

縮尺 1/1,300

0 10 20 30 40 50 60

学校名

長府小学校

調査番号

(都道府県) (市町村) (学校)
352010040

整理番号


凡 例

建物

- ⊕ 未とりこわし建物
- ⊖ 危険建物
- ⊖ 借用建物
- ⊖ 一時使用建物
- ⊖ 学校建物以外の建物

建物以外の工作物


- 倉庫
- 吹き抜けの渡り廊下
- 正門通用門
- 動物小屋
- 温室
- 相撲場
- フジ棚
- ゴミ置き場
- バックネット
- 屋外運動場
- 受変電設備
- 受水槽
- 囲障

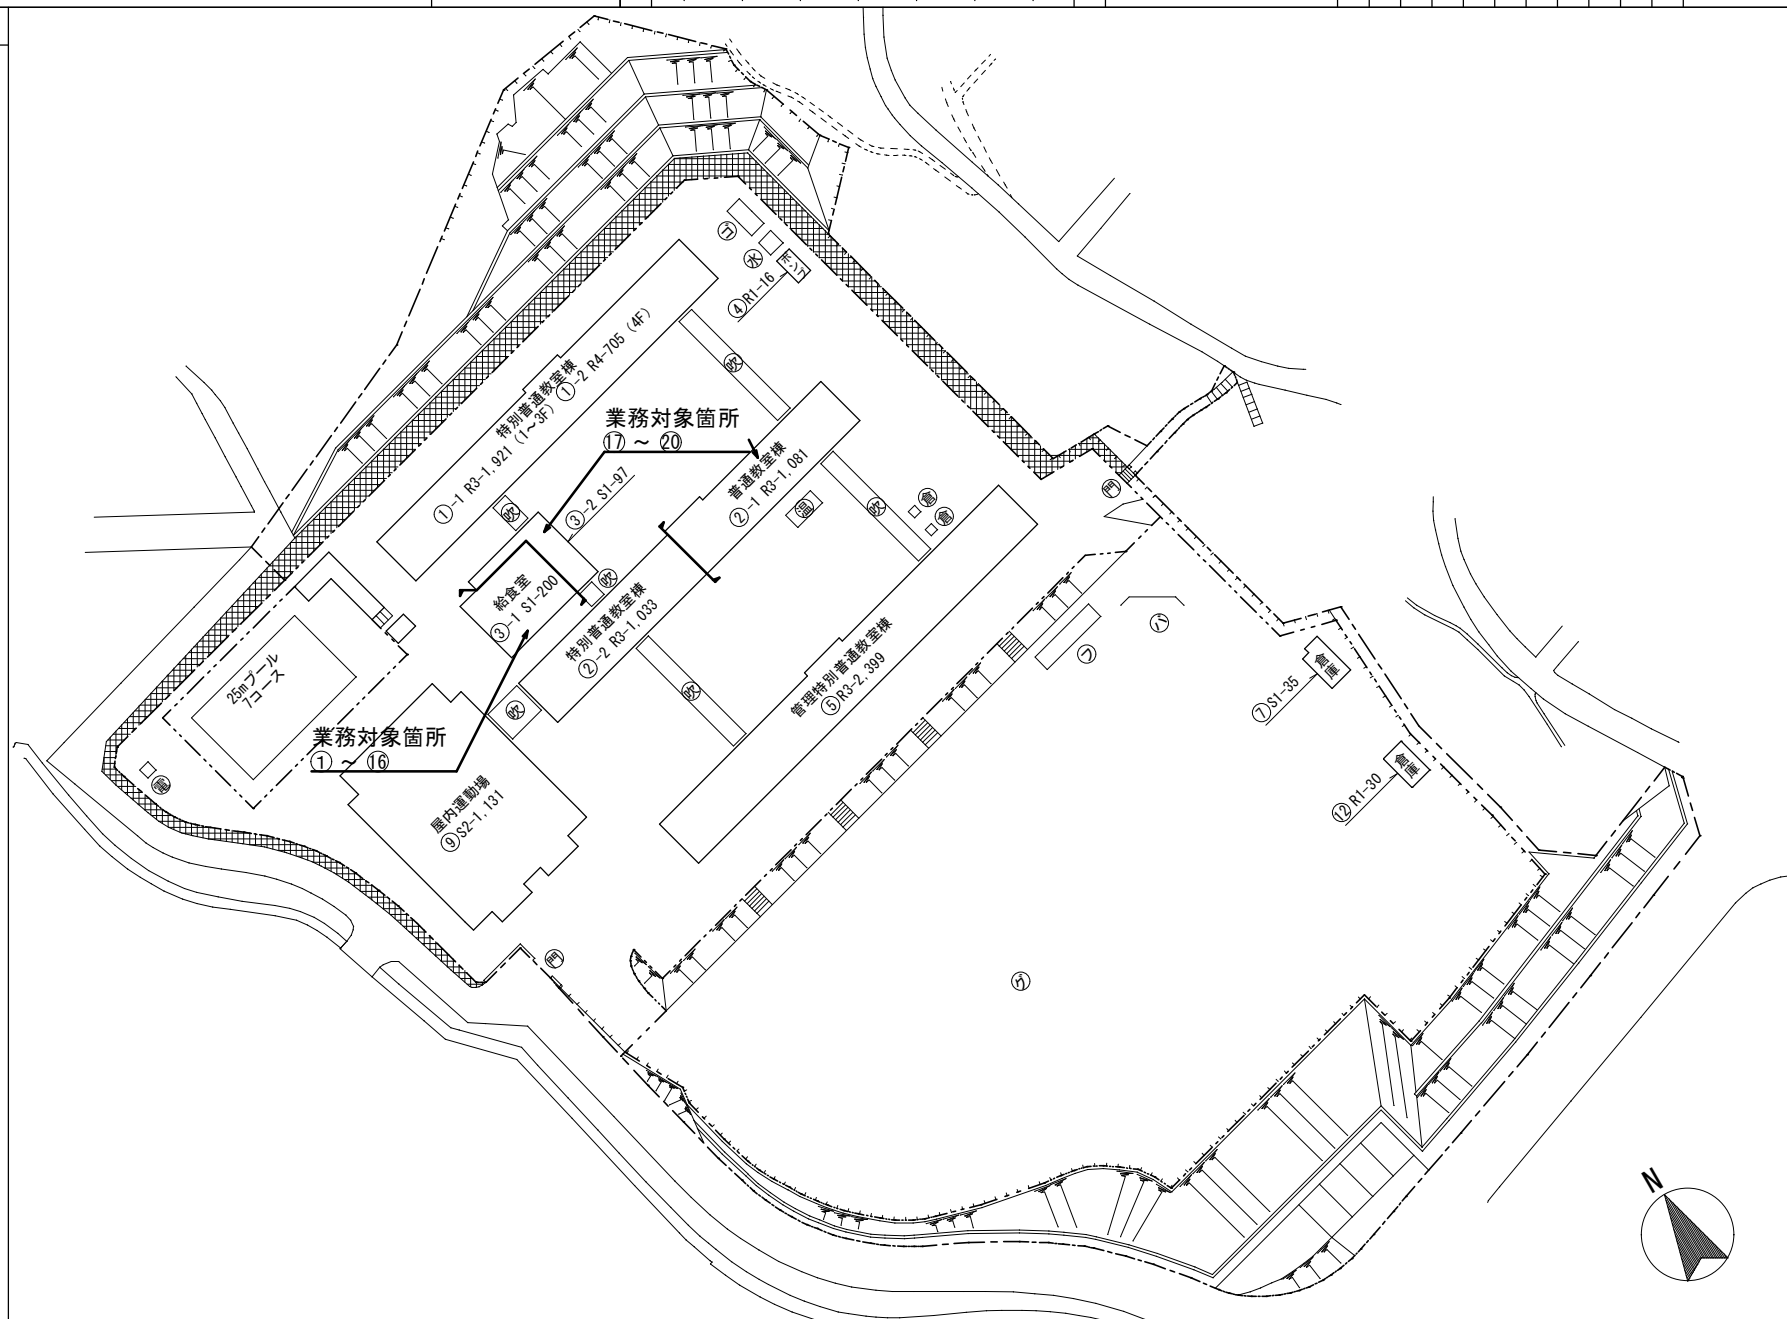

令和6年度

平面図

 
縮尺 1/600



学校名

長府小学校

調査番号	(都道府県)	(市町村)	(学校)	整理番号
352010040				

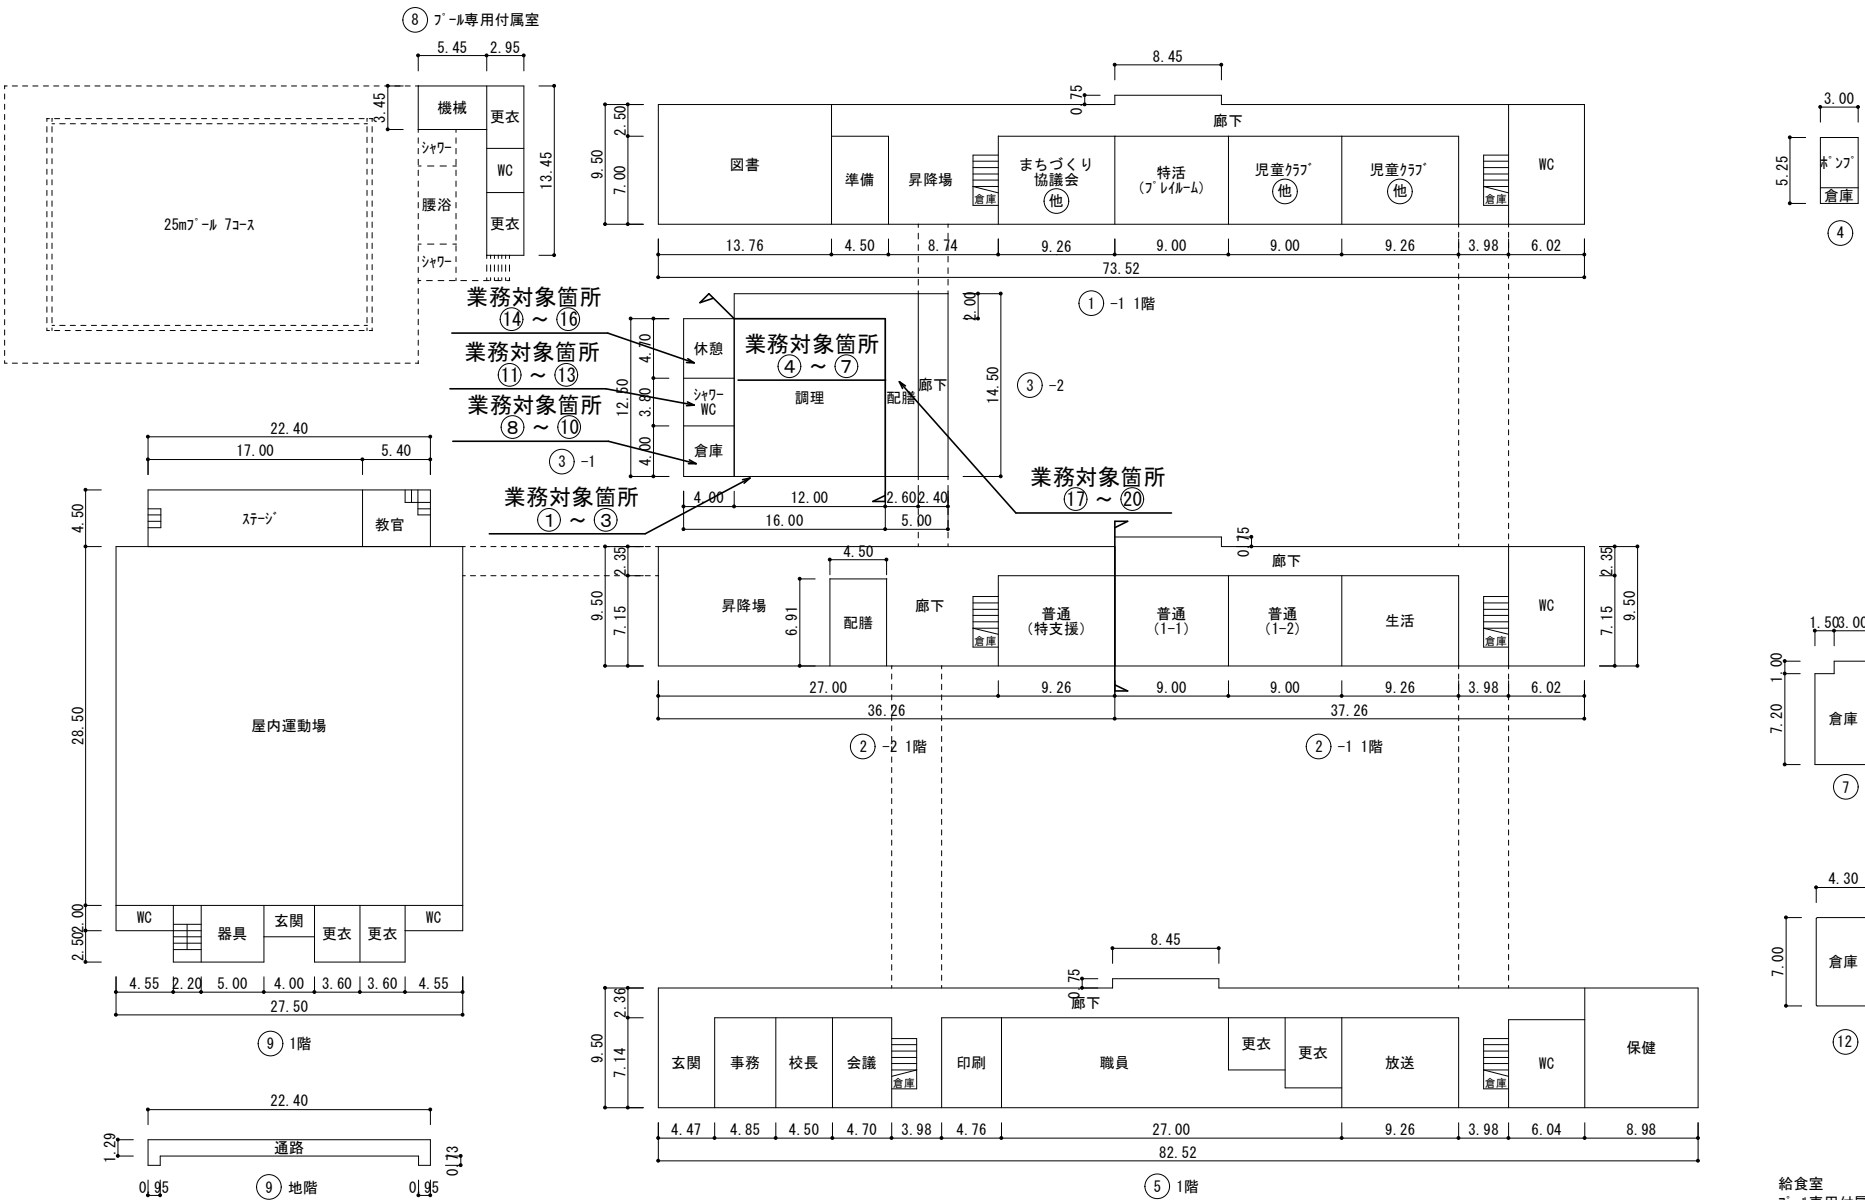

給食室	262㎡
プール専用付属室	58㎡
児童クラブ	128㎡
まちづくり協議会	65㎡