


別図1

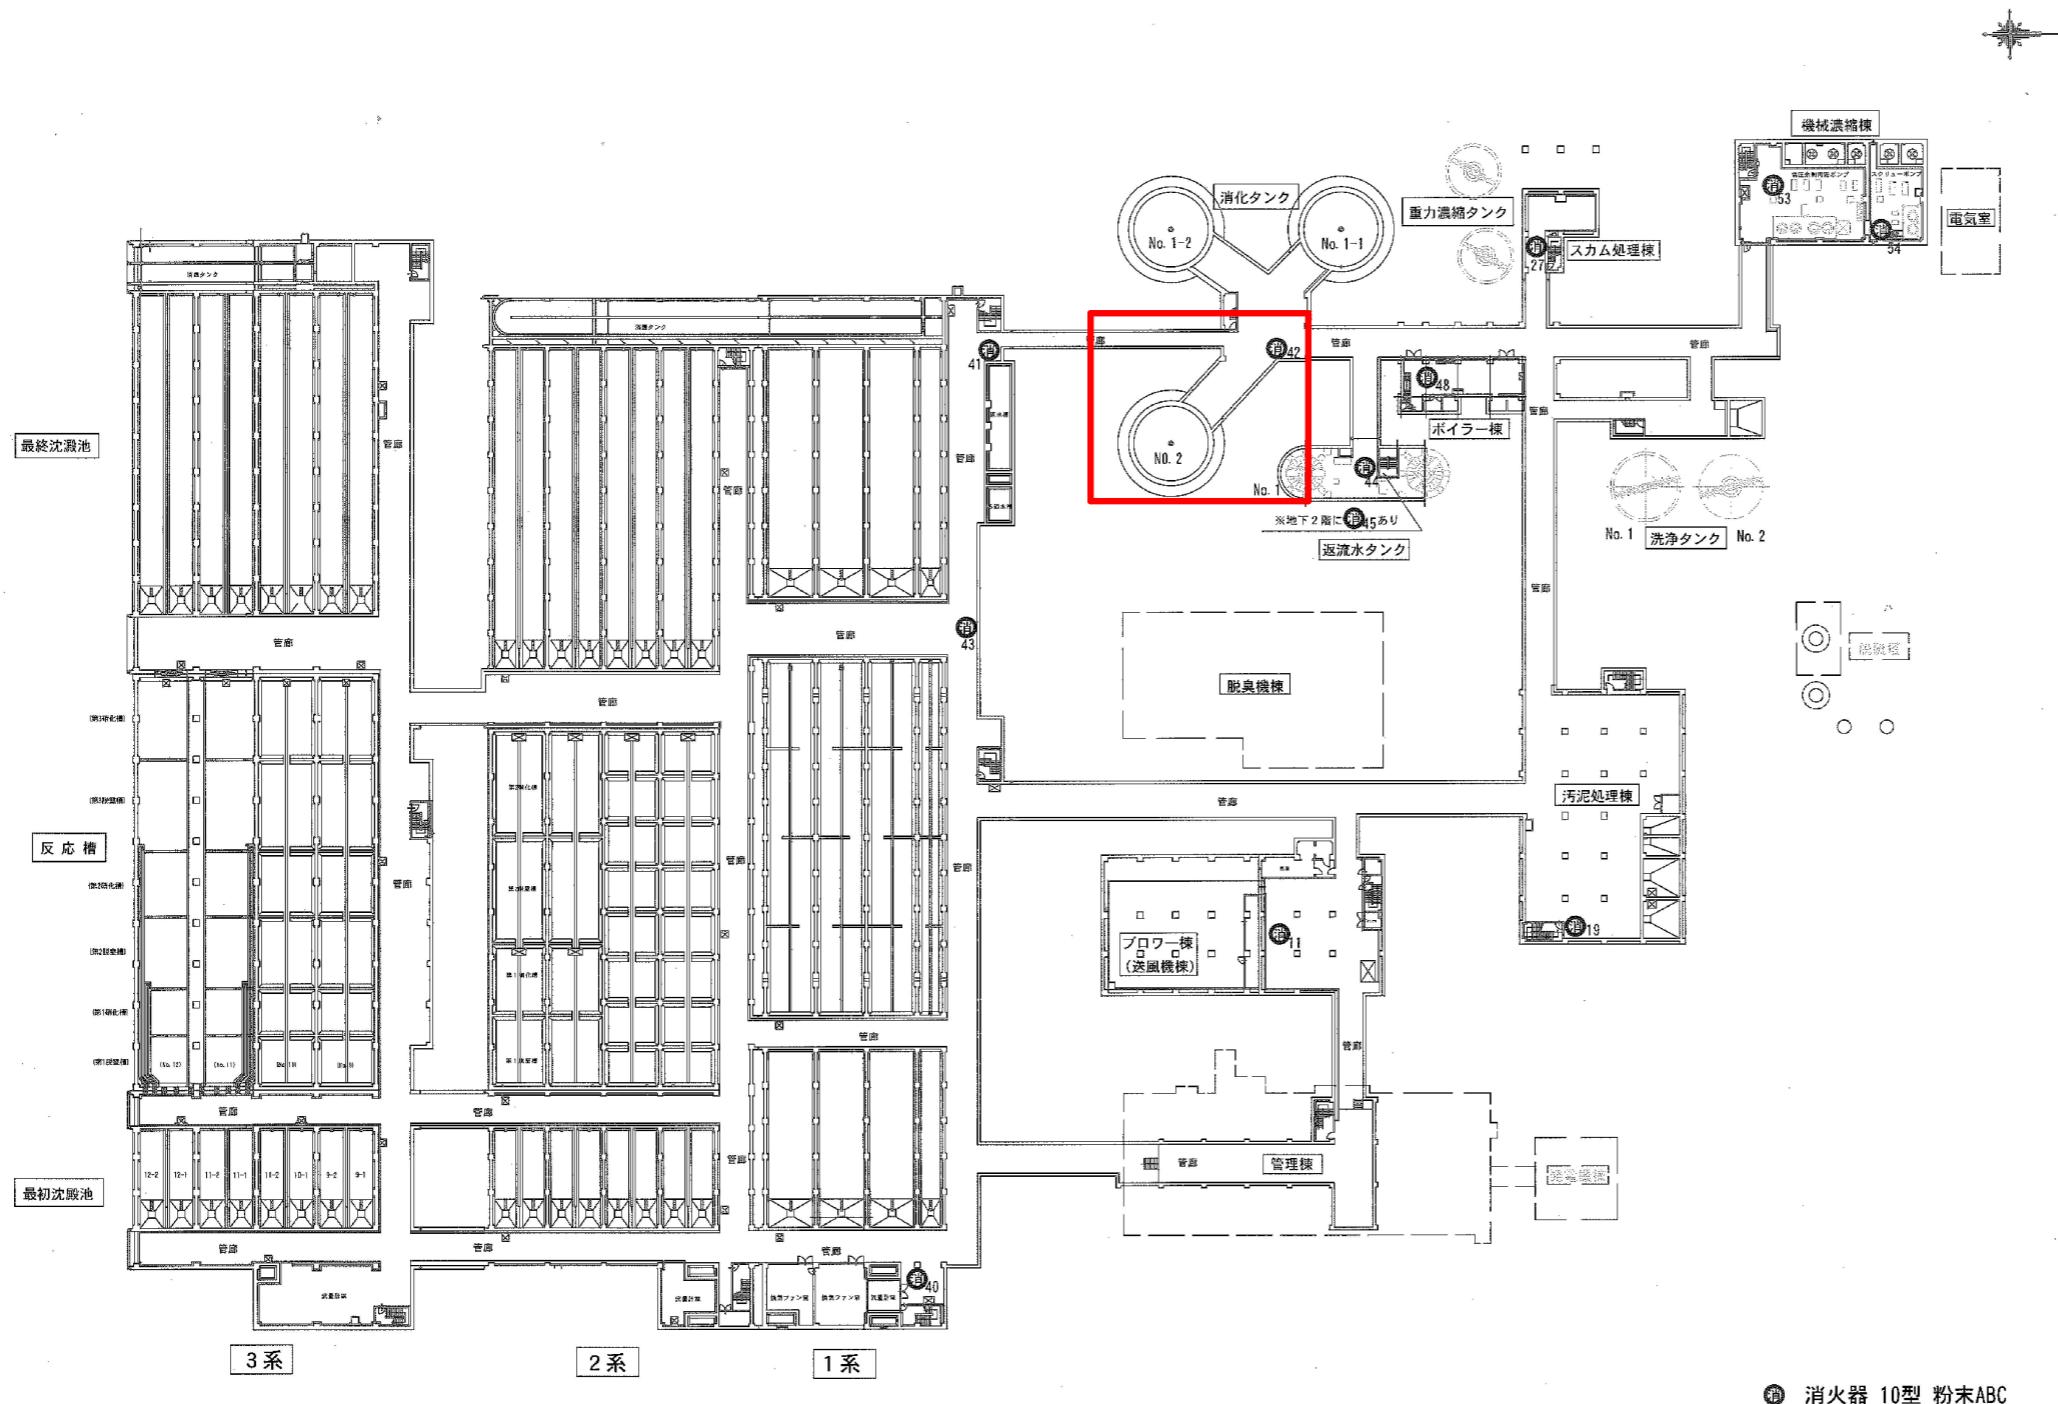

● 消火器 10型 粉末ABC


設計図 : 実施箇所

(全4枚のうち1枚目)

件名	山陰終末処理場消化タンク脱離液配管清掃業務			
図名	地下1階平面図			
課長	課長補佐	係長	係	縮尺
作図年度				
下関市上下水道局				図番

別図2


消化タンク断面図

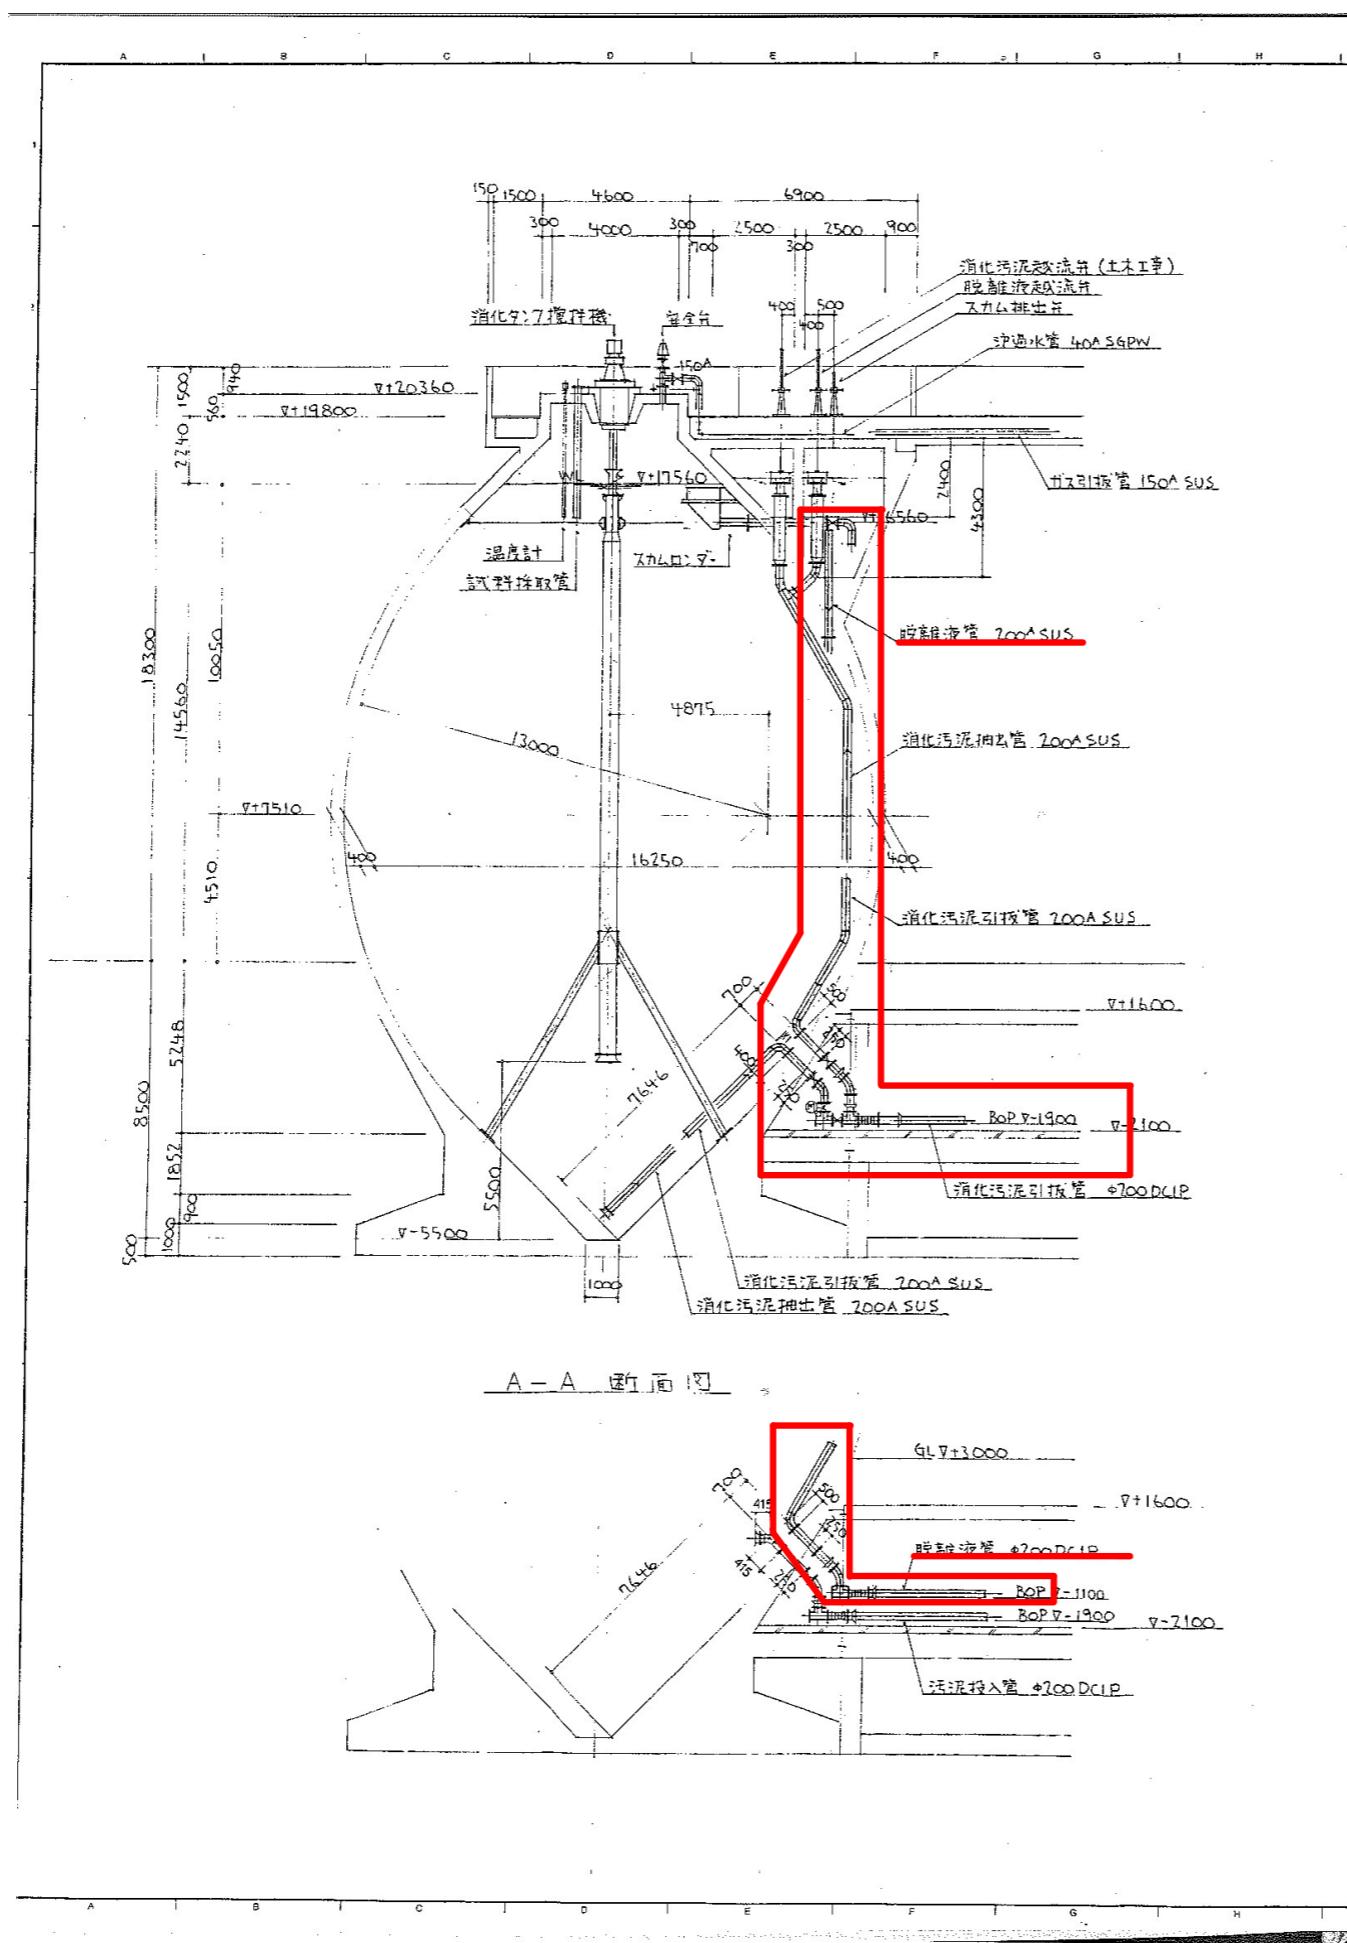設計図 : 実施箇所

(全4枚のうち2枚目)

件名	山陰終末処理場消化タンク脱離液配管清掃業務			縮尺
図名	消化タンク断面図			
課長	課長補佐	係長	係	
				作図年度
下関市上下水道局			図番	

別図3

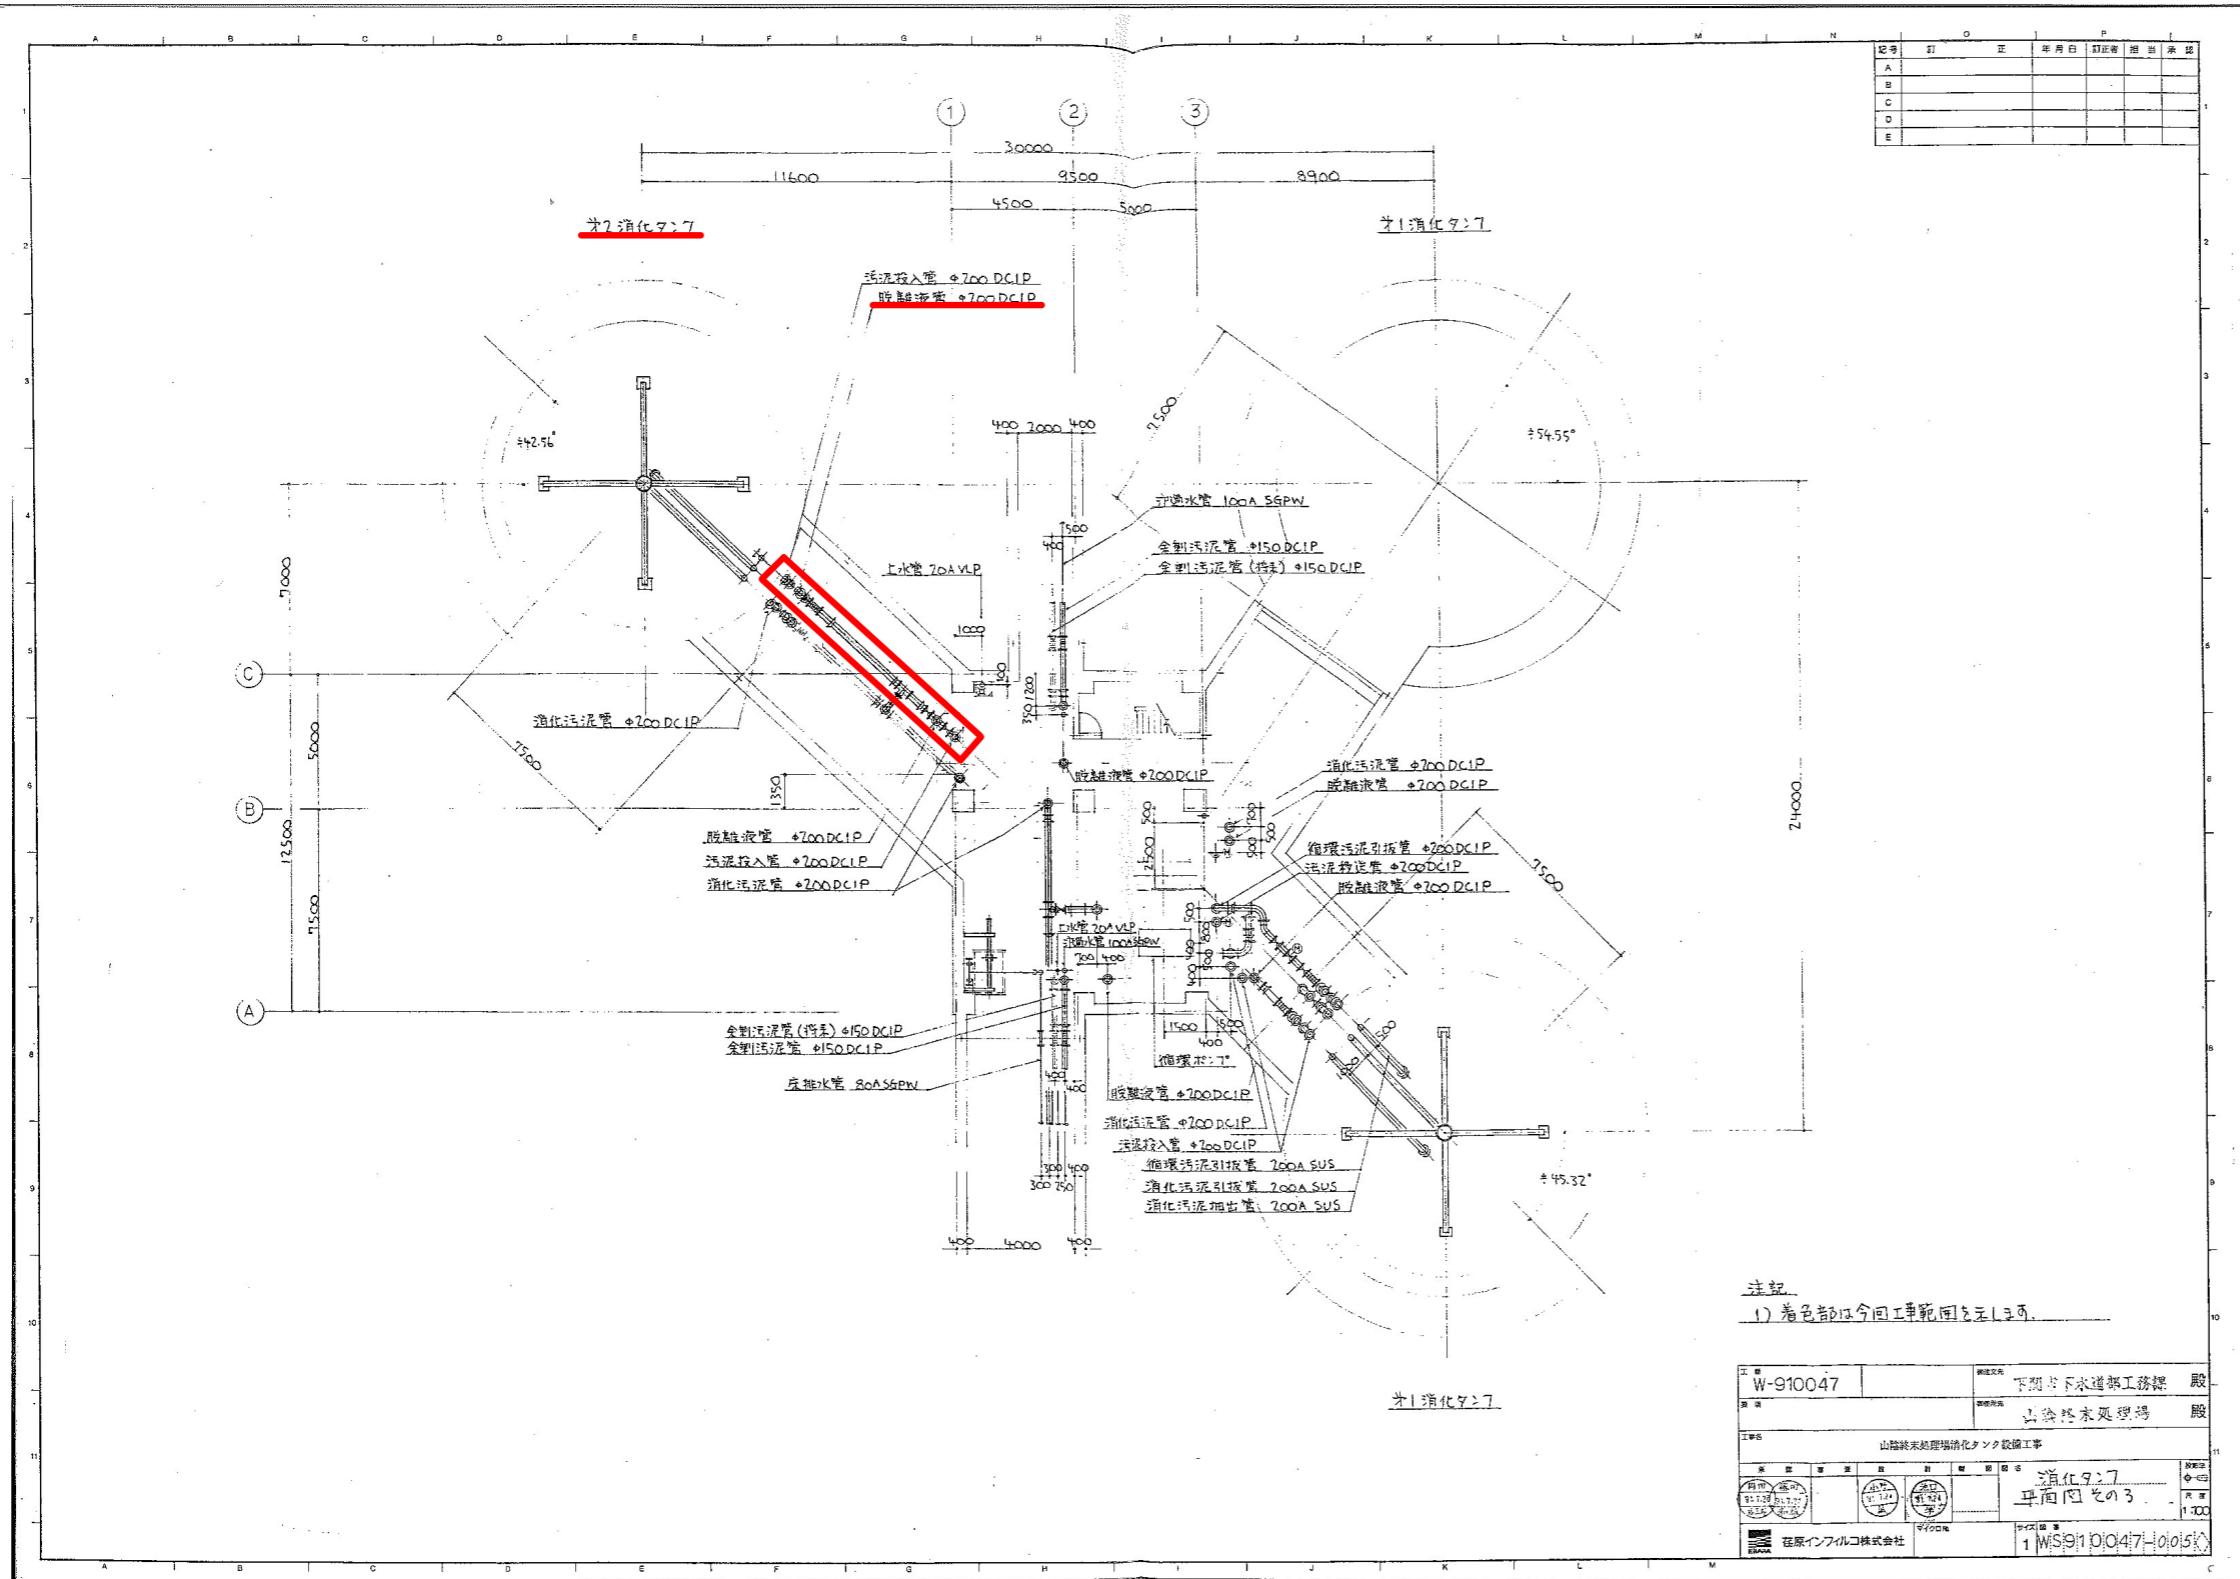


消化タンク平面図

設計圖

(全4枚のうち3枚目)

件名	山陰終末処理場消化タンク脱離液配管清掃業務			
図名	消化タンク平面図			
課長	課長補佐	係長	係	縮尺
				作図年度
				下関市上下水道局
				図番

別図 4

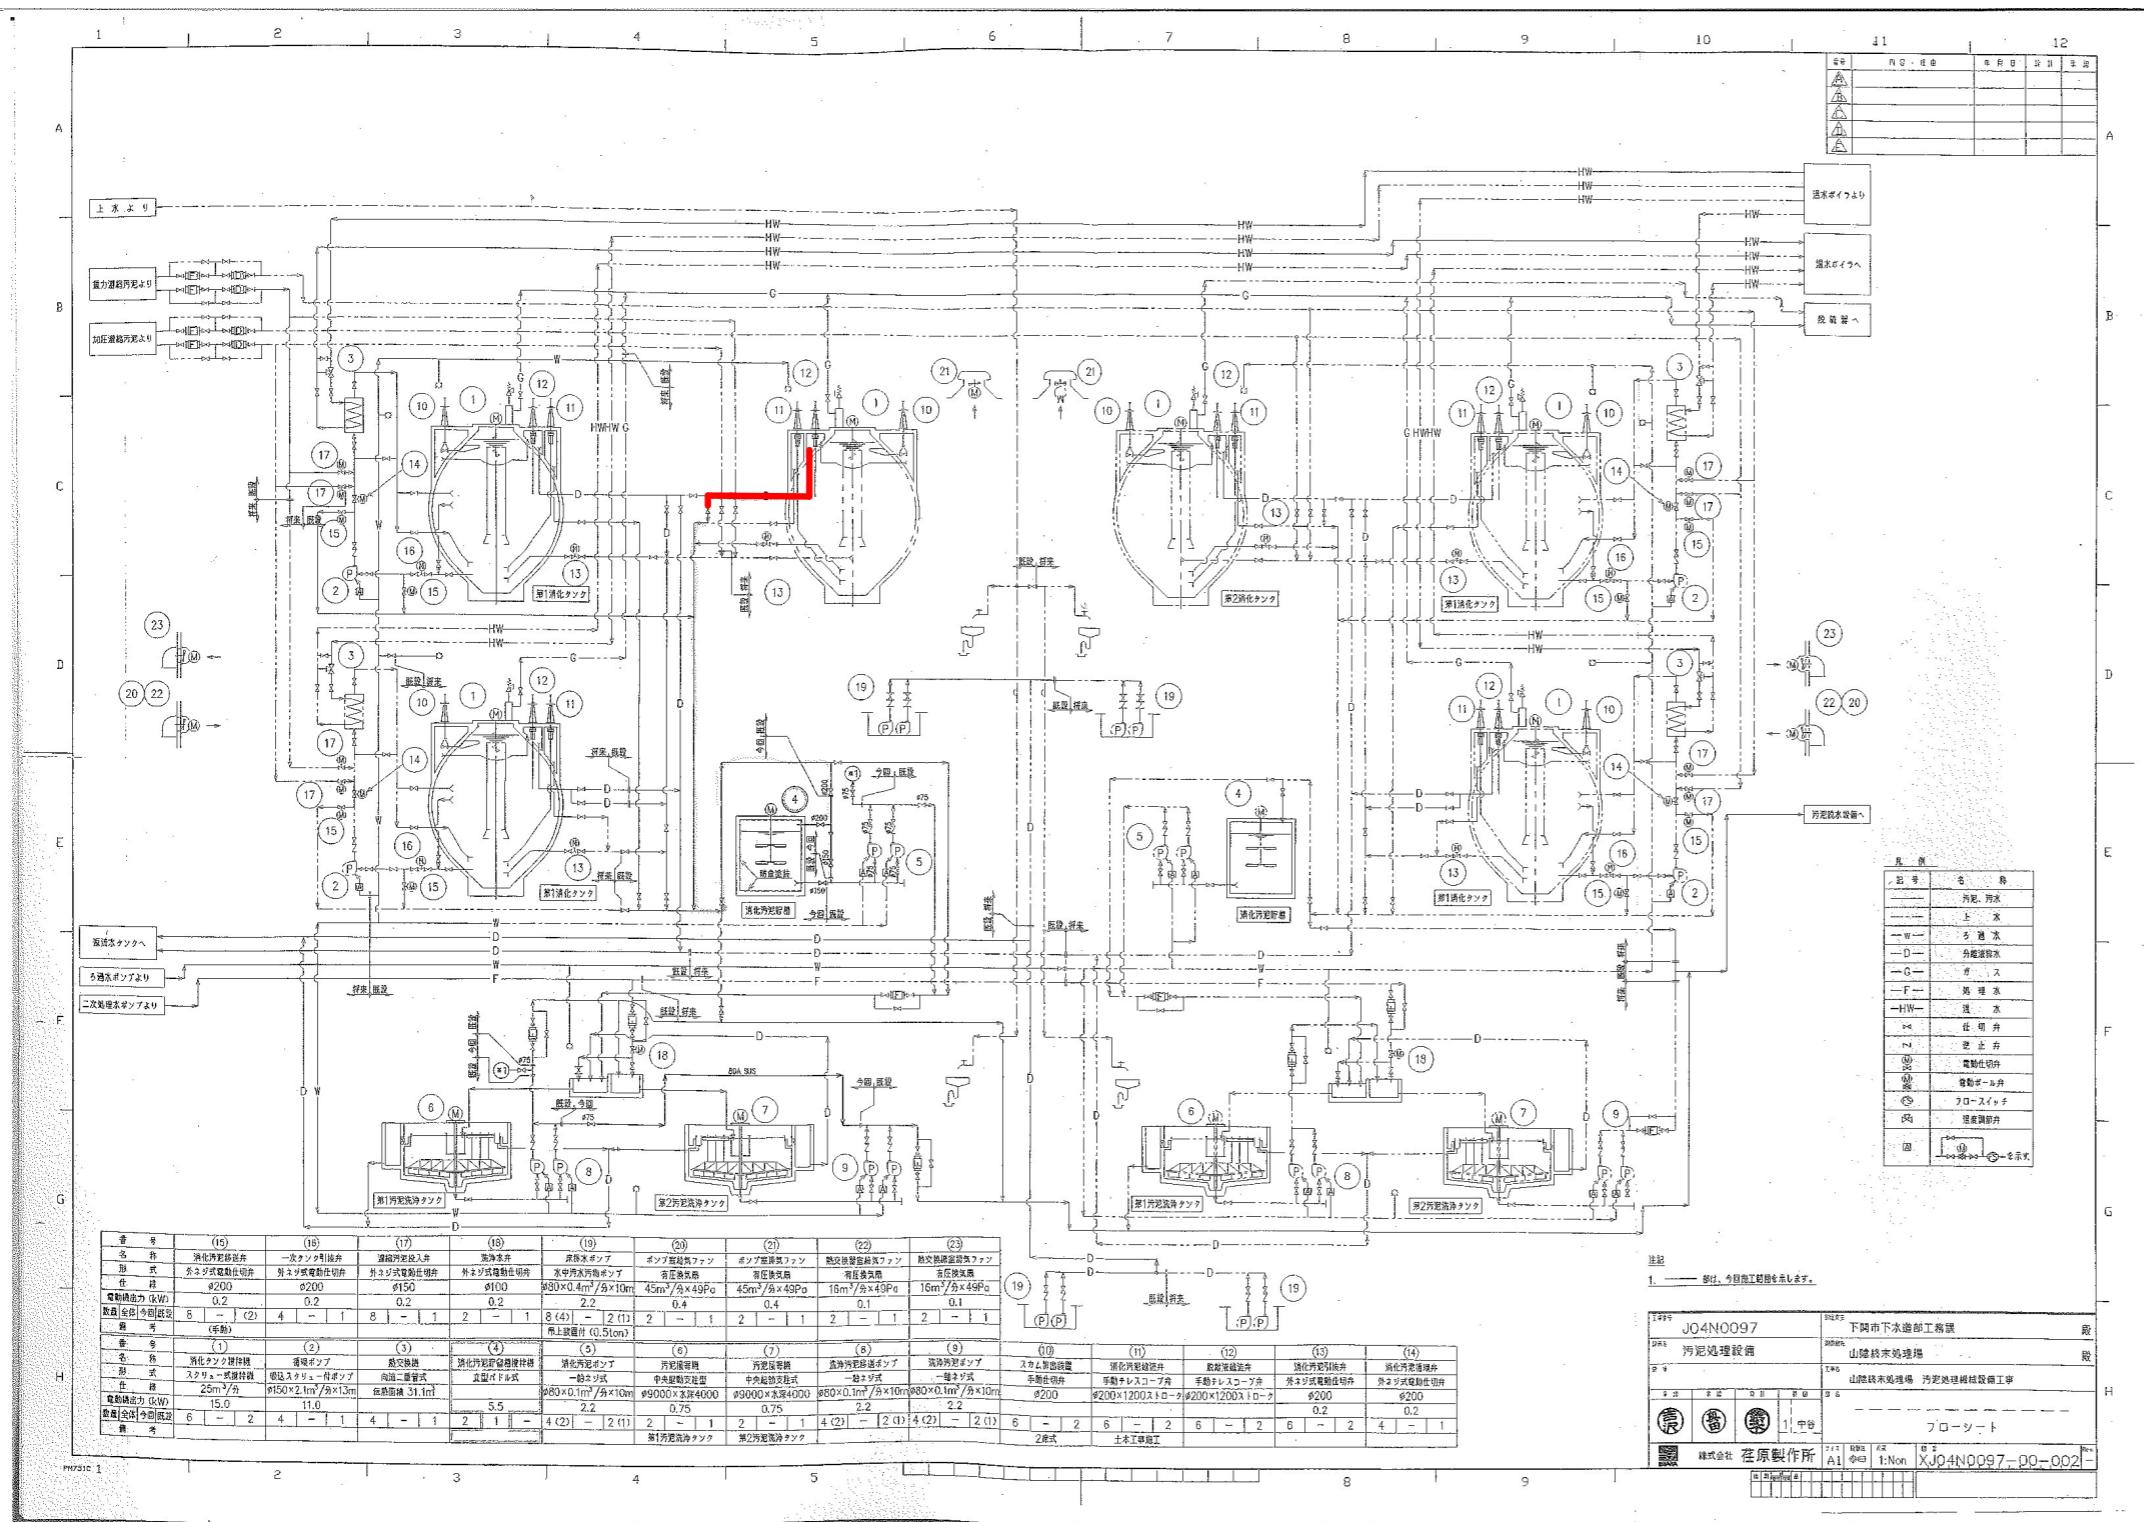

設計図 : 実施箇所

(全4枚のうち4枚目)

件名	山陰終末処理場消化タンク脱離液配管清掃業務			
図名	汚泥処理設備フローシート			
課長	課長補佐	係長	係	縮尺
				作図年度
下関市上下水道局			図番	