



施工の別変更	
施工年度	令和8年度
第三中継ポンプ場沈砂池清掃業務	
実施場所	下関市上新地町五丁目1番13号
図種	付近見取図
縮尺	Free
図面番号	1/3
下関市上下水道局	

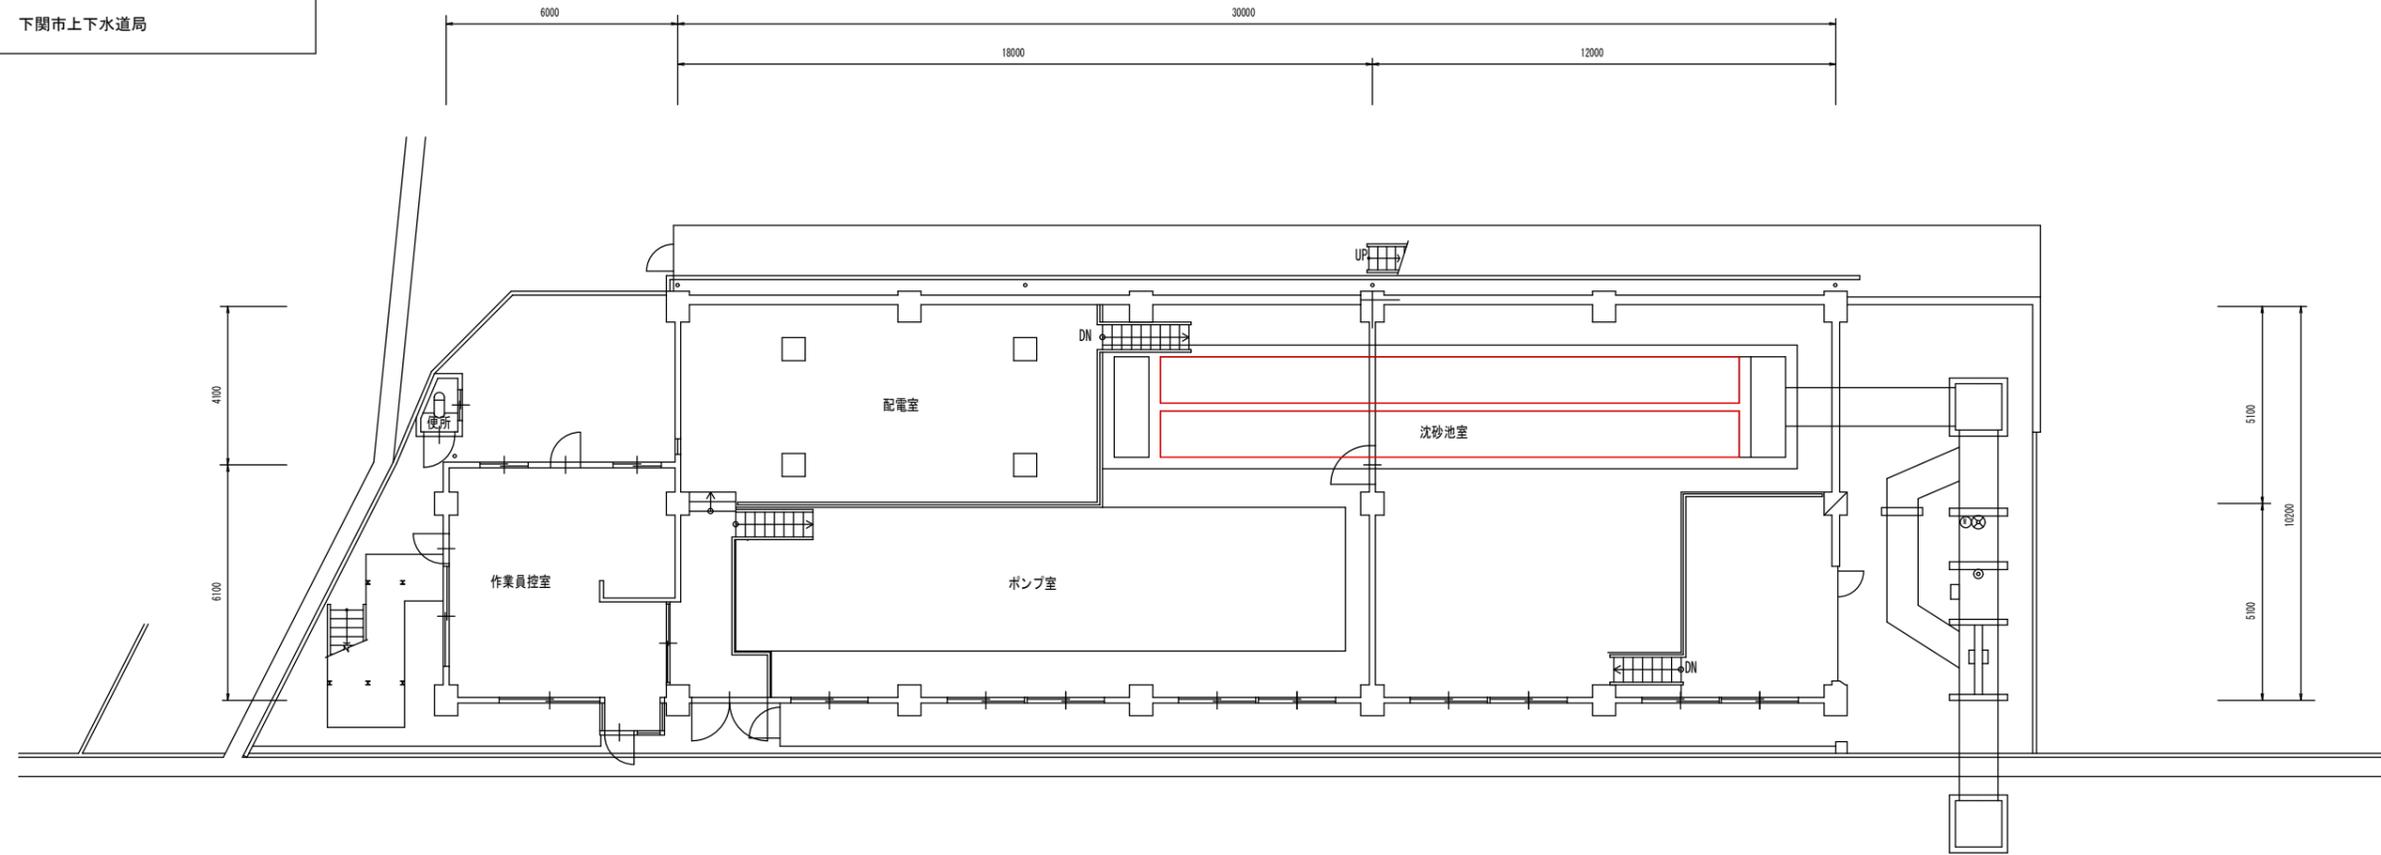

付近見取図 S=Free

着色部は実施場所を示す

施工の別変更	
施工年度	令和8年度
第三中継ポンプ場沈砂池清掃業務	
実施場所	下関市上新地町五丁目1番13号
図種	平面図
縮尺	Free
図面番号	2/3
下関市上下水道局	

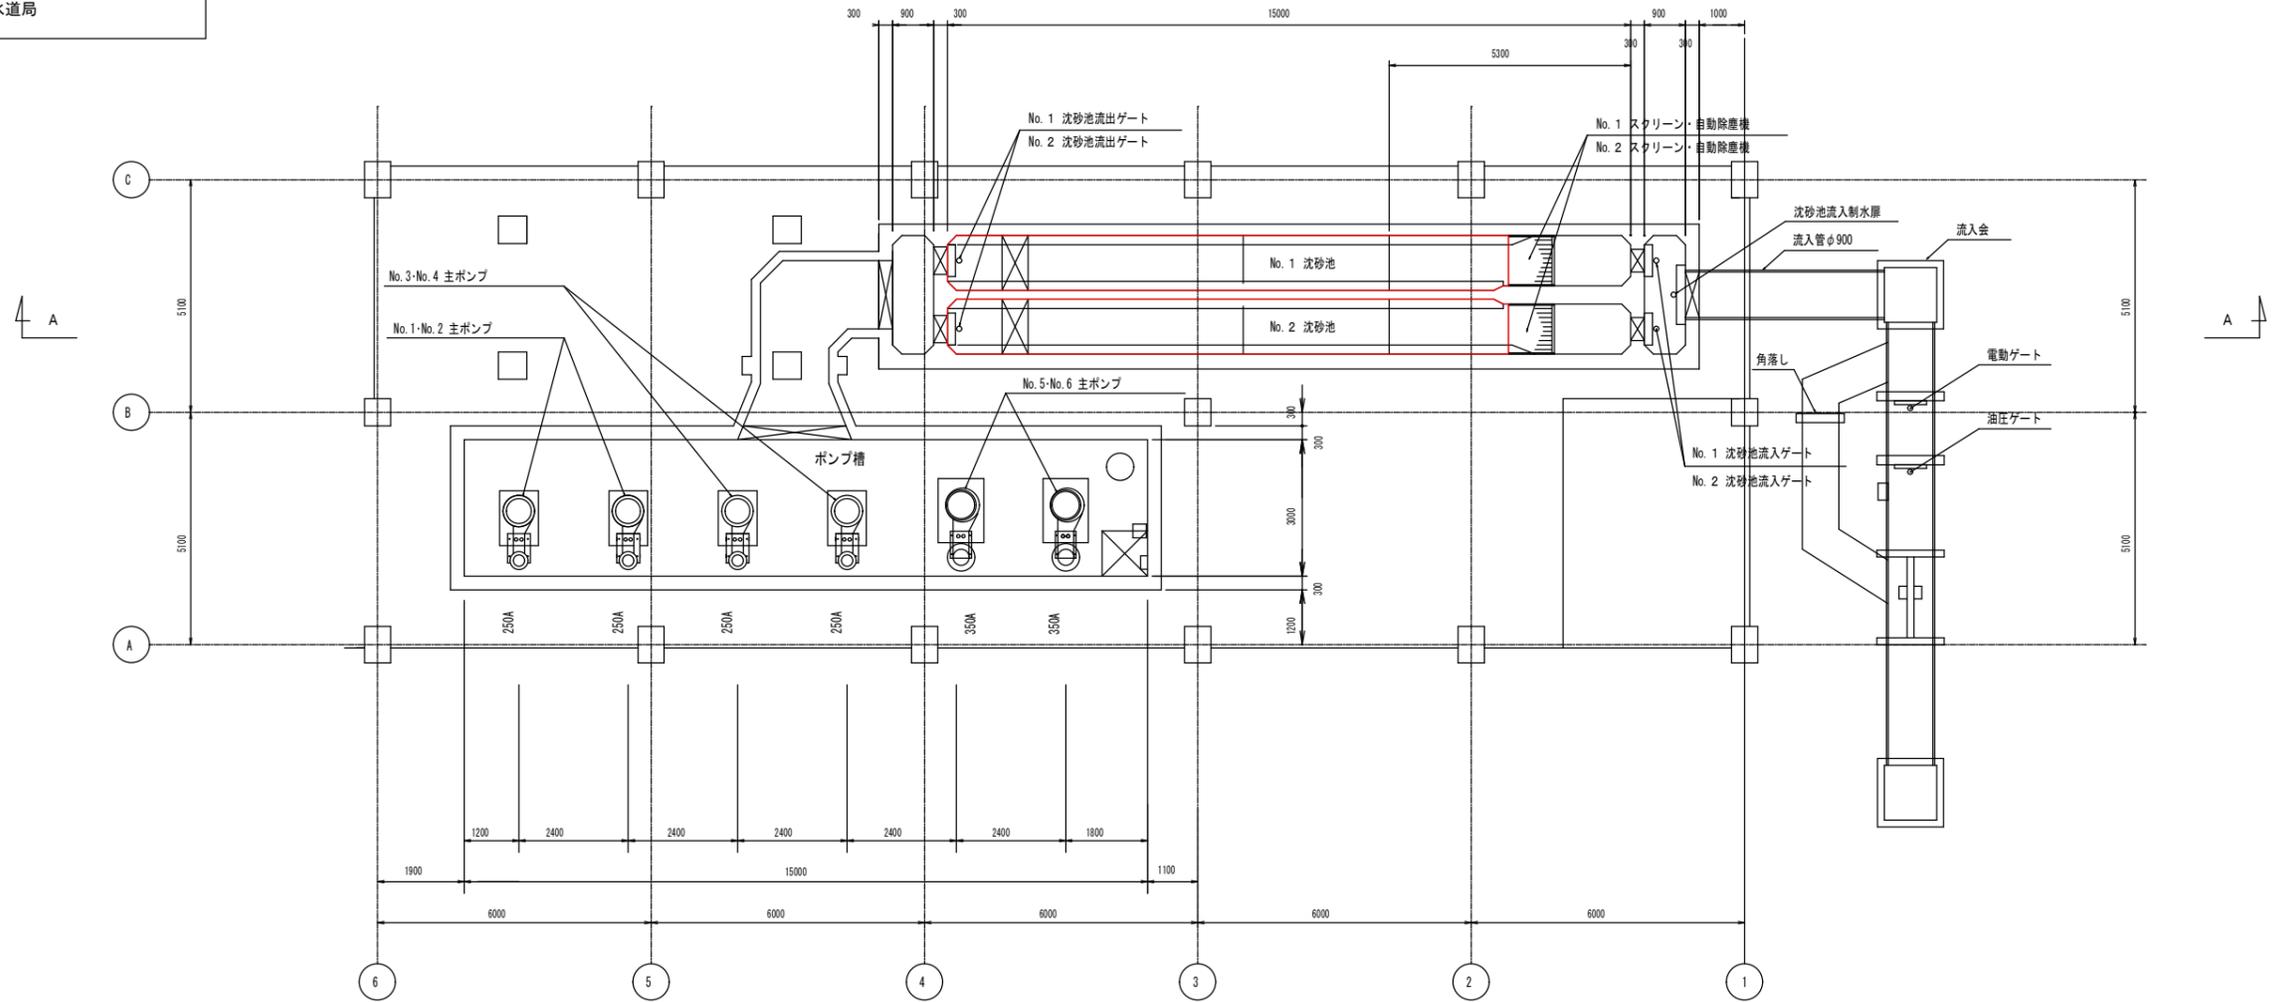


槽部平面図 S=Free

着色部は対象箇所を示す

施工の別変更	
施工年度	令和8年度
第三中継ポンプ場沈砂池清掃業務	
実施場所	下関市上新地町五丁目1番13号
図種	断面図
縮尺	Free
図面番号	3/3
下関市上下水道局	

予定汚泥数量

1池当たり 1m × 13m × 0.25m = 約3m³

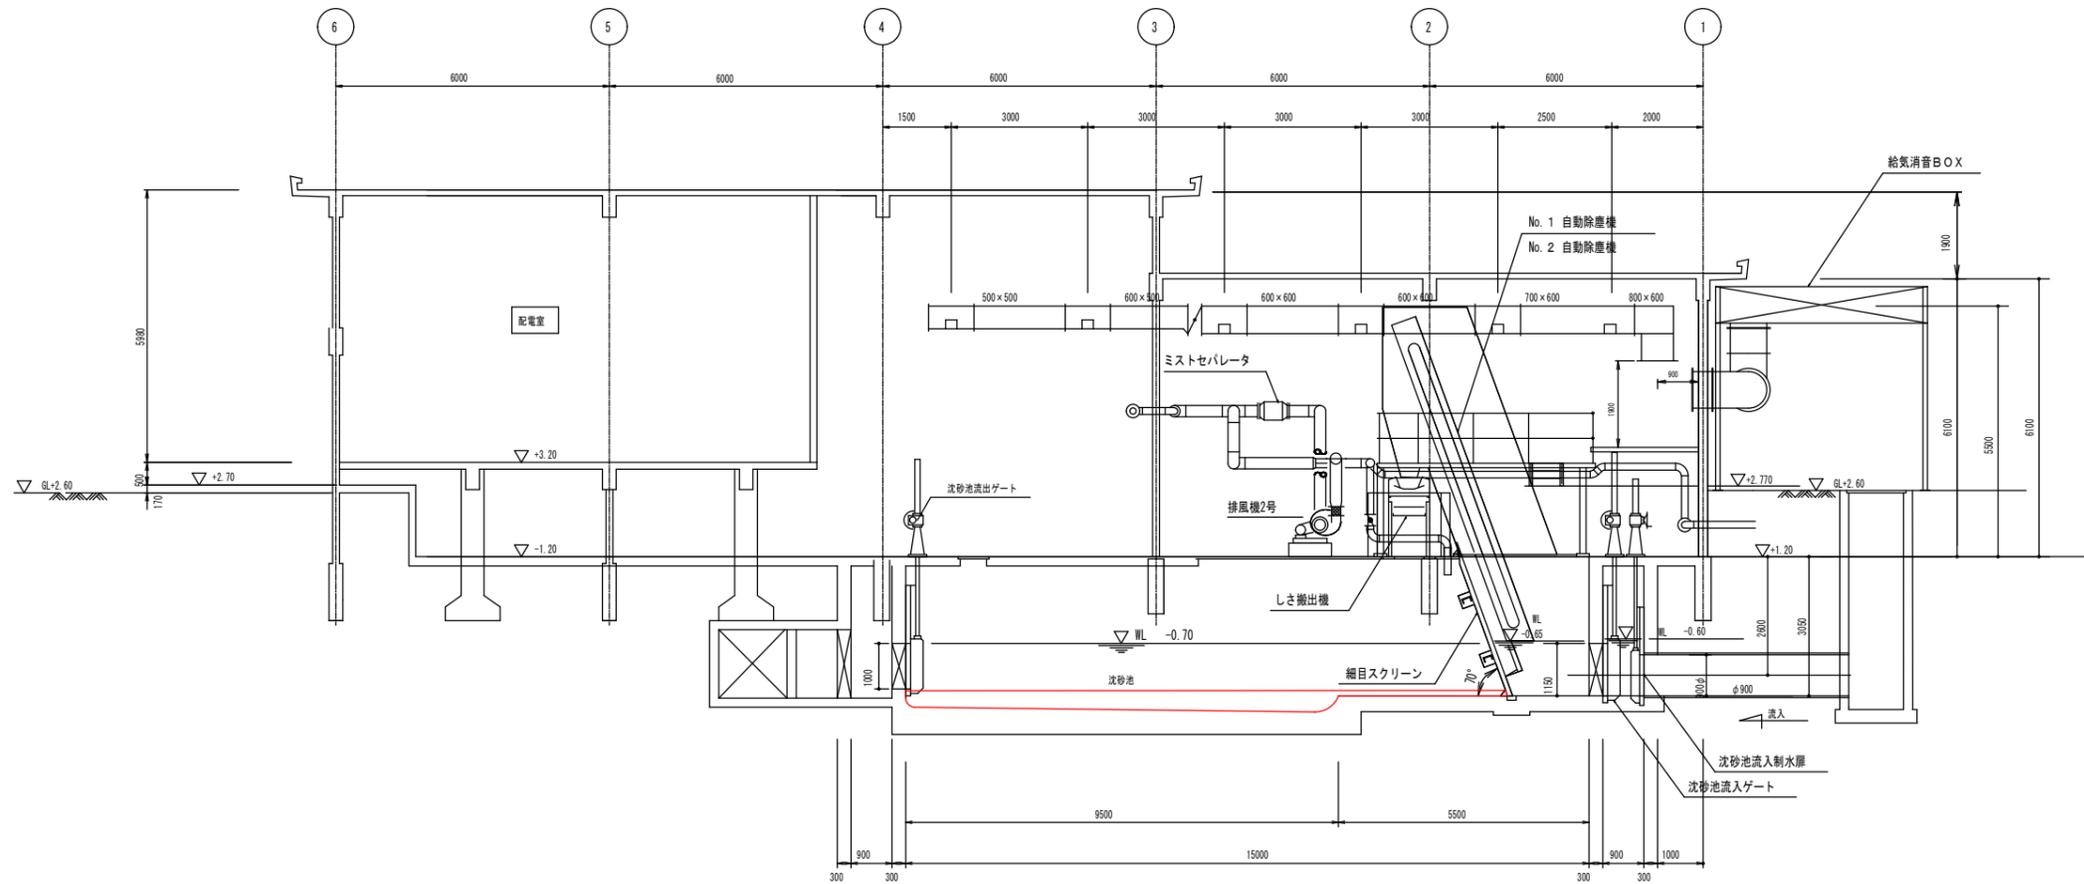

A-A断面図 S=Free

着色部は対象箇所を示す