



筋ヶ浜終末処理場一般平面図

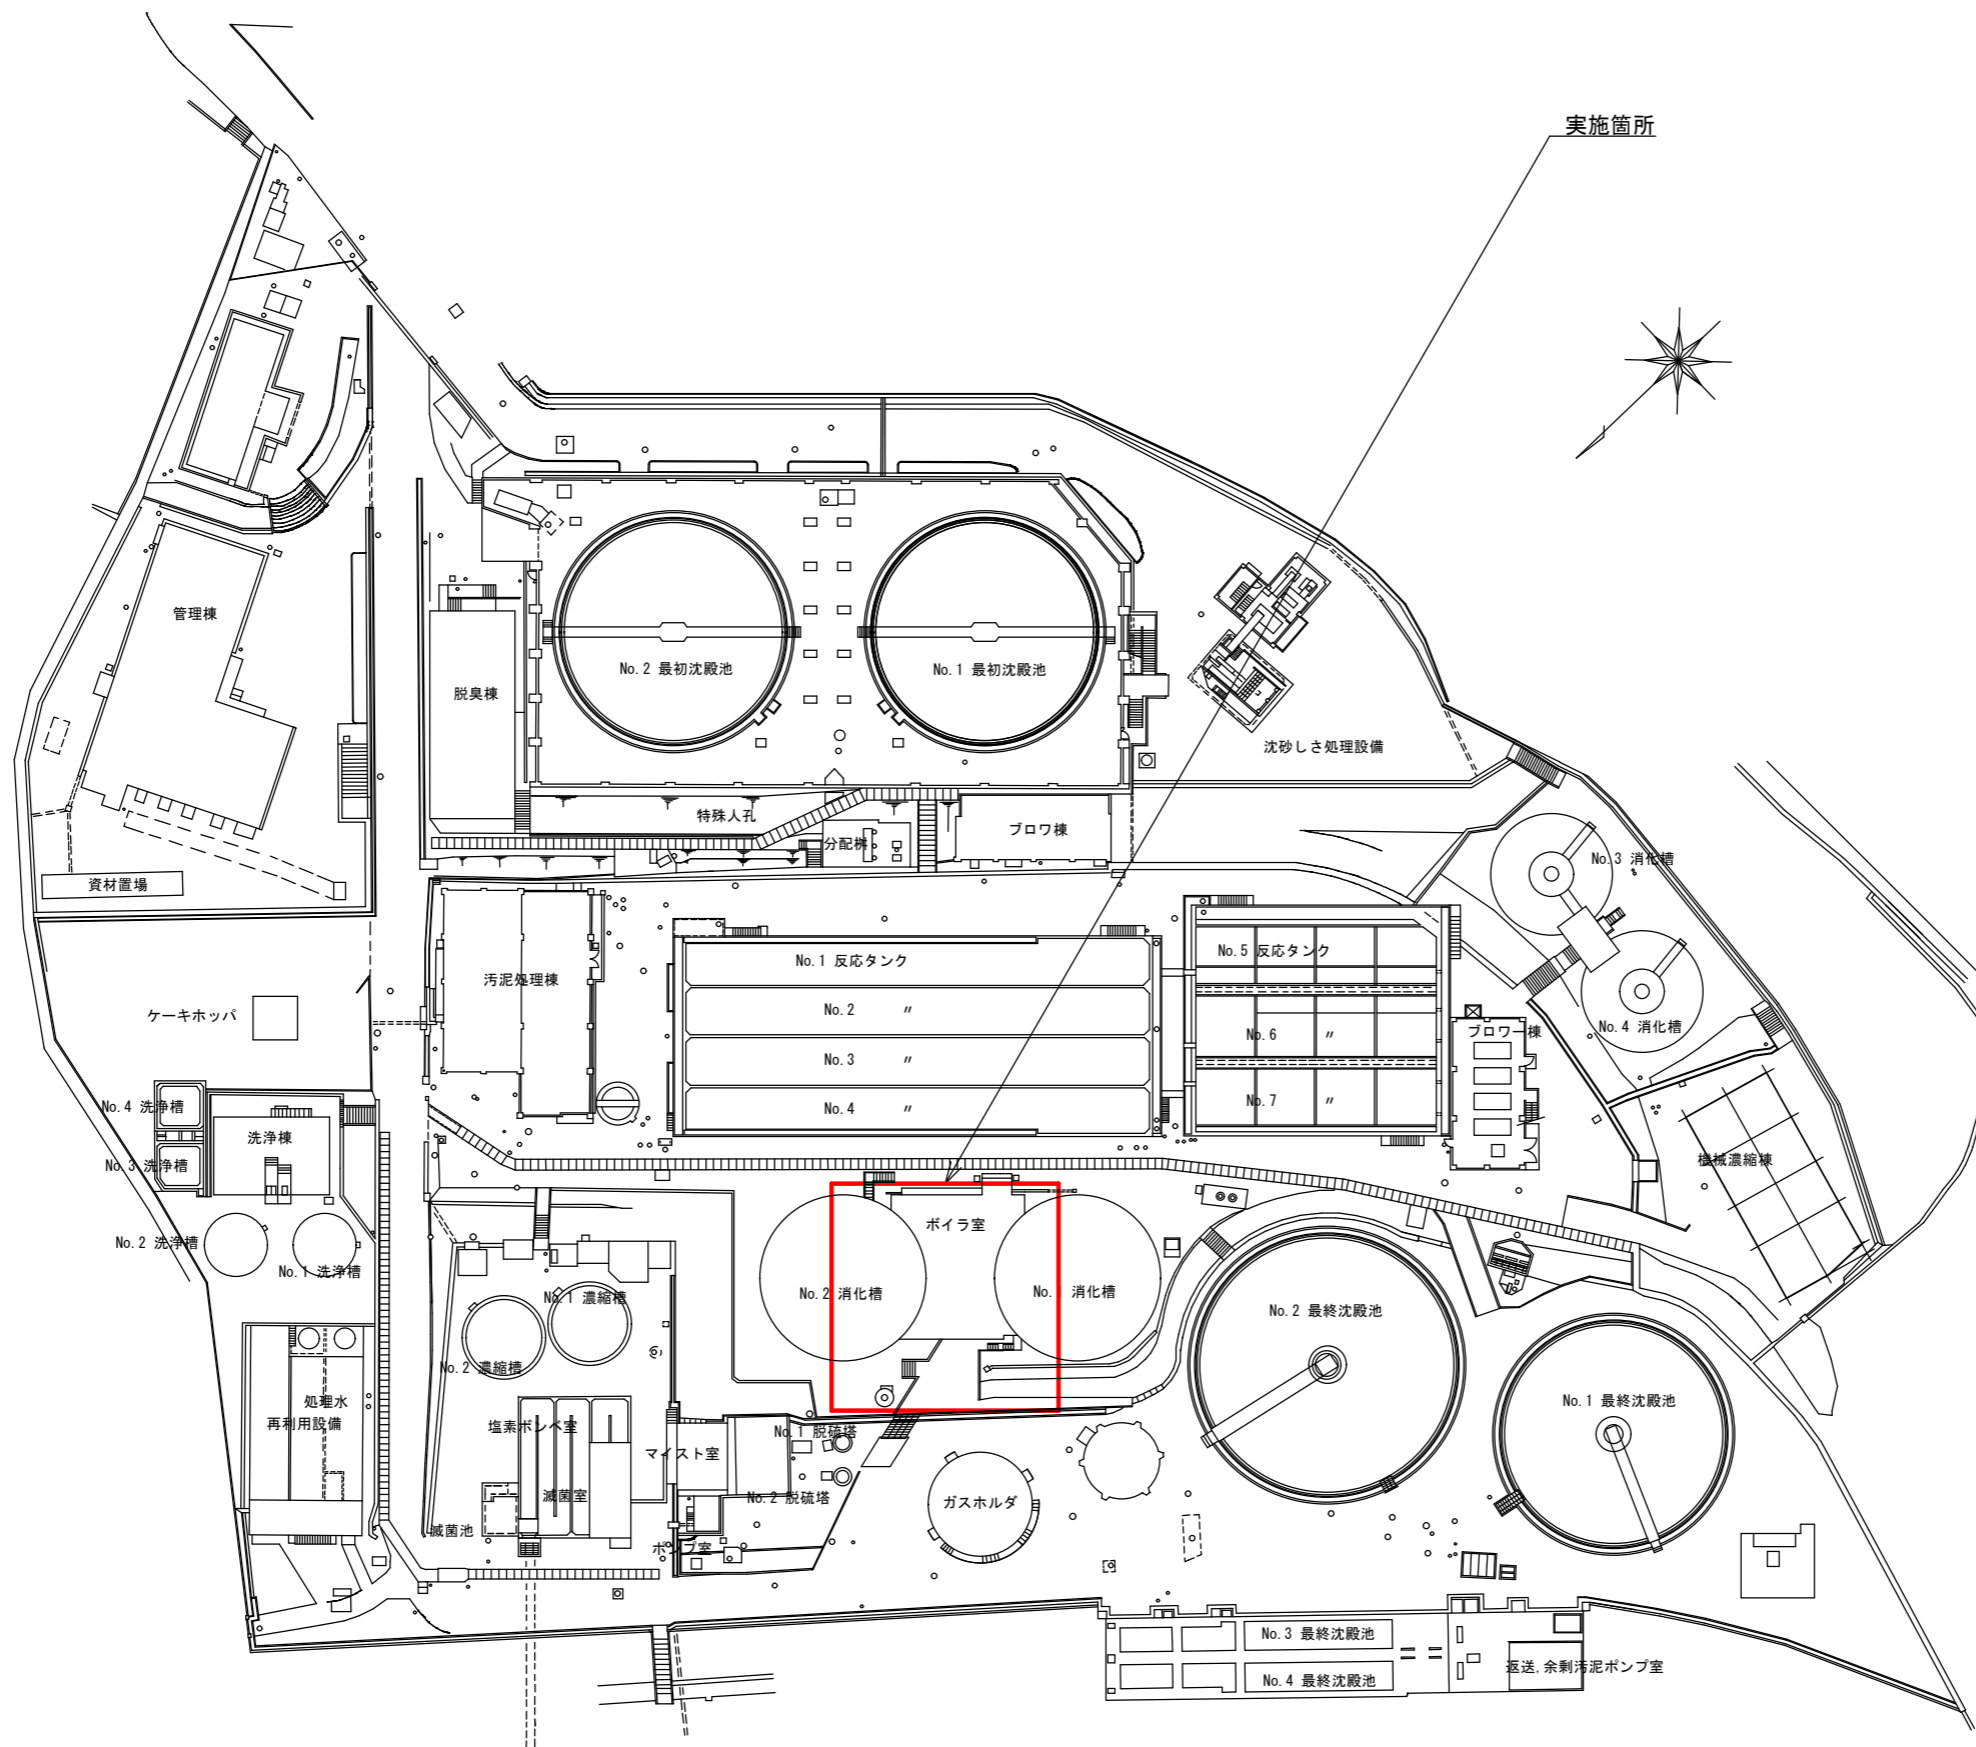

. . . 実施箇所

(全 6 枚のうち 1 枚目)

業務名	筋ヶ浜終末処理場ほか排ガス測定業務				
図名	筋ヶ浜終末処理場一般平面図				
課長	課長補佐	係長	係	縮尺	
				フリー	
				作図年月日	
下関市上下水道局				図番	

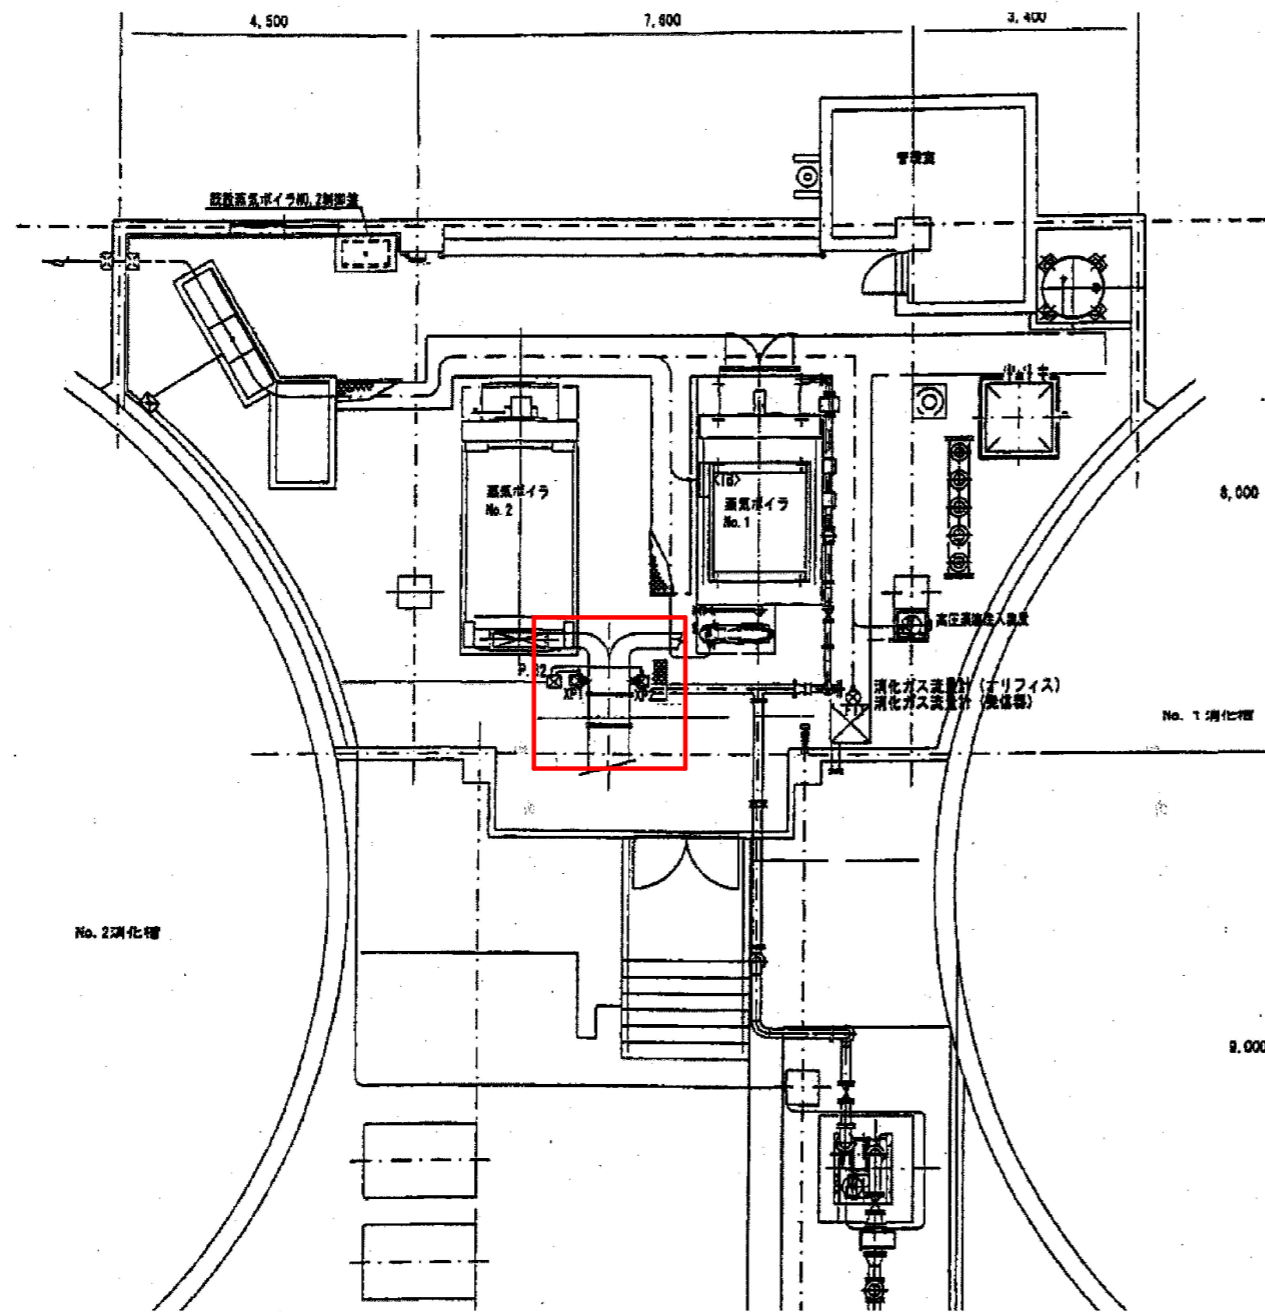

対象ボイラー (1)

名称	蒸気ボイラーNo. 1
製造者	株式会社ヒラカワガイダム
形式	MP804
最高使用圧力	0.981 MPa
定格換算蒸発量	3.0 t/h
最大蒸発量	2.771 t/h. at 80°C
伝熱面積	29.2 m <sup>2</sup>
製造番号	B-12887
バーナーの燃料 の燃焼能力 (重油換算 L/h)	AOIL 210 L/h MGAS 334 Nm <sup>3</sup> /h (209 L/h)

対象ボイラー (2)

名称	蒸気ボイラーNo. 2
製造者	株式会社平川鉄工所
形式	MP804
最高使用圧力	7.0 kg/cm <sup>2</sup>
定格換算蒸発量	3.0 t/h
最大蒸発量	2.785 t/h. at 80°C
伝熱面積	29.2 m <sup>2</sup>
製造番号	B-10760、MP804
バーナーの燃料 の燃焼能力 (重油換算 L/h)	AOIL 210 L/h MGAS 334 Nm <sup>3</sup> /h (209 L/h)

計算条件 (蒸気ボイラーNo. 1)

排出口の実高さ	Ho (m)	20.4
補正された排出口の高さ	He (m)	21.9




計算条件 (蒸気ボイラーNo. 2)

排出口の実高さ	Ho (m)	20.4
補正された排出口の高さ	He (m)	21.7

. . . 実施箇所

(全6枚のうち2枚目)

業務名	筋ヶ浜終末処理場ほか排ガス測定業務				
図名	(筋ヶ浜終末処理場) ボイラー室平面図				
課長	課長補佐	係長	係	縮尺	
				フリー	
				作図年月日	
下関市上下水道局				図番	

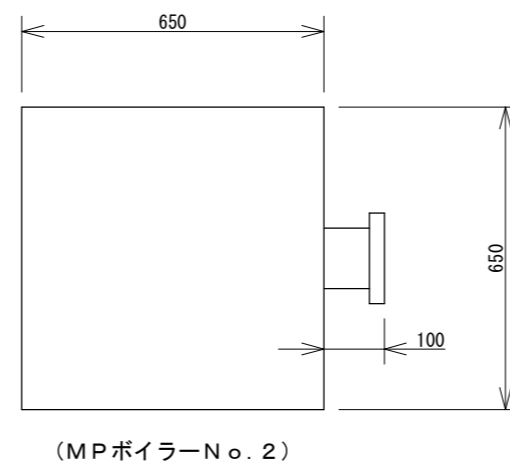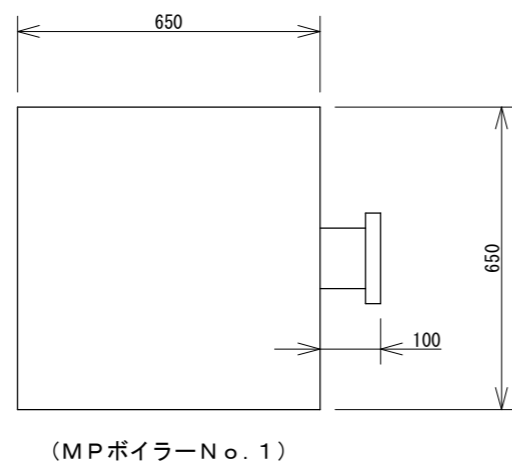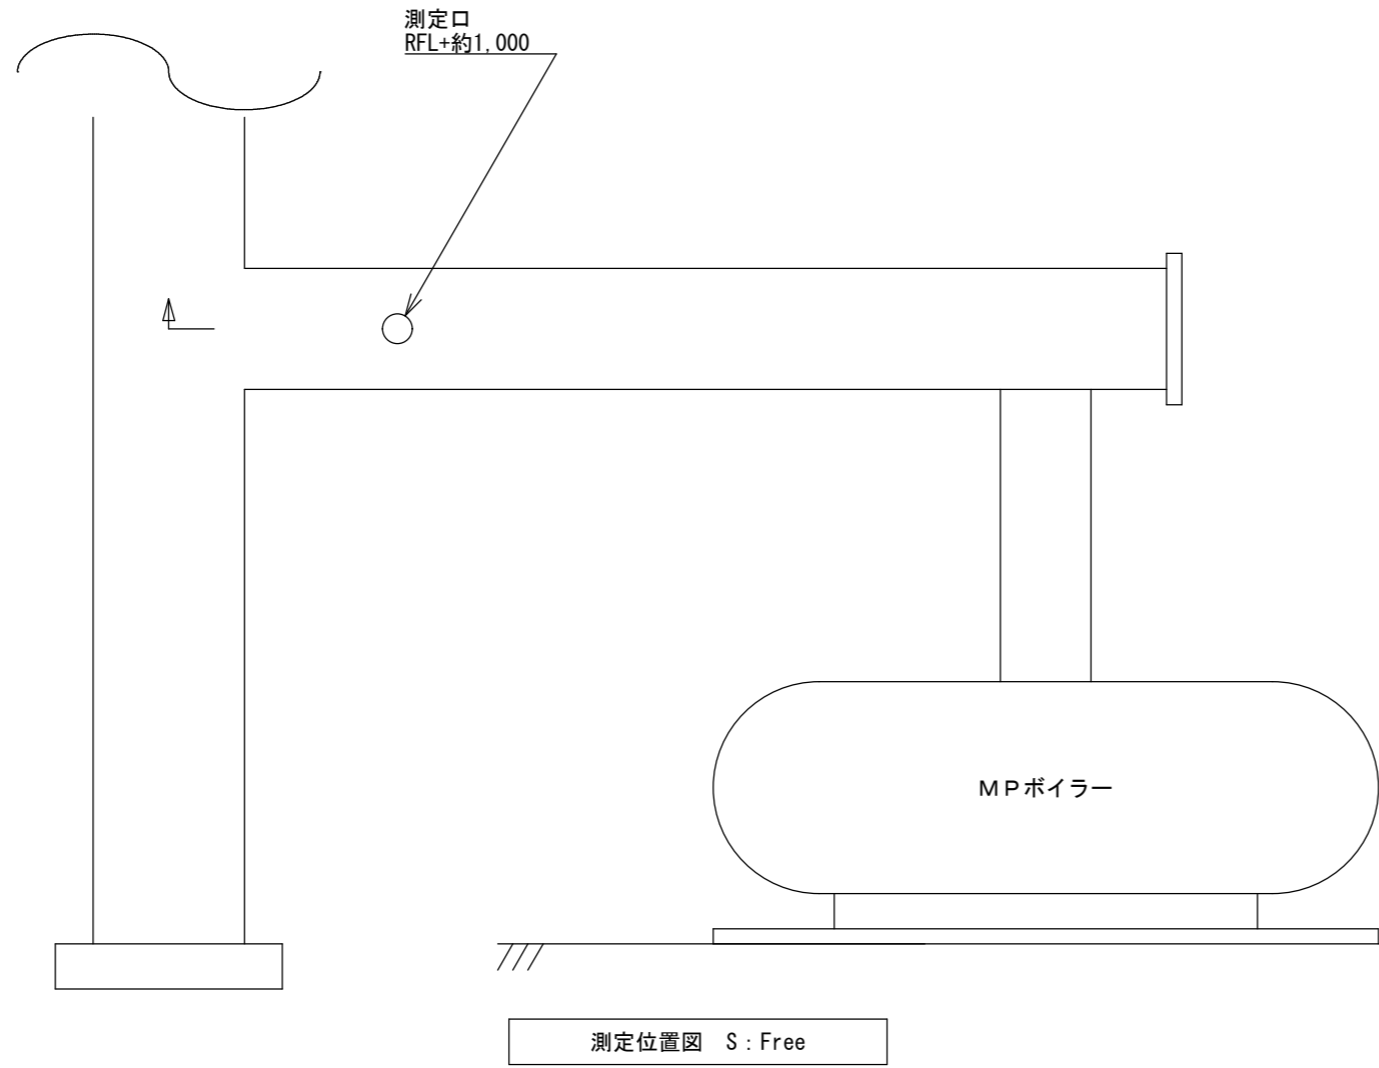


測定位置断面図 S: Free

(全6枚のうち3枚目)

業務名	筋ヶ浜終末処理場ほか排ガス測定業務			
図名	(筋ヶ浜終末処理場) 測定位置図、測定位置断面図			
課長	課長補佐	係長	係	縮尺
				フリー
				作図年月日
下関市上下水道局			図番	

# 山陰終末処理場一般平面図


実施箇所 (ボイラー棟1階 ボイラー室)

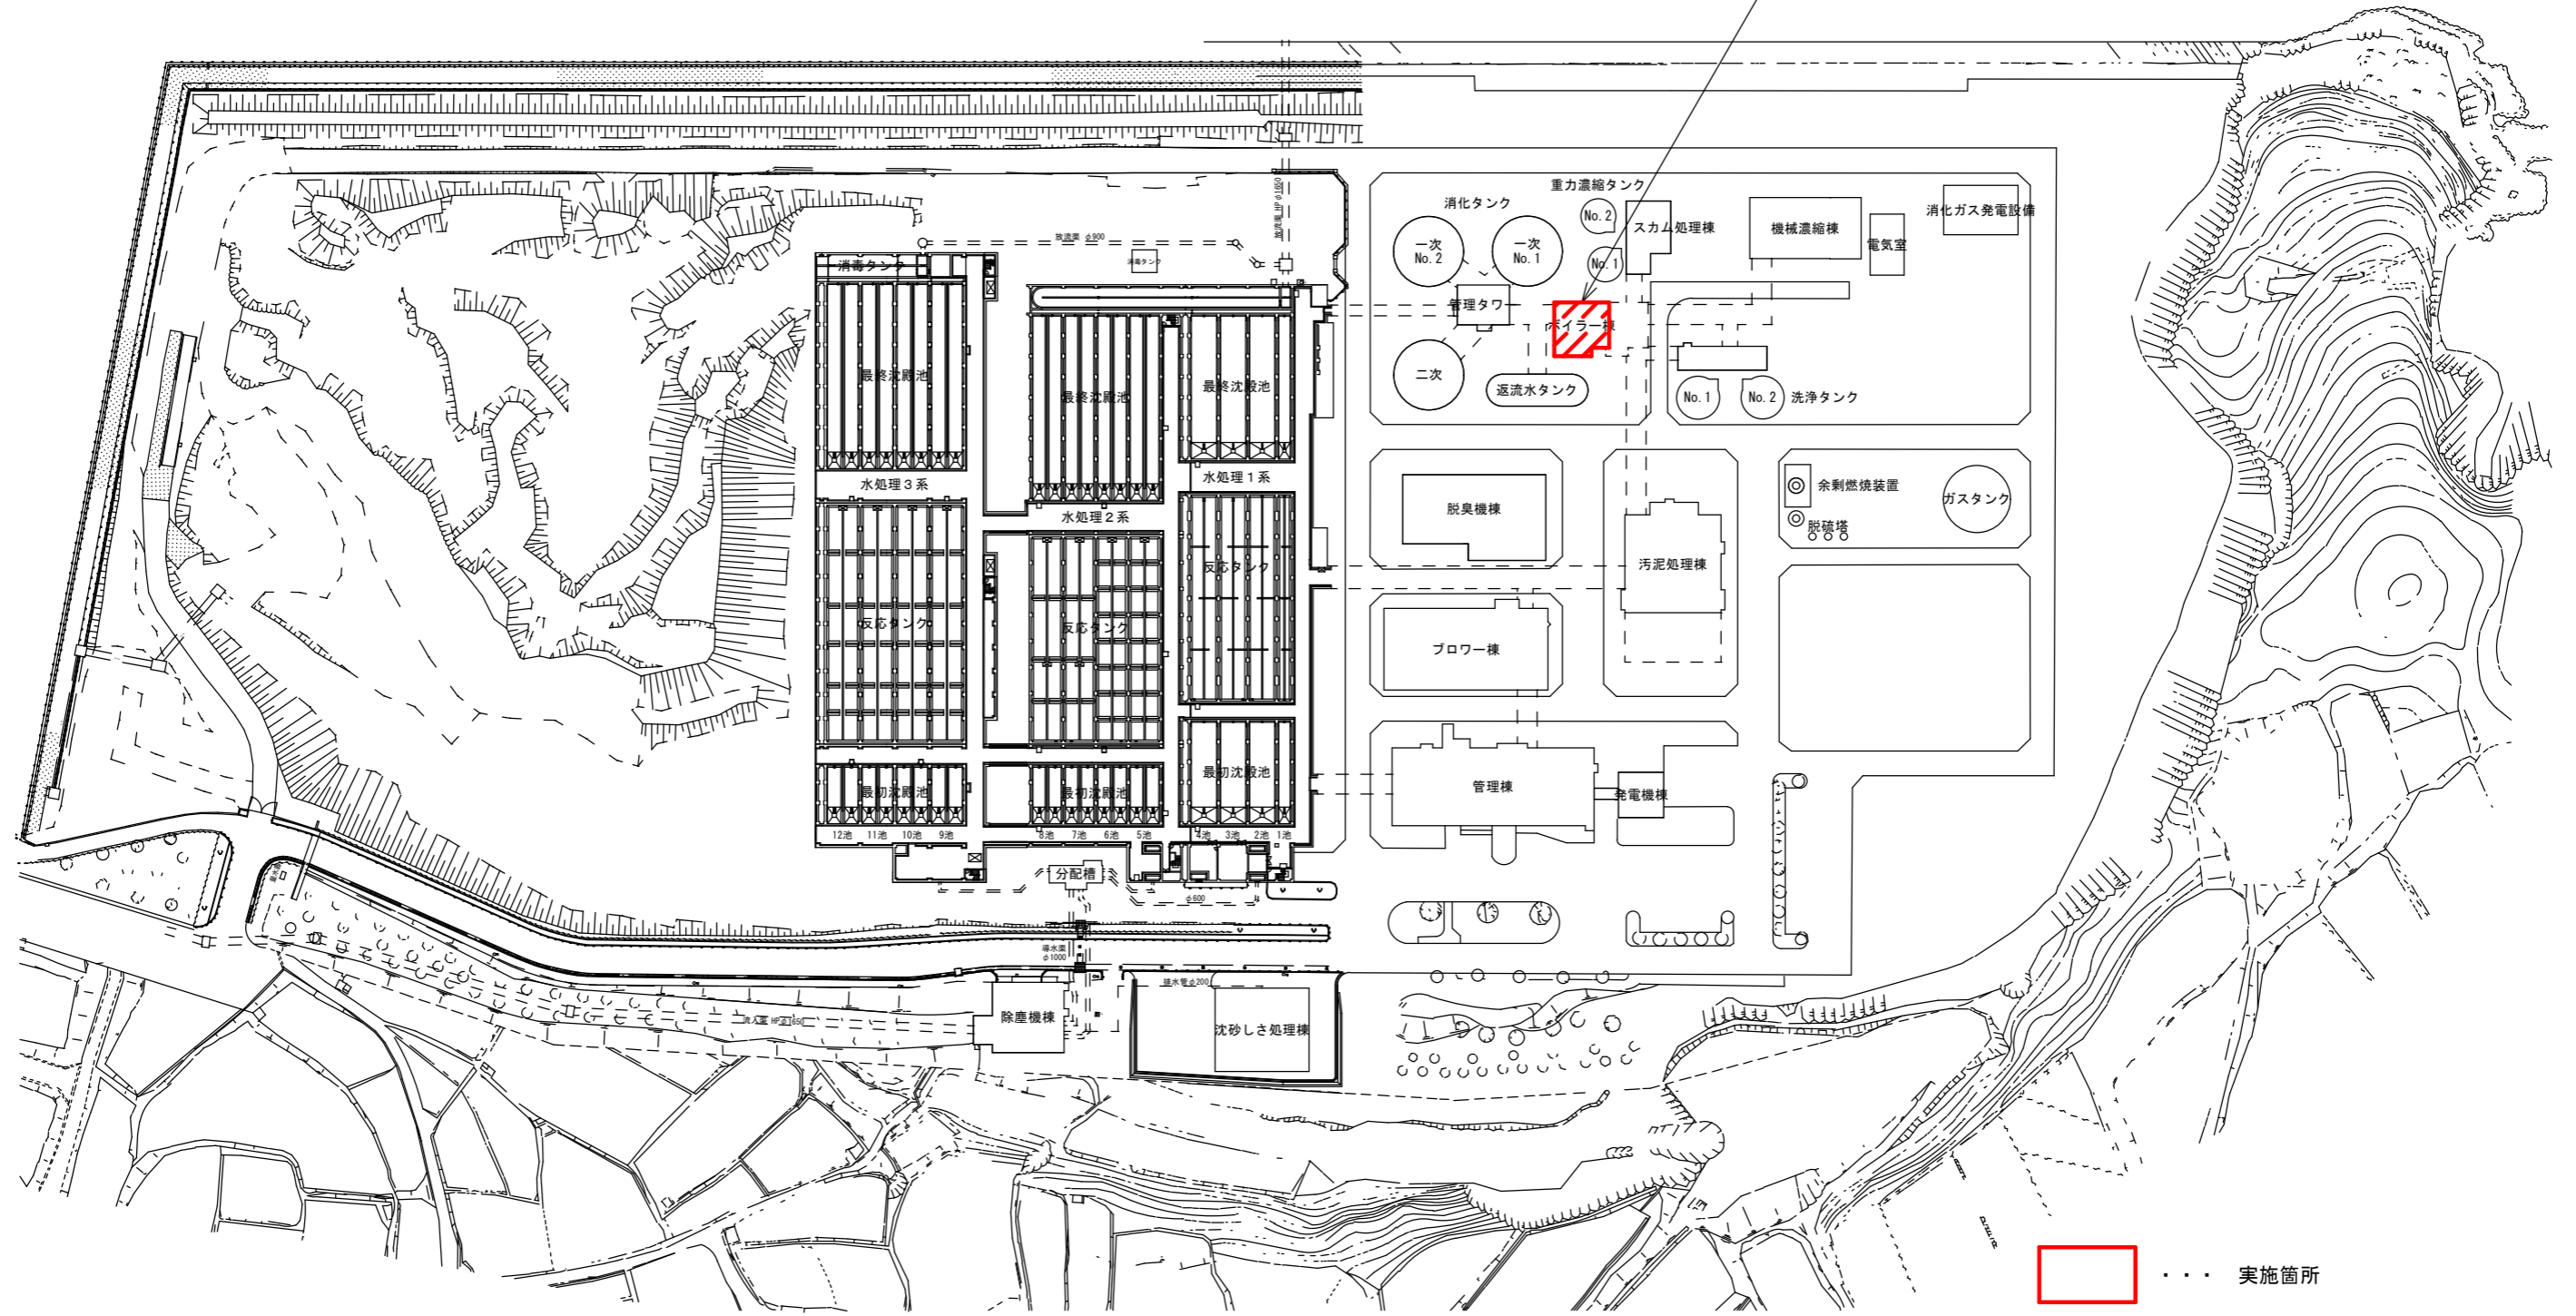

..... 実施箇所

(全6枚のうち4枚目)

業務名	筋ヶ浜終末処理場ほか排ガス測定業務			
図名	山陰終末処理場一般平面図			
課長	課長補佐	係長	係	縮尺
				フリー
				作図年月日
下関市上下水道局			図番	

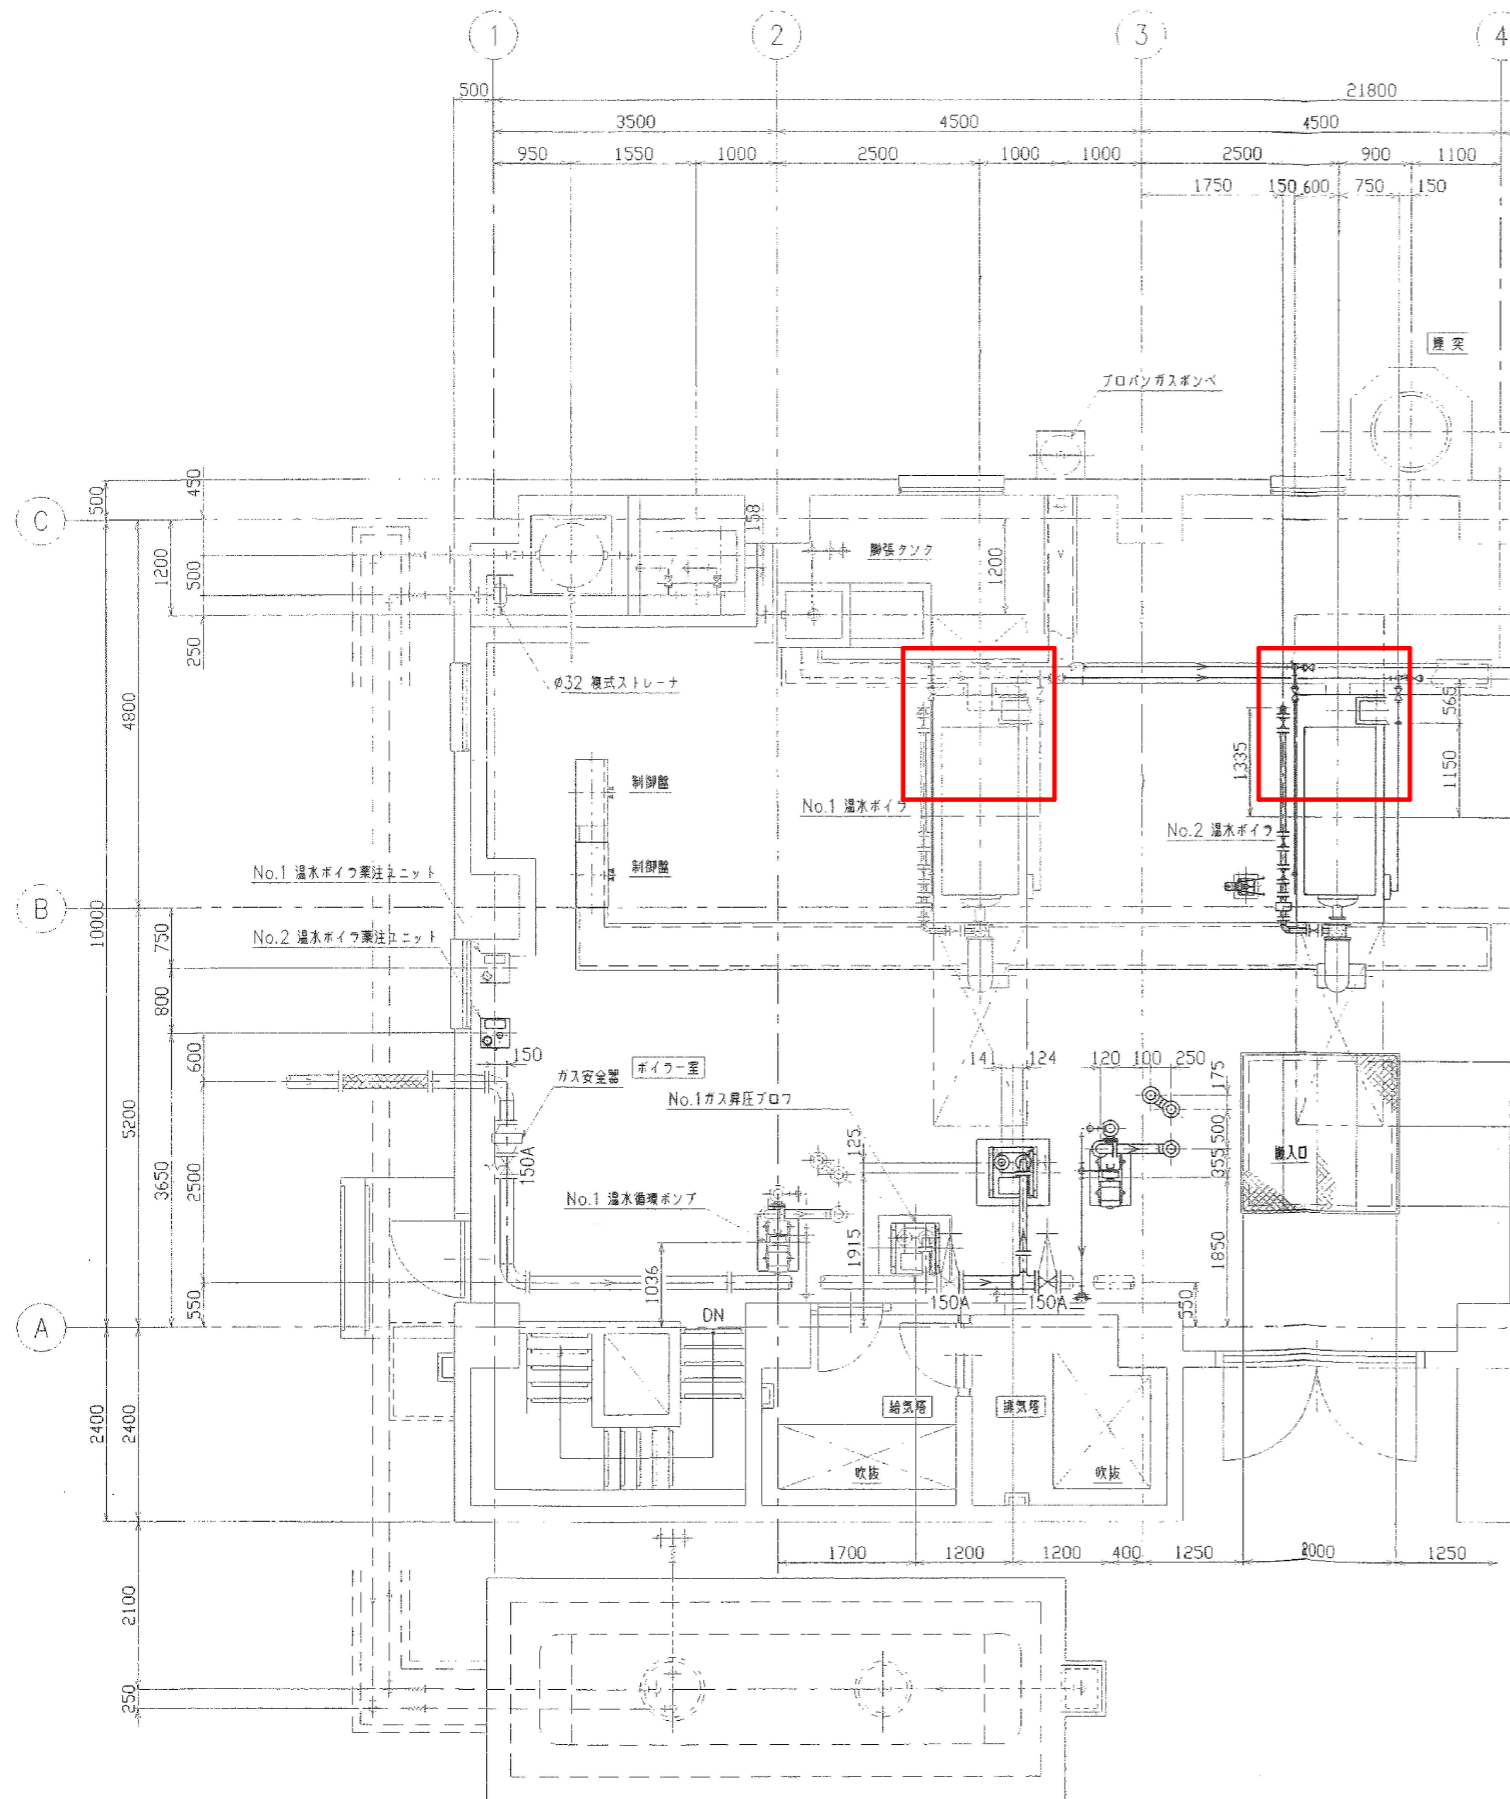

ボイラー室平面図 S: Free

対象ボイラー (1)

名称	No. 1 温水ボイラー
製造者	株式会社ヒラカワガイダム
形式	VEC-65YS
定格出力	50 × 10 <sup>4</sup> kcal/h
伝熱面積	17.5m <sup>2</sup>
最高使用水頭	50m
燃料	AOIL / MGAS
燃料消費量	64.8L/H / 112m <sup>3</sup> /H
製造番号	V-2987
バーナーの燃料の燃焼能力 (重油換算 L/h)	AOIL 66L/h MGAS 103Nm <sup>3</sup> /h (64L/h)

対象ボイラー (2)

名称	No. 2 温水ボイラー
製造者	株式会社ヒラカワガイダム
形式	VEC-50YG-R-A-G
定格出力	2.1 × 10 <sup>9</sup> J/h
伝熱面積	18.1m <sup>2</sup>
最高使用圧力	0.49MPa
燃料	AOIL / MGAS
燃料消費量	56.3kg/H / 103m <sup>3</sup> /H
製造番号	V-10640
バーナーの燃料の燃焼能力 (重油換算 L/h)	AOIL 66L/h MGAS 103Nm <sup>3</sup> /h (64L/h)




計算条件

排出口の実高さ	Ho (m)	12.0 × 0.198φ
補正された排出口の高さ	He (m)	12.0 (陣笠有り)

... 実施箇所

(全6枚のうち5枚目)

業務名	筋ヶ浜終末処理場ほか排ガス測定業務				
図名	(山陰終末処理場) ボイラー室平面図				
課長	課長補佐	係長	係	縮尺	フリー
					作図年月日
下関市上下水道局	図番				

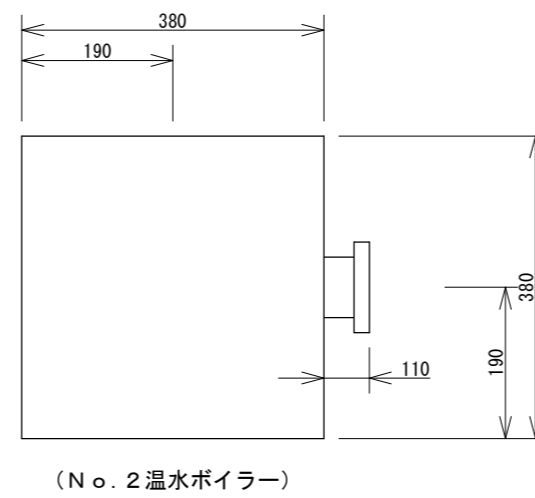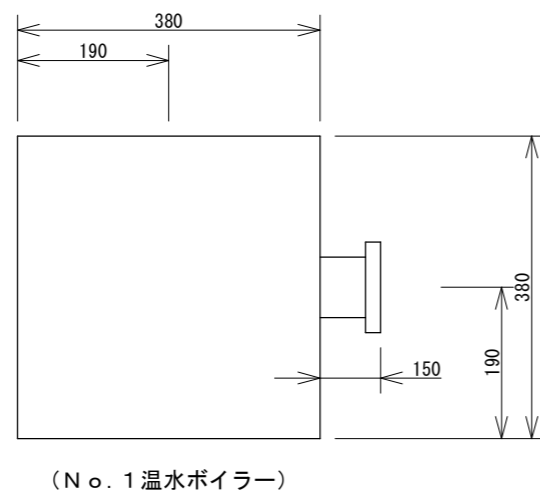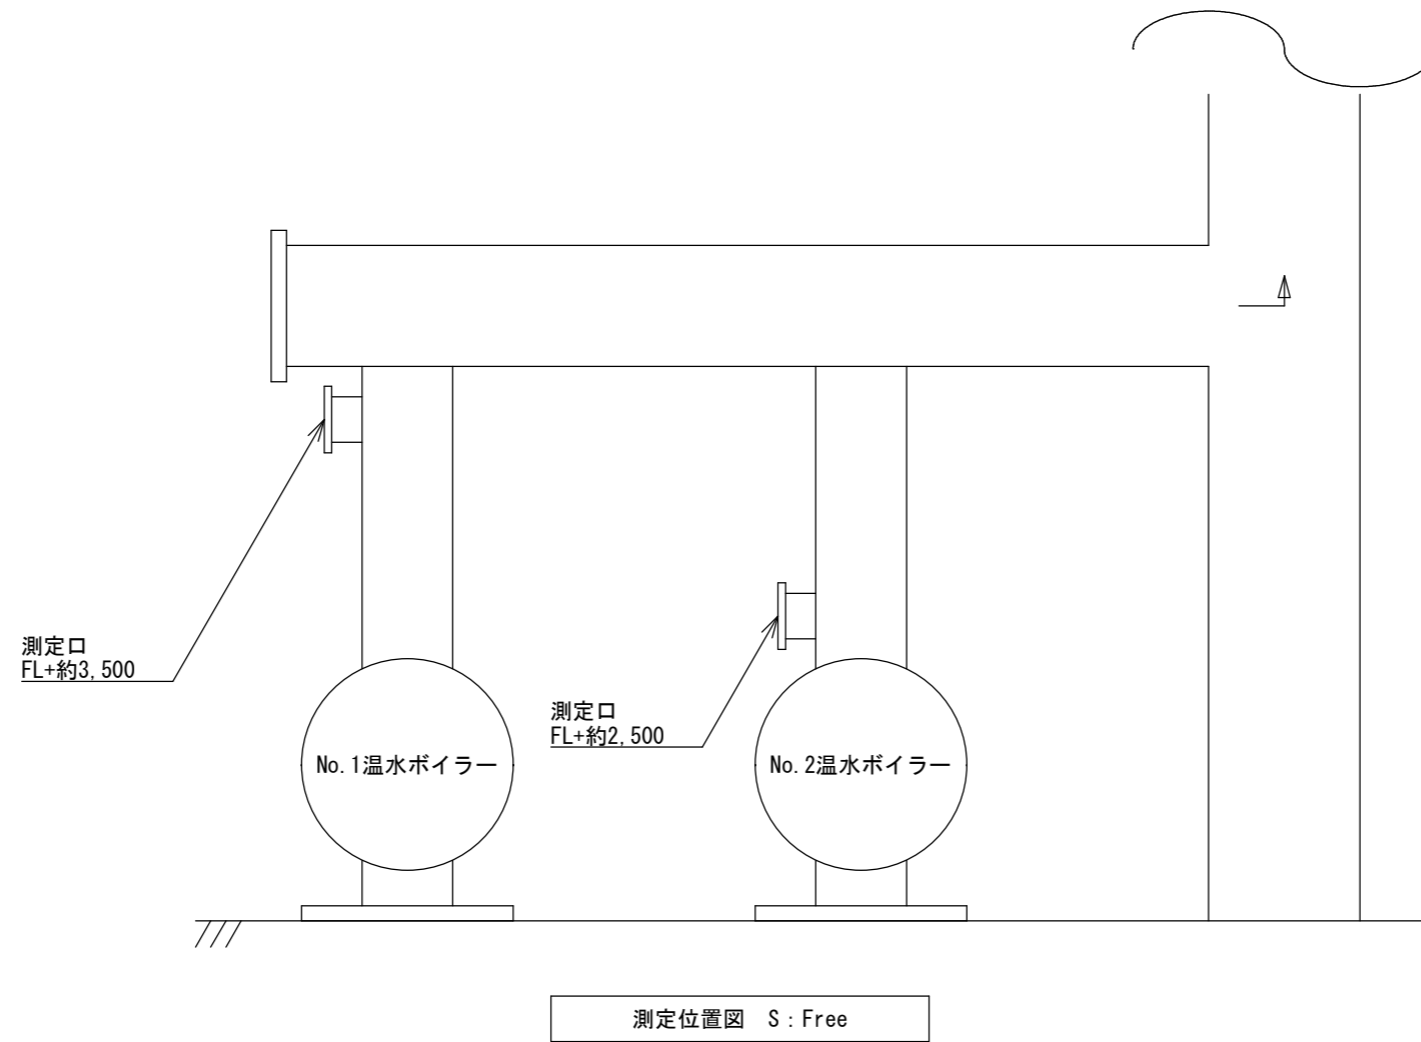

測定位置断面図 S: Free

(全 6 枚のうち 6 枚目)

業務名	筋ヶ浜終末処理場ほか排ガス測定業務			
図名	(山陰終末処理場) 測定位置図、測定位置断面図			
課長	課長補佐	係長	係	縮尺
				フリー
				作図年月日
下関市上下水道局			図番	