
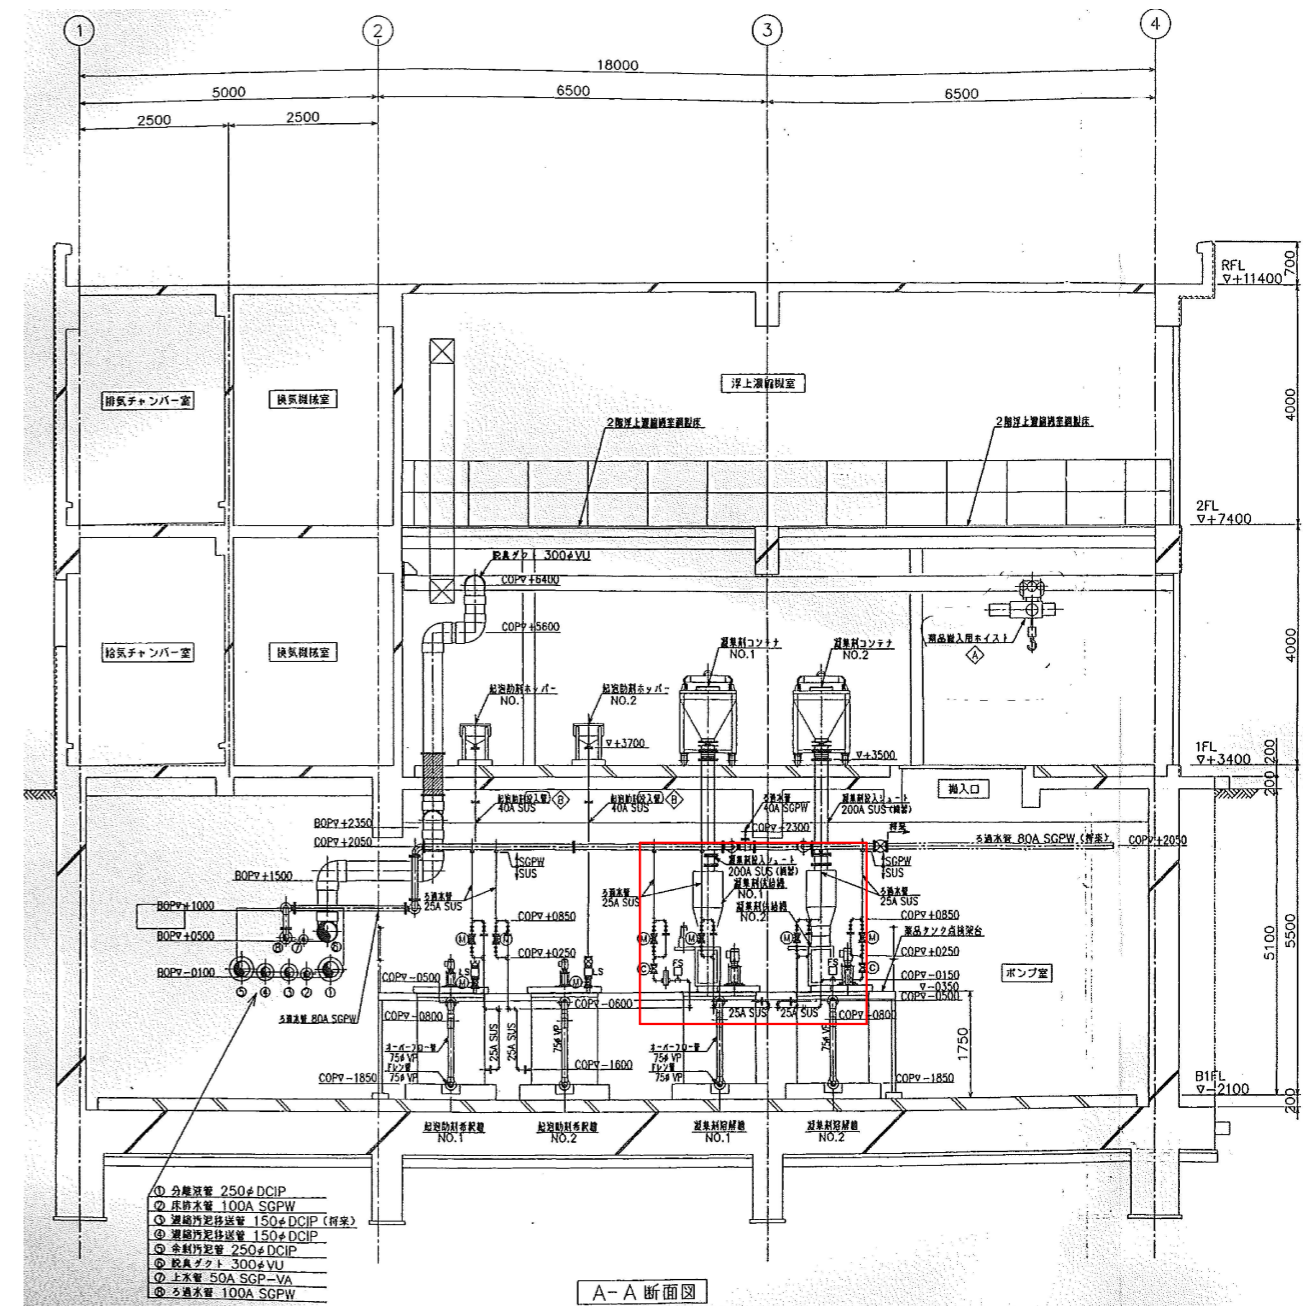


山陰終末処理場一般平面図

設計図 : 実施箇所

(全3枚のうち1枚目)

件名	山陰終末処理場凝集剤供給装置修繕				
図名	山陰終末処理場一般平面図				
課長	課長補佐	係長	係	縮尺	フリー
				作図年度	令和8年
下関市上下水道局			図番		


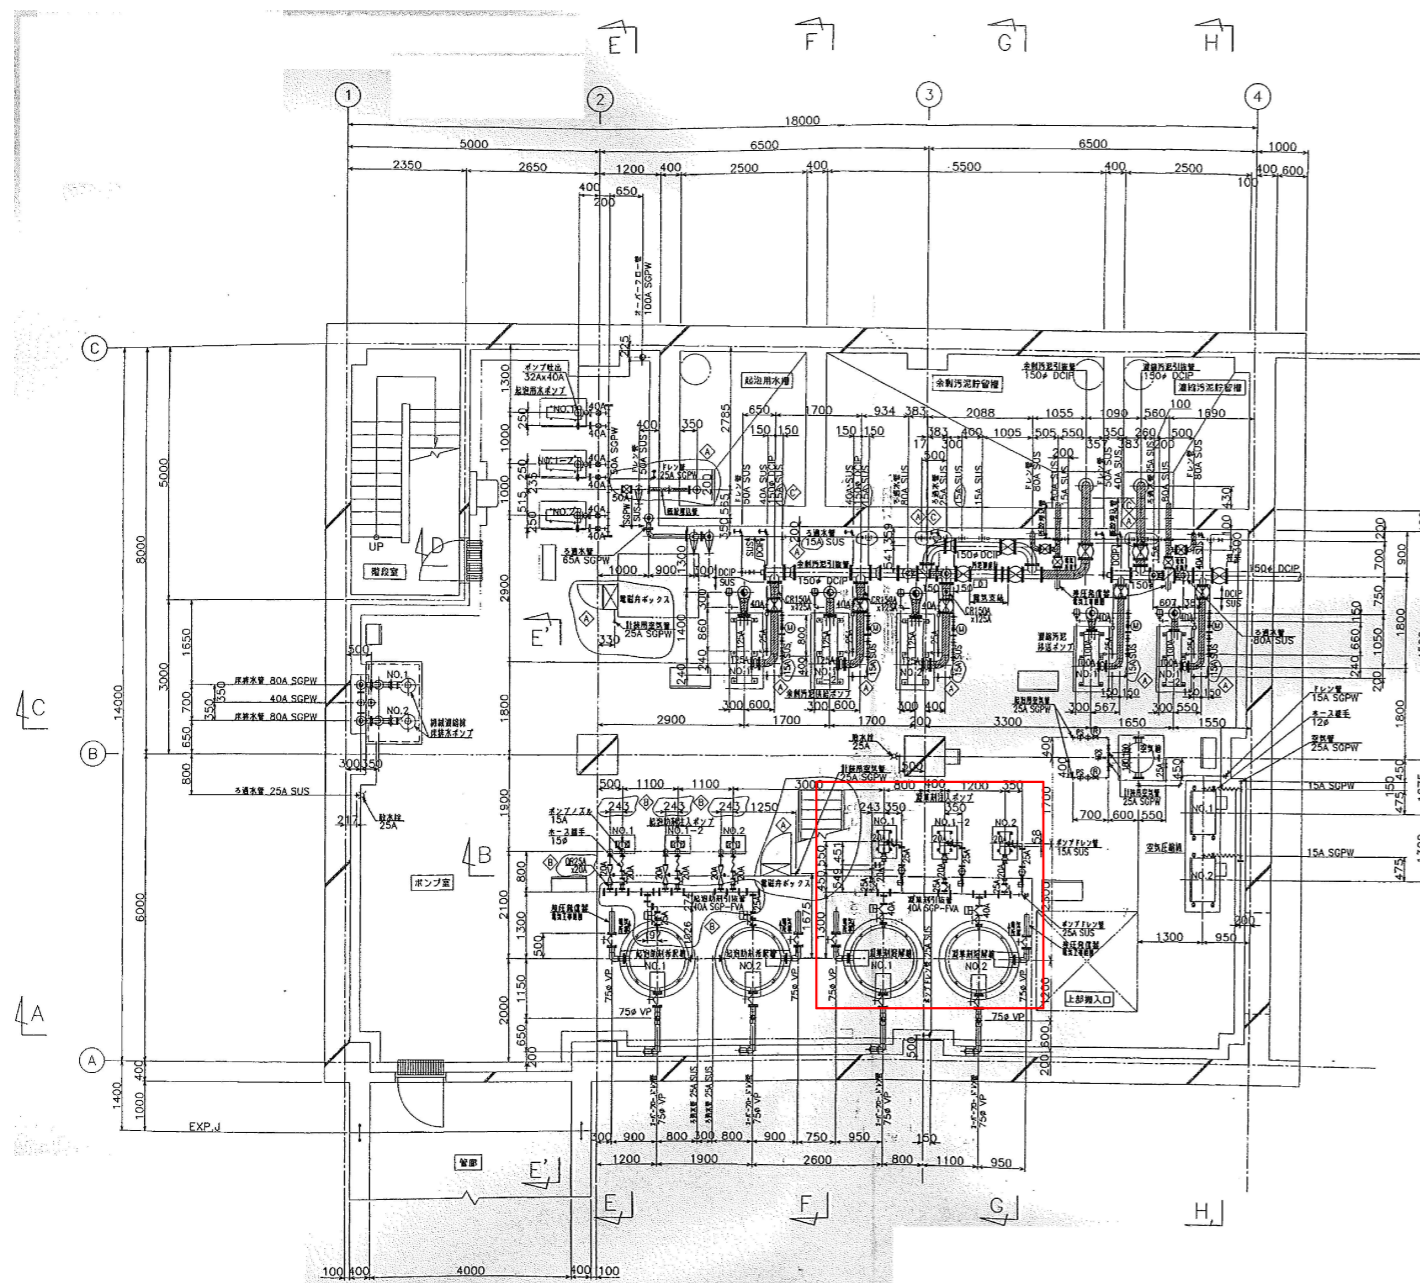


機械濃縮棟B1F平面図・断面図

設計図 : 実施箇所

(全3枚のうち2枚目)

件名	山陰終末処理場集集剤供給装置修繕				
図名	機械濃縮棟B1F平面図・断面図				
課長	課長補佐	係長	係	縮尺	フリー
				作図年度	令和8年
下関市上下水道局				図番	

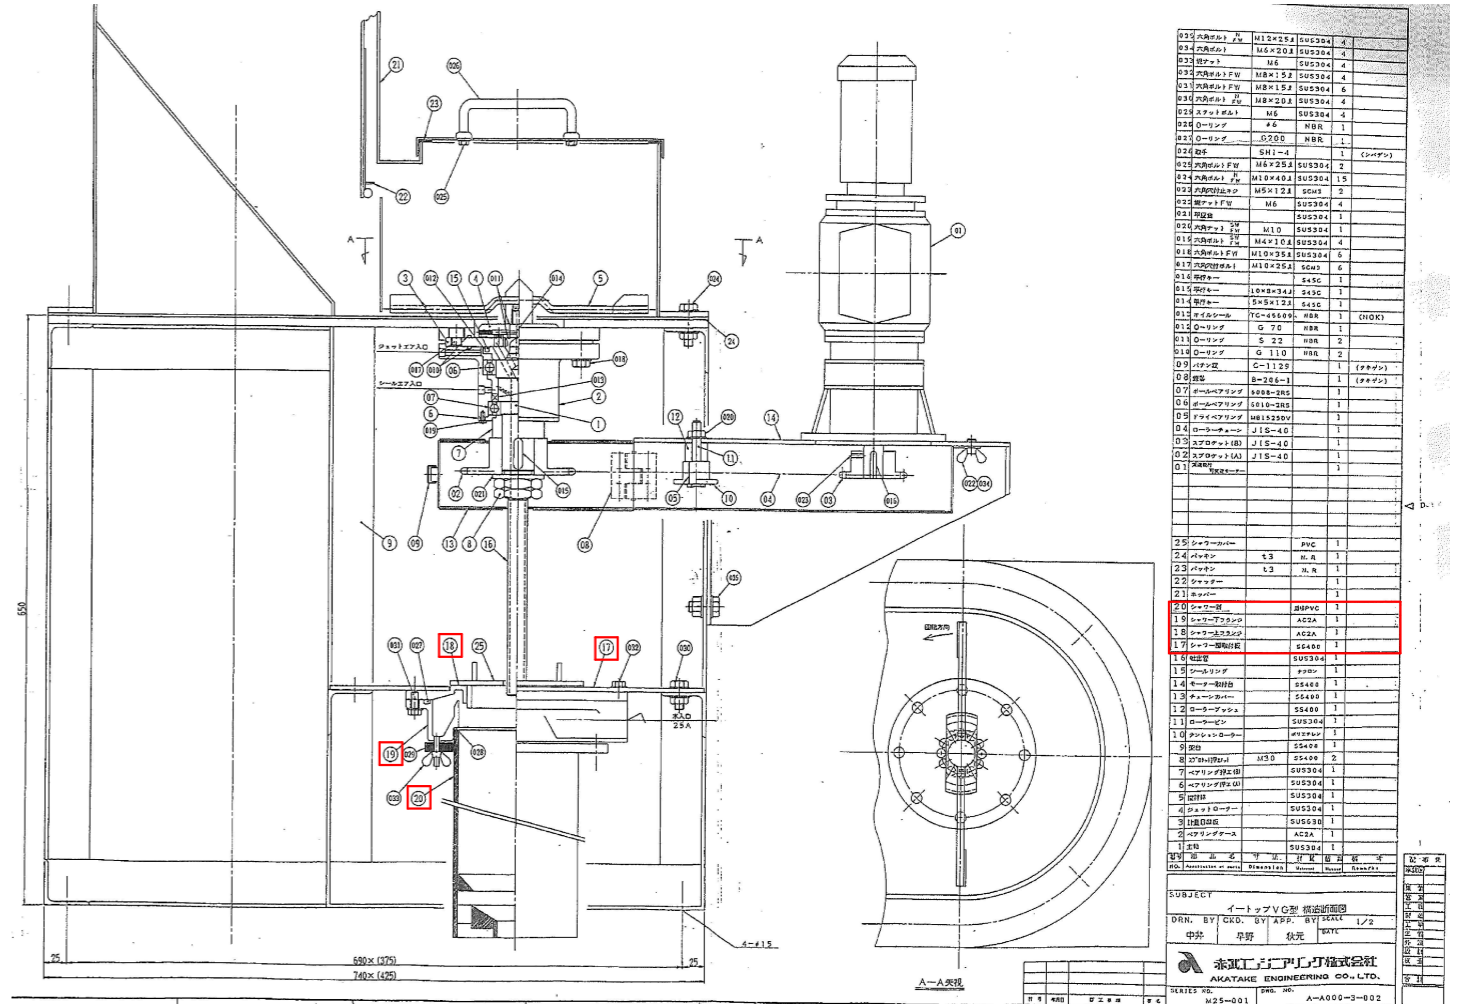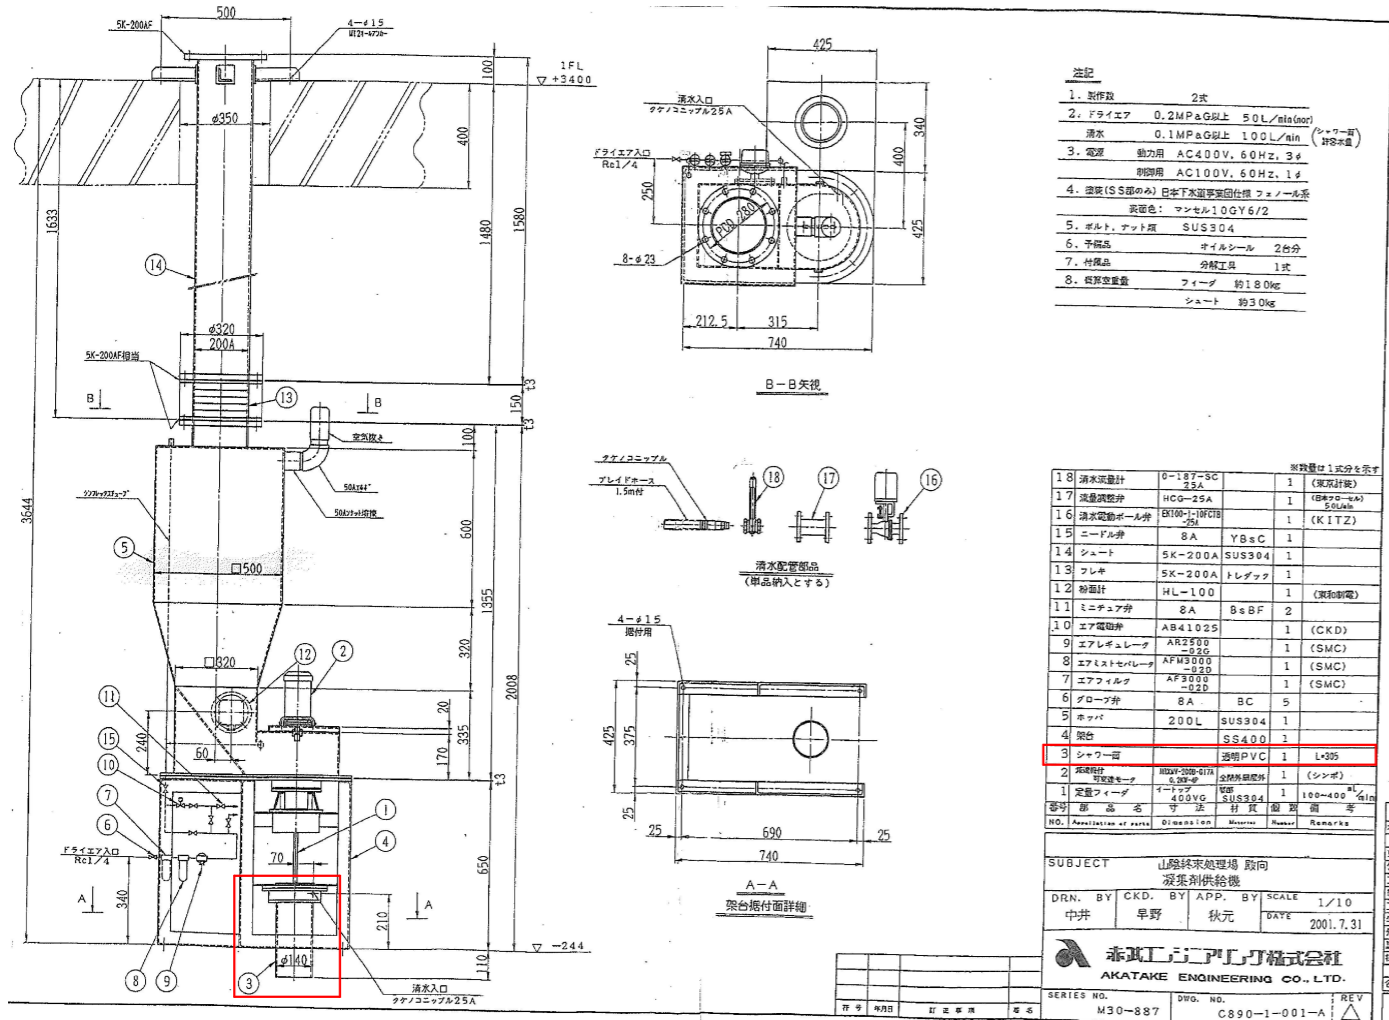

イートップVG型構造断面図

設計図 : 実施箇所

(全3枚のうち3枚目)

件名	山陰終末処理場凝集剤供給装置修繕				
図名	イートップVG型構造断面図				
課長	課長補佐	係長	係	縮尺	フリー
				作図年度	令和8年
下関市上下水道局				図番	