


別図 1

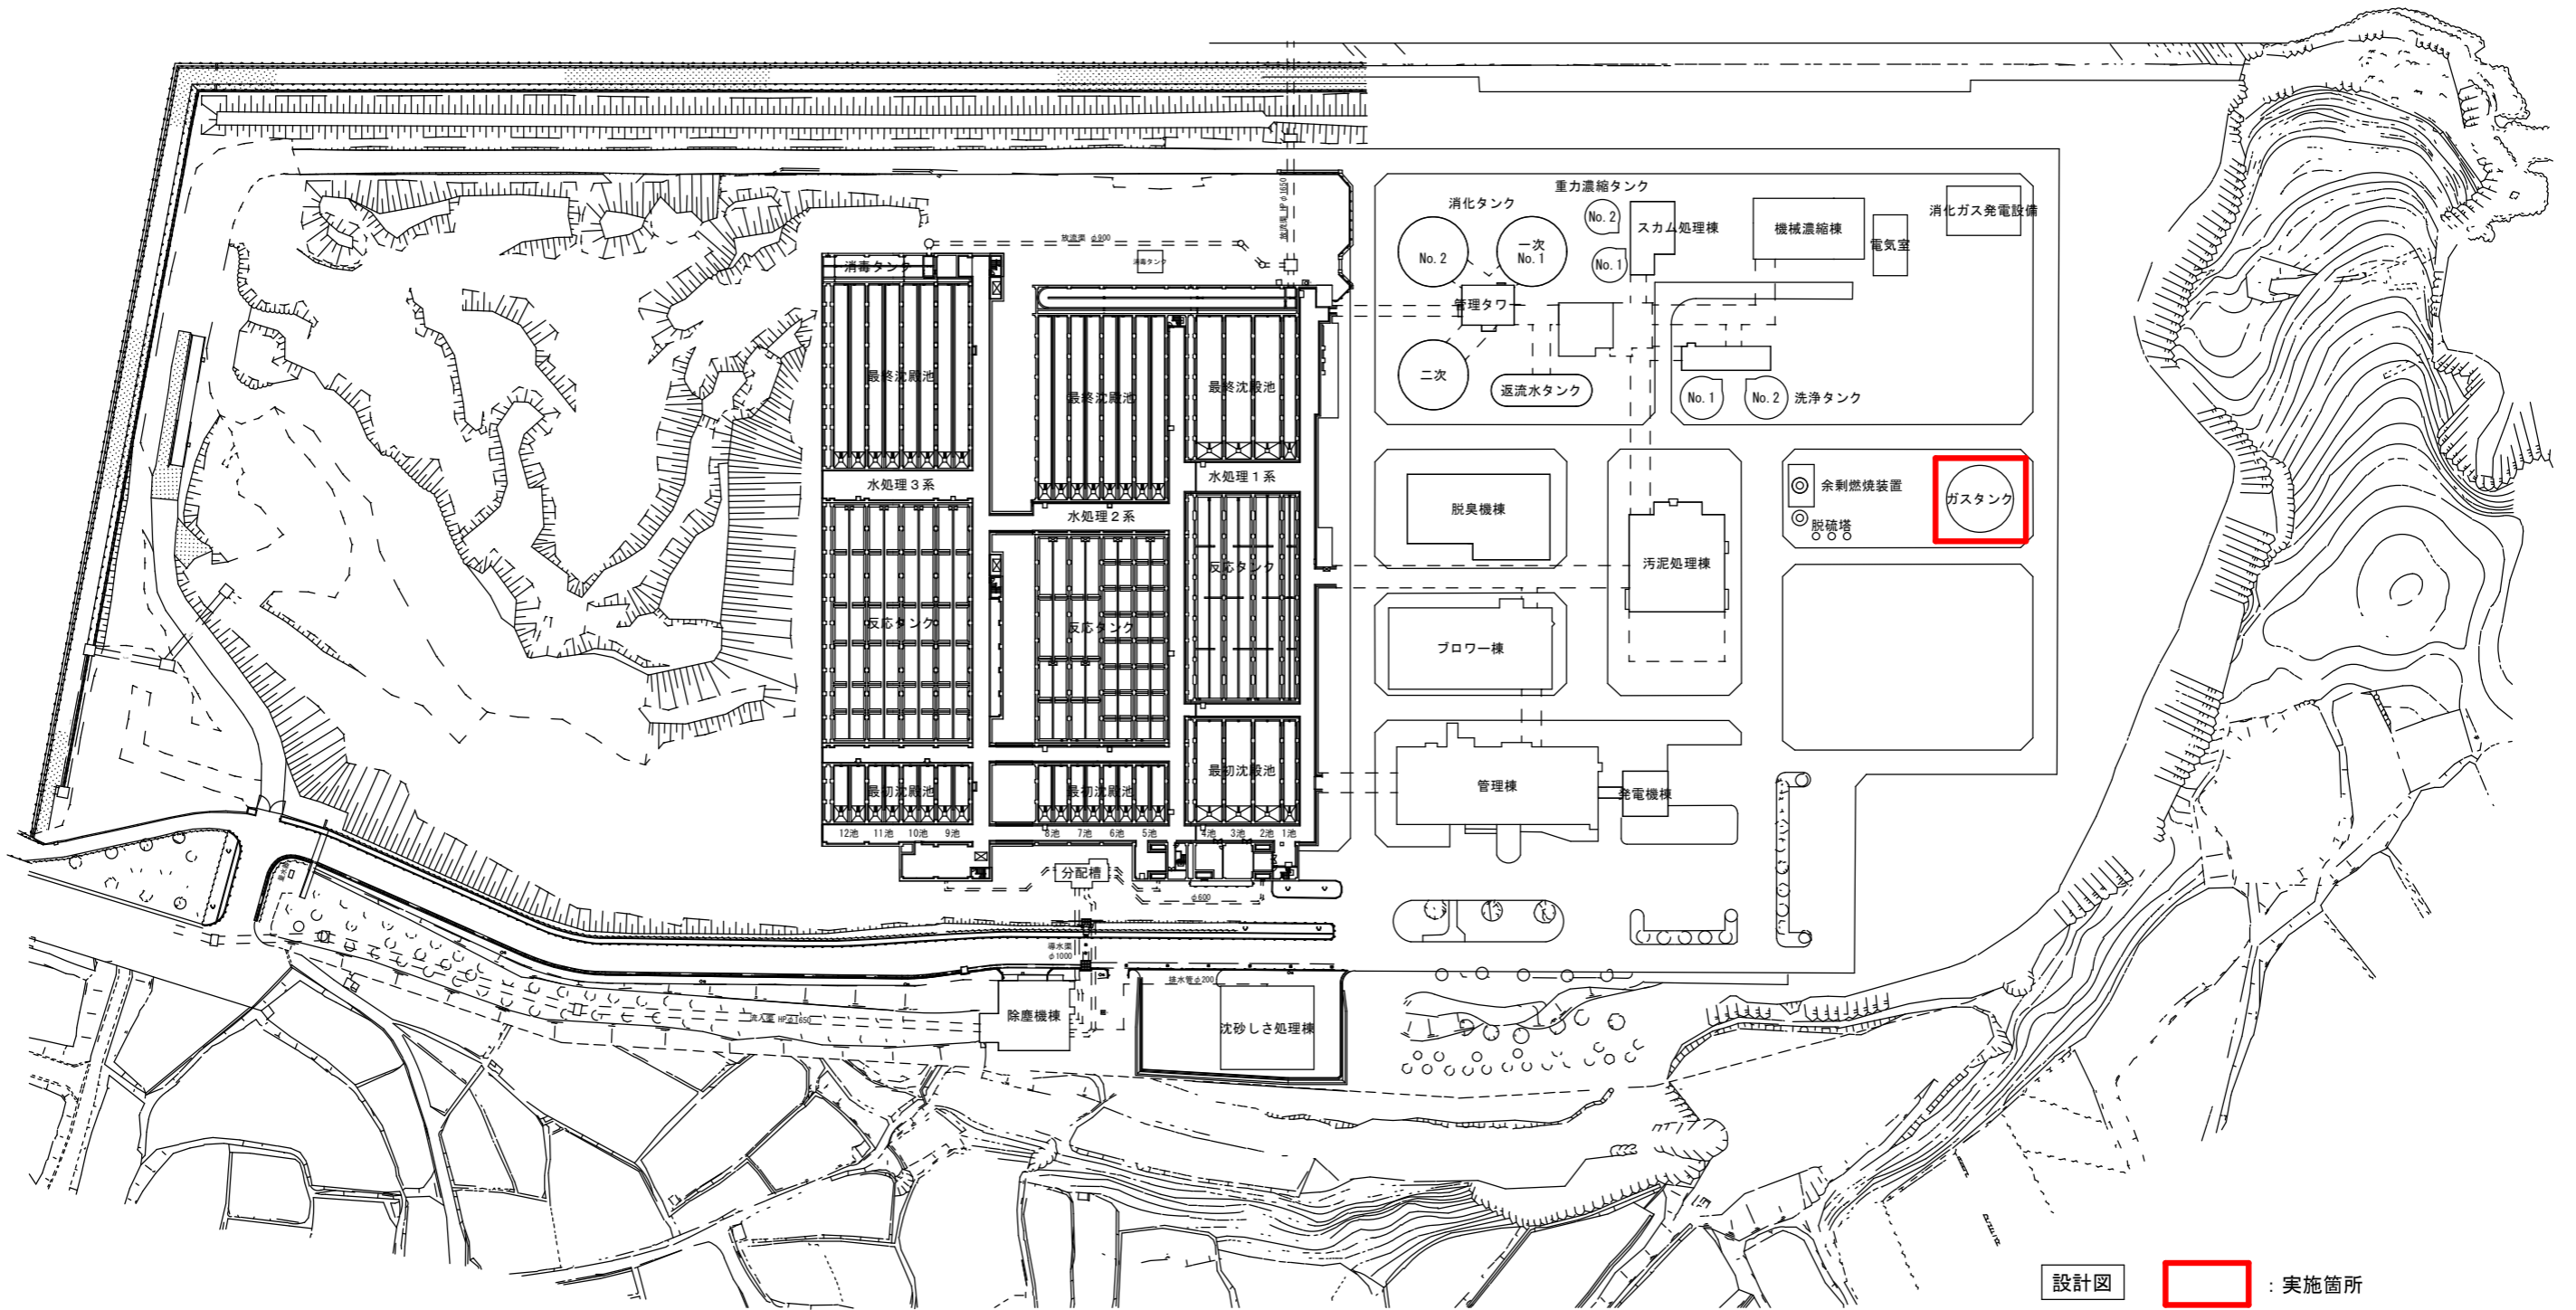


設計図 : 実施箇所

(全3枚のうち1枚目)

件名	山陰終末処理場ガスホルダレン修繕				
図名	山陰終末処理場一般平面図				
課長	課長補佐	係長	係	縮尺	
				作図年度	
下関市上下水道局				図番	

別図 3

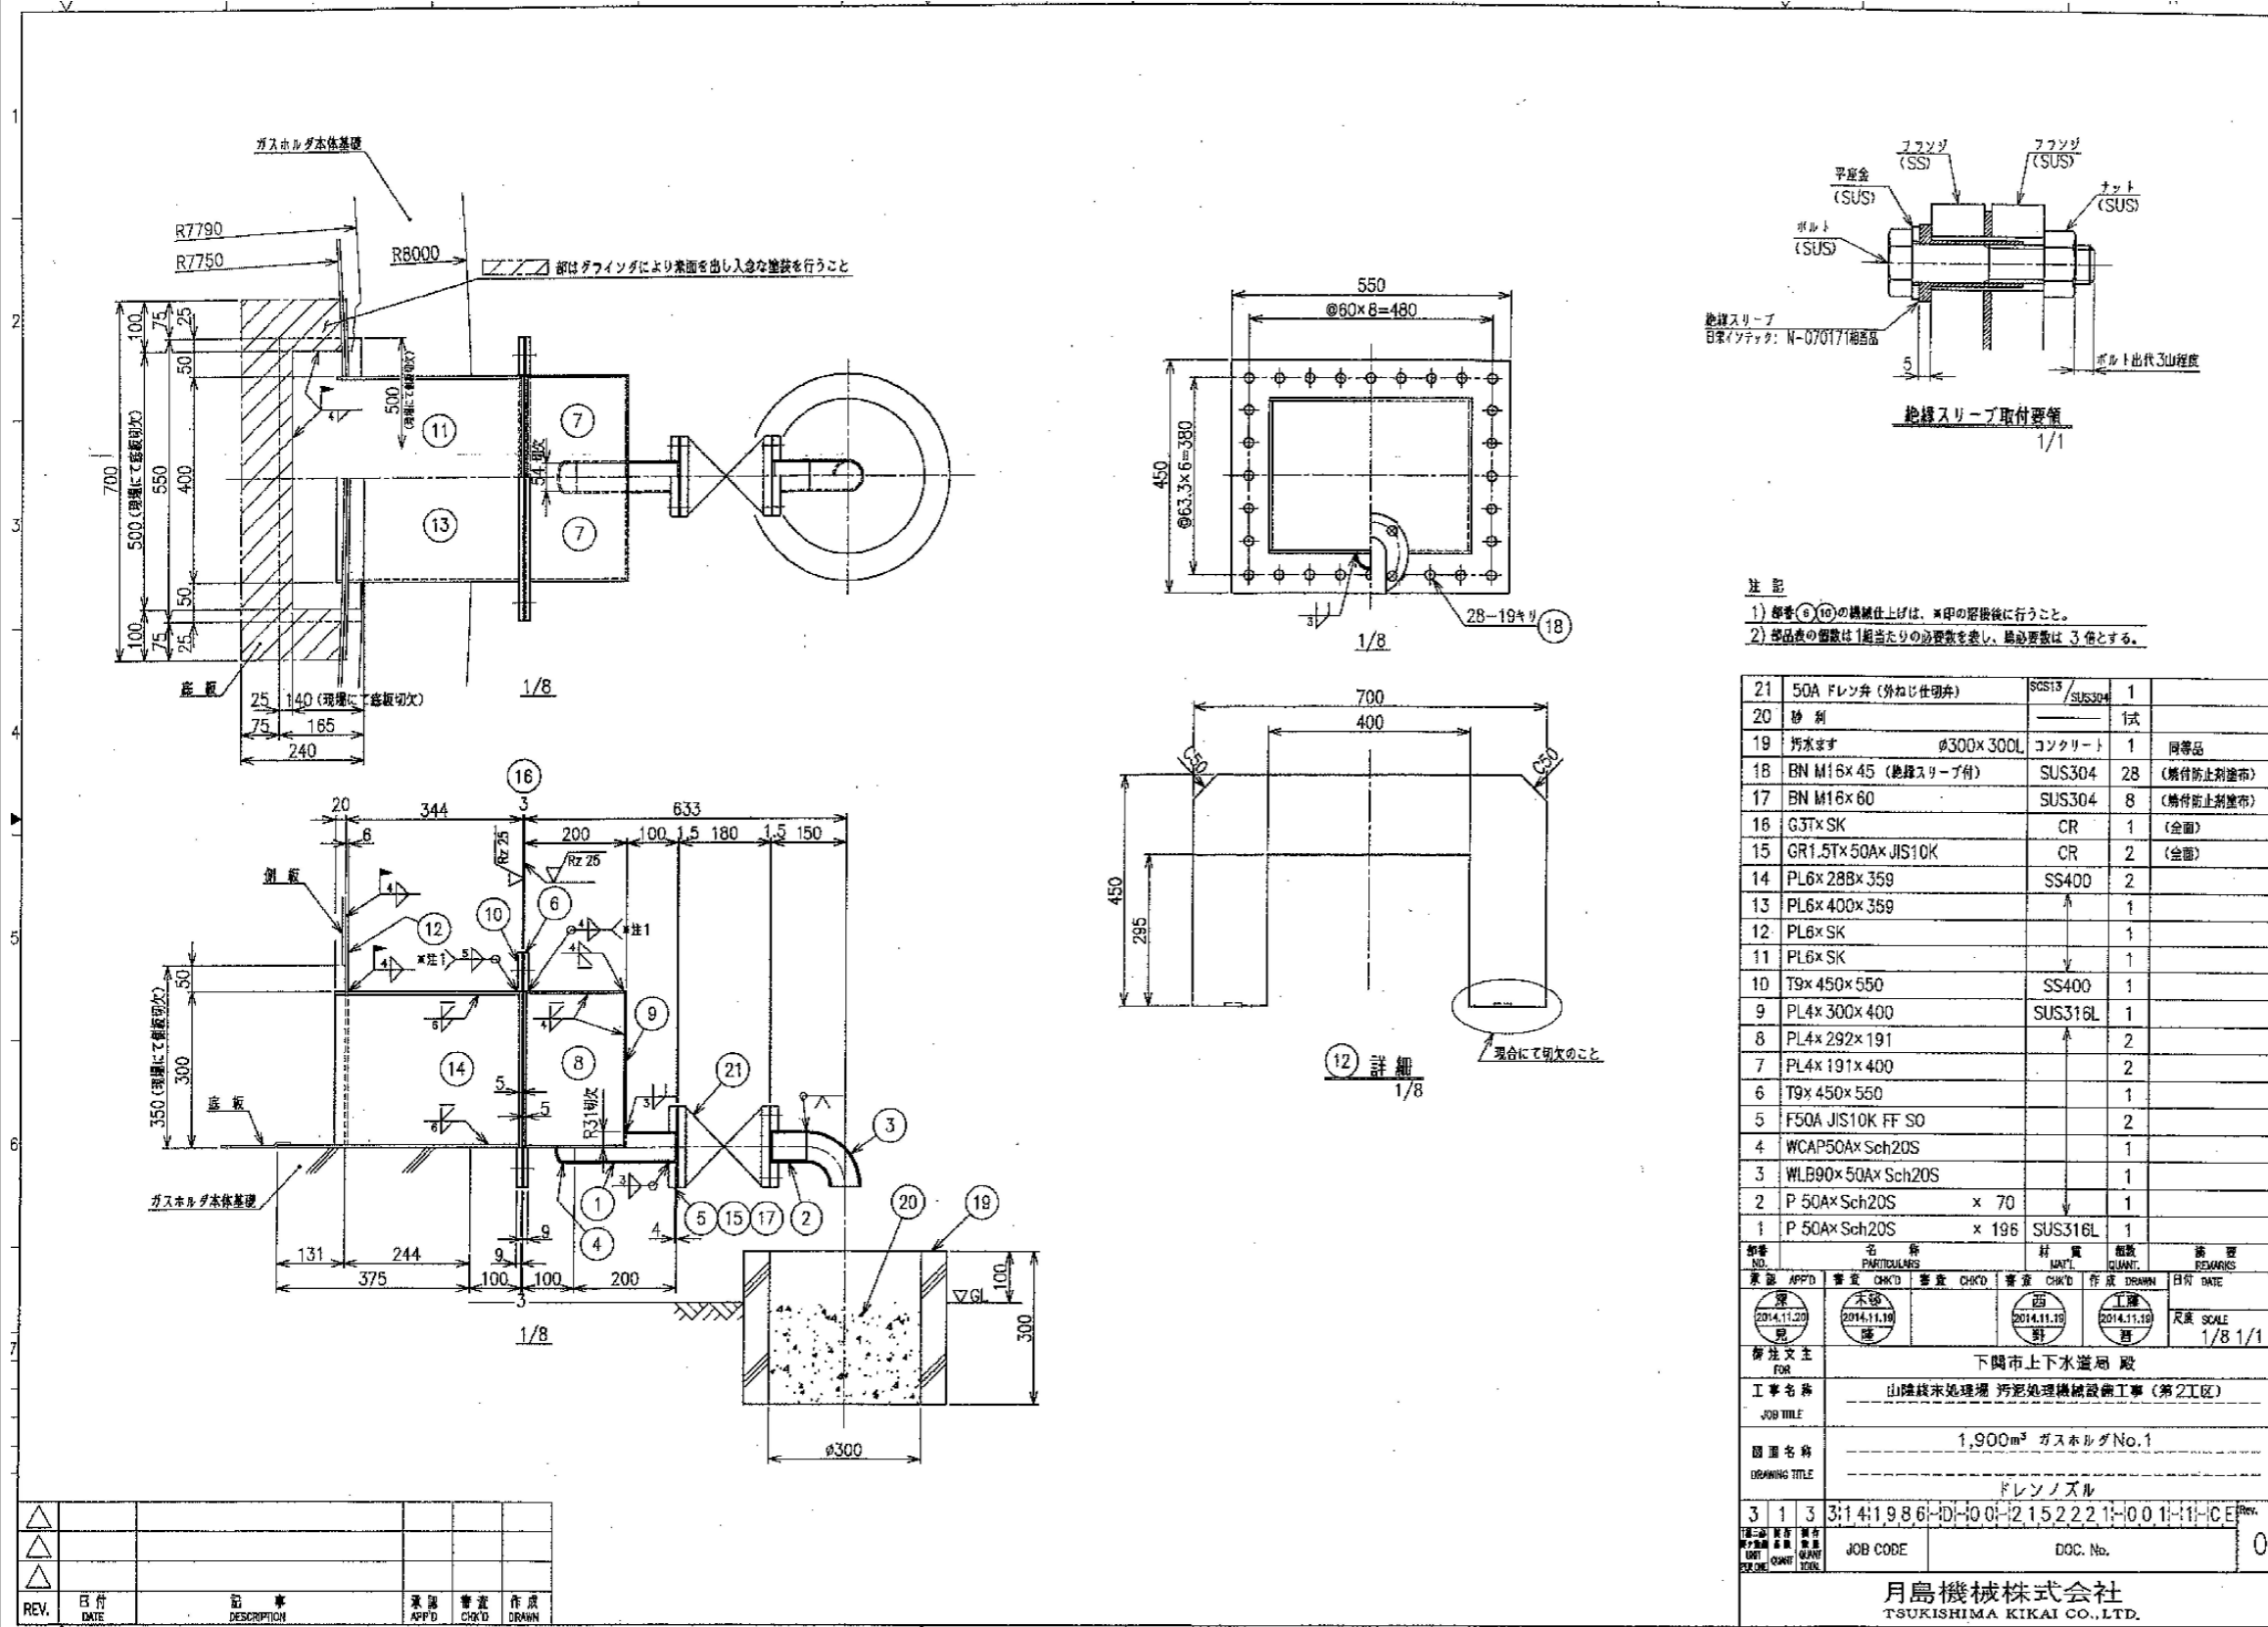

設計図

(全3枚のうち3枚目)

件名	山陰終末処理場ガスホルダドレン修繕			
図名	ドレンノズル詳細図			
課長	課長補佐	係長	係	縮尺
				作図年度
下関市上下水道局				図番