

平面図




位置図


設計図

(全3枚のうち1枚目)  : 実施箇所

件名	綾羅木中継ポンプ場No.1流入ゲート修繕				
	綾羅木中継ポンプ場平面図、位置図				
課長	課長補佐	係長	係	縮尺	フリー
				作図年度	
下関市上下水道局			図番		

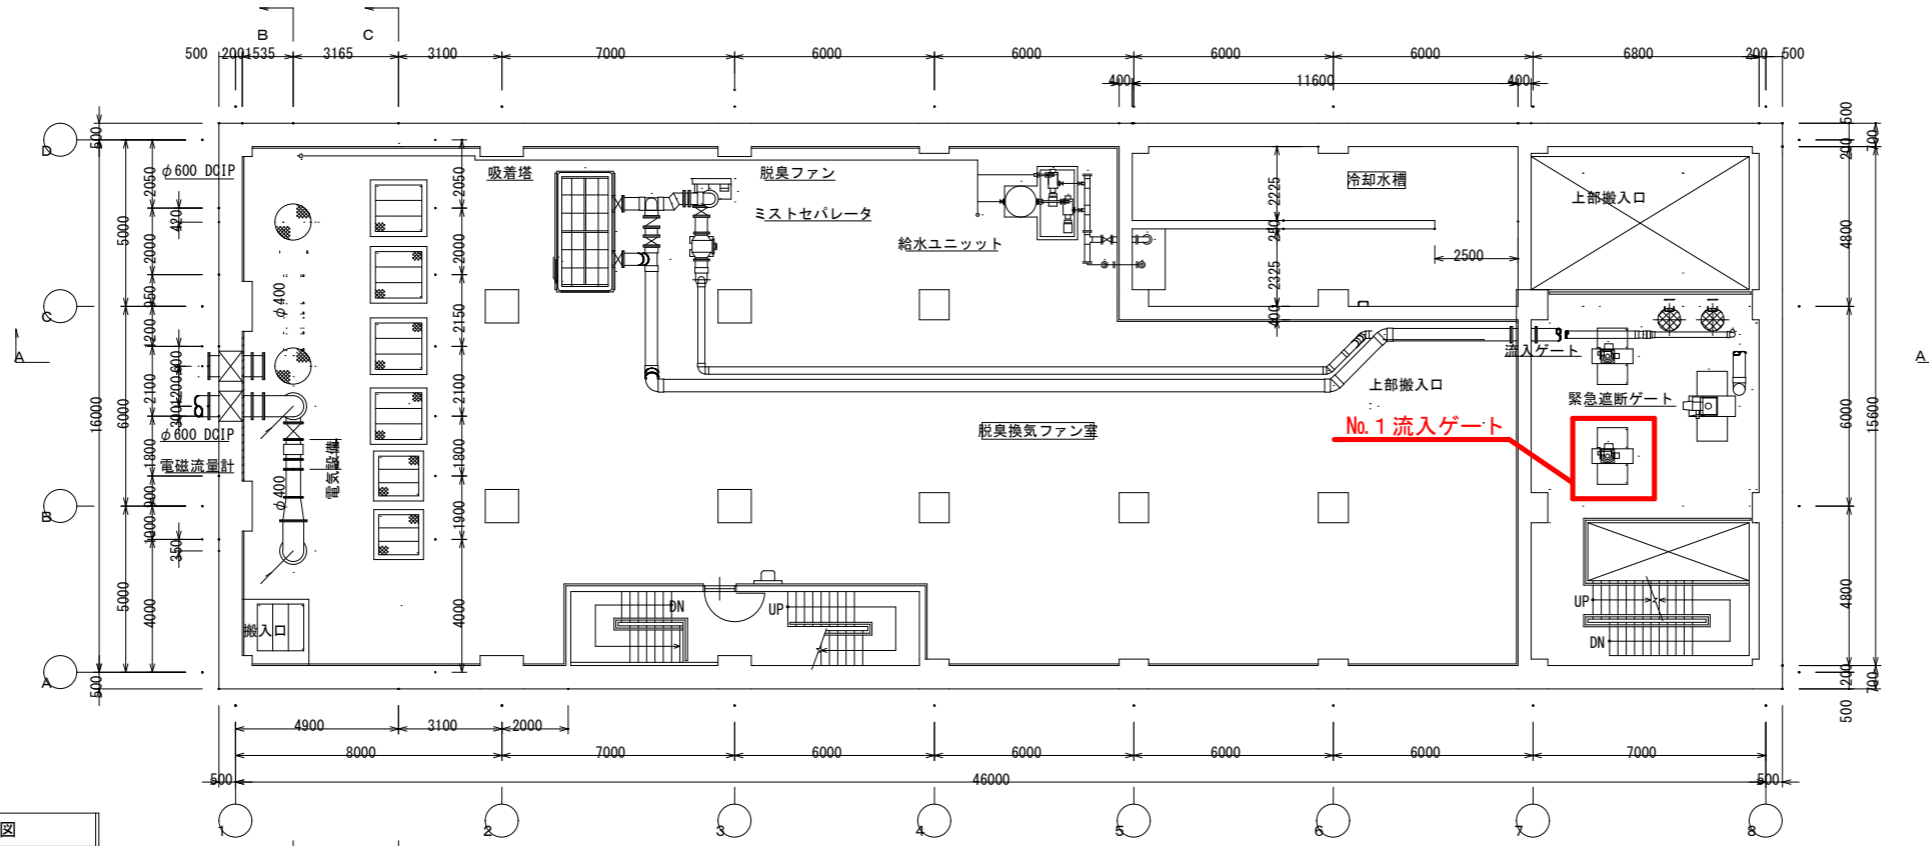

地下2階平面図

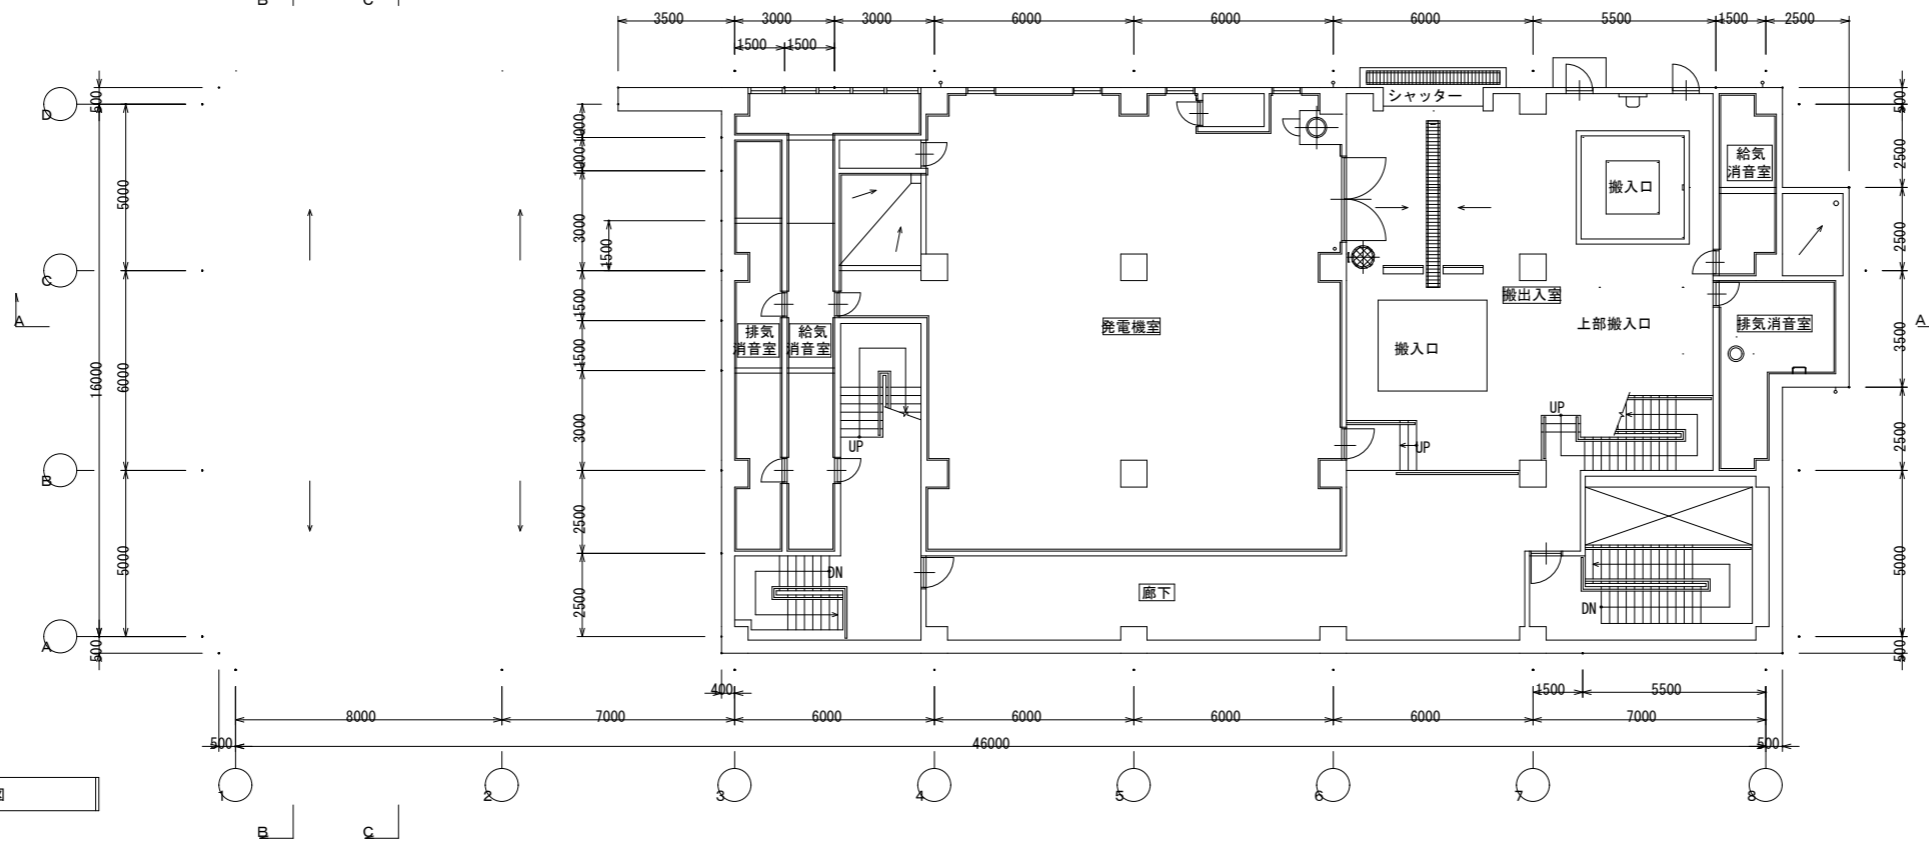


地下1階平面図

設計図

(全3枚のうち2枚目)    : 実施箇所

件名	綾羅木中継ポンプ場No.1流入ゲート修繕				
図名	地下2階平面図、地下1階平面図				
課長	課長補佐	係長	係	縮尺	フリー
				作図年度	
下関市上下水道局			図番		

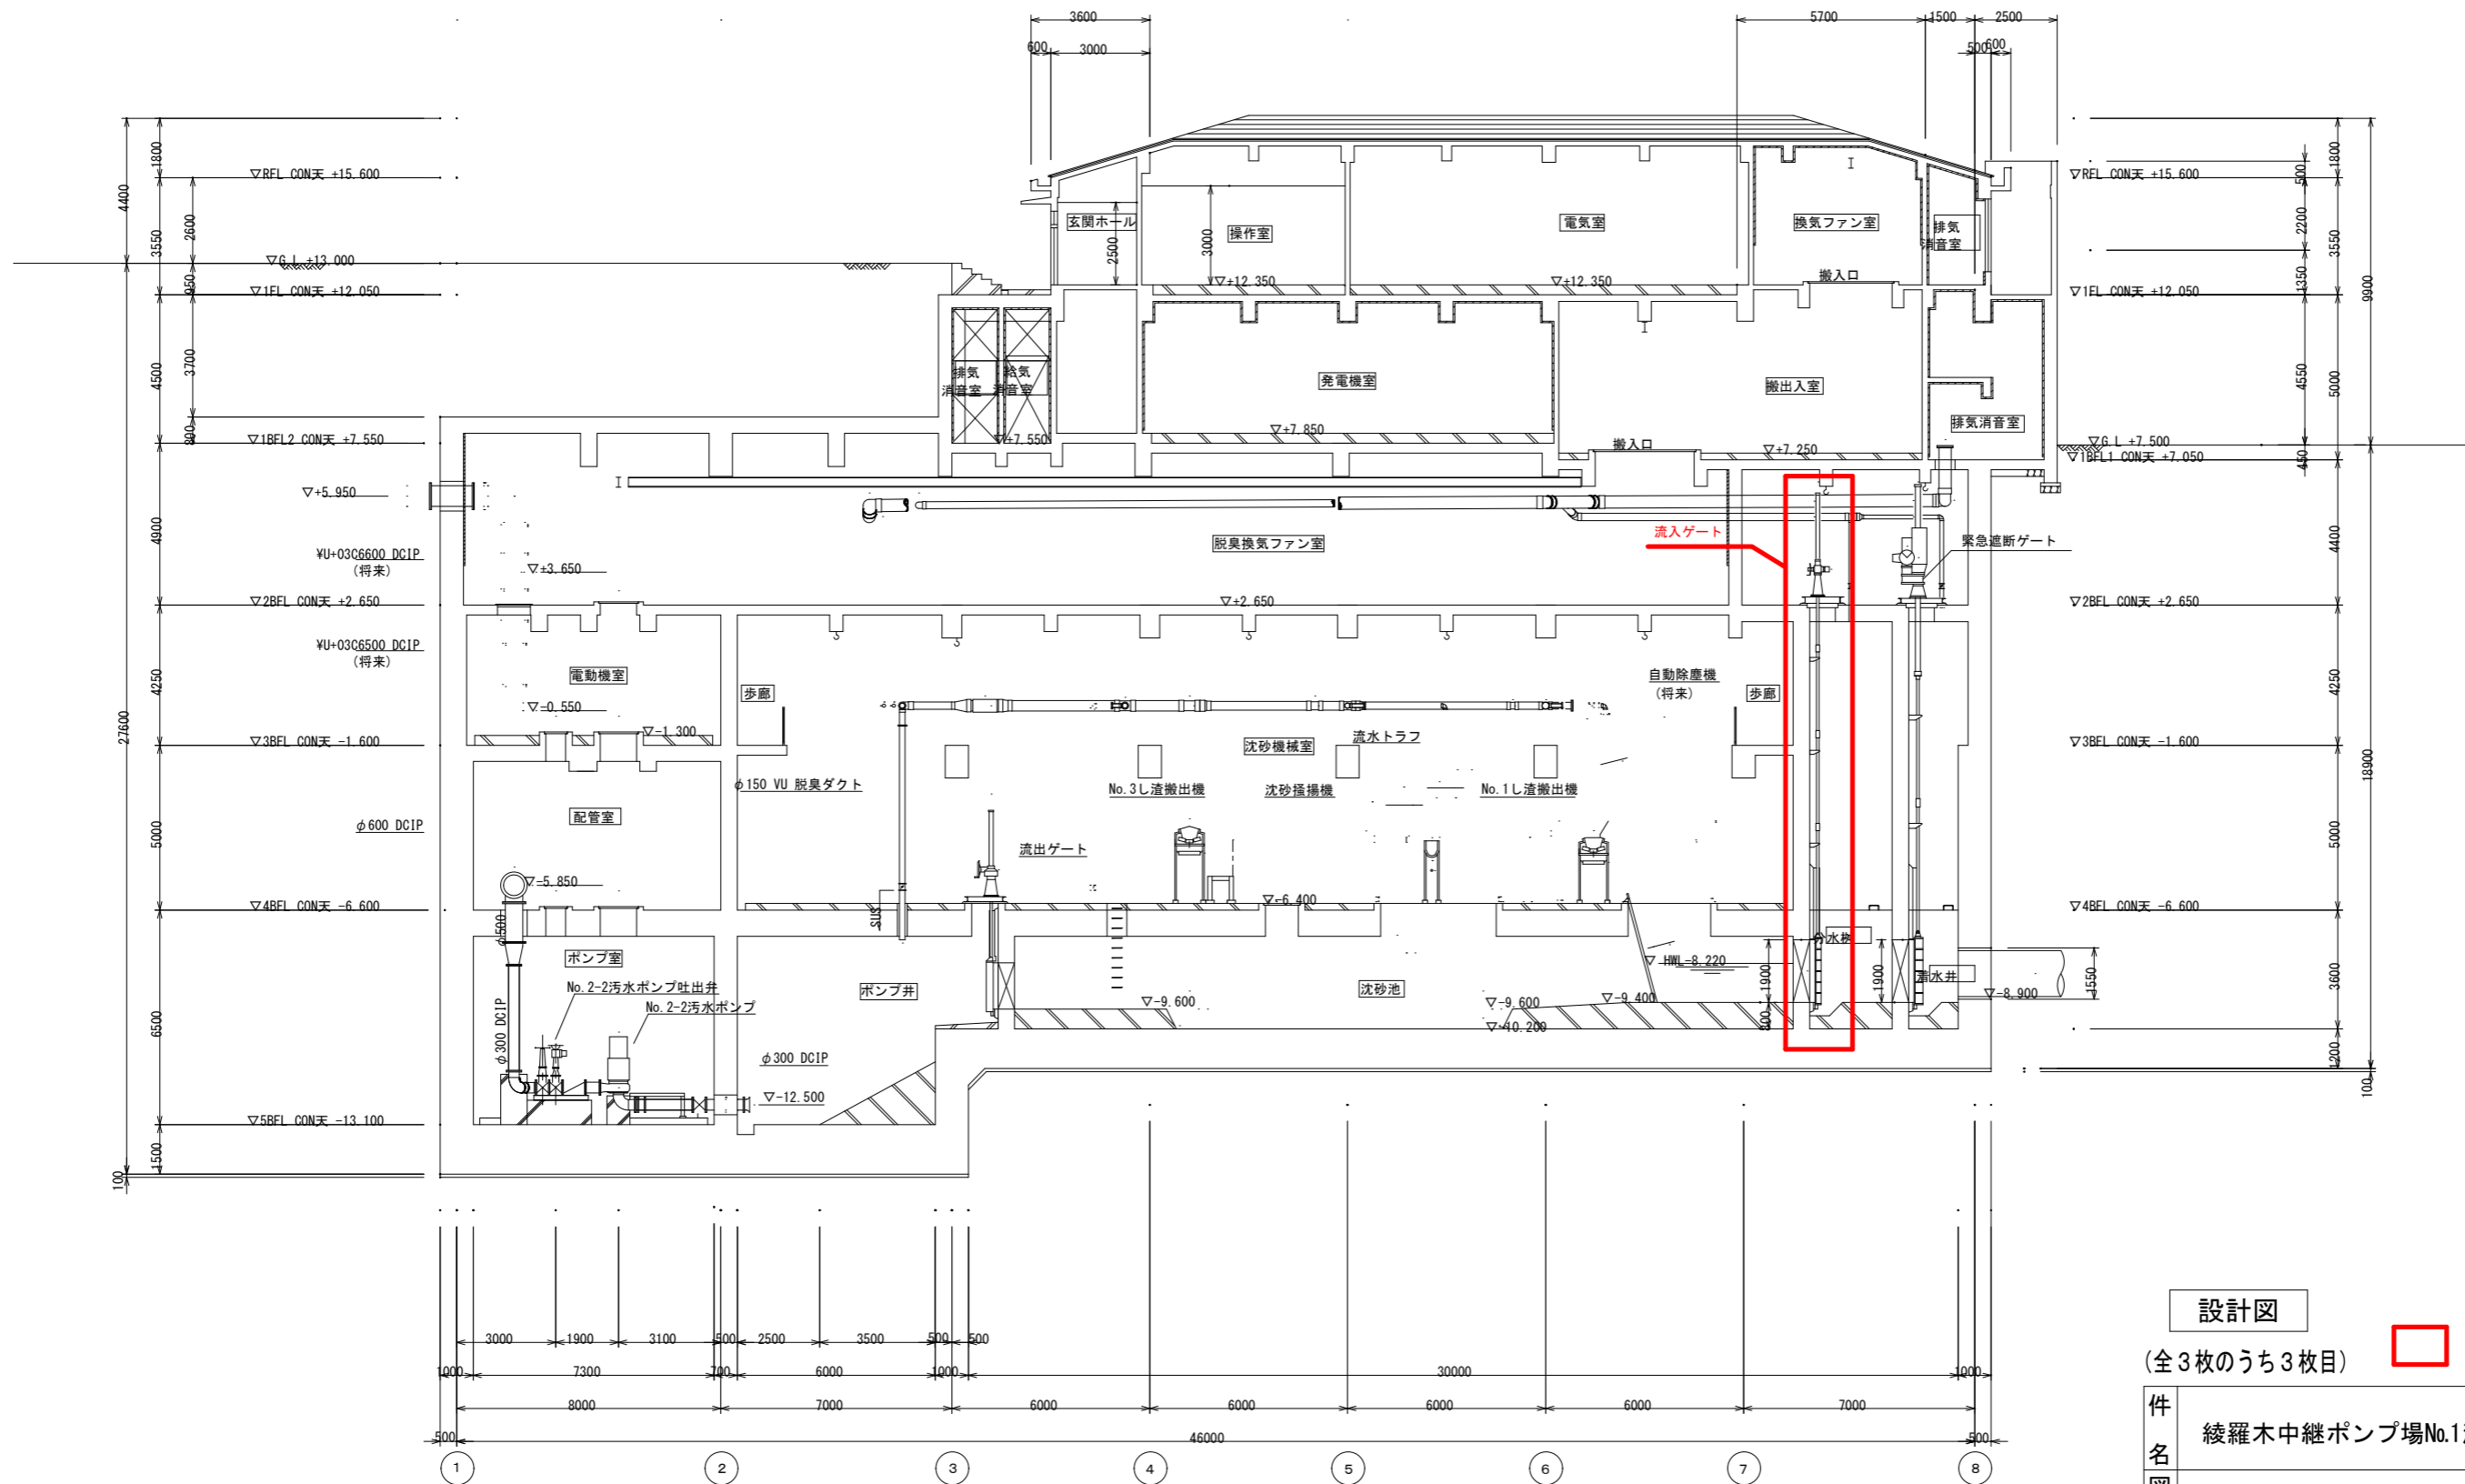

設計図					
(全3枚のうち3枚目) <span style="color: red;">□</span> : 実施箇所					
件名	綾羅木中継ポンプ場No.1流入ゲート修繕				
図名	断面図				
課長	課長補佐	係長	係	縮尺	フリー
				作図年度	
下関市上下水道局			図番		

断面図