

平面図




位置図


設計図

(全13枚のうち1枚目) : 実施場所


件名	綾羅木中継ポンプ場No.1-1汚水ポンプ取替業務				
	図名 綾羅木中継ポンプ場平面図、位置図				
課長	課長補佐	係長	係	縮尺	フリー
				作図年度	2026
下関市上下水道局					図番

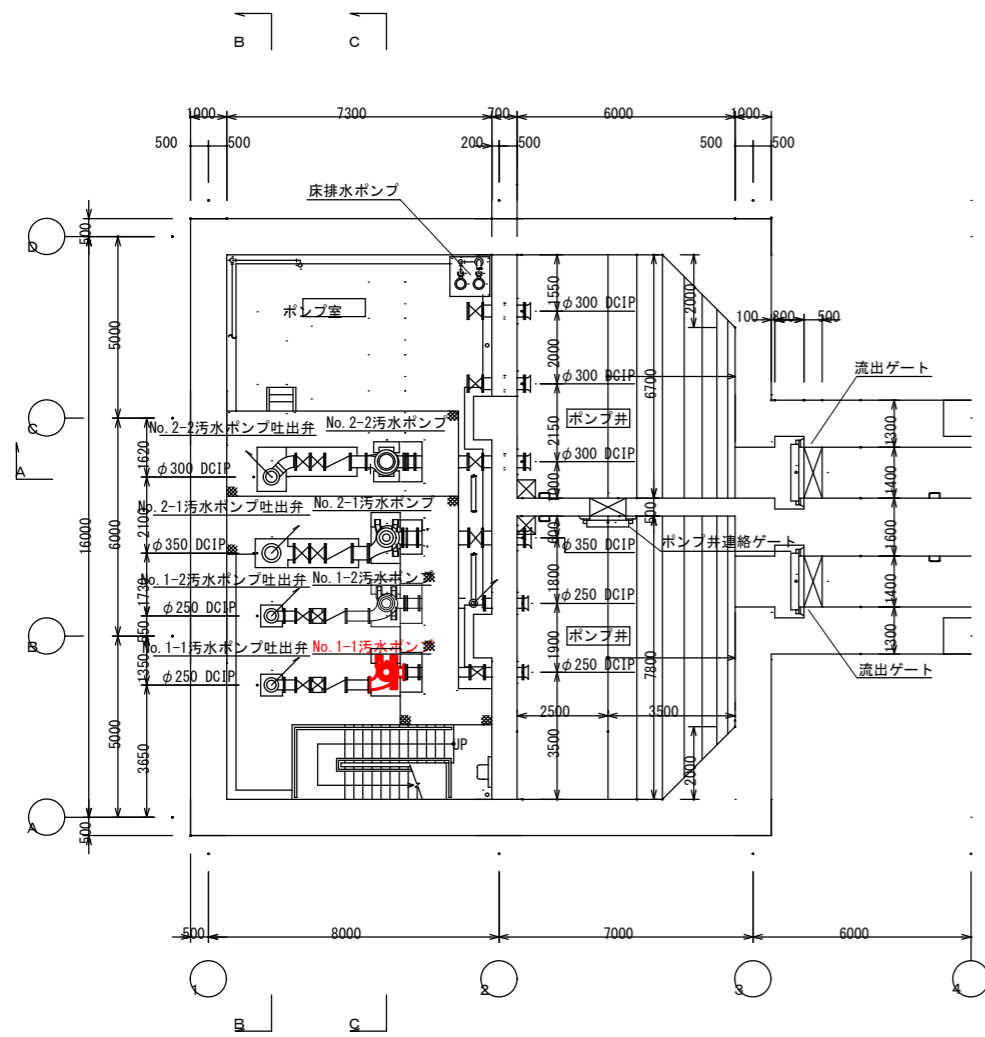

地下5階平面図

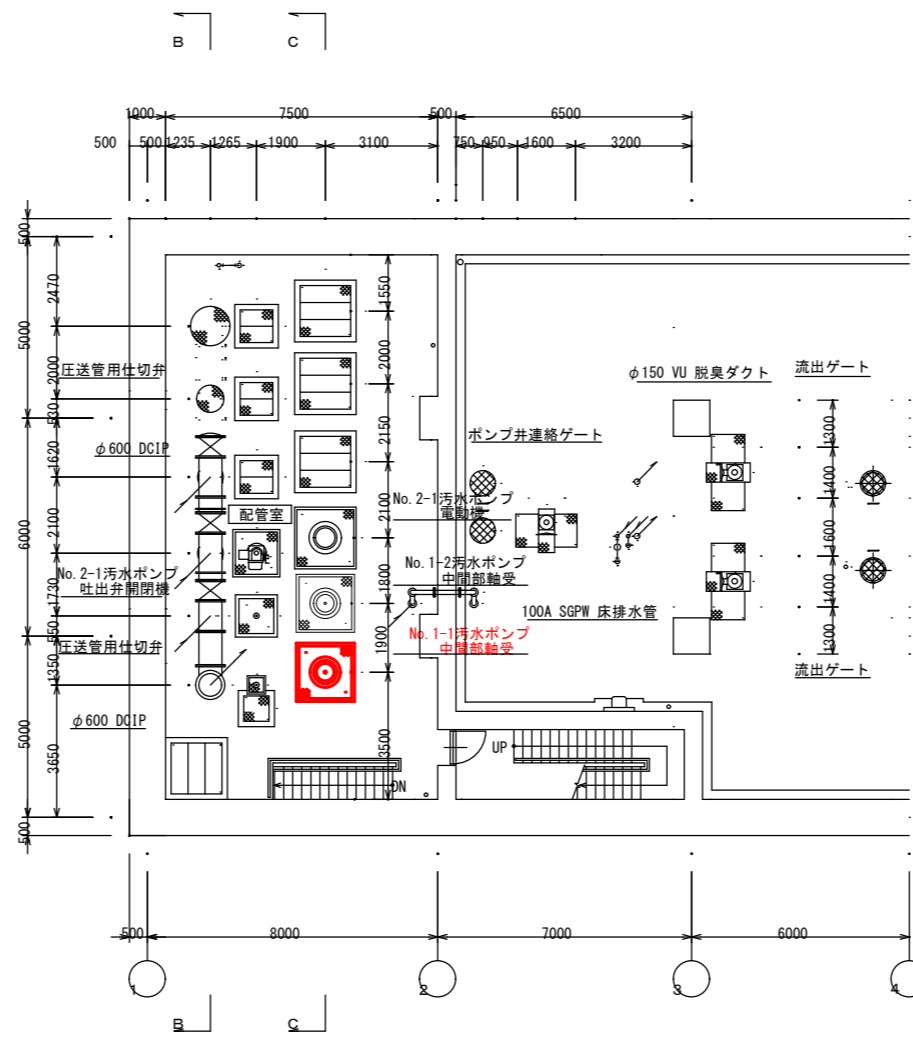

地下4階平面図

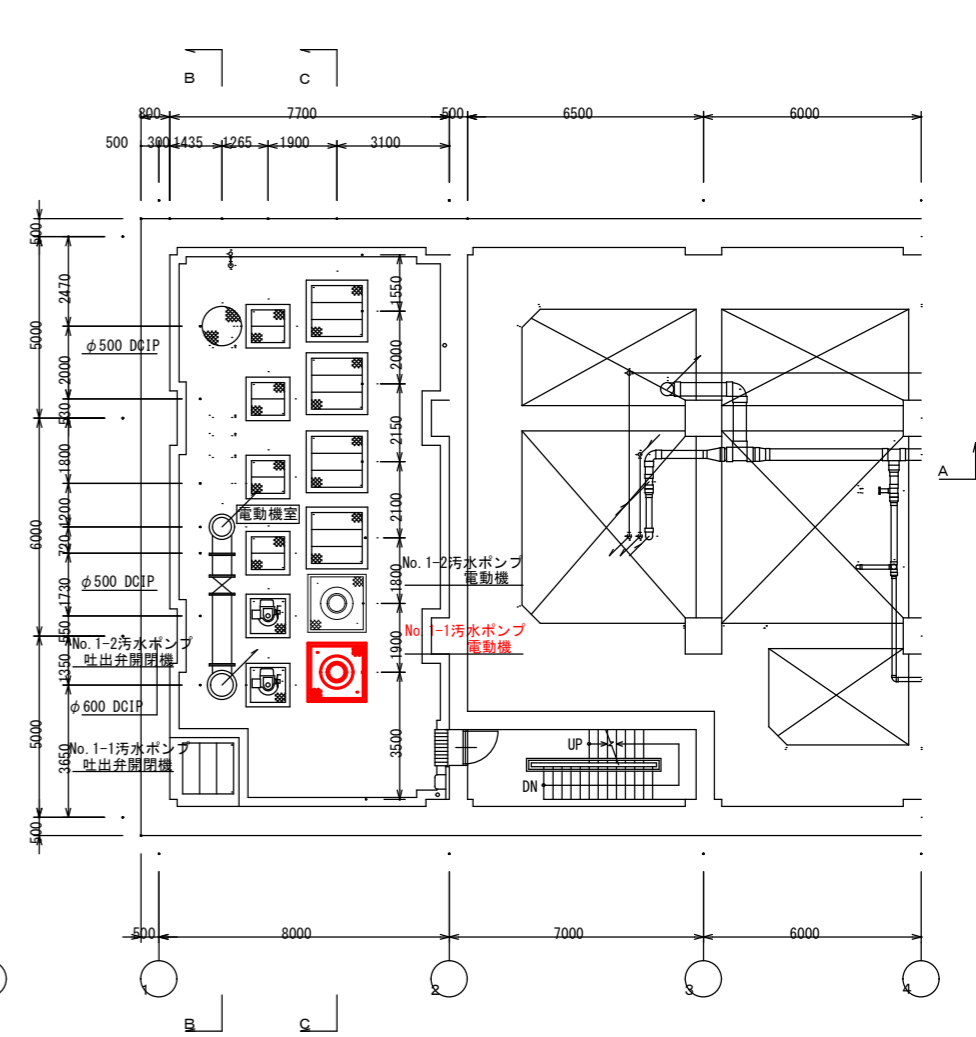


地下3階平面図

設計図


(全13枚のうち2枚目)

□ : 実施場所

件名	綾羅木中継ポンプ場No.1-1汚水ポンプ取替業務				
図名	地下5階、4階、3階平面図				
課長	課長補佐	係長	係	縮尺	フリー
				作図年度	2026
下関市上下水道局			図番		

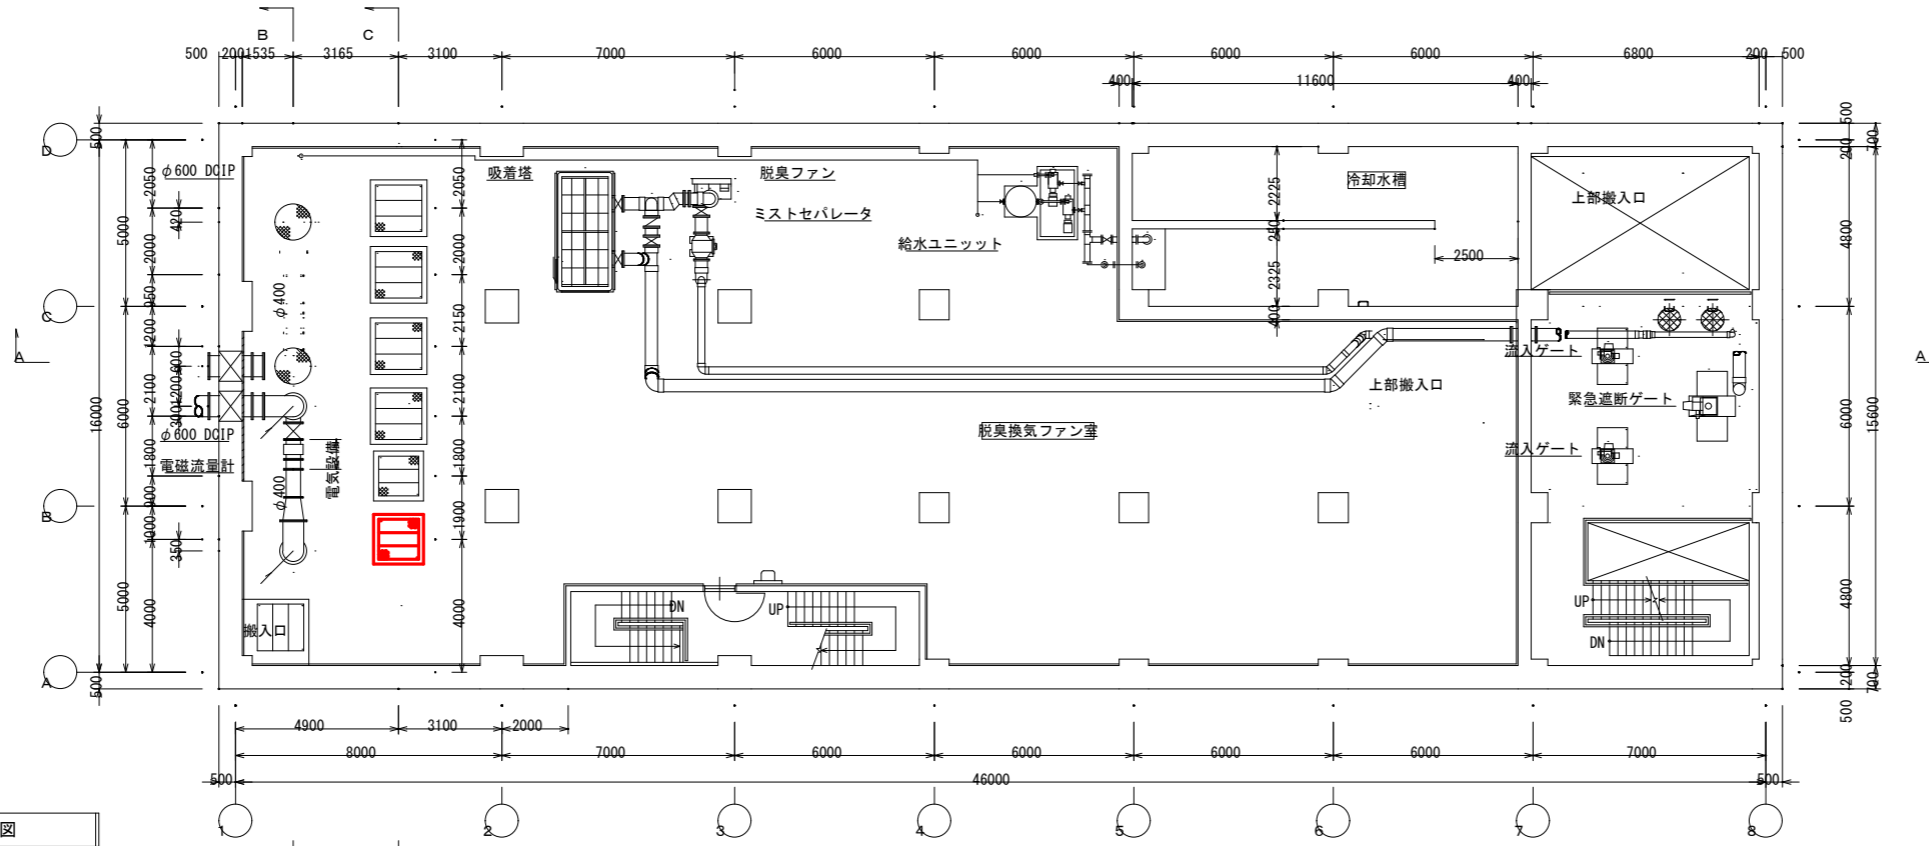

地下2階平面図

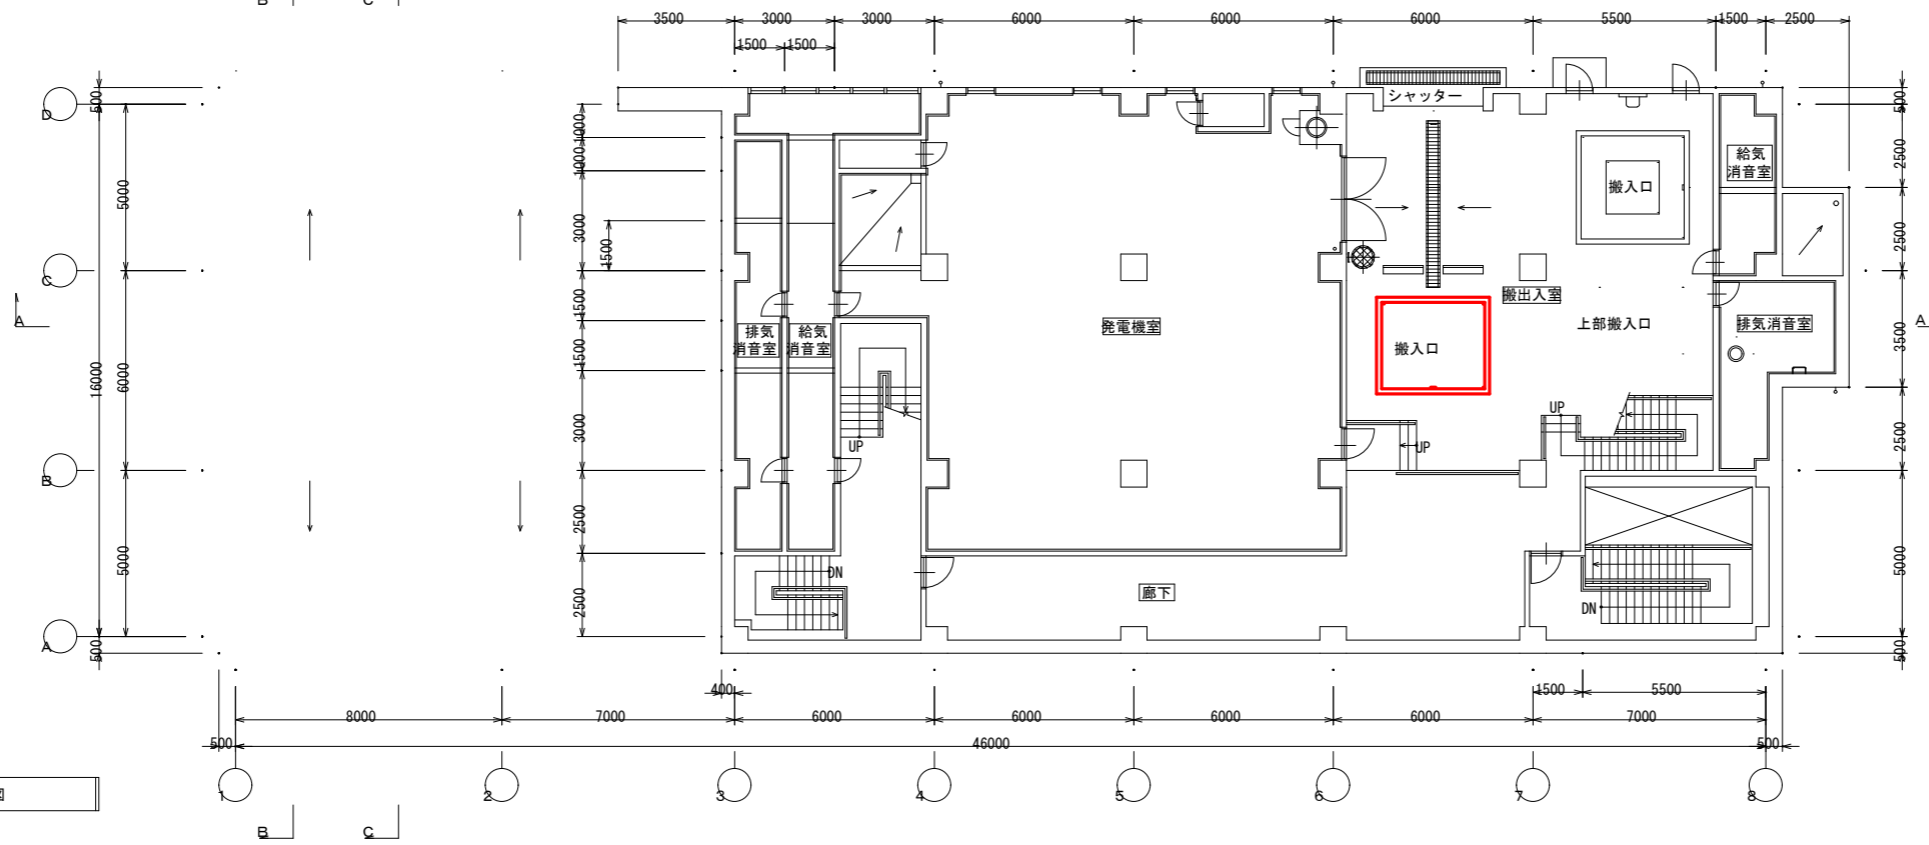


地下1階平面図

設計図

(全13枚のうち3枚目) 搬入口 : 搬出箇所

件名	綾羅木中継ポンプ場No.1-1汚水ポンプ取替業務				
図名	地下2階、1階平面図				
課長	課長補佐	係長	係	縮尺	フリー
				作図年度	2026
下関市上下水道局				図番	

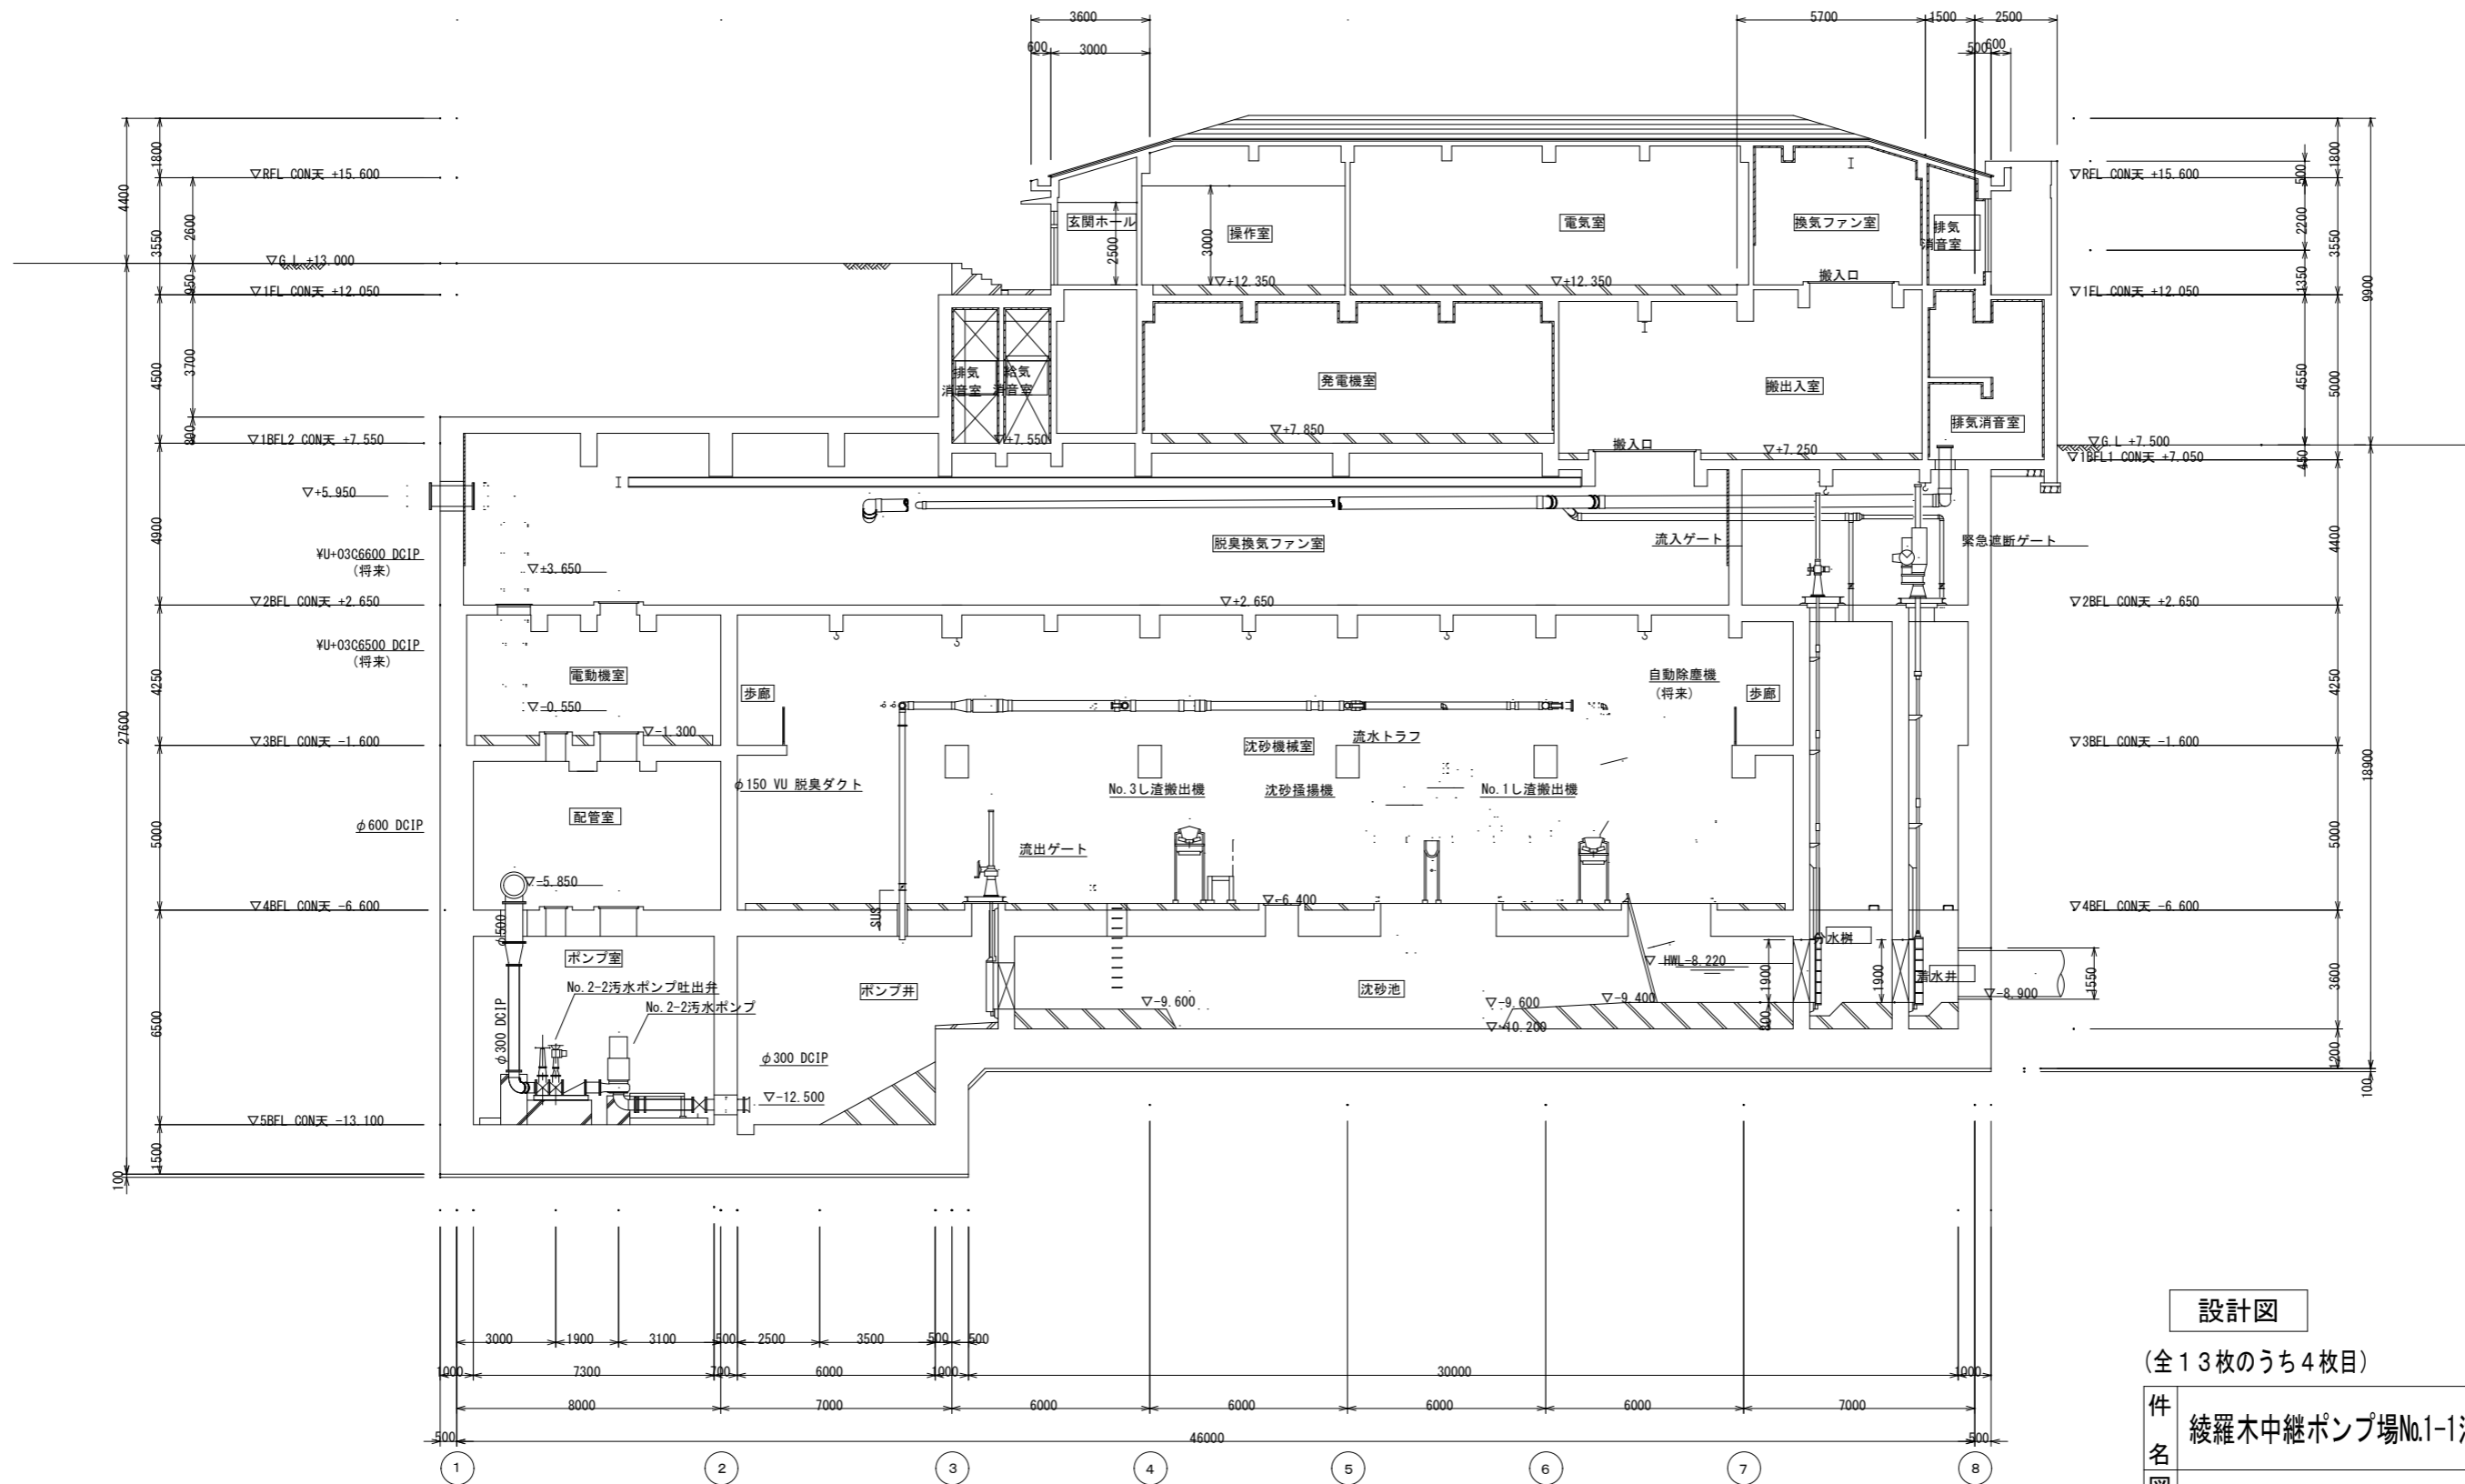


A-A断面図


設計図

(全13枚のうち4枚目)

件名	綾羅木中継ポンプ場No.1-1汚水ポンプ取替業務				
図名	A-A断面図				
課長	課長補佐	係長	係	縮尺	フリー
				作図年度	2026
下関市上下水道局			図番		

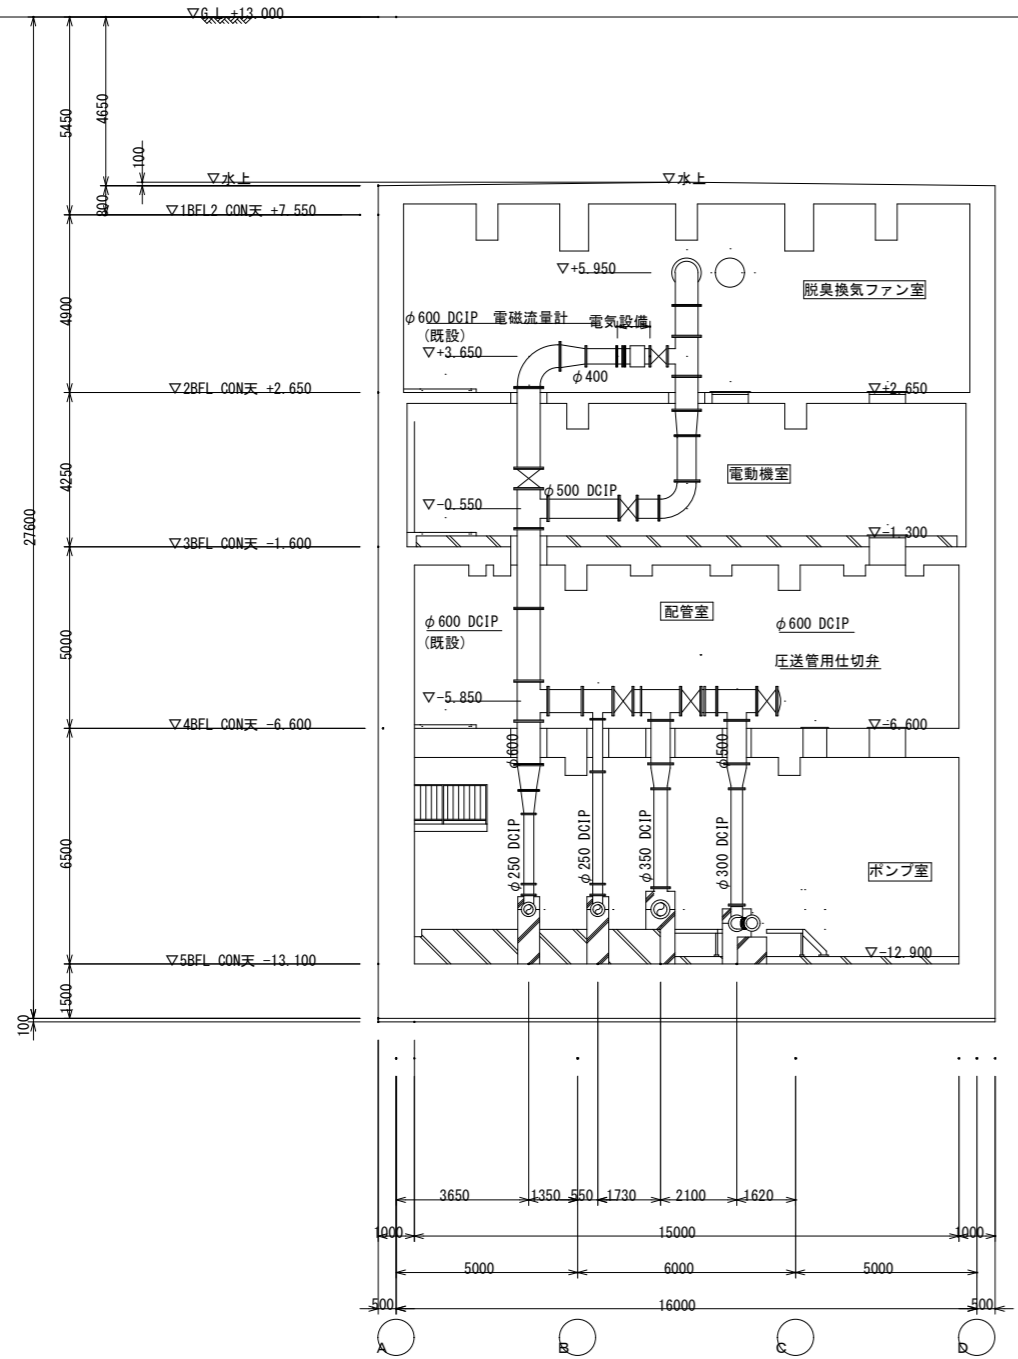

B-B断面図

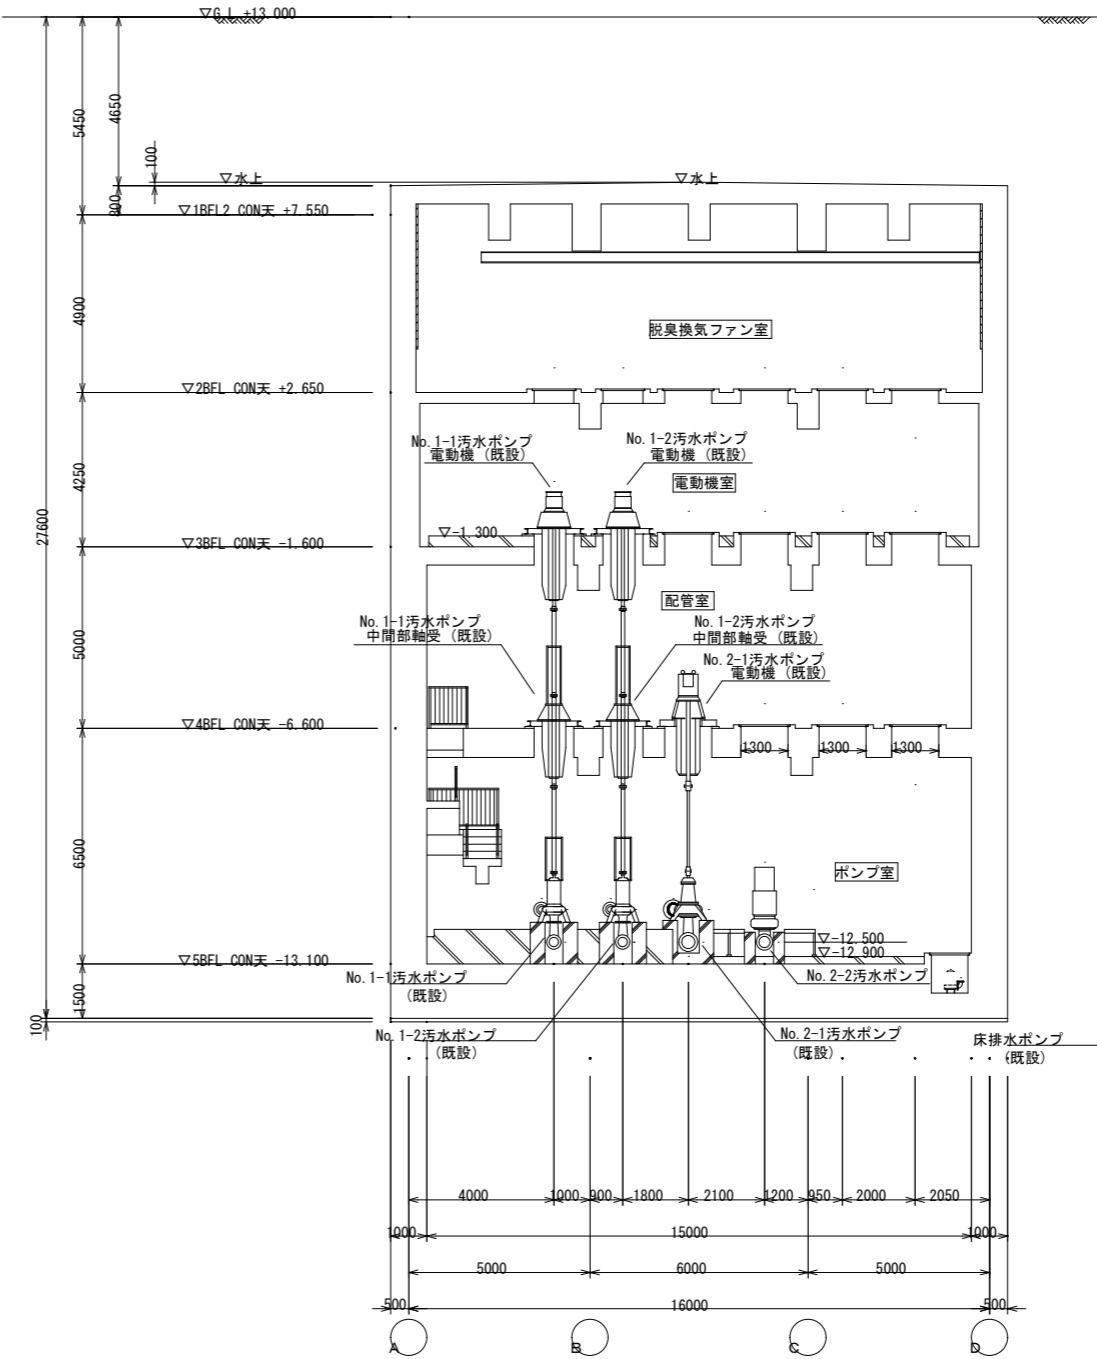


C-C断面図

設計図

(全13枚のうち5枚目)

件名	綾羅木中継ポンプ場No.1-1汚水ポンプ取替業務				
図名	B-B、C-C断面図				
課長	課長補佐	係長	係	縮尺	フリー
				作図年度	2026
下関市上下水道局			図番		

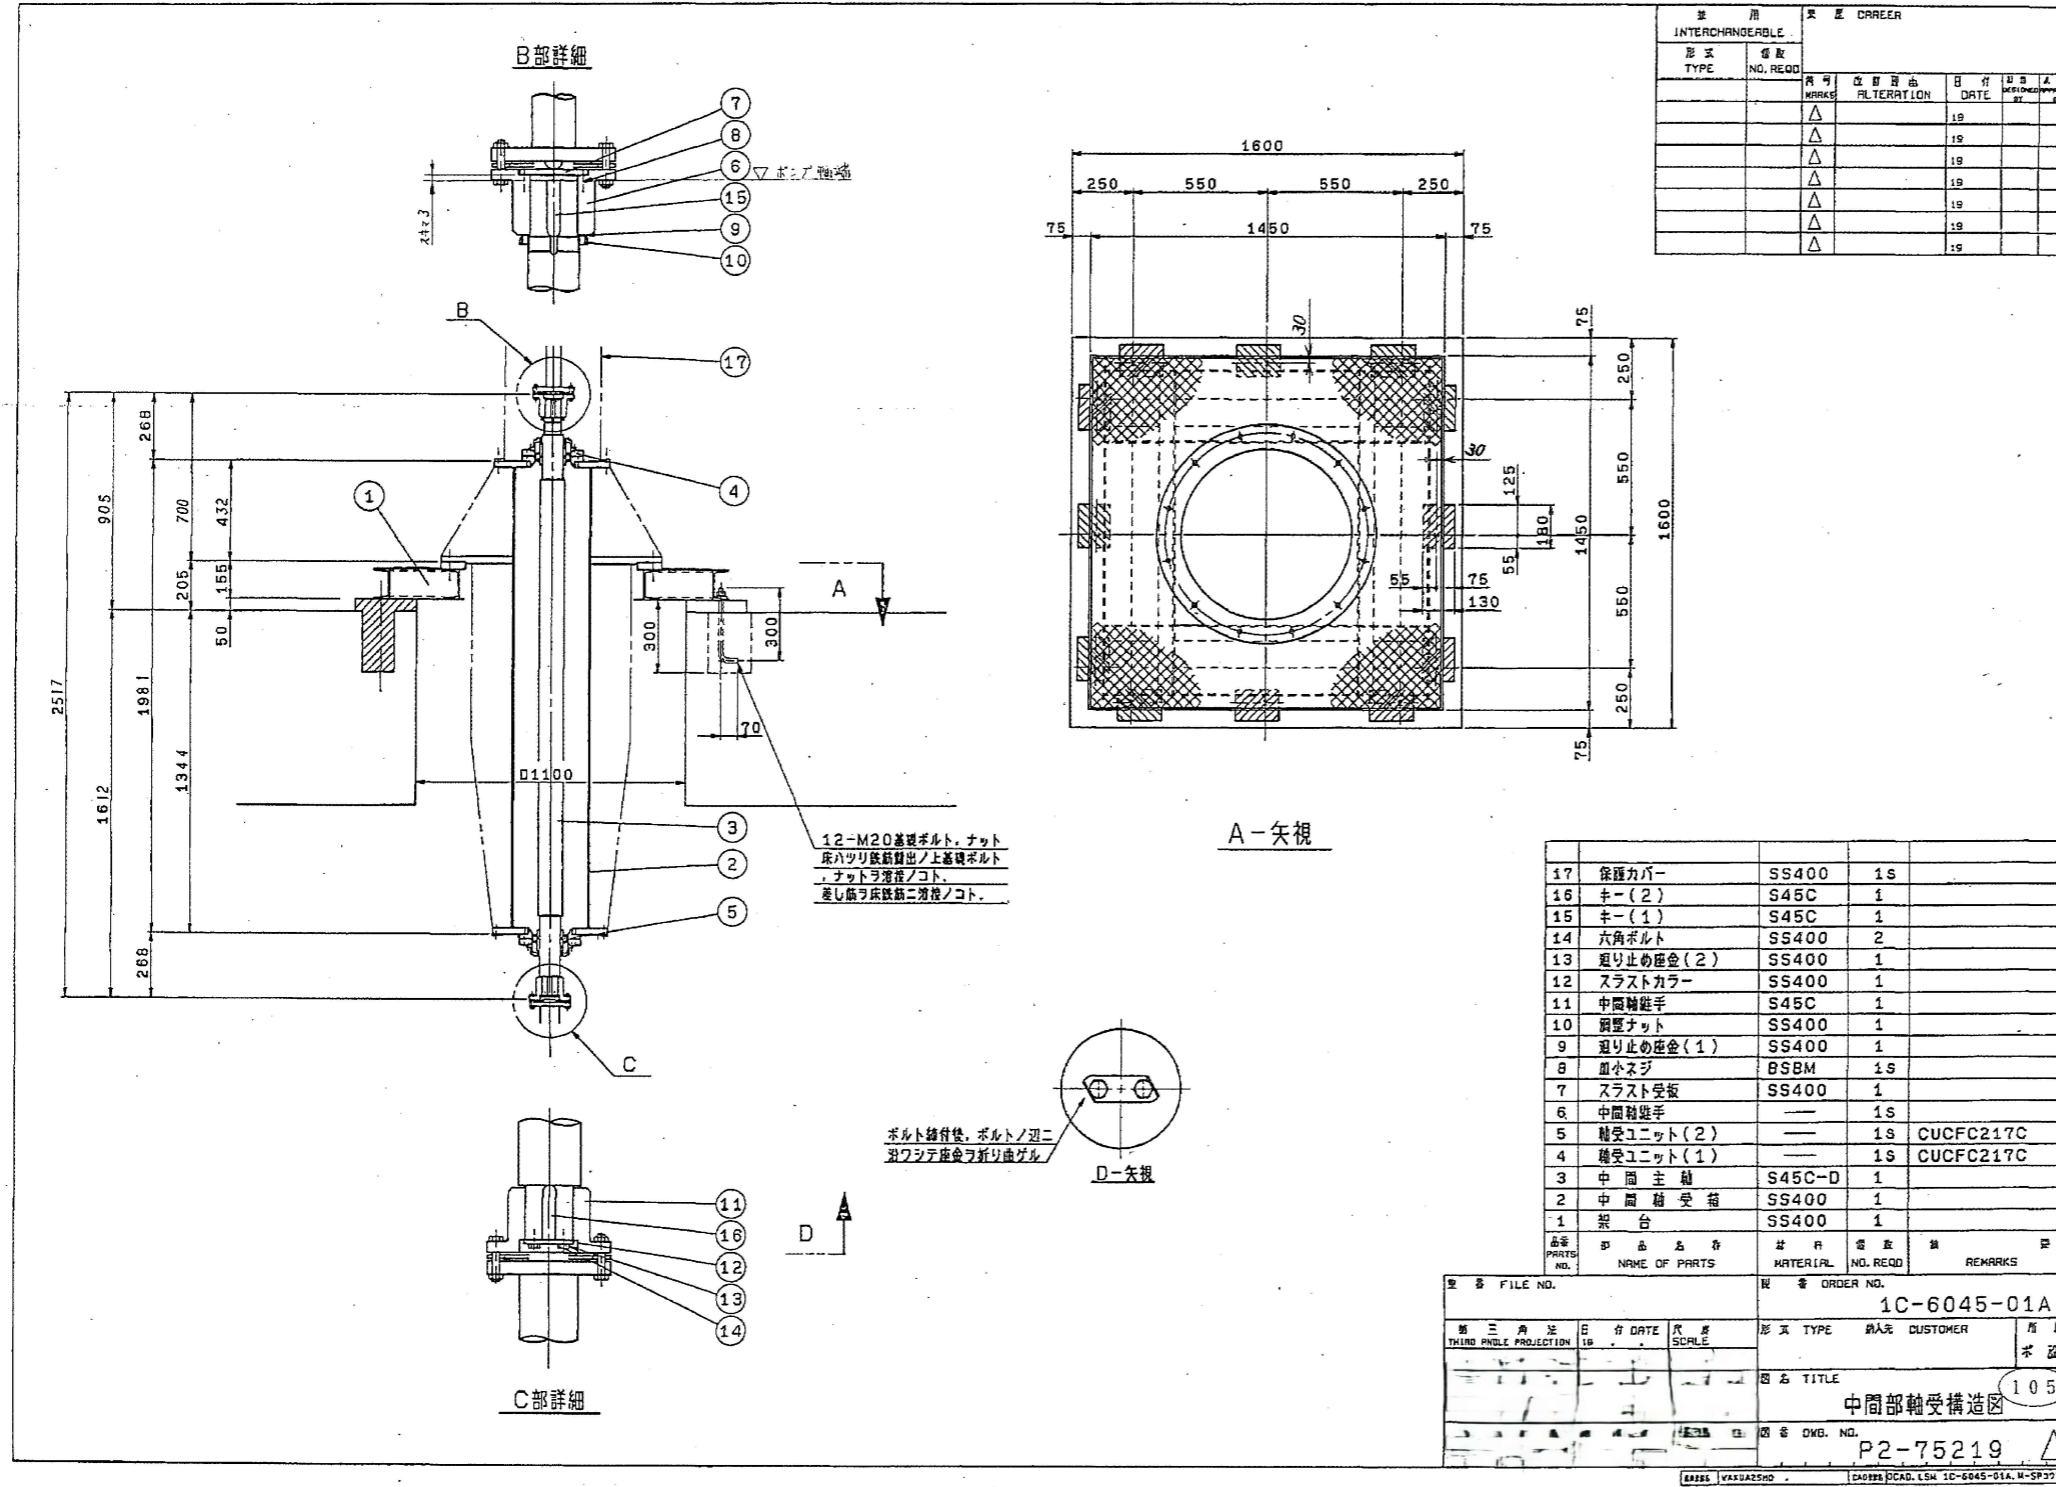


既設中間部軸受構造図

設計図

(全13枚のうち8枚目)

件名	綾羅木中継ポンプ場No.1-1汚水ポンプ取替業務				
	既設中間部軸受構造図				
図名	課長	課長補佐	係長	係	縮尺 フリー
					作図年度 2026
下関市上下水道局				図番	

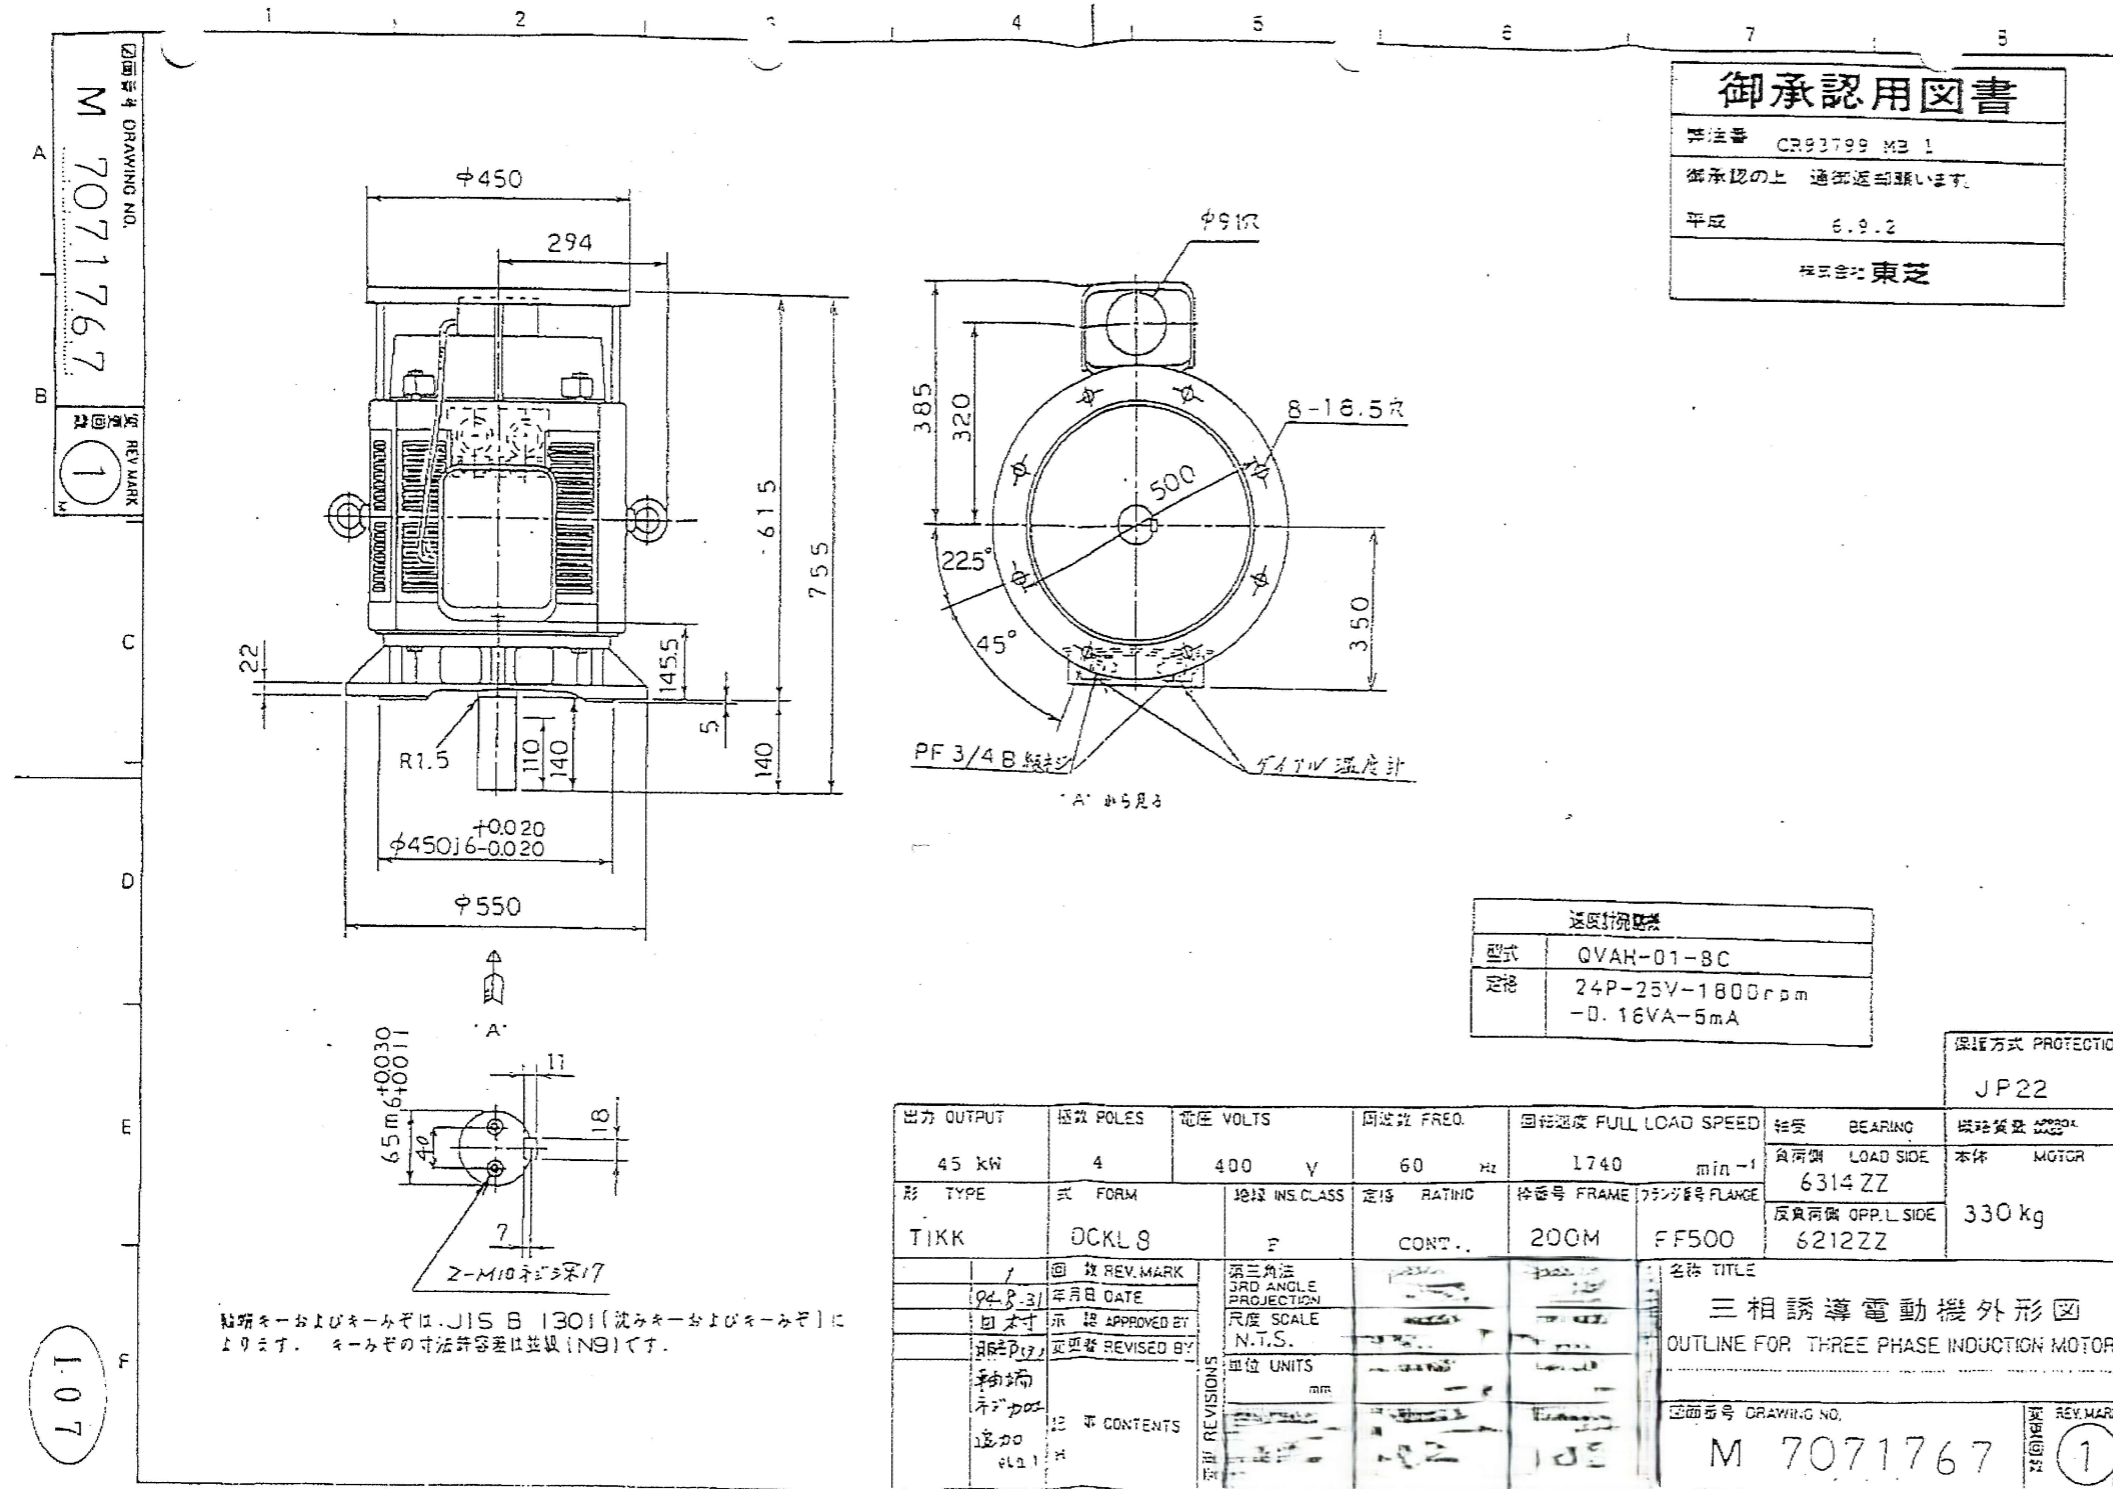


107

設計図

(全13枚のうち10枚目)

件名	綾羅木中継ポンプ場No.1-1汚水ポンプ取替業務				
図名	既設電動機外形図				
課長	課長補佐	係長	係	縮尺	フリー
				作図年度	2026
下関市上下水道局			図番		

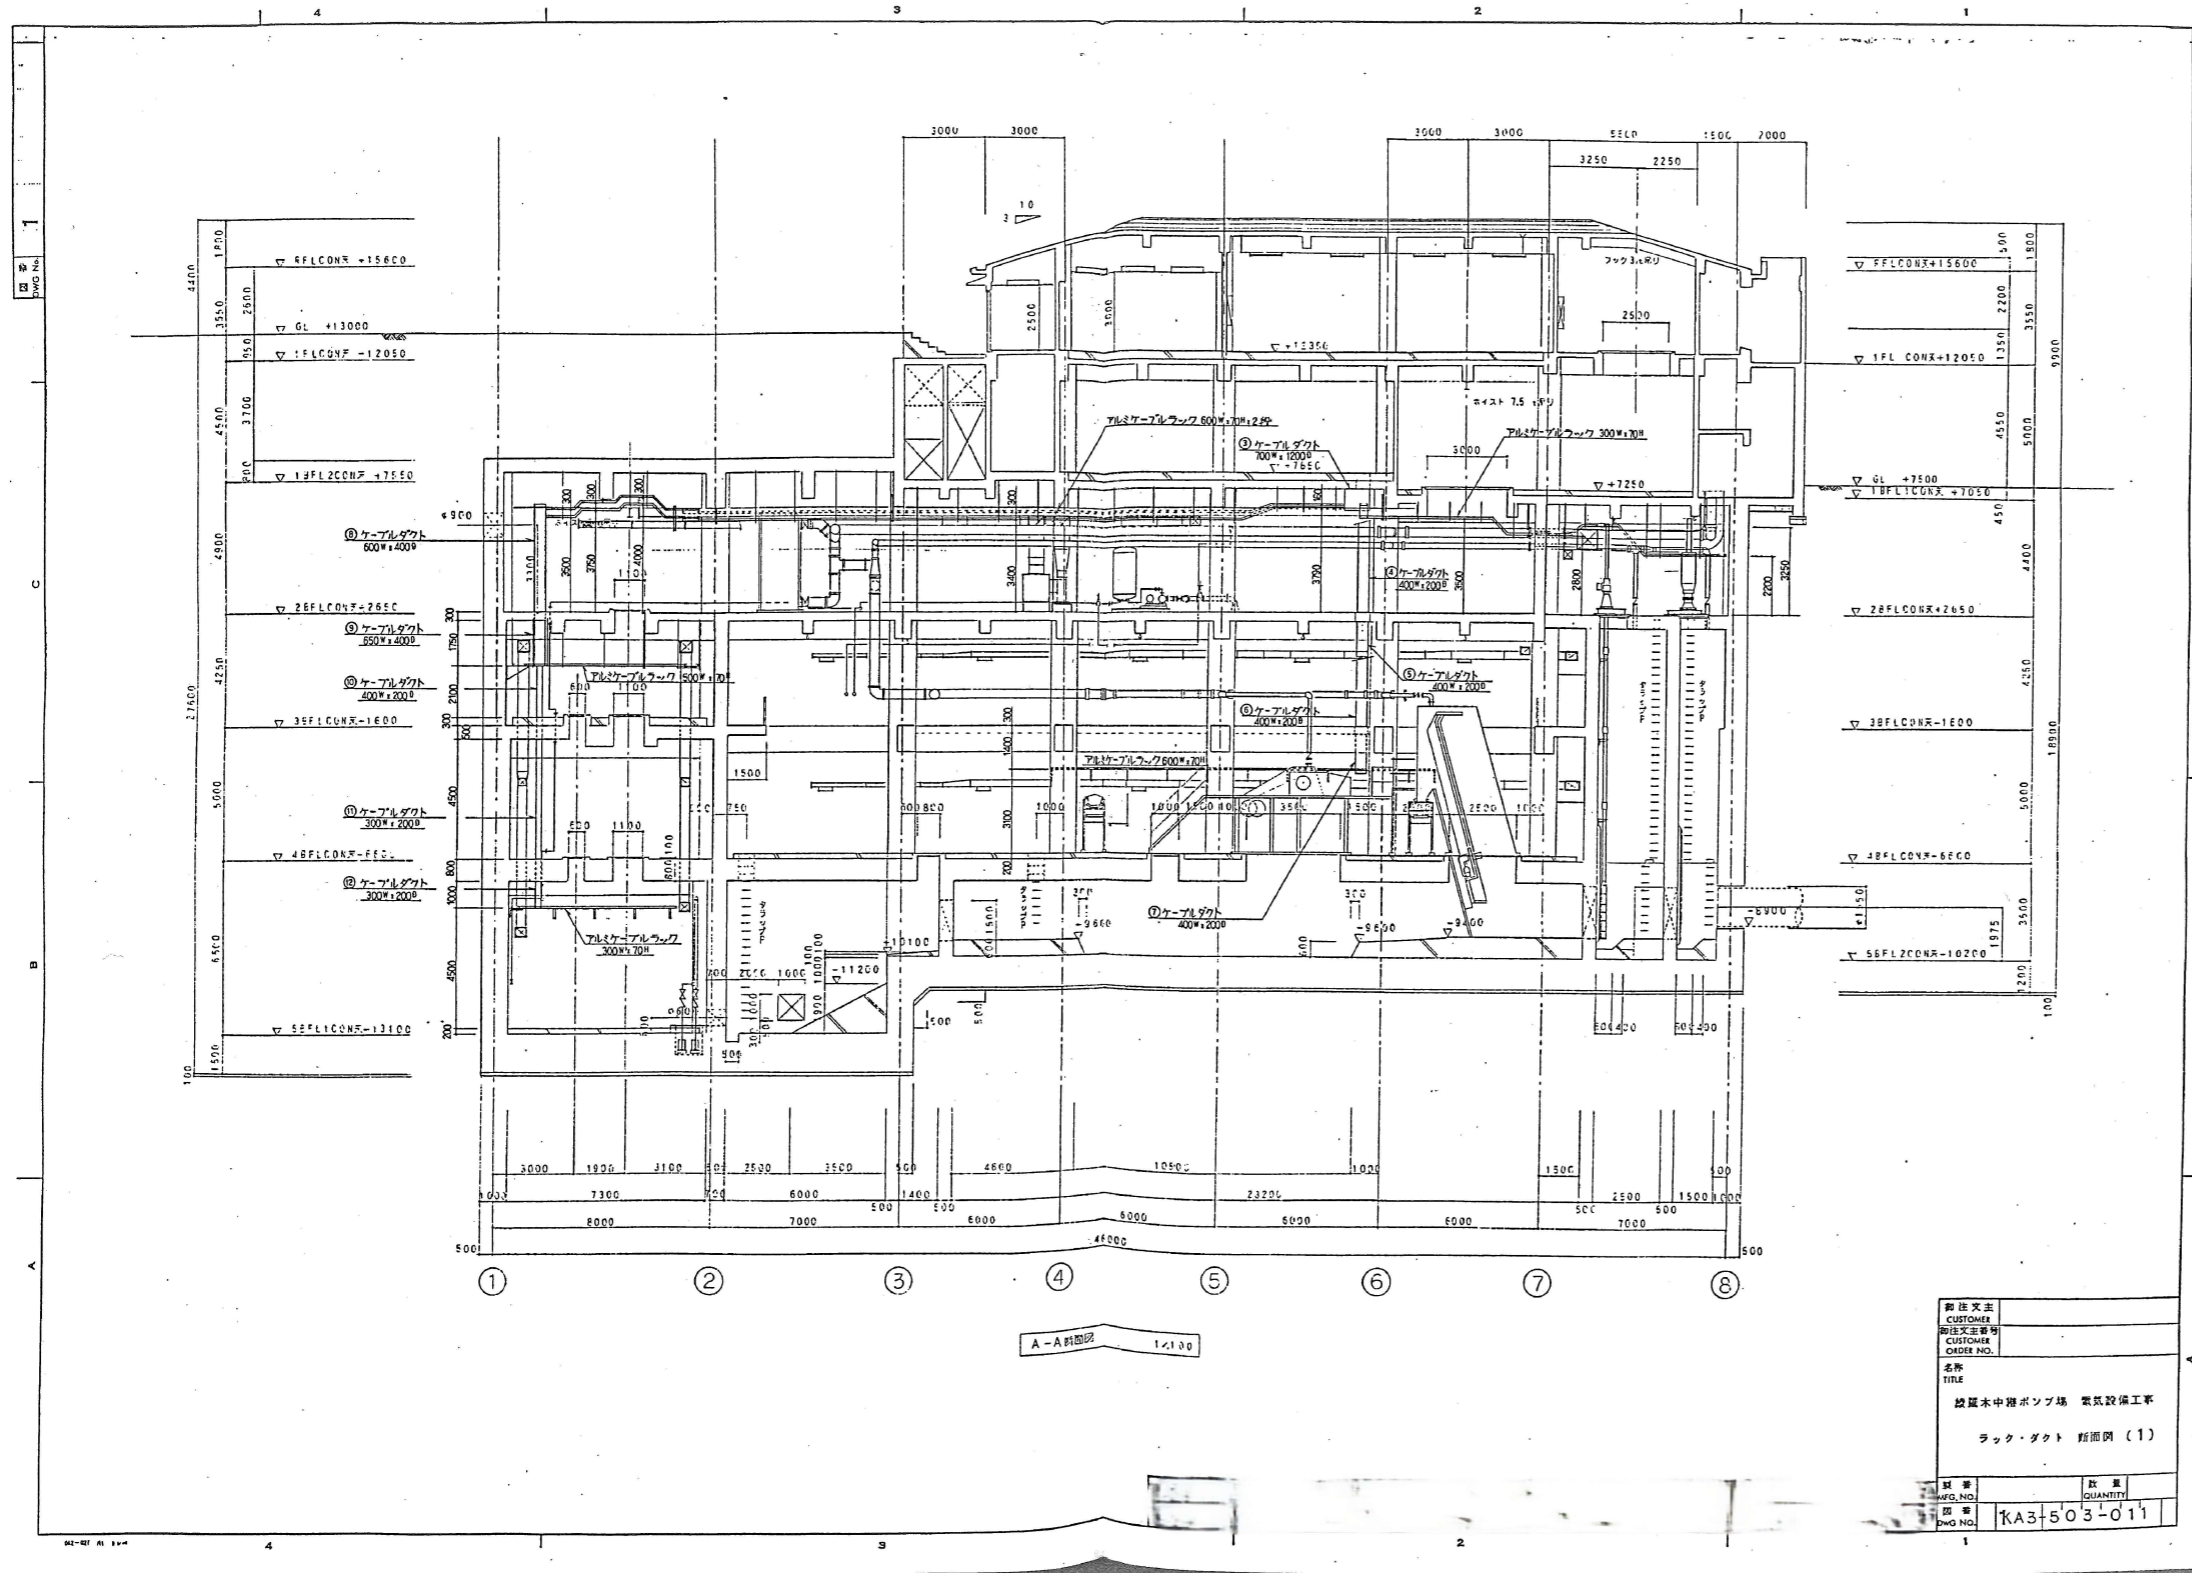

既設ラック・ダクト断面図

設計図

(全13枚のうち11枚目)

件名	綾羅木中継ポンプ場No.1-1汚水ポンプ取替業務				
	既設ラック・ダクト断面図				
図名	課長	課長補佐	係長	係	縮尺
					フリー
					作図年度
					2026
下関市上下水道局			図番		

