



別図 1

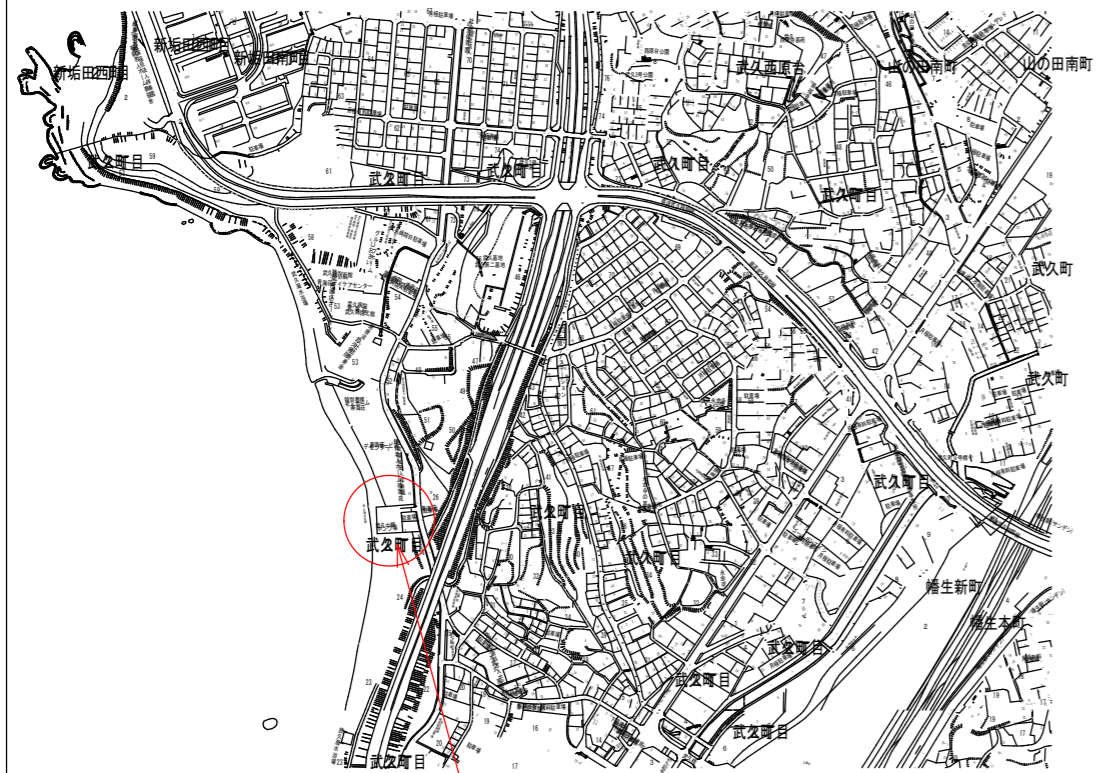

実施場所（武久中継ポンプ場）

付近見取図 S: Free

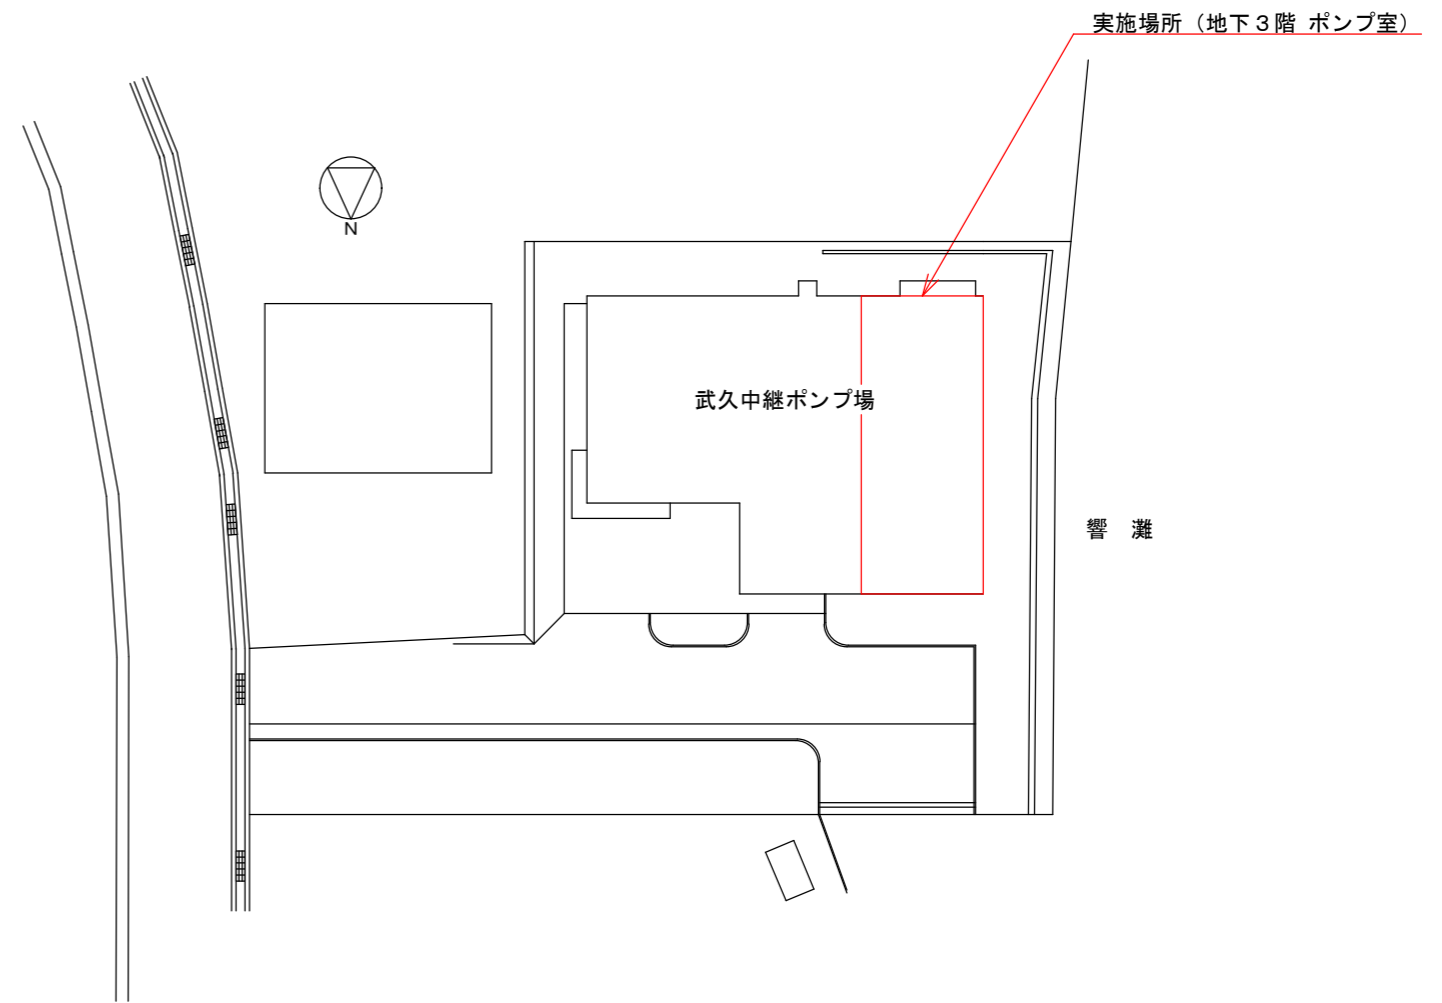


配置図 S: Free

設計図 : 実施場所

(全5枚のうち1枚目)

業務名	武久中継ポンプ場No.2主ポンプ整備業務				
図名	付近見取図、配置図				
課長	課長補佐	係長	係	縮尺	フリー
				作図年月日	2026
下関市上下水道局				図番	

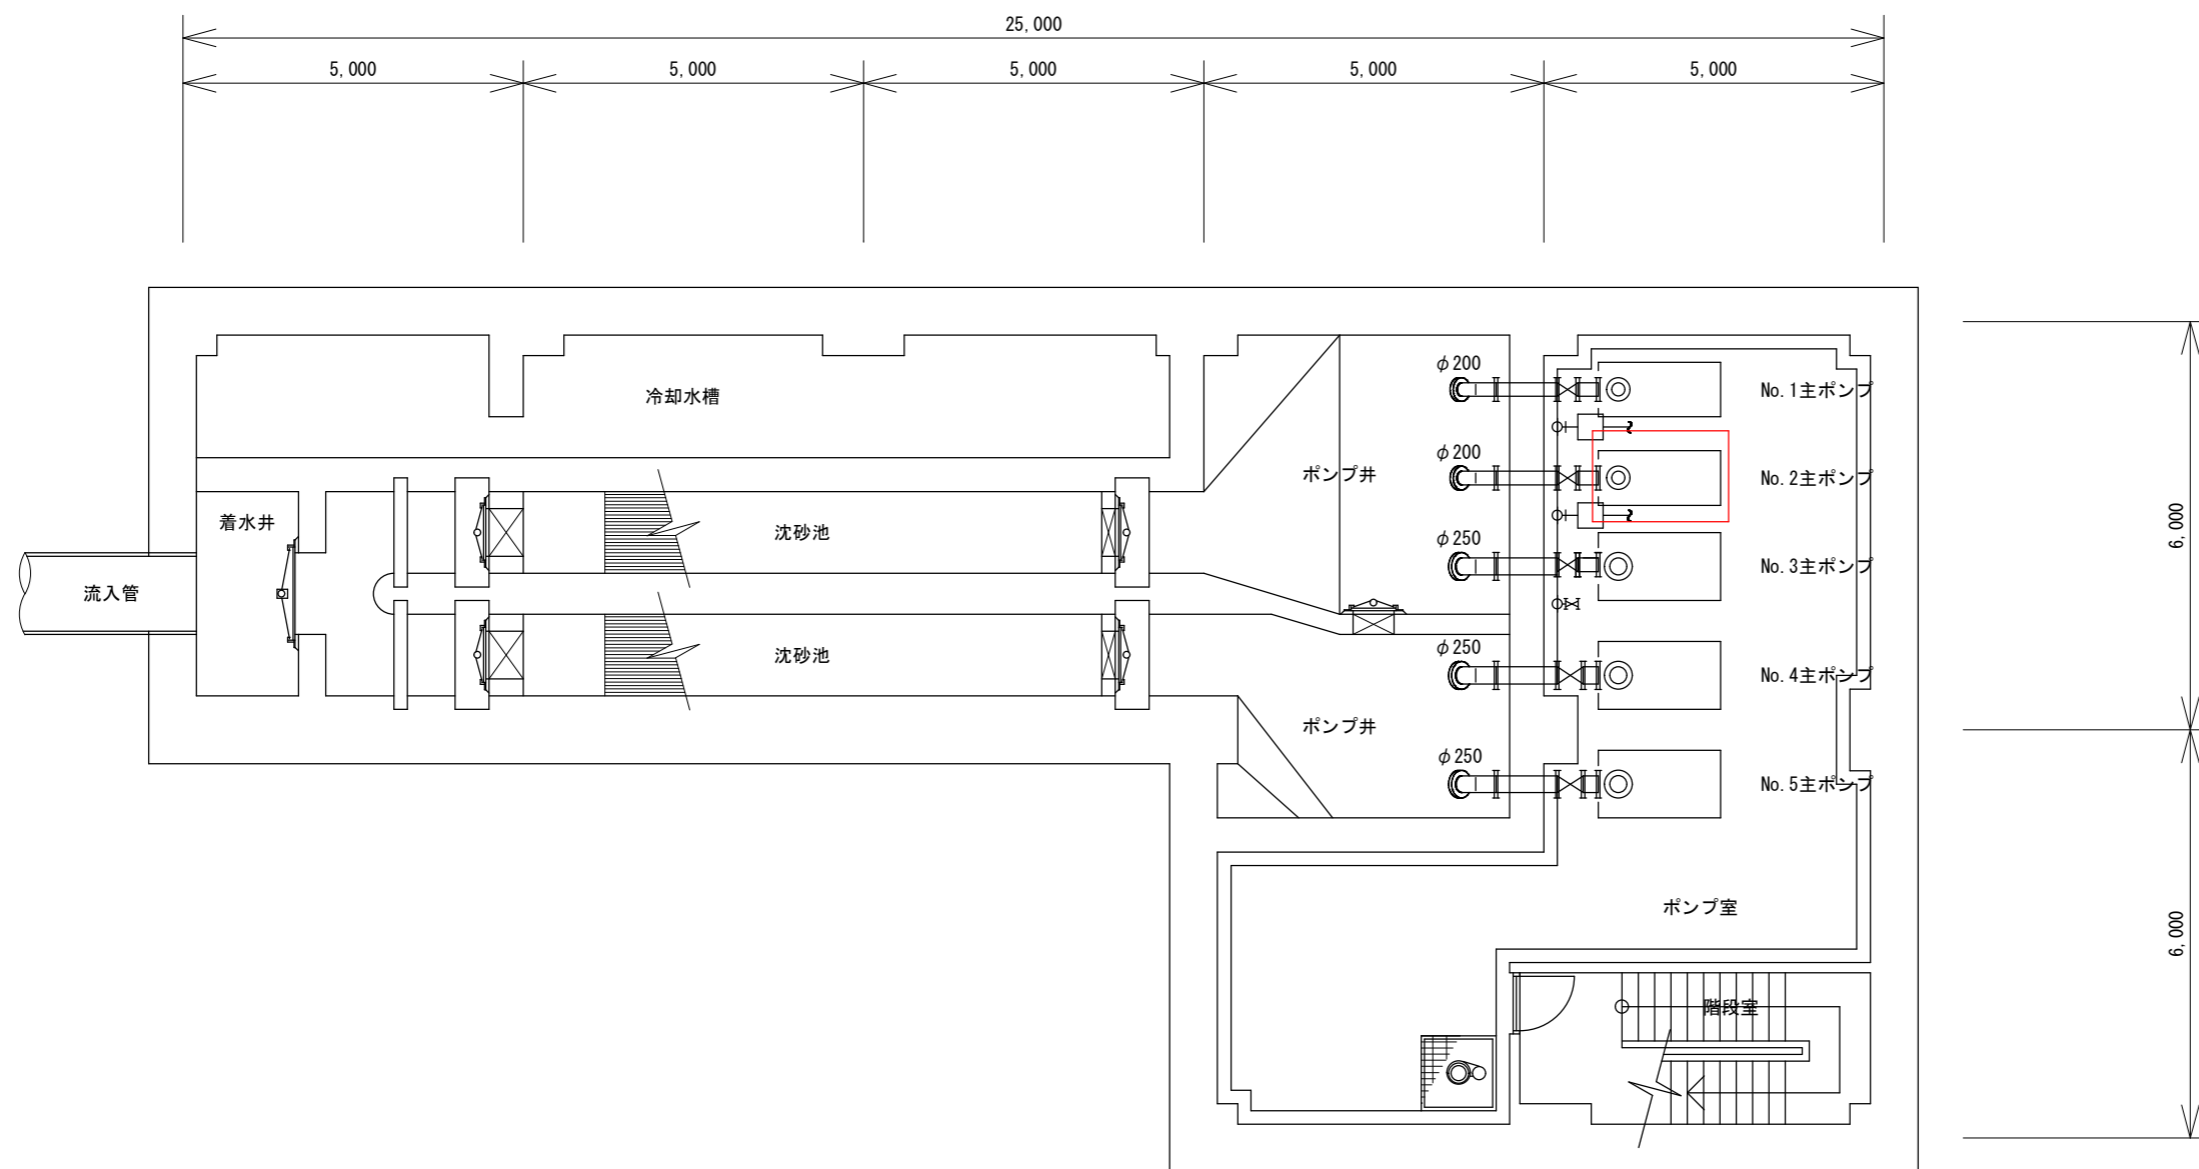


地下3階(下部)平面図

設計図

(全5枚のうち2枚目)

業務名	武久中継ポンプ場No.2主ポンプ整備業務				
図名	地下3階平面図(下部)				
課長	課長補佐	係長	係	縮尺	フリー
				作図年度	2026
下関市上下水道局				図番	

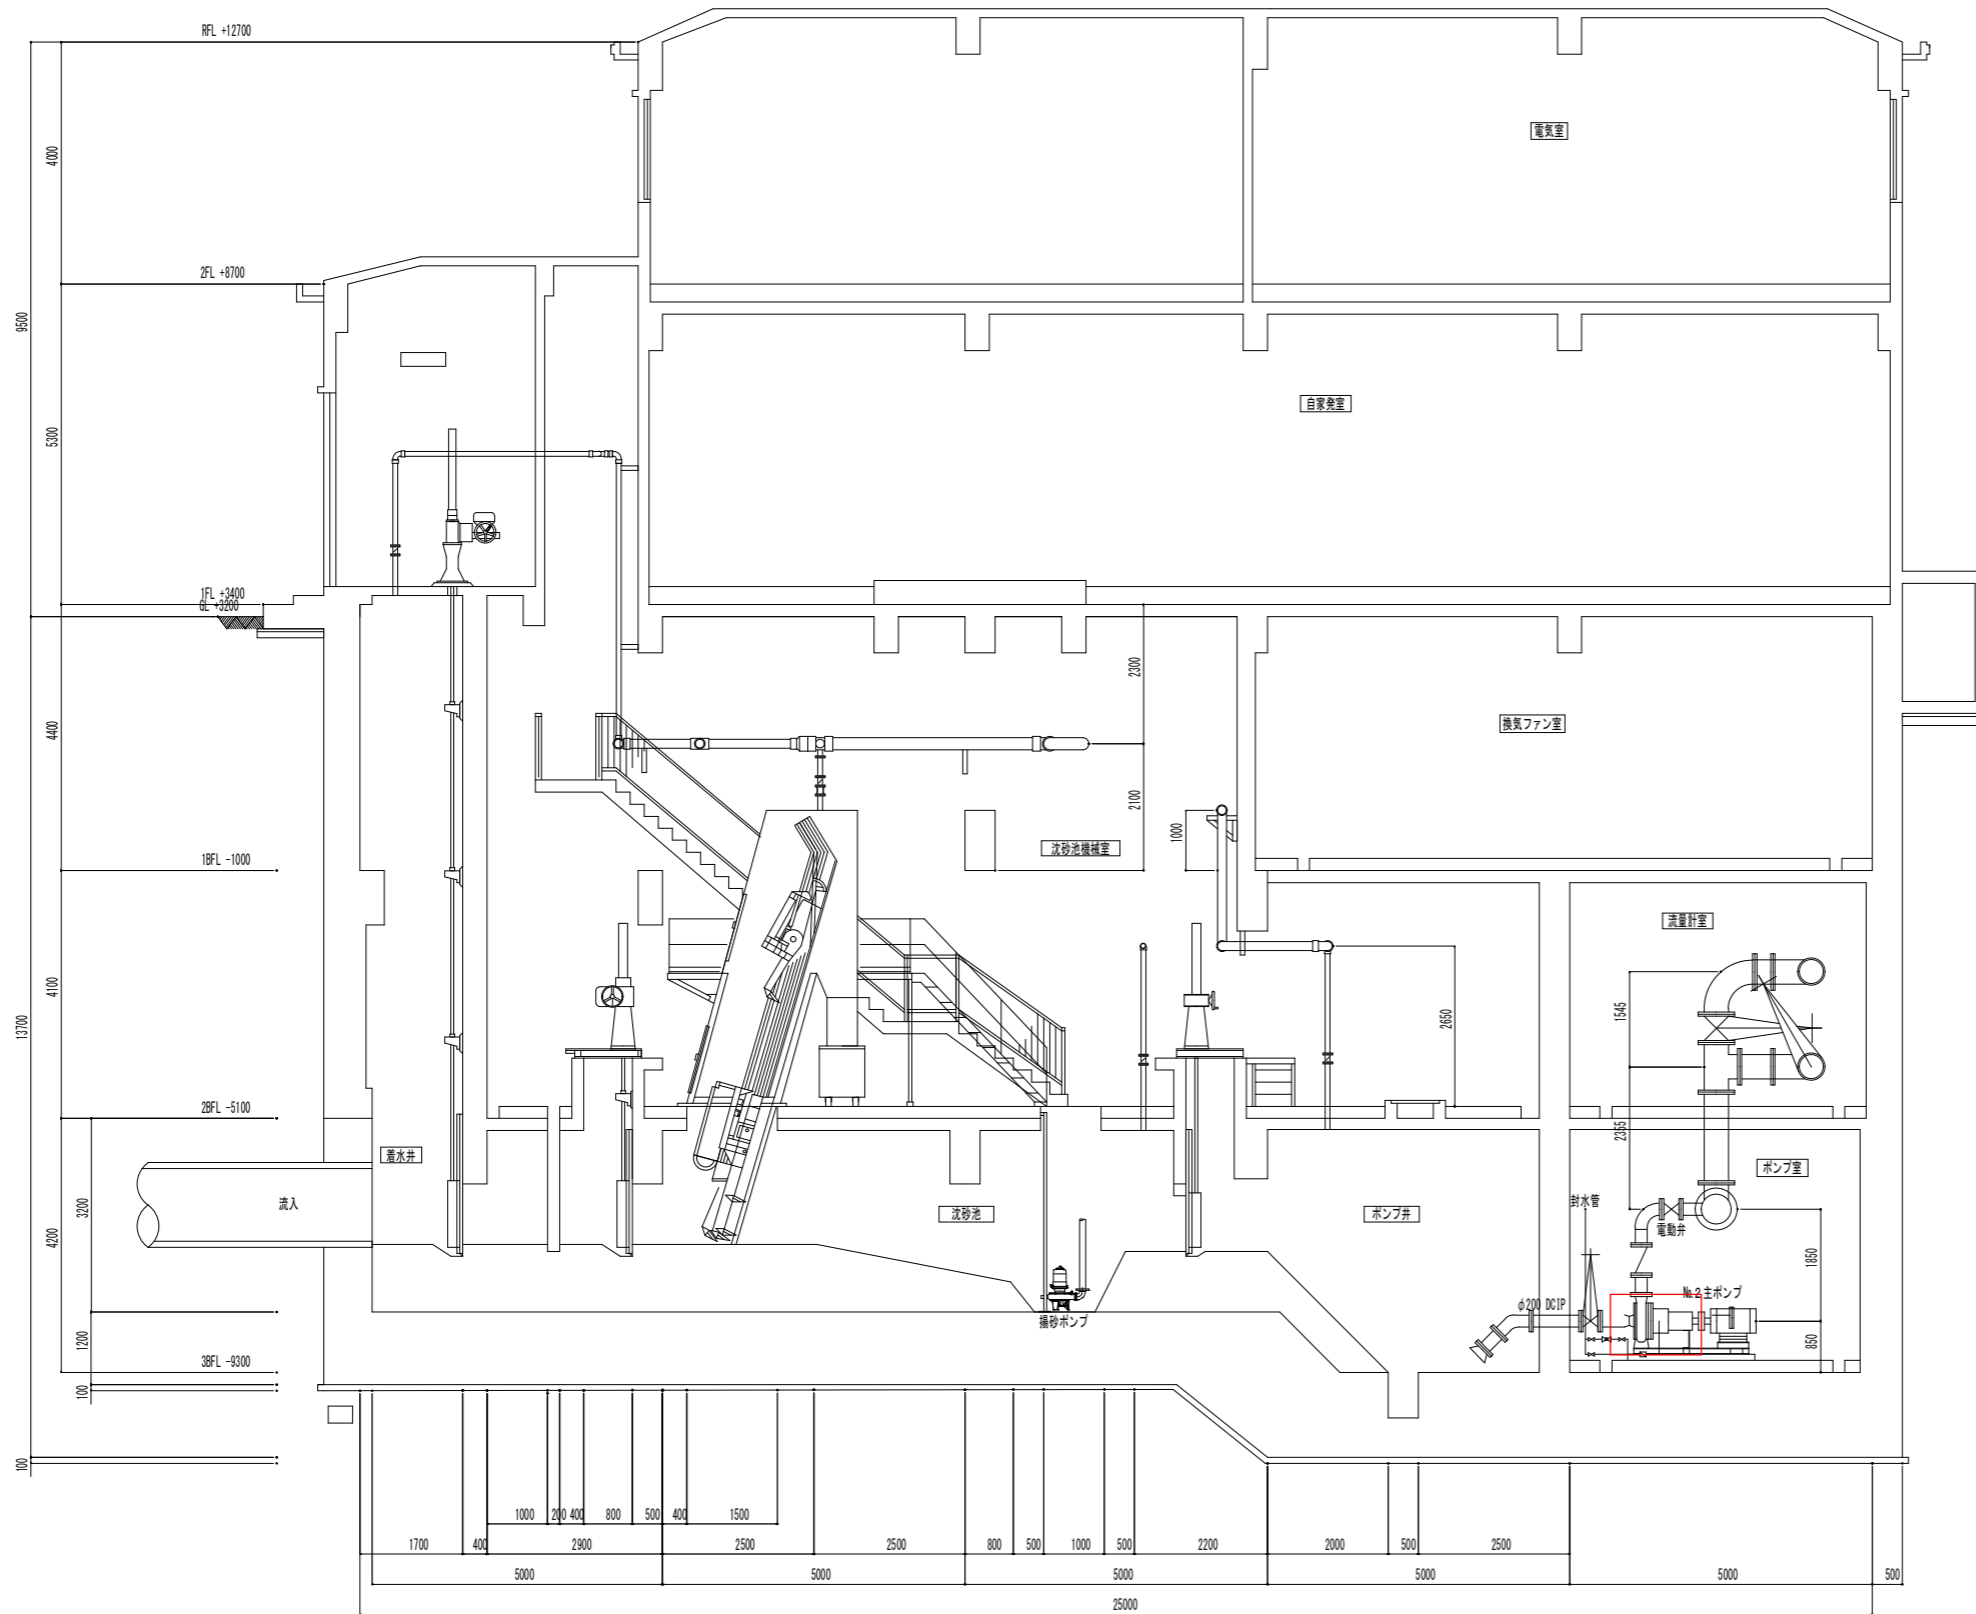


武久中継ポンプ場断面図

設計図 : 実施場所

(全 5 枚のうち 3 枚目)

業務名	武久中継ポンプ場No. 2 主ポンプ整備業務				
図名	武久中継ポンプ場断面図				
課長	課長補佐	係長	係	縮尺	フリー
				作図年度	2026
下関市上下水道局			図番		

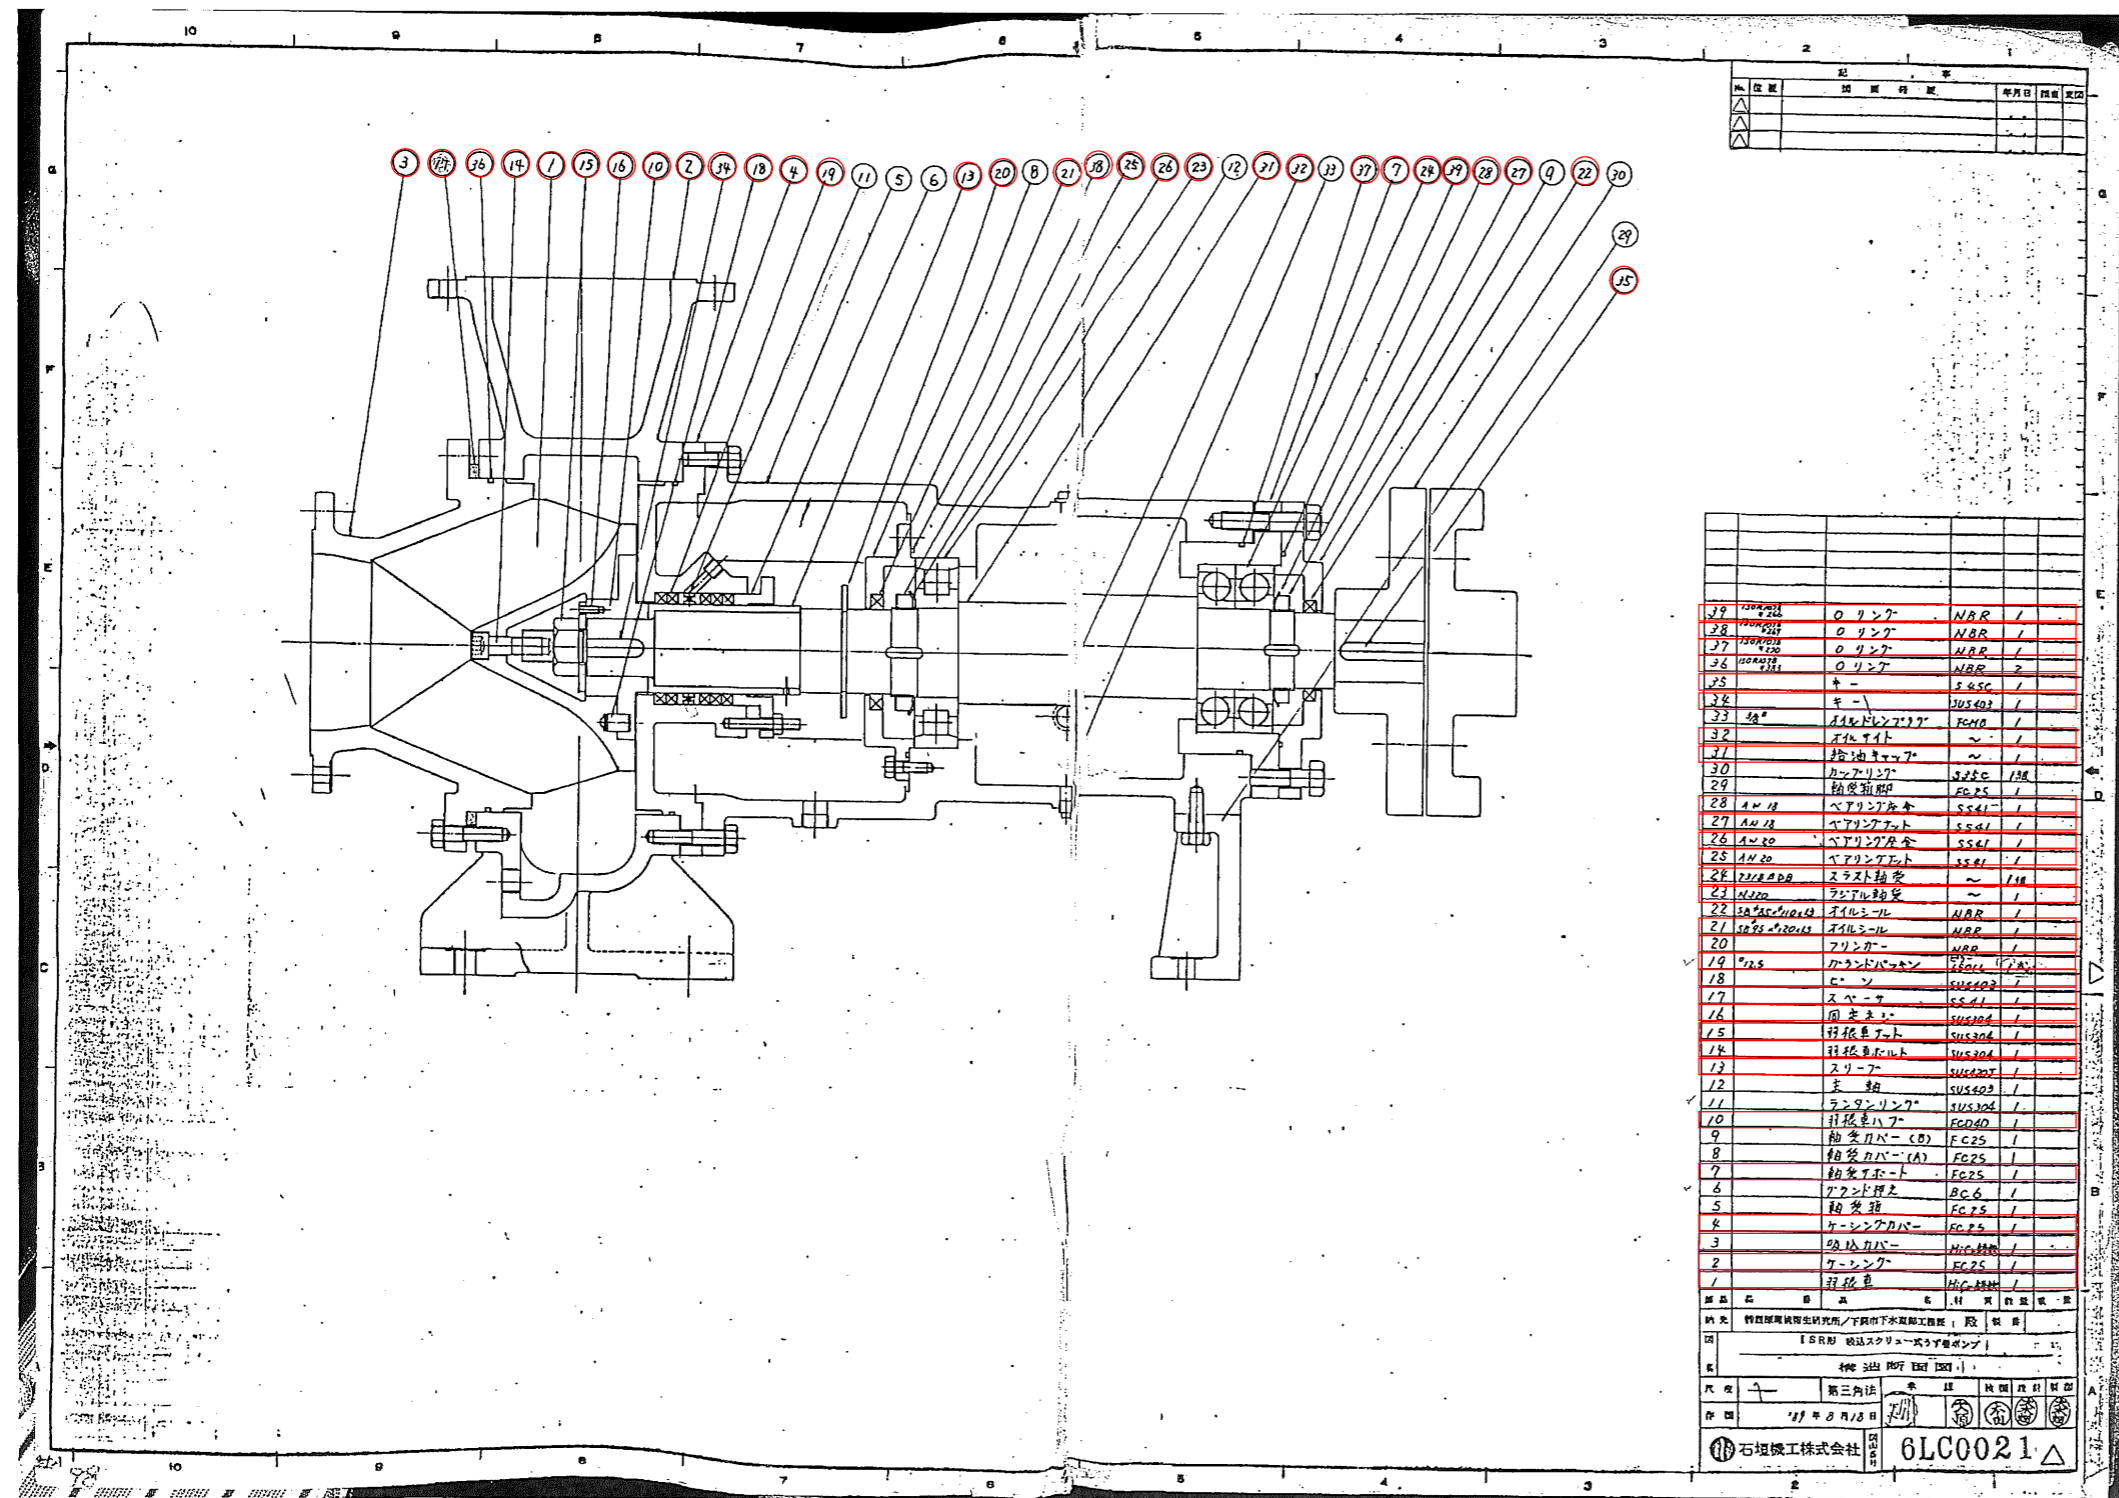

既設ポンプ構造断面図

※図面は参考図であるため、現場の機器と差異のある場合がある。
現場を確認した上で、現状に合わせた施工をすること。

設計図 : 取替部品

業務名					武久中継ポンプ場No.2主ポンプ整備業務				
図名					既設ポンプ構造断面図				
課長	課長補佐	係長	係	縮尺	フリー				
				作図年度	2026				
下関市上下水道局				図番					