



施工年度	令和8年度
市の瀬水源地No.2吐出電動弁取替業務	
場所	下関市豊北町大字栗野字丸山2312-1
図種	平面図・断面図
縮尺	Free
図面番号	1/1

No. 2吐出電動弁取替

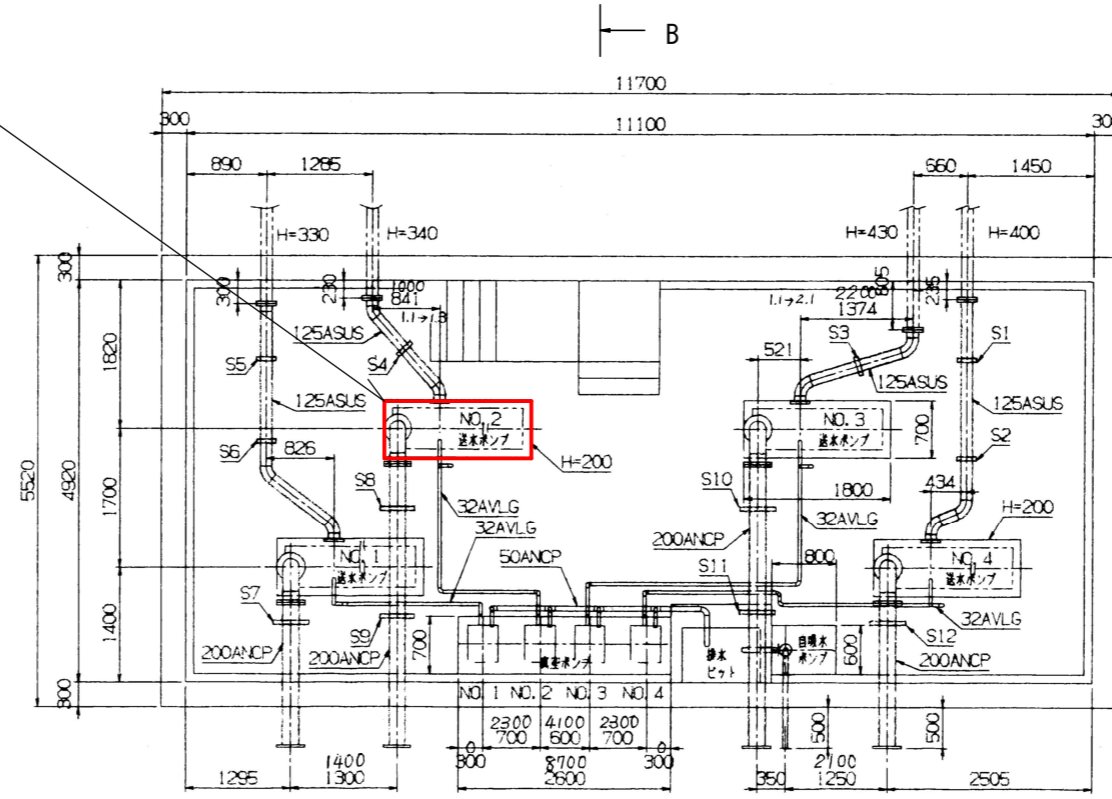


地下1階ポンプ室平面図 S=Free

No. 2吐出電動弁取替

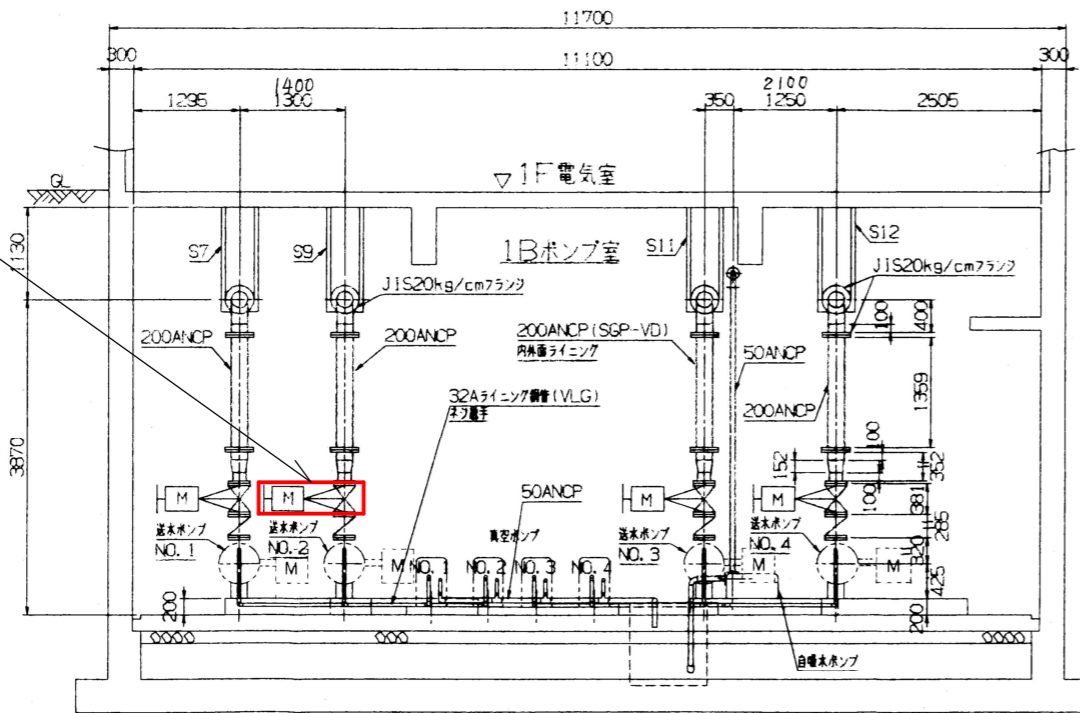

A-A断面図 S=Free

No. 2吐出電動弁取替

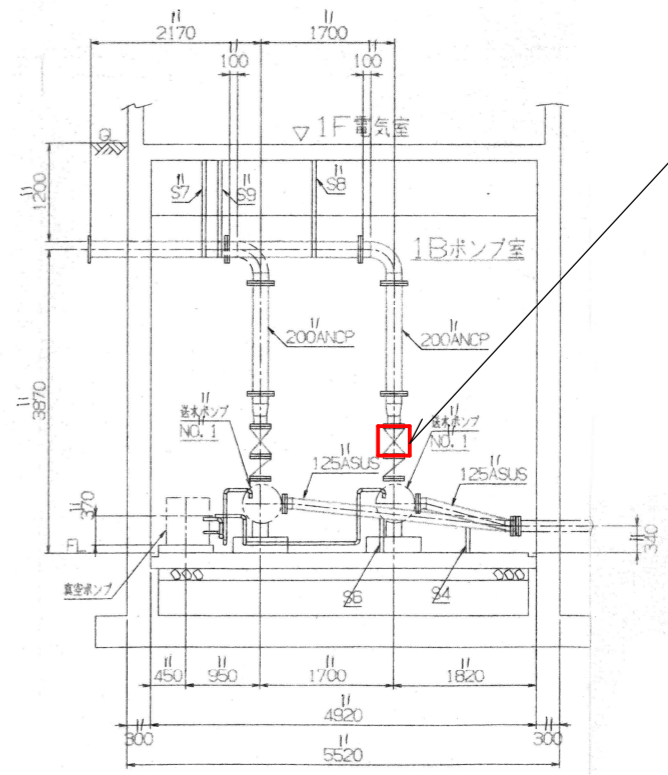

B-B断面図 S=Free