


ポンプ場平面図
S=Free



位置図
S=Free



配線系統図

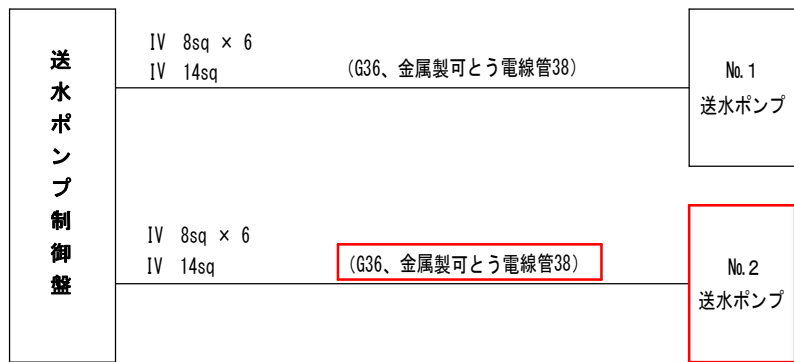


ポンプ仕様

機器名称	No. 1 送水ポンプ	No. 2 送水ポンプ
仕様	小型多段遠心ポンプ	小型多段遠心ポンプ
	φ50	φ50
	0.22m ³ /分 × 89.1m	0.22m ³ /分 × 89.1m
数量	1台	1台
備考		取替

: 実施範囲

業務名	岩滑ポンプ場No.2送水ポンプ取替業務		
図面名	位置図、ポンプ場平面図 他		
作成年月	2026.05	工事番号	
縮尺	Free	図面番号	別図1
下関市上下水道局			

単線結線図

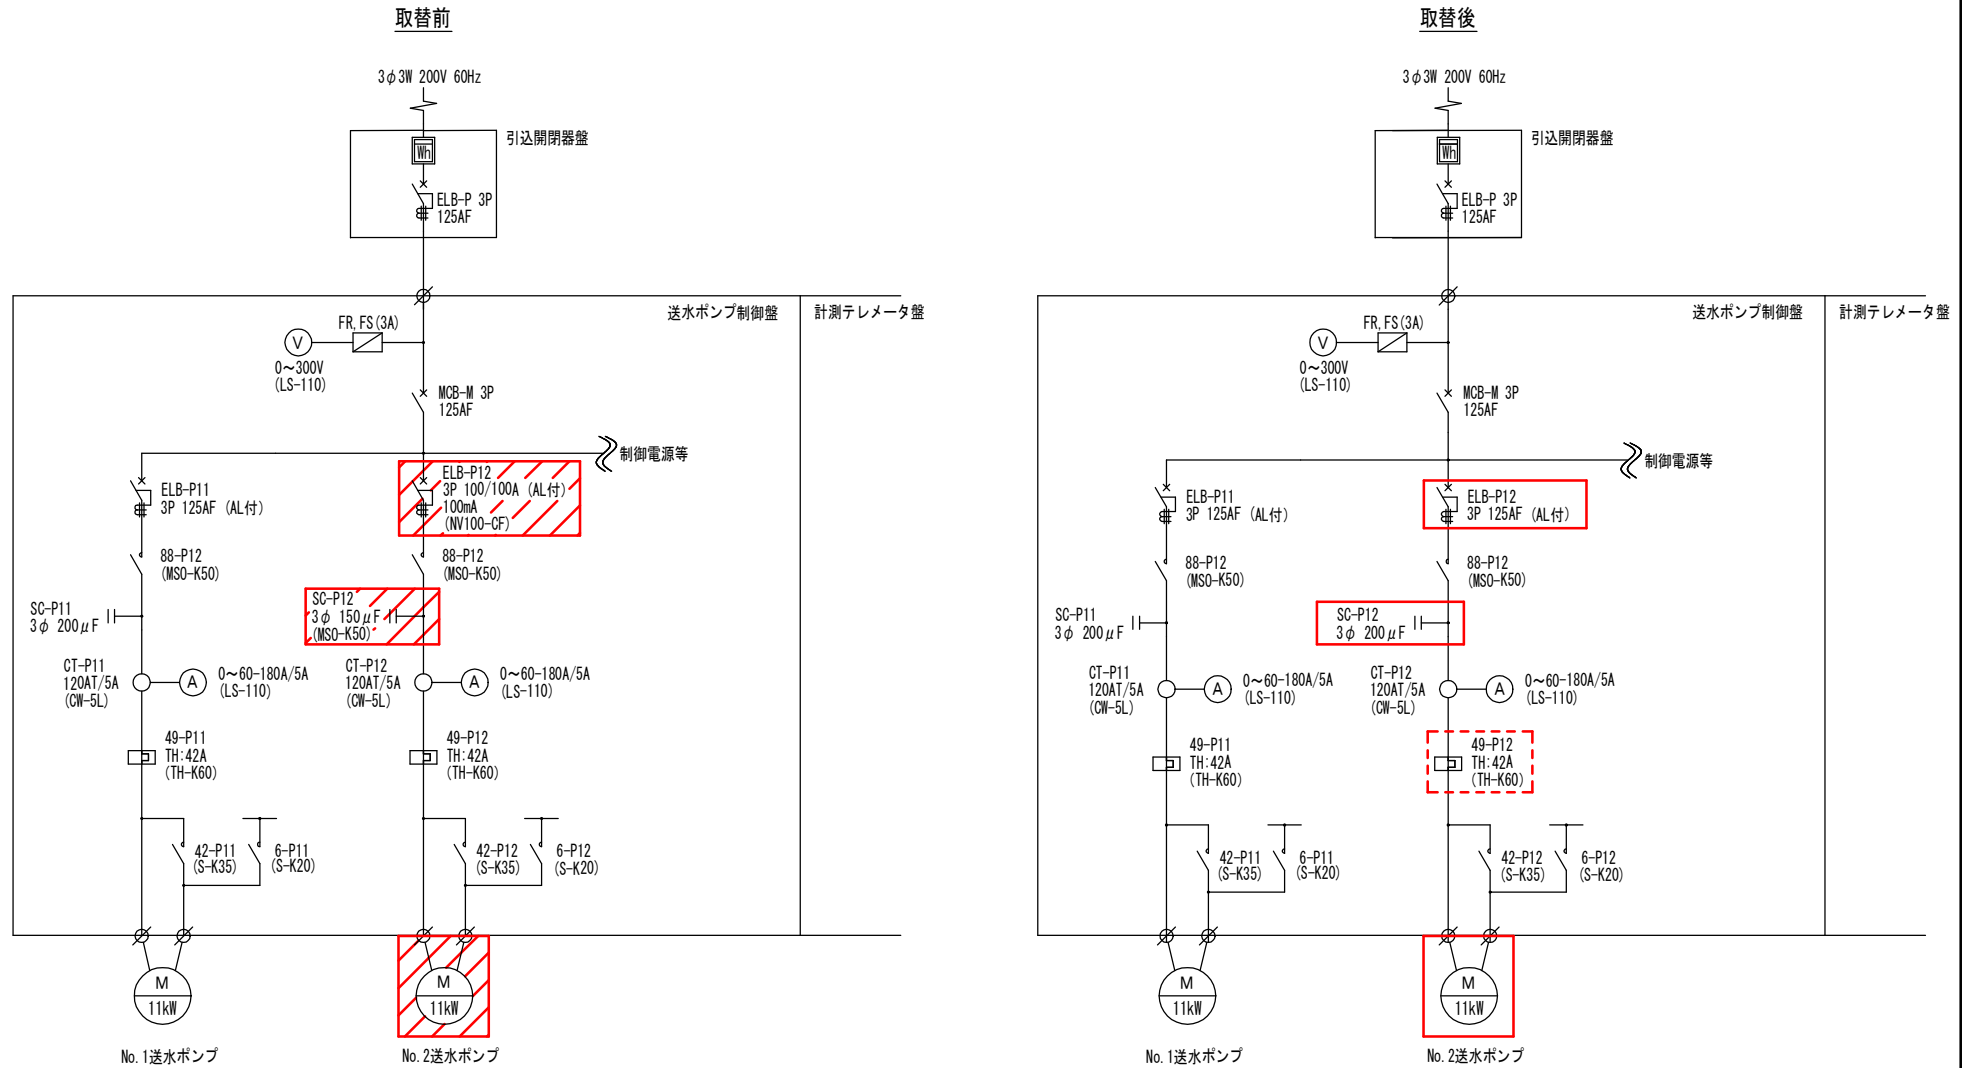

- 凡例
- : 撤去
 - : 設置
 - : 設定変更

業務名	岩滑ポンプ場No.2送水ポンプ取替業務		
図面名	単線結線図		
作成年月	2026.05	工事番号	/
縮尺	Free	図面番号	別図2
下関市上下水道局			