


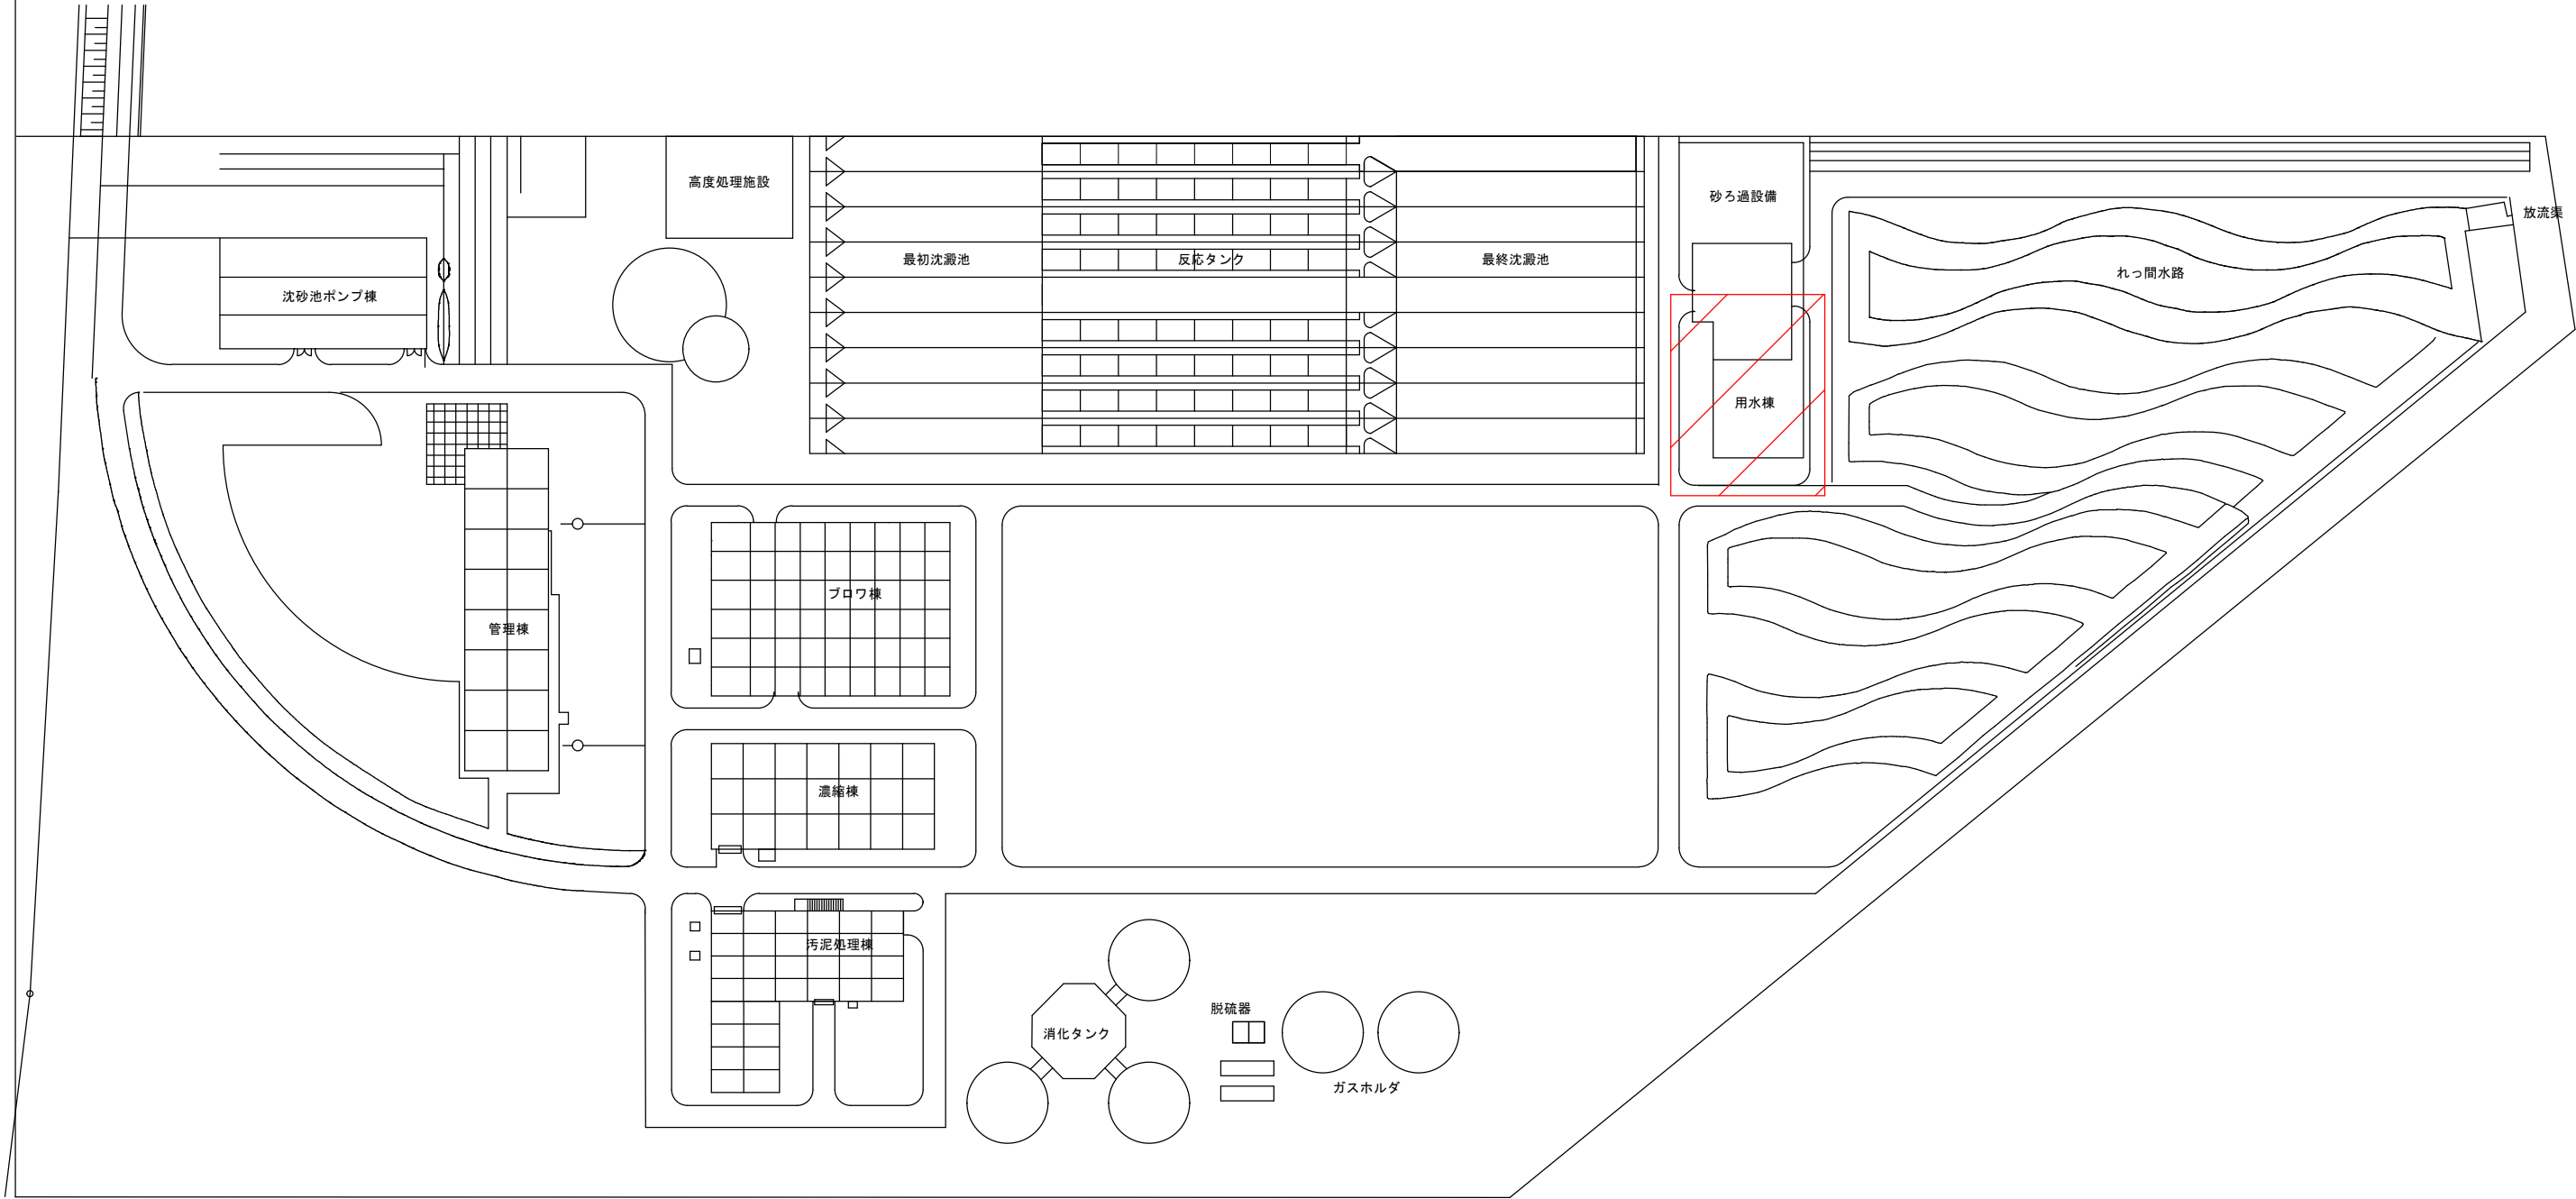


山陽終末処理場 平面図

修繕箇所を示す

設計図

(全4枚のうち 1 枚目)

件名	山陽終末処理場用水棟No.2次亜塩素酸ソーダ注入ポンプ修繕				
図名	山陽終末処理場 平面図				
課長	課長補佐	係長	係	縮尺	S=フリー
				作図年月日 R8. 7	
下関市上下水道局			図番		

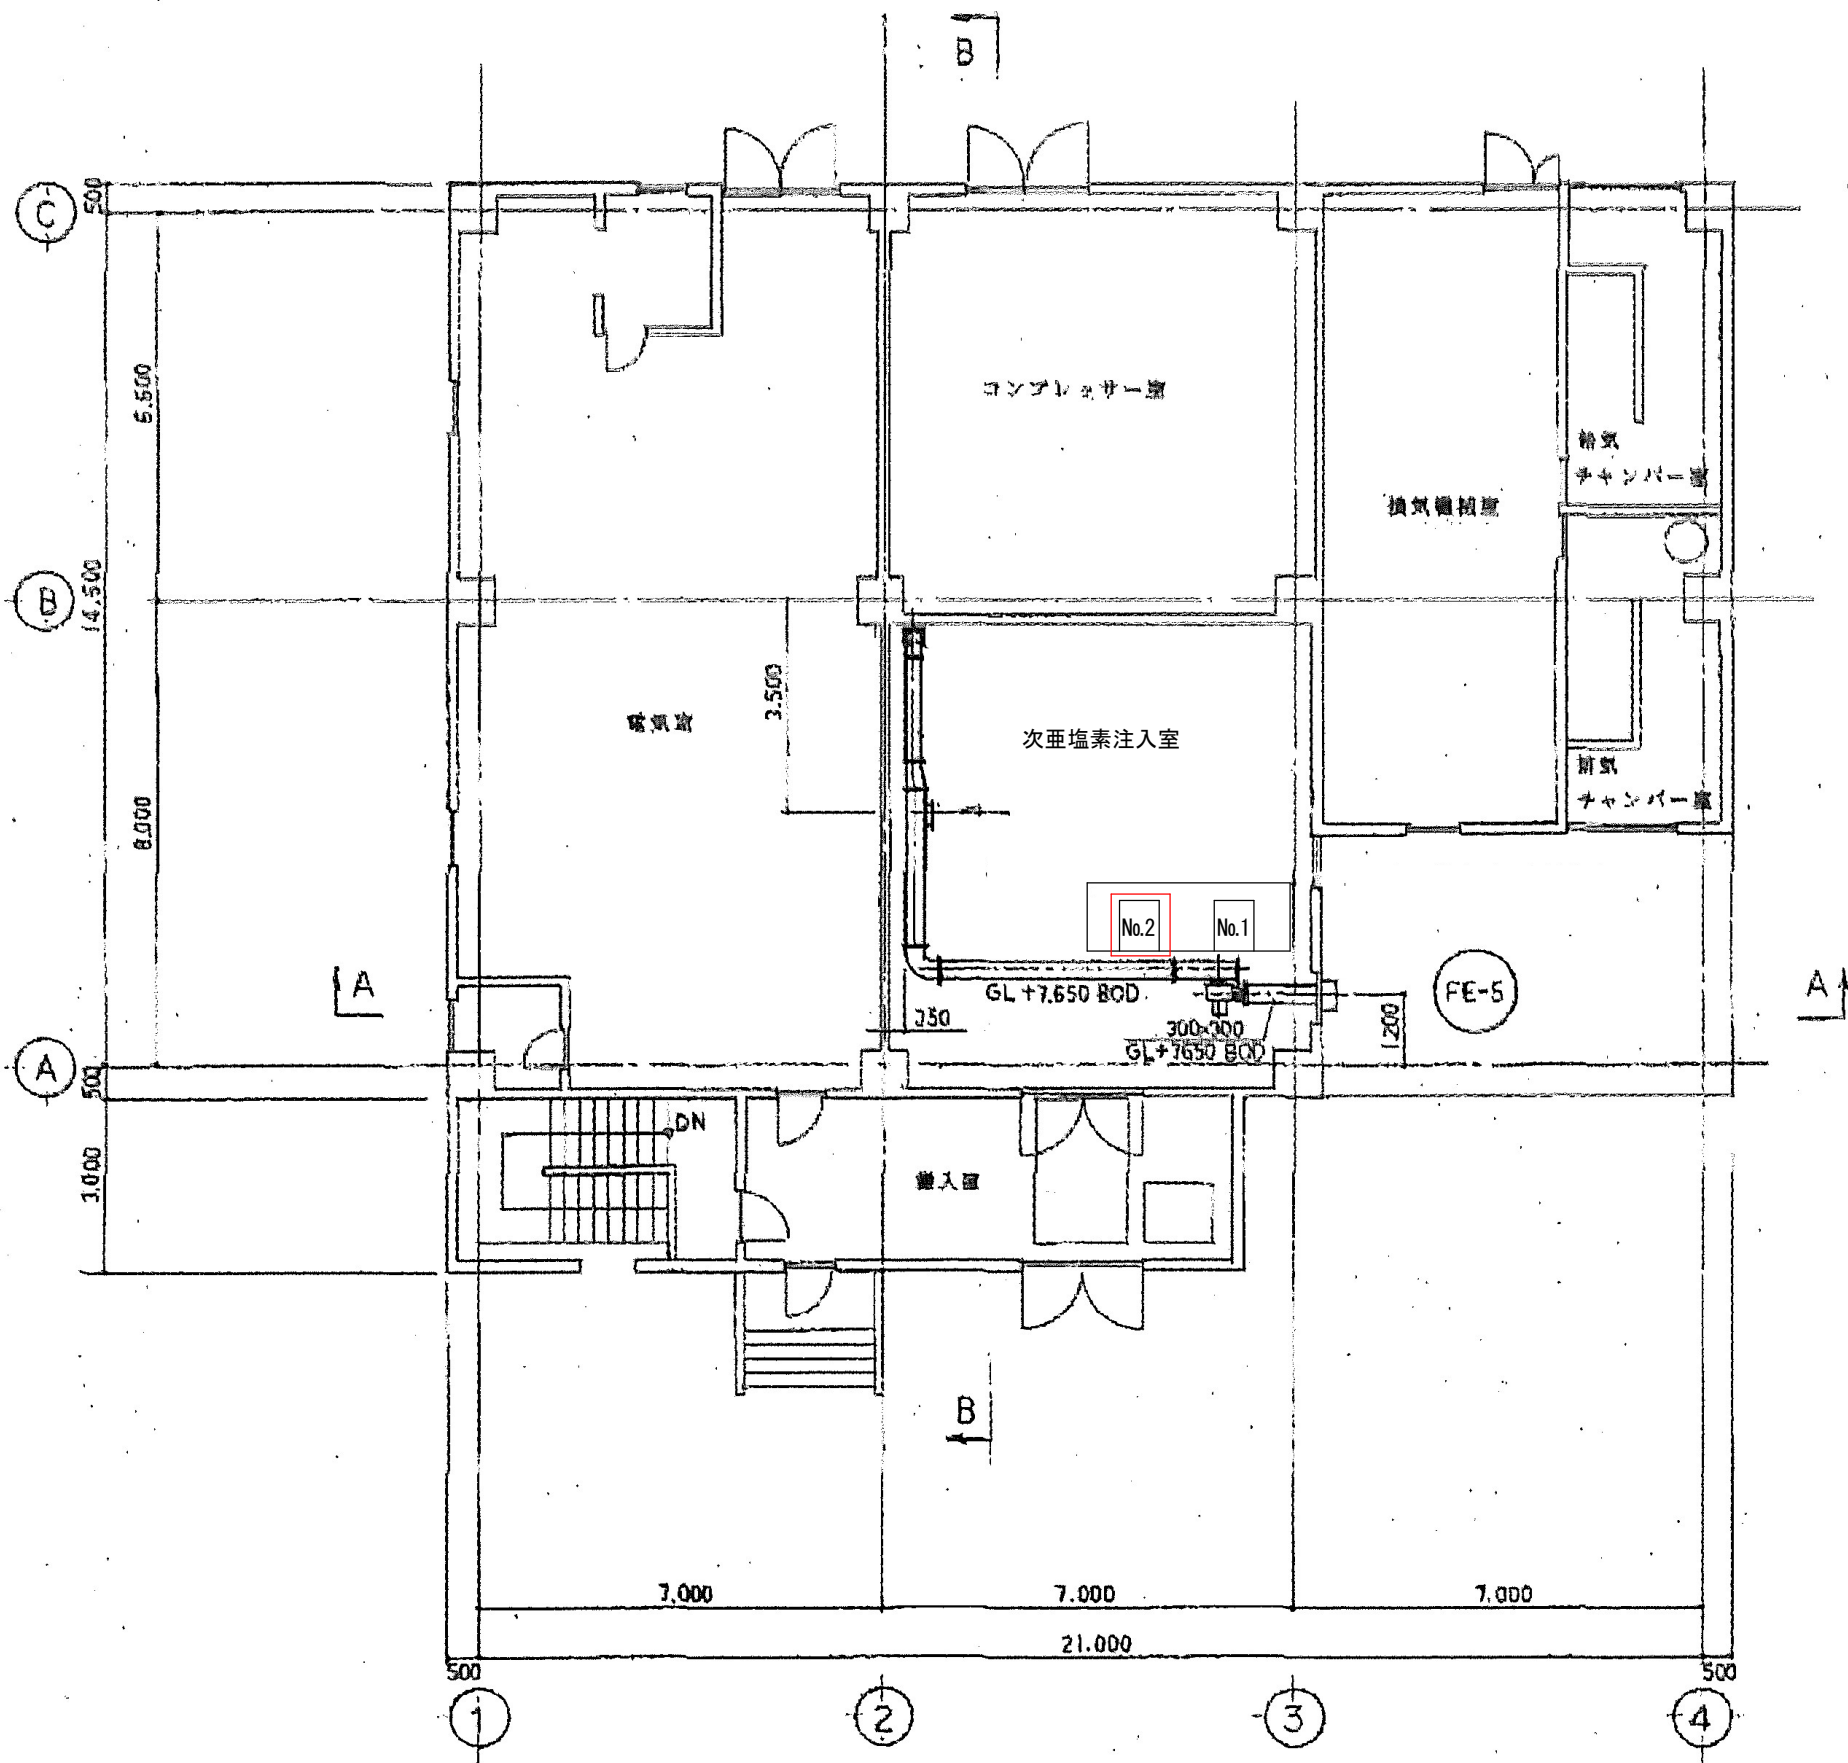

用水棟1階平面図

設計図の数値は参考値とする。


 修繕箇所を示す

設計図

(全4枚のうち2枚目)

件名	山陽終末処理場用水棟No.2次亜塩素酸ソーダ注入ポンプ修繕				
図名	用水棟1階平面図				
課長	課長補佐	係長	係	縮尺	S=フリー
				作図年月日	R8.7
下関市上下水道局			図番		

AXJ-DG, WG07～30

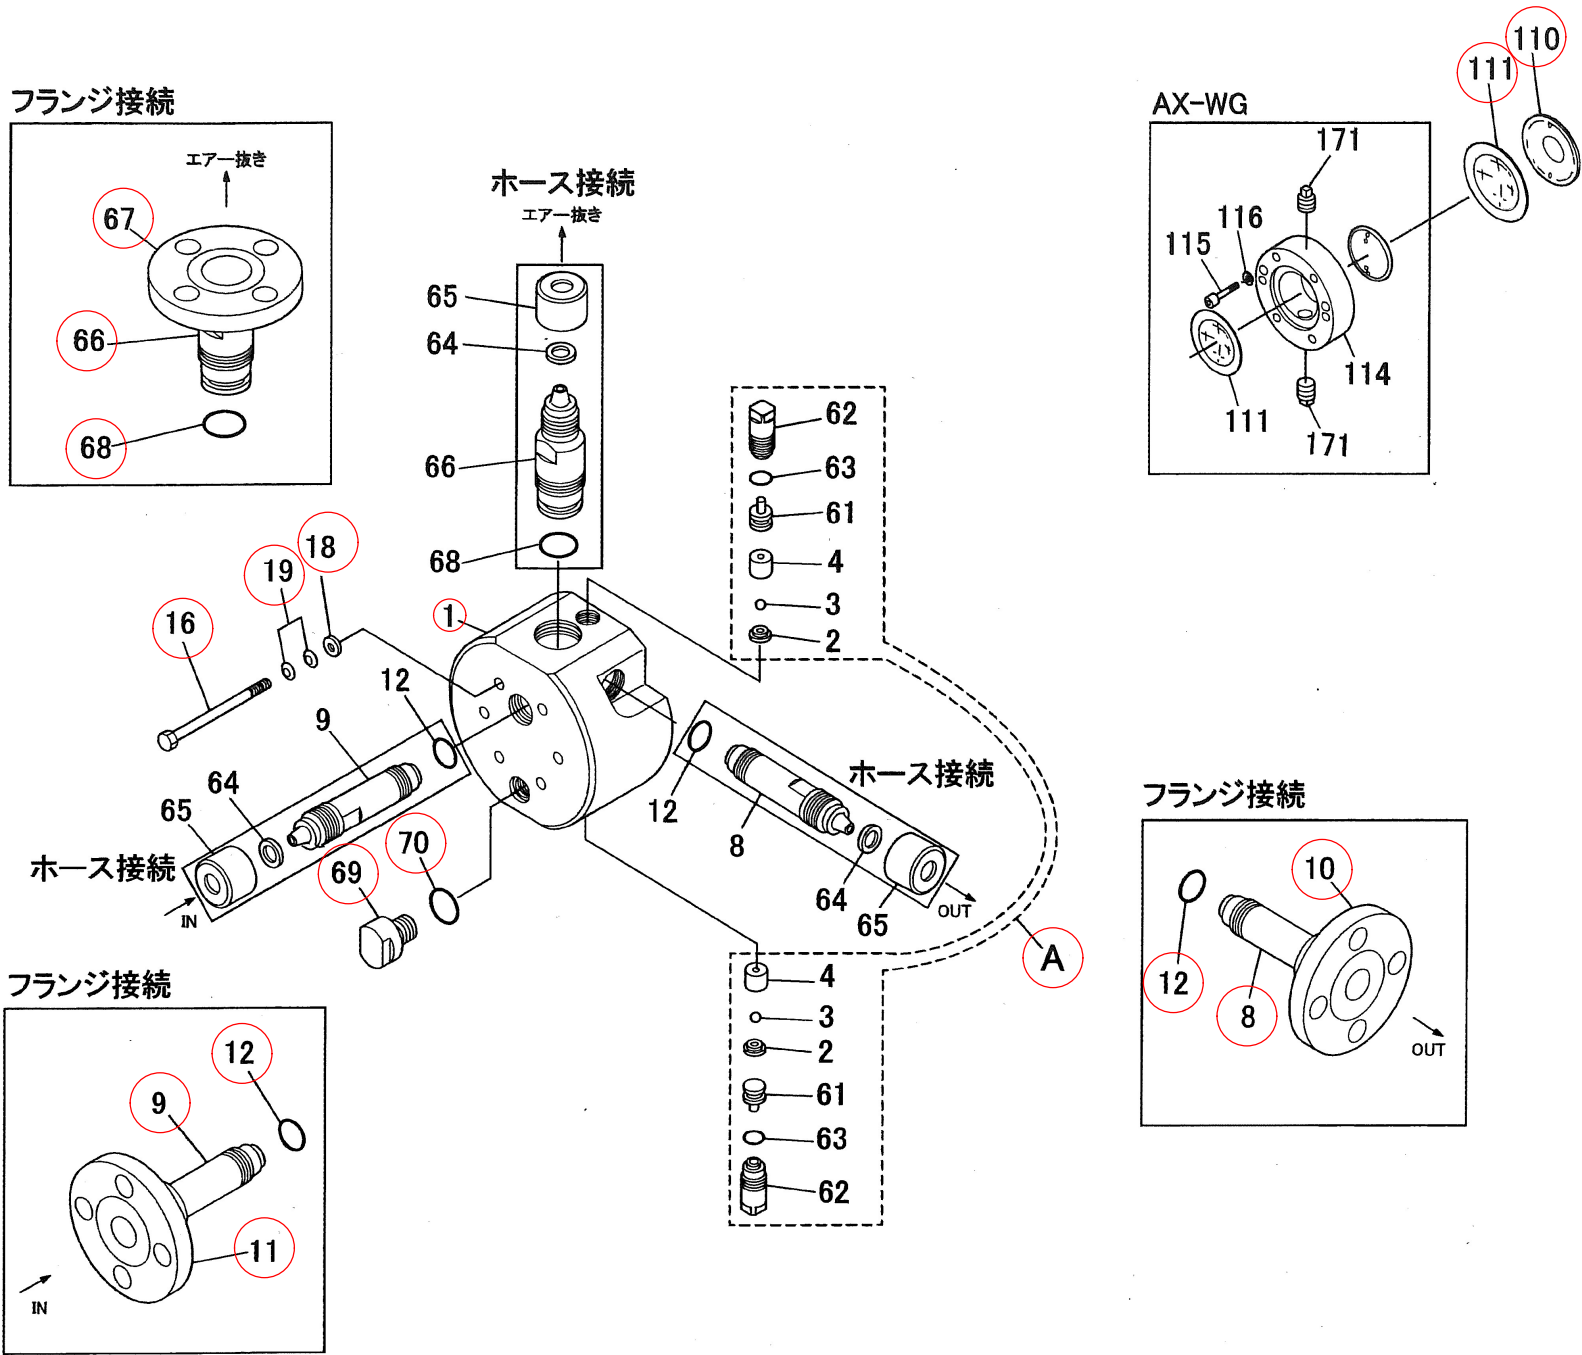

No.	部 品 名	個数
A	バルブセット	1
1	ポンプヘッド	1
2	バルブシート	2
3	バルブ	2
4	バルブガイド	2
8	吐出口	1
9	吸入口	1
10	フランジ	1 *1
11	フランジ	1 *1
12	Oリング	2
16	六角ボルト	6 *2
18	プレートワッシャ	6 *2
19	皿パネ	12 *3
25	フロントプレート	1 *4
61	バルブ押え	2
62	バルブナット	2
63	Oリング	2
64	ホース押え	3 *5
65	ナット	3 *5
66	エア抜き口	1
67	フランジ	1 *1
68	Oリング	1
69	ドレンキャップ	1
70	Oリング	1
110	リアプレート	1
111	ダイヤフラム	1 *6
114	インサートチャンバ	1 *4
115	六角穴付ボルト	2 *4
116	スプリングワッシャ	2 *4
171	ドレンプラグ	2 *4

- *1 フランジ接続のみ
*2 DG/WGは22,30は8個
*3 DG/WGは22,30は16個
*4 WGのみ
*5 ホース接続のみ
*6 WGは2個

設計図の数値は参考値とする。


 修繕箇所を示す

設計図

(全4枚のうち3枚目)

件名	山陽終末処理場用水棟No.2次亜塩素酸ソーダ注入ポンプ修繕				
図名	接液部詳細図				
課長	課長補佐	係長	係	縮尺	S=フリー
				作図年月日 R8. 7	
下関市上下水道局			図番		

油圧部
AXJ-07 ~ 30
AXK-22,30
AXA-30,42

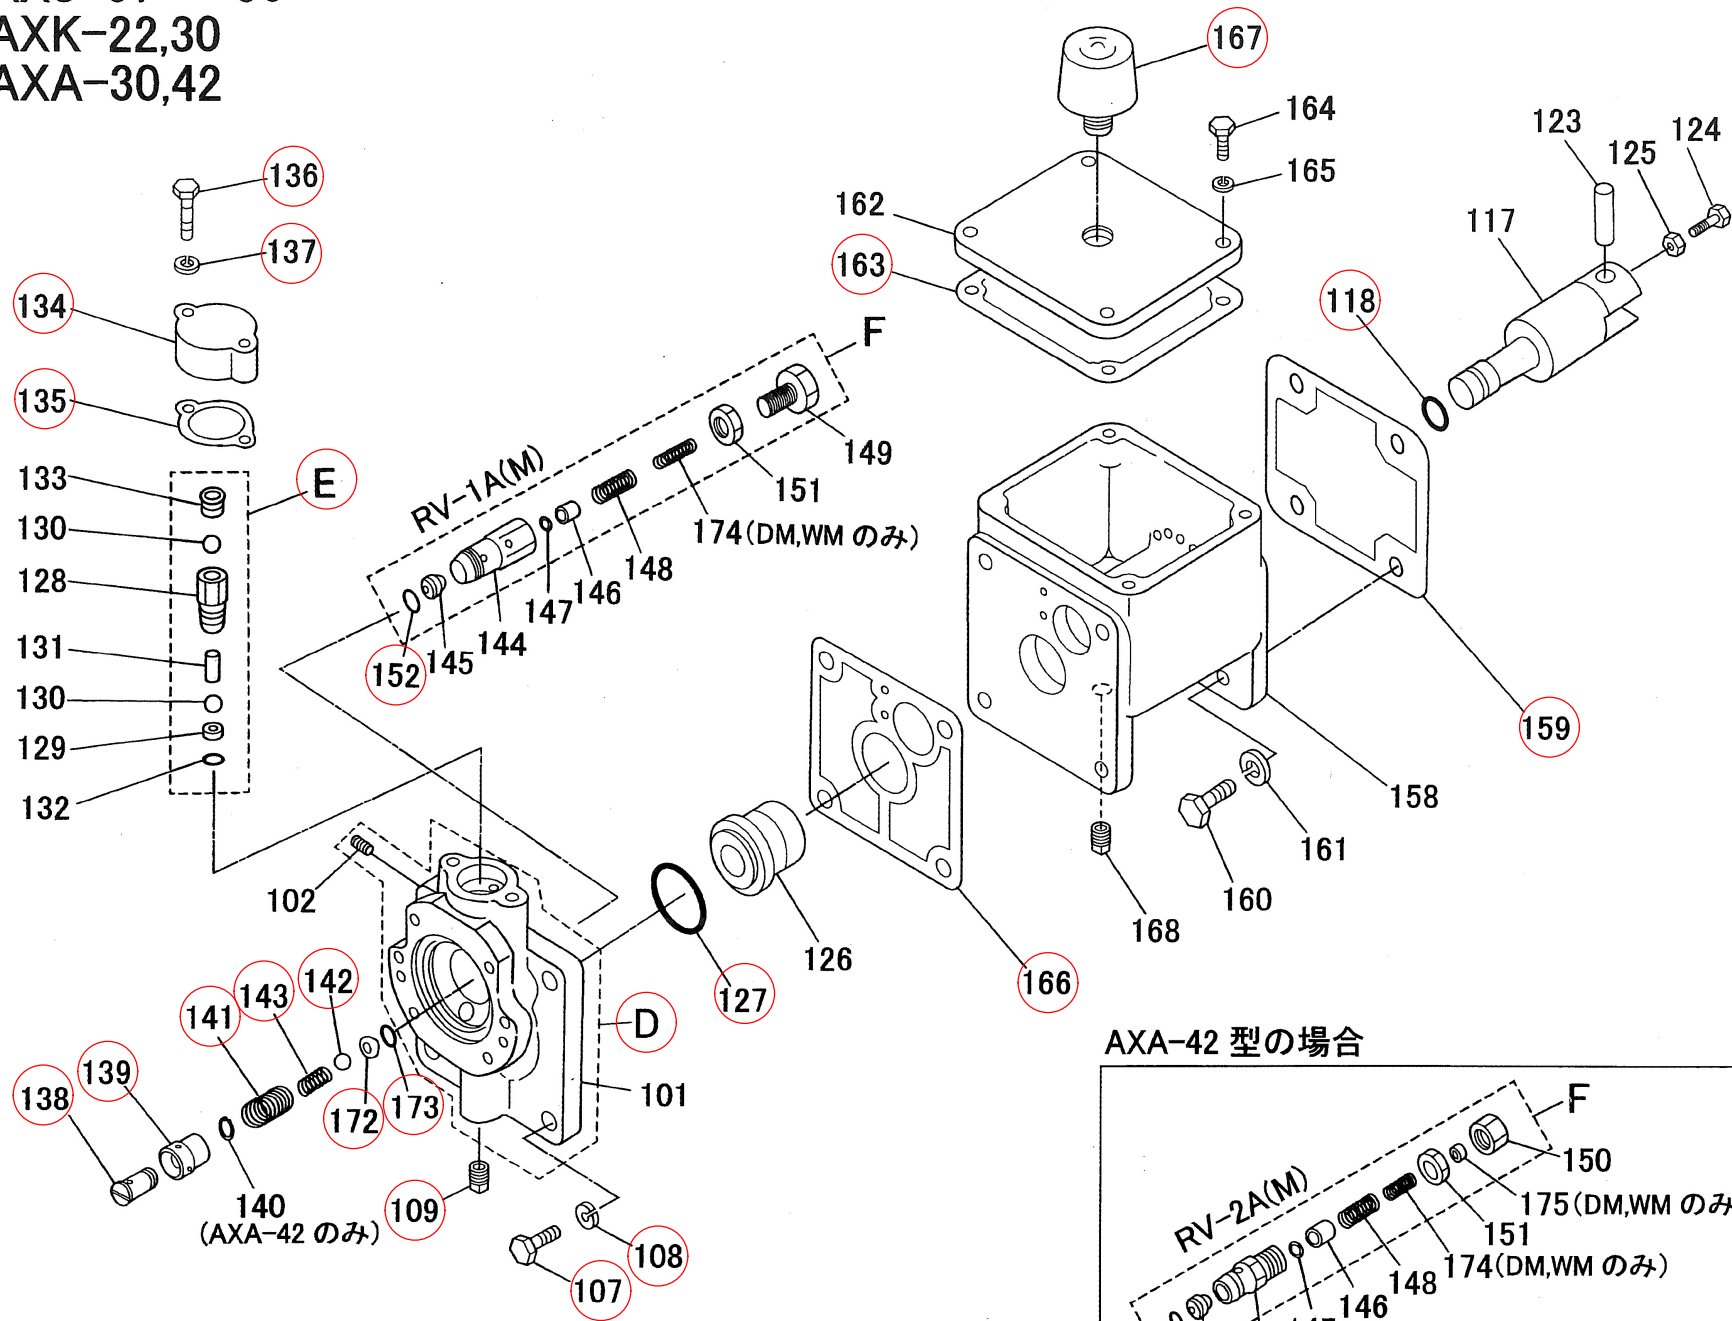

No.	部 品 名	個 数
D	シリンダヘッドUNIT	1 *4
E	エア抜き弁UNIT	1
F	リリーフ弁ASSY	1
101	シリンダヘッド	1 *5
102	テーパ洗みプラグ	1
107	六角ボルト	4
108	スプリングワッシャ	4
109	ドレンプラグ	1
117	ピストン	1
118	Oリング	1
119	クロスヘッド	1
120	Oリング	1
121	六角穴付ボルト	2
122	スプリングワッシャ	2
123	クロスヘッドピン	1
124	六角ボルト	1
125	六角ナット	1
126	シリンダ	1
127	Oリング	1
128	エア抜き本体	1
129	バルブシート	1
130	エア抜きバルブ	2
131	セパレートピン	1
132	Oリング	1
133	エア抜きプラグ	1
134	エア抜きカバー	1
135	エア抜きカバーガスケット	1
136	六角ボルト	2
137	スプリングワッシャ	2
138	補給切換弁本体	1
139	スライド弁	1
140	ストップリング	1 *1
141	スプリング	1
142	逆止弁	1
143	逆止弁スプリング	1
144	ケース	1
145	バルブシート	1
146	バルブ台	1
147	ガスケット	1
148	スプリング	1
149	圧力調整ボルト	1 *2
150	キャップ	1 *1
151	リリーフナット	1
152	Oリング	1
158	ブラケット	1
159	ケースガスケット	1
160	六角ボルト	4
161	スプリングワッシャ	4
162	ブラケットカバー	1
163	カバーガスケット	1
164	六角ボルト	4
165	スプリングワッシャ	4
166	シリンダガスケット	1
167	エアブリーザ	1
168	ドレンプラグ	1
172	バルブシート	1
173	Oリング	1
174	スプリング2	1 *3
175	スプリング座	1 *3

*1 AXJ,K-42はなし
*2 AXJ,K-42のみ
*3 DM,WMのみ
*4 AxJ-22,30、AxK-22,30、AxA-30,42
*5 AxJ-07~15のみ

設計図の数値は参考値とする。

修繕箇所を示す

設計図

(全4枚のうち4枚目)

件名	山陽終末処理場用水棟No.2次亜塩素酸ソーダ注入ポンプ修繕				
図名	油圧部詳細図				
課長	課長補佐	係長	係	縮尺	S=フリー
				作図年月日 R8. 7	
下関市上下水道局				図番	